

目 次


市道緑が丘13号線配水管φ100mmほか更新工事
(4工区)

設計図

名張市上下水道部


[illegible]

本設位置図 S=1 : 1000

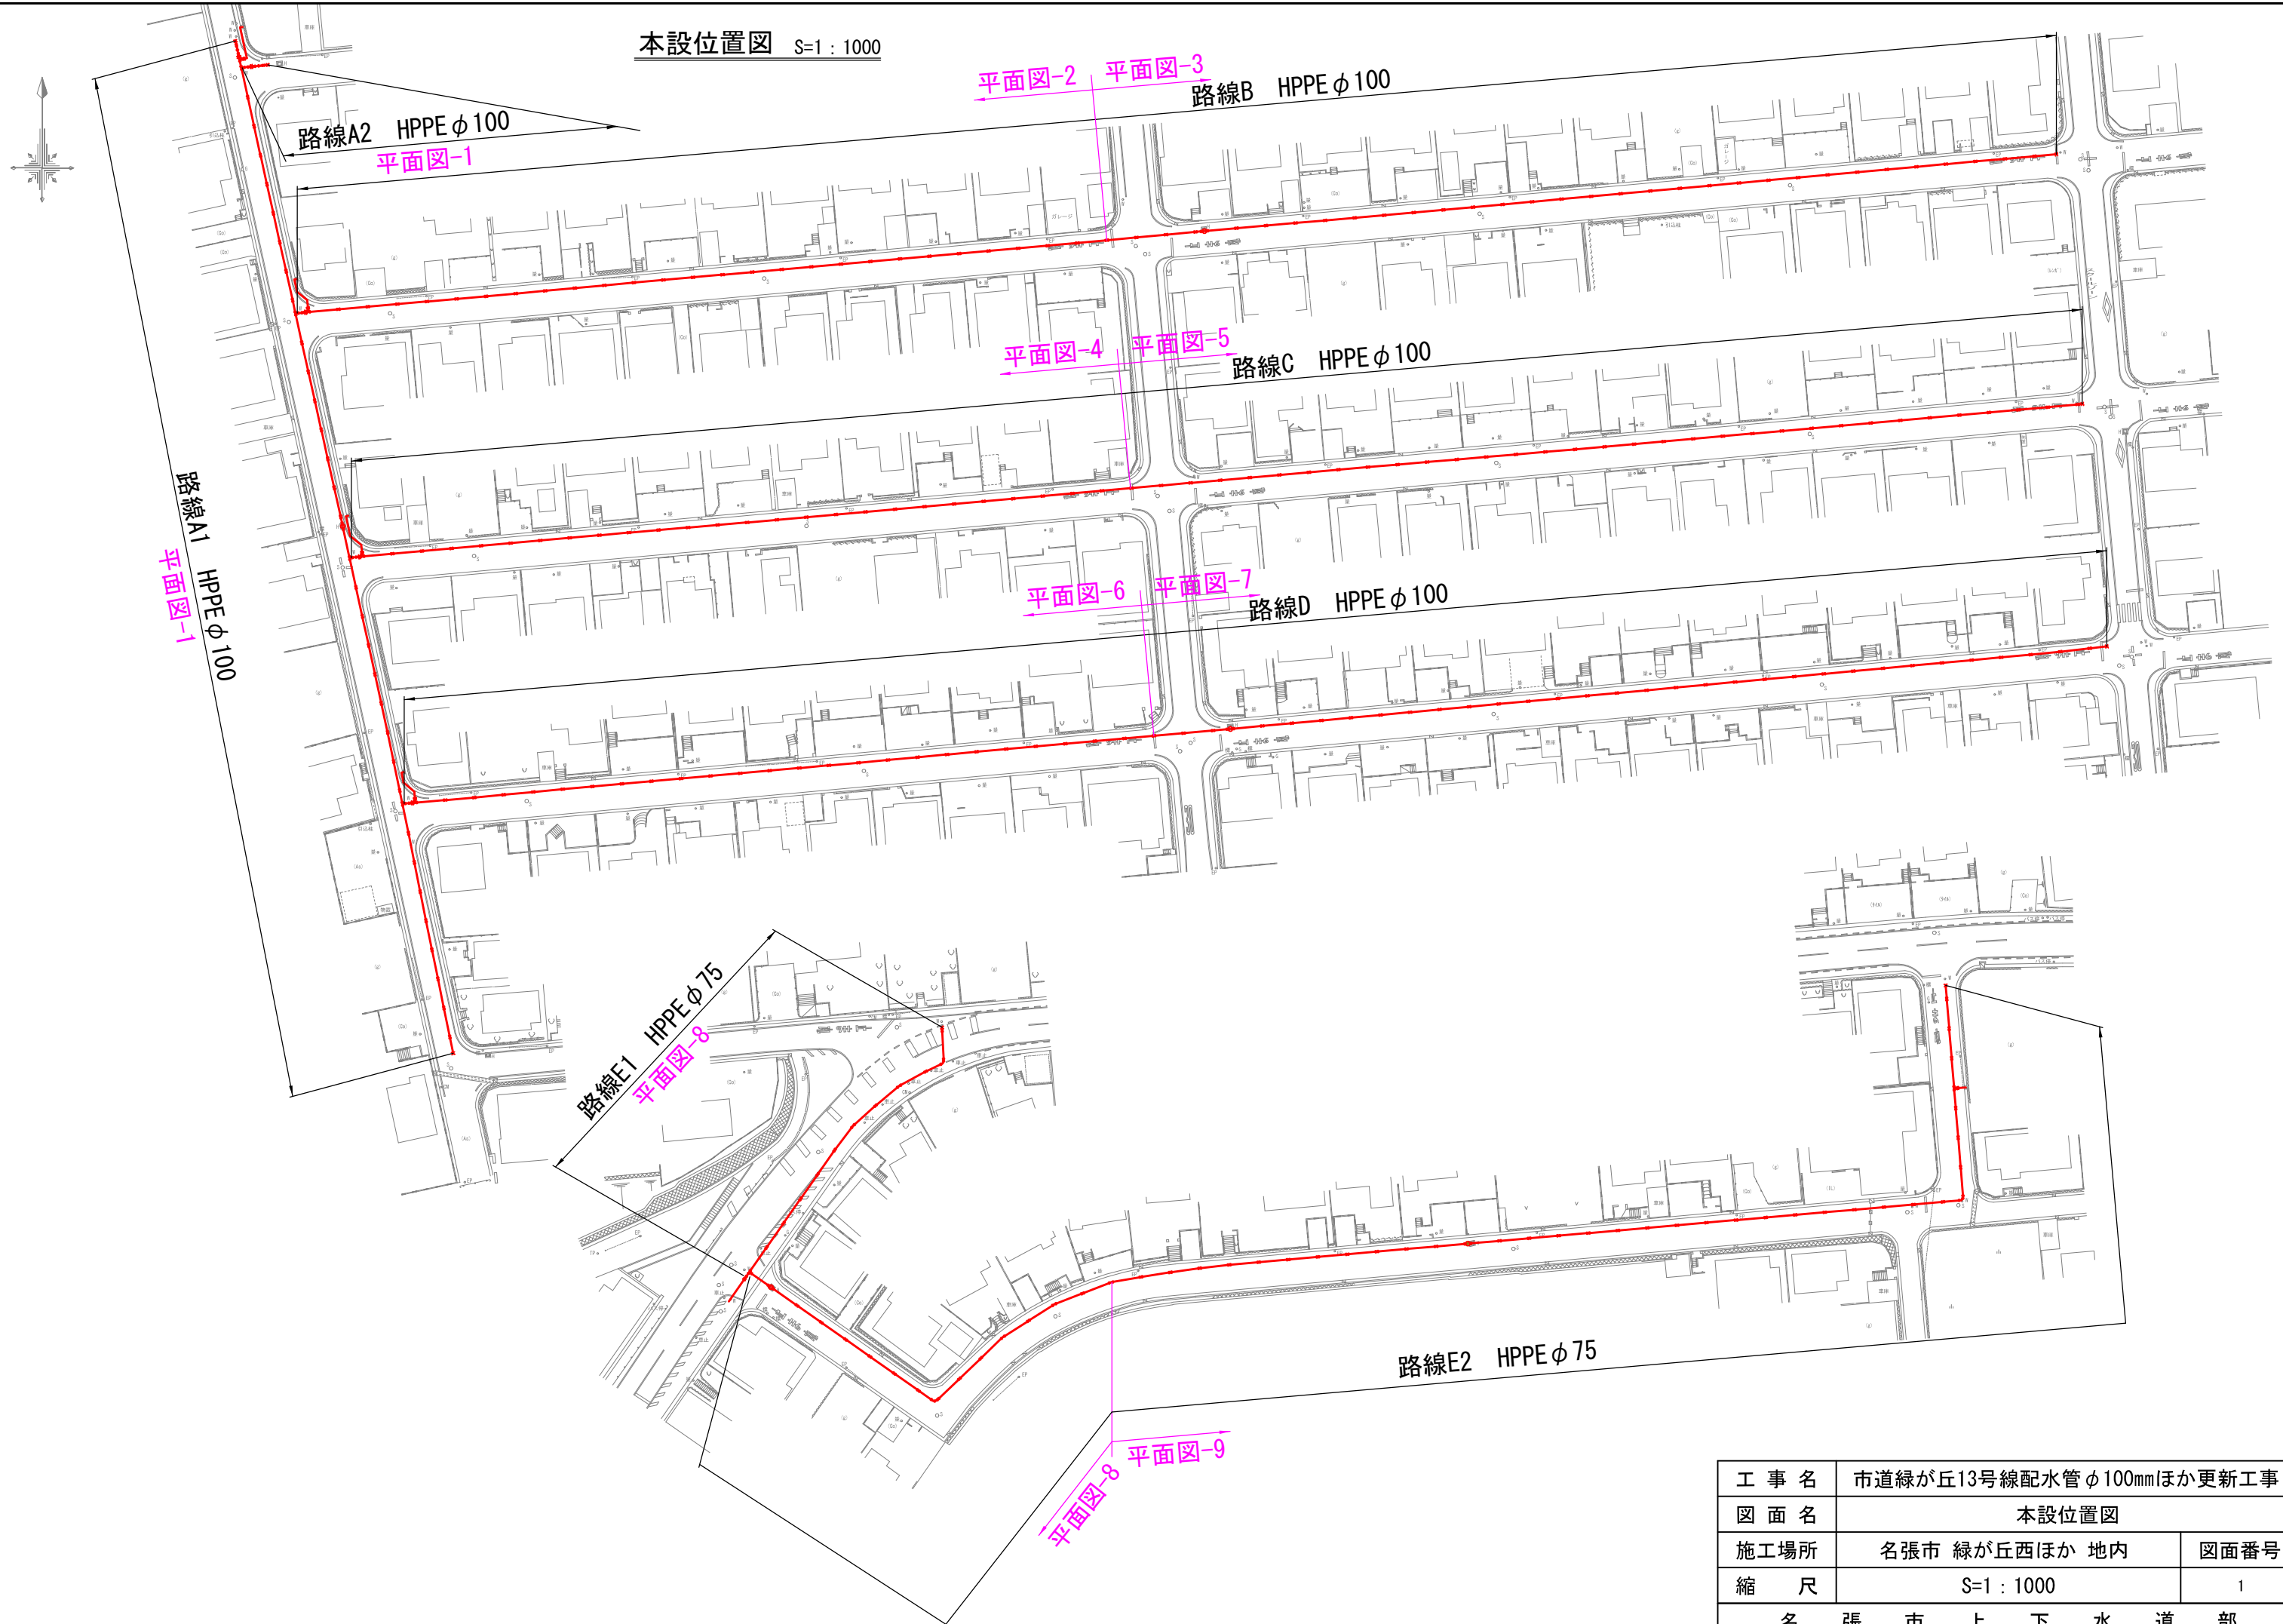


工 事 名	市道緑が丘13号線配水管φ100mmほか更新工事		
図 面 名	本設位置図		
施工場所	名張市 緑が丘西ほか 地内		図面番号
縮 尺	S=1：1000		1
名 張 市 上 下 水 道 部			

本設平面図-1 S=1 : 500

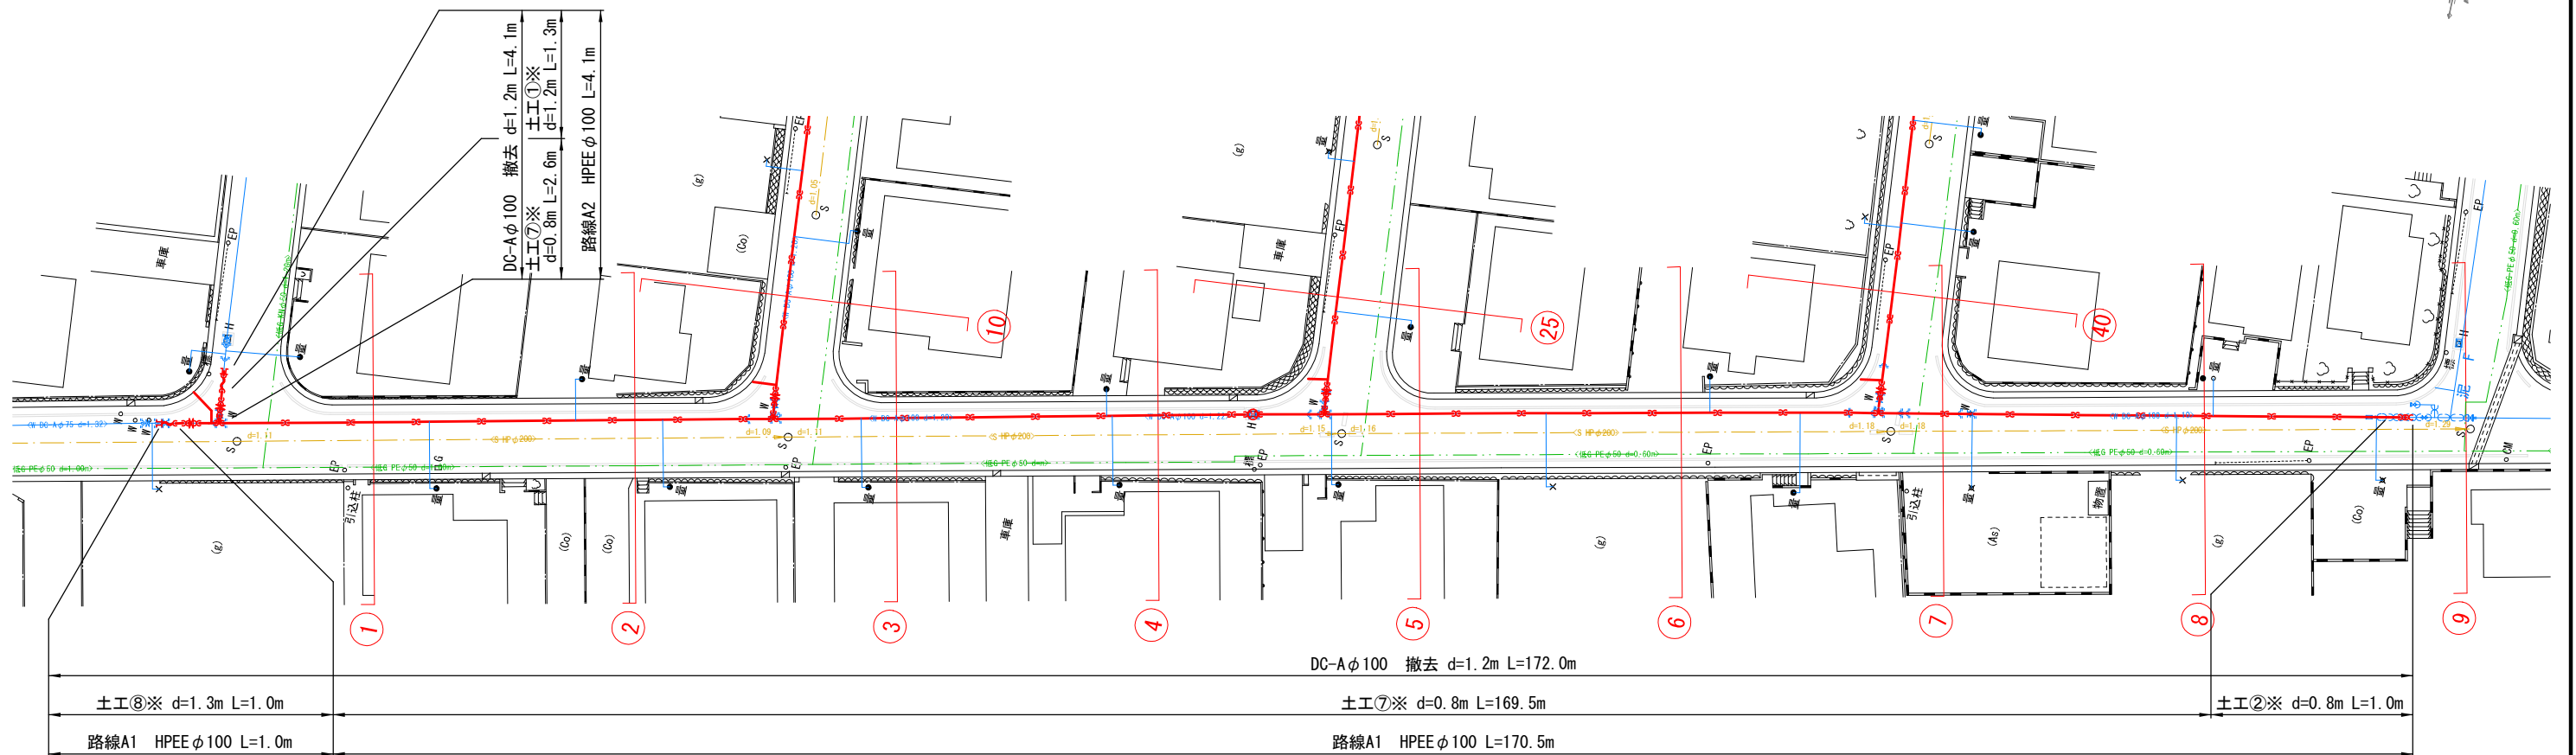


本設配管詳細図-1 S=N0 SCALE

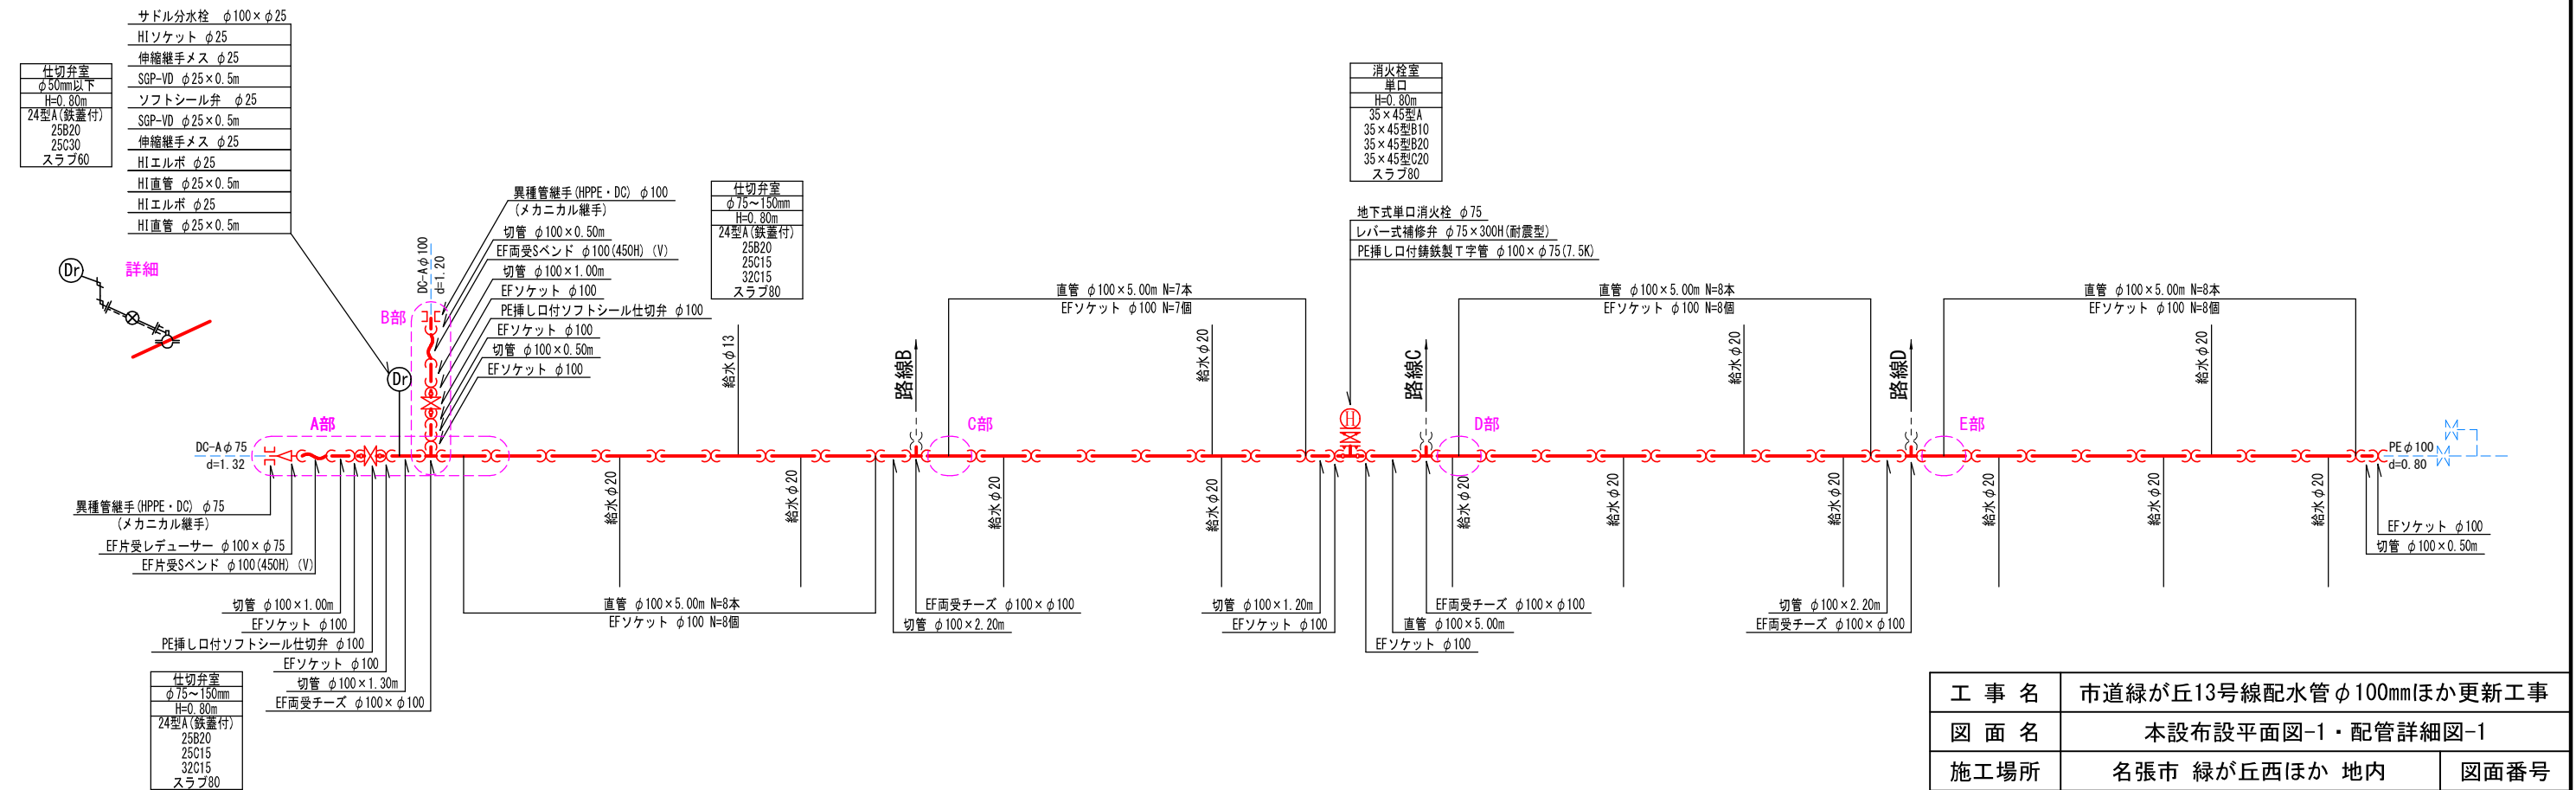


工 事 名	市道緑が丘13号線配水管φ100mmほか更新工事		
図 面 名	本設布設平面図-1・配管詳細図-1		
施工場所	名張市 緑が丘西ほか 地内		図面番号
縮 尺	S=1：500		2
名 張 市 上 下 水 道 部			

本設平面図-2 S=1 : 500

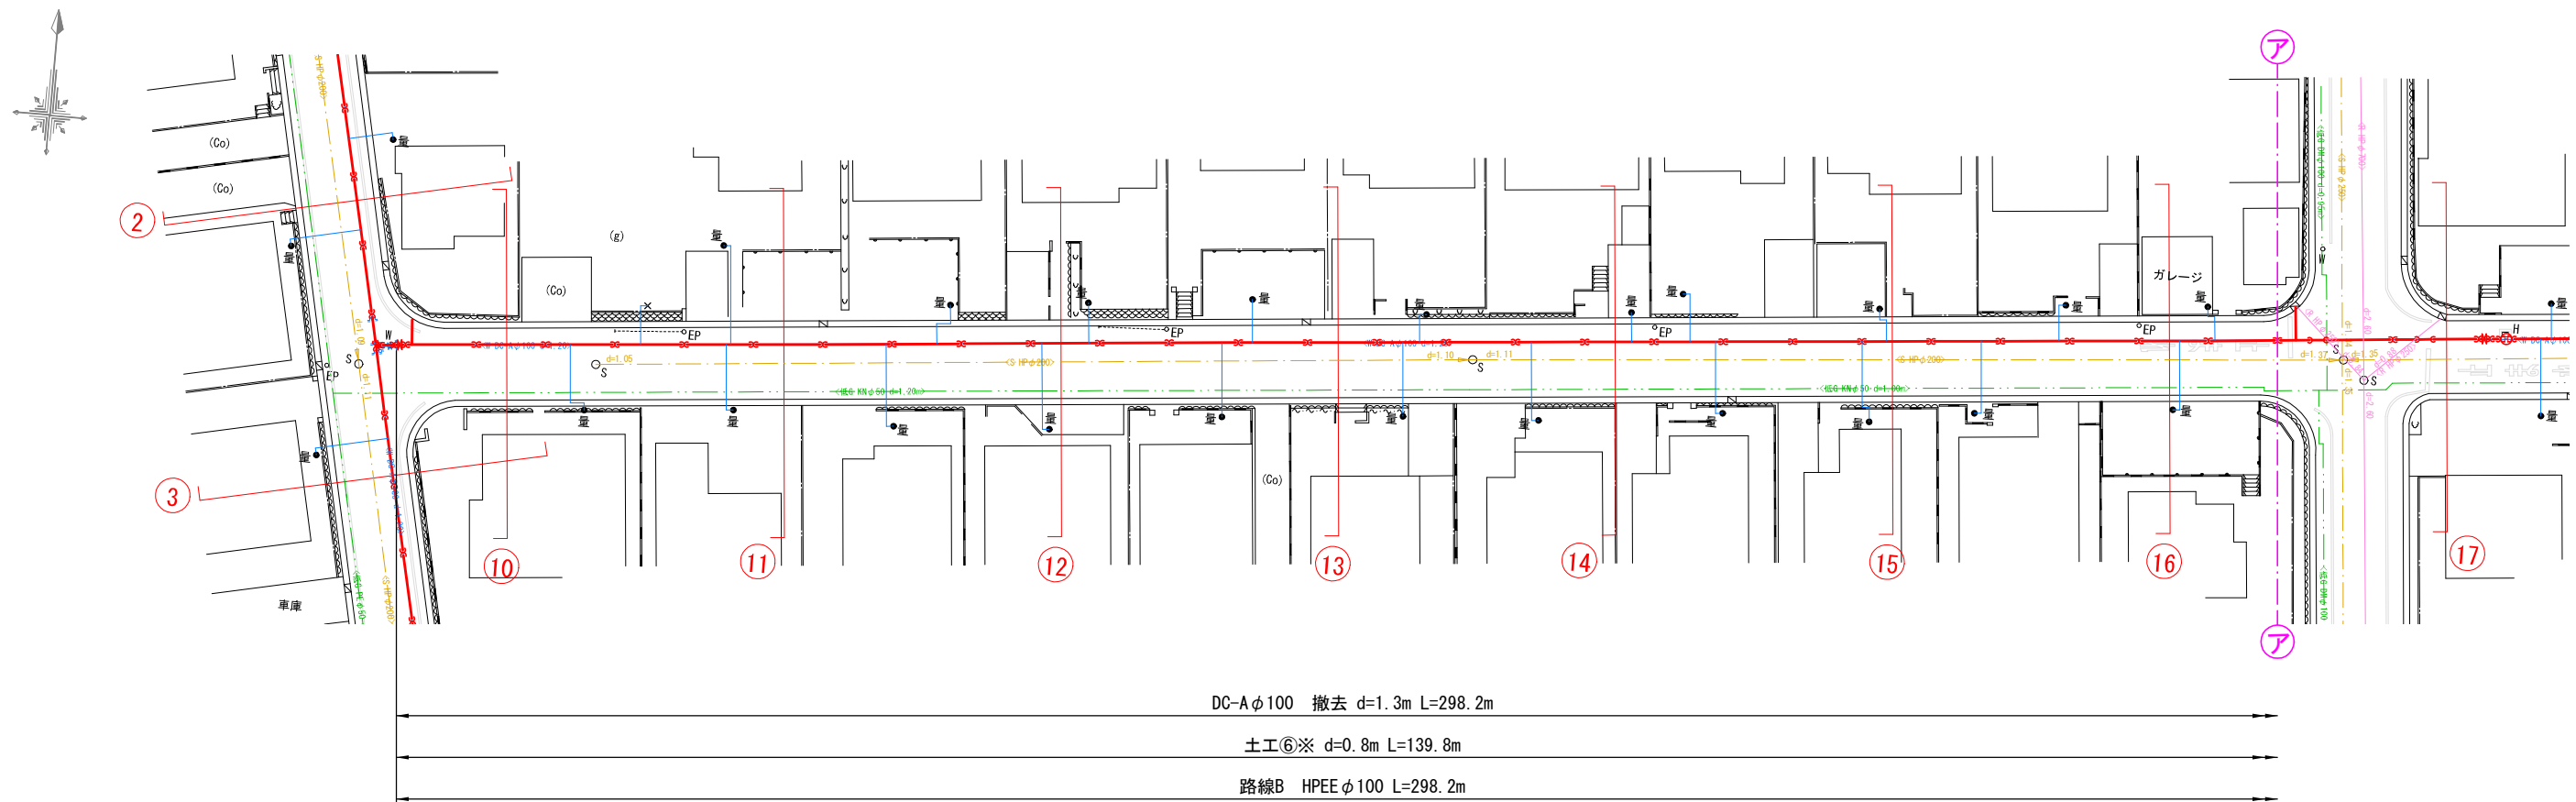


本設配管詳細図-2 S=NO SCALE

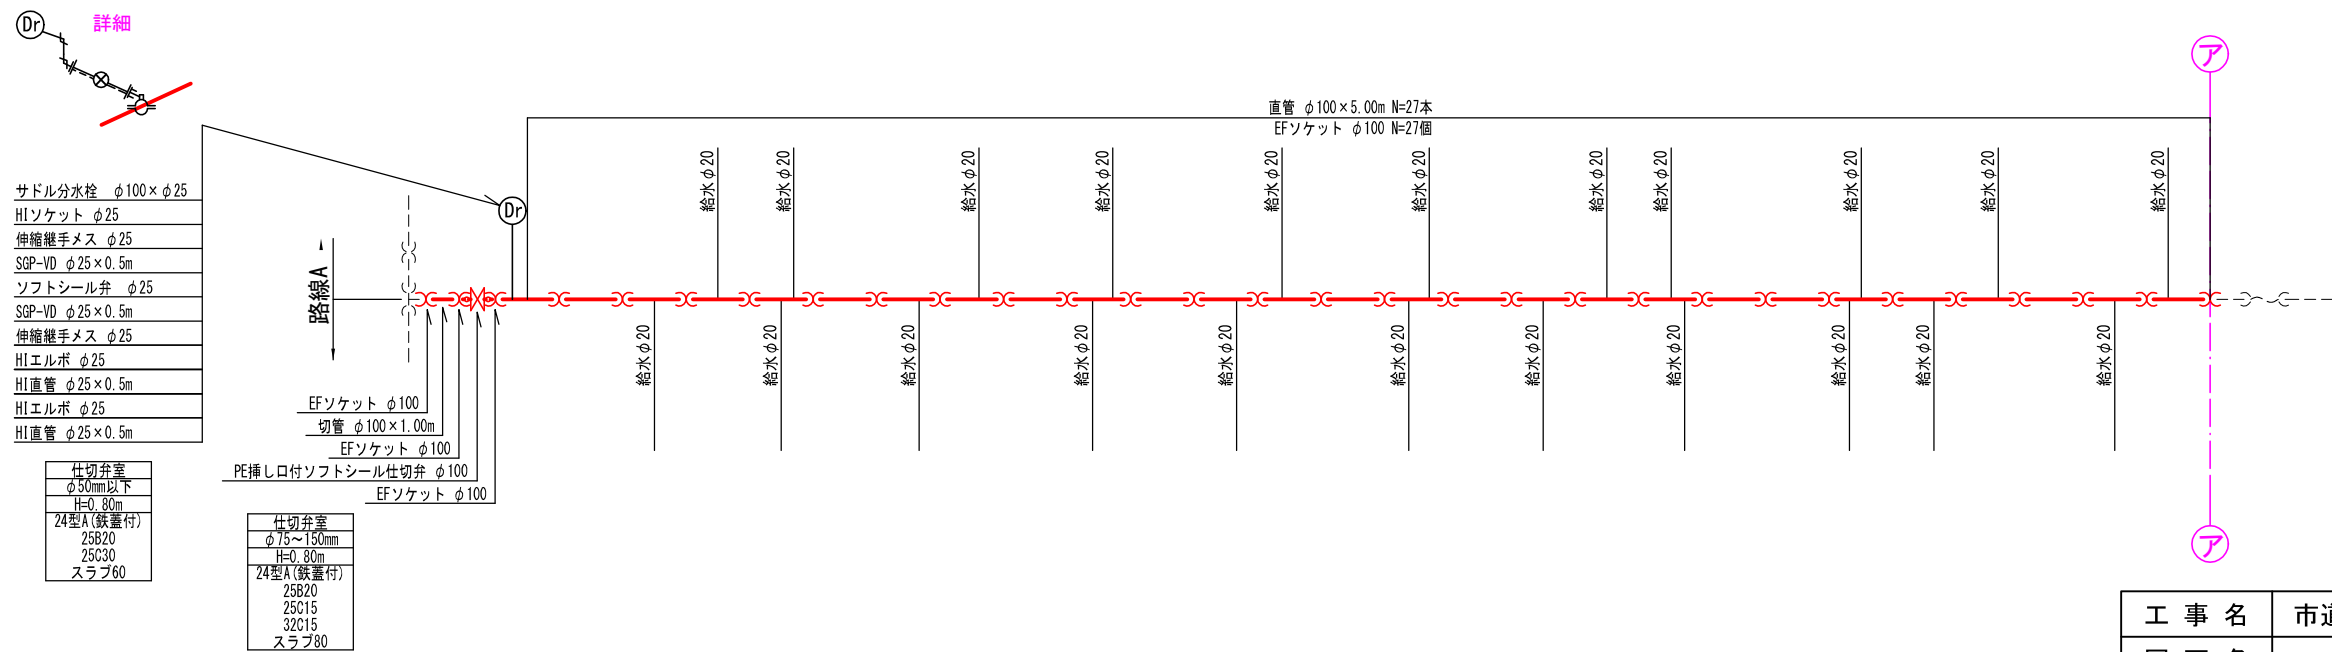


工 事 名	市道緑が丘13号線配水管φ100mmほか更新工事	
図 面 名	本設布設平面図-2・配管詳細図-2	
施工場所	名張市 緑が丘西ほか 地内	図面番号
縮 尺	S=1 : 500	3
名 張 市 上 下 水 道 部		


本設平面図-3 S=1 : 500

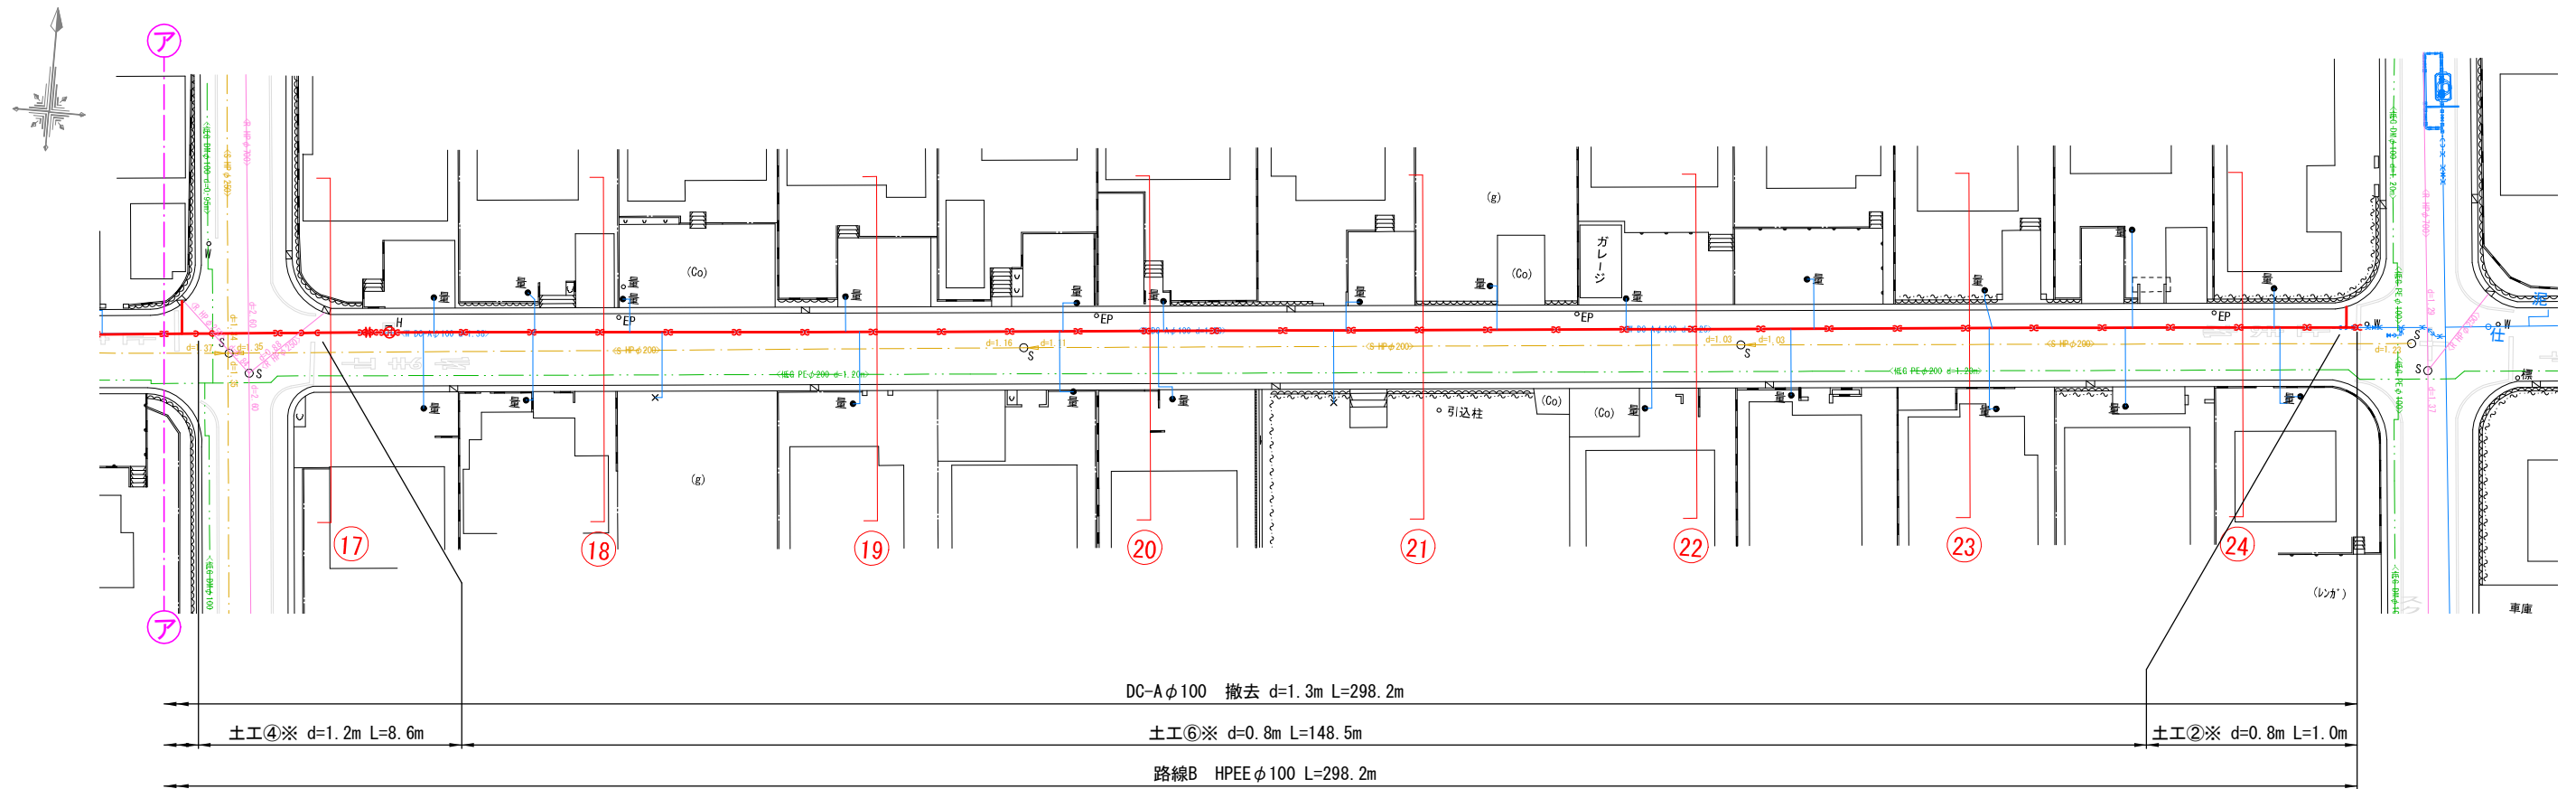


本設配管詳細図-3 S=NO SCALE

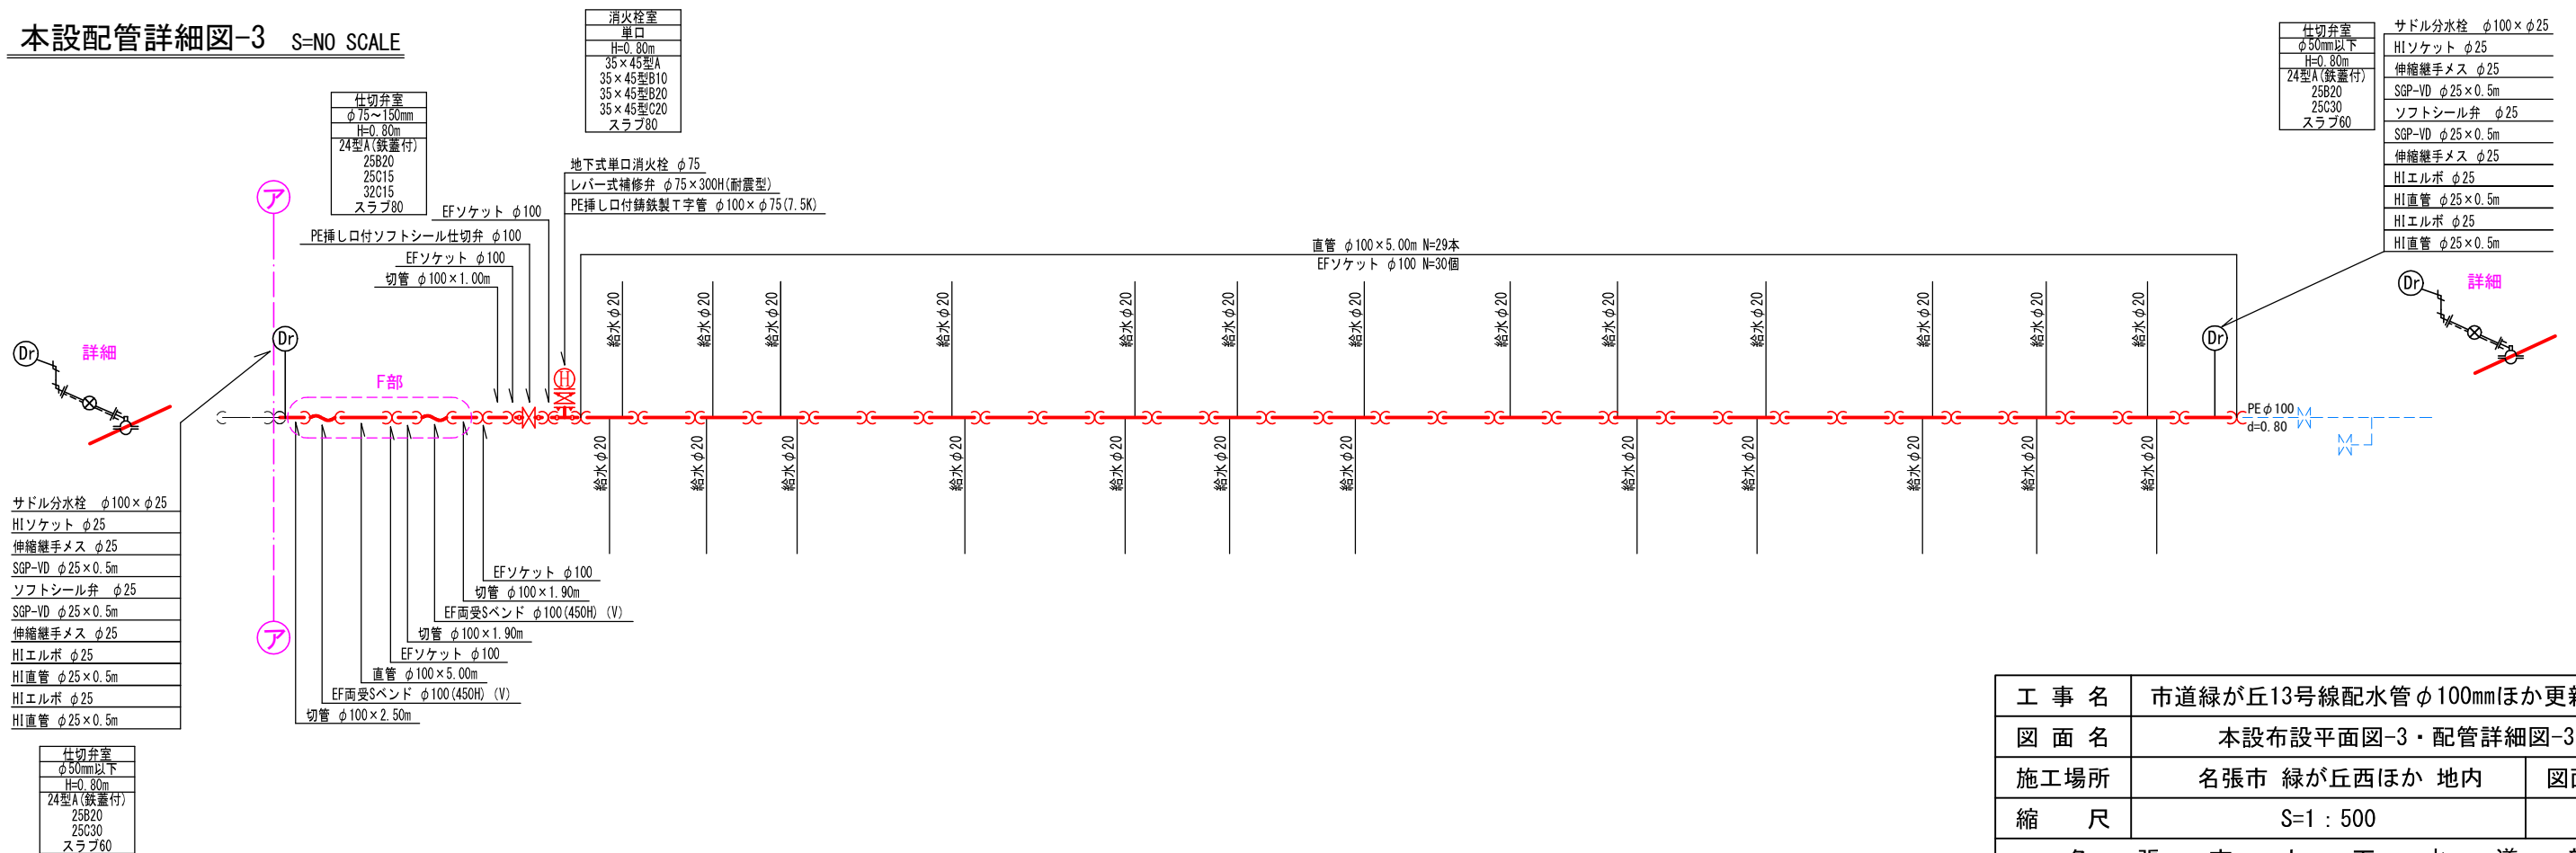

本設平面図-4 S=1 : 500

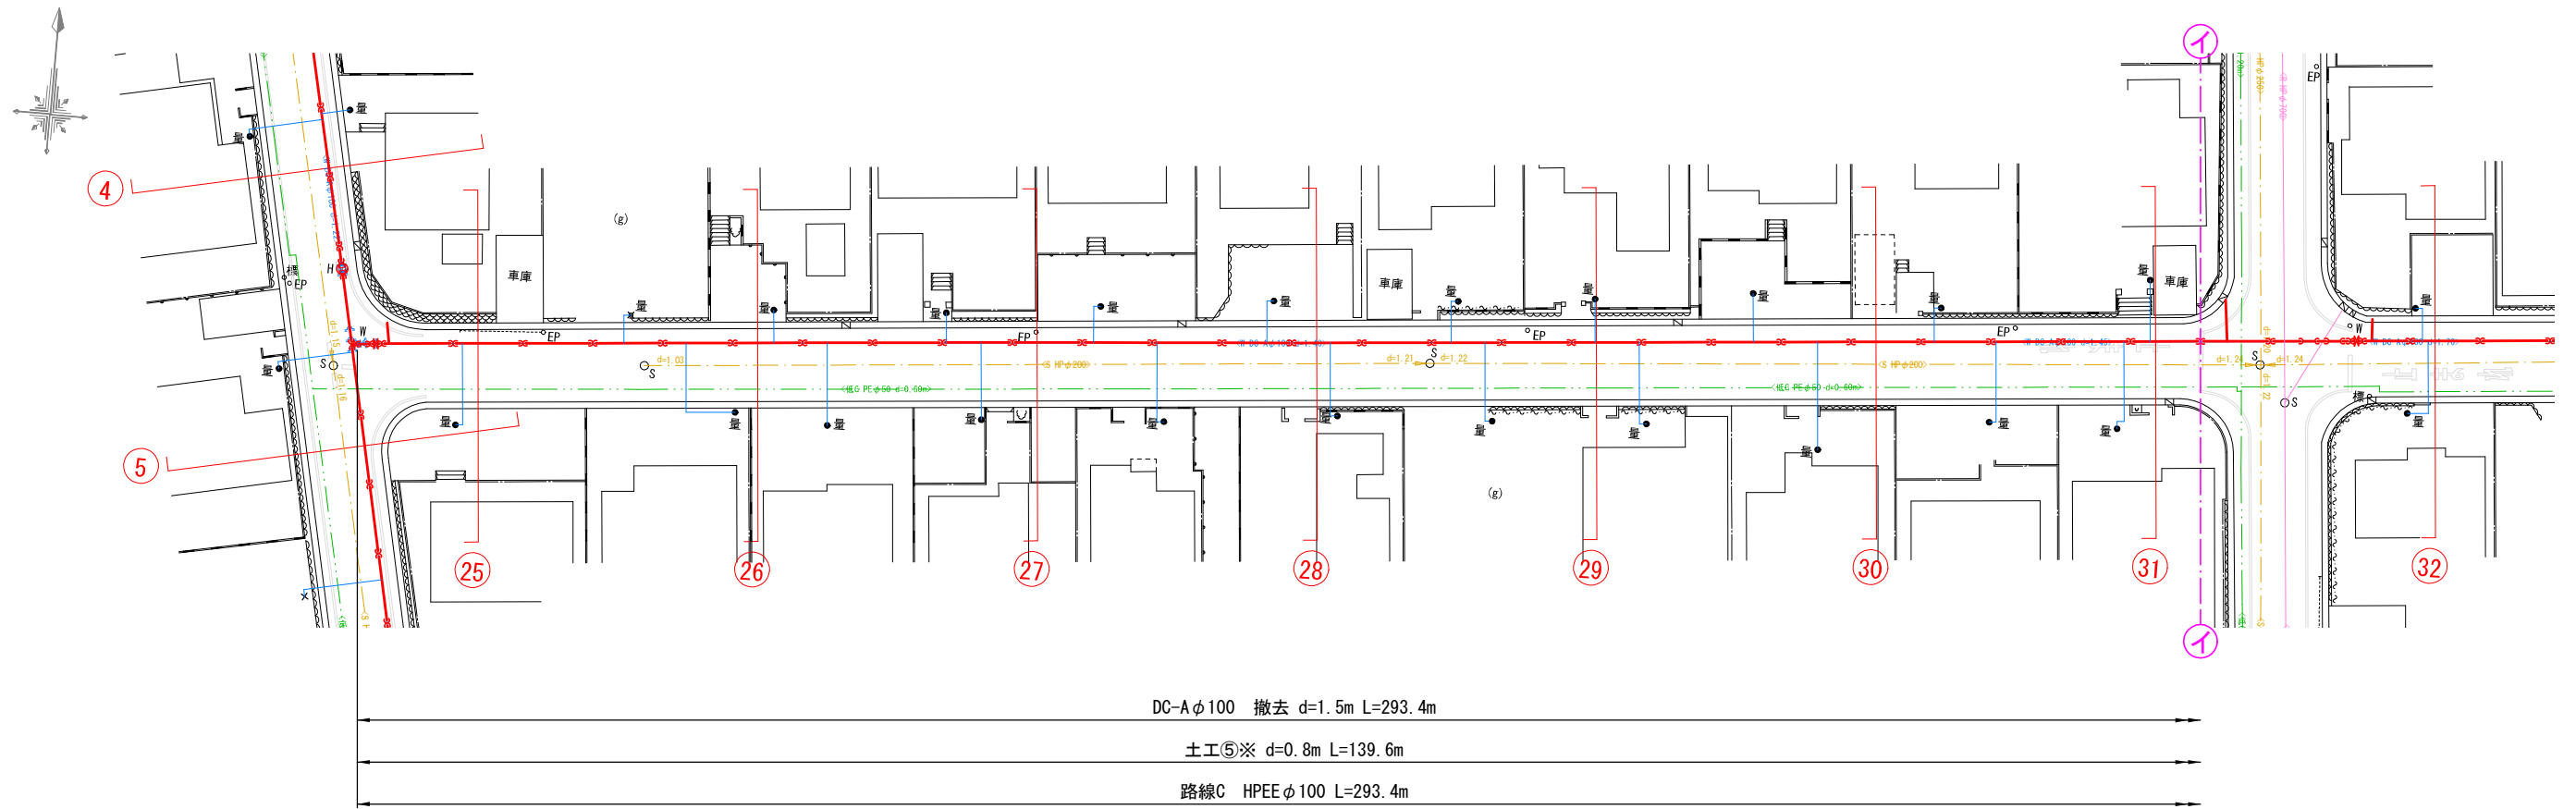


本設配管詳細図-4 S=NO SCALE

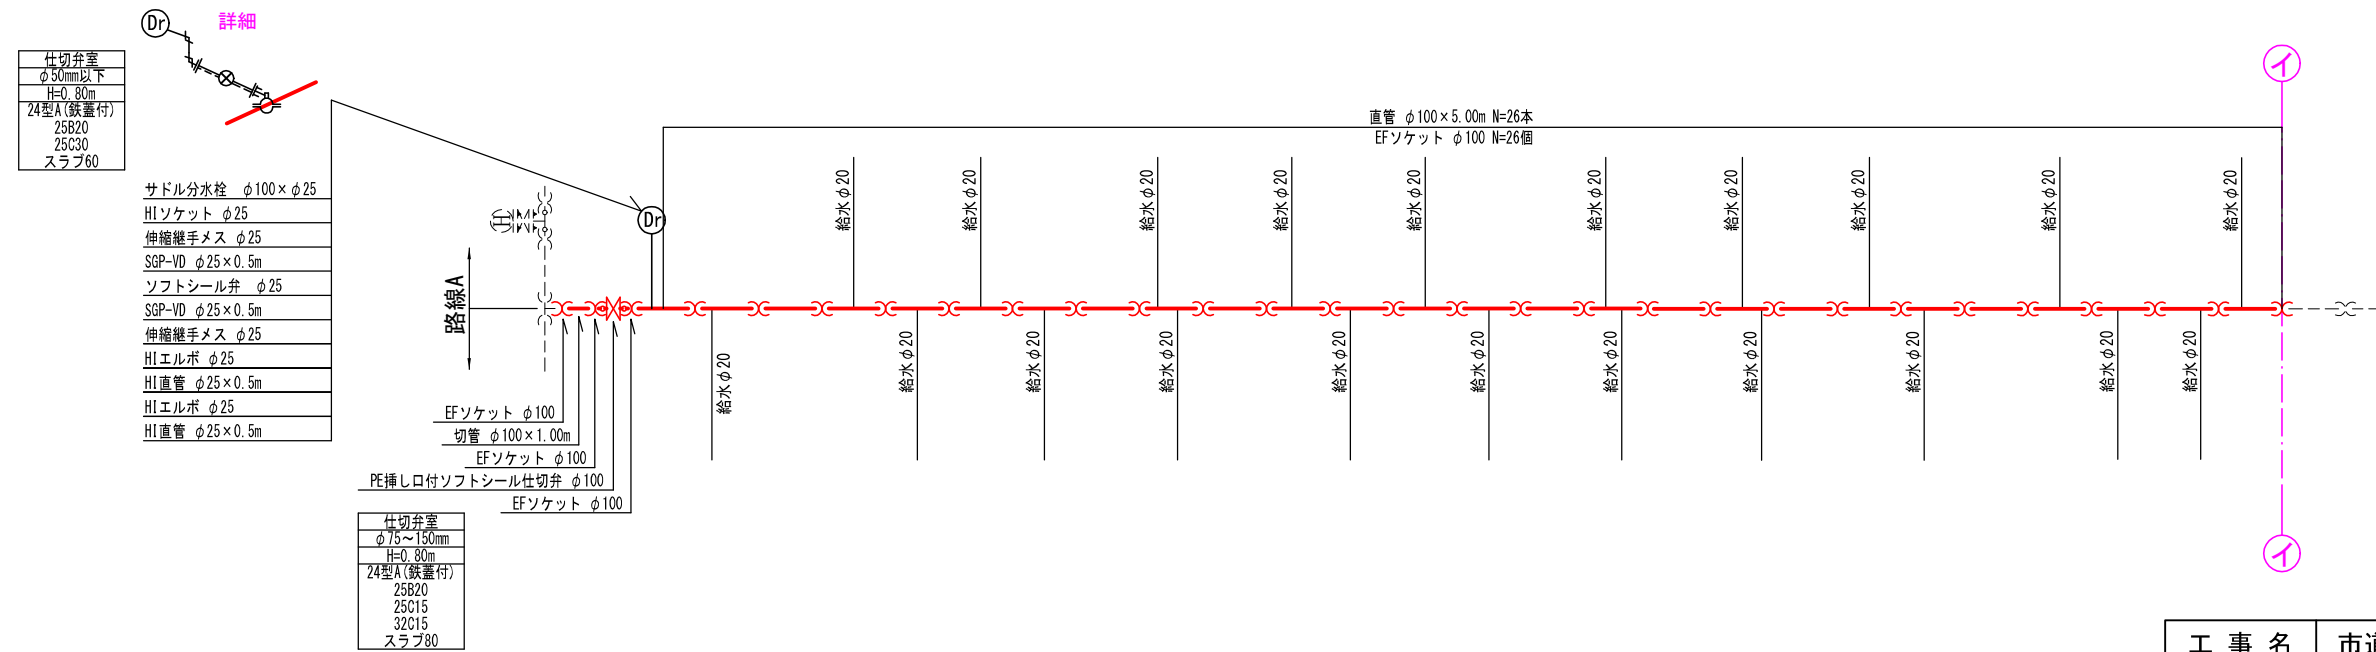

工 事 名	市道緑が丘13号線配水管φ100mmほか更新工事	
図 面 名	本設布設平面図-4・配管詳細図-4	
施工場所	名張市 緑が丘西ほか 地内	図面番号
縮 尺	S=1 : 500	5
名 張 市 上 下 水 道 部		

本設平面図-5 S=1 : 500

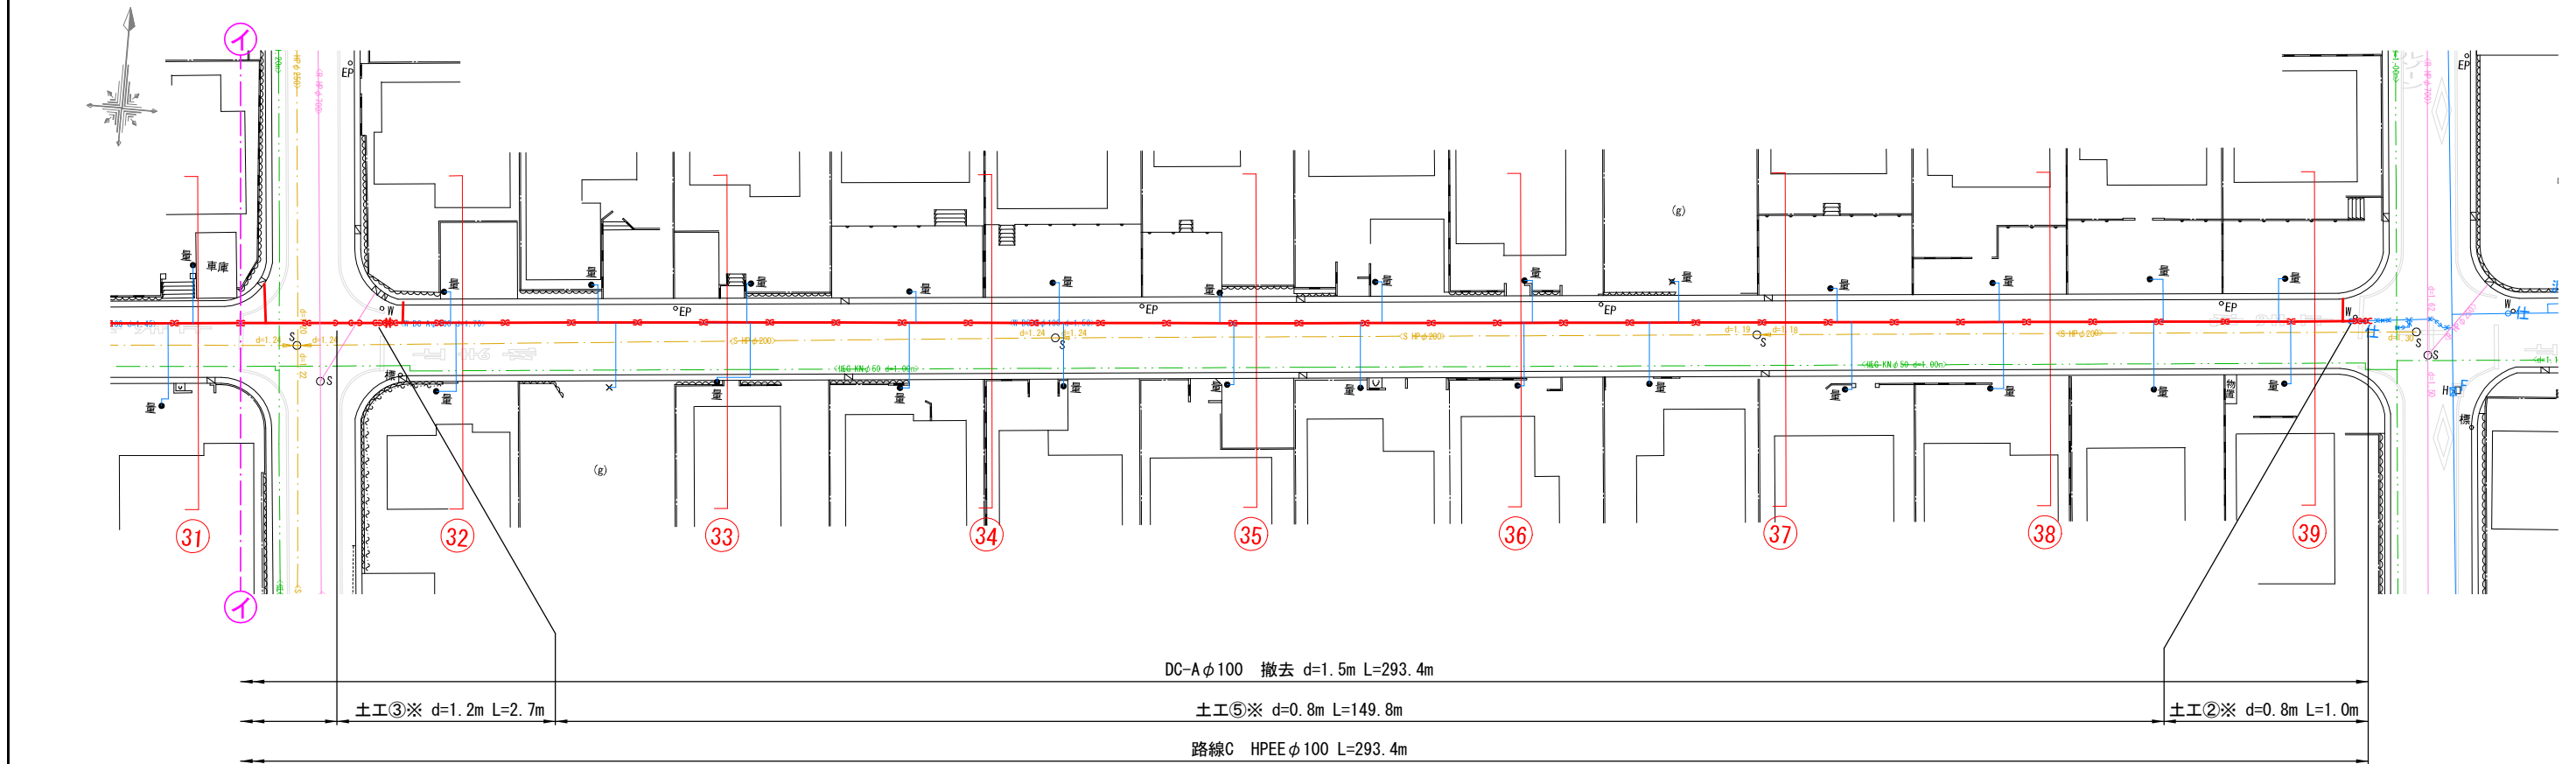


本設配管詳細図-5 S=NO SCALE




工 事 名	市道緑が丘13号線配水管φ100mmほか更新工事		
図 面 名	本設布設平面図-5・配管詳細図-5		
施工場所	名張市 緑が丘西ほか 地内	図面番号	
縮 尺	S=1:500	6	
名 張 市 上 下 水 道 部			

本設平面図-6 S=1 : 500

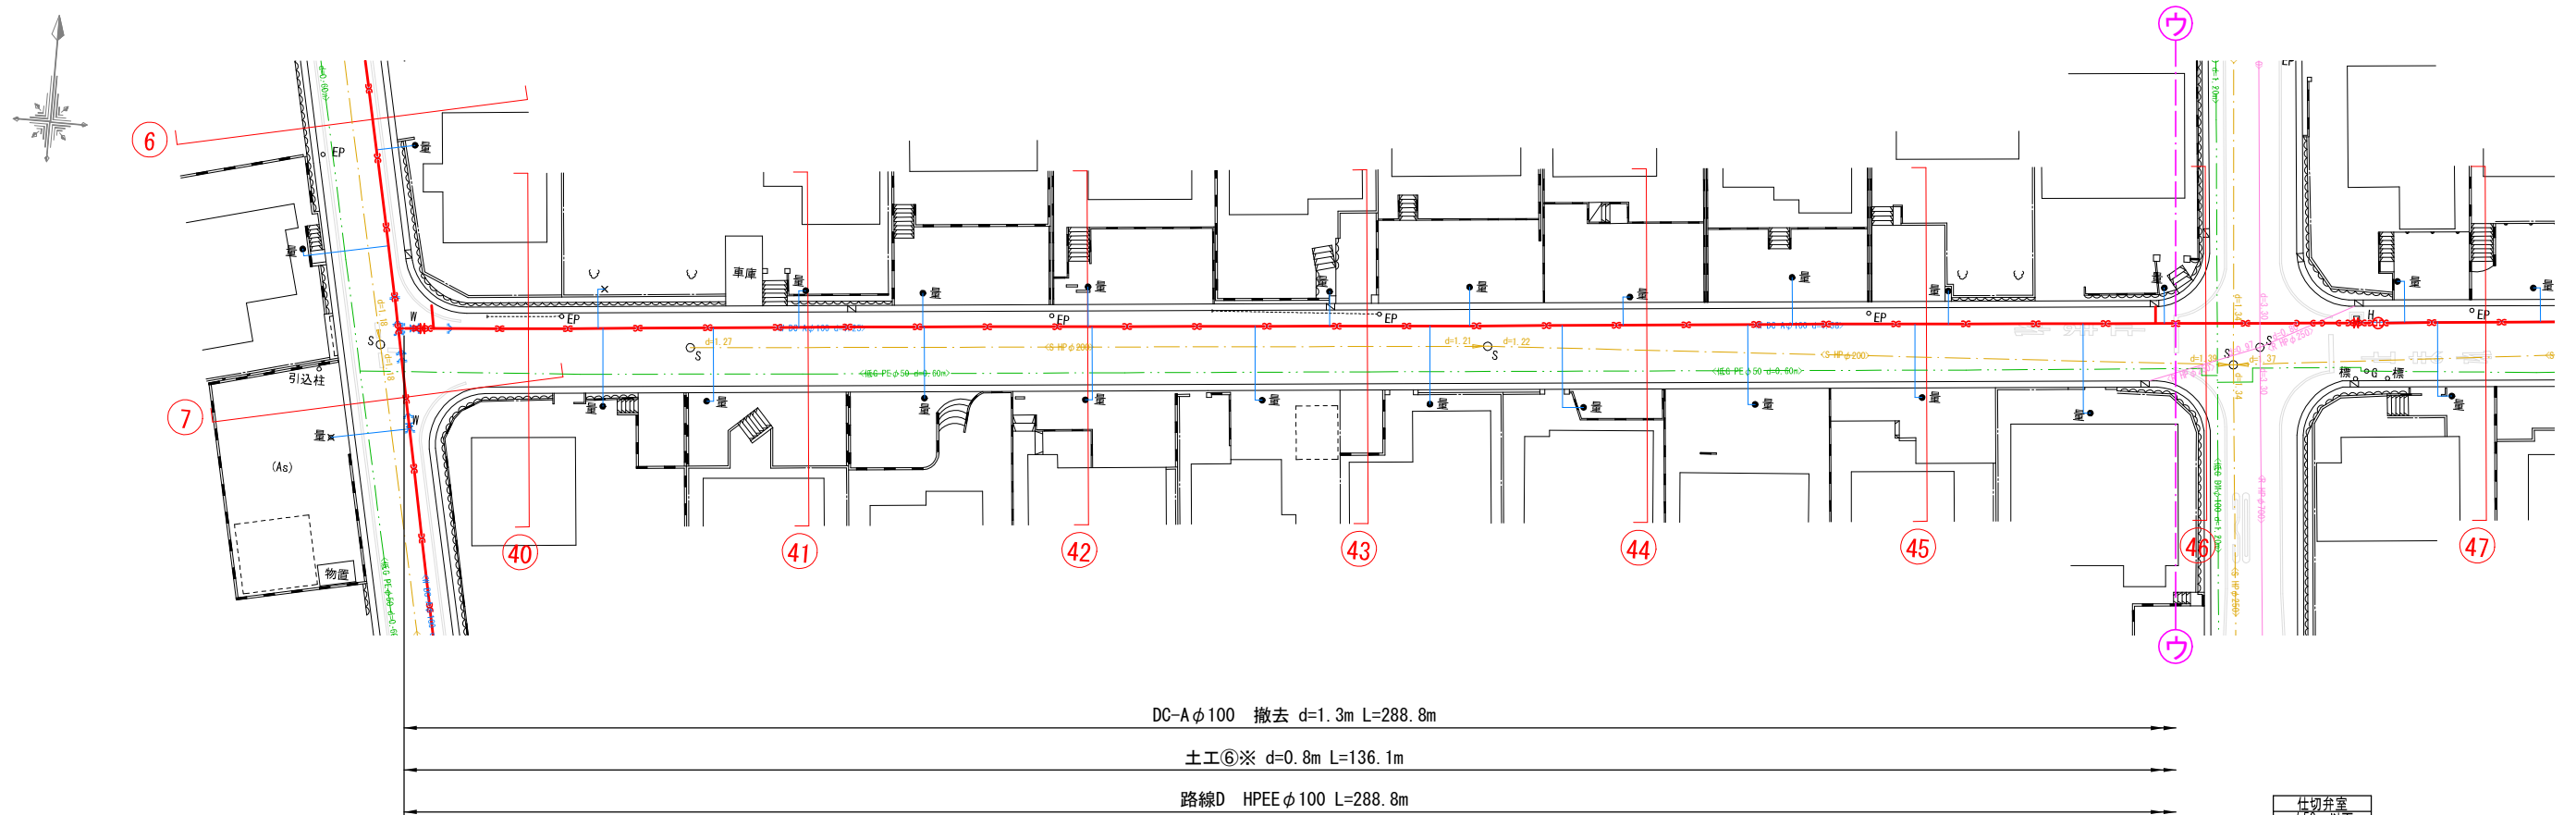


本設配管詳細図-6 S=NO SCALE

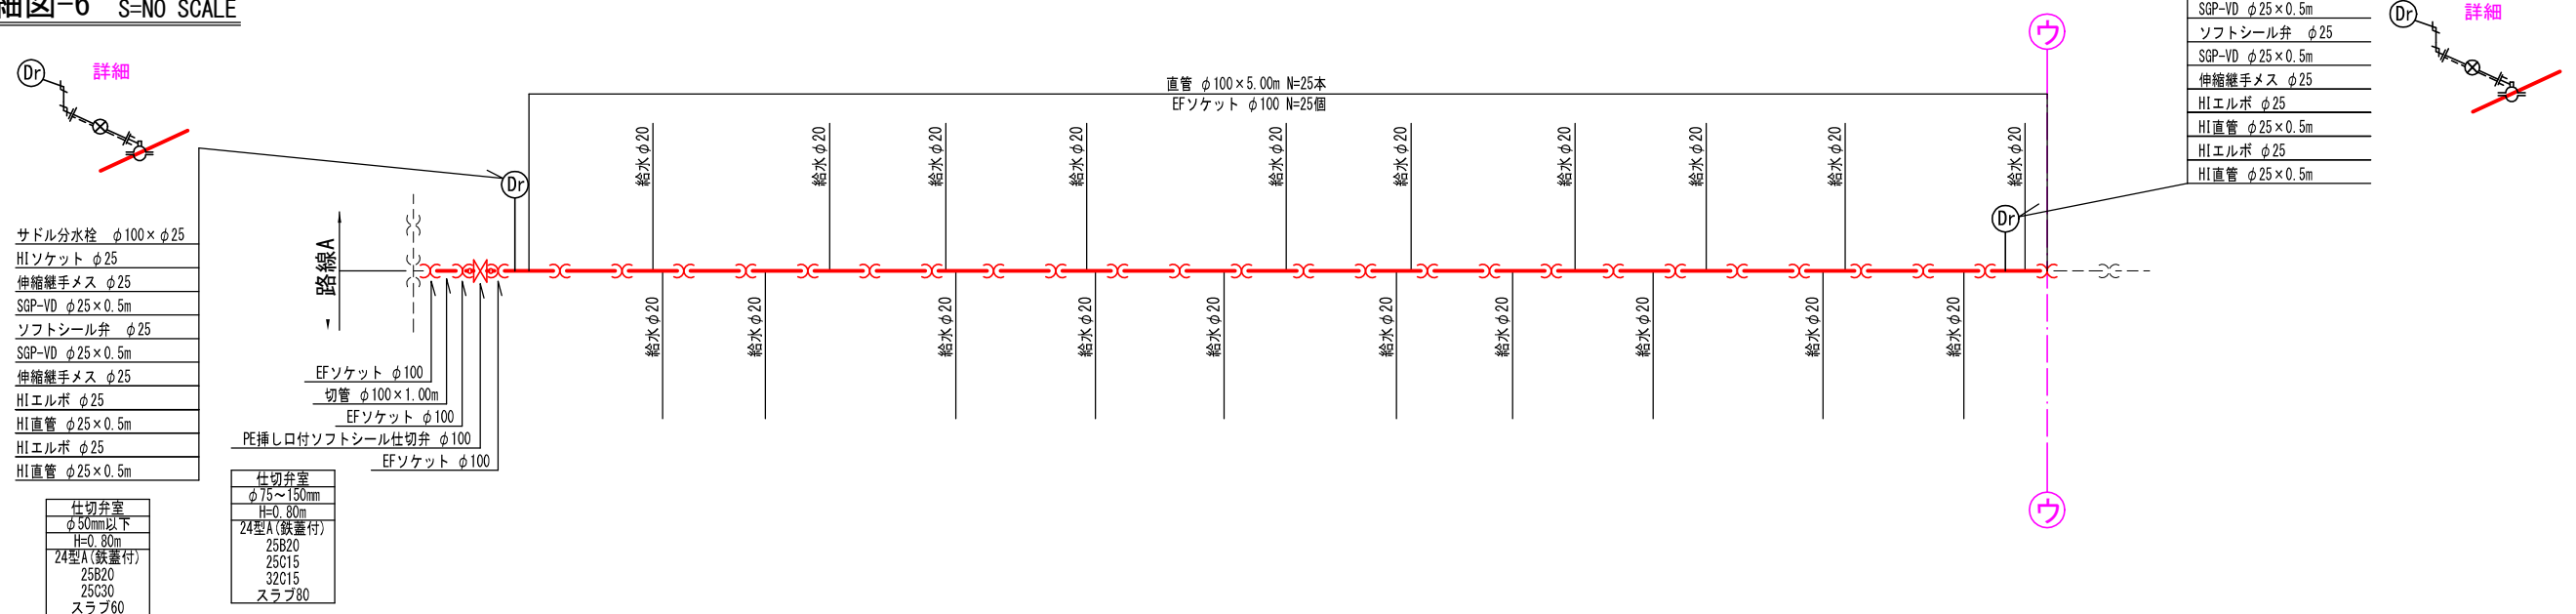


工 事 名	市道緑が丘13号線配水管φ100mmほか更新工事	
図 面 名	本設布設平面図-6・配管詳細図-6	
施工場所	名張市 緑が丘西ほか 地内	図面番号
縮 尺	S=1 : 500	7
名 張 市 上 下 水 道 部		

本設平面図-7 S=1 : 500

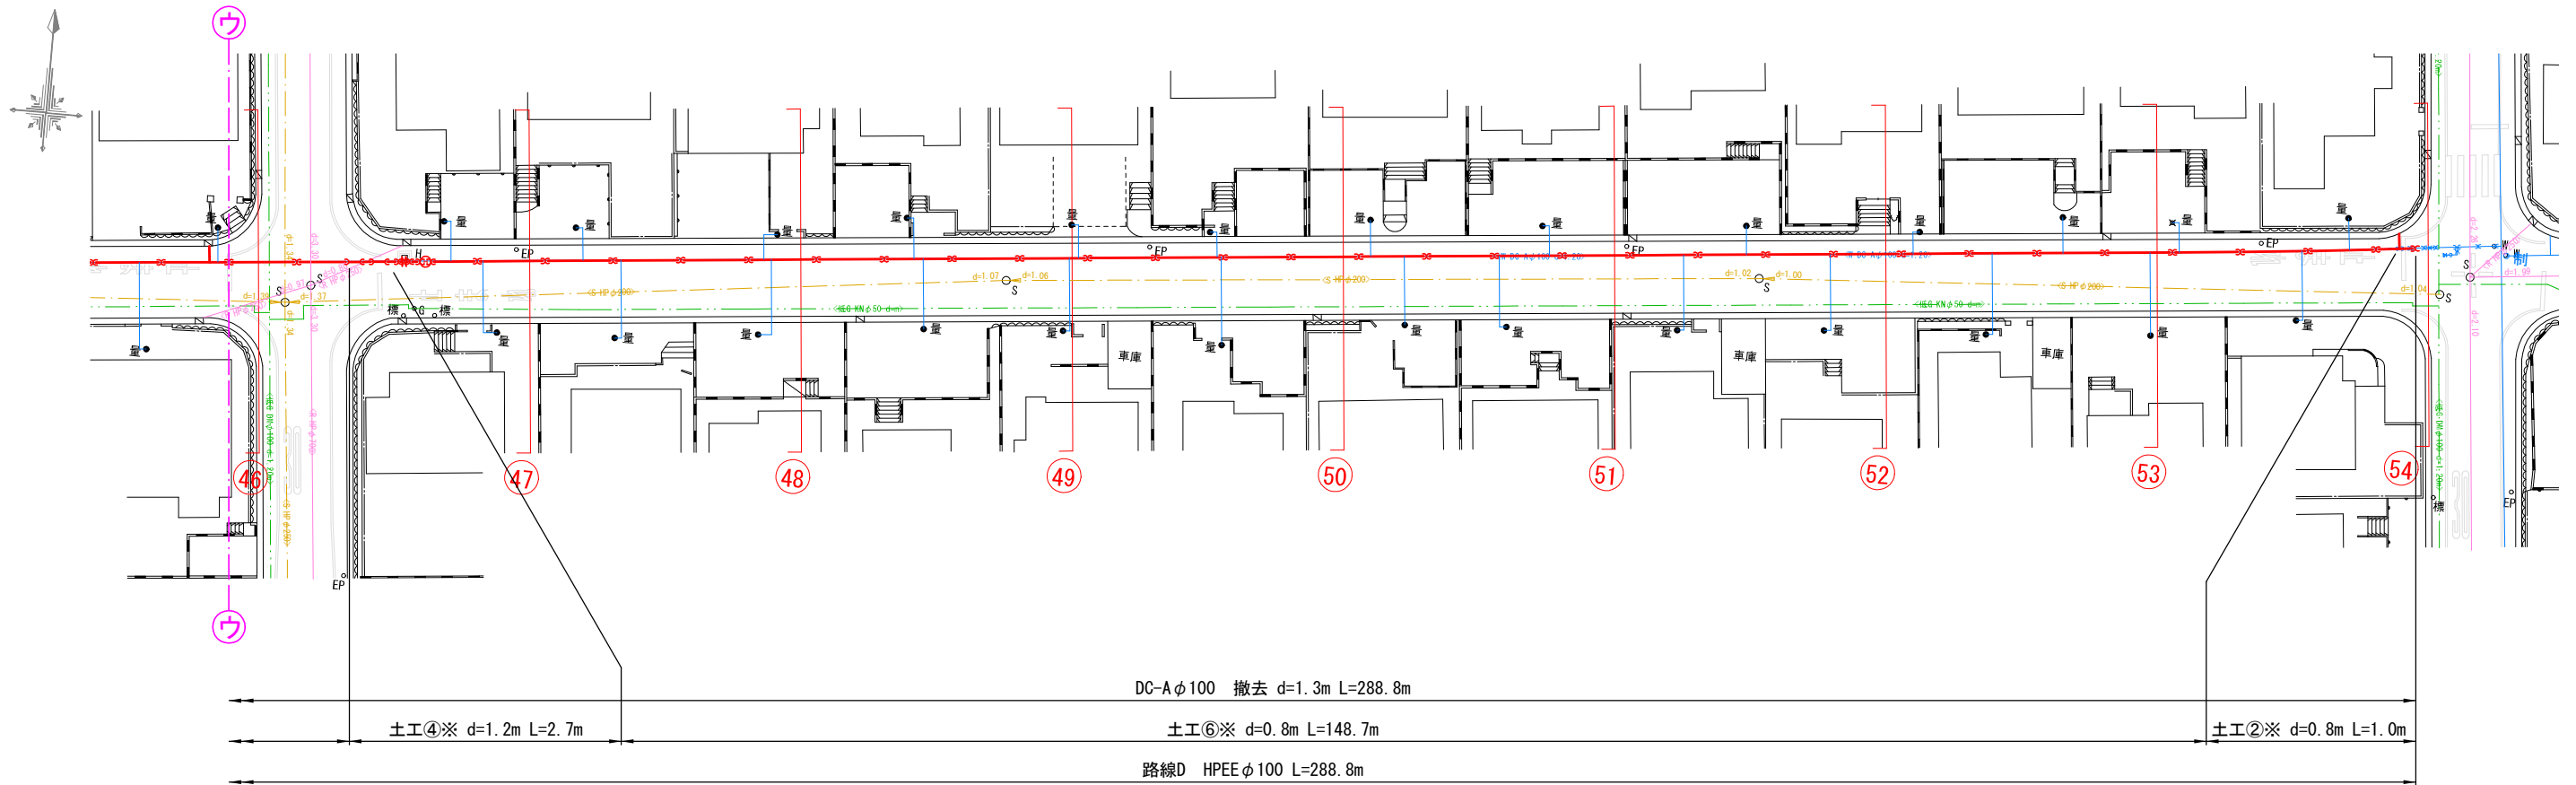


本設配管詳細図-7 S=NO SCALE

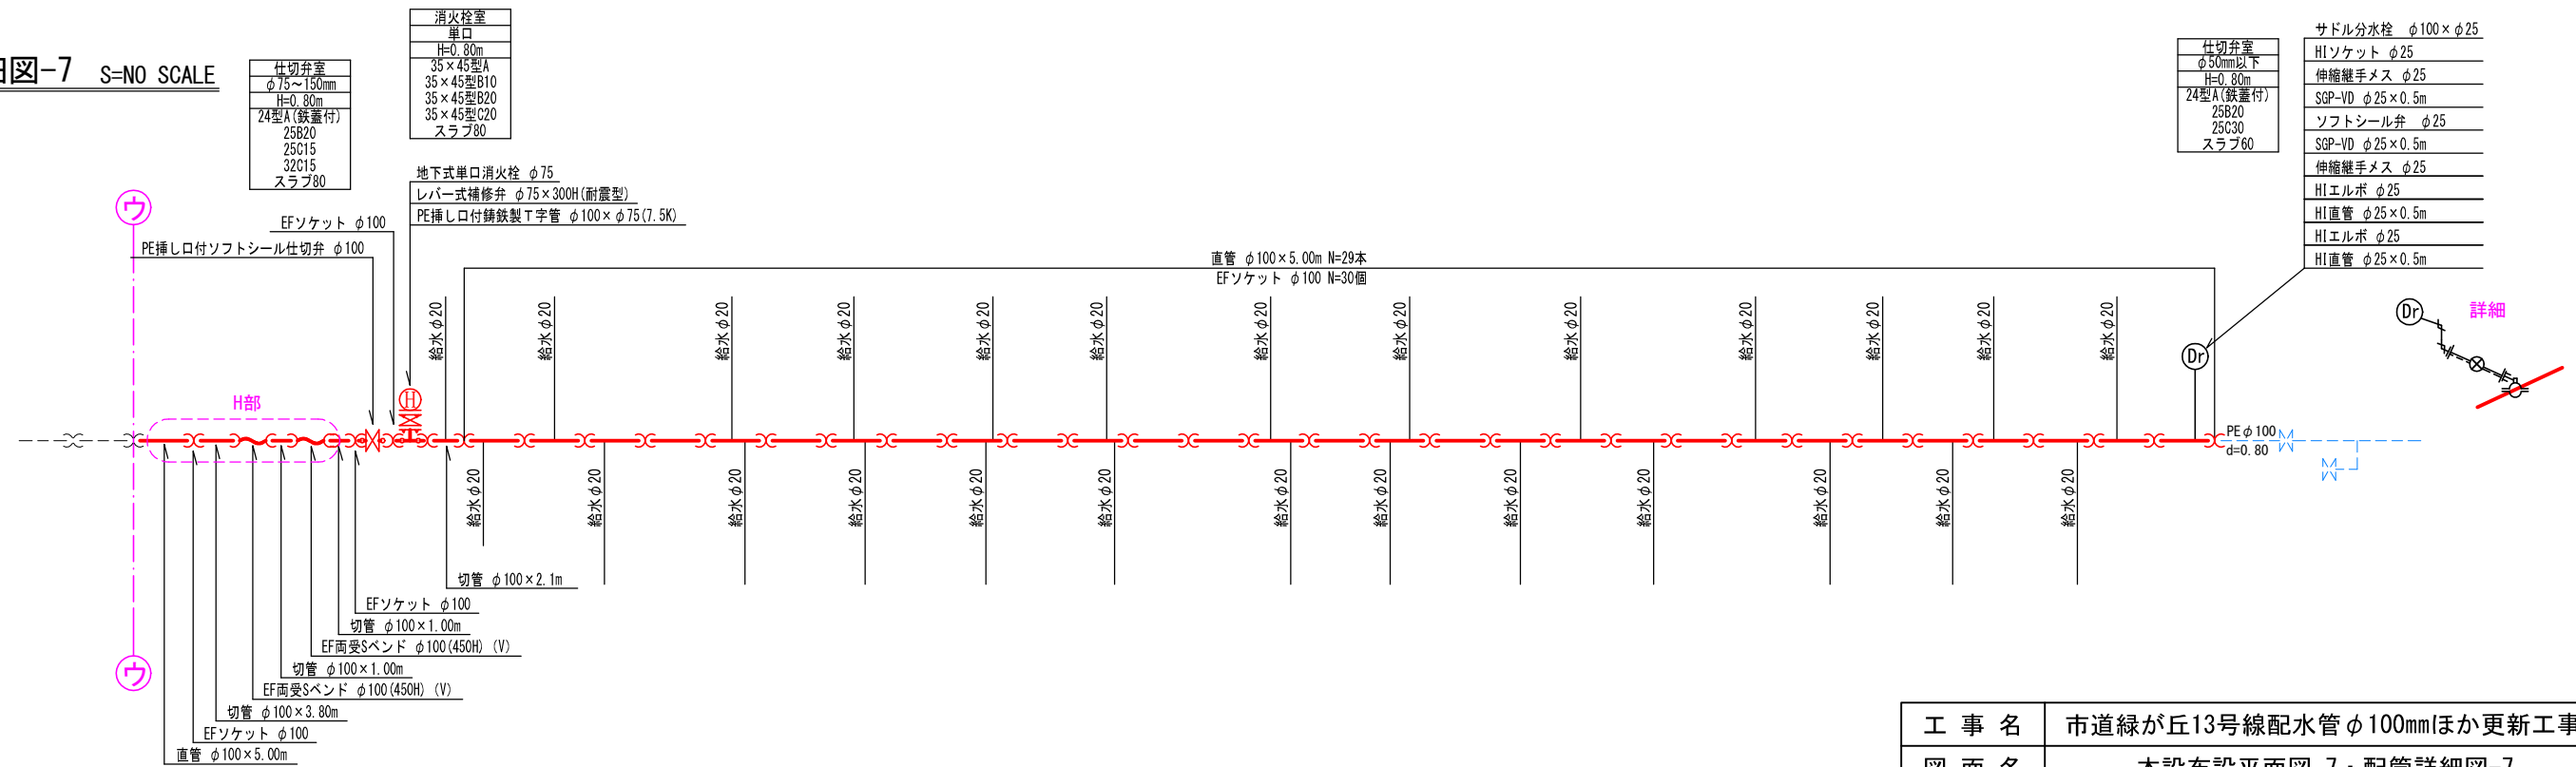

工 事 名	市道緑が丘13号線配水管φ100mmほか更新工事	
図 面 名	本設布設平面図-7・配管詳細図-7	
施工場所	名張市 緑が丘西ほか 地内	図面番号
縮 尺	S=1 : 500	8
名 張 市 上 下 水 道 部		

本設平面図-8 S=1 : 500

本設配管詳細図-8 S=NO SCALE

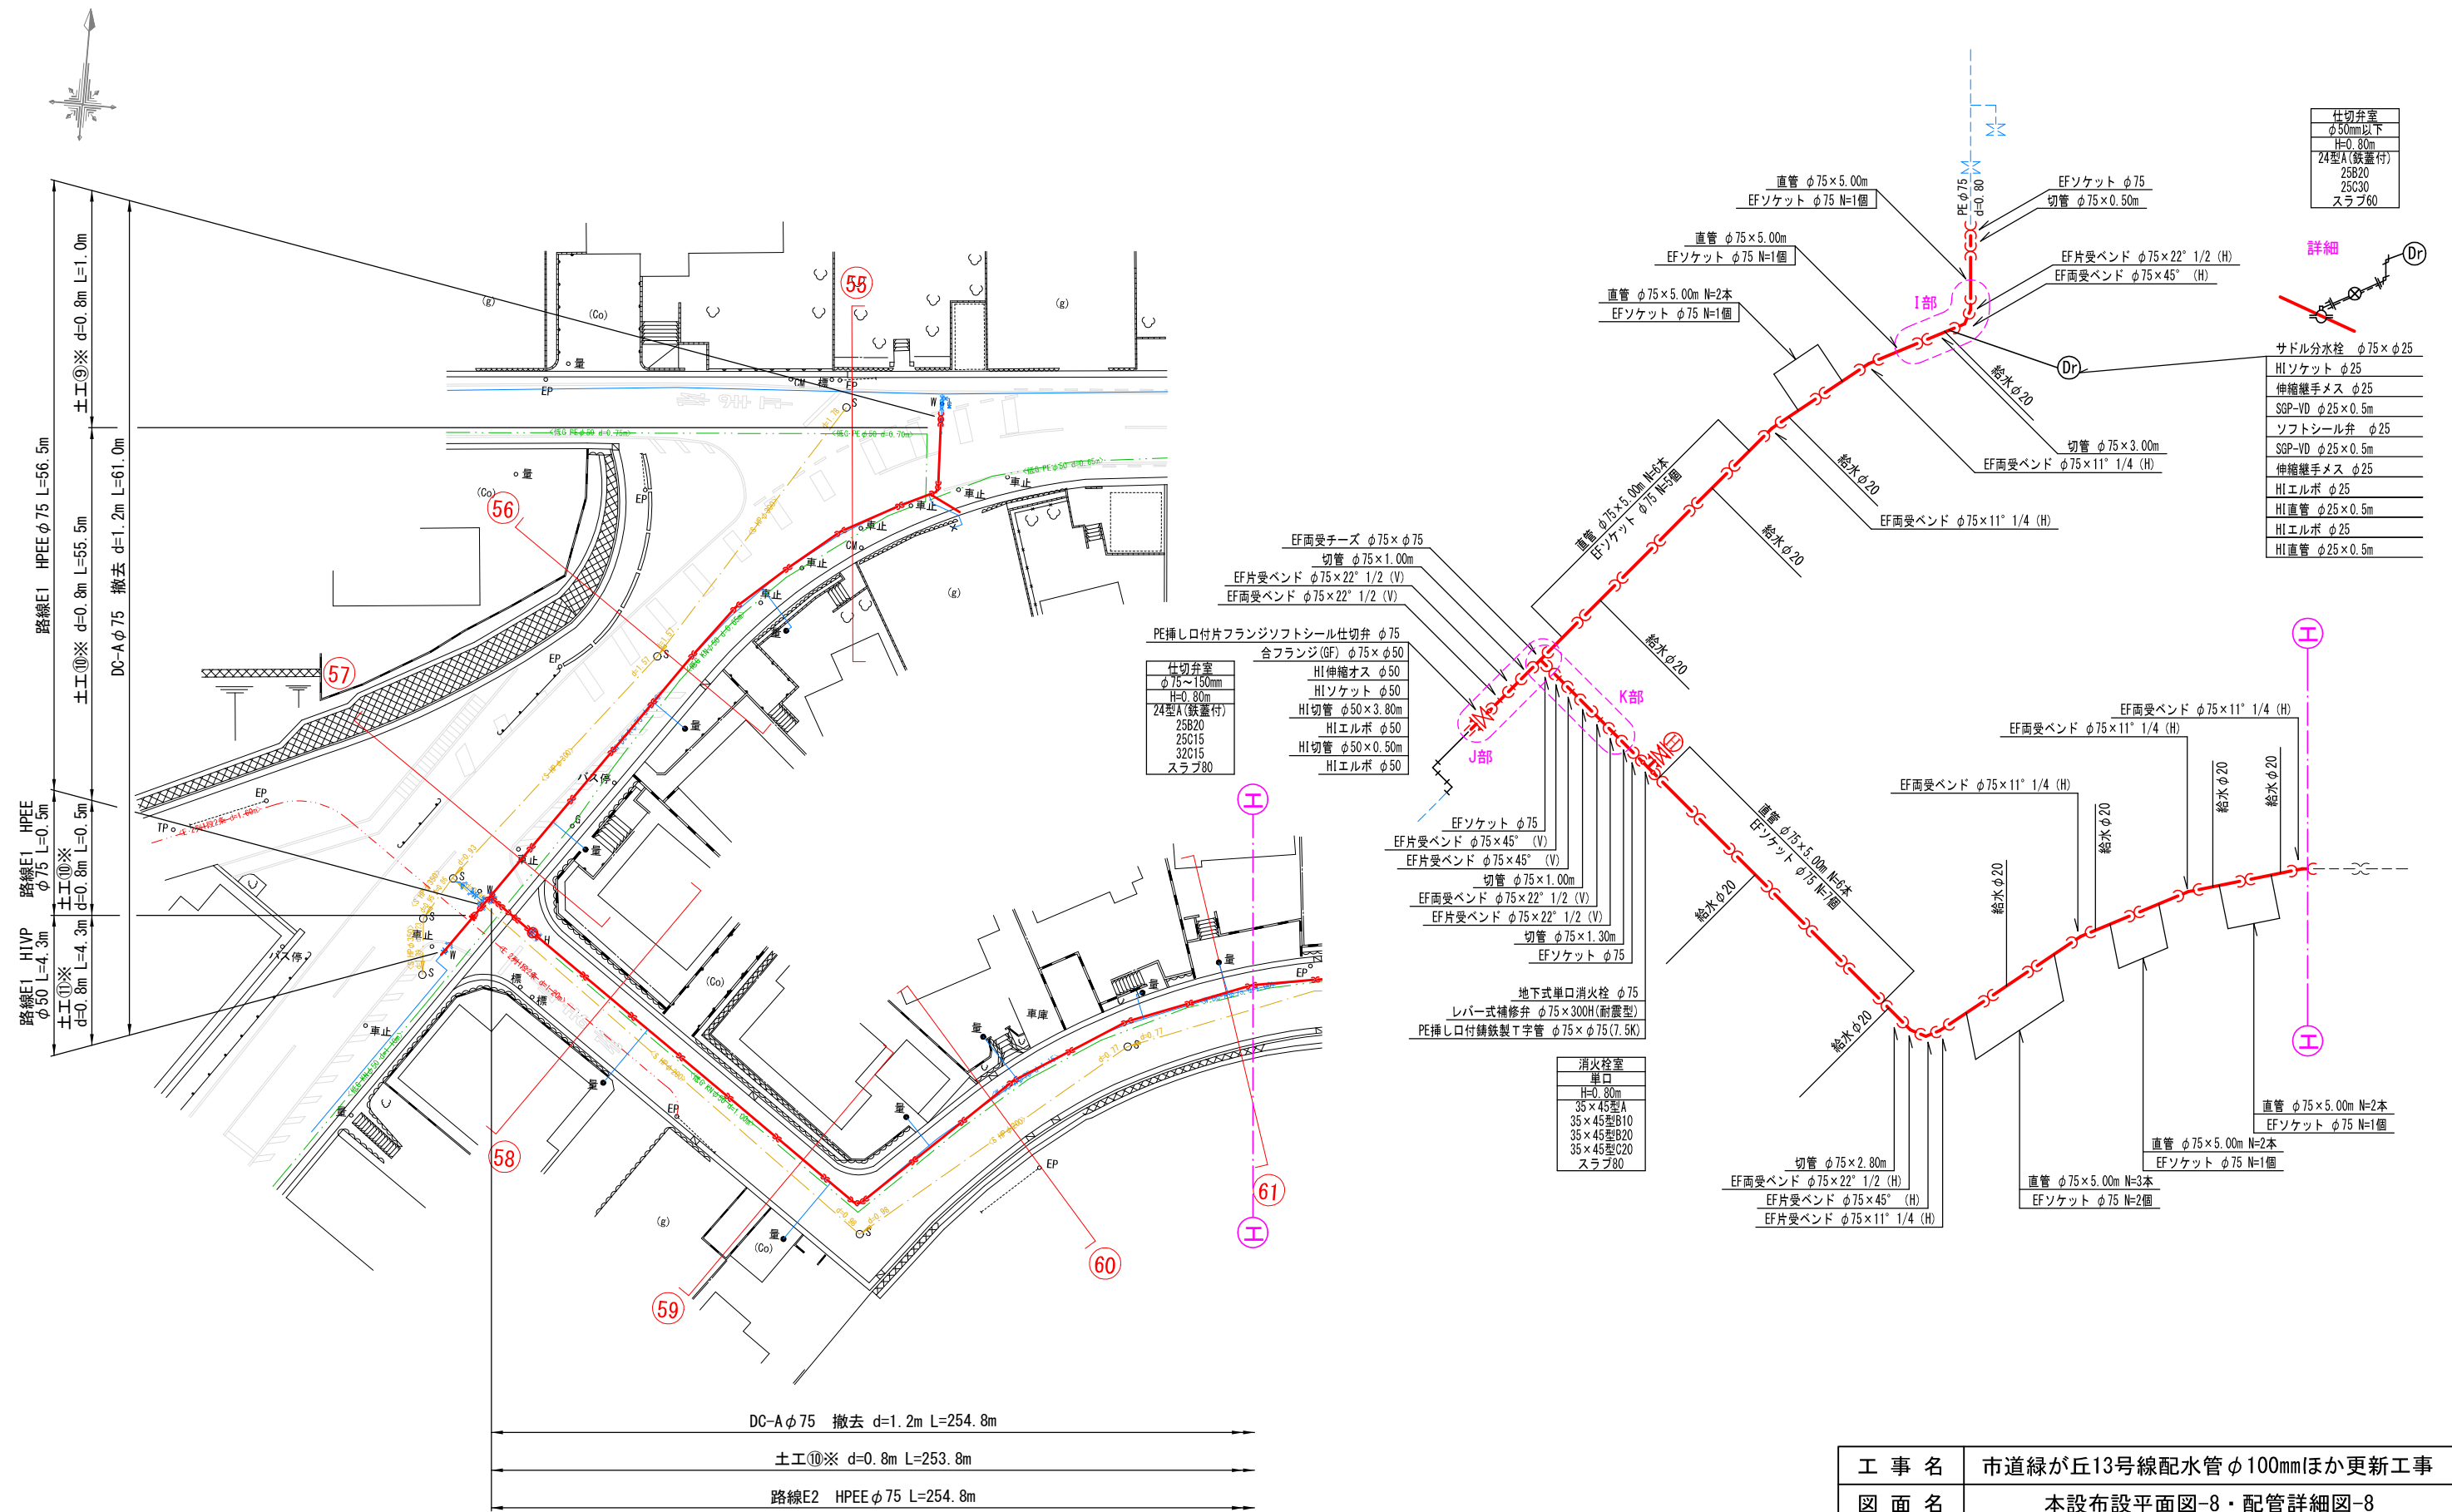

仕切弁室
φ50mm以下
H=0.80m
24型A(鉄蓋付)
25B20
25C30
スラブ60

詳細

サドル分水栓 φ75×φ25
HIソケット φ25
伸縮継手メス φ25
SGP-VD φ25×0.5m
ソフトシール弁 φ25
SGP-VD φ25×0.5m
伸縮継手メス φ25
HIエルボ φ25
HI直管 φ25×0.5m
HIエルボ φ25
HI直管 φ25×0.5m

仕切弁室
φ75~150mm
H=0.80m
24型A(鉄蓋付)
25B20
25C15
32C15
スラブ80

合フランジ(GF) φ75×φ50
HI伸縮オス φ50
HIソケット φ50
HI切管 φ50×3.80m
HIエルボ φ50
HI切管 φ50×0.50m
HIエルボ φ50

EFソケット φ75
EF片受バンド φ75×45° (V)
EF片受バンド φ75×45° (V)
切管 φ75×1.00m
EF両受バンド φ75×22° 1/2 (V)
EF片受バンド φ75×22° 1/2 (V)
切管 φ75×1.30m
EFソケット φ75

地下式単口消火栓 φ75
レバー式補修弁 φ75×300H(耐震型)
PE挿し口付鉄製T字管 φ75×φ75(7.5K)

消火栓室
単口
H=0.80m
35×45型A
35×45型B10
35×45型B20
35×45型C20
スラブ80

切管 φ75×2.80m
EF両受バンド φ75×22° 1/2 (H)
EF片受バンド φ75×45° (H)
EF片受バンド φ75×11° 1/4 (H)


直管 φ75×5.00m N=3本
EFソケット φ75 N=2個

直管 φ75×5.00m N=2本
EFソケット φ75 N=1個


直管 φ75×5.00m N=2本
EFソケット φ75 N=1個

工事名	市道緑が丘13号線配水管φ100mmほか更新工事	
図面名	本設布設平面図-8・配管詳細図-8	
施工場所	名張市 緑が丘西ほか 地内	図面番号
縮尺	S=1 : 500	9
名張市上下水道部		

本設平面図-9 S=1 : 500

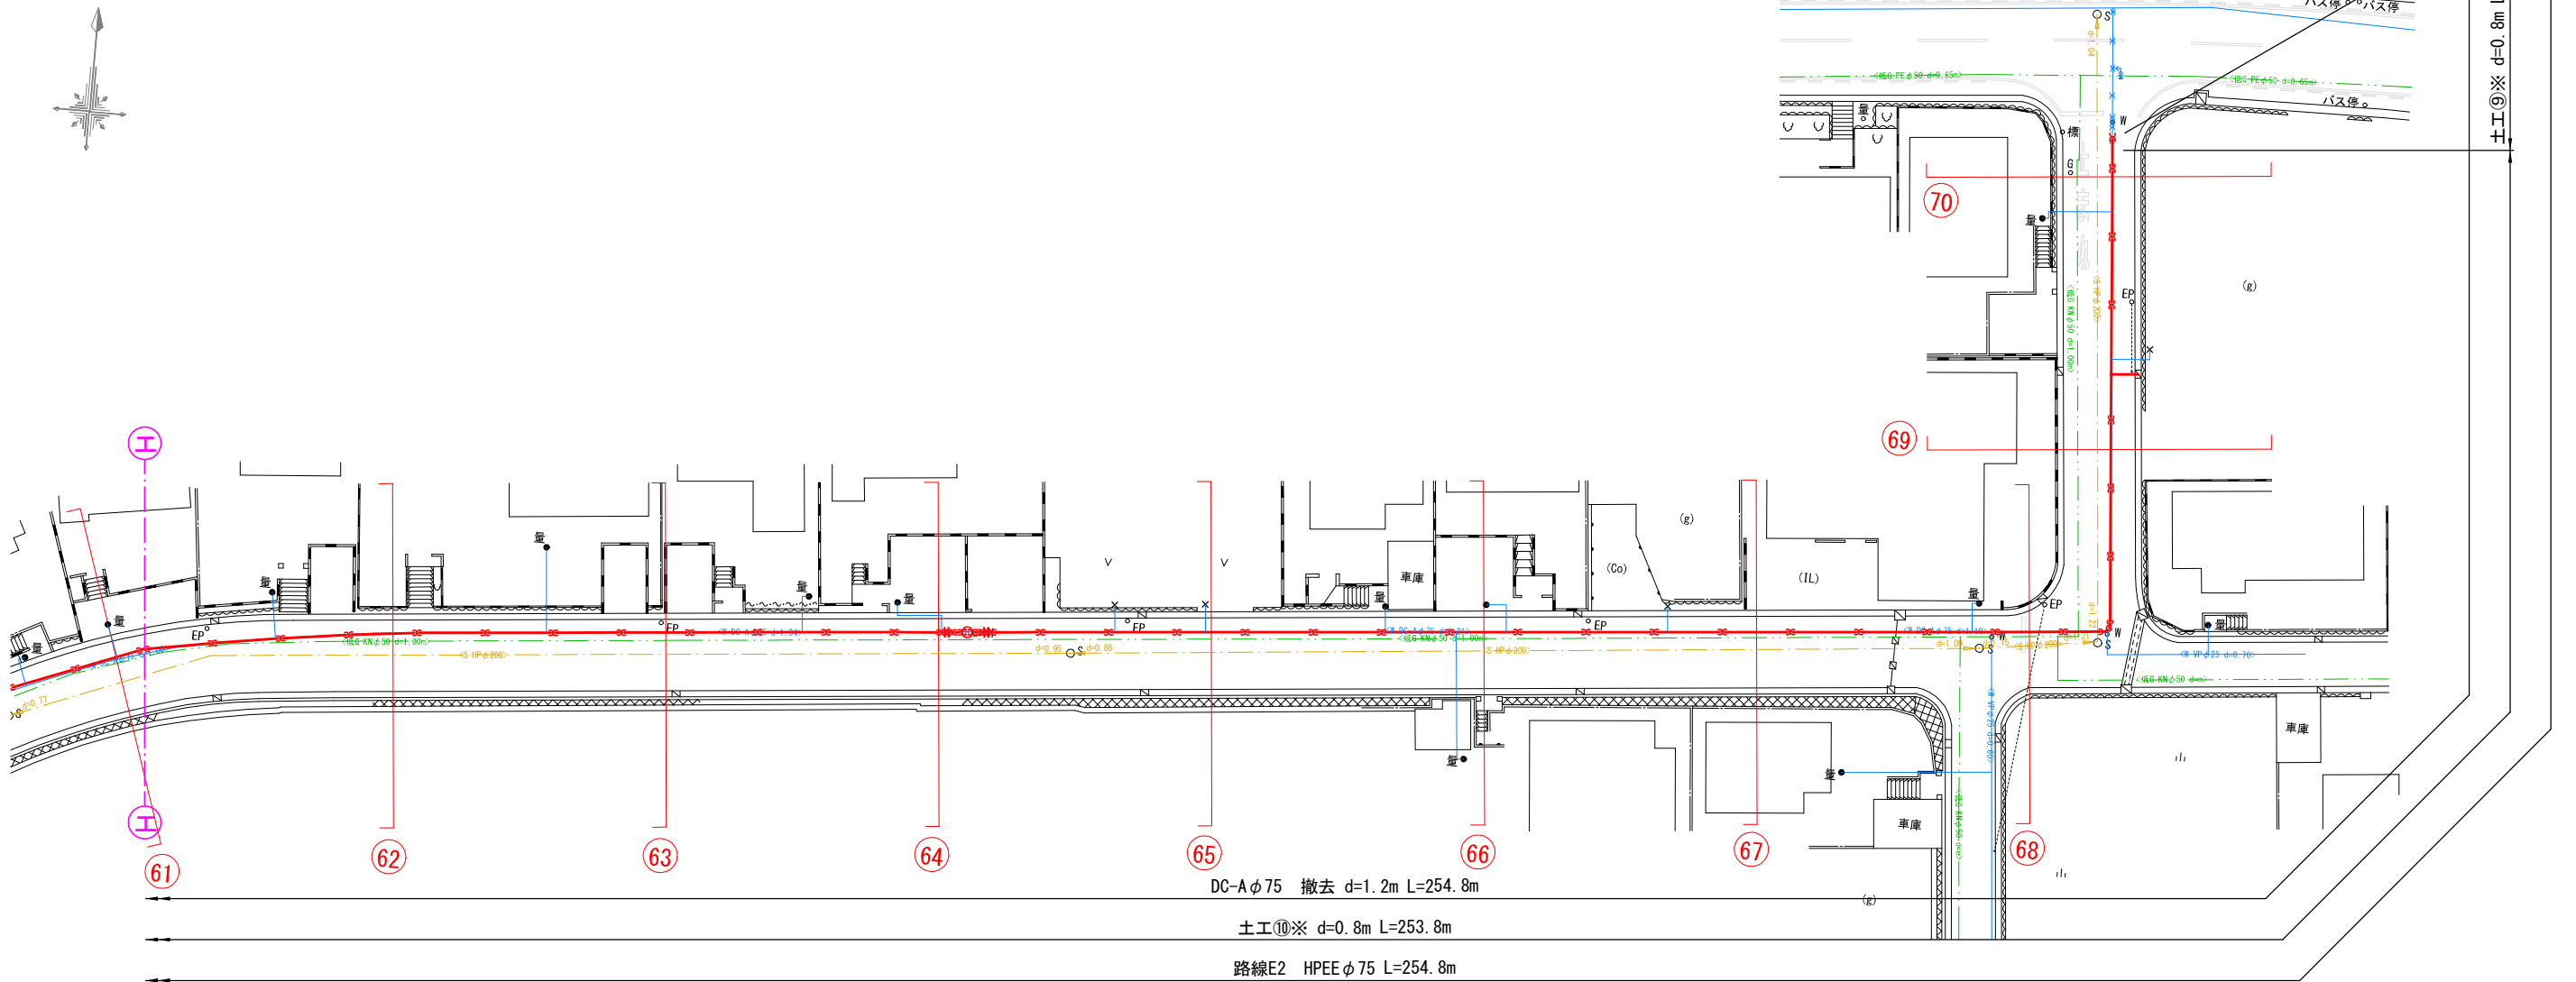


本設配管詳細図-9 S=NO SCALE

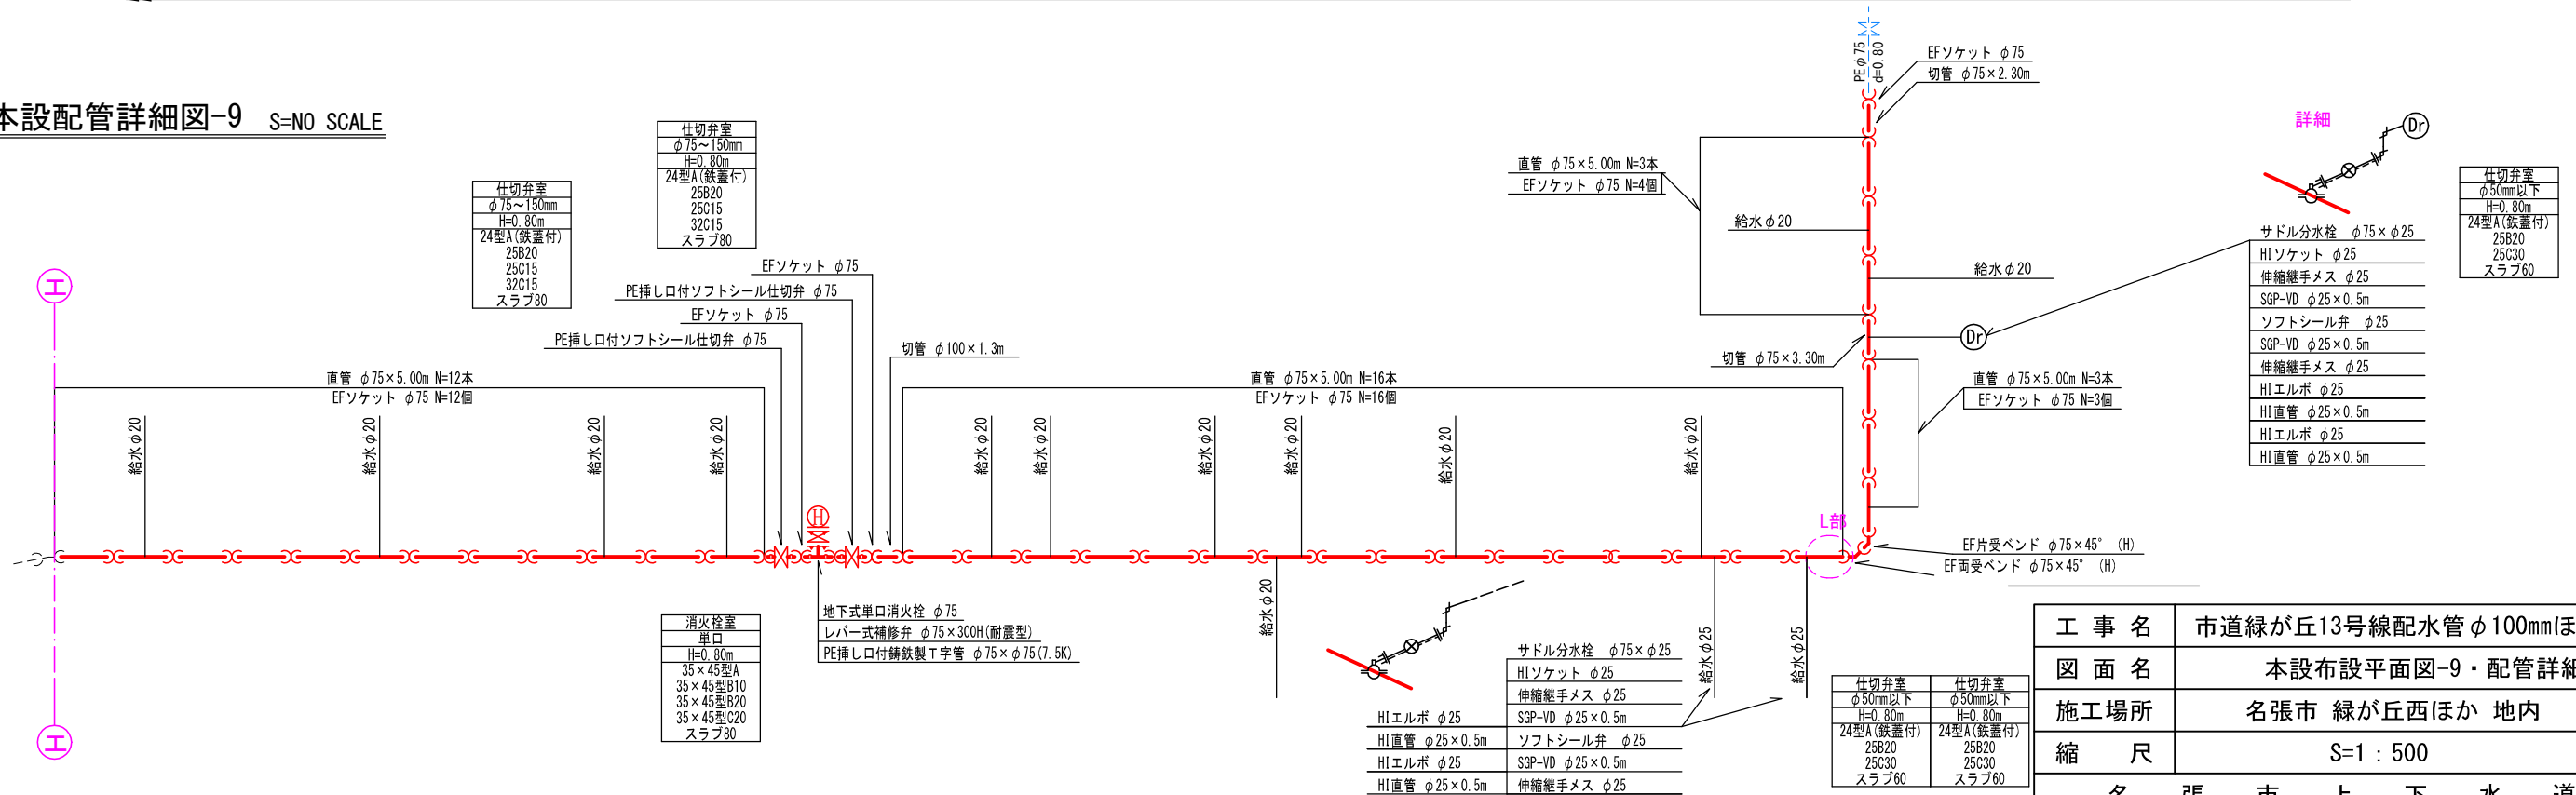


縦断詳細図（参考図） S=1 : 150


A部

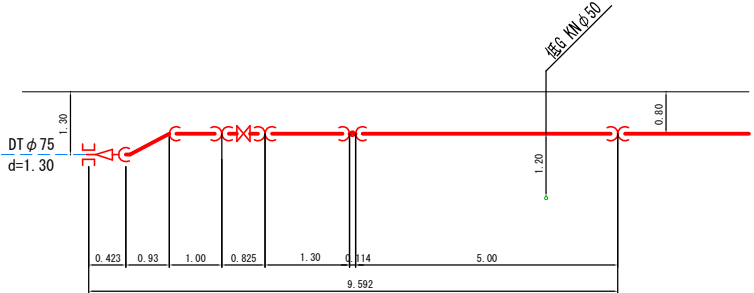


B部

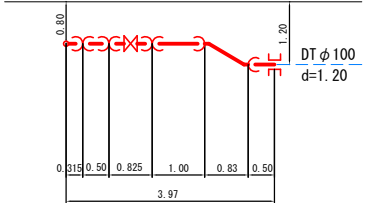


C部

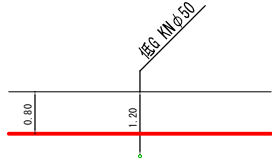


D部

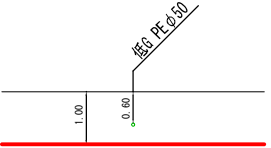


E部

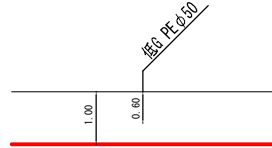


F部

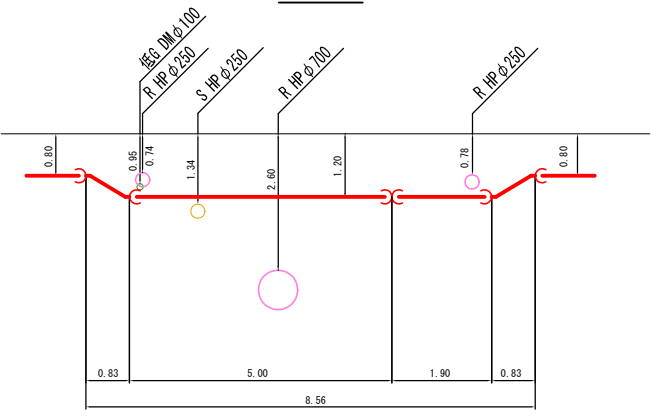


G部

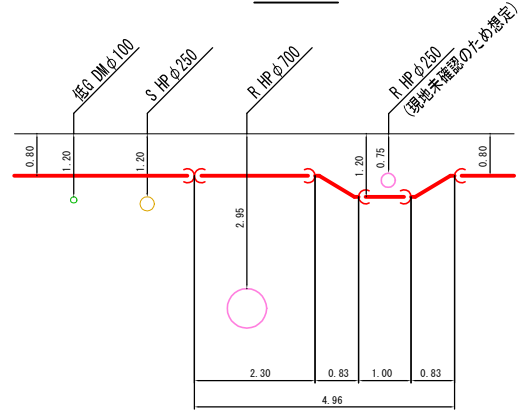


H部

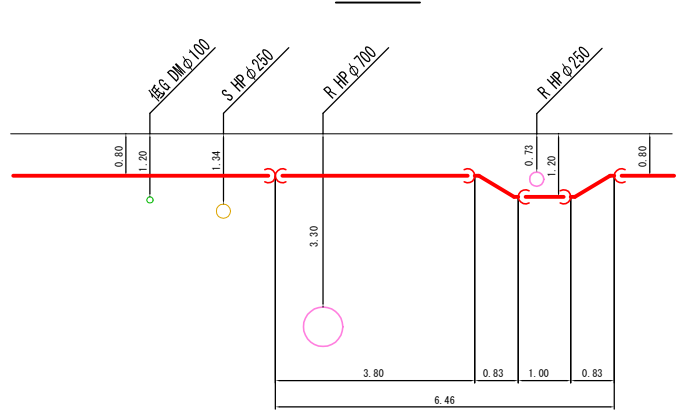


I部

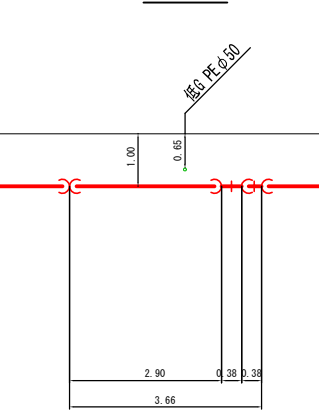

J部

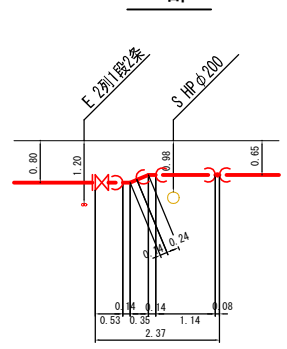

K部















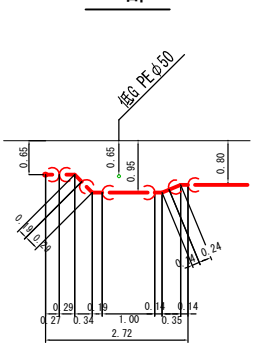


L部


















工 事 名	市道緑が丘13号線配水管φ100mmほか更新工事		
図 面 名	縦断詳細図(参考図)		
施工場所	名張市 緑が丘西ほか 地内		図面番号
縮 尺	S=1：150		11
名 張 市 上 下 水 道 部			

横断図-1 S=1 : 200

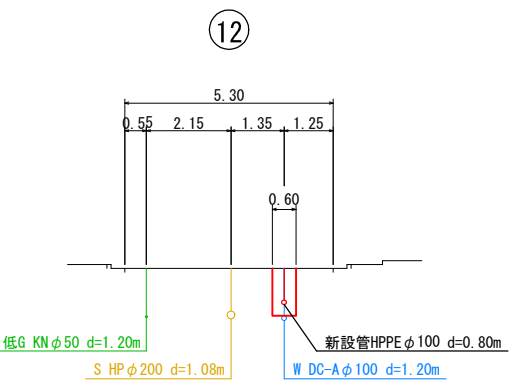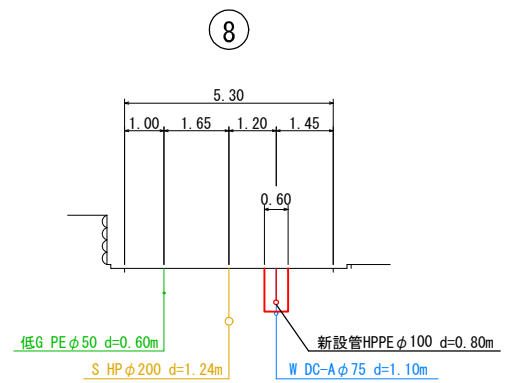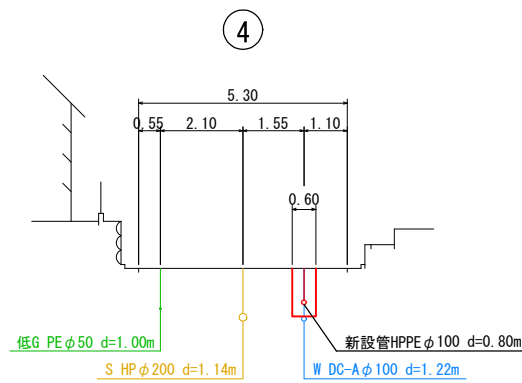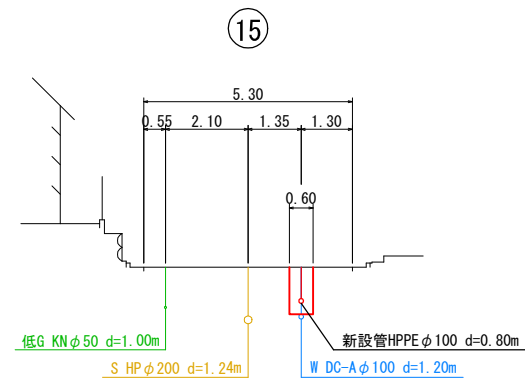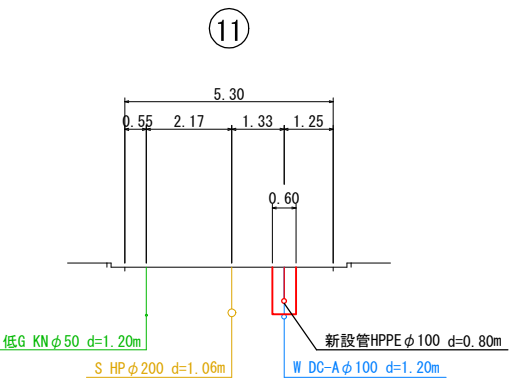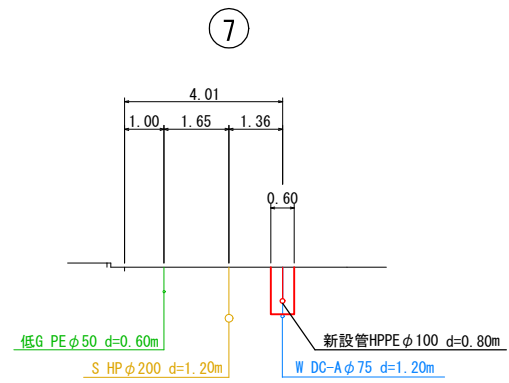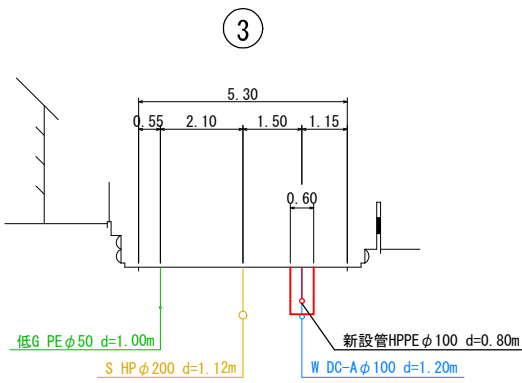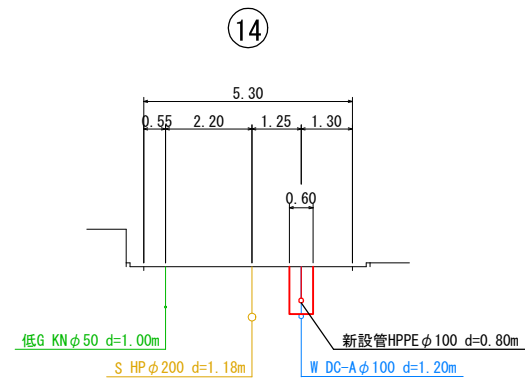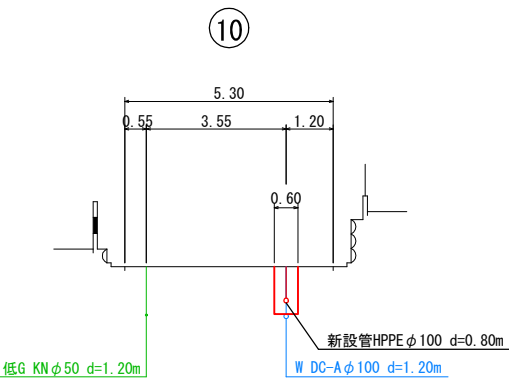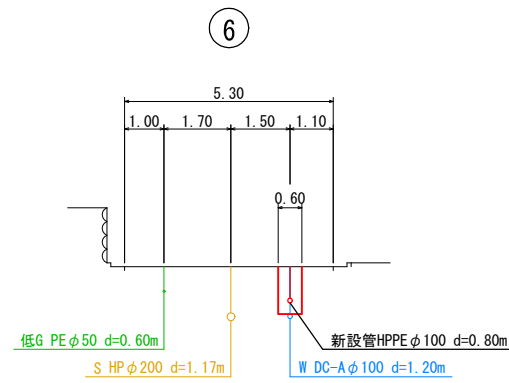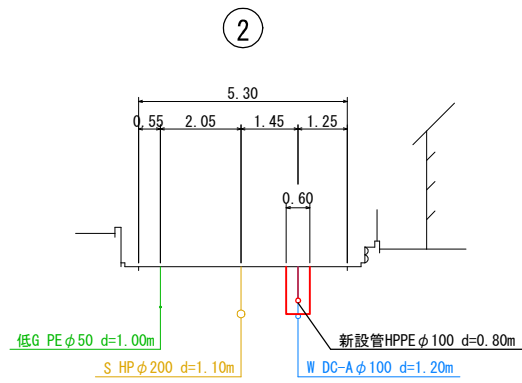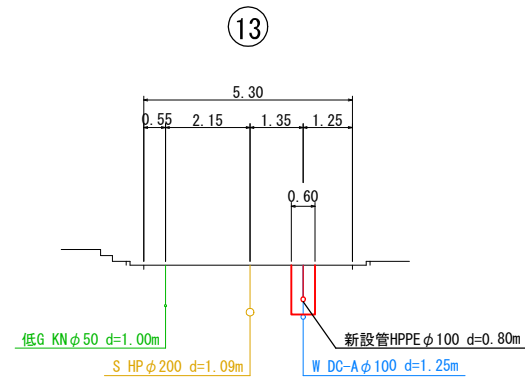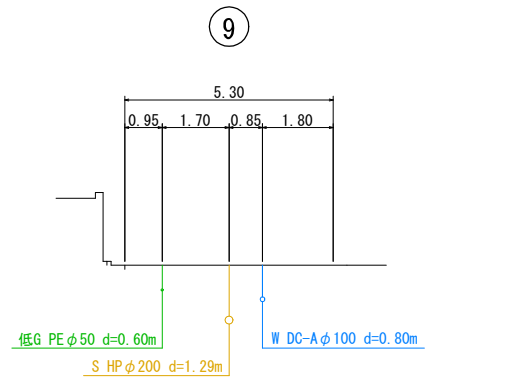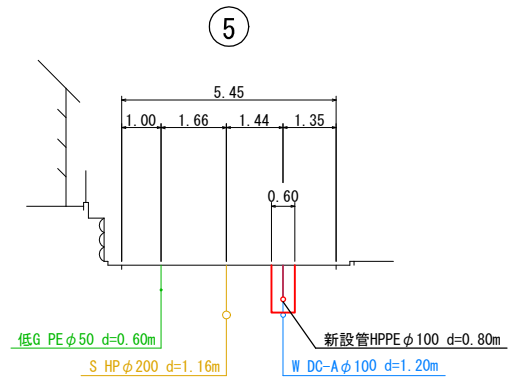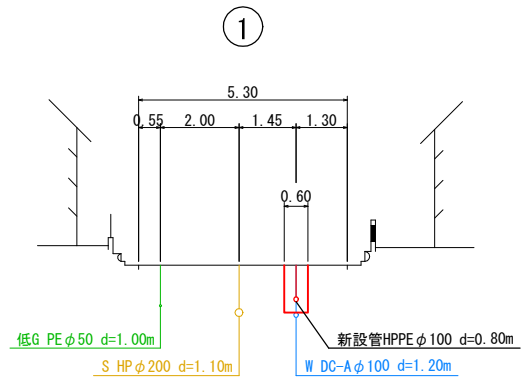
















工 事 名	市道緑が丘13号線配水管φ100mmほか更新工事		
図 面 名	横断図-1		
施工場所	名張市 緑が丘西ほか 地内		図面番号
縮 尺	S=1：200		12
名 張 市 上 下 水 道 部			

横断図-2 S=1 : 200

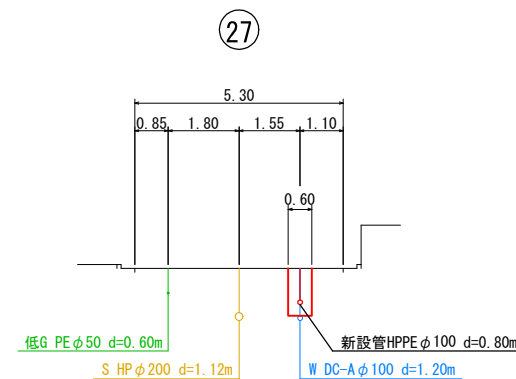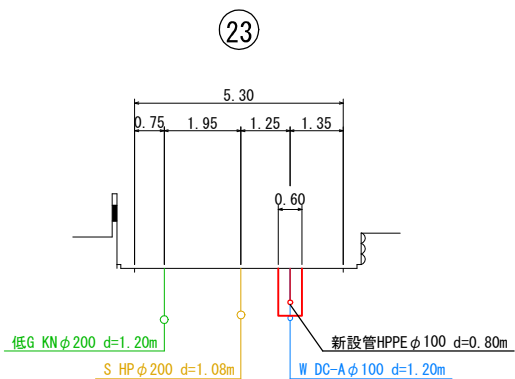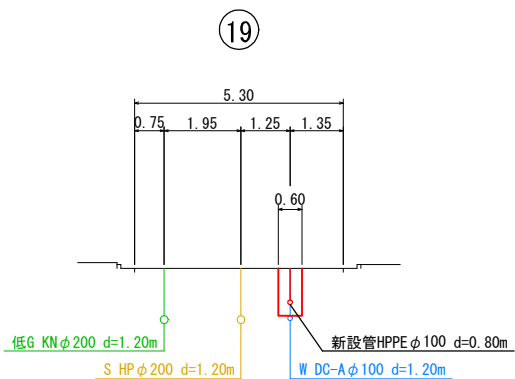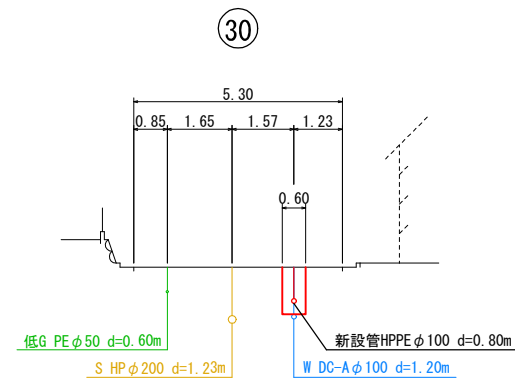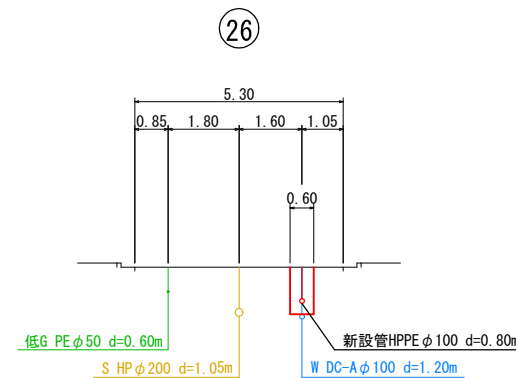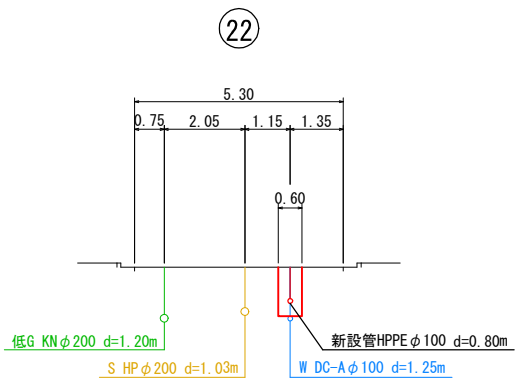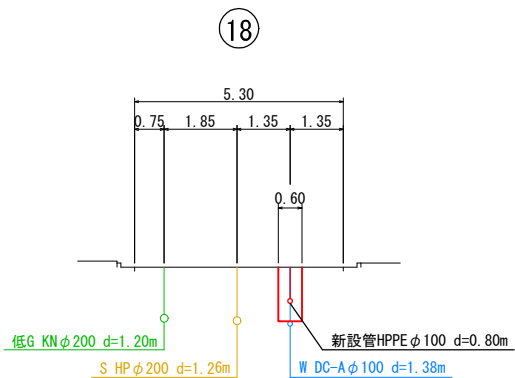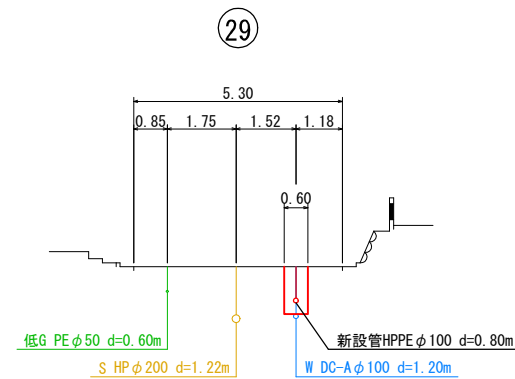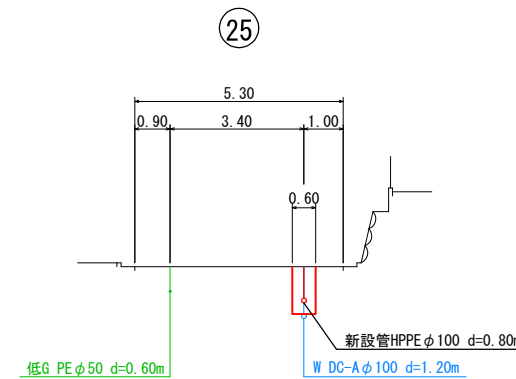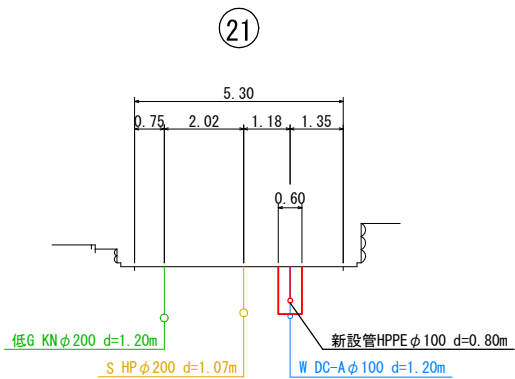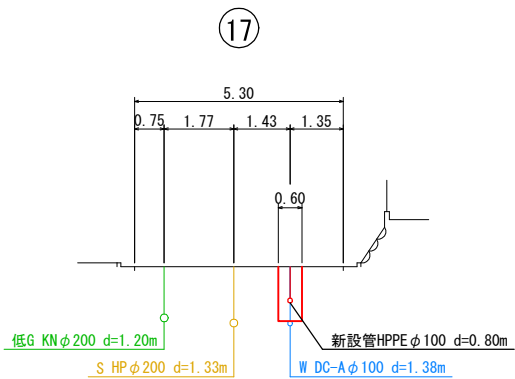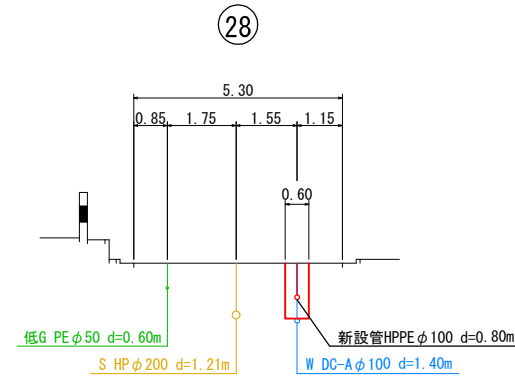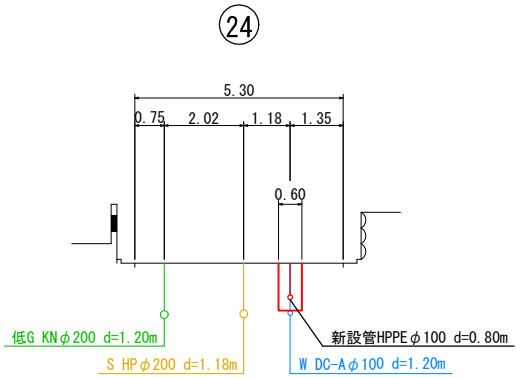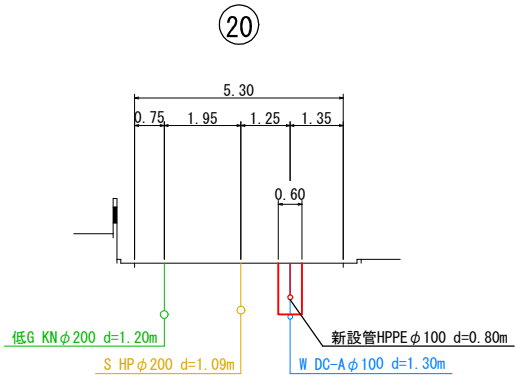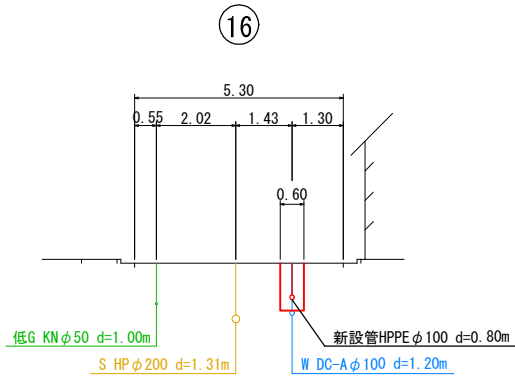
















工 事 名	市道緑が丘13号線配水管 φ100mmほか更新工事	
図 面 名	横断図-2	
施工場所	名張市 緑が丘西ほか 地内	図面番号
縮 尺	S=1 : 200	13
名 張 市 上 下 水 道 部		

横断図-3 S=1 : 200

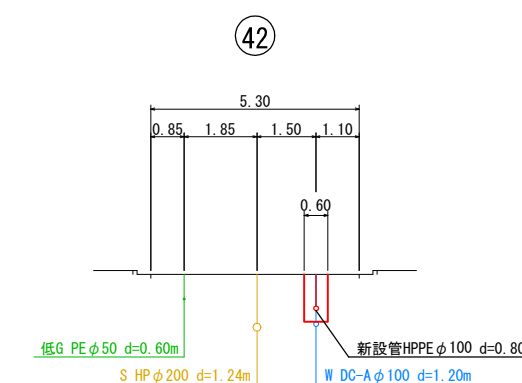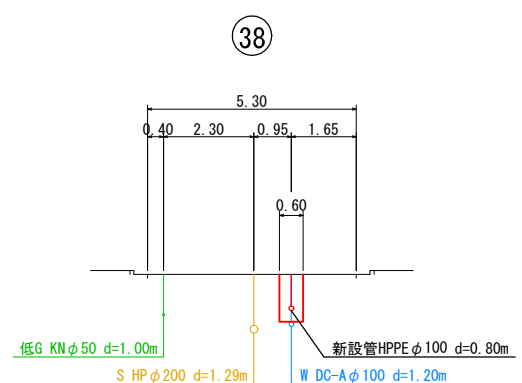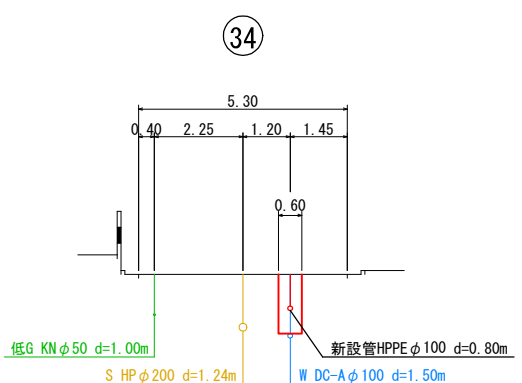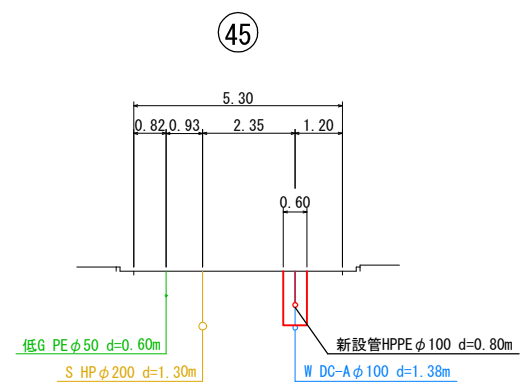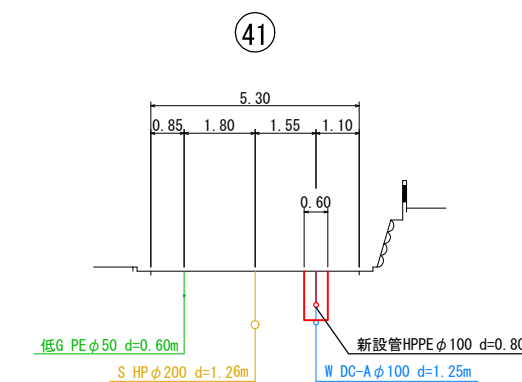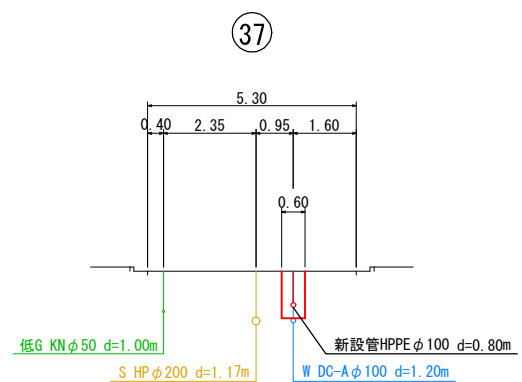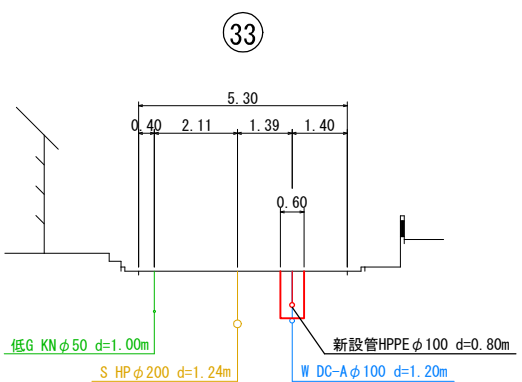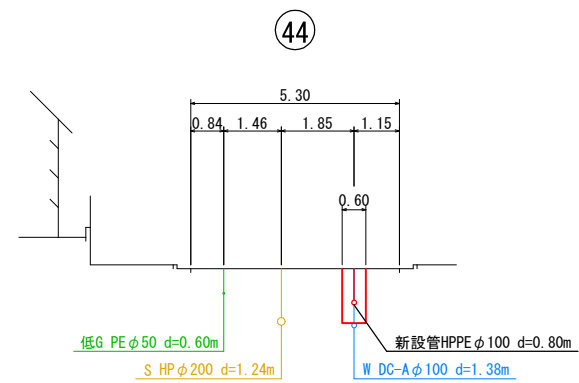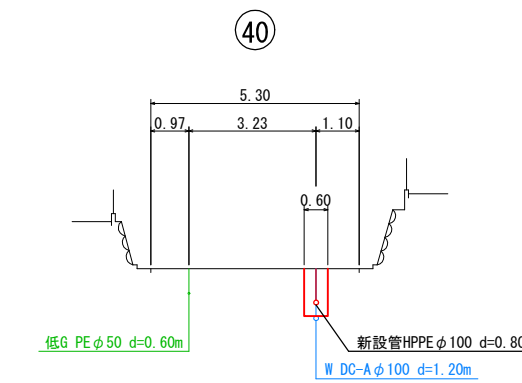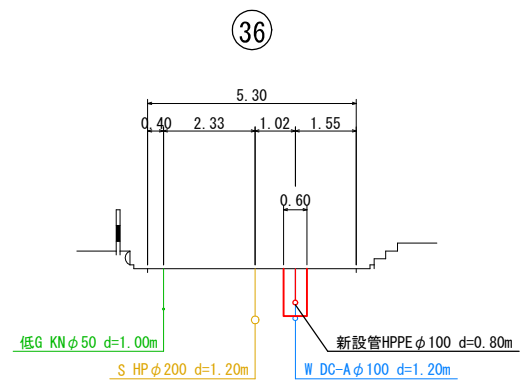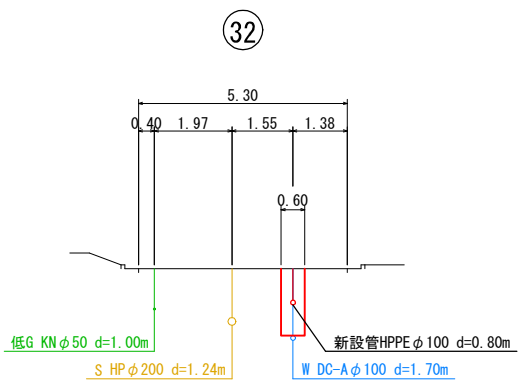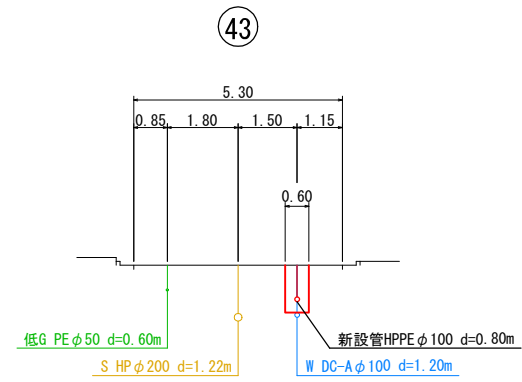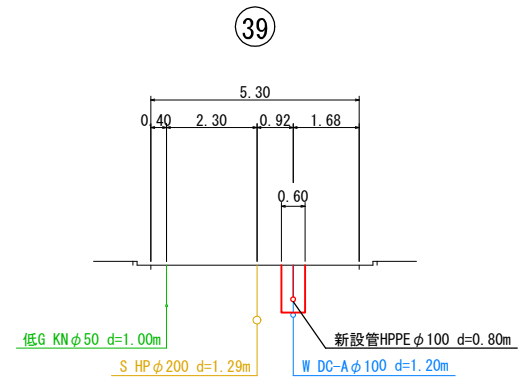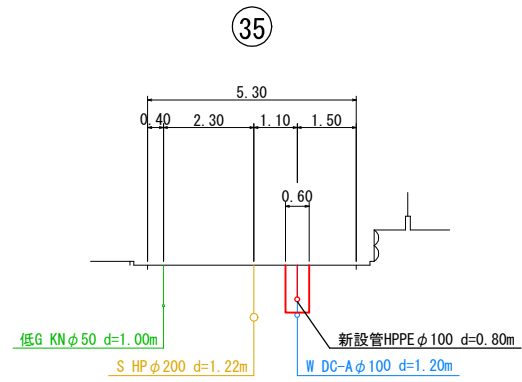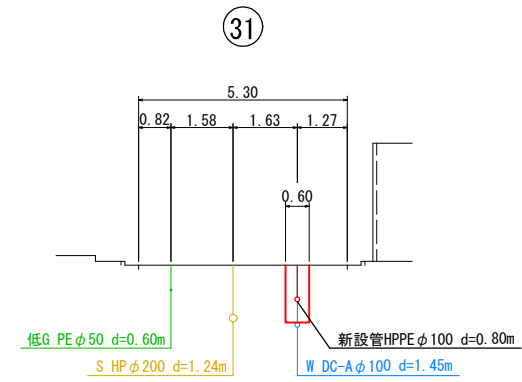











工 事 名	市道緑が丘13号線配水管 φ100mmほか更新工事	
図 面 名	横断図-3	
施工場所	名張市 緑が丘西ほか 地内	図面番号
縮 尺	S=1 : 200	14
名 張 市 上 下 水 道 部		

横断図-4 S=1 : 200

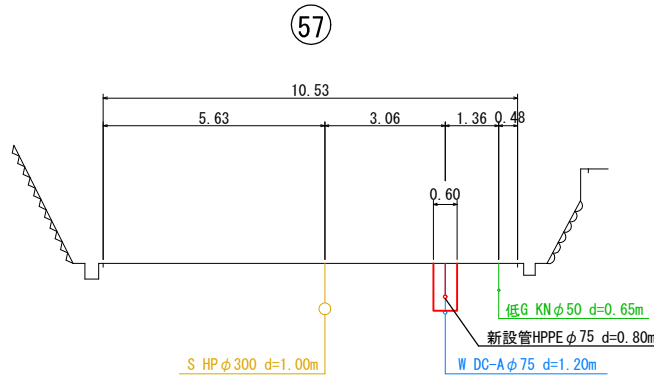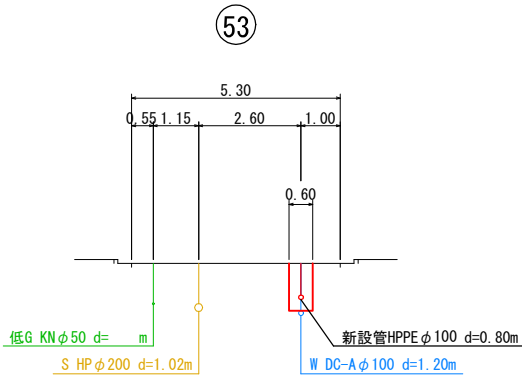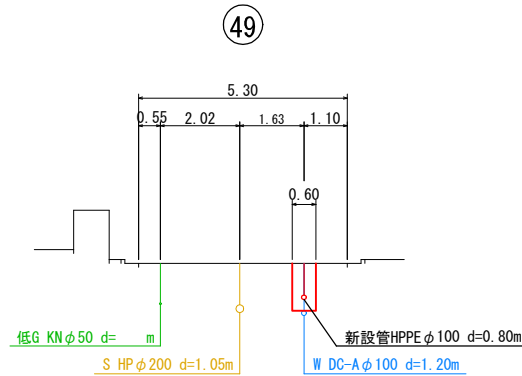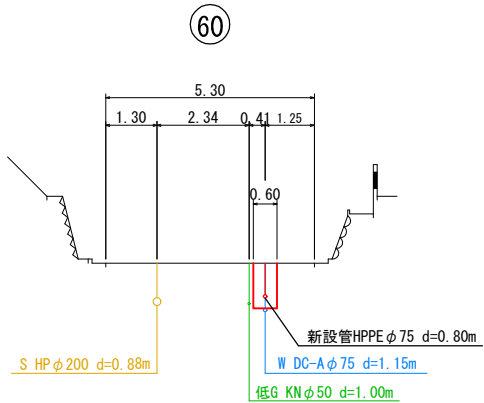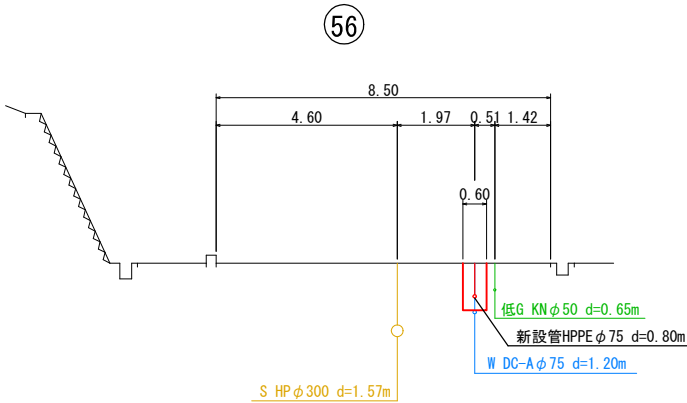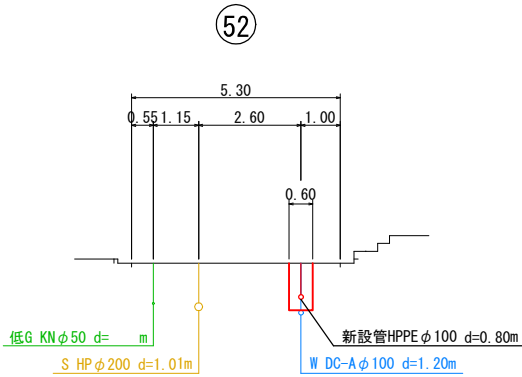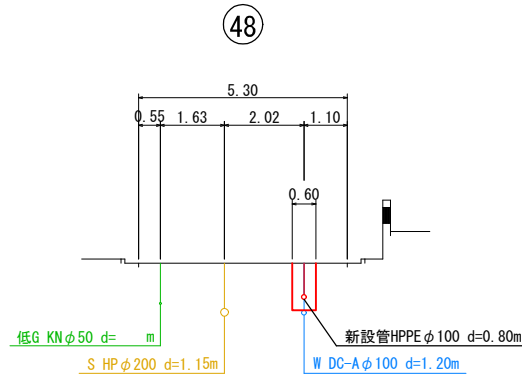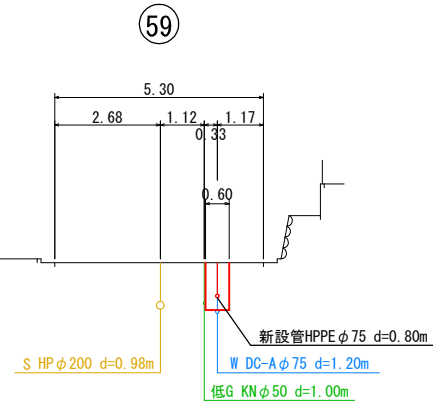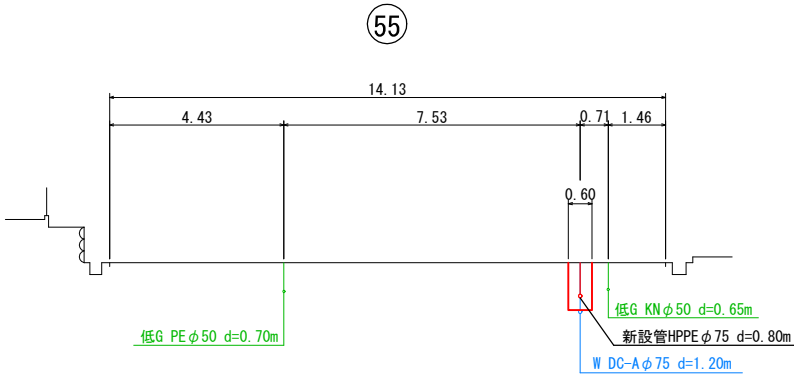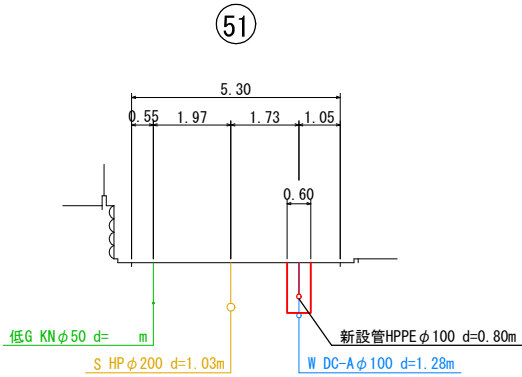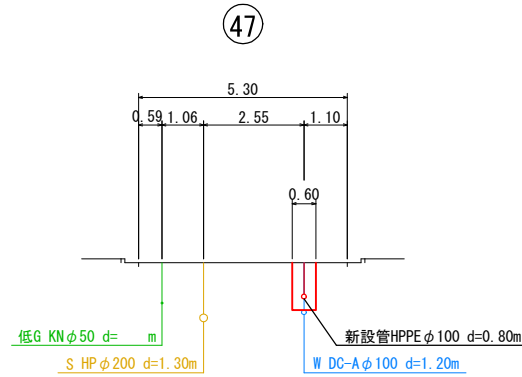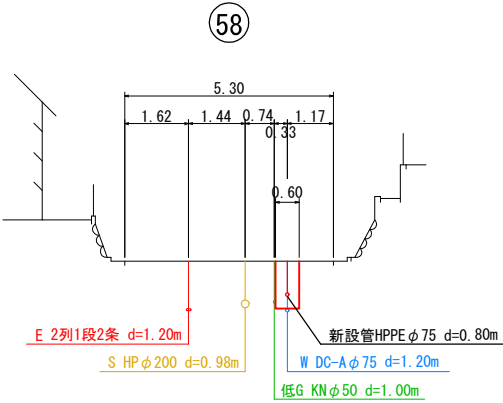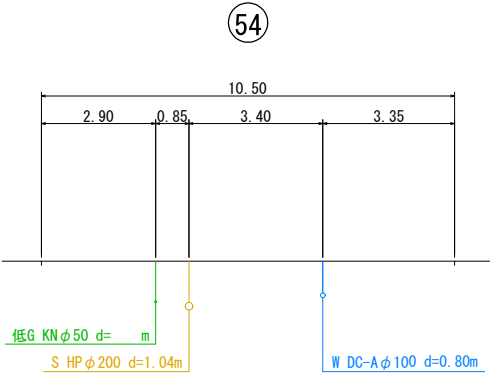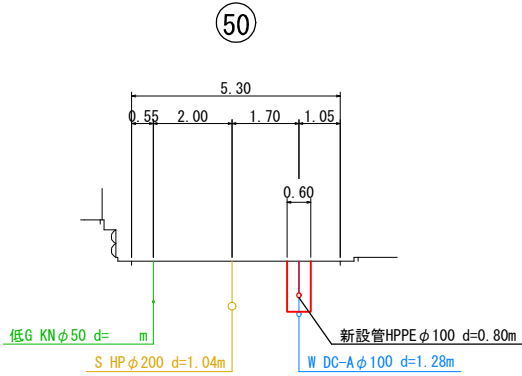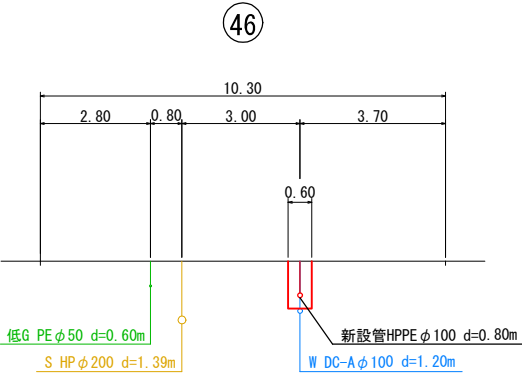

工 事 名	市道緑が丘13号線配水管φ100mmほか更新工事		
図 面 名	横断図-4		
施工場所	名張市 緑が丘西ほか 地内		図面番号
縮 尺	S=1：200		15
名 張 市 上 下 水 道 部			

横断図-5 S=1 : 200

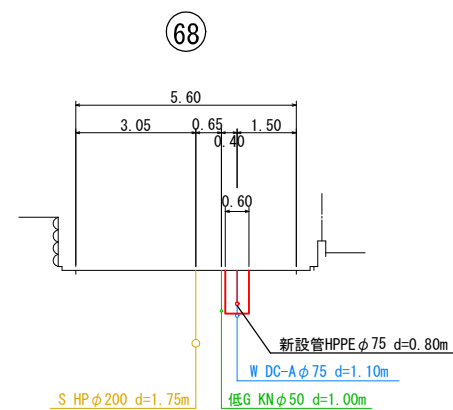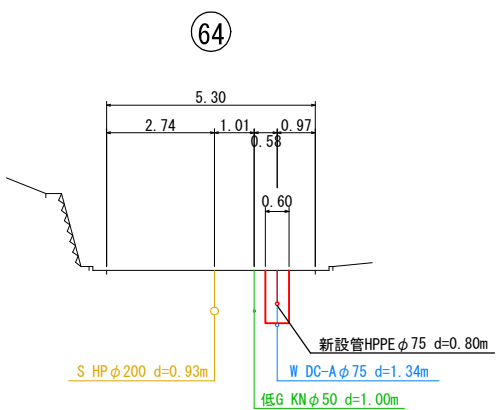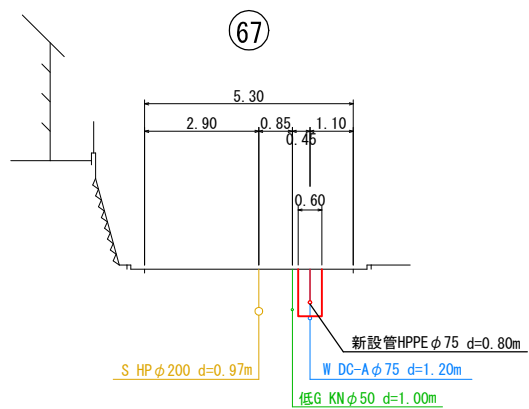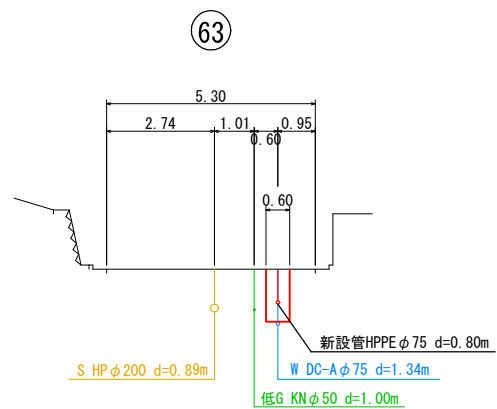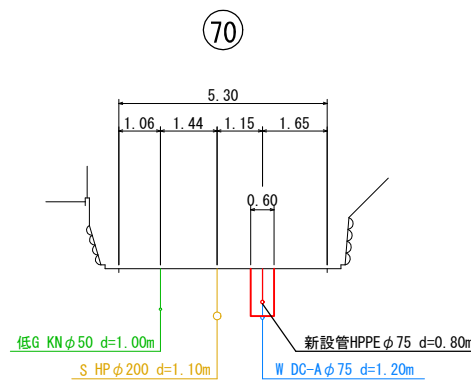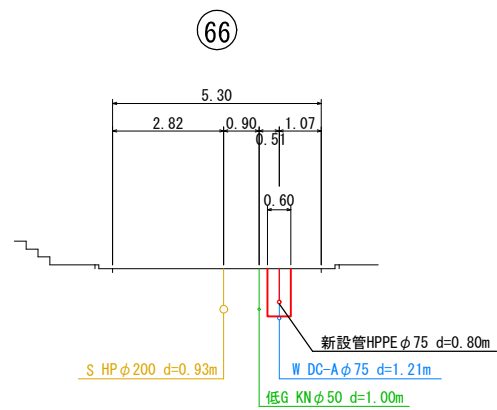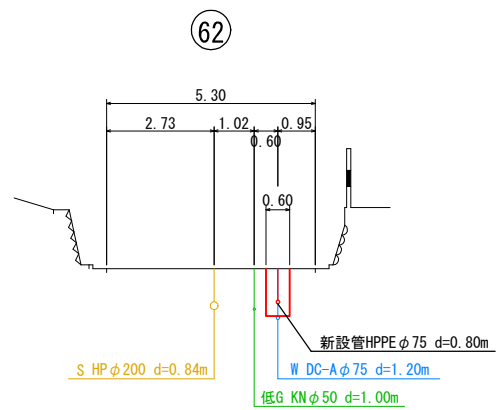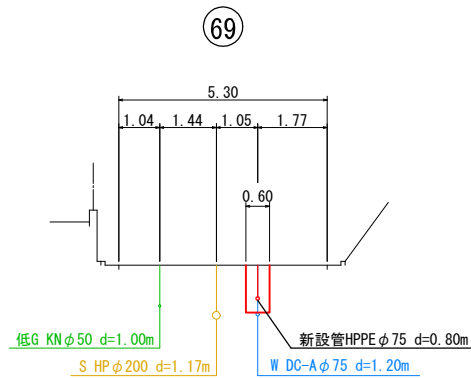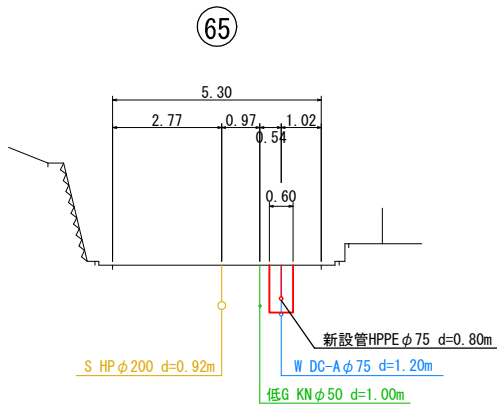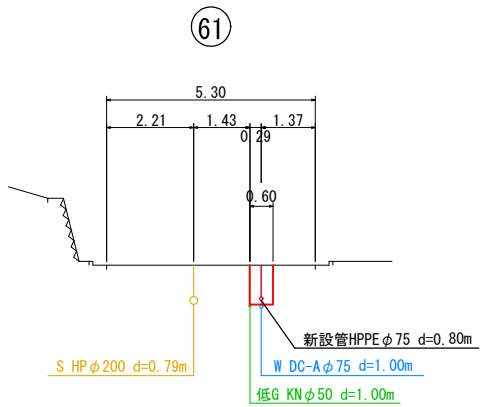

工 事 名	市道緑が丘13号線配水管 φ100mmほか更新工事	
図 面 名	横断図-5	
施工場所	名張市 緑が丘西ほか 地内	図面番号
縮 尺	S=1 : 200	16
名 張 市 上 下 水 道 部		