


配置図 1:500







付近見取図

工番	令和6年度()第24003号	図面名称	配置図及び付近見取図	検図	設計	作成年月日	図面No.
工事名称	名張市立図書館男女トイレ改修工事設計業務委託	縮尺	A3 S-1/500	名張市公共施設マネジメント室		R6.4	01

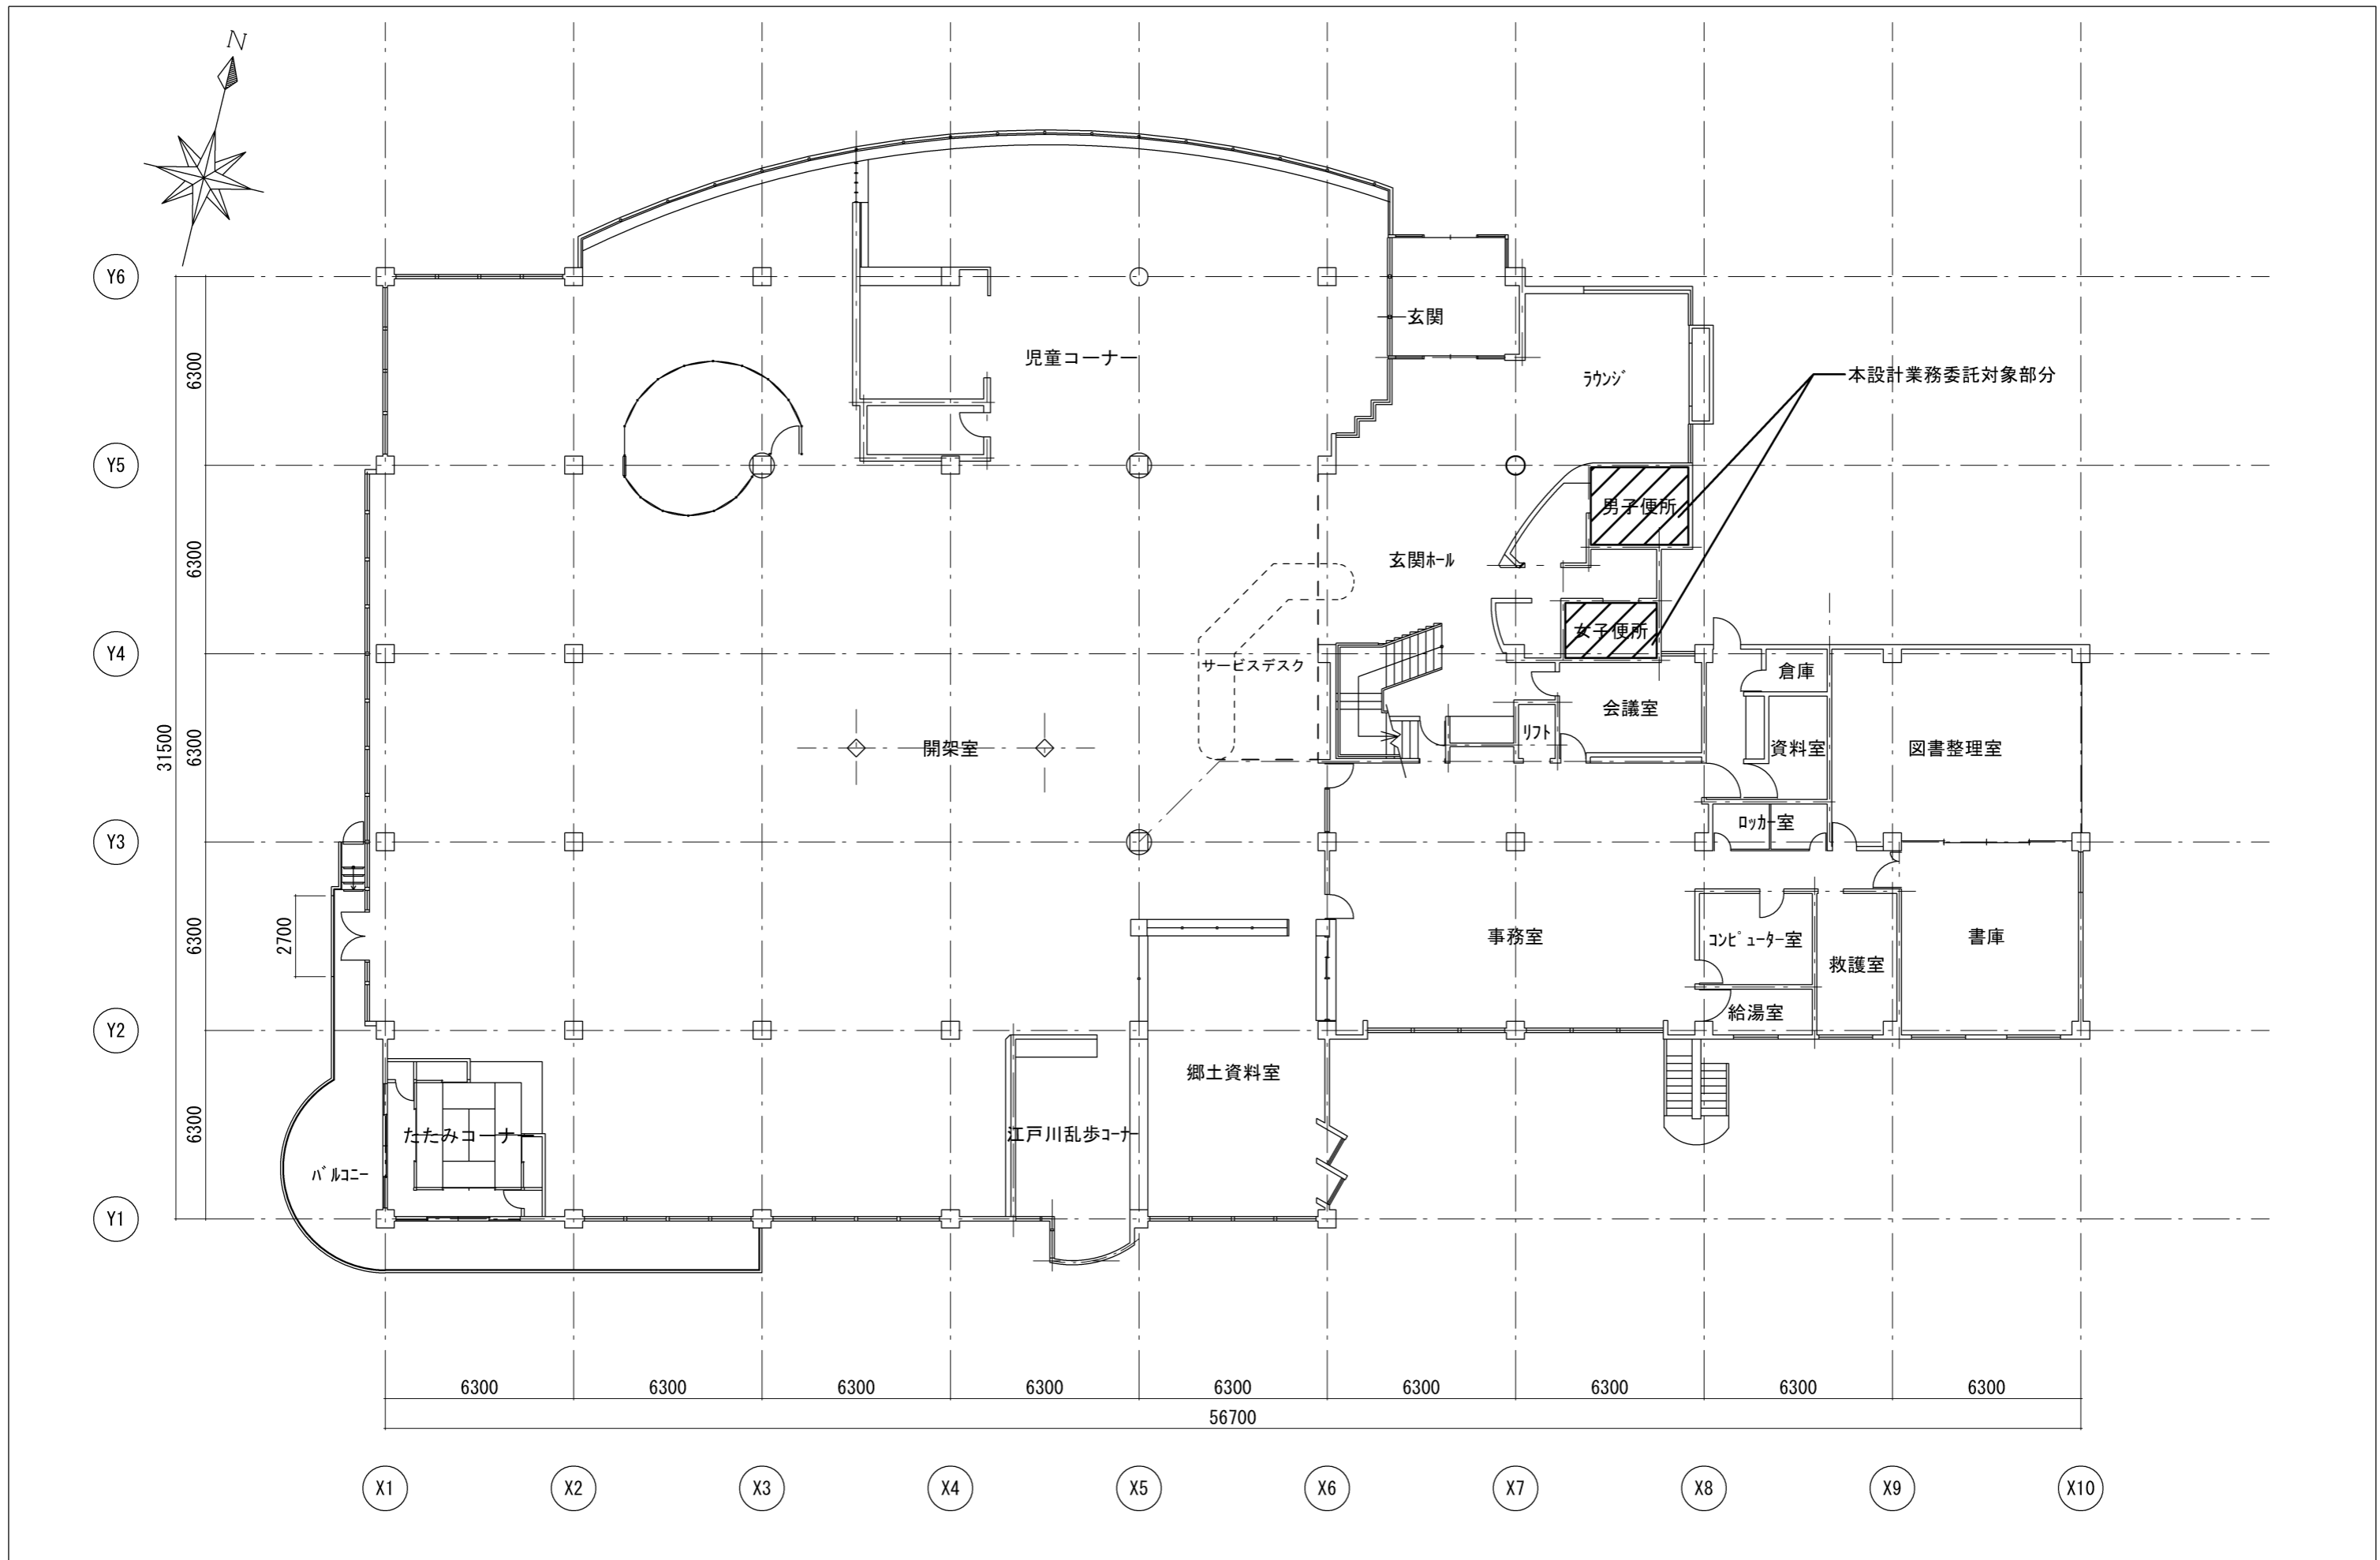

工番	令和6年度()第24003号	図面名	平面図	名張市公共施設マネジメント室	検図	設計	作成年月日	図面No.
工事名称	名張市立図書館男女トイレ改修工事設計業務委託	縮尺	A3 S=1/200				R6.4	02

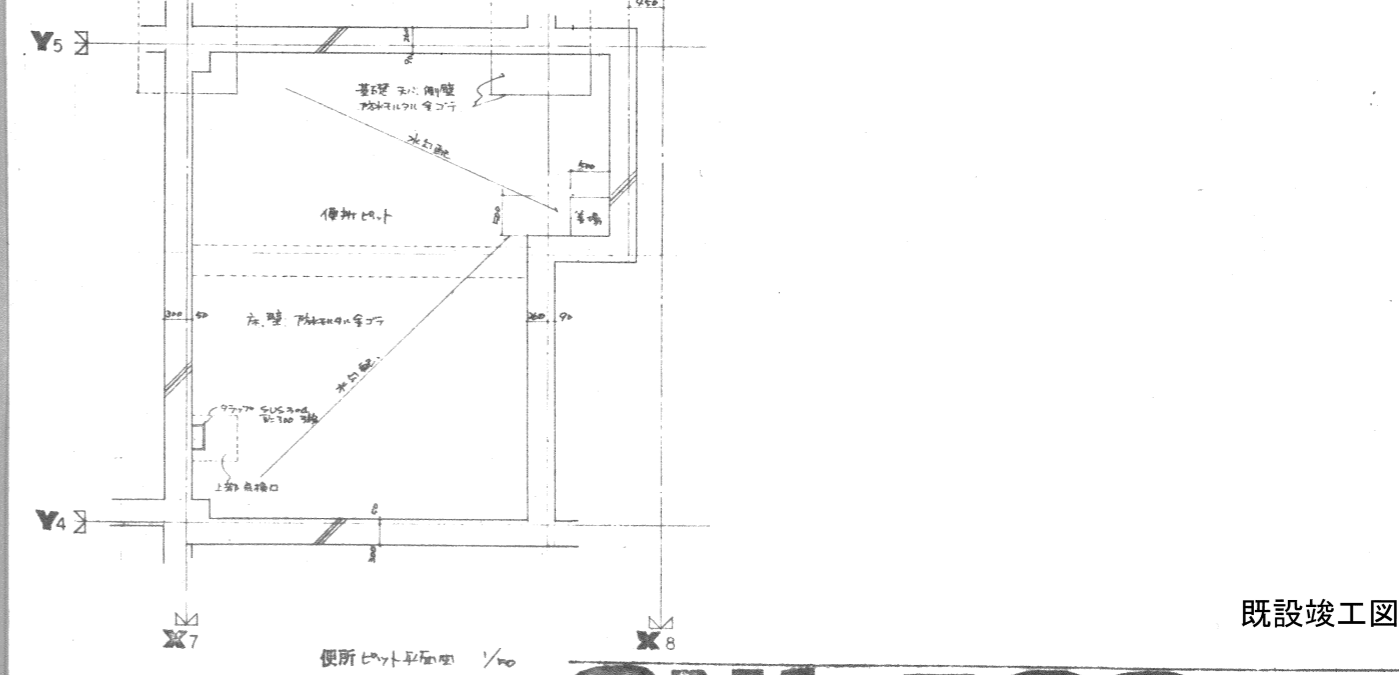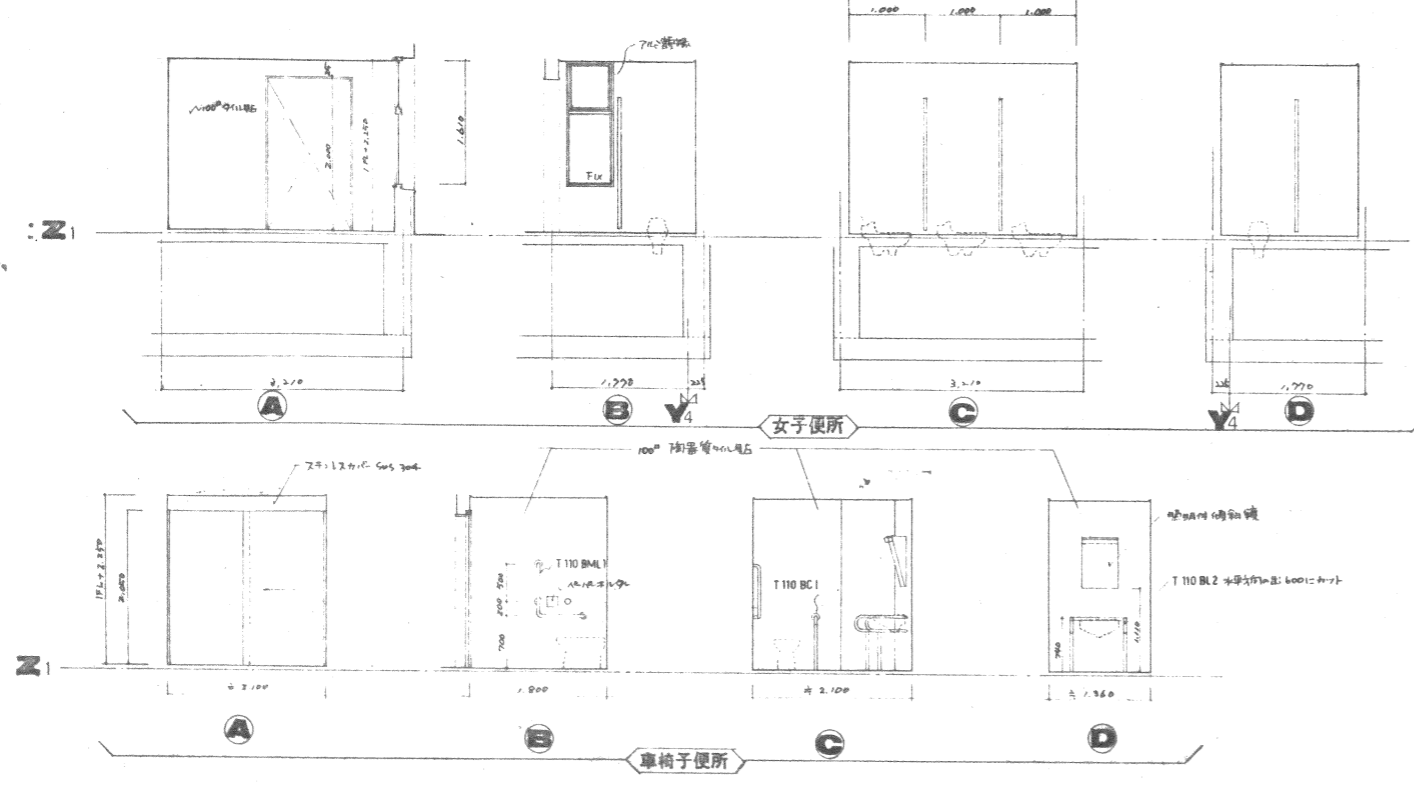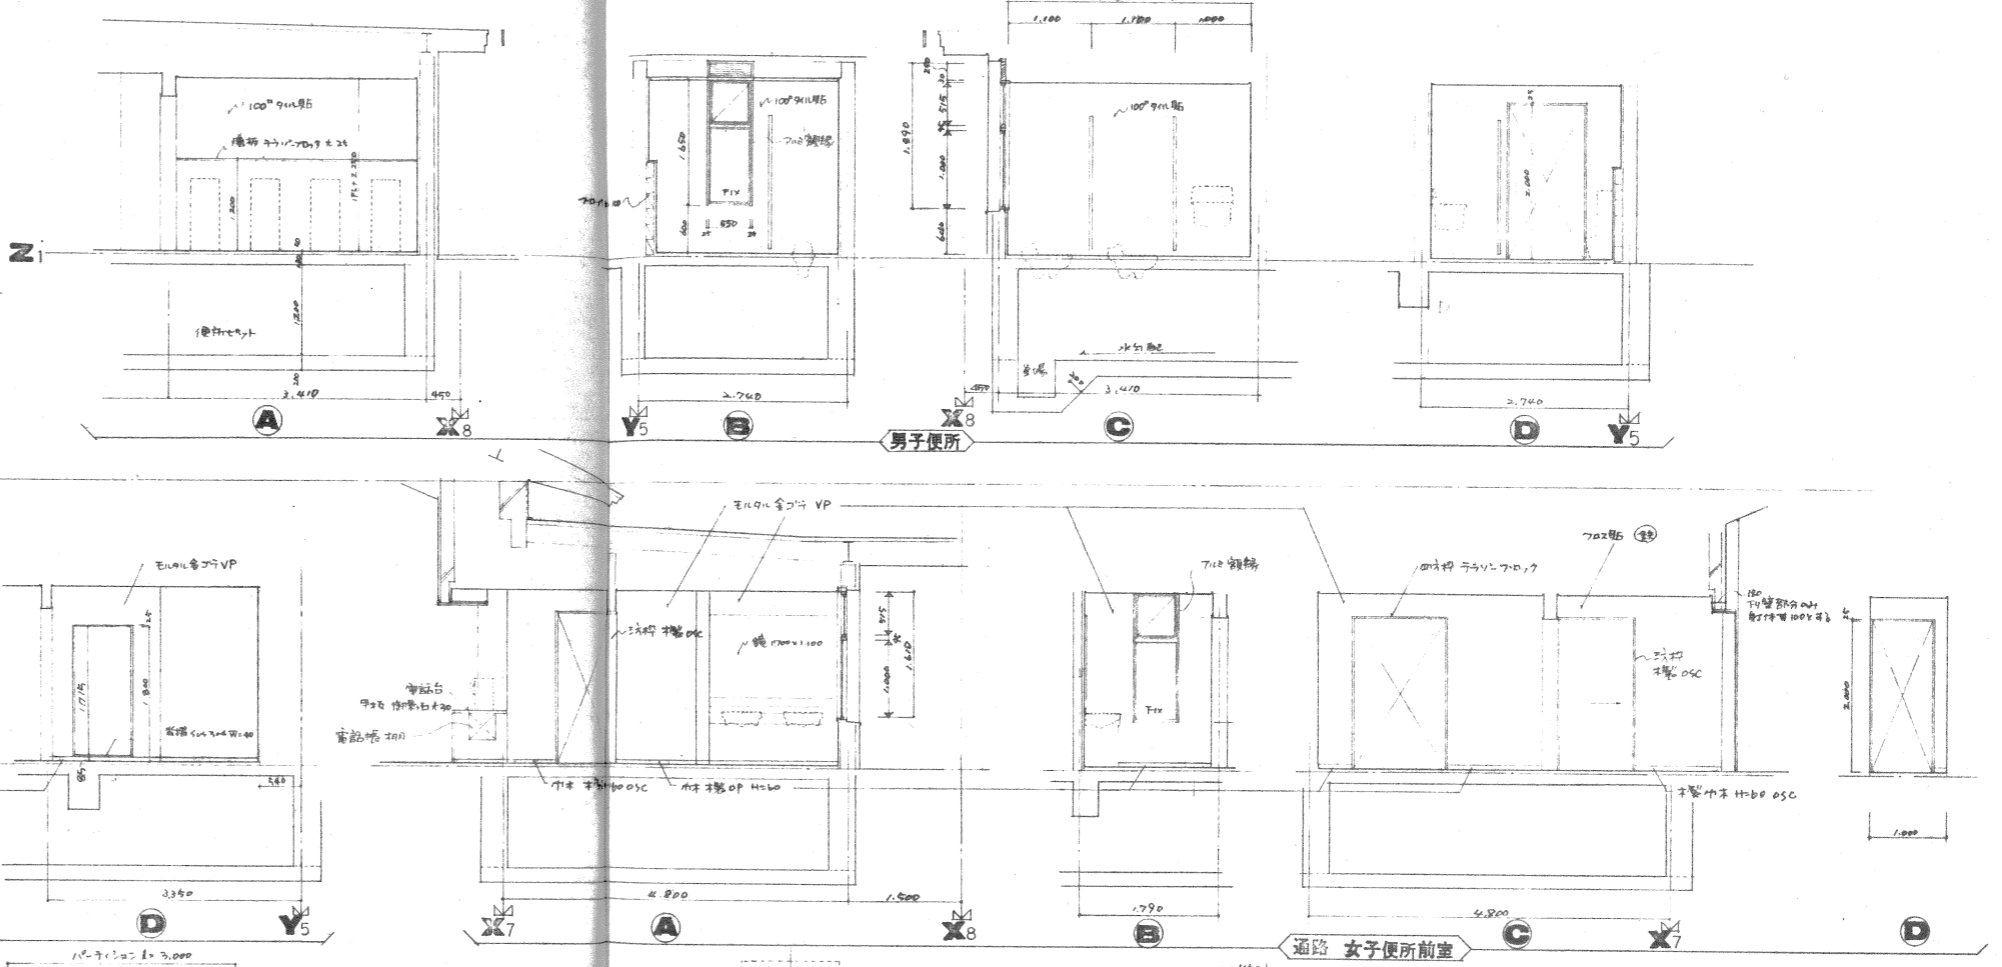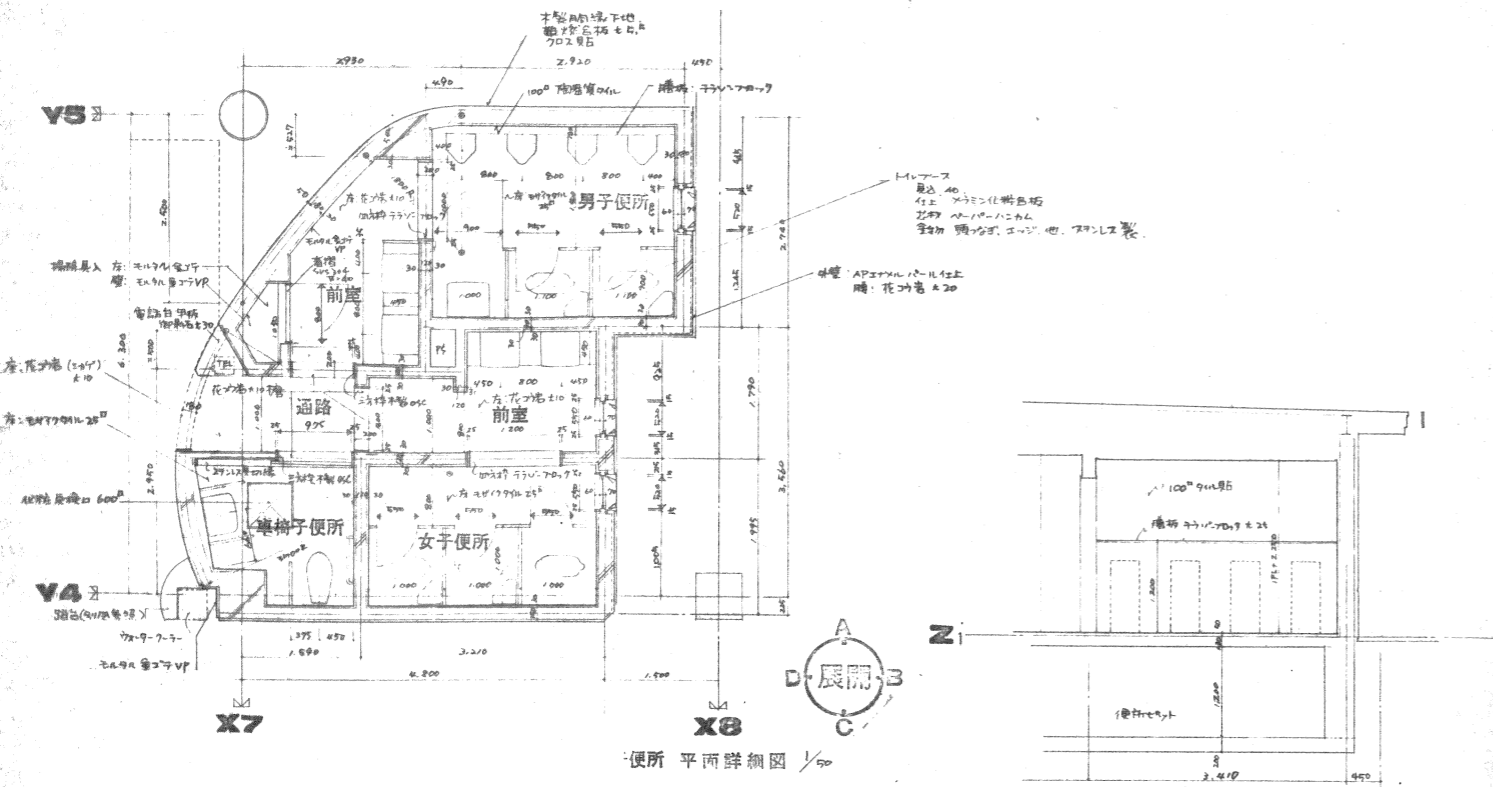


既設竣工図 (参考)


SNL-D32 便所平面詳細図 展開図 (9)

SCALE 1:50 DATE

名張市立図書館新築工事 和 (マ) 設計事務所 ARCHITECT DRAW CHECKED STRUCT EQUIP.MT. SAR

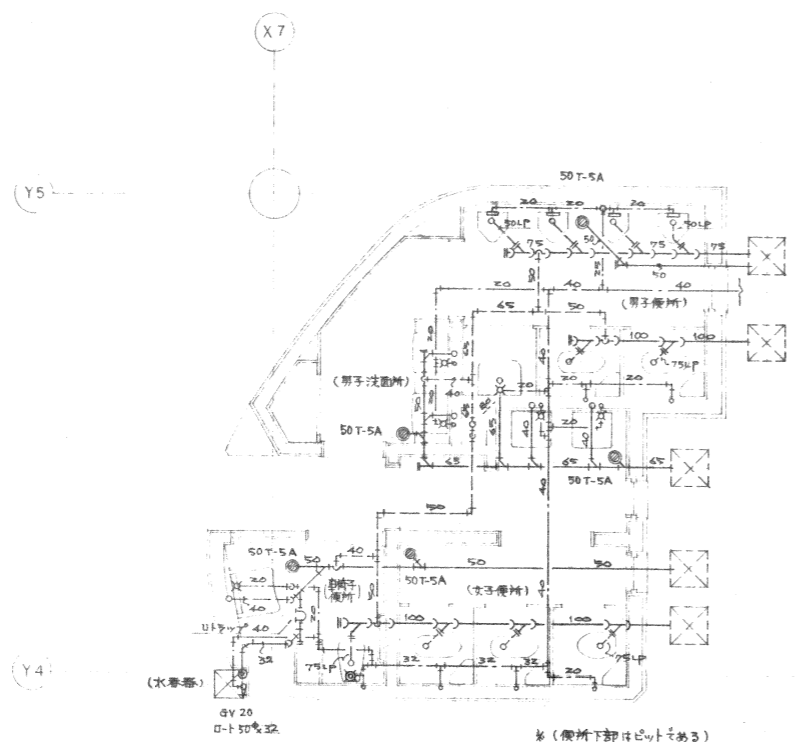

便所詳細図 1:50

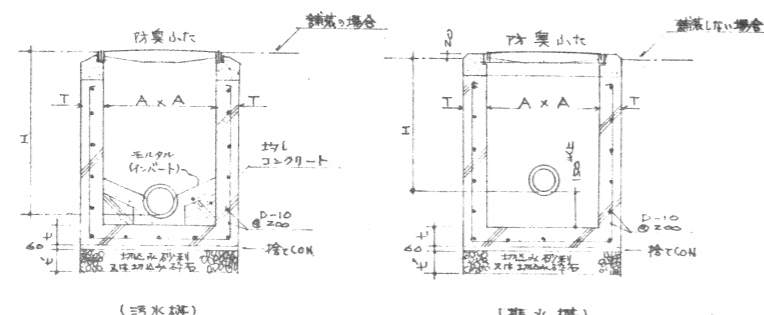

記号	SC-2	RC-3
A	450×450	600×600
T	100	120
t	120	120
t'	100	100
防臭小穴	MHA-45	MHA-60

記号	RC-2	RC-3
A	450×450	600×600
T	100	120
t	120	120
t'	100	100
防臭小穴	MHA-45	MHA-60

○化粧蓋付の場合 インターロックアマンホール(エムシー防臭)とする。

給水機 排水機 参考図

衛生器具表

器具名	仕様	1F					2F		計
		男子洗面便所	女子洗面便所	男子便所	洗面化粧室	化粧室	給湯室	屋外	
和風大便器	C750V S570B TS116M	2	2						4
洋風大便器	C21 S570B TS116M		1						1
自衛着便器	C111 TS140VB TU141B TS116M			1					1
ストール型小便器	U307C TEA85	4							4
湯除用流し	SK22A T375E1	1							1
洗面器	L331RT4 TL605A TL340CR TS126A5	2	2						4
自衛着用洗面器	L103D		1						1
水谷器(水戸-クマ)	スリッパ-成 タンク付 260×140×100V×60HZ			1					1
多目的流し	SK505				1				1
手洗器	L812 TL812-1P				1				1
洗面化粧台	LDA750CJ LCA750L				1				1
自在水栓	T136S-13					1		1	2
散水栓	T27C-13 SUS,BOX共						1	5	6
化粧鏡	TS119AS-S				1	1			2
自衛着化粧鏡	LM481			1					1
ガスコンロ用コック	9% 10ts-ズコック					1		1	2
湯沸器用コック	15A 可とう管コック					1		1	2
壁埋止コック	9% 壁ヒコ-ズカットボックスコック					2	1		3
ガス用湯沸器	5号 元止め式(1+熱板付)ファン駆動リッド兼付					1		1	2
湯沸器用給水管	クロムメッキ止水栓+SUSフレキシブルチューブ					1		1	2
地階床下ピット排水ポンプ	水中排水ポンプ(フロート付自動運転型) 50 ^φ ×100 ^φ ×8m×0.4kw×3 ^φ ×200V×60HZ ケーブル5m付							1	1

(記) 各衛生器具はセット品とし附属品一式も含む。衛生器具の色はバステルカラー又はバスターカラー相当とする。

既設竣工図(参考)

SNL-MDG 給排水衛生設備 詳細図 器具表
 名張市立図書館新築工事 和(やまと)設計事務所
 ARCHITECT SNL-MDG CHECKED STRUCT EQUIPMENT
 1:50 DATE