
 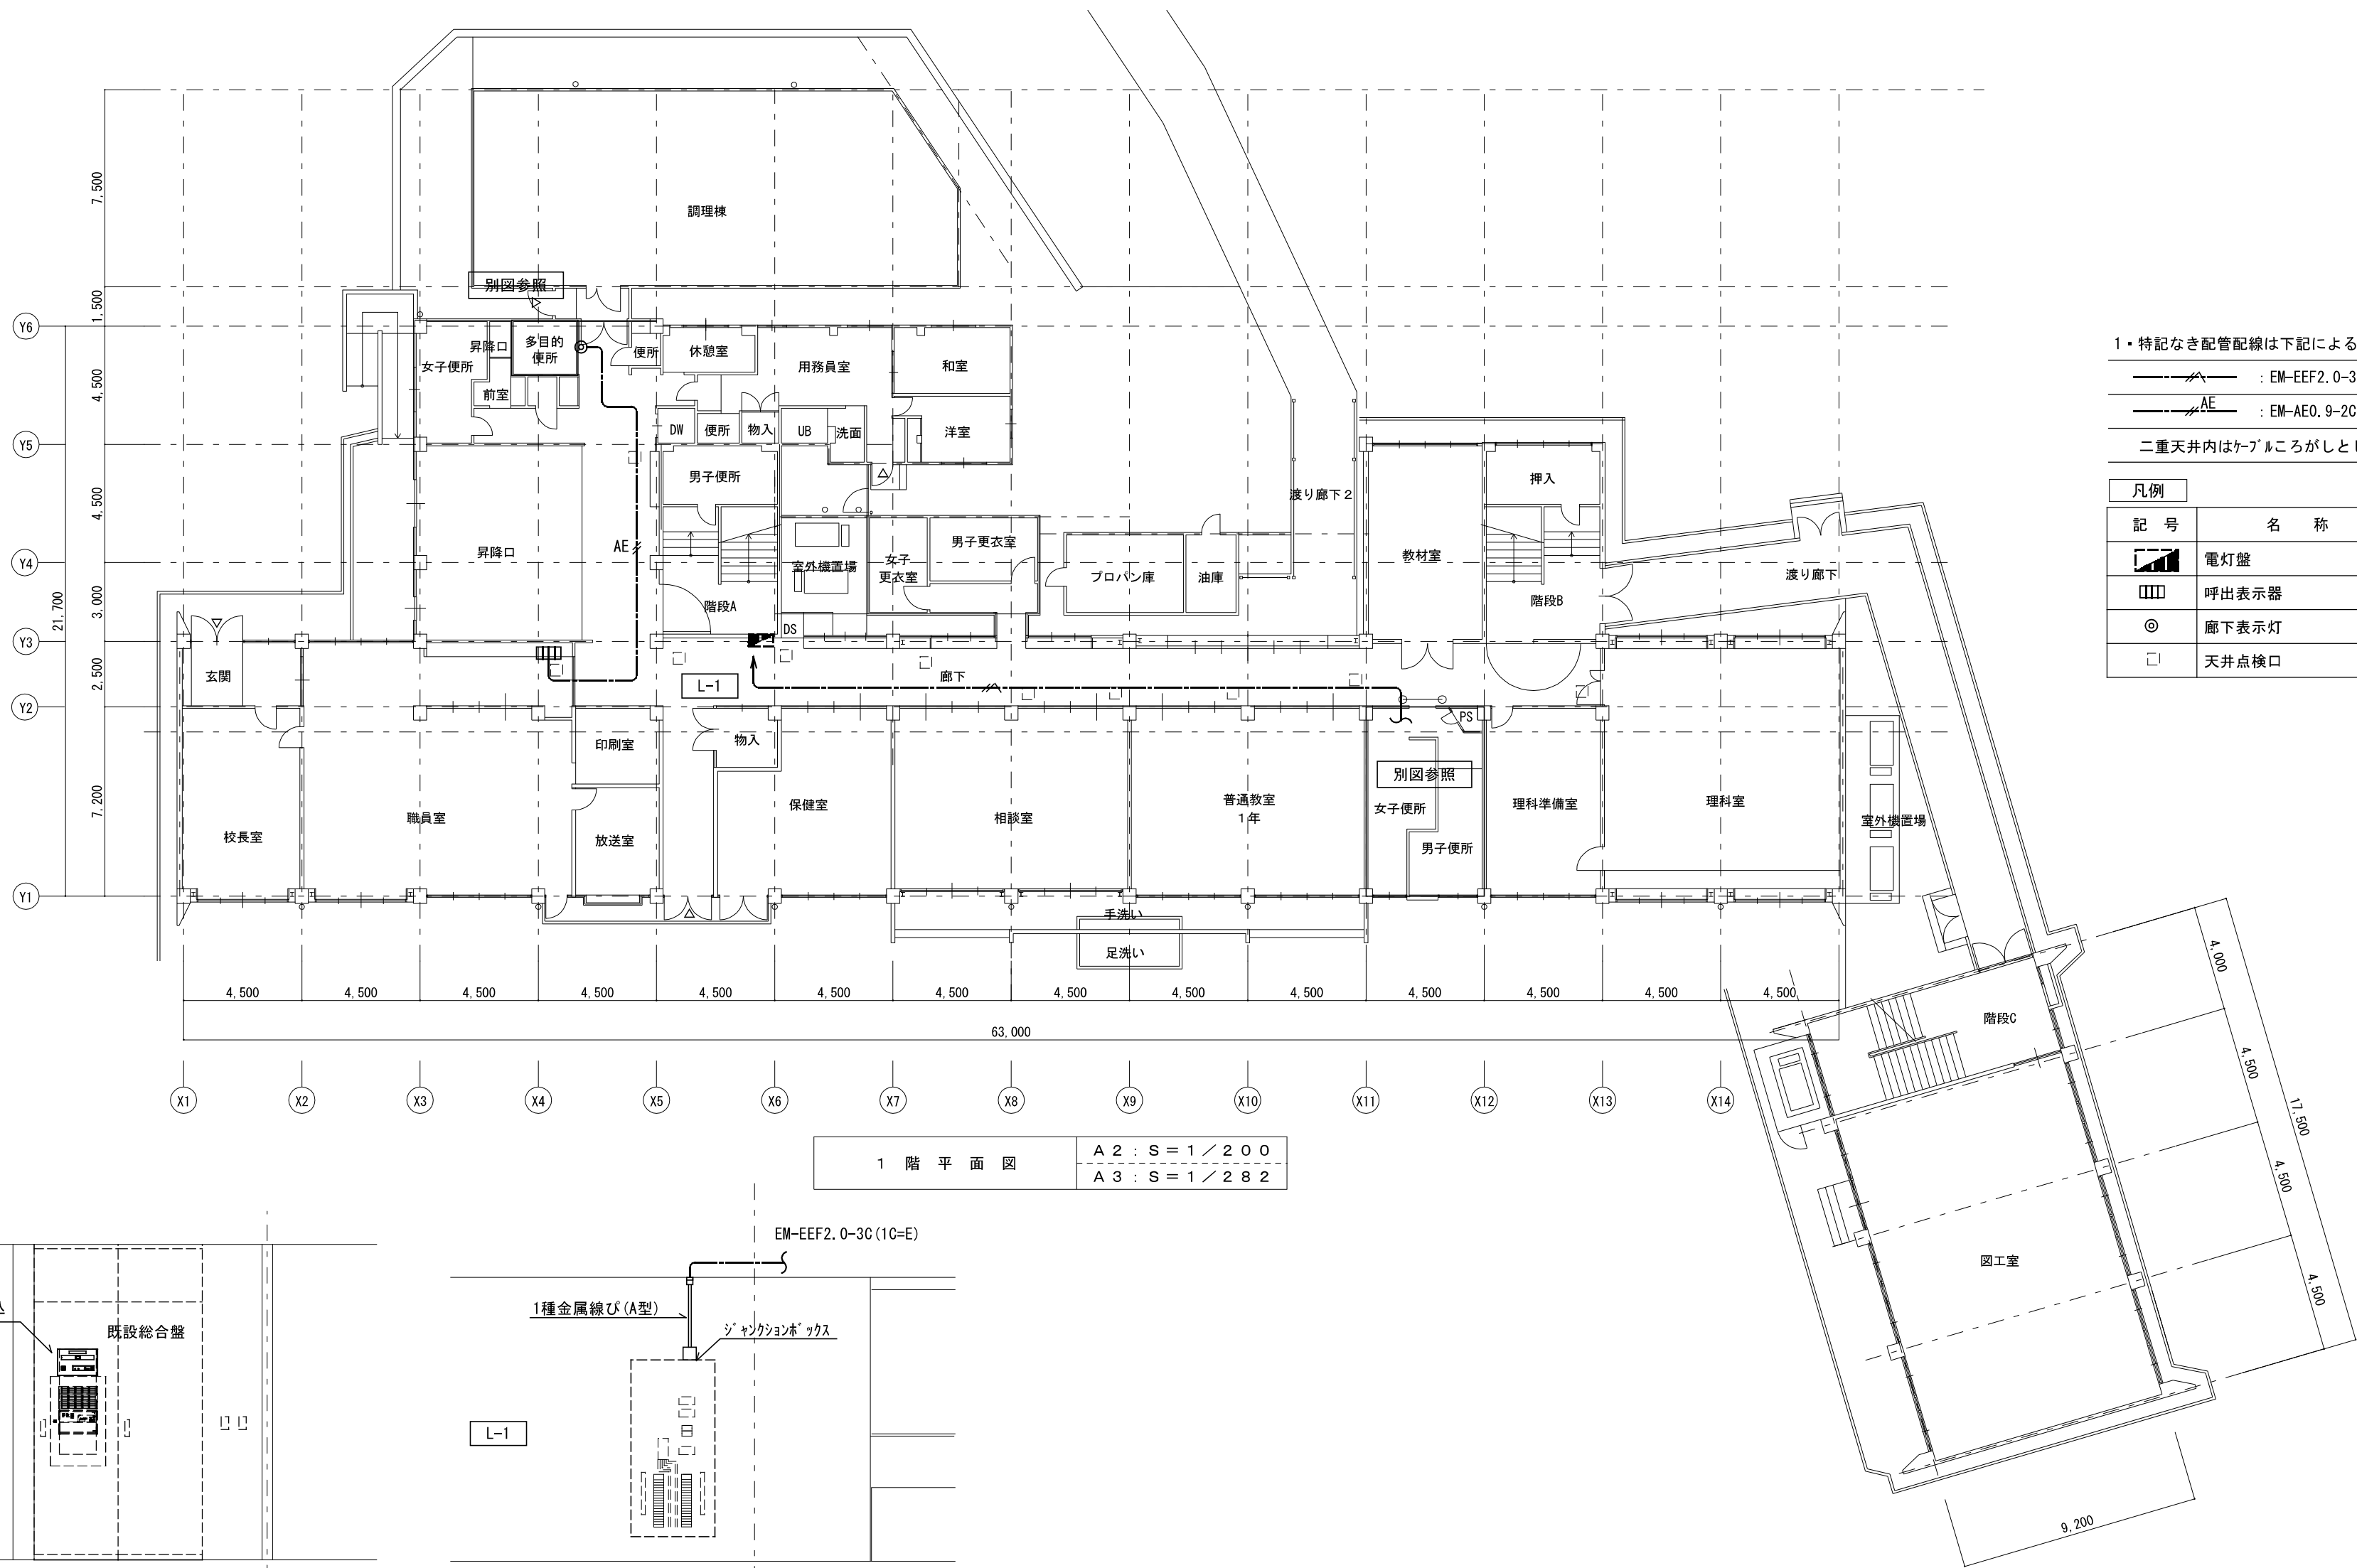
 

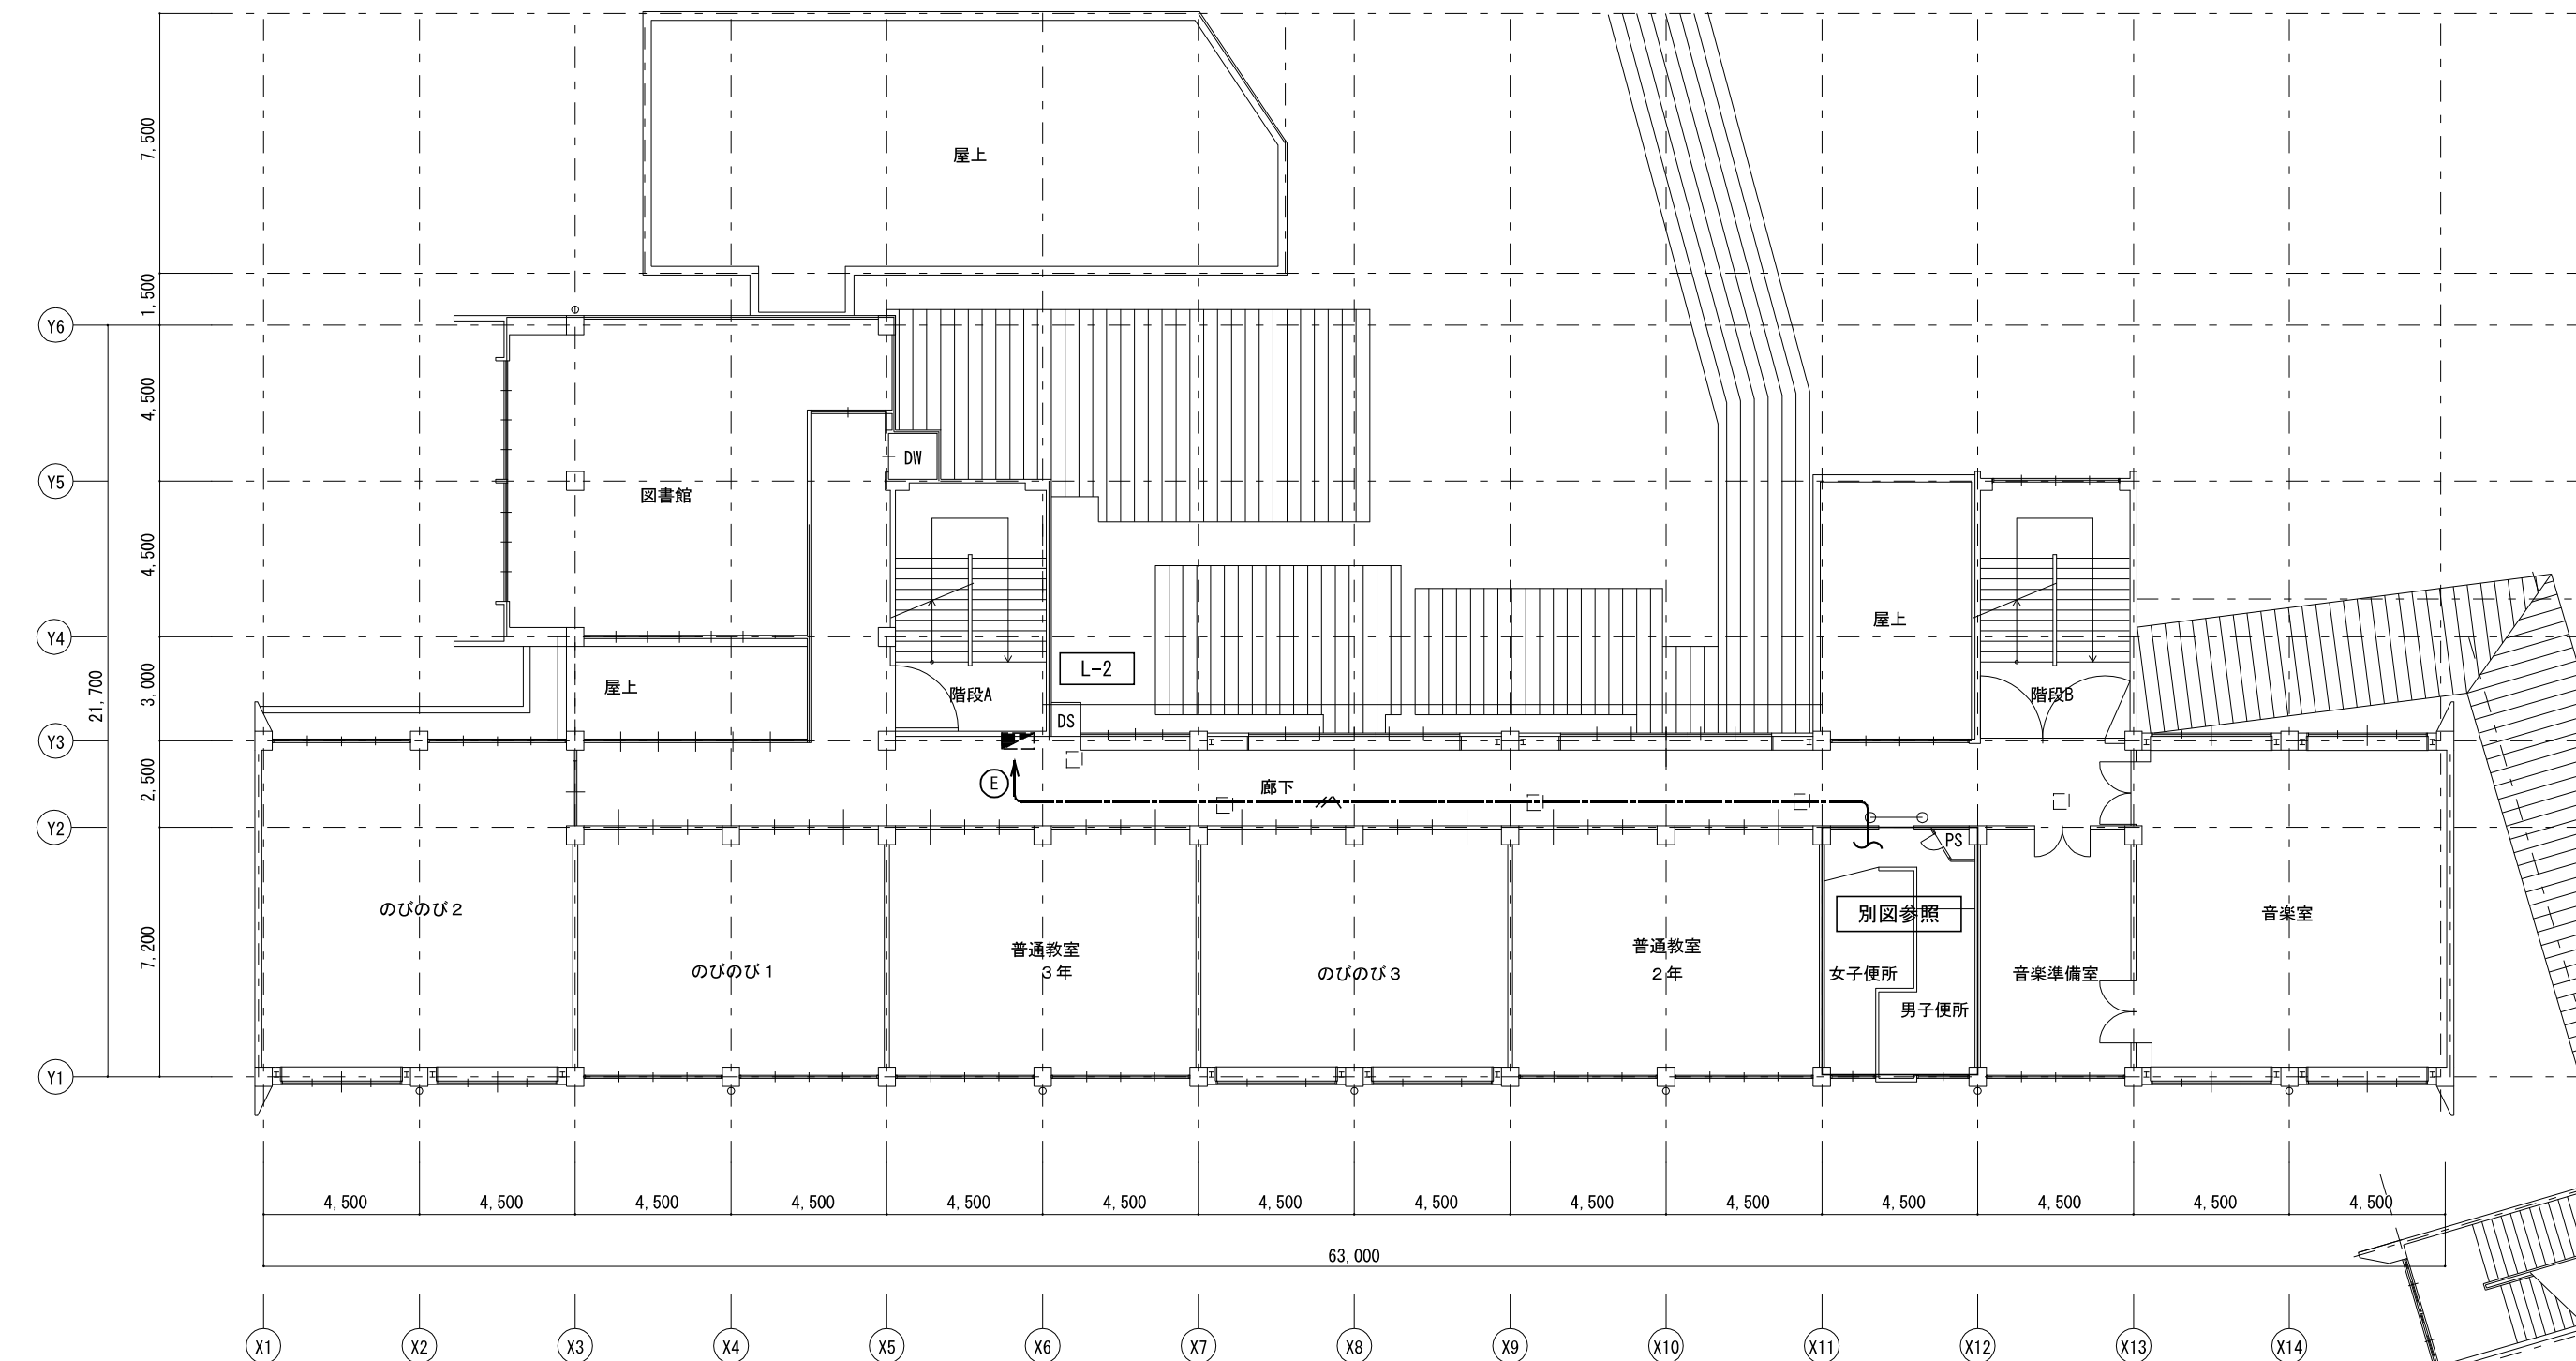



$$\begin{array}{r} A2 : S = 1 / 200 \\ \hline A3 : S = 1 / 282 \end{array}$$


特 記	工事名 蔵持小学校児童用トイレ等整備工事			 1級建築士事務所 登録（三重1－1987号） 〒518－0775 三重県名張市希央台5番町109番地 TEL 0595-48-6066 FAX 0595-48-6067 E-mail h.a.t@tuba.ocn.ne.jp	承認		管理建築士	印	
	図名 1階平面図（コンテ・誘導支援設備）				縮尺 A2：1／200 A3：1／282	図面番号 E－02	 1級 256630号	菅室	
							図面提出日 2024/03/22		菅室 教司

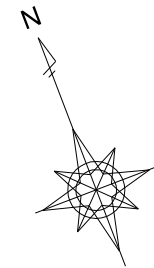


1・特記なき配管配線は下記による。

EM-EEF2.0-3C(1C=E)

二重天井内はケーブルころがしとする。



凡例		
記号	名称	備考
	電灯盤	既設
	天井点検口	既設

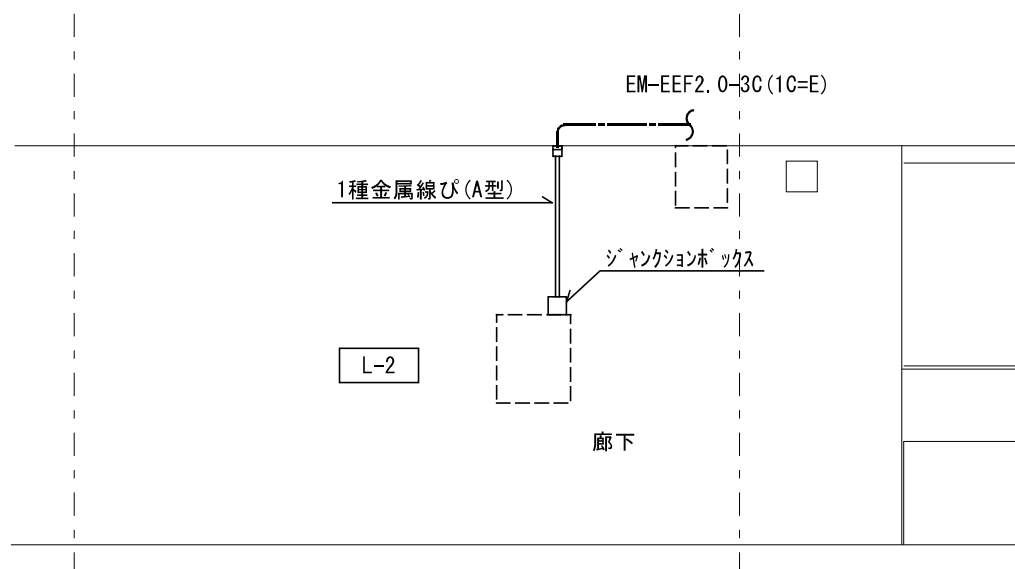

廊下 展開図 S:1/50

2 階 平 面 図	A 2 : S = 1 / 2 0 0
	A 3 : S = 1 / 2 8 2

特 記	工事名			 1級建築士事務所 登録(三重1-1987号) 〒518-0775 三重県名張市希央台5番町109番地 TEL 0595-48-6066 FAX 0595-48-6067 E-mail h.a.t@tuba.ocn.ne.jp	承認		管理建築士	印		
	蔵持小学校児童用トイレ等整備工事					田中 西尾 安井	1級 256630号	萱室		
	図名				縮尺	図面番号	図面提出日	2024/03/22	萱室 敦司	萱室
	2階平面図(コンセント設備)				A2:1/200, 1/50 A3:1/282, 1/71	E-03				

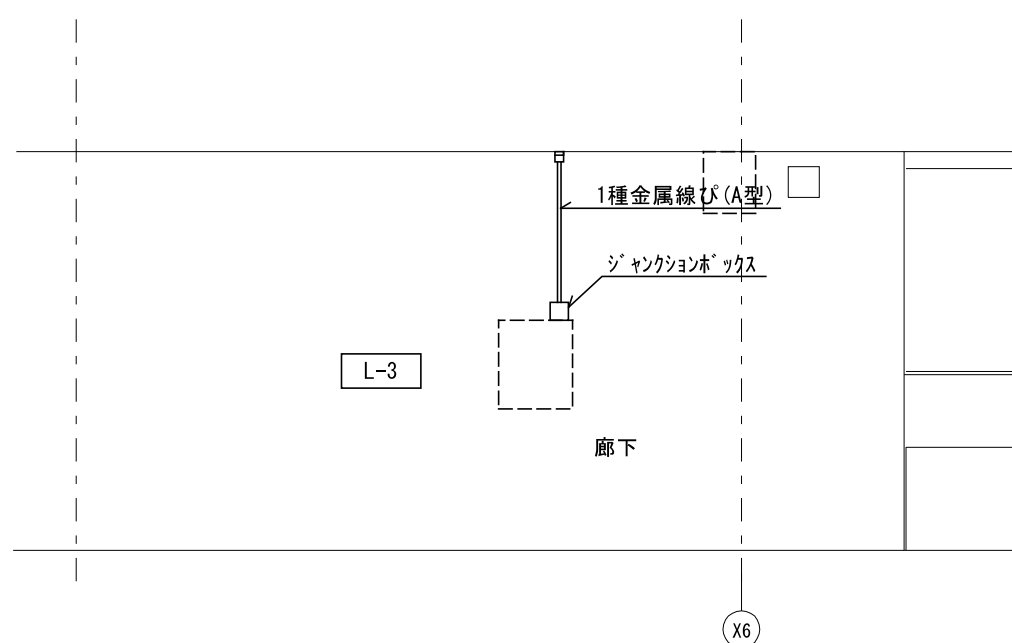
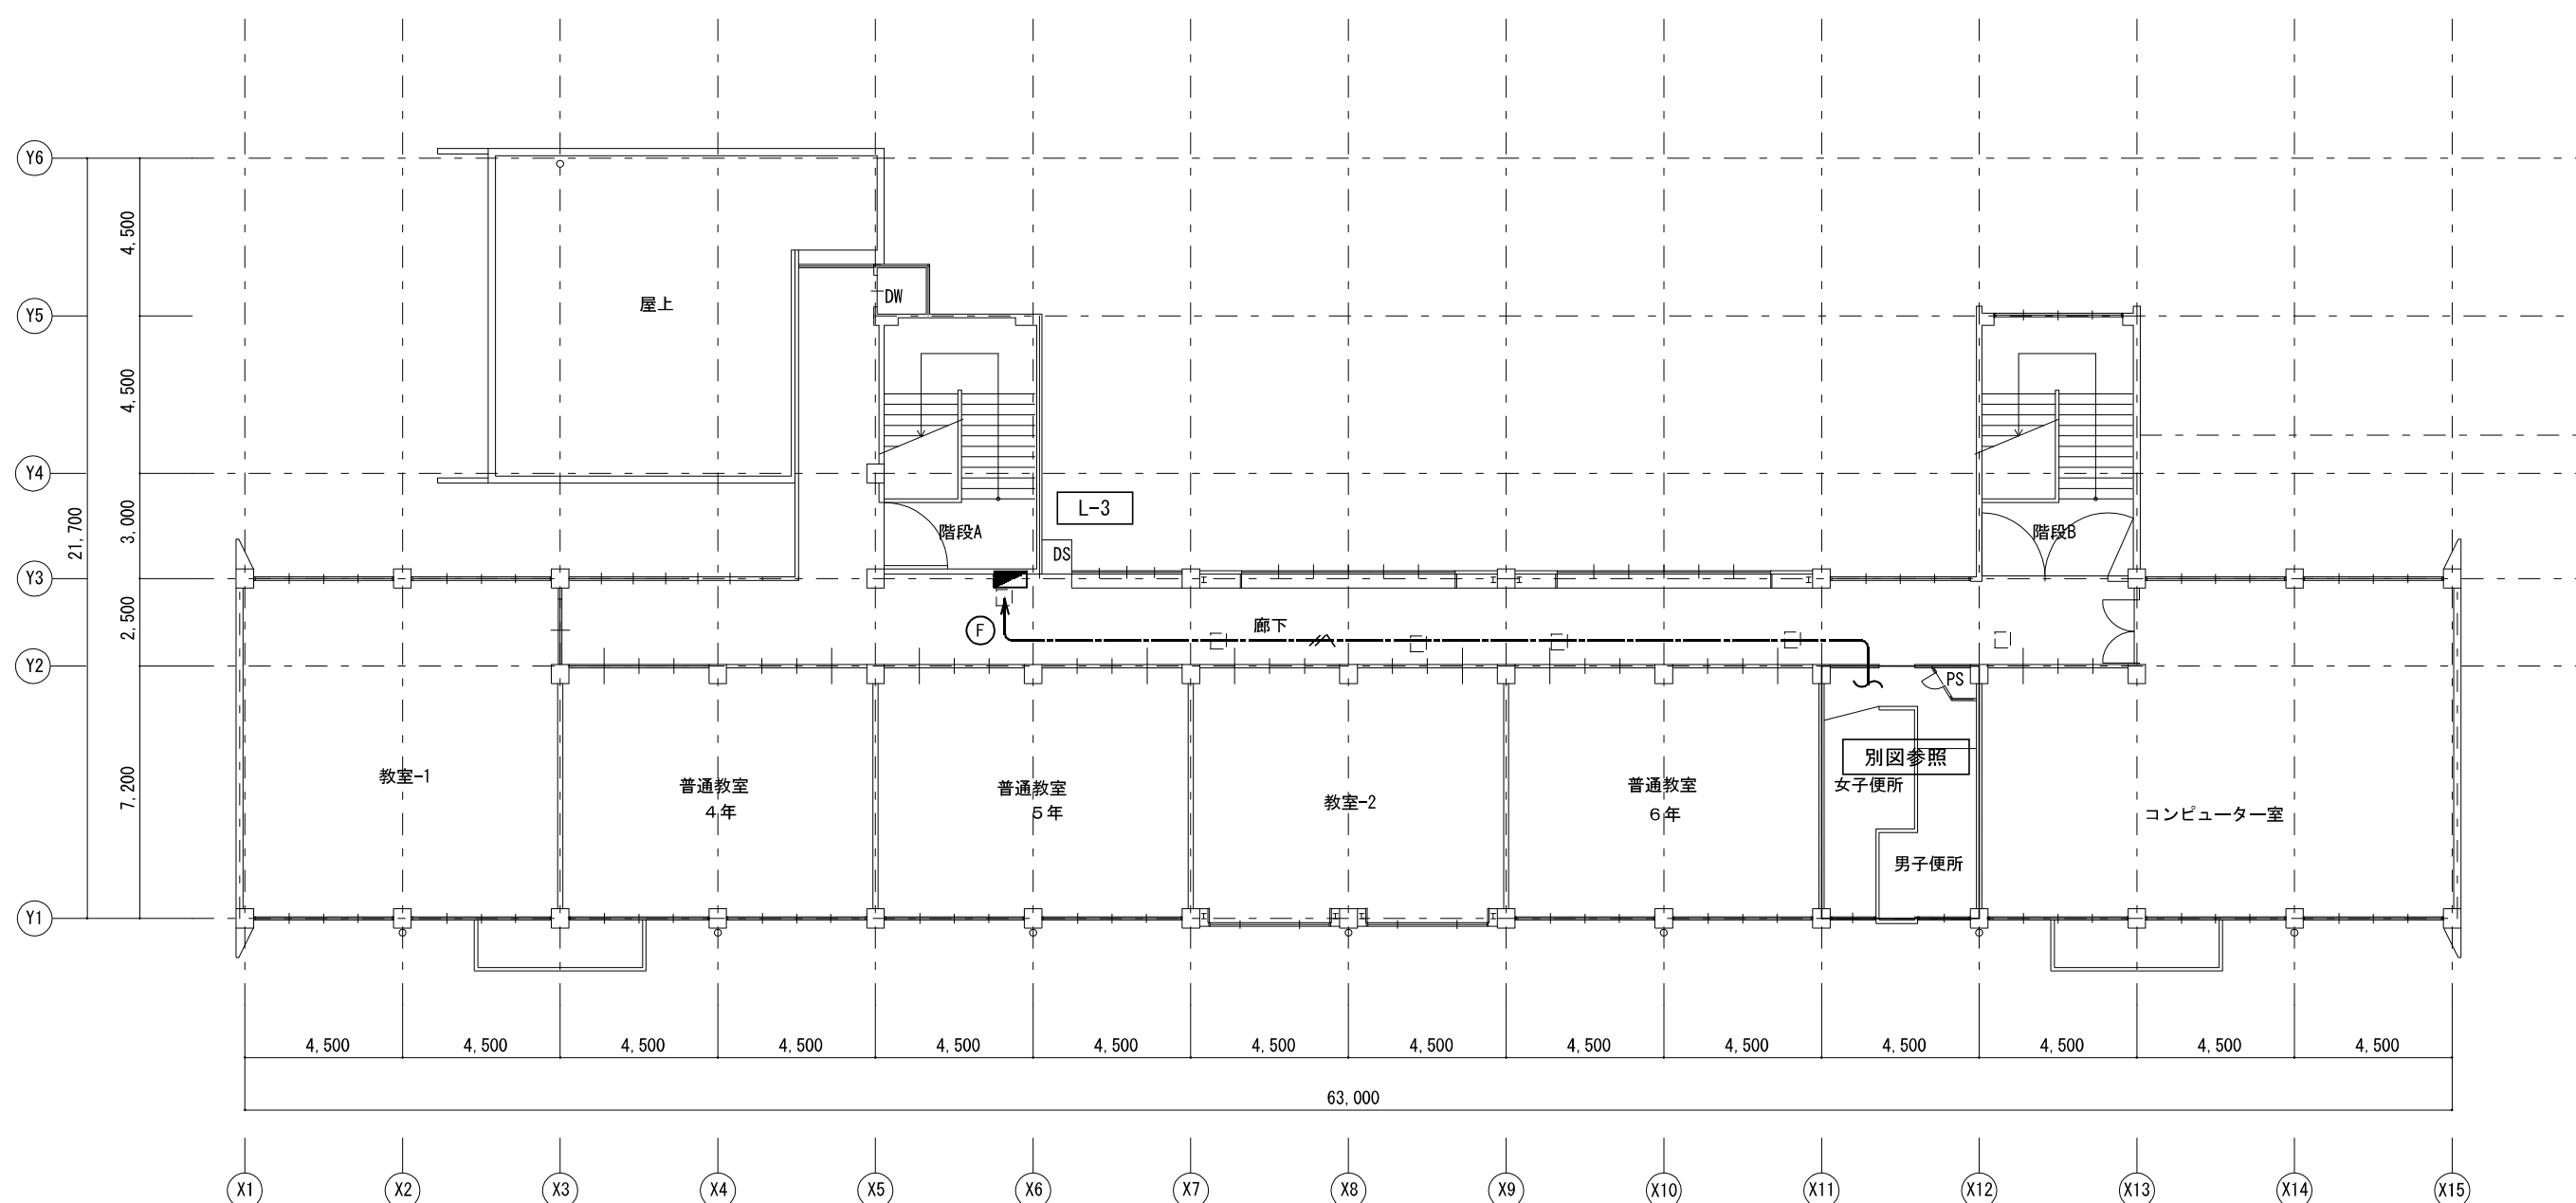


3 階 平 面 図	A 2 : S = 1 / 2 0 0
	A 3 : S = 1 / 2 8 2


特 記	工事名 蔵持小学校児童用トイレ等整備工事			 1級建築士事務所 登録（三重1-1987号） 〒518-0775 三重県名張市希央台5番町109番地 TEL 0595-48-6066 FAX 0595-48-6067 E-mail h.a.t@tuba.ocn.ne.jp	承 認		管理建築士	印	
	図名 3 階平面図（コンテナ設備）				縮尺 A2：1／200 A3：1／282	図面番号 E－O 4	田中 西尾 安井	1級 256630号	宣室
							図面提出日 2024/03/22	宣室 敦司	

3 階便所 現 況	A 2 : S = 1 / 1 0 0
	A 3 : S = 1 / 1 4 1

3 階便所	A 2 : S = 1 / 1 0 0
改 修 後	A 3 : S = 1 / 1 4 1

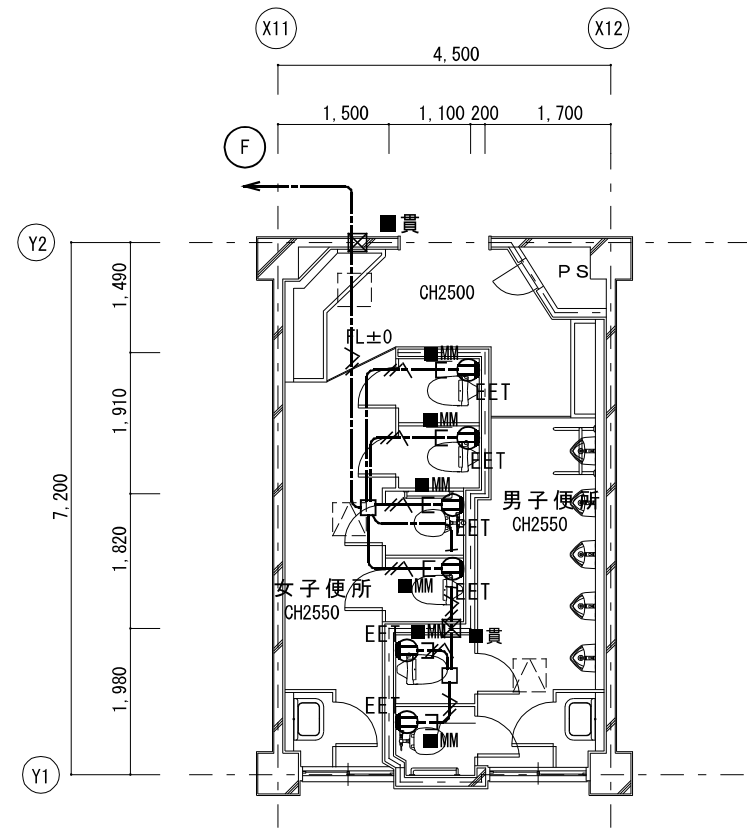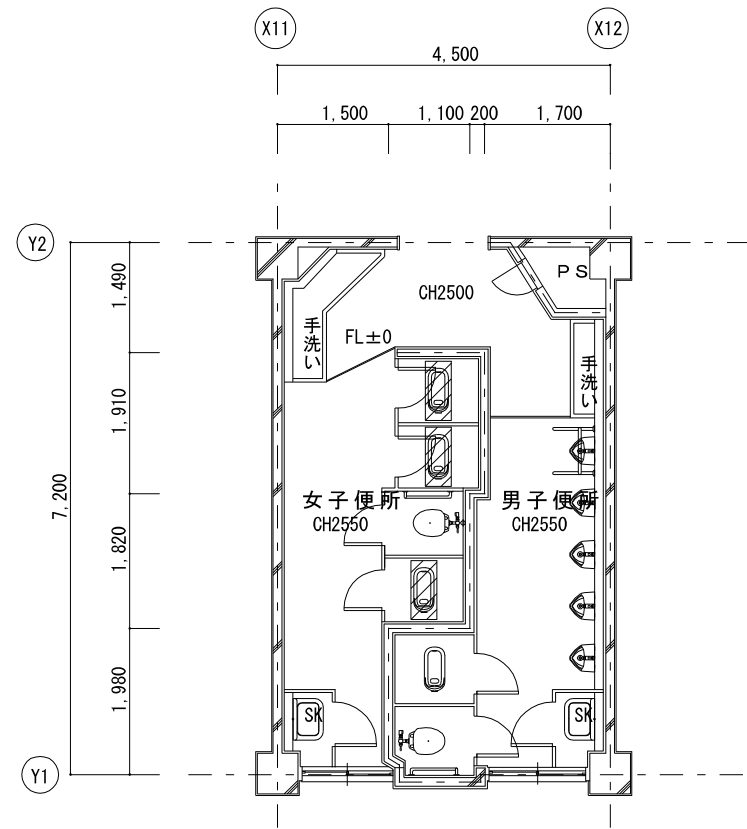

L-3

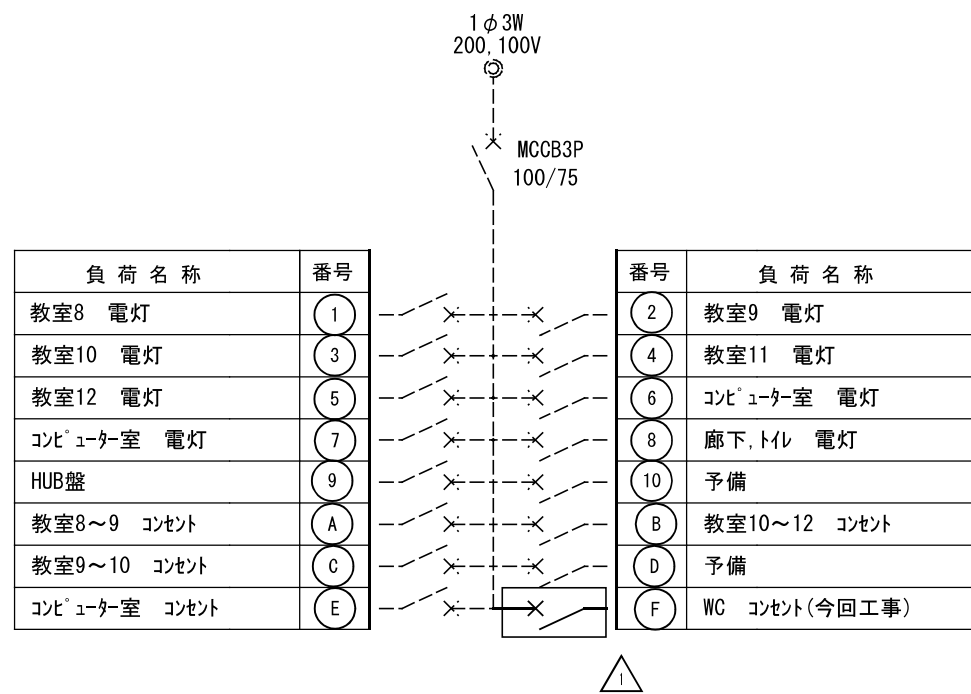

 MCCB1P50/20AT x 1 取替
ELCB2P50/20AT (1Pモジュール) x 1


1・特記なき配管配線は下記による。

	: EM-EEF2.0-3C(10=E)
	: EM-EEF2.0-3C(10=E) (PF22)
	: EM-EEF2.0-3C(10=E) (1種金属線び(A型))
	立下げ部 1種金属線び(A型)

二重天井内はケーブルころがしとする。

凡例		
記 号	名 称	備 考
	電灯盤	既設
	コンセント 2P15Ax1接地極, 接地端子付	
	コンセント 2P15Ax2接地極, 接地端子付	
 ■貴	コンセント壁貫通箇所	
	天井点検口	増設(建築工事)
		

特 記	工事名			 1級建築士事務所 登録（三重1－1987号） 〒518－0775 三重県名張市希央台5番町109番地 TEL 0595-48-6066 FAX 0595-48-6067 E-mail h.a.t@tuba.ocn.ne.jp	承認			管理建築士	印
	蔵持小学校児童用トイレ等整備工事				田中 西尾 安井			1級 256630号	菅室
	図名				図面提出日			宣室 敦司	
	3 階便所平面図（コメント設備） 現況・改修後				2024/03/22				
	縮尺			図面番号					
	A2：1／100 A3：1／141			E－06					
	現況・改修後								

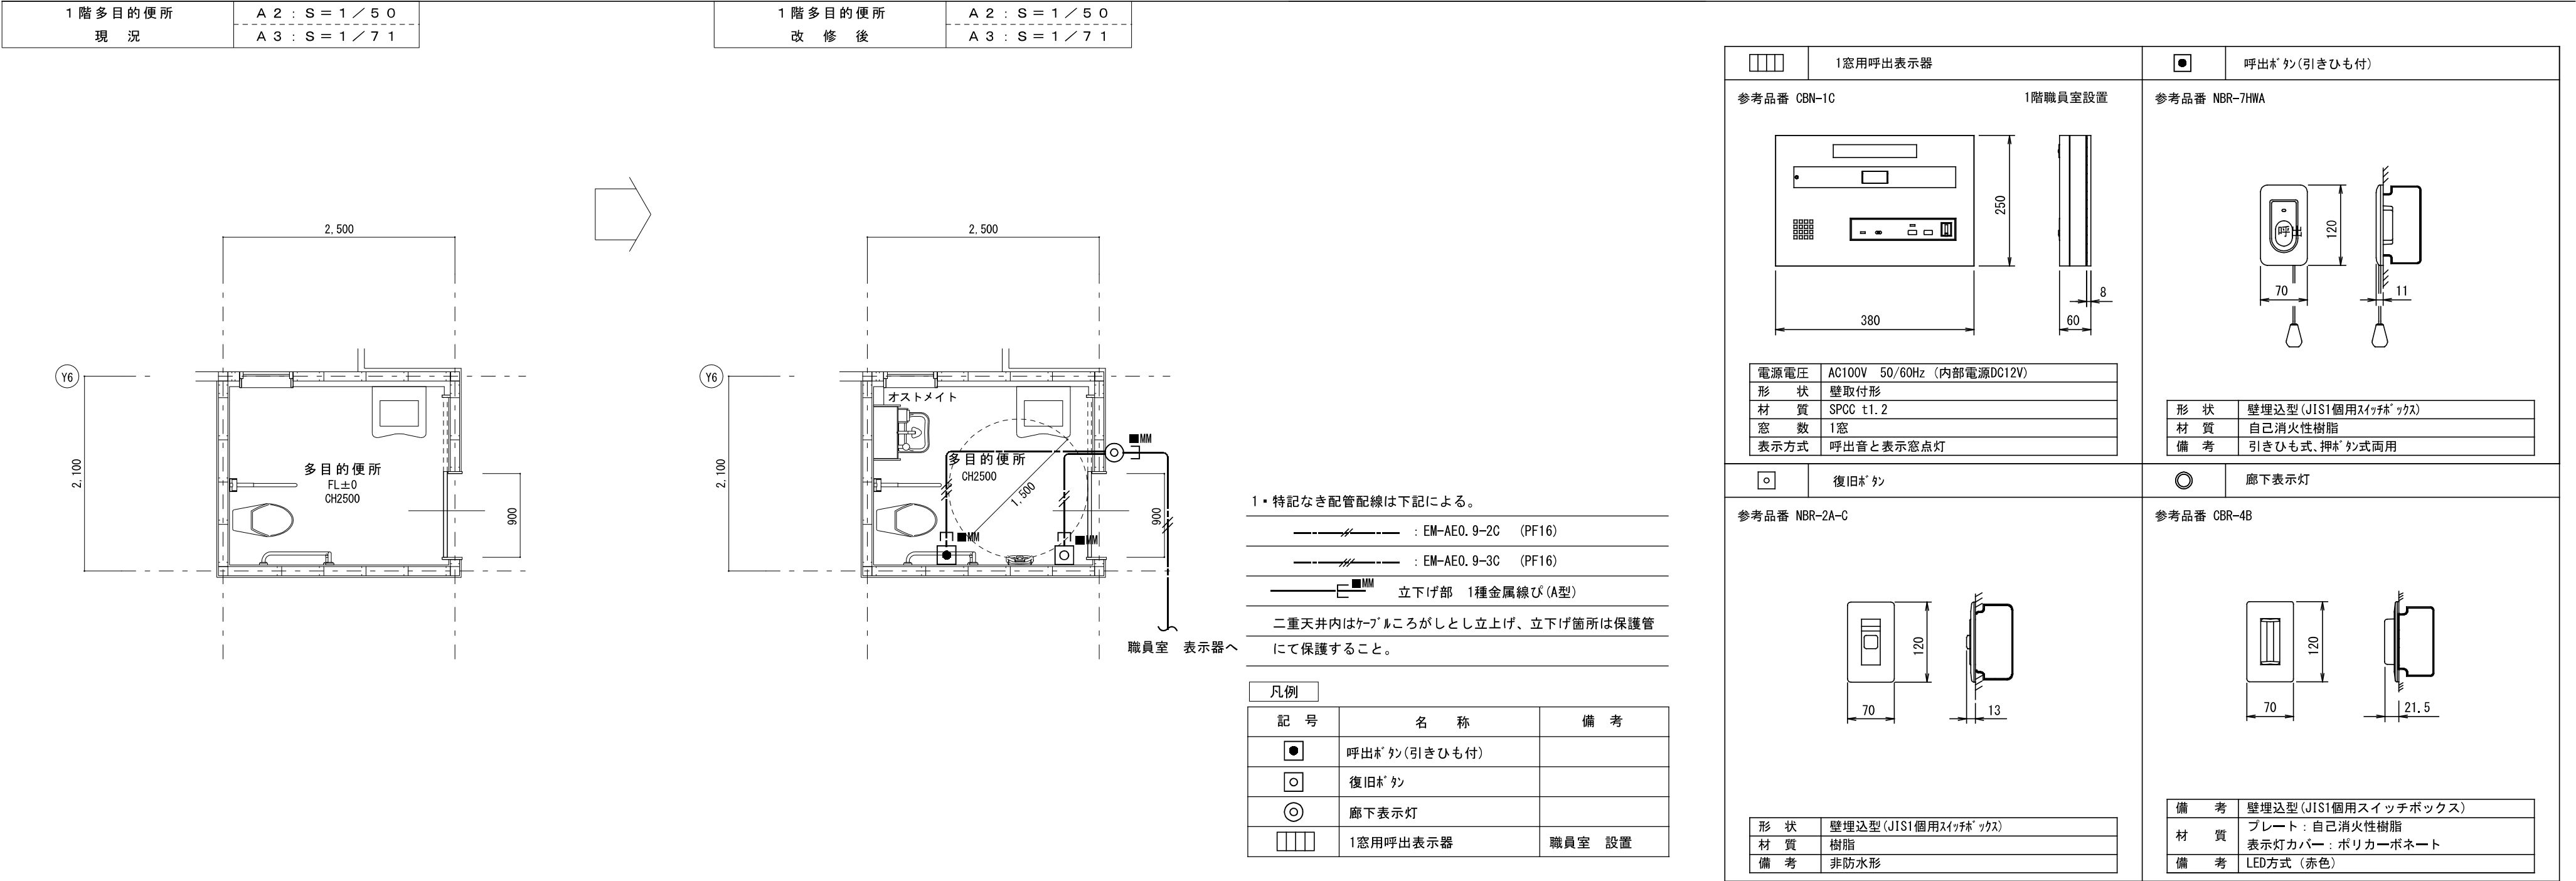

機械設備工事特記仕様書

(印を付けたものを適用する。)

建 築 概 要

工事名称

蔵持小学校児童用トイレ等整備工事

工事場所

三重県名張市内

建物名称

小学校

構 造

R C 造

階 数

3

敷地面積（㎡）

備 考

一 般 事 項

適 用 仕 様 書

・日本建築家協会編「建築設備工事共通仕様書」最新年度版
・空気調和・衛生工学会規格「空気調和・衛生設備工事標準仕様書」最新年度版
・国土交通大臣官庁官庁営繕部監修「機械設備工事共通仕様書」最新版

優 先 順 位

1. 現場説明事項・質疑応答書
2. 本特記仕様書
3. 設計図書
4. 工事共通仕様書

申 請 手 続

工事に伴う関係官公署、ガス会社への諸手続きは請負者がこれを代行し、必要経費も本工事に含むものとする。

疑 義

設計図書の誤記、記載漏れ、又図面上納まり不明な事に起因する問題点疑義についてはその都度監督員と協議する事。

変 更

設計図書に明記なくとも、外観上、機能上又は法規上当然必要と認められるものについては本工事に含むものとする。

完 成 図 書

工事完成の上は各種の試験、検査を受け許可書証、成績表、工事写真、日報材料検収簿、完成写真、竣工図、取扱説明書等とりまとめ提出する事。

耐 震 基 準

日本建築センター編「建築設備耐震設計・施工指針」による事。

特 記 事 項

◎地中埋設の給水、ガス、消火管等は埋設表示坑、埋設シートを布設する。

・機器及び配管等は、地震時に水平移動、転倒、落下などが生じないように「建築設備耐震設計指針」により施工する。

◎防火区画貫通部分は、日本建築センターの性能評定を受けた工法に基づく材料を使用する事。

◎建物専入配管（給水・ガス・消火）は十分な可塑性を有する変位吸収配管施工を行う。

◎水密を要する部分はつば付スリーブ、地中に用いるスリーブはV P 管、他は紙製のスリーブを使用する事ができる。

◎排水管を除く管の埋設深さは、一般敷地3 0 0 mm以上、車両道路部6 0 0 mm以上とする。

◎既設コンクリート床、壁などの配管貫通部の穴開けは、鉄筋探査を行った上ダイヤモンドカッターによるものとする。

◎土間配管は土間筋に吊り下げなど埋設配管を保持するようとする。

◎屋外露出及び多湿箇所（トレンチピット等）の配管架台は、S U S又はS S溶融亜鉛メッキ仕上げとする。

・機器・配管・支持金物において、異種金属が接する部分には、絶縁処理を行う。

・屋外機器設置基礎のアンカーボルトは、ケミカルアンカー（S U S）とする。

◎監督職員の指示する時期に施設関係者の立会いを行うものとする。

共 通 事 項

保 温 工 事

◎保温施工範囲は共通仕様書による。

◎保温施工種別

・共通仕様書による。

◎下表による。（但しダクト、機器、煙道は共通仕様書による。）

屋内露出

グラスウール保温筒

樹脂カバー仕上げ

屋外露出・多湿箇所

P S 保温筒

S U S鋼板仕上げ

天井・P S内

グラスウール保温筒

アルミガラスクロス

床下・増築内

P S 保温筒

アルミガラスクロス

・保温の厚さ

・共通仕様書による。

・下表による。（但しダクト、機器、煙道は共通仕様書による。）

給排水管・給湯管・温水管・ドレン管

8 0 A 以下

2 0 mm

冷水管・冷温水管

2 5 A 以下

3 0 mm

消火管（但し図示に特記ある場合のみ）

1 0 0 ～ 1 5 0 A

2 5 mm

3 2 ～ 2 0 0 A

4 0 mm

2 0 0 A 以上

4 0 mm

2 5 0 A 以下

5 0 mm

・冷媒配管の屋外露出部はS U S鋼板仕上げとする。

・冷媒配管の屋外露出部は化粧ケース仕上げとする。

工 事 種 別

屋 外

屋 内（ ）

屋 内（ ）

屋 内（ ）

屋 内（ ）

給排水衛生設備

・ 給 水 設 備

○

・ 排 水 設 備

○

・ 衛生器具設備

○

・ 給 湯 設 備

・ ガ ス 設 備

・ 消 火 設 備

・ ろ 過 設 備

・ 浄化槽設備

空調設備

・ 機 器 設 備

・ 配 管 設 備

・ ダクト設備

・ 換 気 設 備

・ 排 煙 設 備

・ 自動制御設備


給 水 設 備	
・ 給 水 方 式	・ 水 道 直 式 (・ 市 水) ・ 高 圧 力 方 式 (・ 圧 力 タ ン ク ・ 回 転 数 制 御)
・ 受 水 槽 < 本 体 >	・ F R P 製 一 体 型 (・ 複 合 板 ・ 単 板) ・ バ ネ ル 型 (・ 複 合 板 ・ 単 板) ・ ス テ ン レ 製 一 体 型 ・ バ ネ ル 型 ・ 鋼 板 製 一 体 型 ・ バ ネ ル 型
・ 高 架 水 槽 < 本 体 >	・ F R P 製 一 体 型 (・ 複 合 板 ・ 単 板) ・ バ ネ ル 型 (・ 複 合 板 ・ 単 板) ・ ス テ ン レ 製 一 体 型 ・ バ ネ ル 型
◎ 配 管 材 料	◎ ラ イ ン ン グ 鋼 管 < 一 般 > (◎ V A ・ V B ・ V D ・ P A ・ P B ・ P D) ◎ ラ イ ン ン グ 鋼 管 < 暗 渠 > (◎ V D ・ P D) ◎ 塩 化 ビ ニ ル 管 < 土 中 > (◎ H I ・ V P ・ ポ リ 管)
◎ 弁 類	
◎ 量 水 器	< 直 結 部 分 > 水 道 業 者 指 定 品 < そ の 他 の 部 分 > ・ J I S 5 k g f / c m ² ◎ ・ J I S 1 0 k g f / c m ²
◎ 引 込 加 入 ・ 市 街 金 等	・ 貨 与 品 ・ 買 取 り (私 設) ◎ 既 設 利 用 ・ 要 (・ 別 途 工 事 ・ 本 工 事) ◎ 不 要
・ そ の 他	◎ 施 設 負 担 金 は 別 途
排 水 設 備	
・ 排 水 方 式	< 屋 内 > ・ 分 流 方 式 ・ 合 流 方 式 < 屋 外 > ・ 分 流 方 式 ・ 合 流 方 式 < 雨 水 > ・ 分 流 方 式 ・ 合 流 方 式
・ 放 流 先	< 汚 水 > ・ 下 水 管 ・ 浄 化 槽 ・ 合 併 処 理 槽 ・ 汲 み 取 り < 雑 排 水 > ・ 下 水 管 ・ 合 併 処 理 槽 ・ 浄 化 槽 ・ 既 設 井 < 雨 水 > ・ 下 水 管 ・ 調 整 池 ◎ 側 溝 又 は 河 川 ・ 既 設 樹
◎ 配 管 材 料	< 屋 内 汚 水 管 > ・ メ カ ニ カ ル 形 排 水 鉄 筋 管 ・ 排 水 用 塩 化 ビ ラ イ ン グ 鋼 管 (可 と う 継 手 又 は M D 継 手) ◎ 硬 質 塩 化 ビ ニ ル 管 (V P) ◎ 耐 火 抵 害 ビ ニ ル 管 (地 中 及 び ビ ッ ト 内 配 管 は 除 く) < 雑 排 水 管 > ・ 配 管 用 炭 素 鋼 管 (白) ・ 排 水 用 塩 化 ビ ラ イ ン グ 鋼 管 (可 と う 継 手 又 は M D 継 手) ◎ 硬 質 塩 化 ビ ニ ル 管 (V P) ◎ 耐 火 抵 害 ビ ニ ル 管 (地 中 及 び ビ ッ ト 内 配 管 は 除 く) < 通 気 管 > ・ 配 管 用 炭 素 鋼 管 (白) ◎ 硬 質 塩 化 ビ ニ ル 管 (V P) ・ 耐 火 抵 害 ビ ニ ル 管 < 屋 外 排 水 管 > ・ 適 心 力 鉄 筋 コ ン ク リ ー ト 管 (外 圧 管 ・ 2 種 ・ 1 種) ◎ 硬 質 塩 化 ビ ニ ル 管 (V P) ・ 硬 質 塩 化 ビ ニ ル 管 (V U) 1 5 0 以 上
◎ 樹	・ 公 团 形 (B 種) ・ 現 場 打 ・ 市 販 樹 ◎ 小 口 径 ◎ ビ ニ ル 樹
・ そ の 他	
衛 生 器 具 設 備	
◎ 大 便 器 洗 浄 方 式	◎ F V (・ 節 水 形 ・ 低 圧 式) ◎ 洗 浄 タ ン ク
◎ 水 栓	◎ 節 水 コ マ (浴 沫 式 は 除 く) ・ 普 通 コ マ
・ そ の 他	・ 一 部 を 除 き 和 洋 リ モ デ ル 工 法 を 採 用 す る
給 湯 設 備	
・ 給 湯 方 式	・ 中 央 式 ・ ボ イ ラ ・ 温 水 機 ・ ガ ス 給 湯 器 ・ 電 気 温 水 器 ・ 局 所 式 ・ ガ ス 給 湯 器 ・ 瞬 間 湯 沸 器 ◎ 電 気 温 水 器
・ 配 管 材 料	・ 鋼 管 (・ M ・ L) ・ 被 覆 鋼 管 (・ M ・ L) ・ S U S 管 ・ 耐 熱 性 硬 質 塩 化 ビ ラ イ ン グ 鋼 管 ・ 配 管 用 炭 素 鋼 管 (黒) ・ 内 外 面 耐 熱 性 硬 質 塩 化 ビ ラ イ ン グ 鋼 管 < 埋 設 > ・ 耐 熱 性 硬 質 塩 化 ビ ニ ル 管 ・ さ や 管 工 法 (・ 架 橋 ポ リ 管)
・ 燃 料	・ 都 市 ガ ス ・ L P G ・ 灯 油 ・ A 重 油 ◎ 電 気
・ そ の 他	
ガ ス 設 備	
・ ガ ス の 種 別	・ 都 市 ガ ス (種 別 別 1 3 A 発 熱 量 k c a l / m ³ 供 給 事 業 者 名 義 強 引 ガ ス) ・ 液 化 石 油 ガ ス (発 熱 量 1 2 , 0 0 0 k c a l / k g) 団 地 L P G
・ 配 管 材 料	・ 配 管 用 炭 素 鋼 管 (白) ・ ビ ニ ル 被 覆 鋼 管 < 屋 内 埋 設 > ・ ポ リ エ テ レ ン 被 覆 鋼 管 < 埋 設 > ・ ポ リ 管 ・ 都 市 ガ ス の 場 合 、 供 給 事 業 者 の 仕 様 に よ る
・ ポ ン プ	・ 別 途 ・ 本 工 事 ・ ポ ン プ (・ 1 0 k g ・ 2 0 k g ・ 5 0 k g ・ バ ル ク) 本 数 (本) ・ 転 倒 防 止 鎖 等 (・ 本 工 事 ・ 別 途 工 事)
・ 気 化 装 置	・ 要 (・ 電 気 式 ・ 別 途 工 事) ・ 不 要
・ メ ー タ	・ 貨 与 品 ・ 買 取 品
・ ガ ス 漏 れ 検 警 報 器	・ 本 工 事 ・ 別 途 工 事 ・ 一 般 形 ・ 自 動 遮 断 弁 付
・ 引 込 納 付 金 等	・ 要 (・ 別 途 工 事 ・ 本 工 事) ・ 不 要
・ そ の 他	
消 火 設 備	
・ 消 火 設 備 の 種 別	・ 屋 内 消 火 栓 ・ 屋 外 消 火 栓 ・ ス プ リ ン ク ラ ー ・ 泡 消 火 ・ 水 道 連 結 型 ・ 連 結 送 水 管 ・ 連 結 散 水 管 ・ 移 動 粉 末 消 火 ・ フ ード 消 火 ◎ 消 火 器
・ 屋 内 消 火 栓 箱	・ H B - 1 A ・ H B - 1 B ・ H B - 2 A ・ H B - 2 B ・ H B - 3 A ・ H B - 3 B ・ H B - 4 A ・ H B - 4 B ・ S
・ 屋 外 消 火 栓 箱	・ H B - 2 1 ・ H B - 2 2
・ 連 結 送 水 管	・ H B - 1 1 A , B ・ H B - 1 2 A , B
・ 配 管 材 料	・ 鋼 管 (・ J I S G 3 4 5 2 ・ J I S G 3 4 5 4) ・ 消 火 栓 用 塩 化 外 面 被 覆 鋼 管 (S G P - V S) ・ 消 火 栓 箱 は 指 定 色 焼 付 塗 装 と す る
・ そ の 他	
ろ 過 設 備	
・ 方 式	・ 砂 ・ フ ィ ル タ ー
・ 制 御	・ 全 自 動 ・ 手 動
・ 配 管 材 料	・ 配 管 用 炭 素 鋼 管 (白) ・ 耐 衝 撃 性 塩 化 ビ ニ ル 管 (H 1) ・ 耐 熱 性 塩 化 ビ ニ ル 管
・ そ の 他	
浄 化 槽 設 備	
・ 方 式 、 容 量	・ 単 独 ・ 合 併 算 定 人 員 人 槽 処 理 水 量 m ³ / 日
・ 材 質	・ F R P 製 ・ コ ン ク リ ー ト 既 製 管 ・ R C 組 体
・ 補 強 ス ラ ブ	・ 要 ・ 不 要
・ そ の 他	

[illegible]

特 記	工事名 蔵持小学校児童用トイレ等整備工事			 1級建築士事務所 登録(三重1-1987号) 〒518-0775 三重県名張市希央台5番町109番地 TEL 0595-48-6066 FAX 0595-48-6067 E-mail h.a.t@tuba.on.ne.jp	承認		管理建築士	印
	図名 特記仕様書				縮尺 A2: 1/NS A3: 1/NS		図面番号 M-01	
							1級 256630号	
							田中 西尾 安井 1級 256630号 宣室 敎司 図面提出日 2024/03/22	

衛 生 器 具 組 合 せ 表			1 F			2 F		3 F	
名 称		合計	男子便所	女子便所	多目的便所	男子便所	女子便所	男子便所	女子便所
洋風便器	BC-P110HA, DQ-PA150CH (ロータンク), CF-18ALP (暖房便座), 322-1165-530, A-10476, CF-200S	10		2		1	3	1	3
洗浄便座	CW-PC12-NE, CF-008-1	1			1				
暖房便座	CF-18ASJ 固定金具	6	1	1		1	1	1	1
棚付2連紙巻器	CF-63HS (ステンレス製)	19	2	4	1	2	4	2	4
ベビーキープ	AC-BK-F62 固定金具	1			1				
オストメイトパック	PTOM-B210S (電気温水器付), PTOM-ESCR(側板) x2	1			1				
和洋改修工法		2		2					
*衛生器具数量及び型番は参考とし、現場にて確認するものとする。 *既設品（再利用 移設・残置）の場合は、図面詳細確認の上、監督員の指示に従うものとする。									

1階便所	A 2 : S = 1 / 5 0
改 修 後	A 3 : S = 1 / 7 1

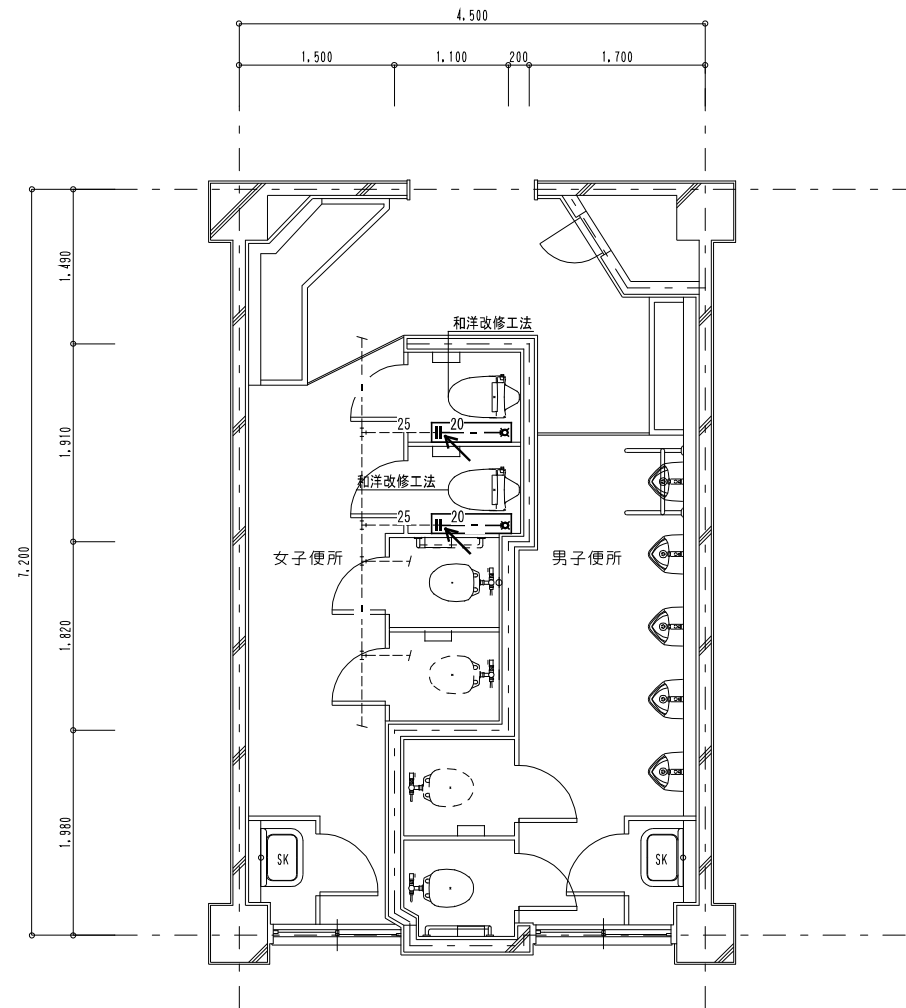

洋風便器	普通便座のみ撤去	1	撤去
洋風便器		1	既設再利用
紙巻器		2	撤去

和洋改修工法参考図

和洋改修工法

和洋改修工法

参考工法：LIXILネット工法


LIXIL ネット工法

LIXIL ネット工法

凡例	
新設配管を示す（撤去）	——
既設配管を示す	----
既設配管接続箇所を示す	←
土間掘り箇所を示す（鉄筋探索共）	□

特 記				工事名 蔵持小学校児童用トイレ等整備工事		 1級建築士事務所 登録(三重1-1987号) 〒518-0775 三重県名張市希央台5番町109番地 TEL 0595-48-6066 FAX 0595-48-6067 E-mail h.a.t@tuba.on.ne.jp	承認		管理建築士	印
							田中 西尾 安井	1級 256630号	管室	
							図面提出日	2024/03/22		管室 敎司
	図名	1階便所平面図 現況・改修後	縮尺 A2: 1/50 A3: 1/71	図面番号 M-03						

2階便所	A 2 : S = 1 / 5 0
現 況	A 3 : S = 1 / 7 1

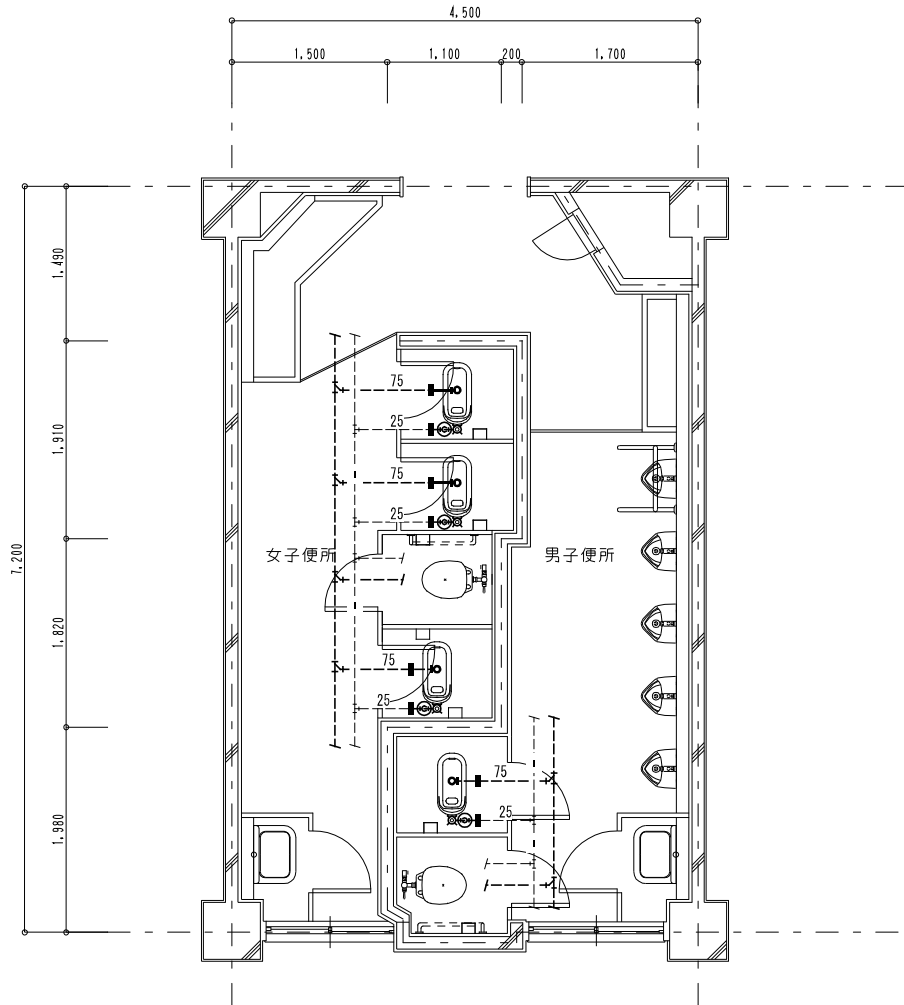

女子便所 既存機器表

和風便器	フラッシュ共	3	撤去
洋風便器	普通便座のみ撤去	1	撤去
紙巻器		4	撤去


男子便所 既存機器表

和風便器	フラッシュ共	1	撤去
洋風便器	普通便座のみ撤去	1	撤去
紙巻器		2	撤去

凡例	
既設配管を示す（撤去）	——
既設配管を示す（残置）	----
既設配管切断箇所を示す	=
手はつり箇所を示す	○ ☒

※撤去排水管は銅管とする。
撤去給水管は銅管とする
※建築工事にて解体の無い壁内の
配管は残置とする（壁面まで配管撤去）
※既設器具撤去後の取付ビス後は、
シール等にて補修する事

2階便所	A 2 : S = 1 / 5 0
改 修 後	A 3 : S = 1 / 7 1

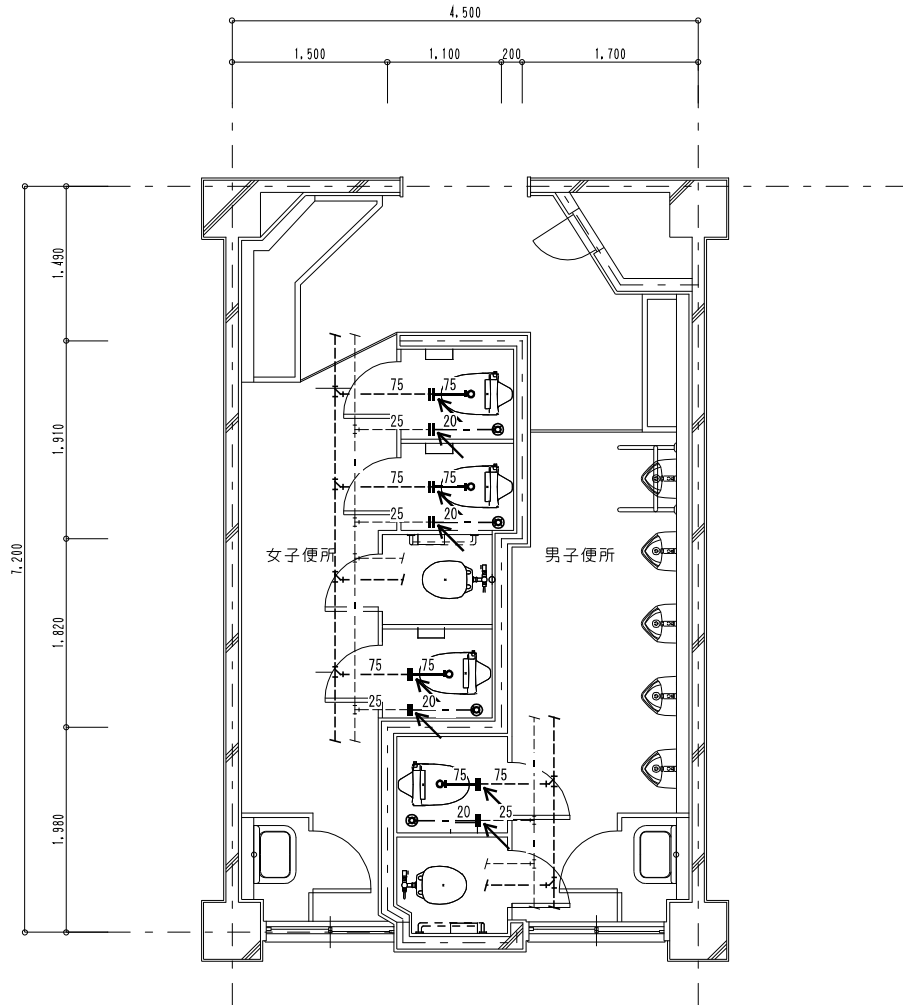


凡例	
新設配管を示す（撤去）	——
既設配管を示す	----
既設配管接続箇所を示す	←
コア抜き箇所を示す	○ ☒

※給水配管貫通部はシール等にて止水処理を行う事

特 記	工事名 蔵持小学校児童用トイレ等整備工事			 1級建築士事務所 登録（三重1ー1987号） 〒518ー0775 三重県名張市希中央5番町109番地 TEL 0595-48-6066 FAX 0595-48-6067 E-mail h.a.t@tuba.ocn.ne.jp	承認			管理建築士		印
	図名 2階便所平面図 縮尺 A2：1／50 A3：1／71 図面番号 M－04				  			1級 256630号 菅室 敦司		
					図面提出日 2024/03/22					

3階便所 現 況	A 2 : S = 1 / 5 0 A 3 : S = 1 / 7 1
-------------	--

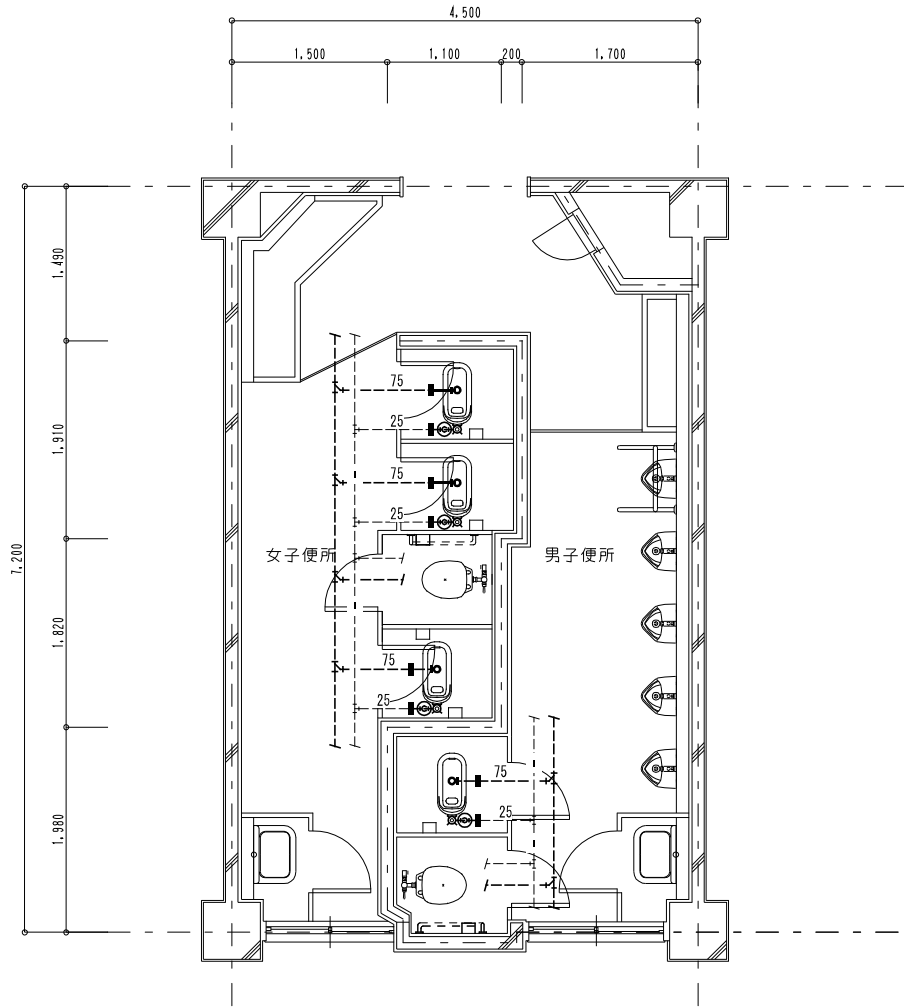

女子便所 既存機器表

和風便器	フラッシュ共	3	撤去
洋風便器	普通便座のみ撤去	1	撤去
紙巻器		4	撤去


男子便所 既存機器表

和風便器	フラッシュ共	1	撤去
洋風便器	普通便座のみ撤去	1	撤去
紙巻器		2	撤去

凡例	
既設配管を示す（撤去）	——
既設配管を示す（残置）	----
既設配管切断箇所を示す	=
手はつり箇所を示す	○ ☒

※撤去排水管は銅管とする。
撤去給水管は銅管とする
※建築工事にて解体の無い壁内の
配管は残置とする（壁面まで配管撤去）
※既設器具撤去後の取付ビス後は、
シール等にて補修する事

3階便所 改 修 後	A 2 : S = 1 / 5 0 A 3 : S = 1 / 7 1
---------------	--

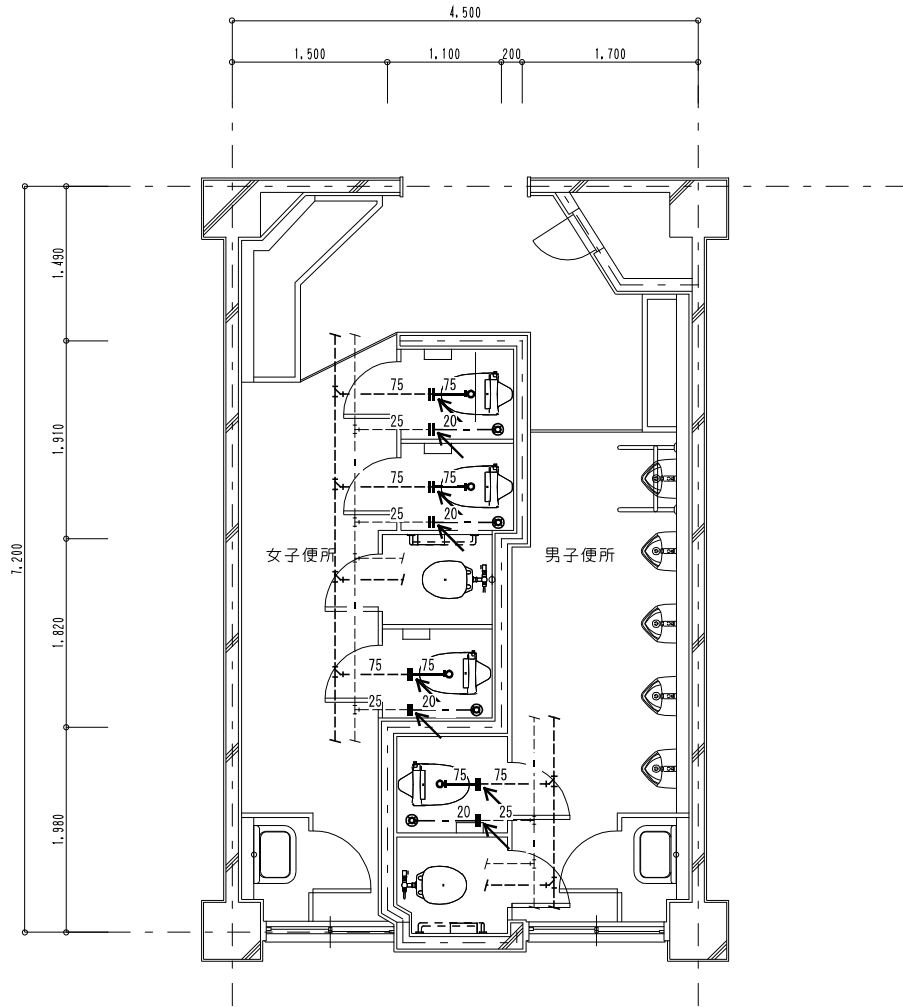


凡例	
新設配管を示す（撤去）	——
既設配管を示す	----
既設配管接続箇所を示す	←
コア抜き箇所を示す	○ ☒

※給水配管貫通部はシール等にて止水処理を行う事

特 記	工事名 蔵持小学校児童用トイレ等整備工事			 1級建築士事務所 登録（三重1ー1987号） 〒518ー0775 三重県名張市希央台5番町109番地 TEL 0595-48-6066 FAX 0595-48-6067 E-mail h.a.t@tuba.ocn.ne.jp	承認			管理建築士		印
	図名 3階便所平面図 現況・改修後				田中 西尾 安井			1級 256630号 菅室 敦司	萱室	
					図面番号 Mー05					
					縮尺 A2：1／50 A3：1／71					
図面提出日			2024/03/22							



1階多目的便所 現 況	A 2 : S = 1 / 5 0 A 3 : S = 1 / 7 1
----------------	--

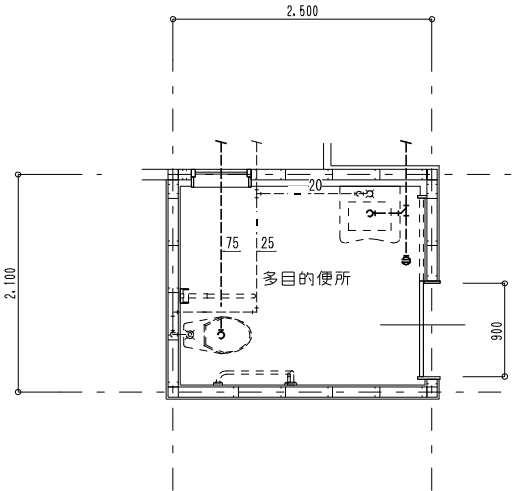

多目的便所平面詳細図
S = 1 / 5 0

多目的便所 既存機器表	
洋風便器	暖房便座
手洗い器	水栓共
手摺類	
紙巻器	

1 撤去

1 残置


2 既設再利用

1 撤去

既設配管を示す（撤去）	——
既設配管を示す（残置）	-----
既設配管切断箇所を示す	=
手はつり箇所を示す	○ ☒

※撤去排水管は銅管とする。
撤去給水管は銅管とする
※建築工事にて解体の無い壁内の
配管は残置とする(壁面まで配管撤去)
※既設器具撤去後の取付ビス後は、
シール等にて補修する事

1階多目的便所 改 修 後	A 2 : S = 1 / 5 0 A 3 : S = 1 / 7 1
------------------	--

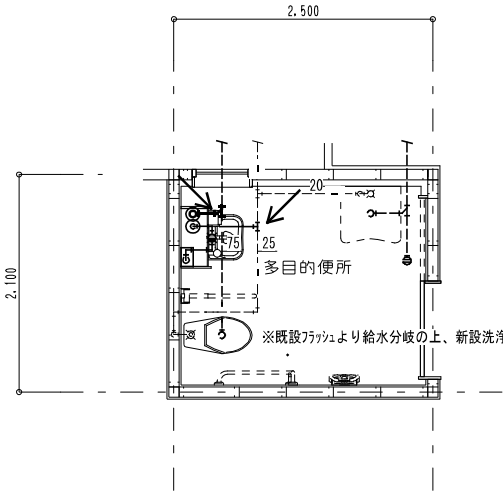

多目的便所平面詳細図
S = 1 / 5 0

※既設ﾌﾟﾗﾝｸﾞより給水分岐の上、新設洗浄便座へ接続

凡例	
新設配管を示す（撤去）	——
既設配管を示す	-----
既設配管接続箇所を示す	←
コア抜き箇所を示す	○ ☒

※給水配管貫通部はシール等にて止水処理を行う事

特 記	工事名 蔵持小学校児童用トイレ等整備工事			 白鳳アーキテック 株式会社	1級建築士事務所 登録（三重1ー1987号） 〒518ー0775 三重県名張市希央台5番町109番地 TEL 0595-48-6066 FAX 0595-48-6067 E-mail h.a.t@tuba.ocn.ne.jp	承認			管理建築士	印
	図名 1階多目的便所平面図・天井伏図 現況・改修後					縮尺 A2：1／50 A3：1／71	図面番号 Mー06	  	1級 256630号 萱室 敦司	
								図面提出日		