



電気設備工事特記仕様書		15 再使用機器		* なし		⑫ 機材の品質		本工事に使用する材料・機材等は設計図書に定める品質及び性能の他、通常有すべき品質を確保できる機材の試験結果報告書を提出すること。 なお、JIS等規格品においては省略することができる。		構内配電線路		1 配線方式 2 地中線路の余長 3 地中線保護材料 4 電柱等立上り部 5 高圧気中開閉器 6 装柱器材 7 外灯接地 8 外灯の点滅方式 9 土工事		・ 地中管路式 ・ 架空線式 ・ マンホール、ハンドホール内でケーブルの余長を見込む。 ・ 波打硬質合成樹脂管（FEP） ・ 耐衝撃性硬質ビニル管（HIVE） ・ ケーブル保護用合成樹脂被覆鋼管（GLT） ・ 耐衝撃性硬質ビニル管（HIVE） ・ 耐塩型 ・ 地絡保護 ・ 一般型 ・ 単独 ・ 手動 ・ 埋設深さ（ ・ 1.2m以上 ・ 0.9m以上 ・ 0.6m以上 ・ 0.3m以上） ・ 埋設配管、埋戻しの際30cm毎に転圧すること。																					
I. 工事概要		三重県名張市 梅が丘北1番町340		2. 主要機器図、製作図 3. 機器性能試験成績書 4. 官公署届出書類写し 5. 監督職員の指示ある書類		⑬ 環境への配慮		* 「国等による環境物品等の調達の推進等に関する法律」（グリーン購入法）に規定される特定調達品目に該当する機材を使用する場合は、その判断の基準、配慮事項を満たすものとする。 * 化学物質を放散する建築材料等 本工事の建物内部に使用する建築材料等は、設計図書に規定する所要の品質及び性能を有するものとし、次の1)から5)を満たすものとする。 1) 合板、木質系フローリング、構造用合板、集成材、単板積層材、MDF、パーティクルボード、その他の木質建材、3D樹脂、仕上り塗材は、ホルムアルデヒドを放散しないか、放散が極めて少ないものとする。 2) 保温材、緩衝材、断熱材はホルムアルデヒド及びホルモンを放散しないか、放散が極めて少ないものとする。 3) 接着剤は70%酸ジエタン7%及び70%酸ジエタン2%を含有しない難燃性の可塑性を使用し、ホルムアルデヒド、ホルモン、ホルモンを放散しないか、放散が極めて少ないものとする。 4) 塗料はホルムアルデヒド、ホルモン、ホルモンを放散しないか、放散が極めて少ないものとする。 5) 1)、3)及び4)の建築材料等を使用して作られた家具、書架、実験台、その他什器等は、ホルムアルデヒドを放散しないか、放散が極めて少ないものとする。 規制対象外 ①JIS及びJASの☆☆☆☆規格品 ②建築基準法施行令第20条の7第4項による国土交通大臣認定品 ③下記表示のあるJAS規格品 a. 非ホルムアルデヒド系接着剤使用 b. 接着剤等不使用 c. 非ホルムアルデヒド系接着剤及びホルムアルデヒドを放散しない材料使用 d. ホルムアルデヒドを放散しない塗料等使用 e. 非ホルムアルデヒド系接着剤及びホルムアルデヒドを放散しない塗料使用 f. 非ホルムアルデヒド系接着剤及びホルムアルデヒドを放散しない塗料等使用		電話設備 1 工事範囲 2 機種		・ 配管 ・ 配線 ・ 接地工事 ・ 一般電話機 ・ 多機能電話機 ・ IP電話機 ・ デジタルコードレス電話機 ・ IPコードレス電話機																							
2. 建物概要		建設物名称 小学校		構造 RC造		階数 3		床面積（㎡）		消防別表第一 7項		備考		インタホン設備		1 電気方式 2 機種 3 通話方式		・ AC ・ 電話型親機 ・ 電話型子機 ・ 親子式 ・ 同時式 ・ DC ・ スピーカ型親機 ・ スピーカ型子機 ・ 相互式 ・ 交互式																	
3. 工事種別（○印のあるものを適用する）		建物別及び屋外		工事種別		25 室内空気中の化学物質の濃度測定		室内空気中のホルムアルデヒド、ホルモン、ホルモンを測定し、監督職員に報告すること。 測定は、ハンシプ型採集器により行う。 ・ 測定しない ・ 図示 測定時期、測定対象室、測定個所数		26 拡声設備		1 増幅器 2 マイクロホン		・ 種類（ ・ 一般放送用 ・ 非常放送用 ・ 併用 ・ 非常用リモコン） ・ 形式（ ・ 卓上型 ・ 壁掛型 ・ ｷｬﾋﾞﾈｯﾄﾀｲﾌﾟ型 ・ ﾀﾞｲｼﾞﾀﾙ型） ・ 定格出力 90W ・ 付加機能（ ・ コールサン ・ リモコンマイク ・ マイク入力6回路 ・ 出力スイッチボード 5回路） ・ 増幅器の入出力配線と外部配線（壁ボックス等）の接続はコネクタによる。 ・ ダイナミック形（単一指向性） ・ ワイヤレス式（ ・ 電波式（ ・ アナログ方式 ・ デジタル方式） （ ・ 赤外線式） ・ マイクスタンド（ ・ 卓上形 ・ 延長コード（ M） ・ 床上形																					
II. 工事仕様		1. 共通仕様		1) 図面及び特記仕様書に記載されていない事項は、国土交通省大臣官房官庁営繕部監修の「公共建築工事標準仕様書（電気設備編）（平成31年度版）」（以下、「標準仕様書」という。）、「公共建築改修工事標準仕様書（電気設備編）（平成31年度版）」（以下、「改修標準仕様書」という。）、「公共建築設備工事標準図（電気設備工事編）（平成31年度版）」（以下「標準図」という）による。 2) 機械設備工事及び建築工事を本工事に含む場合、機械設備工事及び建築工事はそれぞれの標準仕様書、標準図を適用する。 2. 特記仕様		1) 項目は番号に○印の付いたものを適用する。ただし、共通事項は全て適用する。 2) 記事項は*印のものを適用する。 3) ただし*印の記事で■印がある場合は■印を適用する。		17 機材等		・ 受変電設備盤の鍵は（ ・ 200番 ・ タキゲンA-310-1 or 3）とする。 ・ 受変電設備を除く盤の鍵は（ ・ 200番 ・ タキゲンA-310-1 or 3）とする。 ・ 屋外及び高温多湿箇所の電気盤はSUS製とする。 ・ 電気盤、機器及び配管等の塗装は（ ・ 有 箇所は図示による ・ 無し） ・ 電気盤、機器及び配管等の塗装は、監督職員の指示による。 ・ 屋内施工で使用する塗料は☆☆☆☆とする。 ・ 配線器具の位置ボックスは六角型とし、スイッチは（ ・ ネーム無 ・ ネーム付）とする。 ・ 配線器具のプレートは、図示なき場合一般は新金製、和室は樹脂製とする。 ・ フラアボックスのプレートは（ ・ アルミダイカスト製 ・ 銅合金製）とする。 ・ 配管の使用区分は図示なき場合による。 屋内幹線（隠蔽、打込み） 屋内幹線（露出） 屋外（地中） 屋外（露出） 屋外（立上り） H・H～盤 屋内分岐（隠蔽、打込み） 屋内分岐（露出） 屋内分岐（多湿） ・・・E ・・・CP ・・・FEP ・・・G、HIVE ・・・PEG、HIVE ・・・FEP、HIVE ・・・PF ・・・CP、メタルモール ・・・HIVE ・ 屋内多湿箇所の支持材はSUS製とする。 ・ 屋外支持材はSUS製とする。 ・ 露出配管をサドル止める場合は両サドルとする。 ・ マンホール、ハンドホール、フルボックス、室内及びその他要所のケーブルには、合成樹脂製またはファイバ製の表示札、表示シート等を取り付け、回路の種別、先行等を表示する。 ・ 機器を実装しないボックス等には用途表示を行う。 ・ スリーブ施工において外壁の地中部分等水密を要する部分については、スリーブ用止水リングを使用した塩ビ管で施工してもよい。 ・ 建物の仕上り及び性能に係る部分の施工については、専門業者で行うものとする。 ・ あと施工アンカー・連続繊維補強設計・施工指針による。 アンカーの試験方法 ・ 目視検査 ・ 非破壊試験 ・ 接触検査 ・ 破壊試験 ・ 打音検査 アンカーの試験本数 ・ ※※本 ・ 全体の0.5% ・ 各径につき1ロット3本以上		27 受変電設備		1 電気方式 2 盤形式 3 主遮断装置 4 操作方法 5 変圧器 6 設備容量 7 避雷器 8 接地 9 接地用端子箱 10 換気扇 11 基礎及びファン 12 その他		28 発電設備		1 形式 2 発電機 3 原動機 4 燃料 5 基礎及びファン 6 太陽光発電装置 7 その他		29 電灯設備		① 電気方式 2 分電盤 3 7070コンタ ④ 非常用照明器具 5 照明用ボ 6 照度測定 7 その他		30 動力設備		1 電気方式 2 制御盤 3 手元開閉器 4 その他		31 雷保護設備		1 受電部 2 避雷導線 3 接地極 4 接地用端子箱 5 内部雷保護		32 電力貯蔵設備		1 直流電源装置 2 UPS 3 電力平準化用蓄電池	
分類		項目		記事		19 金属製電線管の塗装・仕上		金属製電線管の塗装は下記による。 ・ 屋内 ・ 屋外 ・ 図示 ・ なし		20 スリーブ		スリーブの径は、原則として、管の外径（保温含む）より4.0mm程度大きなものとする。 下記の場合以外は、垂鉛鉄板、つば付鋼管、又は鋼管（SGP-白）とする。 ・ 外壁の地中部分等、水密を要する部分 つば付鋼管、防水鉄線管 又はゴム止水材 ビニル管（VU） ・ 地中部分で、水密を要しない部分 柱及び梁以外で、開口補強が不要、かつφ200以下の部分 紙製仮付可動 ・ 既存の有筋コンクリート床、壁等にダイヤモンドカッターを用いて穴あけを行う場合は事前に走査式埋設物調査を行い監督職員に報告すること。 ・ 配管の支持間隔は、次による。		21 支持間隔		種類 金属管 合成樹脂管 可とう電線管 ケーブル（鋼製） ケーブル（銅製） ケーブル（その他） 金風線び（1種） 金風線び（2種）		支持間隔 2.0m以下 1.0m以下 1.0m以下 2.0m以下 1.5m以下 1.0m以下 1.5m以下		備考 ―― 接続点のそれぞれの近くの箇所（0.3m程度）に設けること。 直線部以外の接続については、接続点及びケーブル端部の近くの箇所（0.3m程度）に設けること。 横び接続部の側面、付属品の接続部及びケーブル端部に近い箇所（0.3m程度）に設けること。															
共通事項		1 工事用仮設 2 工事用水 3 工事用電力 4 電気工事士 5 電気保安技術者 6 電気主任技術者 7 工事期間中の選任 ⑦官公庁その他手続き 8 電力等の引込 9 発生材の処理等 ⑩既設との取り合い 11 埋戻し土並び発生土処理 12 地中埋設 13 構内配電線路 架空電線 14 構内通信線路 架空電線		* 工事区分表による。 * 別契約の関係受注者が定置した足場、様標類は利用できる。 構内既存の施設 ・ 利用できない（改廃を含み全て受注者の負担とする） ・ 利用できる（ ・ 有償 ・ 無償） * 工事用水については、敷地内メーター以降にサブメーターを取付け、毎月使用量を監督職員に報告すること。 注)引渡しまでの費用負担も本工事に含まれる。（無償の場合は除く） 構内既存の施設 * 利用できない（改廃を含み全て受注者の負担とする） ・ 利用できる（ ・ 有償 ・ 無償） 注)本受電後、引渡しまでの電気主任技術者の設定及びこれに伴う費用負担も本工事に含まれる。（無償の場合は除く） 受電区分 * 高圧受電 ・ 低圧受電 * 電気工事士法の区分により施工するものとし、契約電力が500kW以上の電気工作物においても第一種電気工事士により施工するものとする。 工事現場における電気保安技術者は、電気事業法に基づく電気主任技術者の職務を補佐し、電気工作物の保安業務を行うものとする。 受電予定日 令和 年 月 頃 ・ 要 ・ 不要 * 工事の着工、施工、完成に必要な手続きは全て受注者の責任とし、その費用は受注者の負担とする。 ・ 電力及び電気引込線等の位置及び引止方法については、関連会社と打合せの上、監督職員との協議により決定する。 * 電気設備特記仕様書「E01 発生材の処理等」による。 ・ 建築工事特記仕様書「建設廃棄物」による。 ・ PCB使用機器は関係法令により適切に処理し、建物管理者に引渡す。 ・ 本工事施工に伴う既設設備の軽微な加工改造は本工事に含む。 * 根切土の中の良質土 ・ 山砂類 ・ 再生切込砕石（RC-40） ・ 場内指示場所に堆積 ・ 場内指示場所に堆積 ・ 場外搬出適正処理 ・ 管の上下5.0mmは山砂の類で埋め戻し、3.0.0mm毎に転圧すること。 ・ 地中配管・配線には標準シート等（2倍）を設ける。 ・ 道路（車両の往来がまれであるもの及び歩行の用にのみ供される部分を除く）を横断する場合は路面50mm以上、屋外用照明であって、絶縁電線又はケーブルを使用した対地電圧150V以下のものを交通に支障のないように施設する場合は地表上4mm以上、低圧架空電線を道路以外の場所に施設する場合は地表上4mm以上、その他の場合は50mm以上とし、これによりがたい場合は監督職員との協議により決定する。 ・ 道路を横断する場合は路面50mm以上とする。ただし、交通に支障を及ぼすおそれが少ない場合で工地上やむを得ないときは、歩道と車道との区分がある道路の歩道上においては路面2.5mm以上、その他の道路路上においては4.5mm以上とする。 上記 道路以外の部分については路面3.5mm以上としこれによりがたい場合は監督職員との協議により決定する。																															
特記		工事名 梅が丘小学校児童用トイレ等整備工事		図名 特記仕様書		編尺 A2：N・S A3：N・S		図面番号 E-01		1級建築士事務所 登録（三重1-1987号） 〒518-0775 三重県名張市希央台5番町109番地 TEL 0595-48-6066 FAX 0595-48-6067 E-mail h.a.t@tuba.ocn.ne.jp		承認 田中 西尾 安井 1級 256630号 図面提出日 2024/03/22 審査 教司		管理建築士 印 菅室																					

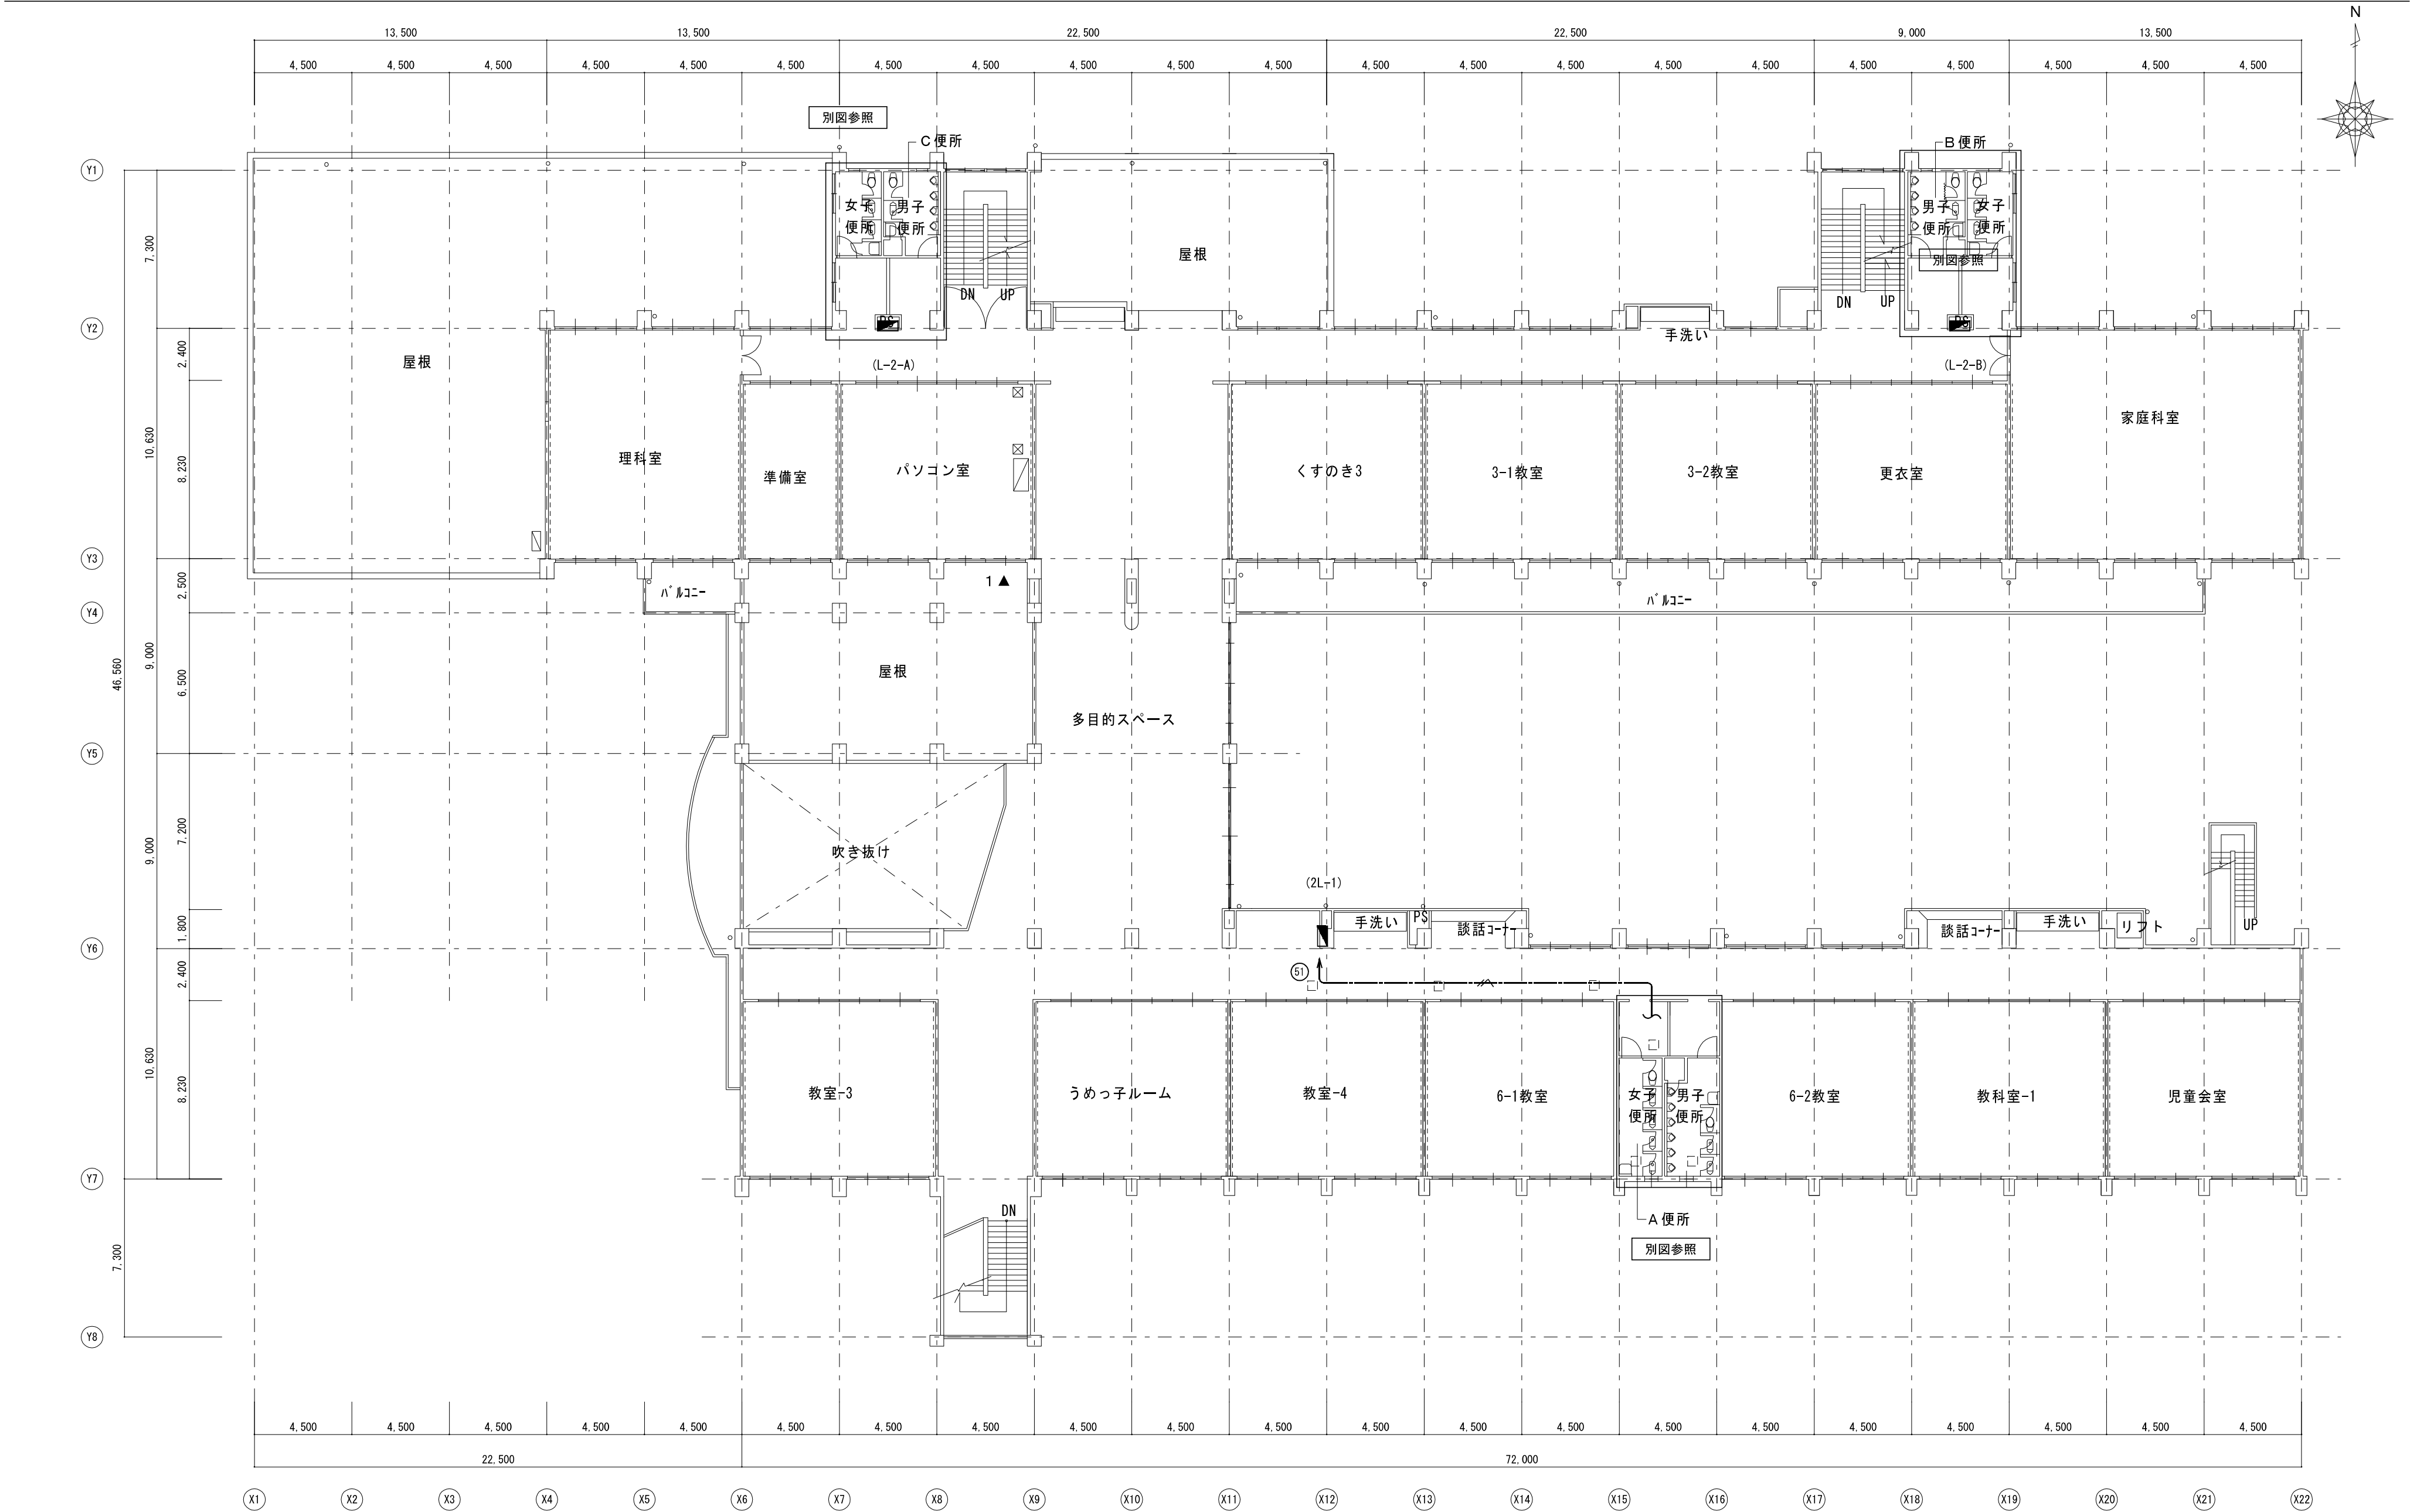

2 階平面図	A 2 : S = 1 / 2 0 0
	A 3 : S = 1 / 2 8 2


特 記	工事名		 HAKUHO Architech 白鳳アーキテック 株式会社	1級建築士事務所 登録（三重1ー1987号） 〒518ー0775 三重県名張市希央台5番町109番地 TEL 0595-48-6066 FAX 0595-48-6067 E-mail h.a.t@tuba.ocn.ne.jp			承認			管理建築士		印	
	図名			縮尺		図面番号							

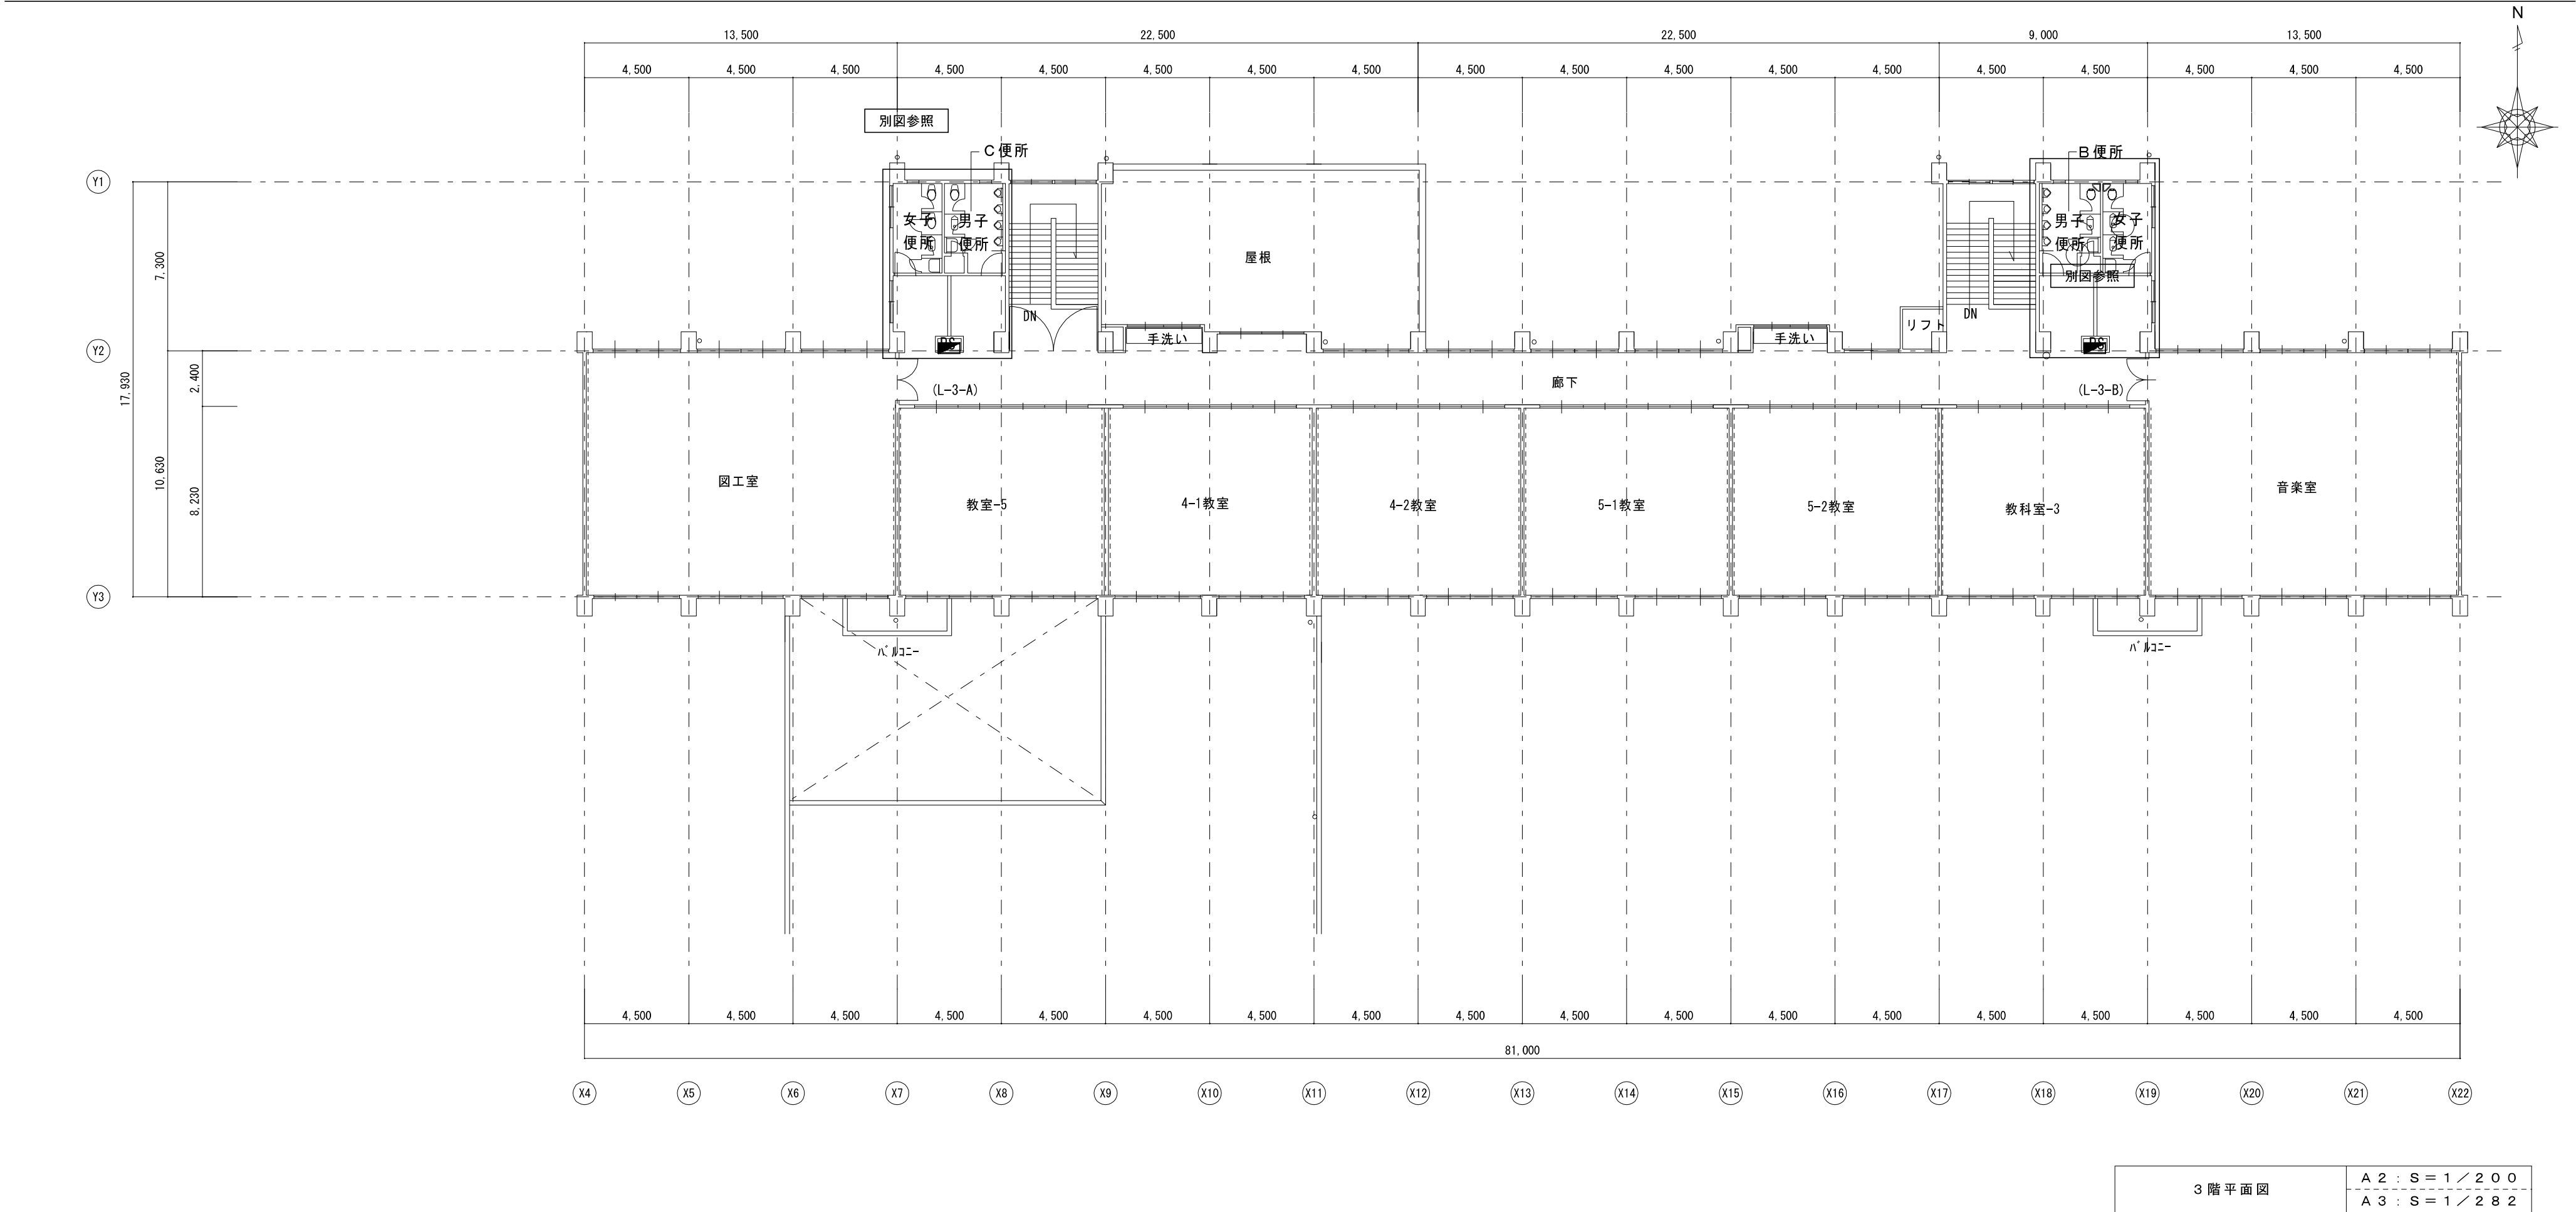

3 階平面図	A 2 : S = 1 / 2 0 0
	A 3 : S = 1 / 2 8 2

特 記	工事名 梅が丘小学校児童用トイレ等整備工事			HAKUHO Architech 白鳳アーキテック 株式会社 1級建築士事務所 登録（三重1ー1987号） 〒518ー0775 三重県名張市希央台5番町109番地 TEL 0595-48-6066 FAX 0595-48-6067 E-mail h.a.t@tuba.ocn.ne.jp	承認			管理 建築士		印			
	図名 3 階全体平面図（電灯設備）				縮尺 A2 : 1／200 A3 : 1／282			図面番号 Eー O 4			1級 256630号 萱室 敦司 萱室		
						図面提出日			2024/03/22				

1階男女便所 A	A 2 : S = 1 / 1 0 0
現 況	A 3 : S = 1 / 1 4 1

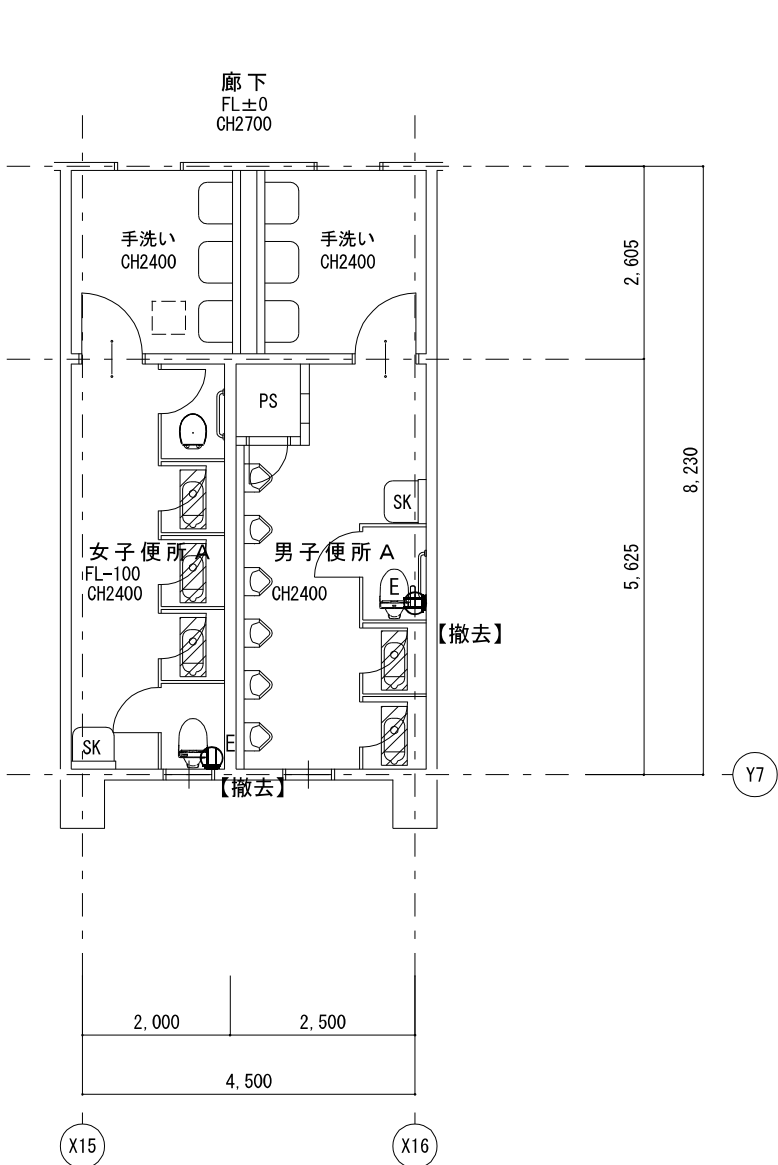

1L-1


	番号		番号	負 荷 名 称
照明	(A)		(B)	予備
電灯	1		2	電灯
電灯	3		4	電灯
***スベース電灯	5		6	電灯
〃	7		8	電灯
電灯	9		10	電灯
電灯	11		12	コンセント
コンセント	13		14	コンセント
〃	15		16	コンセント
廊下コンセント、シャッター電源	17		18	ブースター電源
スベース			51	WC コンセント (今回工事)
〃				スベース
〃				〃

1φ3W
200,100V
MCB3P
100/100


NTS

ELCB2P (1P仕様) x 1個増設

1階男女便所 A	A 2 : S = 1 / 1 0 0
改 修 後	A 3 : S = 1 / 1 4 1

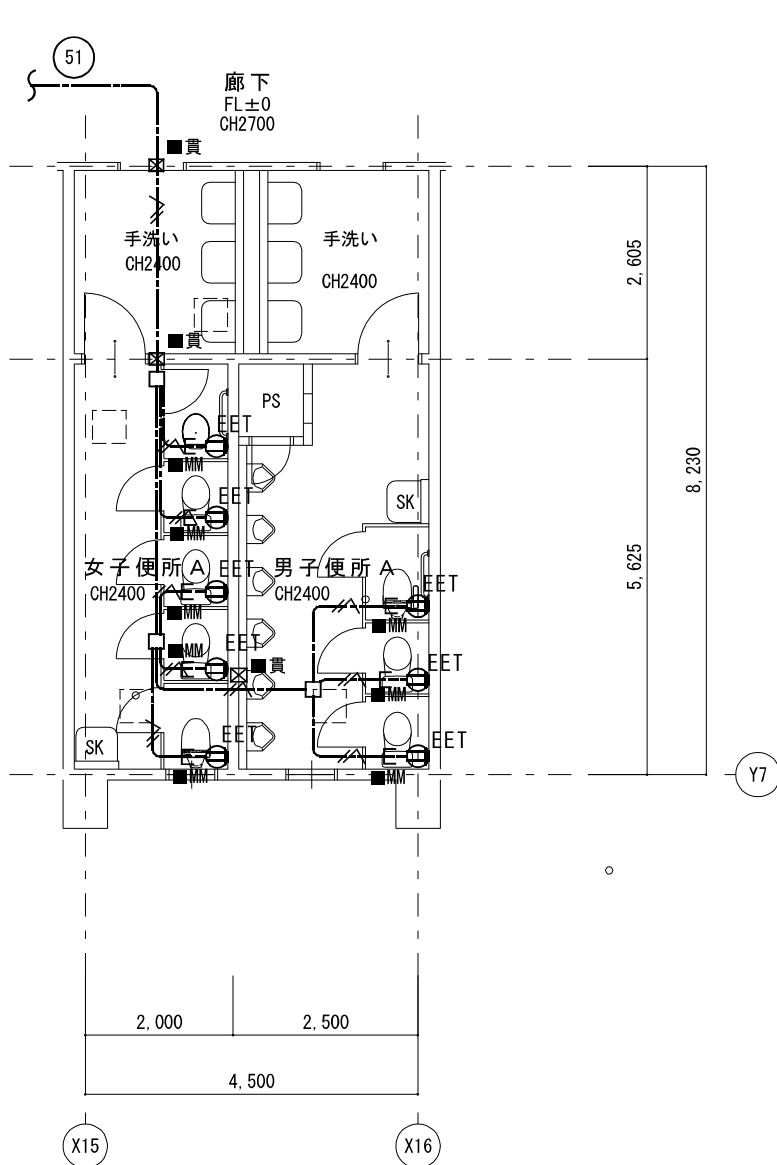

2階男女便所 A	A 2 : S = 1 / 1 0 0
現 況	A 3 : S = 1 / 1 4 1

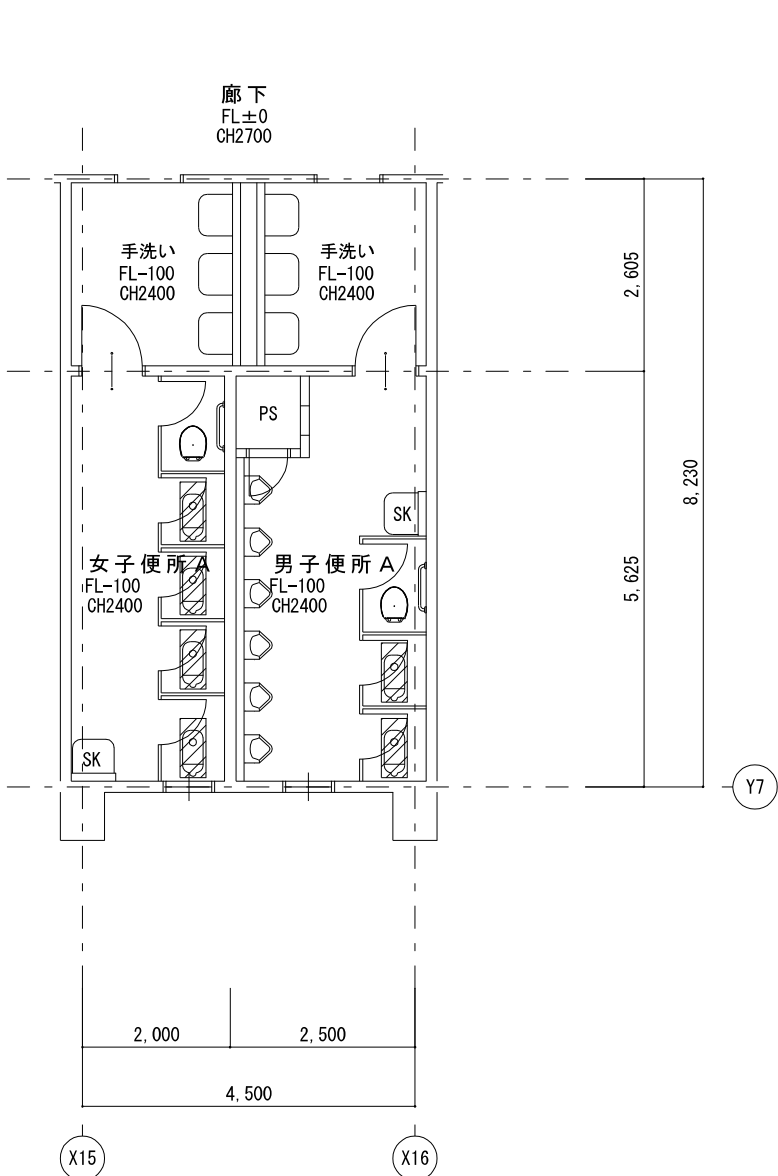


2L-1

	番号		番号	負 荷 名 称
多目的&ル電灯	1		2	多目的&ル電灯
教室電灯	3		4	教室電灯
多目的&ル電灯	5		6	多目的&ル電灯
予備	7		8	廊下・トイレ階段 電灯
不明	9		10	予備
多目的&ル コンセント	11		12	多目的&ル コンセント
教室 コンセント	13		14	教室 コンセント
多目的&ル コンセント	15		16	廊下コンセント、シャッター電源
WC コンセント (今回工事)	51			スベース
スベース				〃

1φ3W
200,100V
MCB3P
100/100

NTS

ELCB2P (1P仕様) x 1個増設

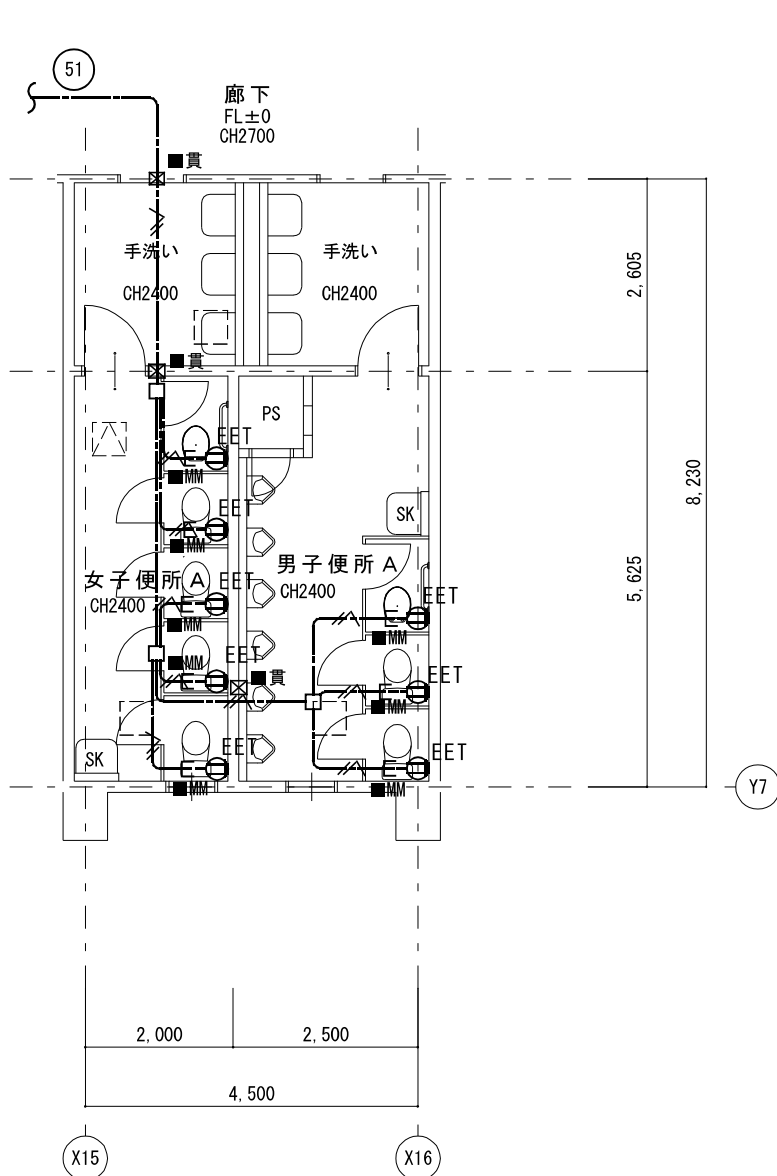

1・特記なき配管配線は下記による。

—●—	: EM-EEF2. 0-3C (1C=E)
—●—	: EM-EEF2. 0-3C (1C=E) (PF22)
—■—	: EM-EEF2. 0-3C (1C=E) (1種金属線び (A型))
—■—	立下げ部 1種金属線び (A型)



二重天井内はケーブルころがしとする。

凡例		
記 号	名 称	備 考
■	電灯盤	既設
EET	コンセント 2P15Ax1接地極, 接地端子付	
2EET	コンセント 2P15Ax2接地極, 接地端子付	
☒ ■	コングリ-壁貫通箇所	
△	天井点検口	増設 (建築工事)
□		

特 記	工事名 梅が丘小学校児童用トイレ等整備工事			 白鳳アーキテック 株式会社	1級建築士事務所 登録 (三重1-1987号) 〒518-0775 三重県名張市希央台5番町109番地 TEL 0595-48-6066 FAX 0595-48-6067 E-mail h.a.t@tuba.ocn.ne.jp	承認			管理建築士	印
	図名 普通教室棟 1, 2 階便所 (A) 平面図 (コンセント設備)						1級 256630号			
	現況・改修後									
	縮尺 A2 : 1/100 A3 : 1/141								図面番号 E-05	図面提出日 2024/03/22



1階男女便所B	A 2 : S = 1 / 1 0 0
現 況	A 3 : S = 1 / 1 4 1

1階男女便所B	A 2 : S = 1 / 1 0 0
改 修 後	A 3 : S = 1 / 1 4 1

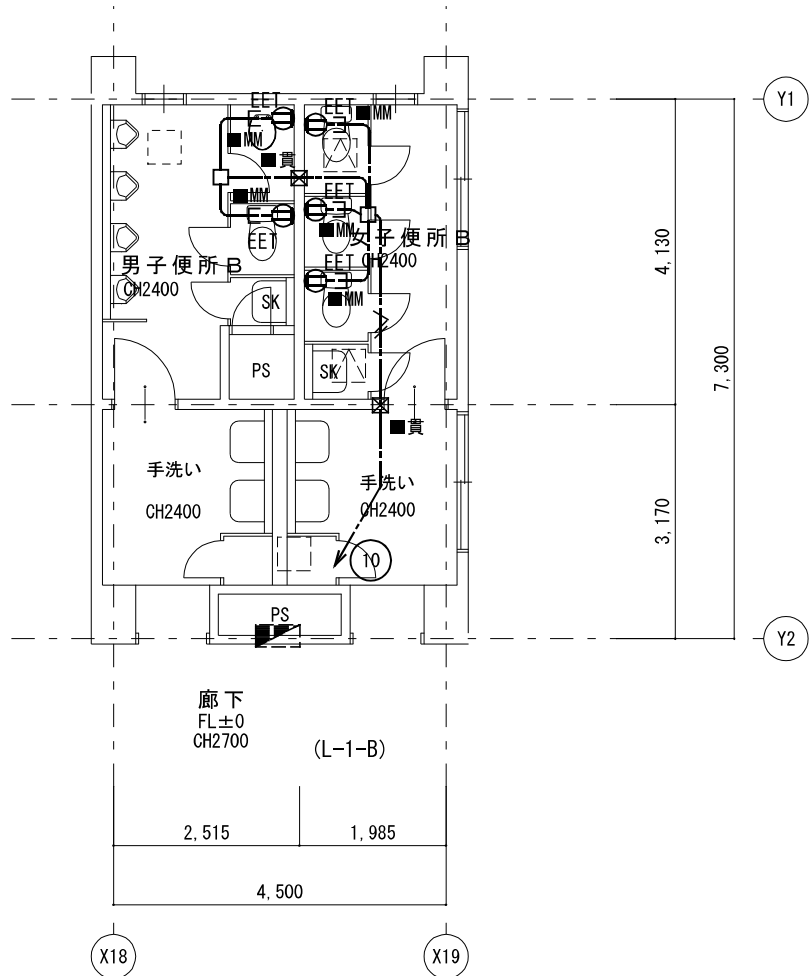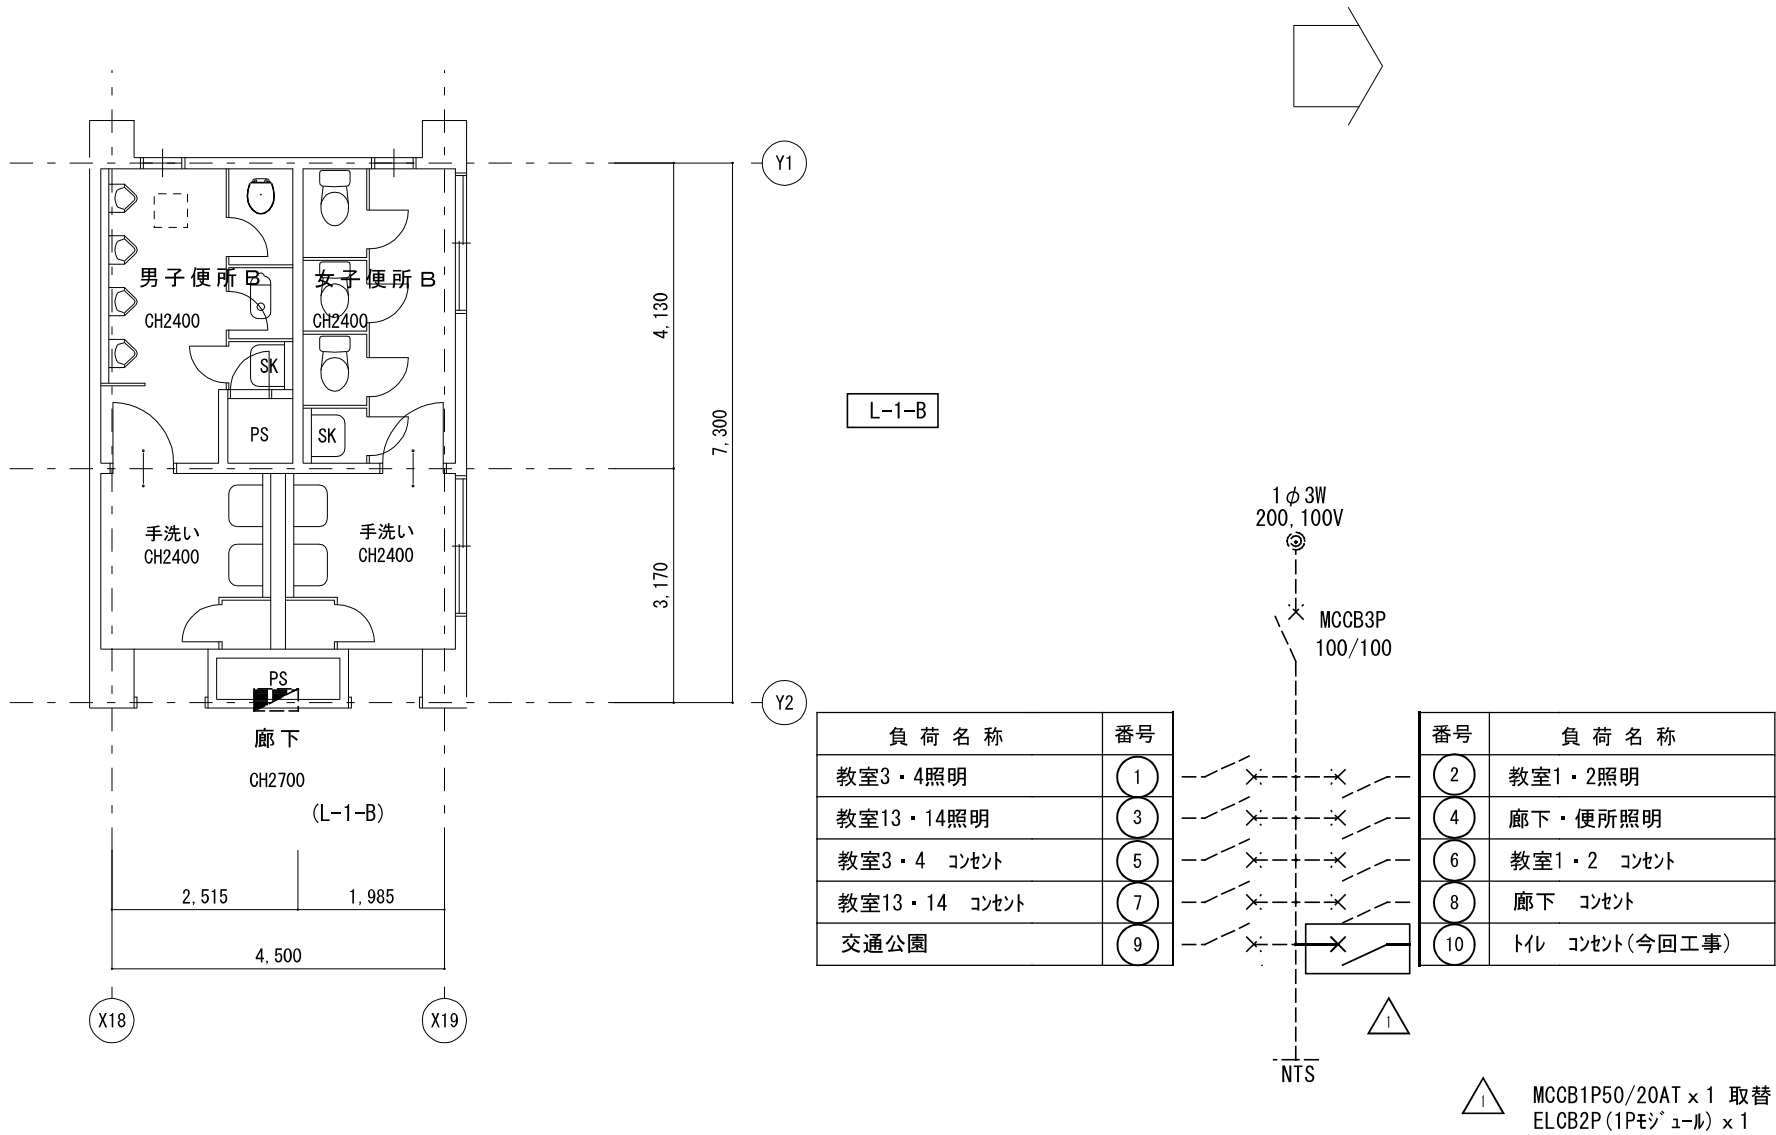

2階男女便所B	A 2 : S = 1 / 1 0 0
現 況	A 3 : S = 1 / 1 4 1

2階男女便所B	A 2 : S = 1 / 1 0 0
改 修 後	A 3 : S = 1 / 1 4 1

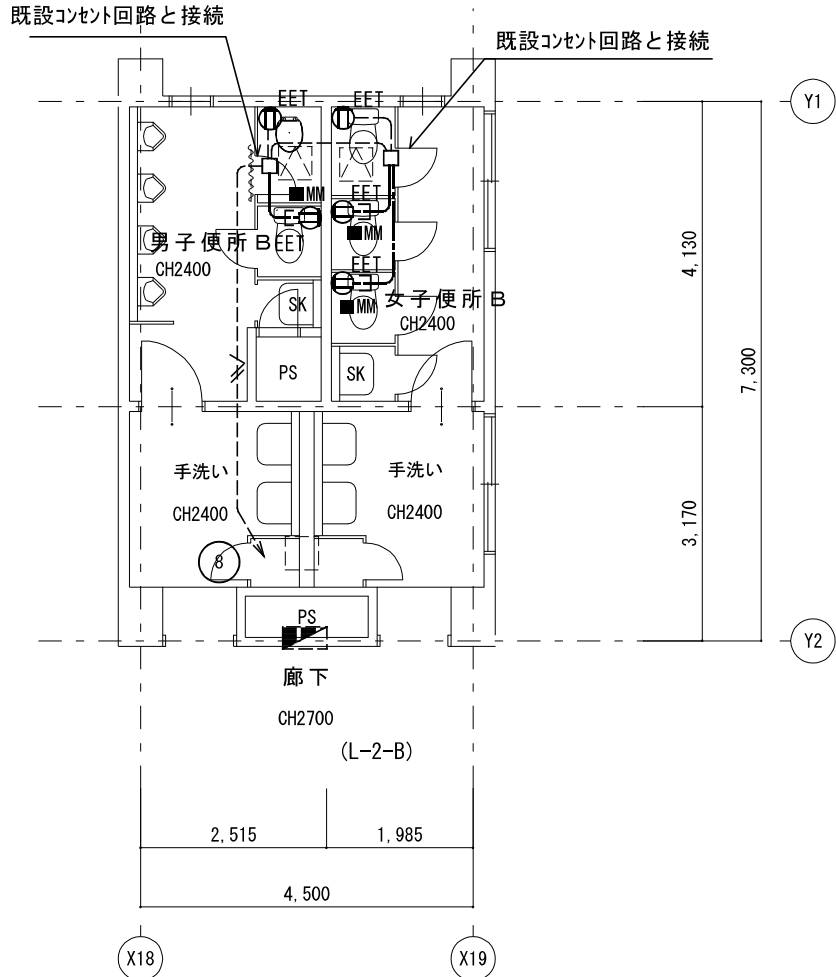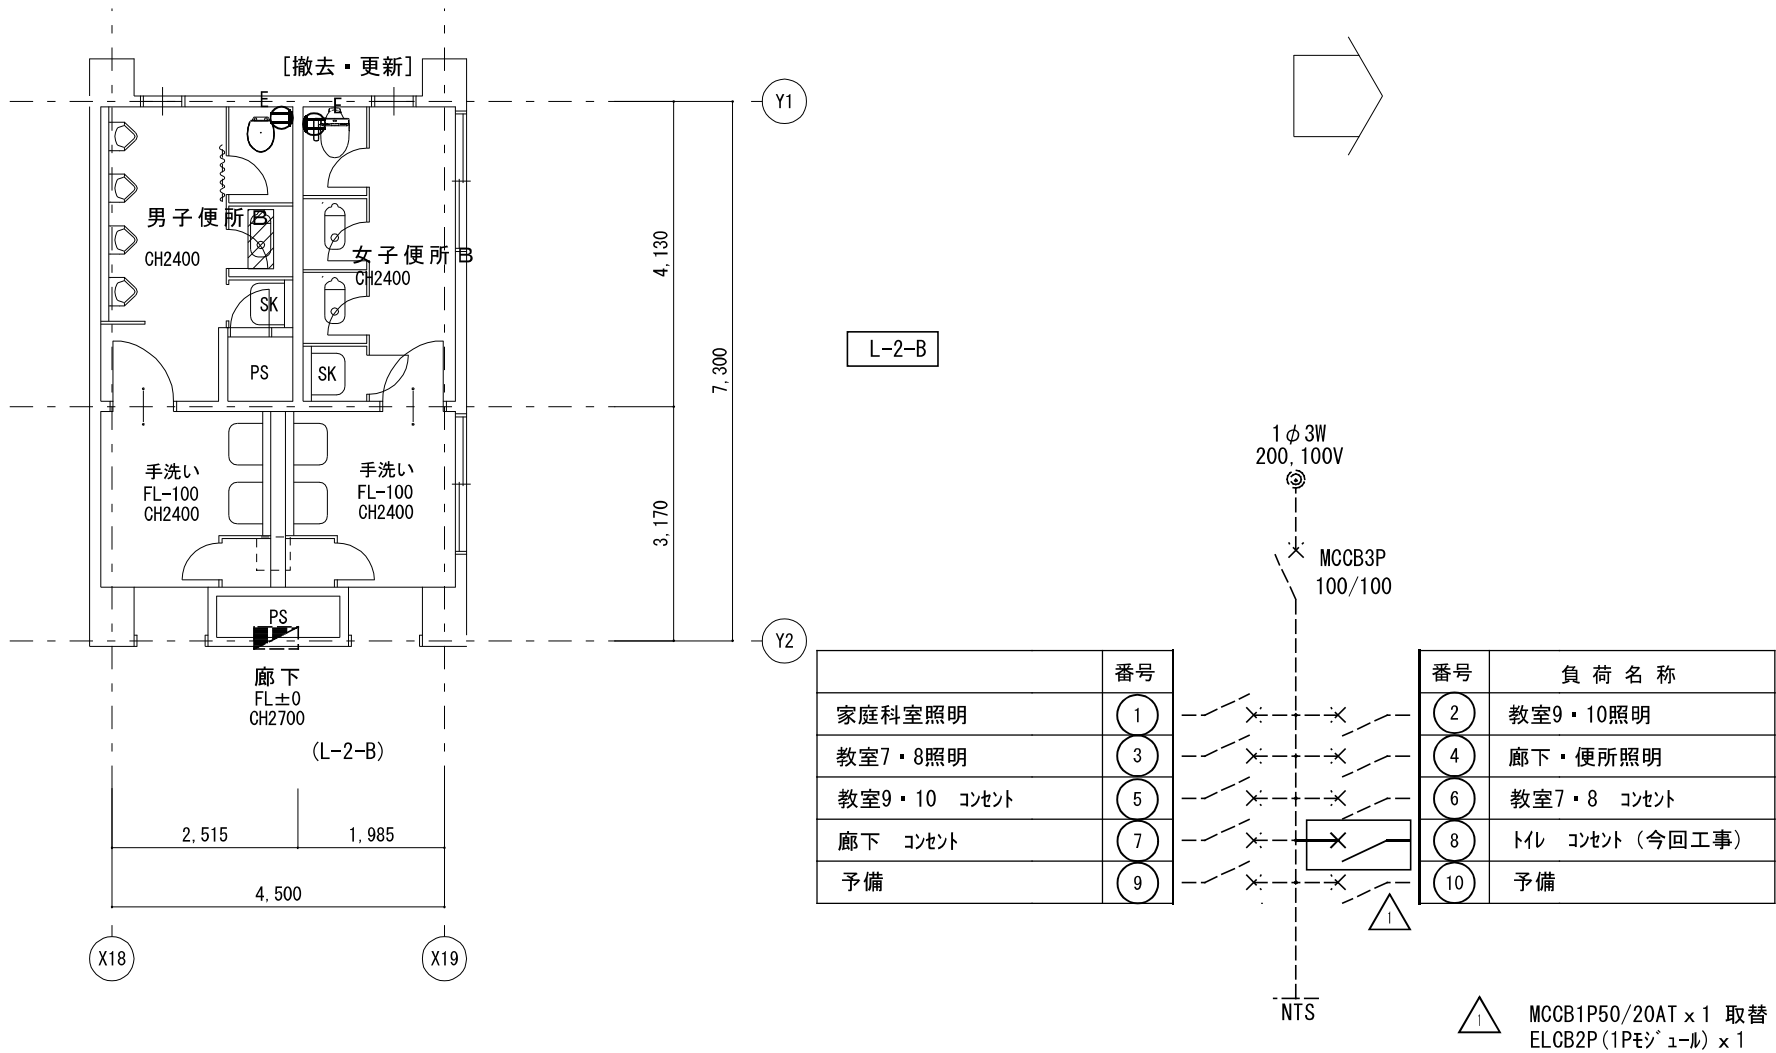


1・特記なき配管配線は下記による。

EM-EEF2, 0-3C (1C=E)




立下げ部 1種金属線び (A型)

二重天井内はケーブルルがしとする。

記 号	名 称	備 考
電灯壁	電灯壁	既設
コンセント 2P15Ax1接地極, 接地端子付	コンセント 2P15Ax1接地極, 接地端子付	
コンクリート壁貫通箇所	コンクリート壁貫通箇所	
天井点検口	天井点検口	増設 (建築工事)
天井点検口	天井点検口	既設

 特 記	工事名			 1級建築士事務所 登録 (三重1-1987号) 〒518-0775 三重県名張市希央台5番町109番地 TEL 0595-48-6066 FAX 0595-48-6067 E-mail h.a.t@tuba.ocn.ne.jp	承認		管理建築士		印	
	梅が丘小学校児童用トイレ等整備工事						1級 256630号		萱室	
	図名 管理特別普通教室棟1,2階便所 (B)平面図 (コンセント設備)				縮尺		図面番号			図面提出日
	現況・改修後				A2: 1/100 A3: 1/141		E-06			
						2024/03/22		萱室 敦司		

3階男女便所B 現 況	A 2 : S = 1 / 1 0 0
	A 3 : S = 1 / 1 4 1
3階男女便所B 改 修 後	A 2 : S = 1 / 1 0 0
	A 3 : S = 1 / 1 4 1

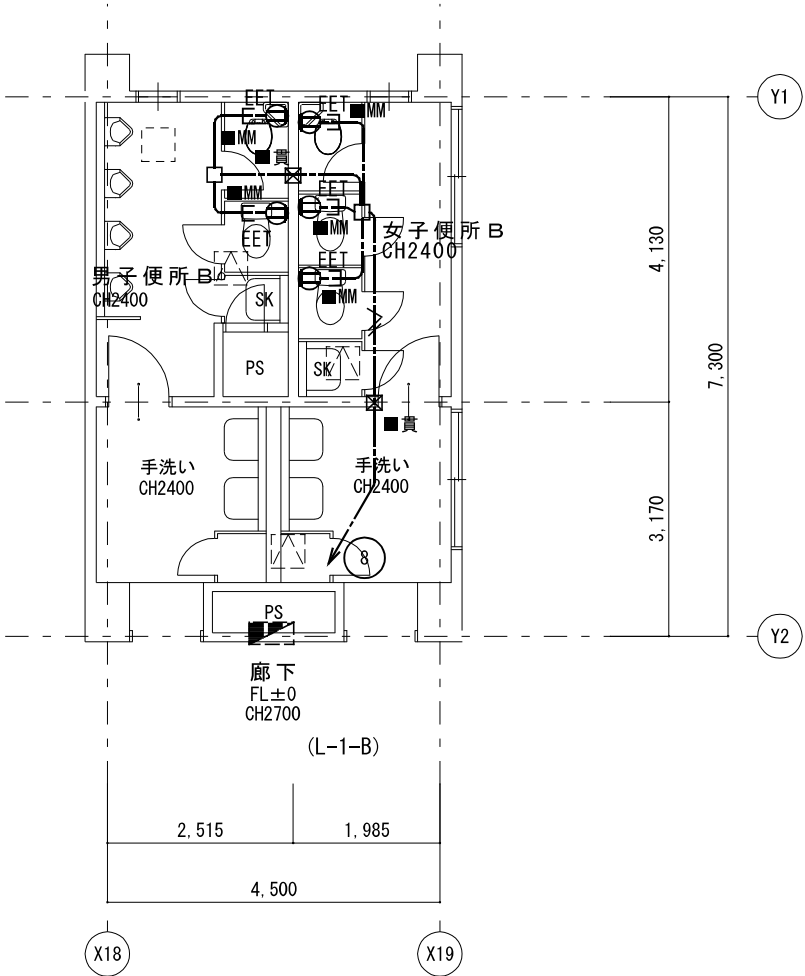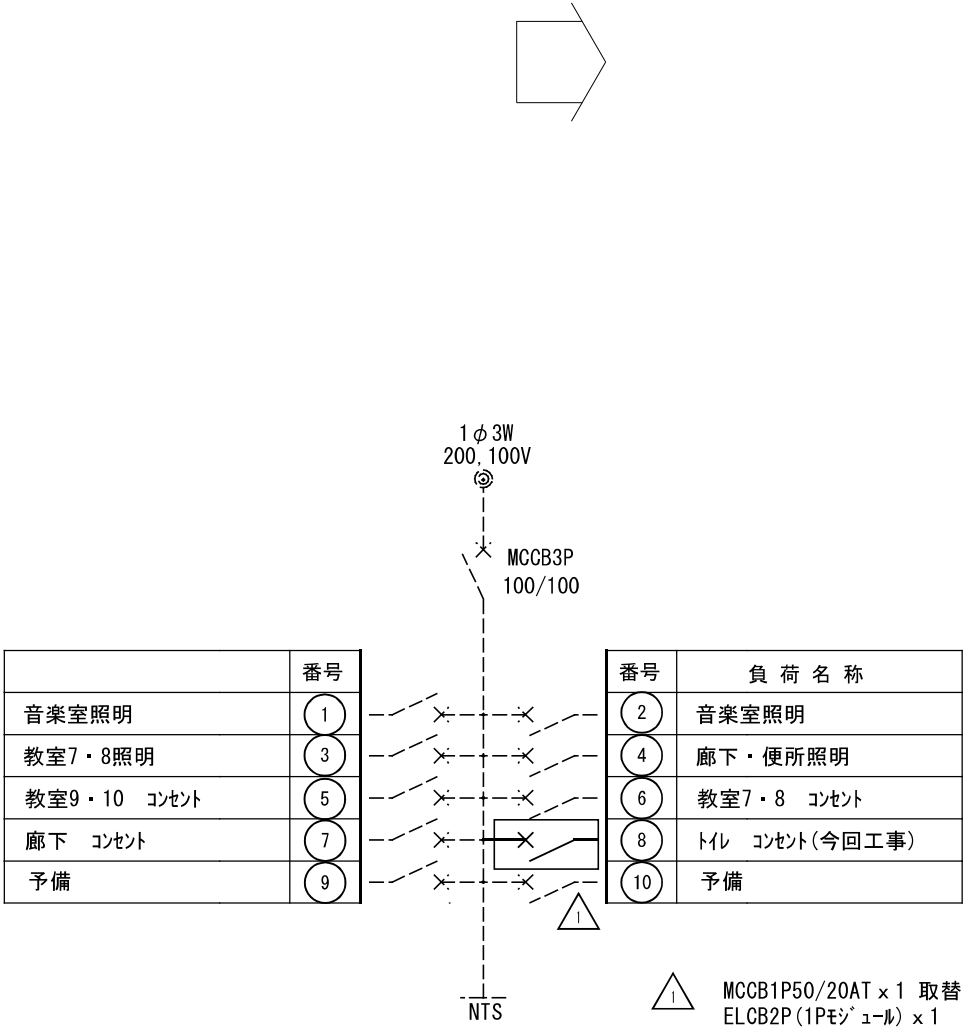
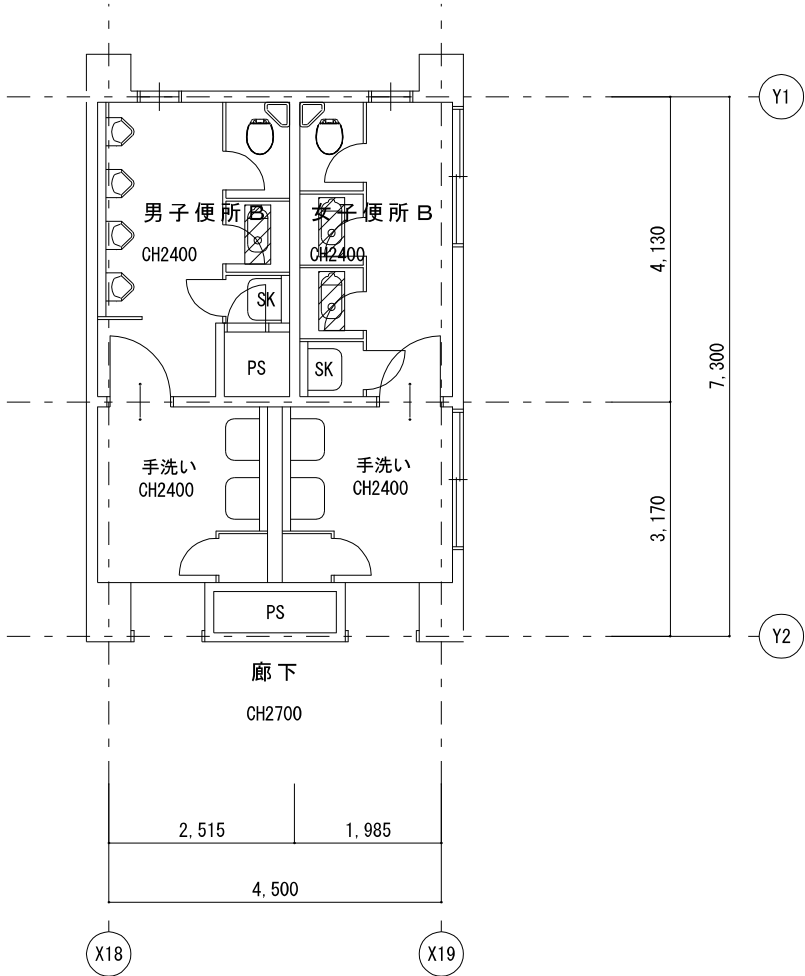


特 記	工事名 梅が丘小学校児童用トイレ等整備工事			 白鳳アーキテック 株式会社	1級建築士事務所 登録 (三重1-1987号) 〒518-0775 三重県名張市希中央5番町109番地 TEL 0595-48-6066 FAX 0595-48-6067 E-mail h.a.t@tuba.ocn.ne.jp	承認			管理建築士	印			
	図名 管理特別普通教室棟3階便所(B)平面図 (コンセント設備) 現況・改修後					縮尺 A2 : 1/100 A3 : 1/141	図面番号 E-07	田中 西尾 安井			1級 256630号	萱室	
								図面提出日 2024/03/22					審査 敦司

1階販売コーナー 現況平面図	A 2 : S = 1 / 1 0 0
	A 3 : S = 1 / 1 4 1

1 階多目的便所	A 2 : S = 1 / 1 0 0
改修後平面図	A 3 : S = 1 / 1 4 1

電灯設備

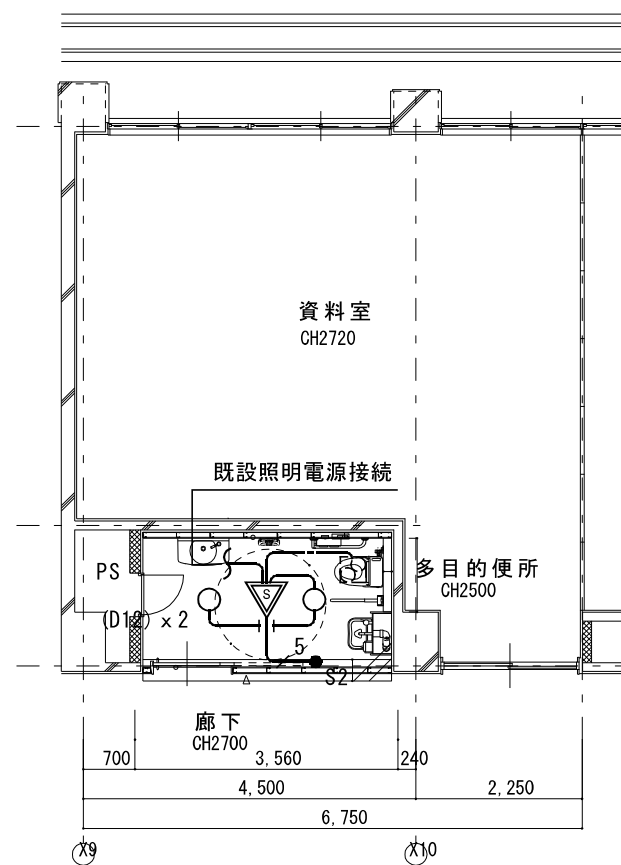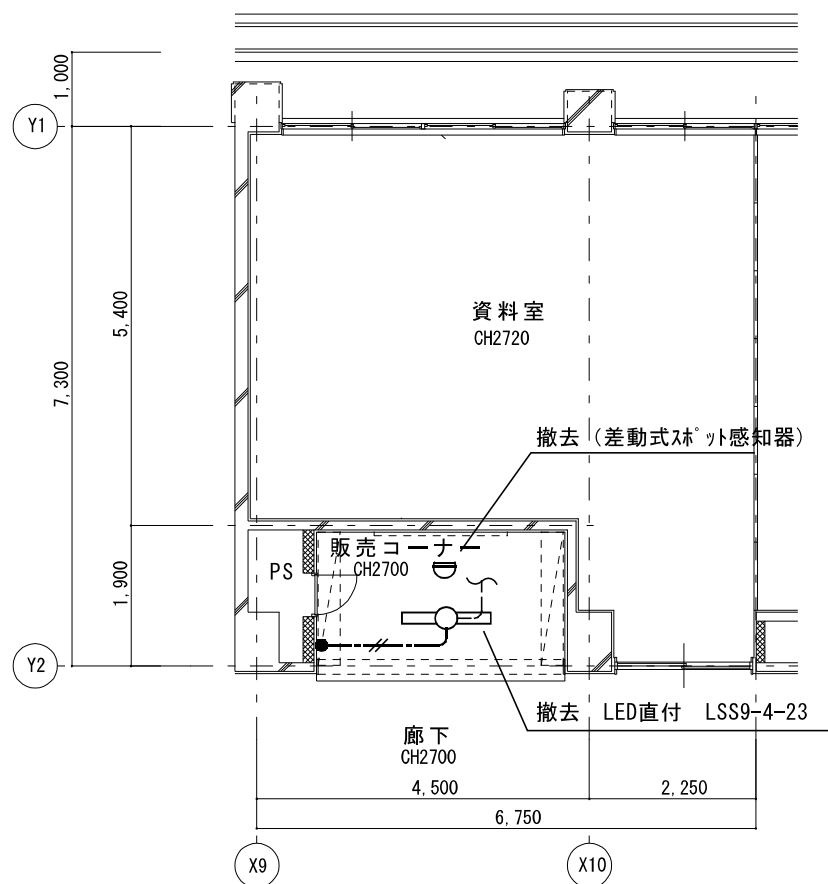

1・特記なき配管配線は下記による。

----- : EM-EEF1.6-3C(1C=E)
 ----- / 5 ----- : EM-EEF1.6-3C+2C (PF22)
 ----- 破線＝既設のまますを示す。

二重天井内はケーブルがしとし立上げ、立下げ箇所は保護管にて保護すること。


凡例		
記 号	名 称	備 考
○	LED* クライト	
	人感センサー式自動スイッチ	親機 換気扇連動
● S2	操作ユニット	2回路

照 明 器 具 姿 図

LED ダウンライト	
D12	LED 14W以下 1300lm以上1700lm未満
	
使用場所	洗面所、トイレ
品番	LRS1-13

1 階多目的便所	A 2 : S = 1 / 1 0 0
改修後平面圖	A 3 : S = 1 / 1 4 1

コンセント設備

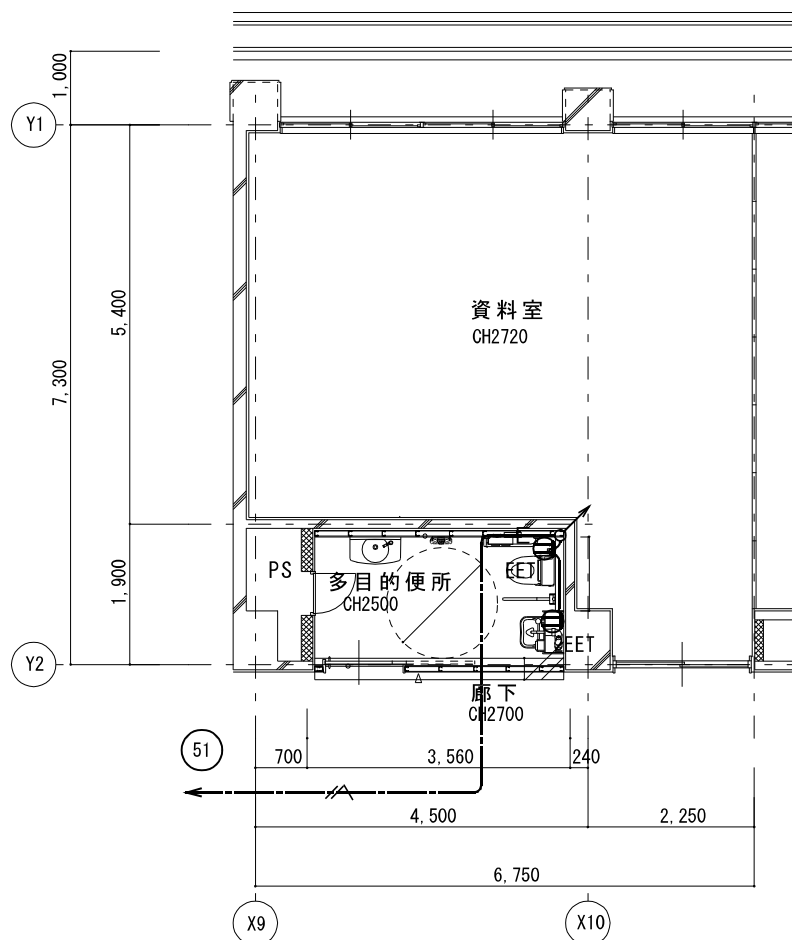


1・特記なき配管配線は下記による。

	: EM-EEF2. 0-3C (1C=E)
	: EM-EEF2. 0-3C (1C=E) (PF22)

—~~—~~—E : EM-EEF2. 0-3C (1C=E) (PF22)

二重天井内はケーブルころがしとする。


凡例		
記 号	名 称	備 考
	電灯盤	既設
 EET	コンセント 2P15A×1接地極, 接地端子付	
 2EET	コンセント 2P15A×2接地極, 接地端子付	

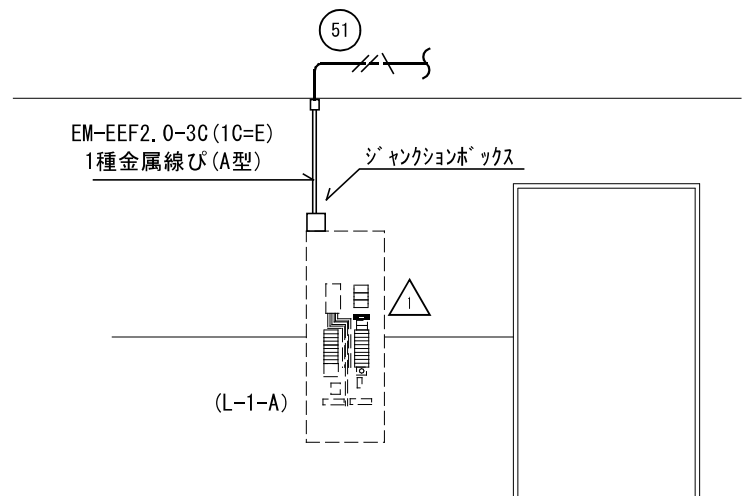

廊下展開図 S:1/50

L-1-A

560 x 1430 (下端 h : 370)

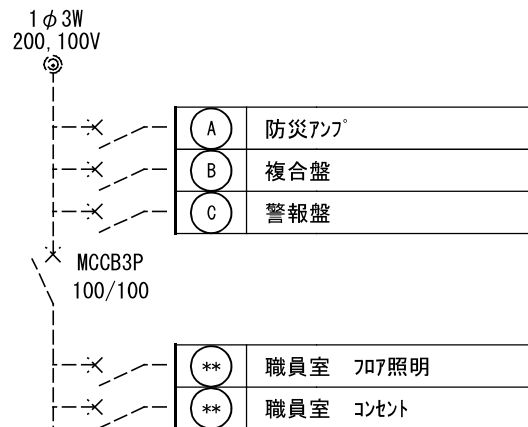


負 荷 名 称	番号		番号	負 荷 名 称
職員室照明	1	Y	2	校長室照明
昇降口照明	3	Y	4	放送スタジオ照明
保健室照明	5	Y	6	職員室 コンセント
校長室 コンセント	7	Y	8	校長室 コンセント
印刷室 コンセント	9	Y	10	印刷室 コンセント
スタジオ コンセント	11	Y	12	放送室 コンセント
保健室 コンセント	13	Y	14	職員室 コンセント
職員室ドア コンセント	15	Y	16	外灯
エレベーター	17	Y	18	外灯
多目的便所（オストメイト）	51	X		図書室照明


 ELCB2P (1Pモジュール) × 1個増設

特 記	工事名			 1級建築士事務所 登録 (三重1ー1987号) 〒518ー0775 三重県名張市希央台5番町109番地 TEL 0595-48-6066 FAX 0595-48-6067 E-mail h.a.t@tuba.ocn.ne.jp	承認		管理建築士	印
	梅が丘小学校児童用トイレ等整備工事				田中 西尾 安井	1級 256630号	審査 敦司 萱室	
	図名	縮尺	図面番号					
	管理特別普通教室棟1階多目的便所平面図 (電灯設備)	A2 : 1/100, 1/50 A3 : 1/141, 1/71	Eー 0 8					
	現況・改修後			図面提出日		2024/03/22		

3階男女便所C	A 2 : S = 1 / 1 0 0
現 況	A 3 : S = 1 / 1 4 1

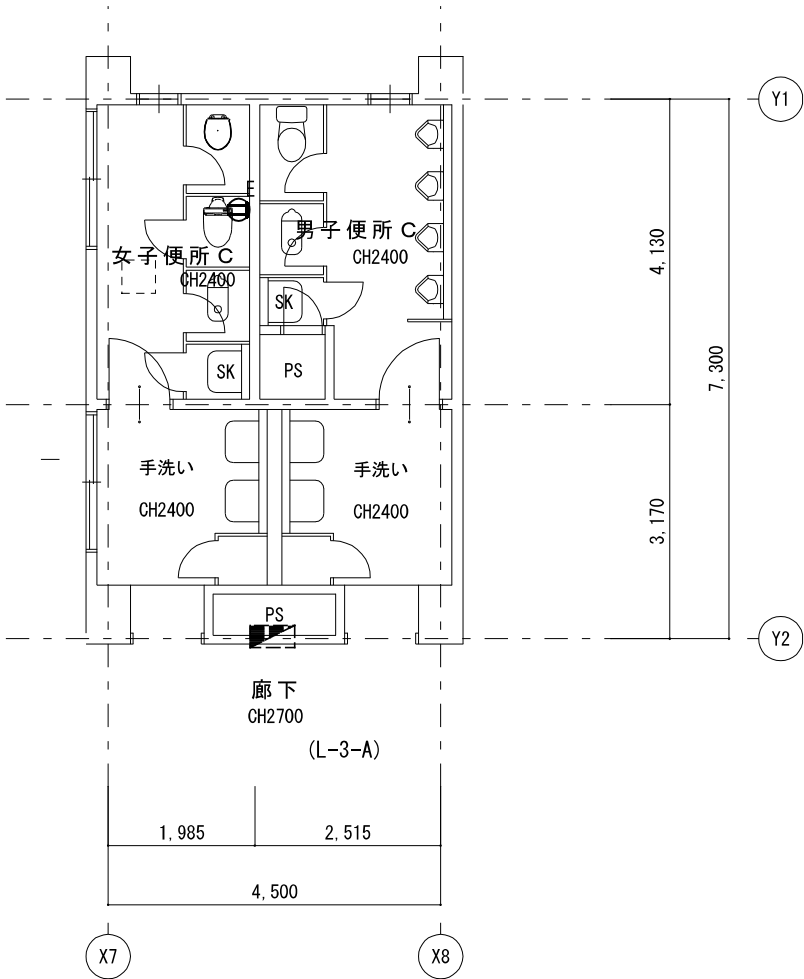


L-3-A

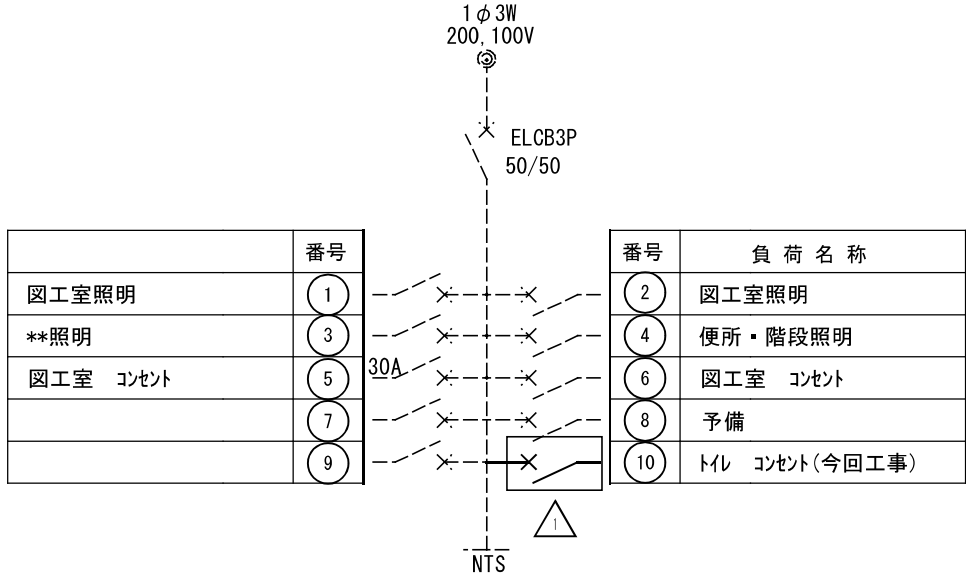


MCCB1P50/20x1 交換⇒ELCB2P (1P用) x 1


3階男女便所C 改 修 後	A 2 : S = 1 / 1 0 0
	A 3 : S = 1 / 1 4 1

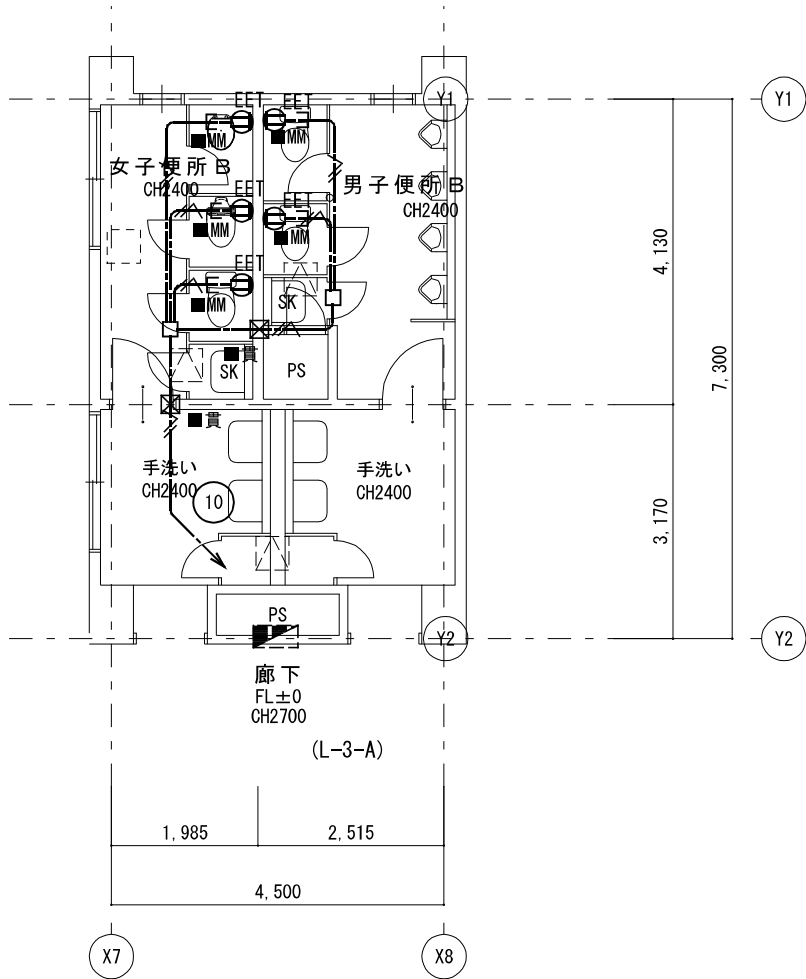

2階男女便所C	A 2 : S = 1 / 1 0 0
現 況	A 3 : S = 1 / 1 4 1

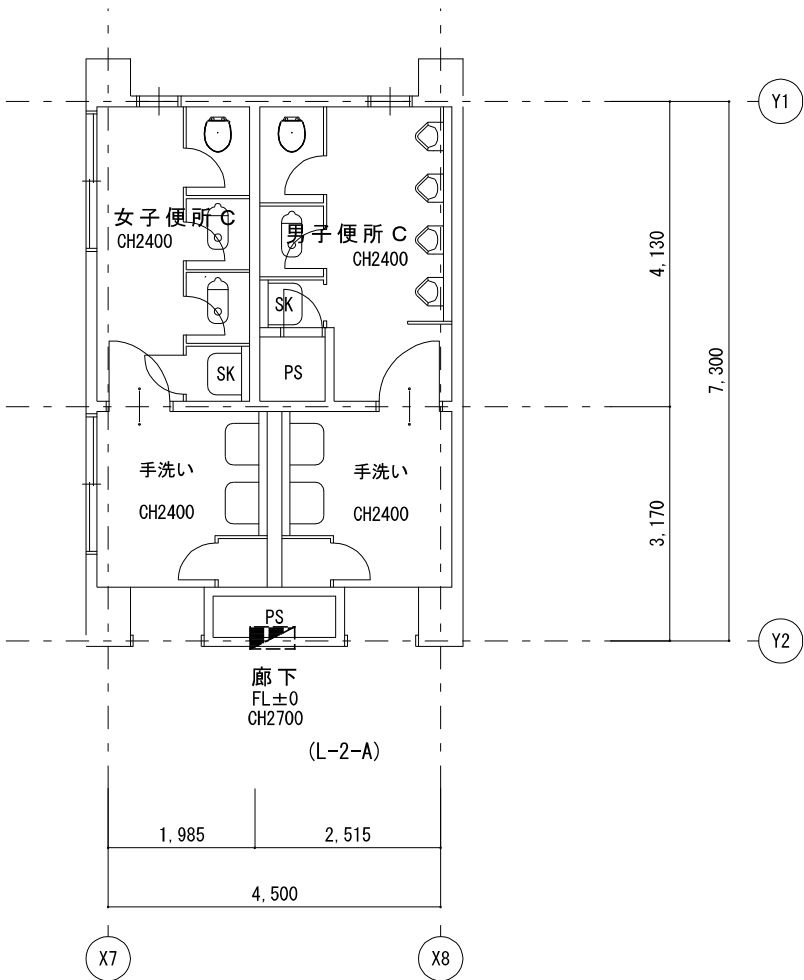


L-2-A

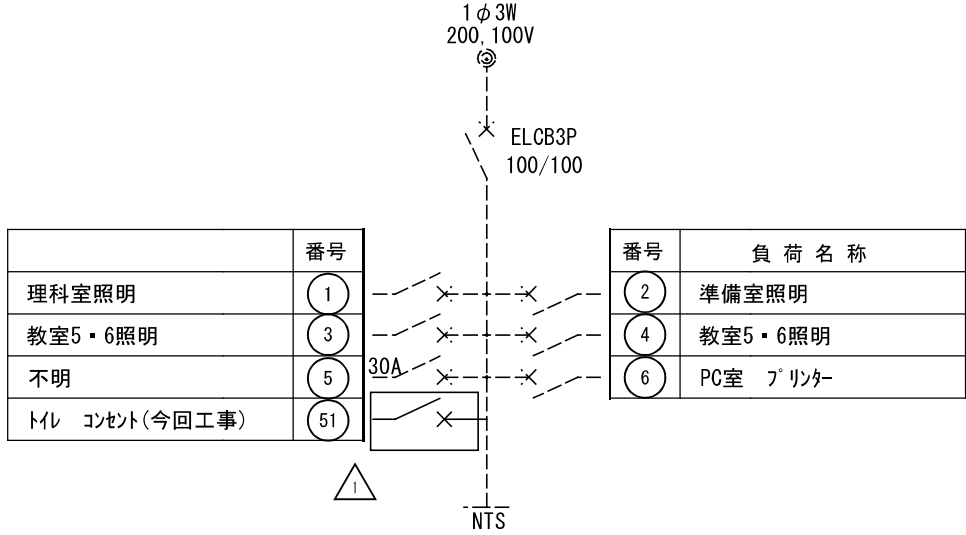

ELCB2P (1P用) x 1個増設

2階男女便所C 改 修 後	A 2 : S = 1 / 1 0 0
	A 3 : S = 1 / 1 4 1

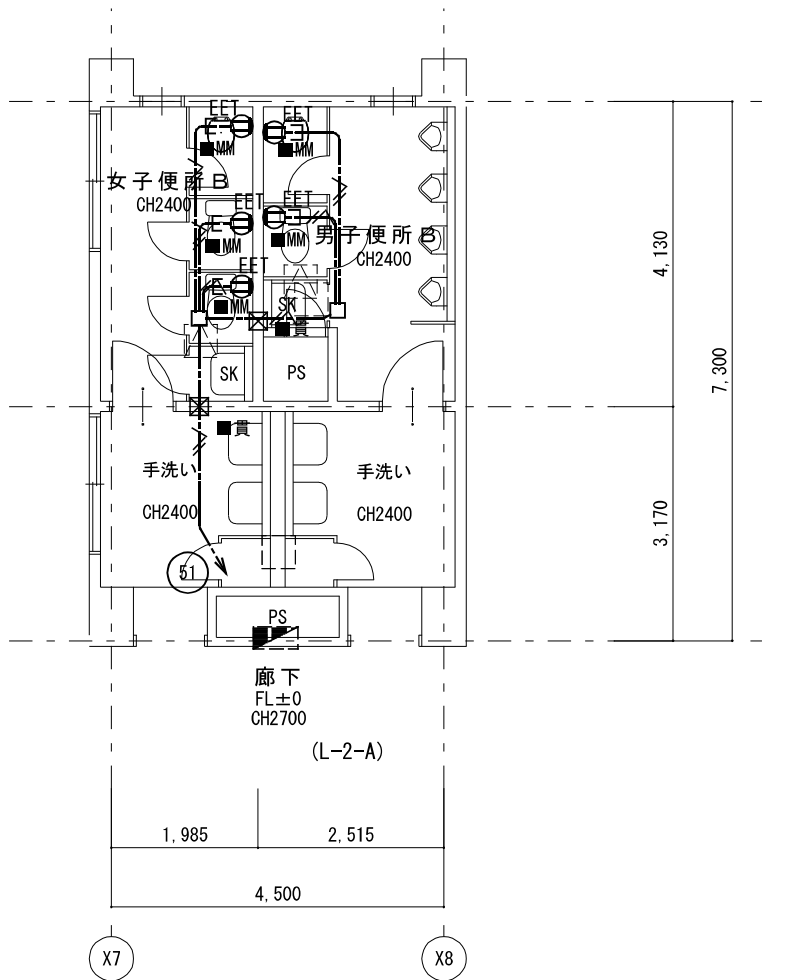

1・特記なき配管配線は下記による。


EM-EEF2.0-3C (1C=E)

立下げ部 1種金属線び (A型)

二重天井内はケーブルルンとしてとする。

凡例

記 号	名 称	備 考
	電灯盤	既設
	コンセント 2P15Ax1接地極、接地端子付	
	コンクリート壁貫通箇所	
	天井点検口	増設(建築工事)
		既設

 
特 記	工事名 梅が丘小学校児童用トイレ等整備工事			 1級建築士事務所 登録(三重1-1987号) 〒518-0775 三重県名張市希央台5番町109番地 TEL 0595-48-6066 FAX 0595-48-6067 E-mail h.a.t@tuba.ocn.ne.jp 白鳳アーキテック 株式会社	承認			管理建築士		印	
	図名 管理特別普通教室棟2,3階便所(C)平面図(コンセント設備)				縮尺 A2 : 1/100 A3 : 1/141	図面番号 E-10	田中 西尾 安井		1級 256630号	萱室	
	現況・改修後						図面提出日 2024/03/22		萱室 敦司	萱室	

換 気 機 器 表

機器番号	機器名称 参考型番	形 式 ・ 仕 様	電 気 容 量		台数	設置場所及び備考
			電源	送風機		
			(φ－V)	(W)		
V－1	天井換気扇	形 式 低騒音形	1-100	29.5	1	1階多目的便所
	VD-18ZB13	風 量 180 m3／h 70 P a				
		付属品 S U S 深形フート`（ギャラリ付）、他一式共				


衛 生 器 具 組 合 せ 表																		
名 称		合計	管理特別普通教室棟			普通教室棟		管理特別普通教室棟				普通教室棟		管理特別普通教室棟				
			1 F	1 F	2 F	2 F	2 F	2 F	3 F	3 F	3 F	3 F	3 F	3 F				
			男子便所B	女子便所B	多目的便所	男子便所A	女子便所A	男子便所B	女子便所B	男子便所C	女子便所C	男子便所A	女子便所A	男子便所B	女子便所B	男子便所C	女子便所C	
洋風便器	BC-P110HA, DQ-PA150CH（ロータンク）, CF-18ALP（暖房便座）, 322-1165-530, A-10476, CF-200S	24	1			2	3	1	3	1	2	2	4	1	2	1	1	
洋風便器	BC-220SK, DT-K250（ロータンク）, CW-PC12QC-NE(温水洗浄便座 自動洗浄 便ふた有） CF-008-1	1			1													
暖房便座	CF-18ALJ 固定金具	14	1	3		1	1		1	1	1	1	1	1	1	1	1	
棚付2連紙巻器	CF-63HS（ステンレス製）	42	2	3	1	3	5	2	3	2	3	3	5	2	3	2	3	
手すり L型	KF-920AE70D12J 固定金具	1			1													
手すり はね上げ	KF-471EH70JU 固定金具	1			1													
カウンター一体形洗面器	L-275FCR, AM-300(自動単水栓・自己発電）, LF-WN7PF, SF-10E, KF-30DN	1			1													
化粧鏡	KF-4510A（防錆）	1			1													
ベビーキープ	AC-BK-F62 固定金具	1			1													
オストメイトパック	PT0M-B210S（電気温水器付）, PT0M-ESCR(側板) x2	1			1													
*衛生器具数量及び型番は参考とし、現場にて確認するものとする。 *既設品（再利用 移設・残置）の場合は、図面詳細確認の上、監督員の指示に従うものとする。																		

特 記	工事名 梅が丘小学校児童用トイレ等整備工事			HA KUHO Architech 白鳳アーキテック 株式会社 1級建築士事務所 登録（三重1－1987号） 〒518-0775 三重県名張市希中央5番町109番地 TEL 0595-48-6066 FAX 0595-48-6067 E-mail h.a.t@tuba.ocn.ne.jp	承認			管理建築士		印		
					田中	西尾	安井	1級 256630号	萱室 敦司	萱室		
	図名 衛生器具表				縮尺 A2：1／NS A3：1／NS	図面番号 M－02	図面提出日				2024/03/22	




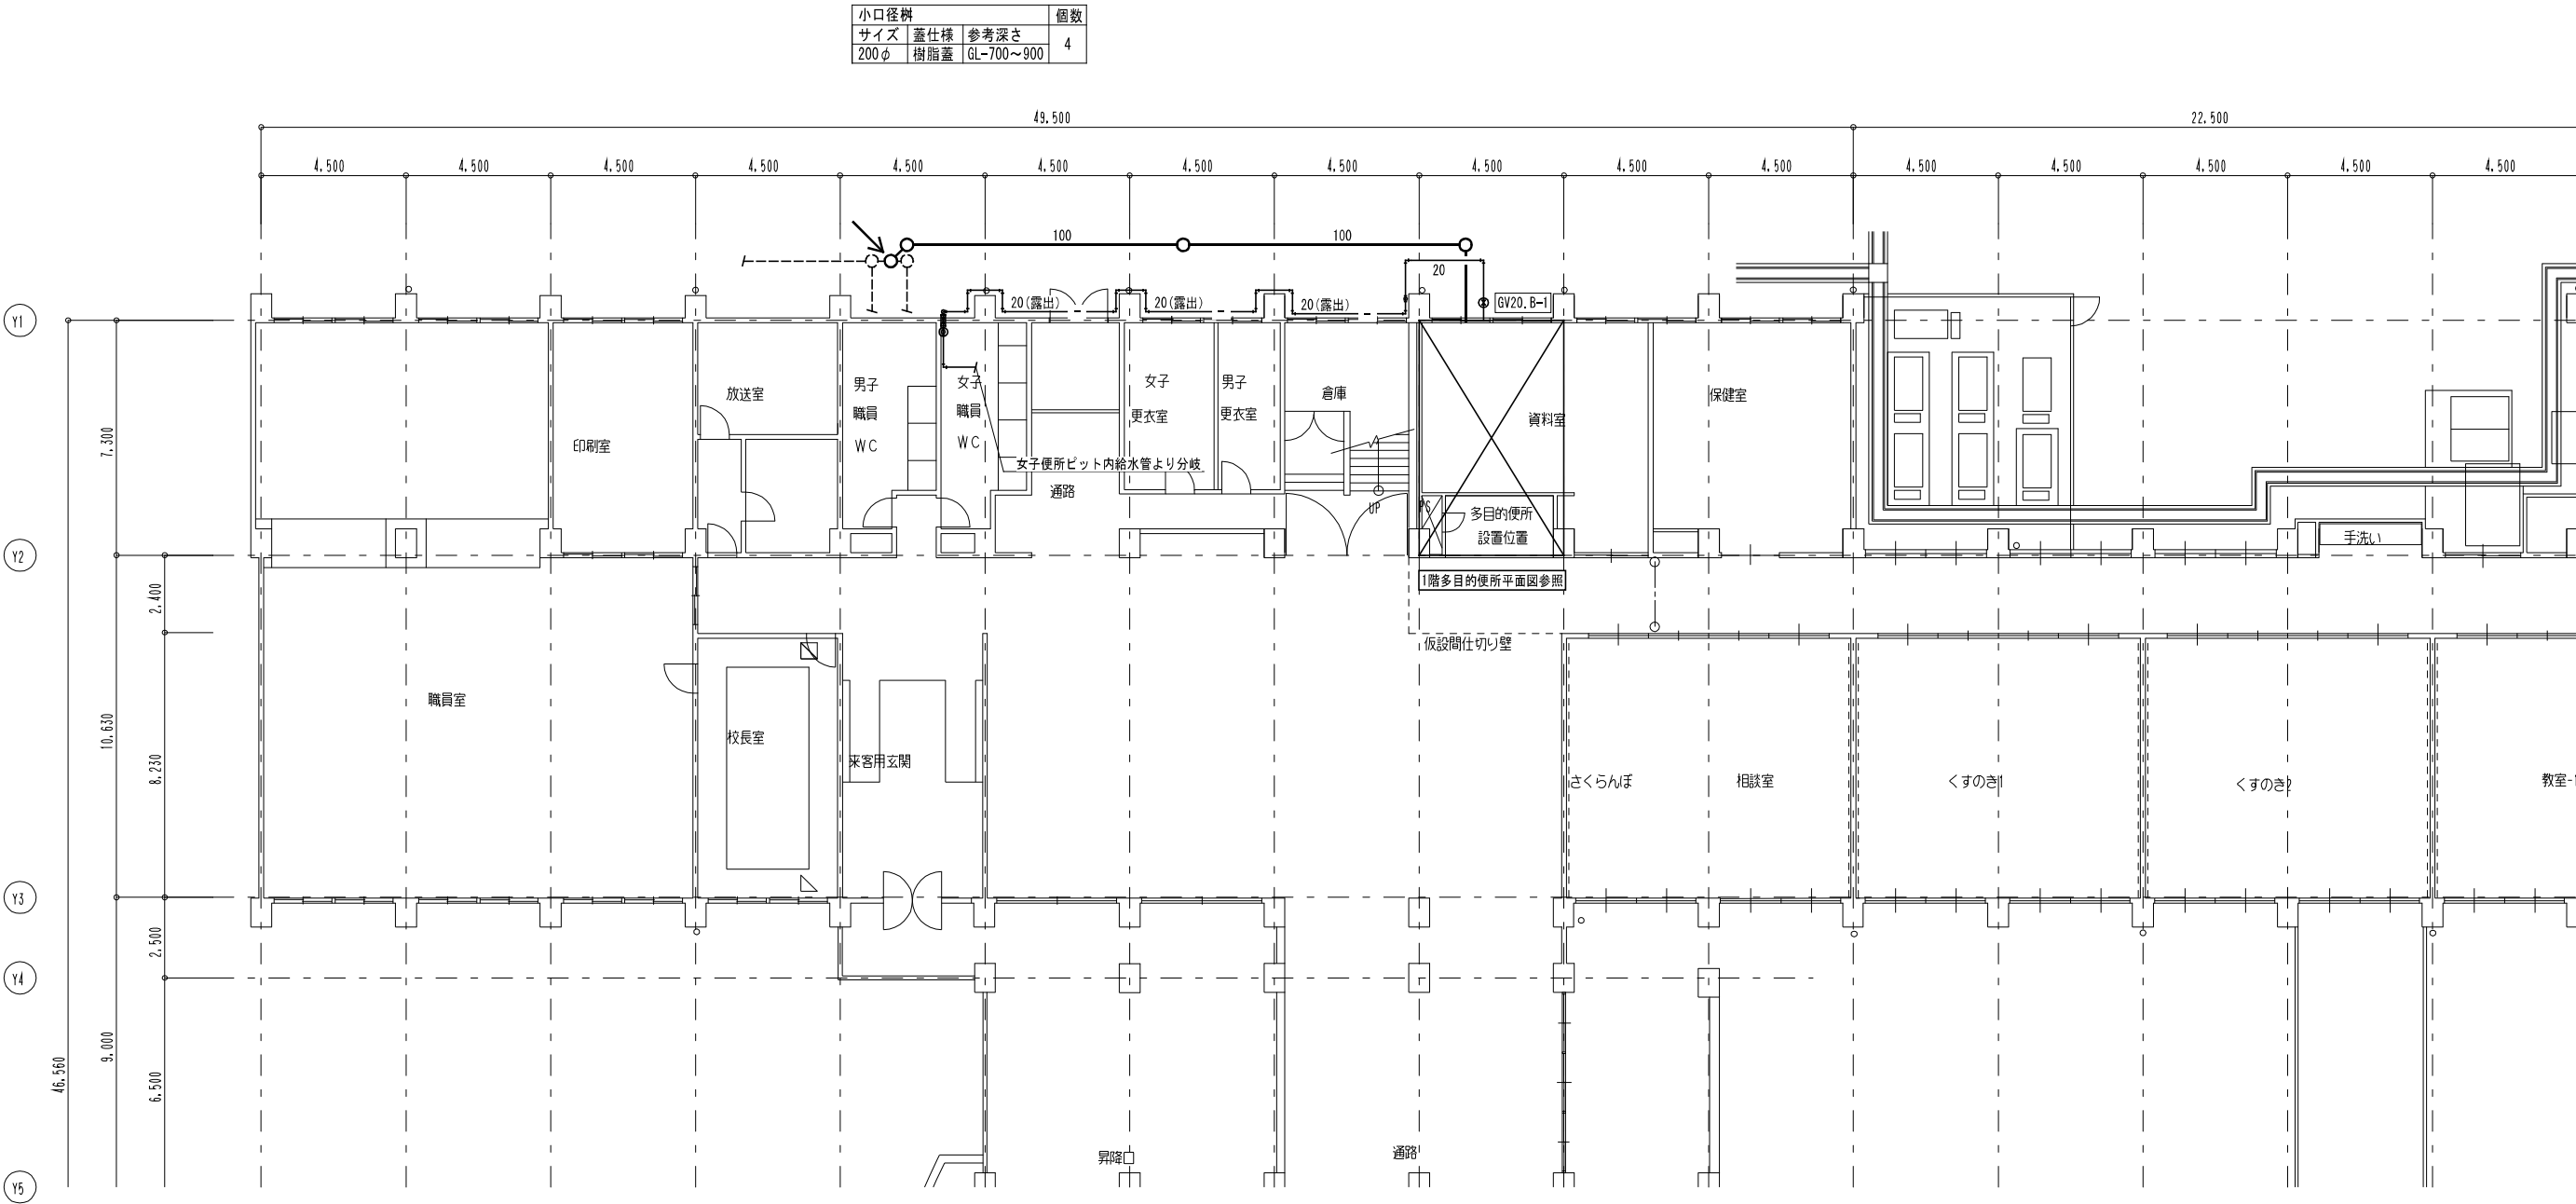


凡例	
コア抜き箇所を示す（鉄筋探索共）	○ ☒

特 記	工事名 梅が丘小学校児童用トイレ等整備工事			 1級建築士事務所 登録（三重1ー1987号） 〒518ー0775 三重県名張市希央台5番町109番地 TEL 0595-48-6066 FAX 0595-48-6067 E-mail h.a.t@tuba.ocn.ne.jp 白鳳アーキテック 株式会社	承 認			管 理 建 築 士		印
	図名 1 階 平 面 図				縮尺 A2：1／150 A3：1／210	図面番号 Mー03				

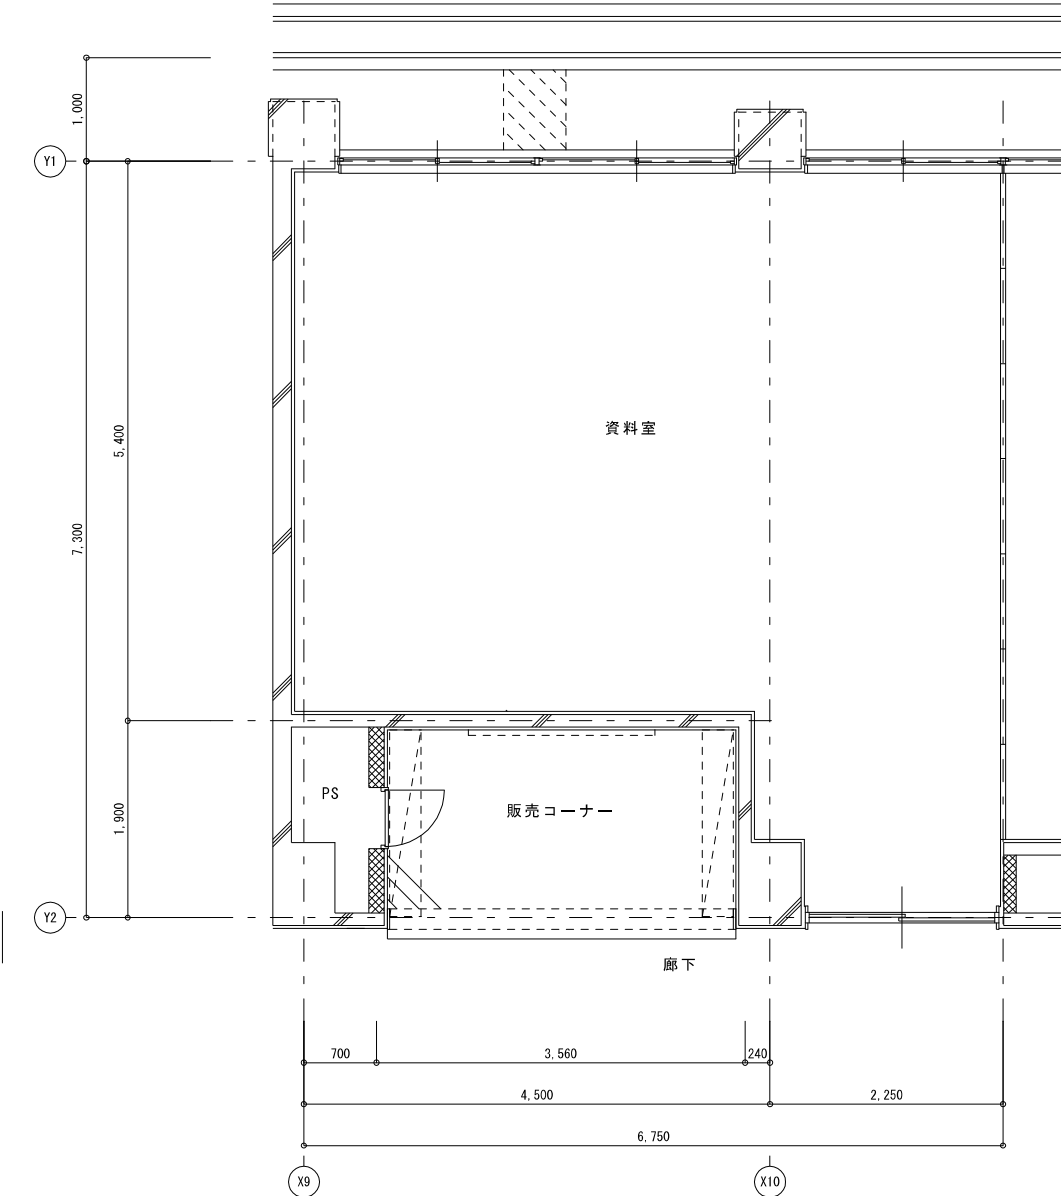


凡例
コア抜き箇所を示す（鉄筋探査共）

 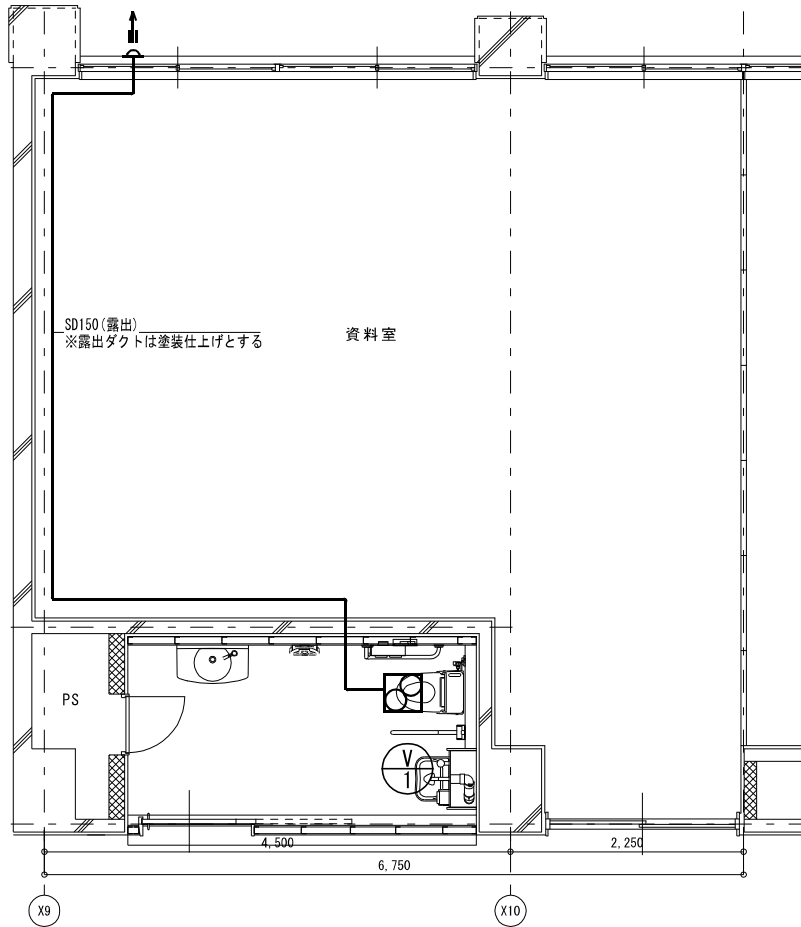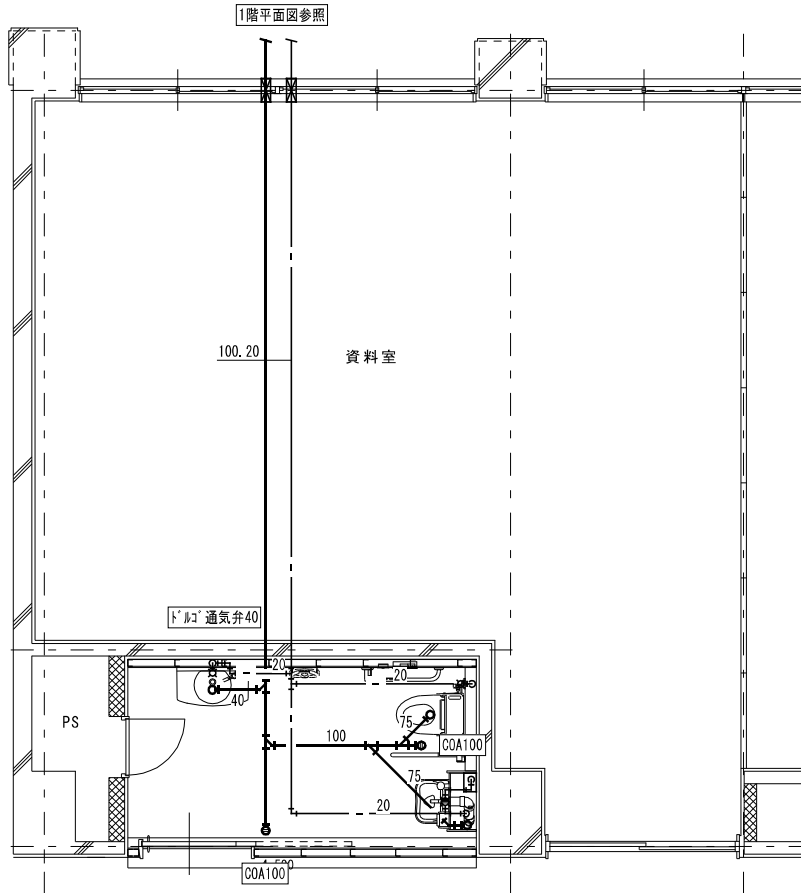 

1階男女便所 A	A 2 : S = 1 / 1 0 0
現 況	A 3 : S = 1 / 1 4 1

凡例	
既設配管を示す（撤去）	————
既設配管を示す（残置）	-----
既設配管切断箇所を示す	=
手はつり箇所を示す	○ ⊠

- ※撤去排水管は鋼管とする。
- 撤去給水管は鋼管とする
- ※建築工事にて解体の無い壁内の配管は残置とする（壁面まで配管撤去）
- ※既設器具撤去後の取付ビス後は、シール等にて補修する事

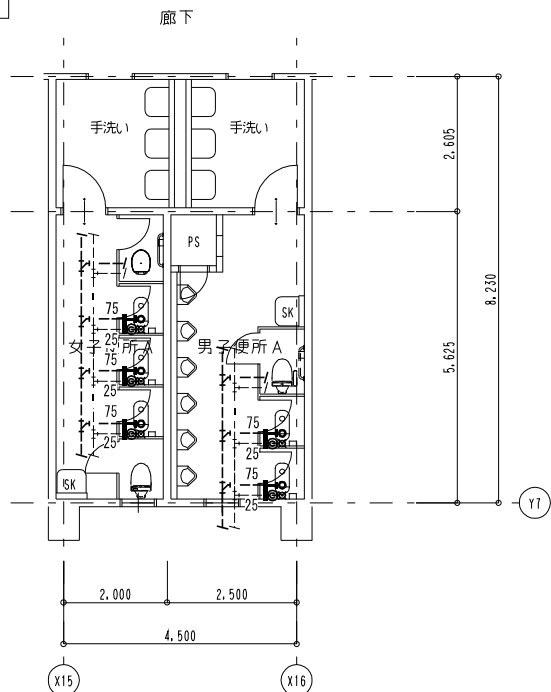


女子便所		既存機器表	
和風便器	フラッシュ共	3	撤去
洋風便器	普通便座のみ撤去	1	撤去
紙巻器		5	撤去
洋風便器		1	既設再利用

男子便所		既存機器表	
和風便器	フラッシュ共	2	撤去
紙巻器		3	撤去
洋風便器		1	既設再利用

1 階男女便所 B	A 2 : S = 1 / 1 0 0
現 況	A 3 : S = 1 / 1 4 1

凡例	
既設配管を示す（撤去）	———
既設配管を示す（残置）	- - - - -
既設配管切断箇所を示す	=
手はつり箇所を示す	○ ☒

※撤去排水管は鋼管とする。
撤去給水管は鋼管とする

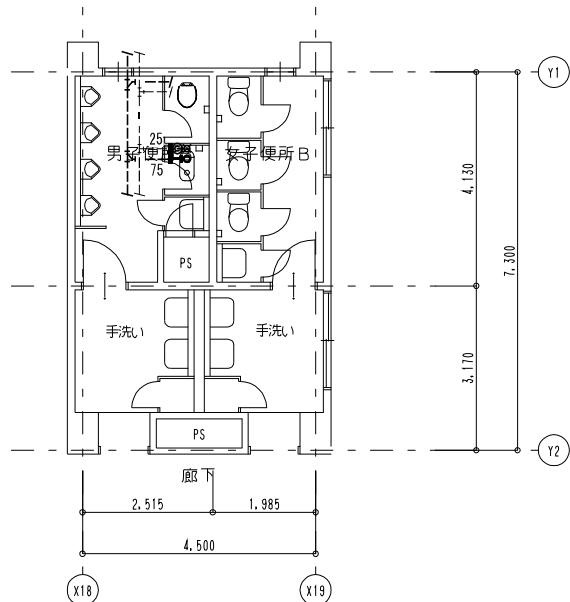


男子便所		既存機器表	
和風便器	フラッシュ共	1	撤去
洋風便器	普通便座のみ撤去	1	撤去
紙巻器		2	撤去

洋風便器	普通便座のみ撤去	3	撤去
紙巻器		3	撤去

1 階男女便所 A 改 修 後	A 2 : S = 1 / 1 0 0
	A 3 : S = 1 / 1 4 1

凡例	
新設配管を示す（撤去）	
既設配管を示す	
既設配管接続箇所を示す	
コア抜き箇所を示す（鉄筋探索共）	


※給水配管貫通部はシール等にて止水処理を行う事

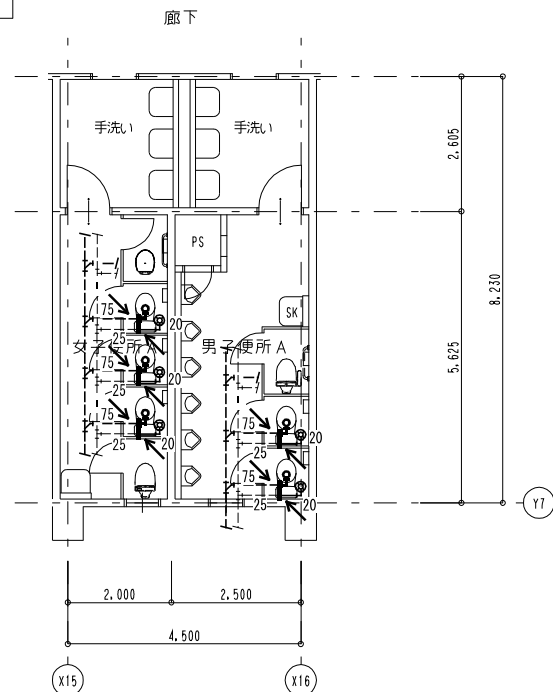

1階男女便所B	A 2 : S = 1 / 1 0 0
改 修 後	A 3 : S = 1 / 1 4 1


凡例	
新設配管を示す（撤去）	——
既設配管を示す	----
既設配管接続箇所を示す	←
コア抜き箇所を示す（鉄筋探索共）	○ ☒

※給水配管貫通部はシール等にて止水処理を行う事

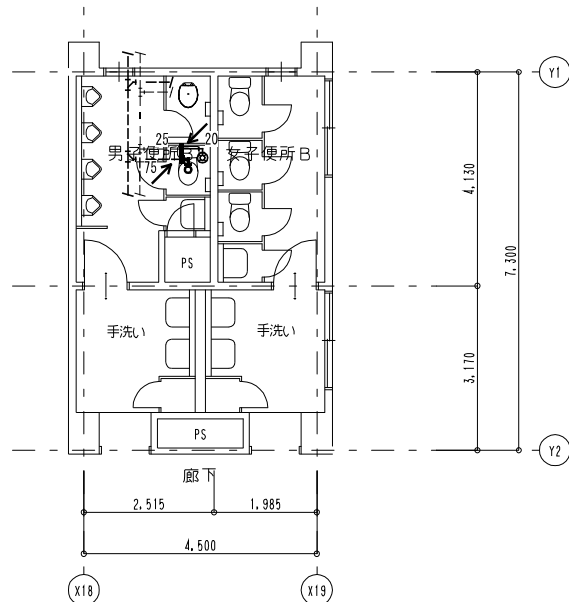


特 記	工事名 梅が丘小学校児童用トイレ等整備工事			 1級建築士事務所 登録(三重1-1987号) 〒518-0775 三重県名張市希央台5番町109番地 TEL 0595-48-6066 FAX 0595-48-6067 E-mail h.a.t@tuba.on.ne.jp 	承認		管理建築士	印
	図名 普通教室棟 1階A便所平面図 (1)				縮尺 A2: 1/100 A3: 1/141	図面番号 M-05	 1級 256630号 営室 教司 	 営室 教司 
	改修前・改修後							
	管理特別普通教室棟 1階B便所平面図 (1)							
図面提出日 2024/03/22								

2階男女便所 A	A 2 : S = 1 / 1 0 0
現 況	A 3 : S = 1 / 1 4 1

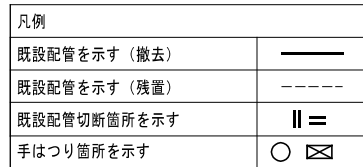


- ※撤去排水管は銅管とする。
- 撤去給水管は銅管とする
- ※建築工事に解体の無い壁内の配管は残置とする（壁面まで配管撤去）
- ※既設器具撤去後の取付ビス後は、シール等にて補修する事

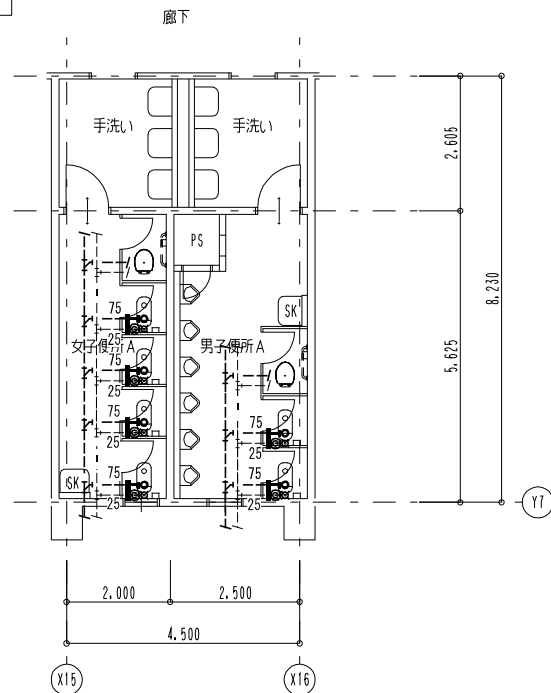


女子便所 既存機器表				男子便所 既存機器表			
和風便器	フラッシュ共	4	撤去	和風便器	フラッシュ共	2	撤去
洋風便器	普通便座のみ撤去	1	撤去	洋風便器	普通便座のみ撤去	1	撤去
紙巻器		5	撤去	紙巻器		3	撤去

2階男女便所B	A 2 : S = 1 / 1 0 0
現 況	A 3 : S = 1 / 1 4 1

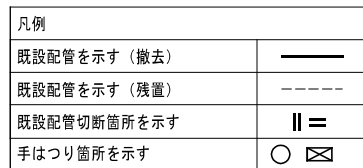


- ※撤去排水管は銅管とする。
- 撤去給水管は銅管とする
- ※建築工事に解体の無い壁内の配管は残置とする（壁面まで配管撤去）
- ※既設器具撤去後の取付ビス後は、シール等にて補修する事

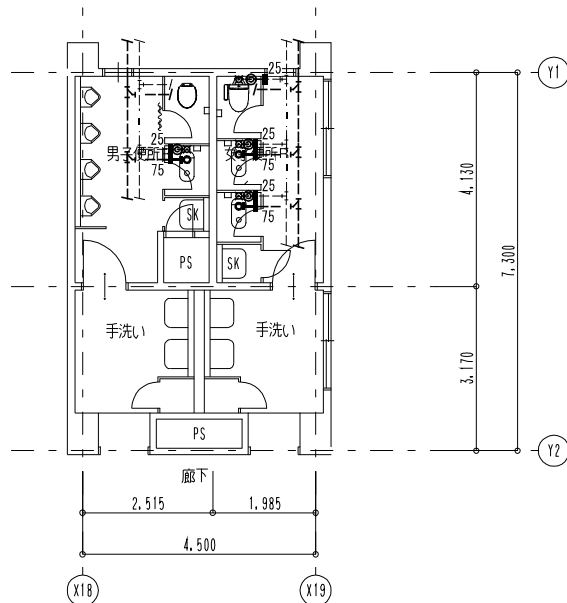


男子便所 既存機器表				女子便所 既存機器表			
和風便器	フラッシュ共	1	撤去	和風便器	フラッシュ共	2	撤去
洋風便器	普通便座のみ撤去	1	撤去	洋風便器		1	撤去
紙巻器		2	撤去	紙巻器		3	撤去


2階男女便所A	A 2 : S = 1 / 1 0 0
改 修 後	A 3 : S = 1 / 1 4 1

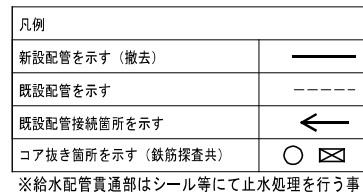


※給水配管貫通部はシール等にて止水処理を行う事

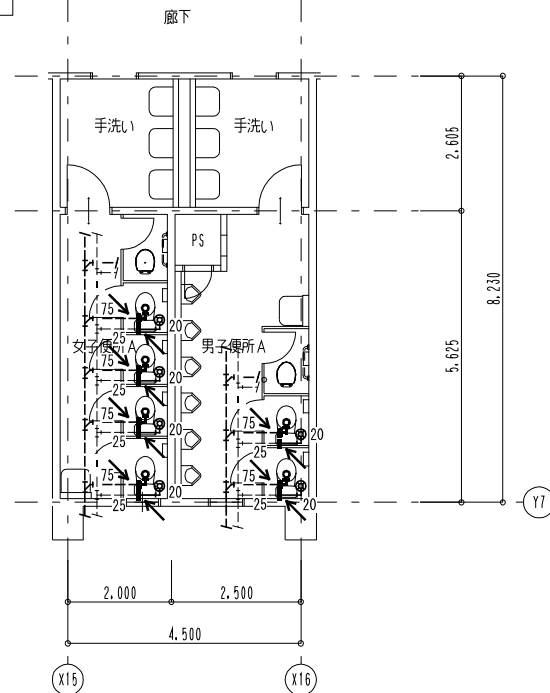

2階男女便所B	A 2 : S = 1 / 1 0 0
改 修 後	A 3 : S = 1 / 1 4 1

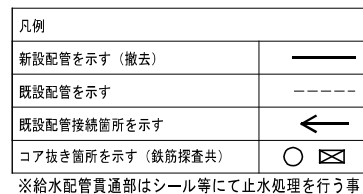

※給水配管貫通部はシール等にて止水処理を行う事

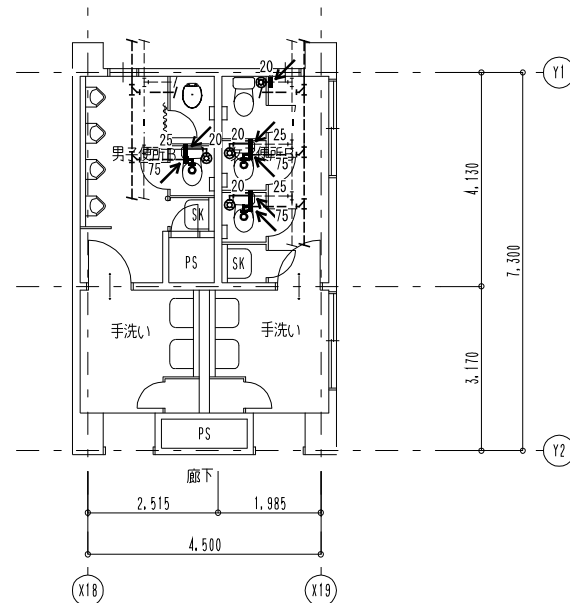


特 記	工事名		梅が丘小学校児童用トイレ等整備工事		 1級建築士事務所 登録（三重1-1987号） 〒518-0775 三重県名張市希央台5番町109番地 TEL 0595-48-6066 FAX 0595-48-6067 E-mail h.a.t@tuba.ocn.ne.jp	承認		管理建築士	印
	図名 普通教室棟2階A便所平面図（1）		縮尺 A2：1/100	図面番号 M-06		田中 西尾 安井		1級 256630号	営業
	改修前・改修後		A3：1/141			図面提出日 2024/03/22		置室 敬司	
	管理特別普通教室棟2階B便所平面図（1）								

2 階男女便所 C	A 2 : S = 1 / 1 0 0
現 況	A 3 : S = 1 / 1 4 1

凡例	
既設配管を示す（撤去）	——
既設配管を示す（残置）	----
既設配管切断箇所を示す	=
手はつり箇所を示す	○ ⊠

※撤去排水管は銅管とする。
撤去給水管は銅管とする

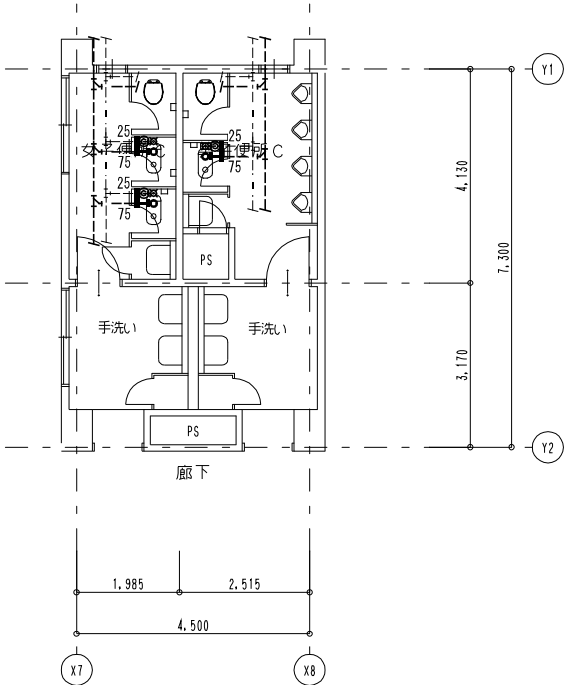


女子便所	既存機器表
和風便器	フラッシュ共 2 撤去
洋風便器	普通便座のみ撤去 1 撤去
紙巻器	3 撤去

男子便所	既存機器表
和風便器	フラッシュ共 1 撤去
洋風便器	普通便座のみ撤去 1 撤去
紙巻器	2 撤去

2 階男女便所 C	A 2 : S = 1 / 1 0 0
改 修 後	A 3 : S = 1 / 1 4 1

凡例	
新設配管を示す（撤去）	——
既設配管を示す	----
既設配管接続箇所を示す	←
コア抜き箇所を示す（鉄筋探査共）	○ ⊠

※給水配管貫通部はシール等にて止水処理を行う事

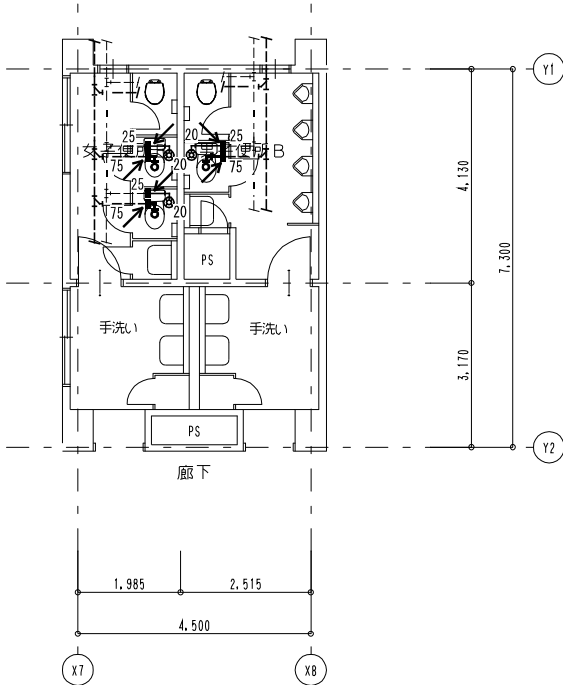


特 記	工事名			 1級建築士事務所 登録（三重1ー1987号） 〒518ー0775 三重県名張市希央台5番町109番地 TEL 0595-48-6066 FAX 0595-48-6067 E-mail h.a.t@tuba.ocn.ne.jp	承認		管理建築士		印
	梅が丘小学校児童用トイレ等整備工事				<				

3階男女便所B 現 況	A 2 : S = 1 / 1 0 0 A 3 : S = 1 / 1 4 1
----------------	--

凡例	
既設配管を示す（撤去）	——
既設配管を示す（残置）	----
既設配管切断箇所を示す	=
手はつり箇所を示す	○ ⊠

※撤去排水管は銅管とする。
撤去給水管は銅管とする

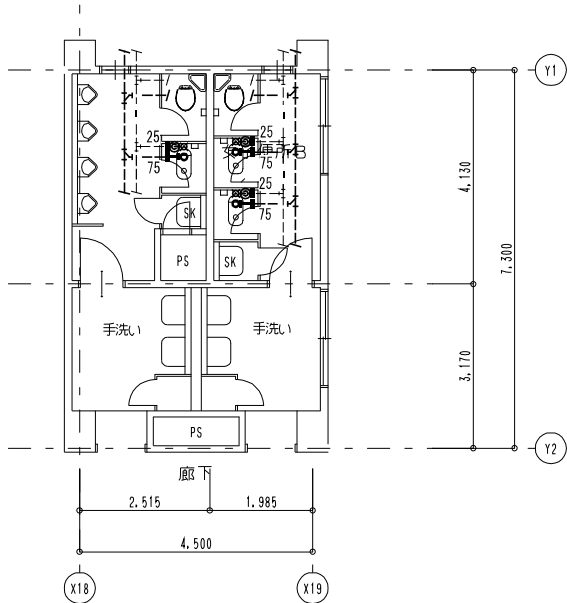

男子便所 既存機器表

和風便器	フラッシュ共	1	撤去
洋風便器	普通便座のみ撤去	1	撤去
紙巻器		2	撤去


女子便所 既存機器表

和風便器	フラッシュ共	2	撤去
洋風便器	普通便座のみ撤去	1	撤去
紙巻器		3	撤去

3階男女便所B 改 修 後	A 2 : S = 1 / 1 0 0 A 3 : S = 1 / 1 4 1
------------------	--

凡例	
新設配管を示す（撤去）	——
既設配管を示す	----
既設配管接続箇所を示す	←
コア抜き箇所を示す（鉄筋探査共）	○ ⊠


※給水配管貫通部はシール等にて止水処理を行う事

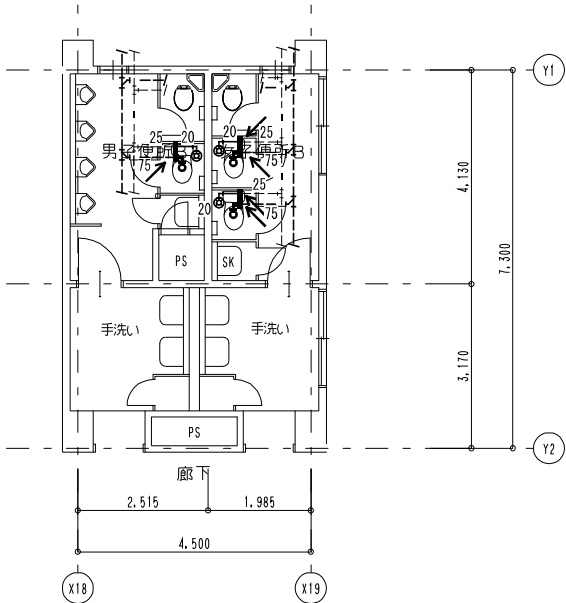

3階男女便所C 現 況	A 2 : S = 1 / 1 0 0 A 3 : S = 1 / 1 4 1
----------------	--

凡例	——
既設配管を示す（撤去）	——
既設配管を示す（残置）	----
既設配管切断箇所を示す	=
手はつり箇所を示す	○ ⊠

※撤去排水管は銅管とする。
撤去給水管は銅管とする

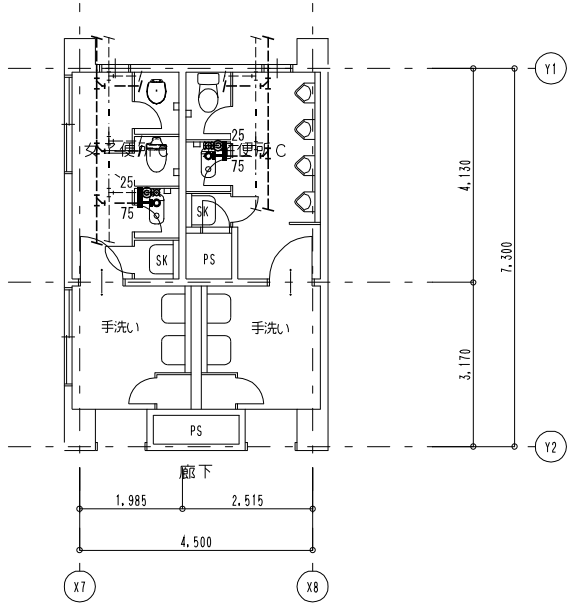

女子便所 既存機器表

和風便器	フラッシュ共	1	撤去
洋風便器	普通便座のみ撤去	1	撤去
紙巻器		3	撤去
洋風便器		1	既設再利用


男子便所 既存機器表

和風便器	フラッシュ共	1	撤去
洋風便器	普通便座のみ撤去	1	撤去
紙巻器		2	撤去

3階男女便所C 改 修 後	A 2 : S = 1 / 1 0 0 A 3 : S = 1 / 1 4 1
------------------	--

凡例	
新設配管を示す（撤去）	——
既設配管を示す	----
既設配管接続箇所を示す	←
コア抜き箇所を示す（鉄筋探査共）	○ ⊠

※給水配管貫通部はシール等にて止水処理を行う事

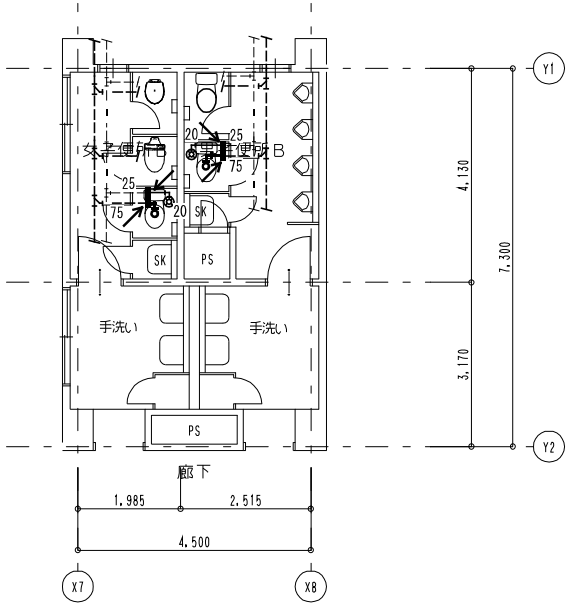

特 記	工事名 梅が丘小学校児童用トイレ等整備工事			 白鳳アーキテック 株式会社	1級建築士事務所 登録（三重1－1987号） 〒518-0775 三重県名張市希央台5番町109番地 TEL 0595-48-6066 FAX 0595-48-6067 E-mail h.a.t@tuba.ocn.ne.jp	承認			管理建築士	印
	図名 管理特別普通教室棟3階便所平面図（1） 現況・改修後	縮尺 A2：1／100 A3：1／141	図面番号 M－08			田中	西尾	安井	1級 256630号 萱室 敦司	萱室
						図面提出日	2024/03/22			