


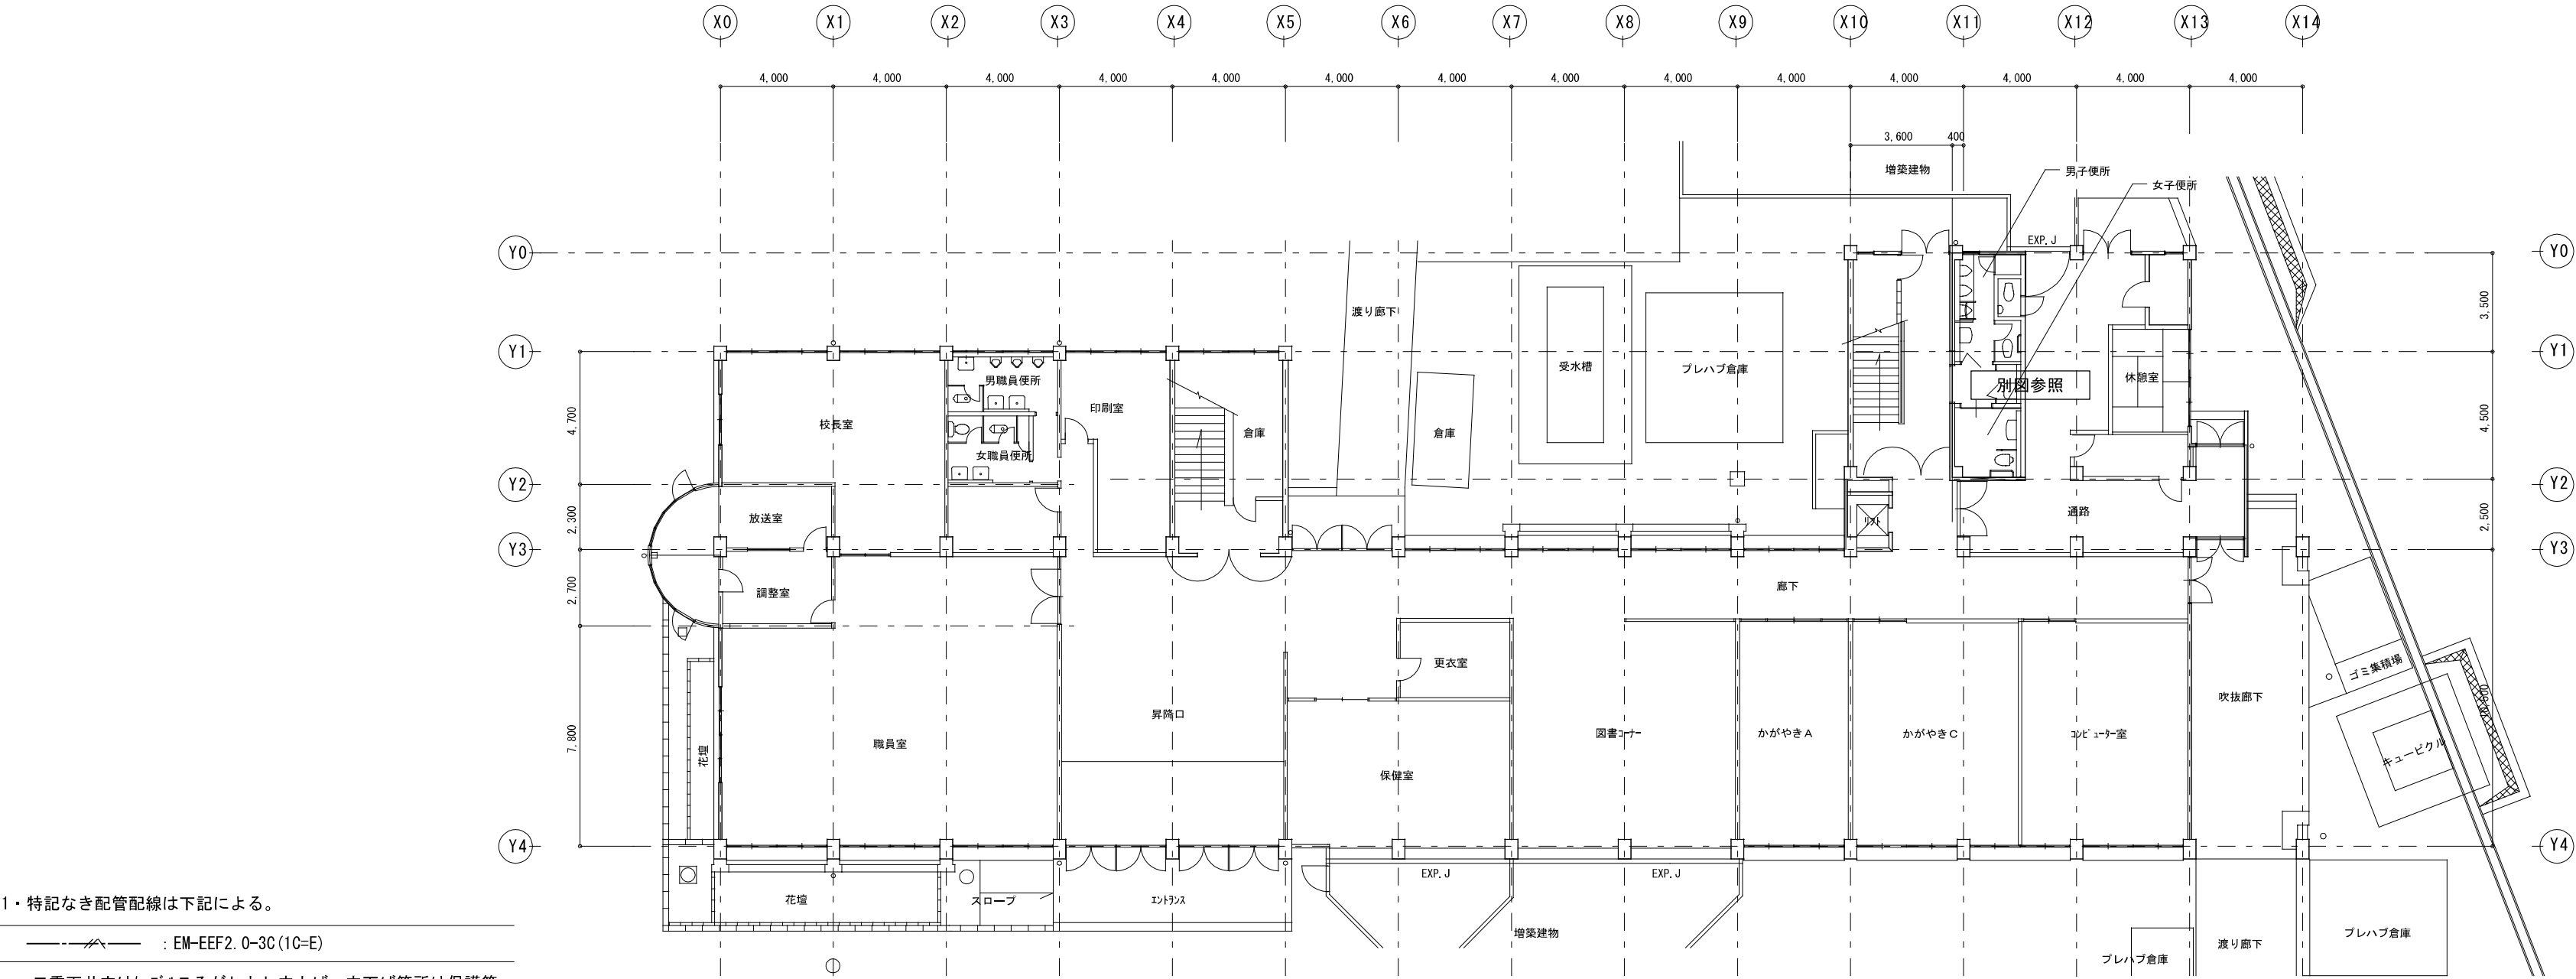


1・特記なき配管配線は下記による。

———ハ———：EM-EEF2.0-3C(1C-E)


二重天井内はケーブルころがしとし立上げ、立下げ箇所は保護管にて保護すること。

凡例		
記号	名称	備考
⏏	分電盤	既設

管理特別普通教室棟 1 階現況平面図

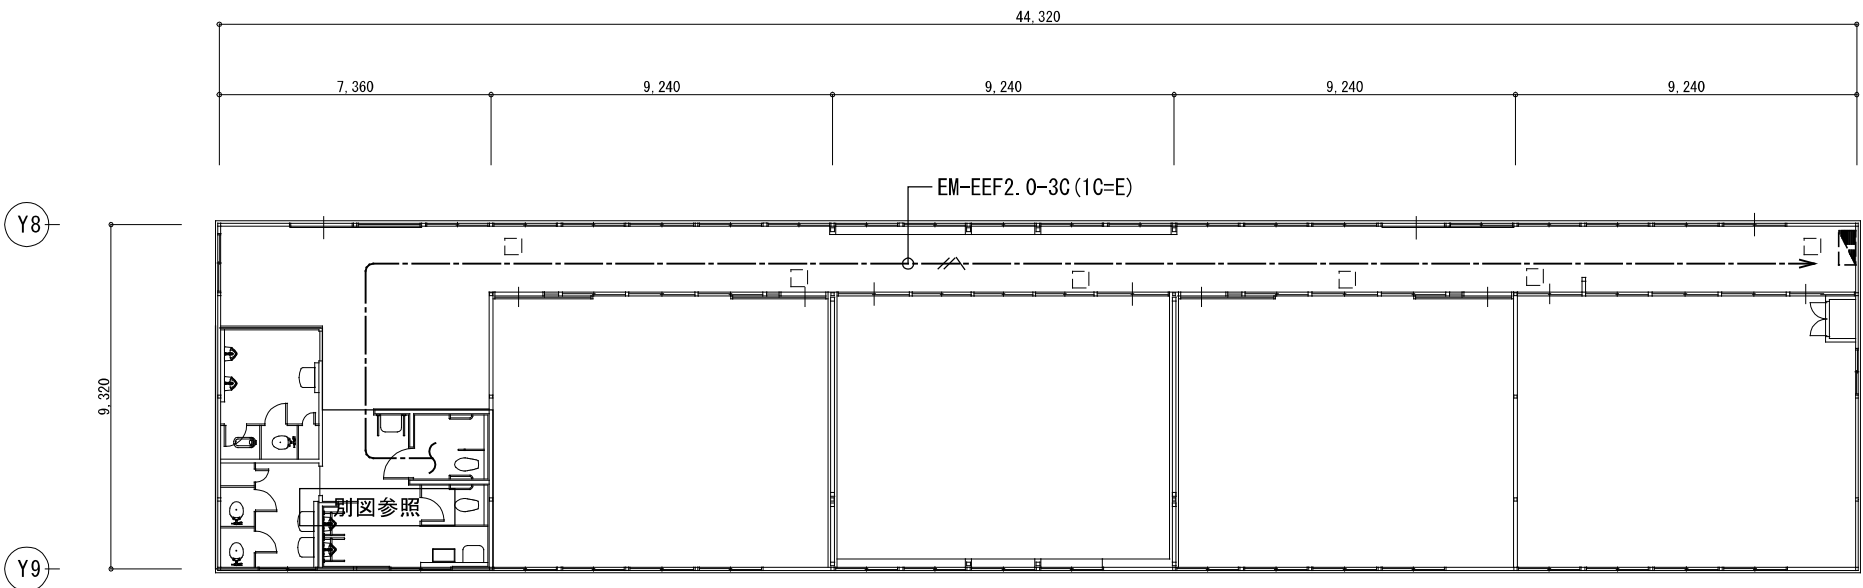


普通特別教室棟 1 階平面図

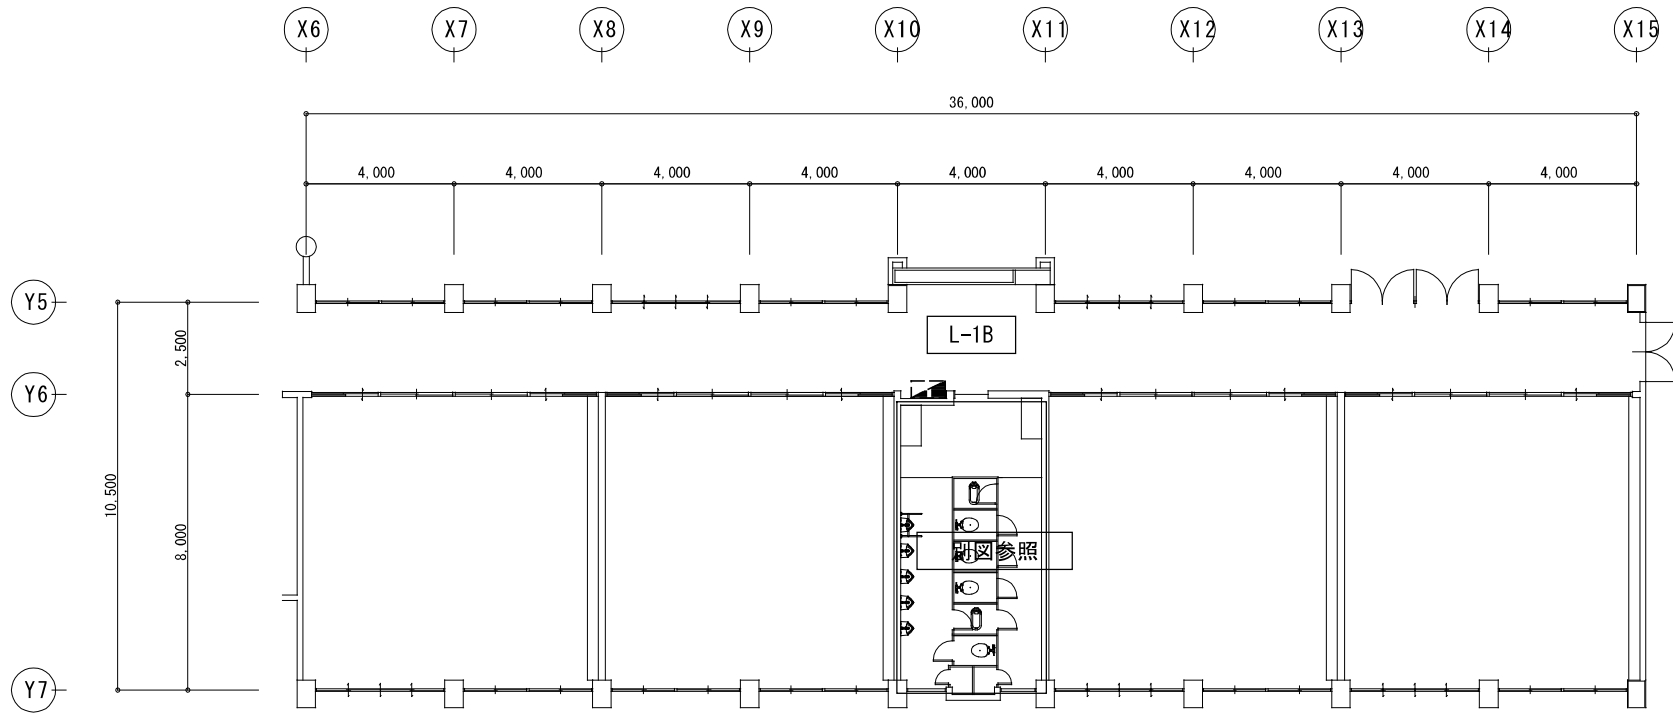


普通教室棟 1 階平面図

特 記	工事名 桔梗が丘小学校児童用トイレ等整備工事			 1級建築士事務所 登録（三重1ー1987号） 〒518ー0775 三重県名張市希央台5番町109番地 TEL 0595-48-6066 FAX 0595-48-6067 E-mail h.a.t@tuba.ocn.ne.jp	承認			管理建築士	印	
	図名 1階全体平面図（電灯設備）				田中 西尾 安井			1級 256630号	萱室	
	縮尺 A2：1／200 A3：1／282				図面番号 Eー02			図面提出日	2024/03/22	敬司

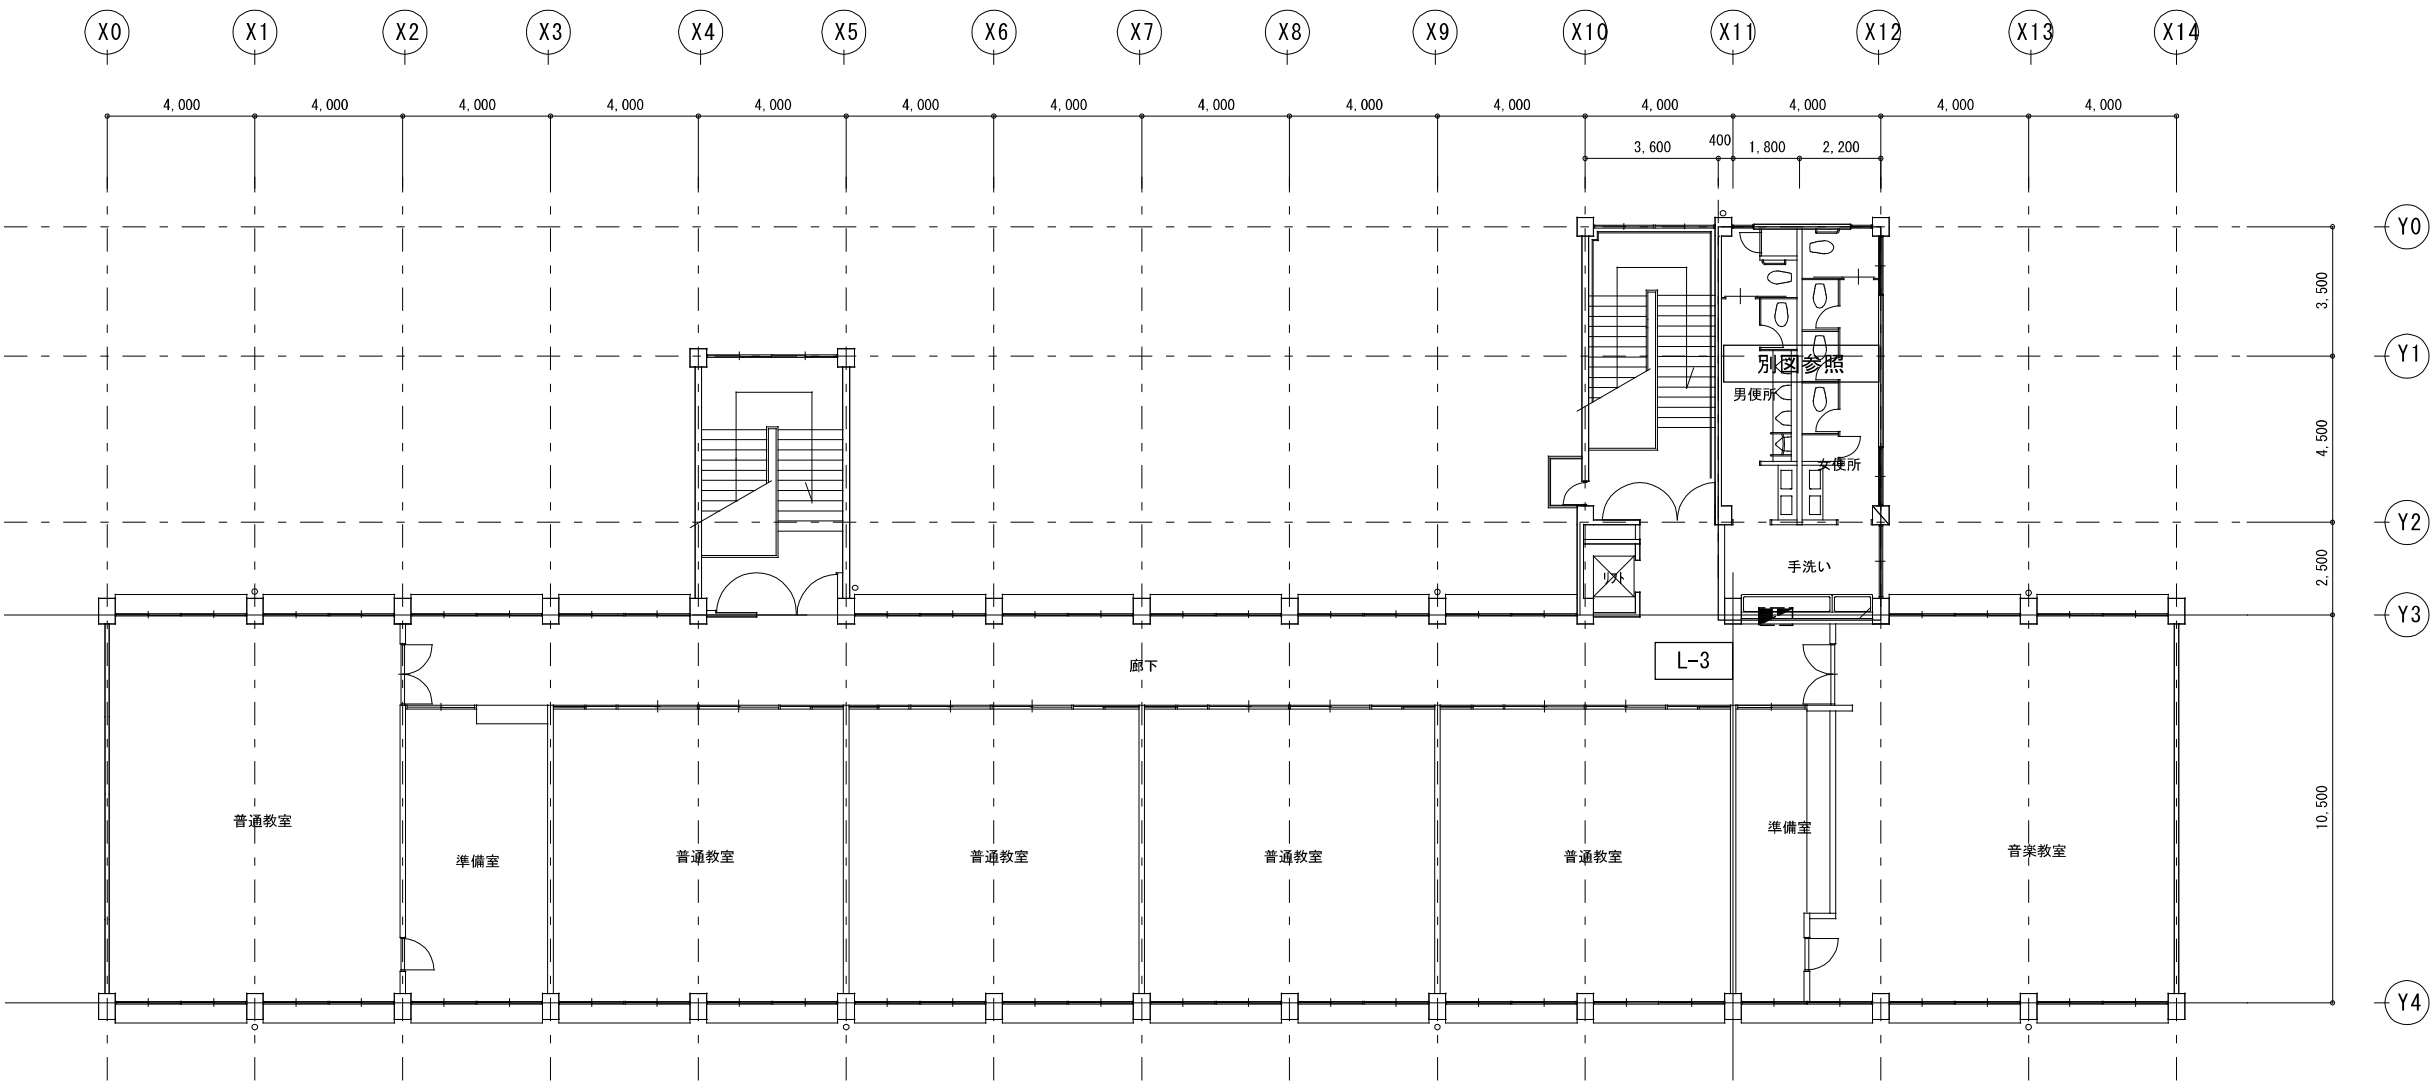

管理特別普通教室棟3階全体現況平面図

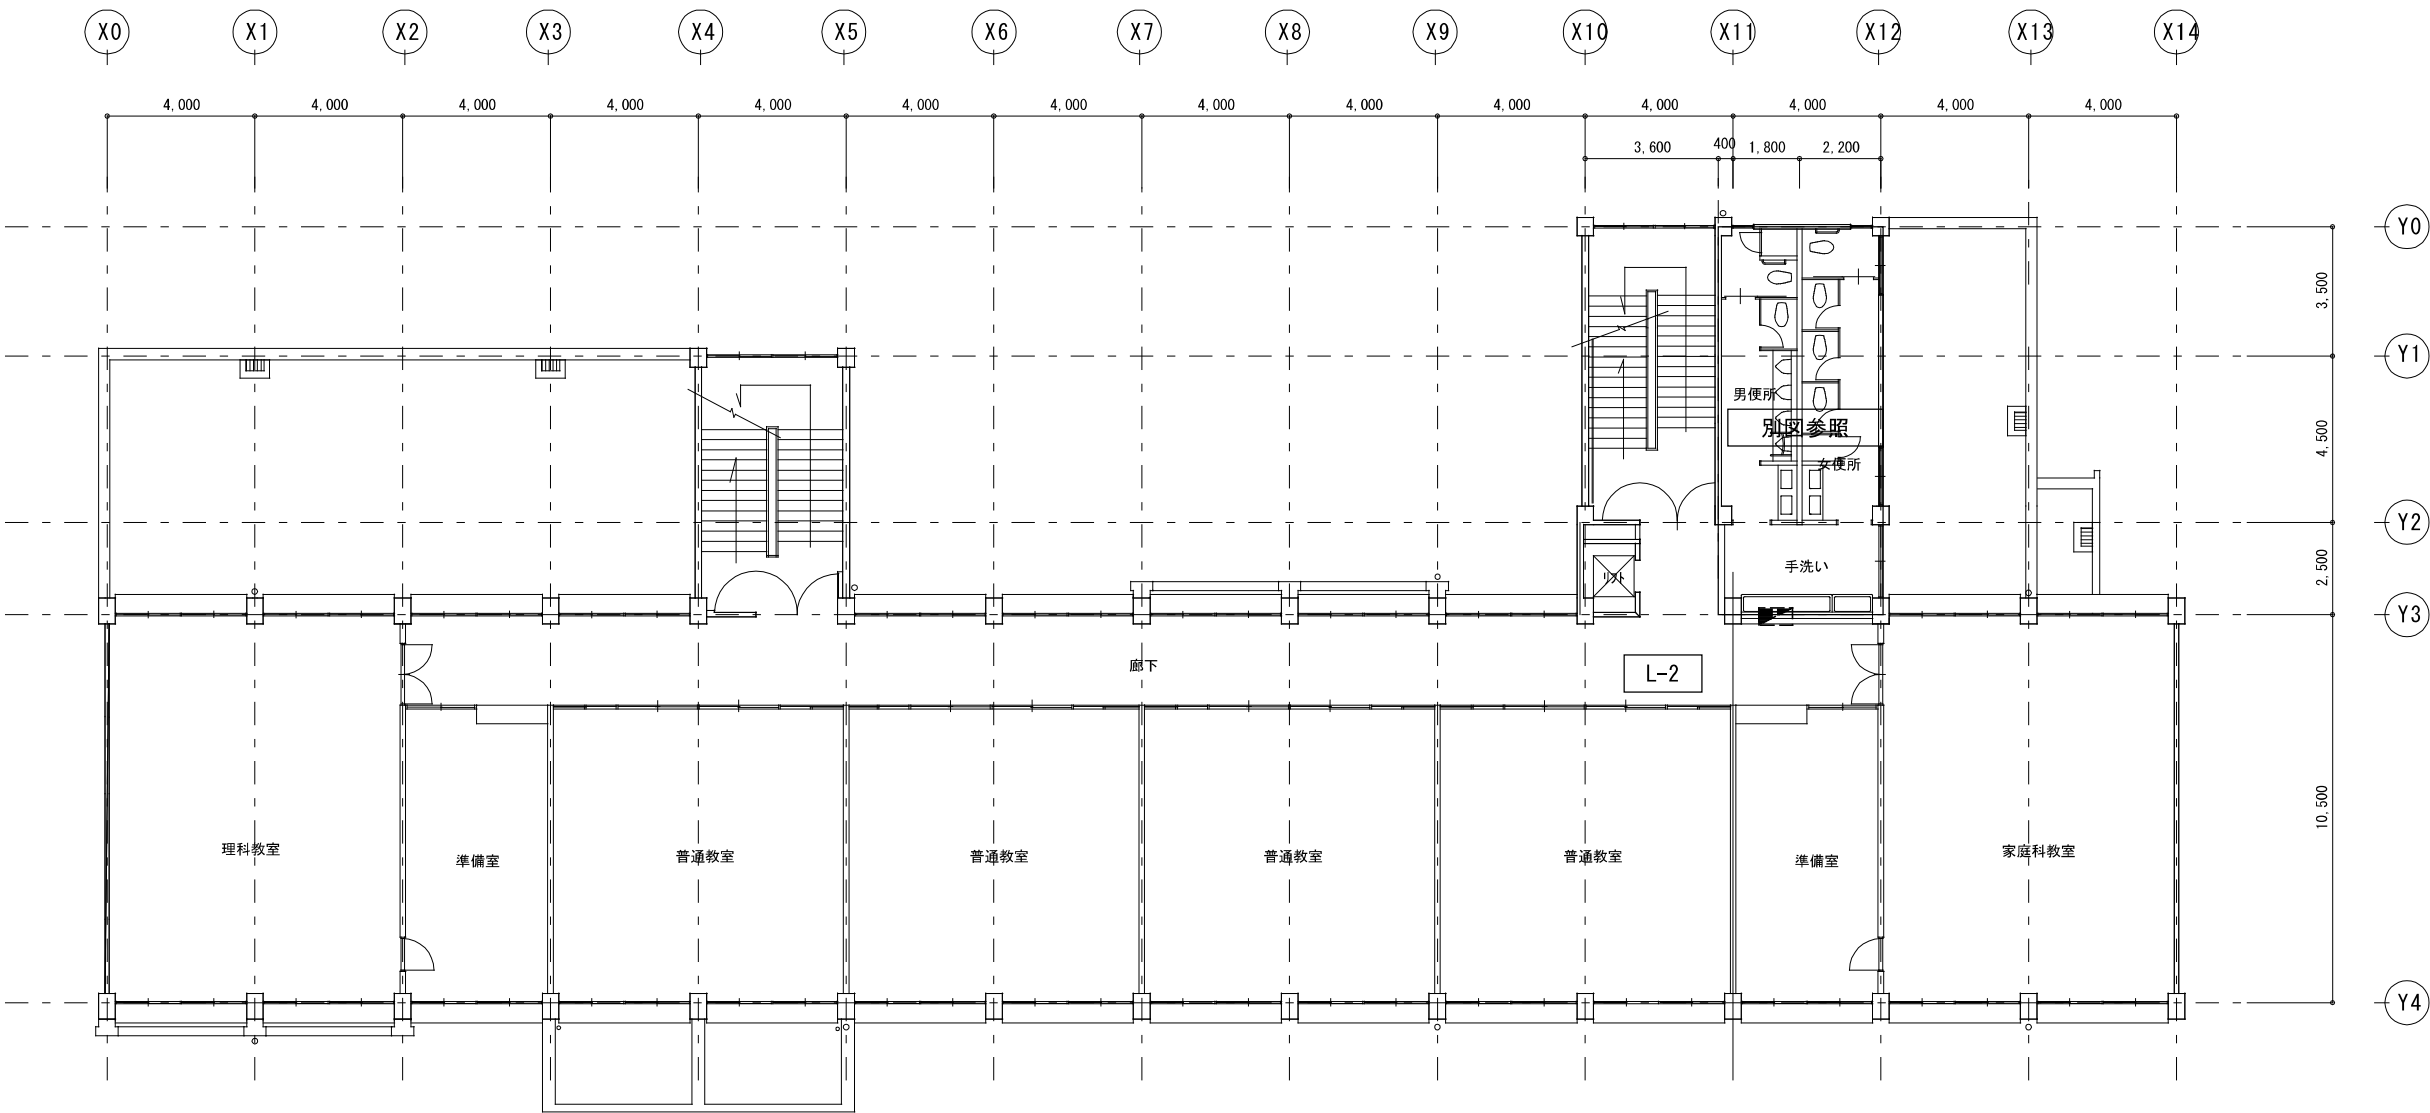


管理特別普通教室棟2階全体現況平面図

特 記	工事名 桔梗が丘小学校児童用トイレ等整備工事			縮尺 A 2 : 1 / 2 0 0 A 3 : 1 / 2 8 2	図面番号 E - 0 3	 白鳳アーキテック 株式会社	1級建築士事務所 登録(三重1-1987号) 〒518-0775 三重県名張市希央台5番町109番地 TEL 0595-48-6066 FAX 0595-48-6067 E-mail h.a.t@tuba.ocn.ne.jp	承 認			管理建築士	印	
								  			1級 256630号		
								田中 西尾 安井			萱室 敦司		
								図面提出日			2024/03/22		



1 階 便 所 現 況	A 2 : S = 1 / 1 0 0
	A 3 : S = 1 / 1 4 1

1 階便所	A 2 : S = 1 / 1 0 0
改 修 後	A 3 : S = 1 / 1 4 1

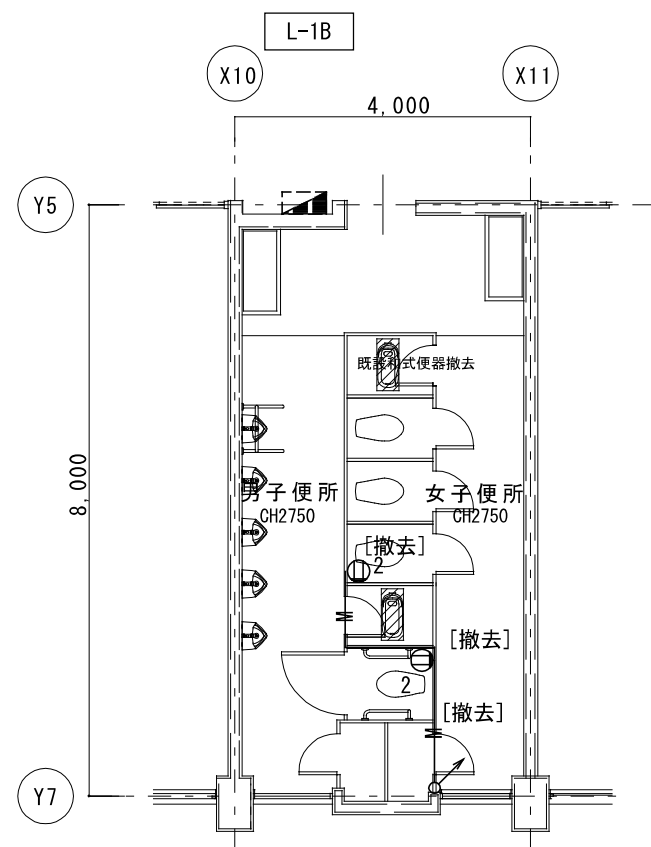

1 階 便 所

 改 修 前

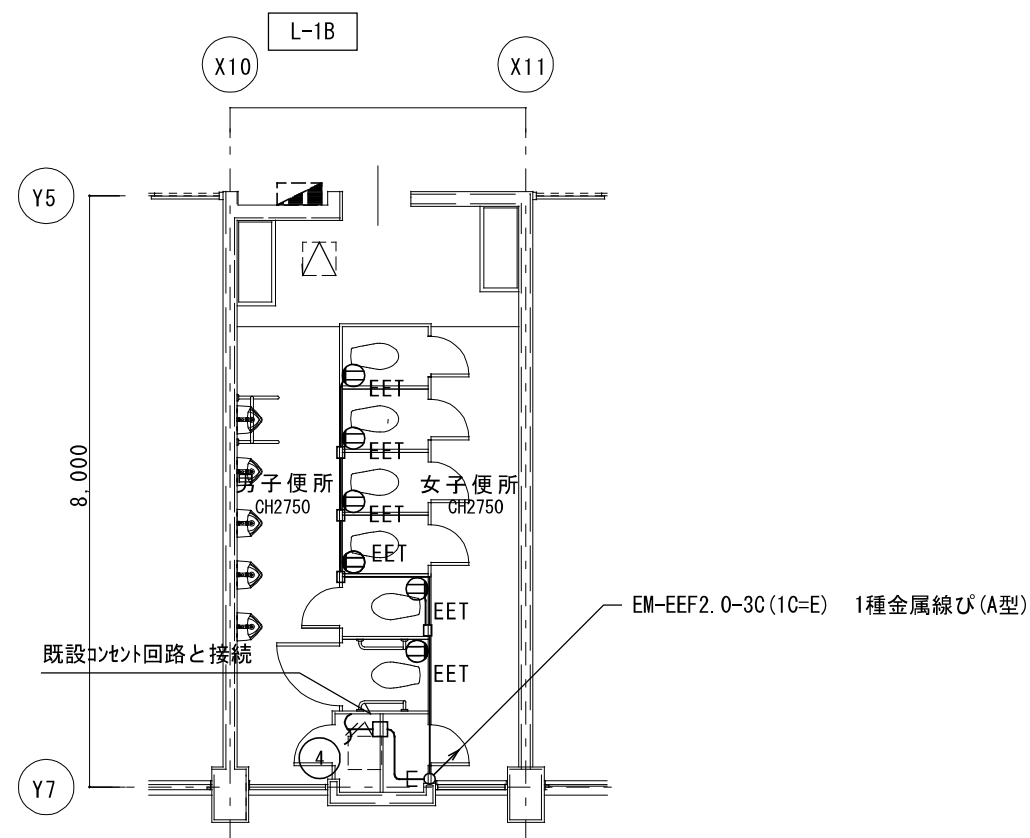

1 階 便 所

改 修 後

1・特記なき配管配線は下記による。

— — ~~—~~ — : EM-EEF2. 0-3C (1C=E)


—E■MM 立下げ部 1種金属線ぴ(A型)

□—□ トイレブース上1種金属線ぴ(A型)にて配線とする。

分岐はスイッチ^{*}ックスを取付分岐を行う。

二重天井内はケーブルころがしとしする。


凡 例		
記 号	名 称	備 考
	電灯盤	既設
	コンセント 2P15Ax1接地極, 接地端子付	
	コンセント 2P15Ax1, 接地端子付	既設
	天井点検口	増設(建築工事)
	天井点検口	既設
	破線表記は既設を示す。	

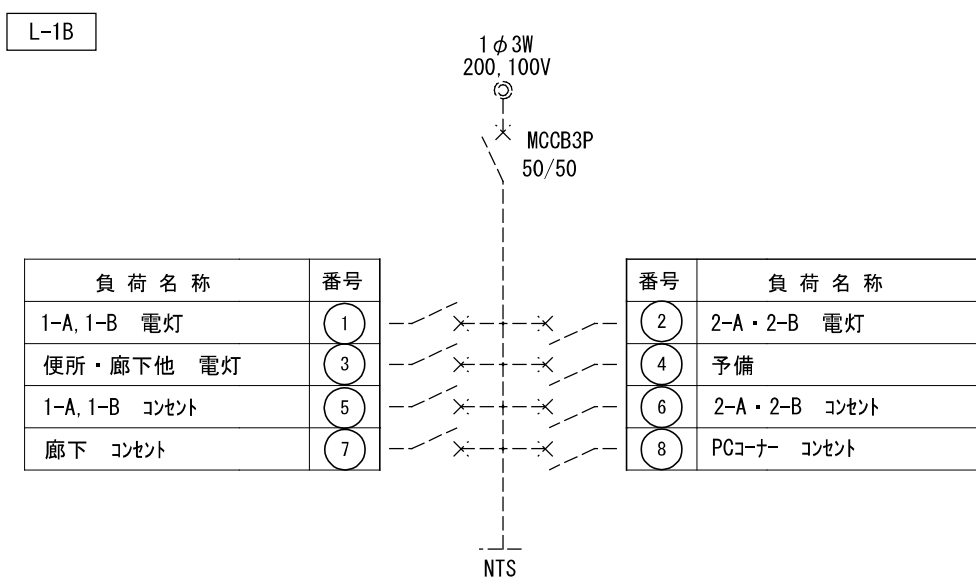

特 記	工事名 桔梗が丘小学校児童用トイレ等整備工事			 1級建築士事務所 登録（三重1-1987号） 〒518-0775 三重県名張市希央台5番町109番地 TEL 0595-48-6066 FAX 0595-48-6067 E-mail h.a.t@tuba.ocn.ne.jp	承認			管理建築士		印
	図名 普通教室棟1階便所平面図（コメント設備）				縮尺 A2：1／100 A3：1／141	図面番号 E-05		1級 256630号 菅室 敦司		
	現況・改修後						図面提出日 2024/03/22			

1階便所	A 2 : S = 1 / 1 0 0
現 況	A 3 : S = 1 / 1 4 1

1階便所	A 2 : S = 1 / 1 0 0
改 修 後	A 3 : S = 1 / 1 4 1

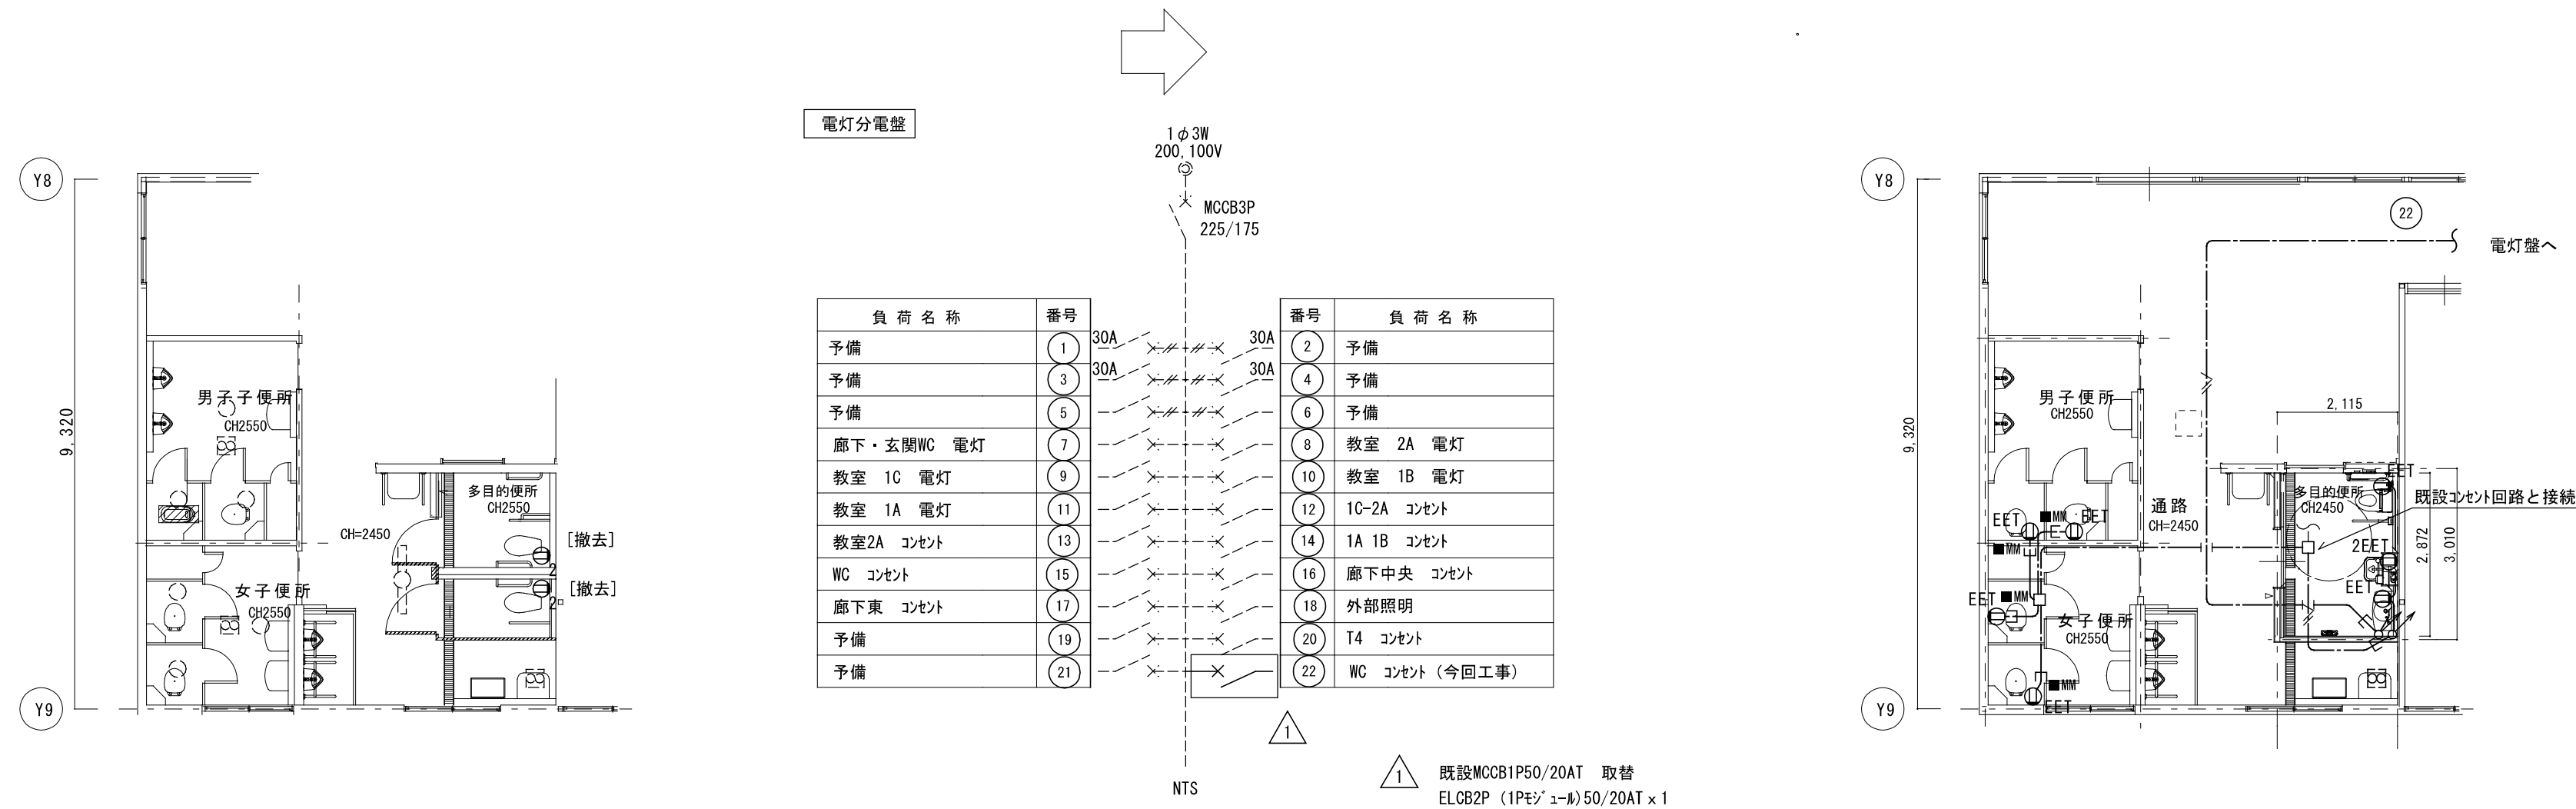


- 1・特記なき配管配線は下記による。
- EM-EEF2.0-3C(1C=E)
 - EM-EEF2.0-3C(1C=E) (PF22)
 - 立下げ部 1種金属線び(A型)
 - 二重天井内はケーブルがしとしする。
 - 二重天井内はケーブルがしとしする。

記 号	名 称	備 考
電灯盤	電灯盤	既設
EET	コンセント 2P15Ax1接地極、接地端子付	
E	コンセント 2P15Ax1、接地端子付	既設
		既設
-----	破線表記は既設を示す。	

1階便所	A 2 : S = 1 / 1 0 0
現 況	A 3 : S = 1 / 1 4 1

1階便所	A 2 : S = 1 / 1 0 0
改 修 後	A 3 : S = 1 / 1 4 1


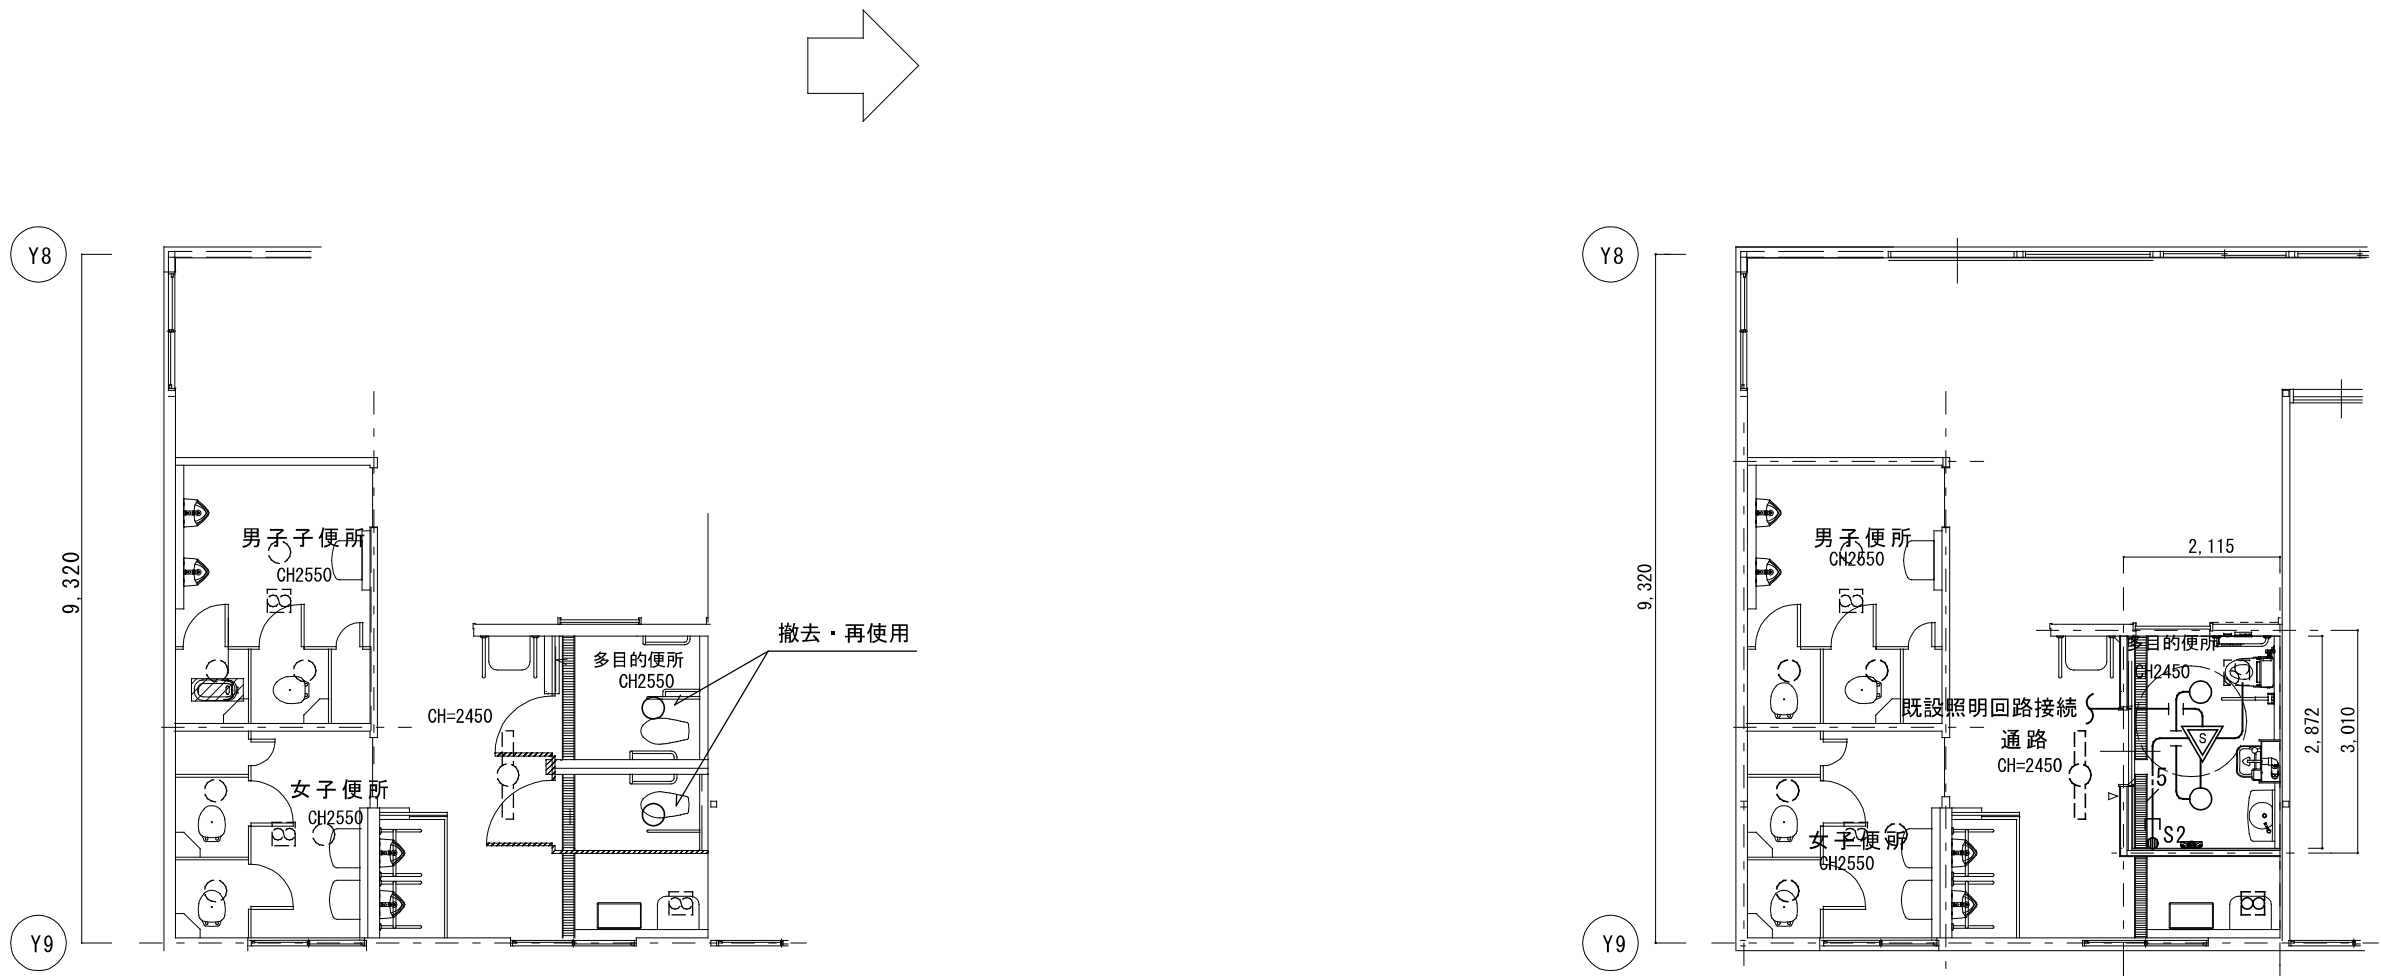


- 1・特記なき配管配線は下記による。
- EM-EEF1.6-3C(1C=E)
 - EM-EEF1.6-3C+2C (PF22)
 - 破線＝既設のままを示す。
 - 二重天井内はケーブルがしとし立上げ、立下げ箇所は保護管にて保護すること。

記 号	名 称	備 考
○	LEDタ'クライト	既設品再使用
LED天井灯	LED天井灯	既設
人感センサー式自動スイッチ	人感センサー式自動スイッチ	親機 換気扇連動
S2	操作ユニット	2回路
-----	破線表記は既設を示す。	

1階便所	A 2 : S = 1 / 1 0 0
現 況	A 3 : S = 1 / 1 4 1

1 階 便 所	A 2 : S = 1 / 1 0 0
改 修 後	A 3 : S = 1 / 1 4 1

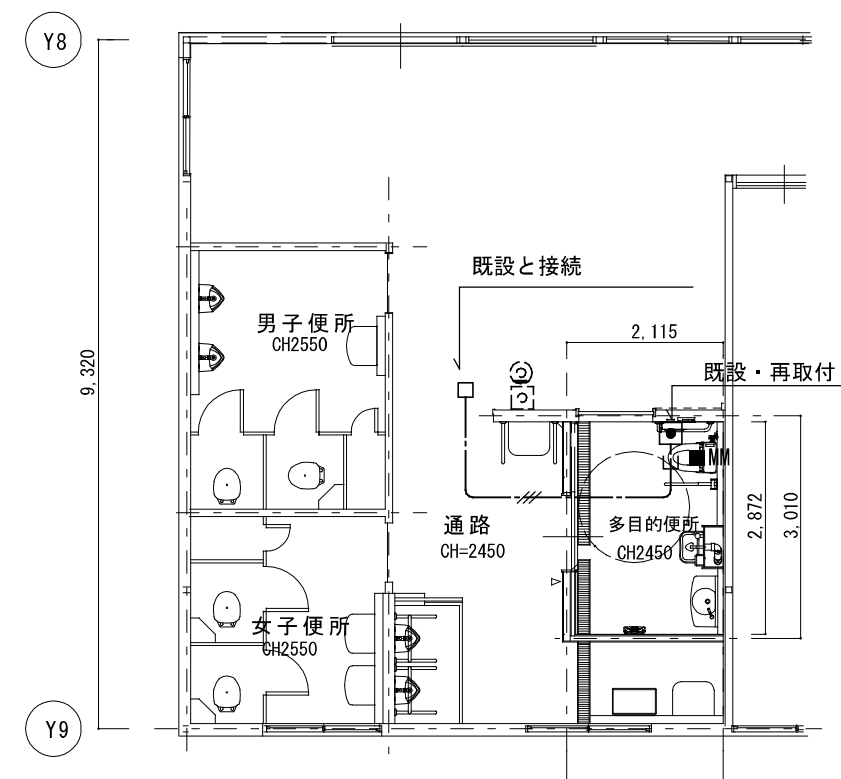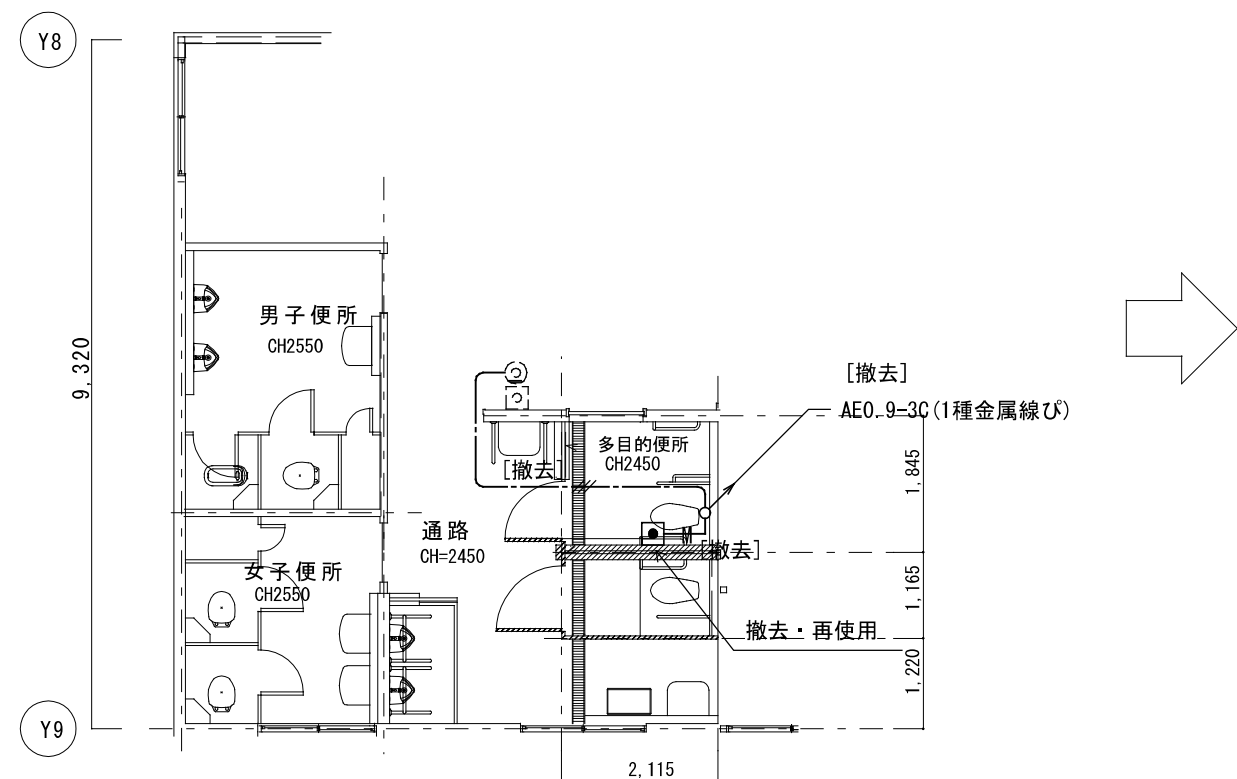

1・特記なき配管配線は下記による。

---//--- : EM-AEO. 9-3C (PF16)

—E■MM 立下げ部 1種金属線ひ^①(A型)

二重天井内はケーブルころがしとし立上げ、立下げ箇所は保護管にて保護すること。

凡例		
記 号	名 称	備 考
	呼出灯* (引きひも付)	既設品再使用
	復旧灯* (リセット)	既設のまま
	廊下表示灯	


特 記	工事名		桔 梗 が 丘 小 学 校 児 童 用 ト イ レ 等 整 備 工 事		 1級建築士事務所 登録（三重1ー1987号） 〒518ー0775 三重県名張市希央台5番町109番地 TEL 0595-48-6066 FAX 0595-48-6067 E-mail h.a.t@tuba.ocn.ne.jp	承認		管理建築士	印
						田中 西尾 安井	1級 256630号 萱室 敦司	萱室	
						図面提出日			2024/03/22
	図名	普通特別教室棟 1階便所平面図（誘導支援設備） 現況・改修後	縮尺	A2：1／100 A3：1／141	図面番号	Eー 0 7			

機械設備工事特記仕様書					(○印を付けたものを適用する。)		給 水 設 備		機 器 設 備	
建 築 概 要							・ 給 水 方 式		・ 設計空気条件 (特記なきは建設省 建築設備設計基準による)	
工 事 名 称 桔梗が丘小学校児童用トイレ等整備工事							・ 受 水 槽 <本体>		・ 外 気 <夏期> ℃ % <冬季> ℃ % ・ 空 内 <夏期> ℃ % <冬季> ℃ %	
工 事 場 所 三重県名張市内							・ 高 架 水 槽 <本体>		・ 熱 源 機 器	
建物名称		構 造		階数		敷地面積 (㎡)		・ 放 熱 機		
小学校		R C 造		3				・ その他		
一 般 事 項							○ 配 管 材 料		配 管 設 備	
適 用 仕 様 書		・日本建築協会編「建築設備工事共通仕様書」最新年度版 ・空気調和・衛生工学会規格「空気調和・衛生設備工事標準仕様書」最新年度版 ○国土交通大臣官庁庁舎建築部監修「機械設備工事共通仕様書」最新版					○ 弁 類		・ 配 管 方 式	
優 先 順 位		1. 現場説明事項・質疑応答書 2. 本特記仕様書 3. 設計図書 4. 工事共通仕様書					○ 量 水 器		・ 配 管 材 料	
申 請 手 続		工事に伴う関係官公署、ガス会社への随手手続きは請負者がこれを代行し、必要経費も本工事に含むものとする。					○ 排水設備		・ 弁 類	
疑 義		設計図書の誤記、記載漏れ、又図面上納まり不明な事に起因する問題点疑義についてはその都度監督員と協議する事。					・ 放 流 先		・ その他	
変 更		設計図書に明記なくとも、外観上、機能上又は法規上当然必要と認められるものについては本工事に含むものとする。					○ 配 管 材 料		・ 風 道 材 質	
完 成 図 書		工事完成の上は各種の試験、検査を受け許可書証、成績表、工事写真、日報材料検収簿、完成写真、竣工図、取扱説明書等とりまとめ提出する事。					・ 給 湯 方 式		・ 風 道 材 質	
耐 震 基 準		日本建築センター編「建築設備耐震設計・施工指針」による事。					・ 配 管 材 料		・ 換 気 方 式	
特 記 事 項							衛生 器 具 設 備		・ 換 気 方 式	
○地中埋設の給水、ガス、消火管等は埋設表示紙、埋設シートを布設する。							○ 大 便 器 洗 浄 方 式		○ 換 気 方 式	
・機器及び配管等は、地震時に水平移動、転倒、落下などが生じないように「建築設備耐震設計指針」により施工する。							○ 水 栓		○ 風 道	
○防火区画貫通部分は、日本建築センターの性能評定を受けた工法に基づく材料を使用する事。							・ その他		○ 風 道 材 質	
○建物導入配管（給水・ガス・消火）は十分な可塑性を有する変位吸収配管施工を行う。							・ 燃 料		○ 換 気 方 式	
○水密を要する部分はつば付スリーブ、地中に用いるスリーブはVP管、他は紙製等のスリーブを使用する事ができる。							・ 給 湯 方 式		○ 風 道	
○排水管を除く管の埋設深さは、一般敷地300mm以上、車両道路部600mm以上とする。							・ 配 管 材 料		○ 風 道 材 質	
○既設コンクリート床、壁などの配管貫通部の穴開けは、鉄筋探査を行った上ダイヤモンドカッターによるものとする。							・ 燃 料		○ 換 気 方 式	
○土間配管は土間部に吊り下げるなど埋設配管を保持するようにする。							・ 給 湯 方 式		○ 風 道	
○屋外露出及び多湿箇所（トレンチット等）の配管架台は、SUS又はSS溶融亜鉛メッキ仕上げとする。							・ 配 管 材 料		○ 換 気 方 式	
・機器・配管・支持金物において、異種金属が接する部分には、絶縁処理を行う。							・ 燃 料		○ 風 道	
・屋外機器設置基礎のアンカーボルトは、ケミカルアンカー（SUS）とする。							・ 給 湯 方 式		○ 換 気 方 式	
○監督職員の指示する時期に施設関係者の立会いを行うものとする。							・ 配 管 材 料		○ 風 道	
共 通 事 項							ガス 設 備		・ 換 気 方 式	
保 温 工 事							・ ガスの種類		・ 換 気 方 式	
○保温施工種別							・ 配 管 材 料		・ 換 気 方 式	
○保温施工種別							・ 燃 料		・ 換 気 方 式	
○下表による。（但しダクト、機器、煙道は共通仕様書による。）							・ 給 湯 方 式		・ 換 気 方 式	
屋内露出		グラスウール保温筒		樹脂カバー仕上げ				・ 換 気 方 式		
屋外露出・多湿箇所		PS保温筒		SUS鋼板仕上げ				・ 換 気 方 式		
天井・PS内		グラスウール保温筒		アルミガラスクロス				・ 換 気 方 式		
床下・暗渠内		PS保温筒		アルミガラスクロス				・ 換 気 方 式		
・保温の厚さ							・ 燃 料		・ 換 気 方 式	
・下表による。（但しダクト、機器、煙道は共通仕様書による。）							・ 給 湯 方 式		・ 換 気 方 式	
給排水管・給湯管・温水管・ドレン管		80A以下		20mm		冷水管・冷温水管		・ 換 気 方 式		
消火管（但し図示に特記ある場合のみ）		100～150A		25mm		32～200A		・ 換 気 方 式		
		200A以上		40mm		250A以下		・ 換 気 方 式		
・冷媒配管の屋外露出部はSUS鋼板仕上げとする。							・ 配 管 材 料		・ 換 気 方 式	
・冷媒配管の屋外露出部は化粧ケース仕上げとする。							・ 燃 料		・ 換 気 方 式	
工 事 種 別							排水 設 備		・ 換 気 方 式	
給排水衛生設備		屋 外		屋 内 ()		屋 内 ()		・ 換 気 方 式		
・ 給 水 設 備		○						・ 換 気 方 式		
・ 排 水 設 備		○						・ 換 気 方 式		
・ 衛生器具設備		○						・ 換 気 方 式		
・ 給 湯 設 備								・ 換 気 方 式		
・ ガス 設 備								・ 換 気 方 式		
・ 消 火 設 備								・ 換 気 方 式		
・ ろ 過 設 備								・ 換 気 方 式		
・ 浄化槽設備								・ 換 気 方 式		
空調 設 備							ろ 過 設 備		・ 換 気 方 式	
・ 機 器 設 備								・ 換 気 方 式		
・ 配 管 設 備								・ 換 気 方 式		
・ ダクト設備								・ 換 気 方 式		
・ 換 気 設 備								・ 換 気 方 式		
・ 排 煙 設 備								・ 換 気 方 式		
・ 自動制御設備								・ 換 気 方 式		

		管理特別 普通教室棟						普通教室棟		普通特別教室棟			
		1 F		2 F		3 F		1 F		1 F			
衛 生 器 具 組 合 せ 表		合計	男子便所		男子便所	女子便所	男子便所	女子便所	男子便所	女子便所	男子便所	女子便所	多目的便所
名 称													
洋風便器	BC-P110HA, DQ-PA150CH （ロータンク）, CF-18ALP （暖房便座）, 322-1165-530, A-10476, CF-200S	3							1	1	1		
洋風便器	BC-220SK, DT-K250 （ロータンク）, CW-PC12QC-NE(温水洗浄便座 自動洗浄 便ふた有） CF-008-1	1											1
暖房便座	CF-18ALJ 固定金具	9	1		1	3	1	3					
暖房便座	CF-18ASJ 固定金具	6								3	1	2	
棚付2連紙巻器	CF-63HS （ステンレス製）	11							2	4	2	2	1
手すり L型	KF-920AE70D12J 固定金具	1											1
手すり はね上げ	KF-471EH70JU 固定金具	1											1
カウンター一体形洗面器	L-275FCR, AM-300(自動単水栓・自己発電）, LF-WN7PF, SF-10E, KF-30DN	1											1
化粧鏡	KF-4510A （防錆）	1											1
ベビーキープ	AC-BK-F62 固定金具	1											1
オストメイトバック	PTOM-B210S （電気温水器付）, PTOM-ESCR(側板）x2	1											1
和洋改修工法		3							1	1	1		
*衛生器具数量及び型番は参考とし、現場にて確認するものとする。 *既設品（再利用 移設・残置 ）の場合は、図面詳細確認の上、監督員の指示に従うものとする。													

特 記				工事名 桔梗が丘小学校児童用トイレ等整備工事			HAKUHO Architech 白鳳アーキテック 株式会社 1級建築士事務所 登録（三重1－1987号） 〒518－0775 三重県名張市希央台5番町109番地 T E L 0595-48-6066 F A X 0595-48-6067 E-mail h.a.t@tuba.ocn.ne.jp	承認			管理建築士		印
				図名 衛生器具表				縮尺 A2：1／NS A3：1／NS		図面番号 M－02		1級 256630号 萱室 敬司	（ 萱室
								図面提出日		2024/03/22			

1階便所	A 2 : S = 1 / 5 0
改修後	A 3 : S = 1 / 7 1

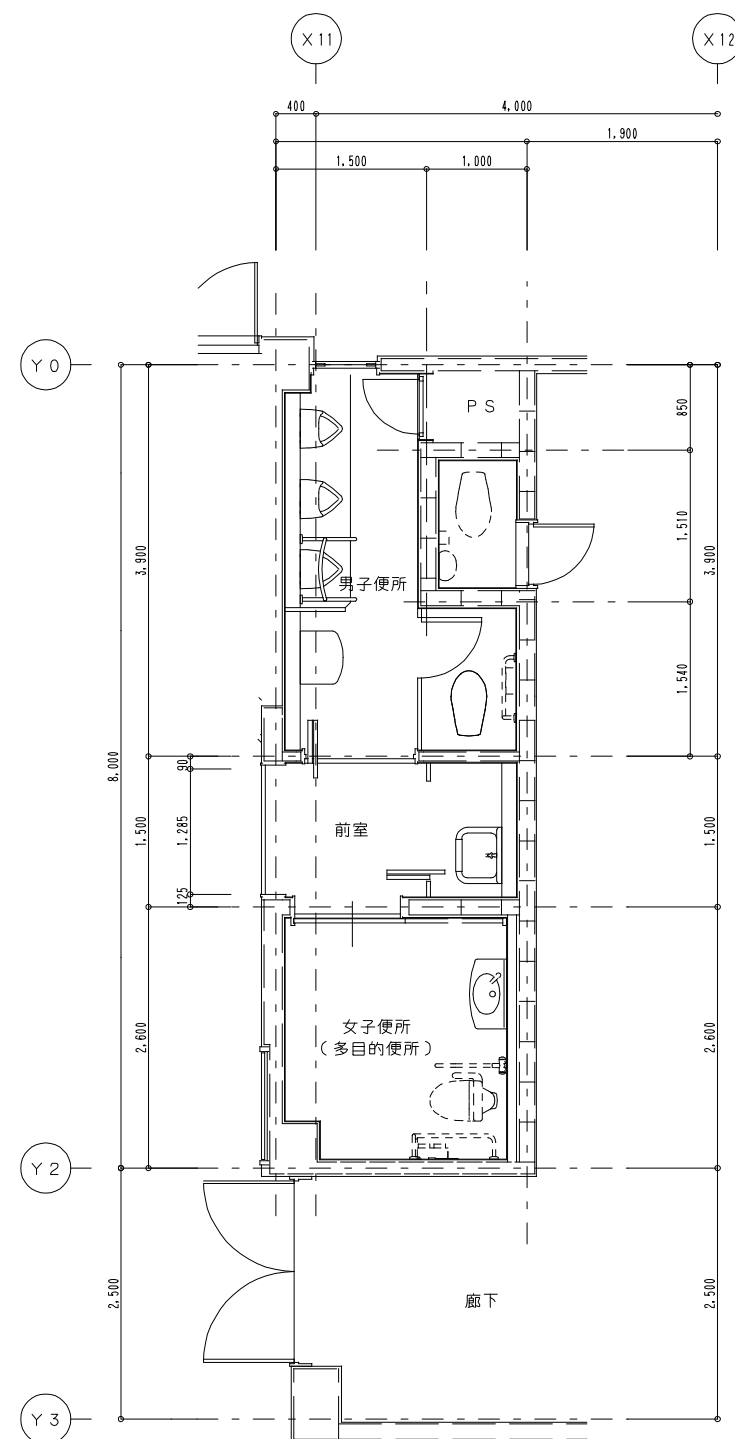


凡例	
既設器具、配管を示す（撤去）	————
既設器具、配管を示す（既設利用）	-----

※既設器具撤去後の取付ビス後は、
 シール等にて補修する事

凡例	
新設器具、配管を示す	————
既設器具、配管を示す（既設利用）	-----

特 記	工 事 名		 1級建築士事務所 登録（三重1-1987号） 〒518-0775 三重県名張市希央台5番町109番地 TEL 0595-48-6066 FAX 0595-48-6067 E-mail h.a.t@tuba.ocn.ne.jp  自衛アーキテック 株式会社	承認		管理建築士	印	
	桔梗が丘小学校児童用トイレ等整備工事			田中 西尾 安井	1級 256630号			
	図名 管理特別普通教室棟1階便所平面図			縮尺 A2：1／50 A3：1／71	図面番号 M－03		図面提出日 2024/03/22	菅室 裁司
	現況・改修後							

1階便所B	A2:S=1/50
現況	A3:S=1/71

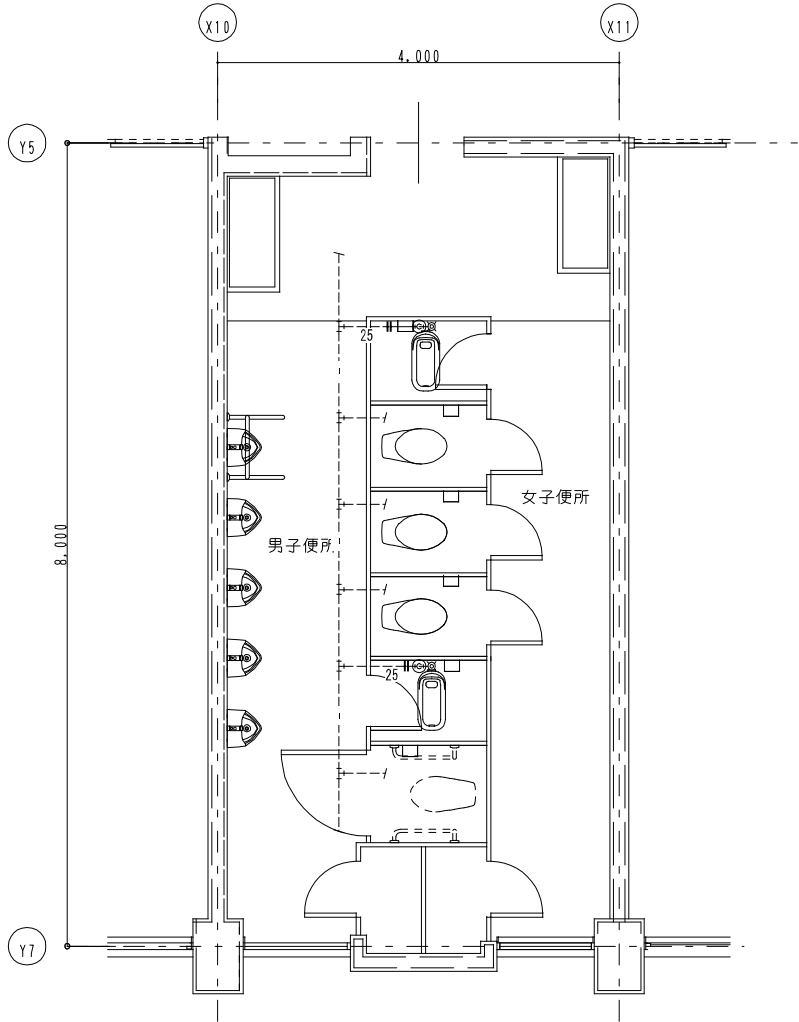

平面詳細図 (改修前)


男子便所 既存機器表			
和風便器	フラッシュ共 (和洋改修工法)	1	撤去
洋風便器		1	既設再利用
紙巻器		2	撤去

女子便所 既存機器表			
和風便器	フラッシュ共 (和洋改修工法)	1	撤去
洋風便器	普通便座のみ撤去	3	撤去
紙巻器		4	撤去


凡例	
既設配管を示す (撤去)	——
既設配管を示す (残置)	----
既設配管切断箇所を示す	==
手はつり箇所を示す	○ ☒

※撤去排水管は銅管とする。
撤去給水管は銅管とする
※建築工事にて解体の無い壁内の
配管は残置とする(壁面まで配管撤去)
※既設器具撤去後の取付ビス後は、
シール等にて補修する事

1階便所B	A2:S=1/50
改修後	A3:S=1/71

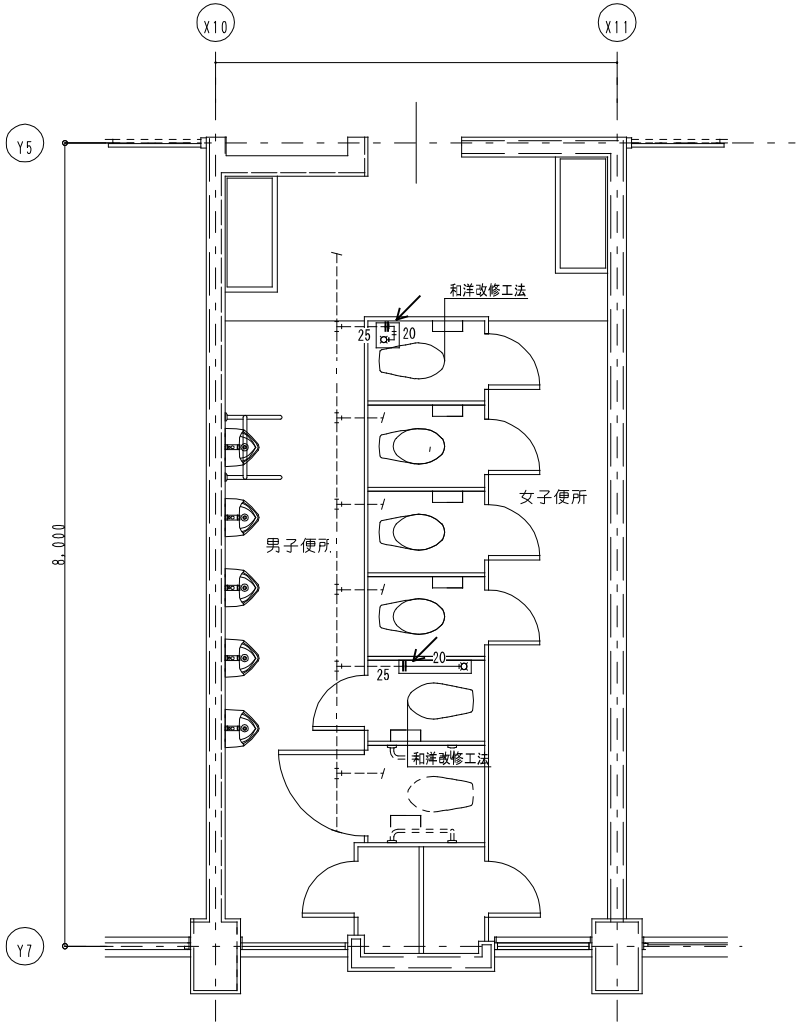


平面詳細図 (改修後)

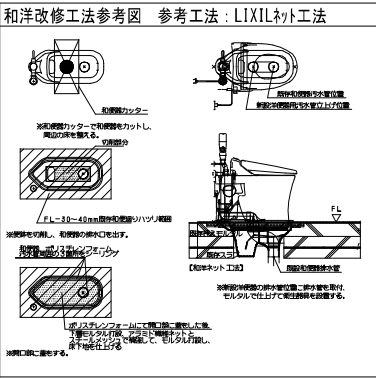

凡例	
新設配管を示す (撤去)	——
既設配管を示す	----
既設配管接続箇所を示す	←
土間切り箇所を示す (鉄筋探索共)	□

特 記	工事名		桔梗が丘小学校児童用トイレ等整備工事		 1級建築士事務所 登録 (三重1-1987号) 〒518-0775 三重県名張市希中央5番地109番地 TEL 0595-48-8066 FAX 0595-48-8067 E-mail h.a.t@tuba.oon.ne.jp 白鳳アーキテック 株式会社	承認		管理建築士	印
	図名		縮尺	図面番号		  	1級 256630号		
	普通教室棟 1 階トイレ詳細図		A 2 : 1 / 5 0 A 3 : 1 / 70.5	M-05		室室 教司			
						図 面 提 出 日	2024/03/22		

2.3階便所	A2:S=1/50
現況	A3:S=1/71

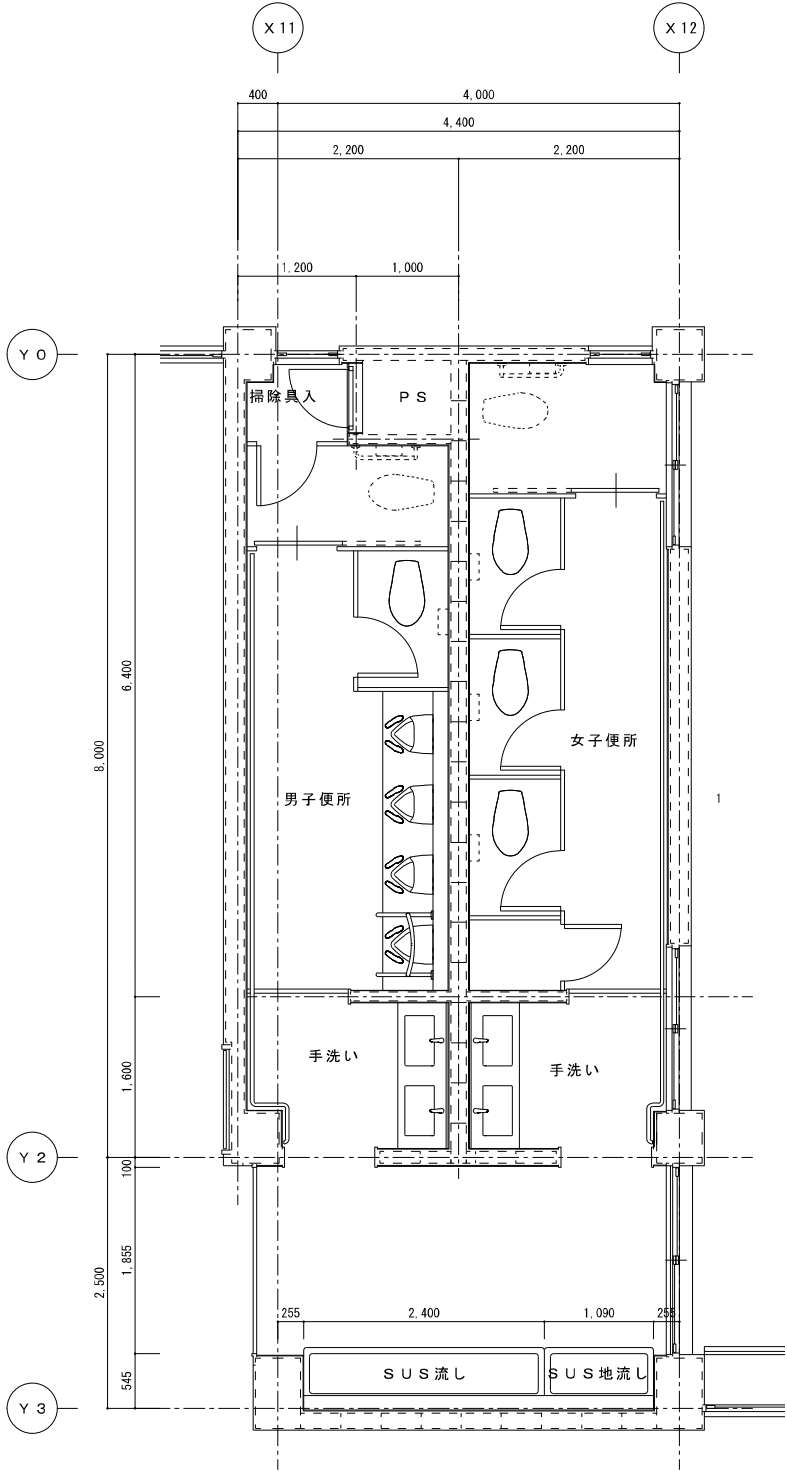

2・3階便所
改修前


女子便所 既存機器表			
洋風便器	普通便座のみ撤去	3	撤去

男子便所 既存機器表			
洋風便器	普通便座のみ撤去	1	撤去

凡例	
既設器具、配管を示す（撤去）	——
既設器具、配管を示す（既設利用）	-----

※既設器具撤去後の取付ビス後は、シール等にて補修する事

2.3階便所	A2:S=1/50
改修後	A3:S=1/71

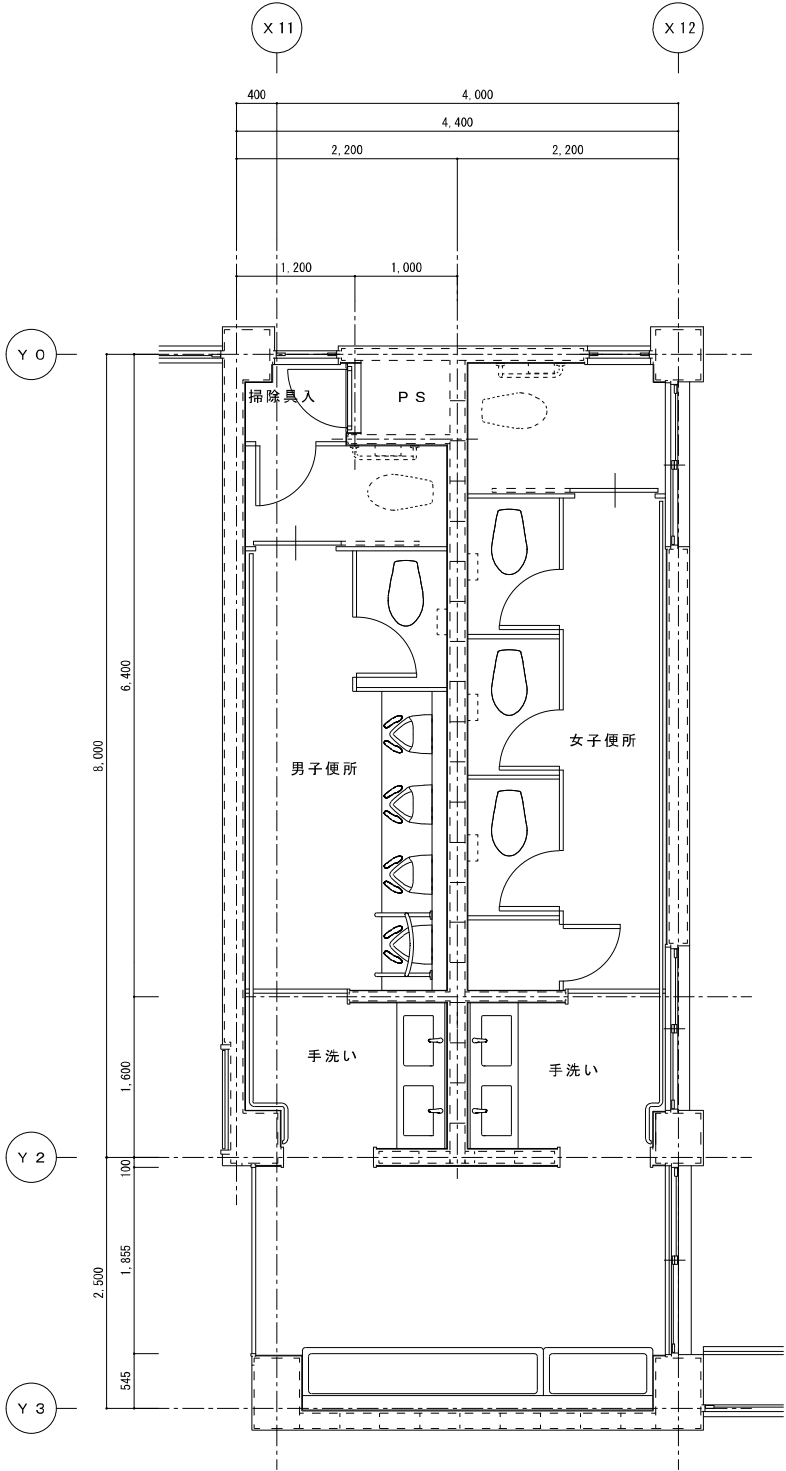


2・3階便所
改修後

凡例	
新設器具、配管を示す	——
既設器具、配管を示す（既設利用）	-----

特 記				工事名 桔梗が丘小学校児童用トイレ等整備工事	 1級建築士事務所 登録（三重1-1987号） 〒518-0775 三重県名張市希央台5番町109番地 TEL 0595-48-6066 FAX 0595-48-6067 E-mail h.a.t@tuba.ocn.ne.jp 白鳳アーキテック 株式会社	承認		管理建築士	印
	図名 管理特別普通教室棟2.3階便所平面図			縮尺 A2：1／50 A3：1／71		図面番号 M－O 4	田中 西尾 安井	1級 256630号	菅室
	現況・改修後						図面提出日 2024/03/22	菅室 就司	菅室

1階便所	A 2 : S = 1 / 5 0
現 況	A 3 : S = 1 / 7 1

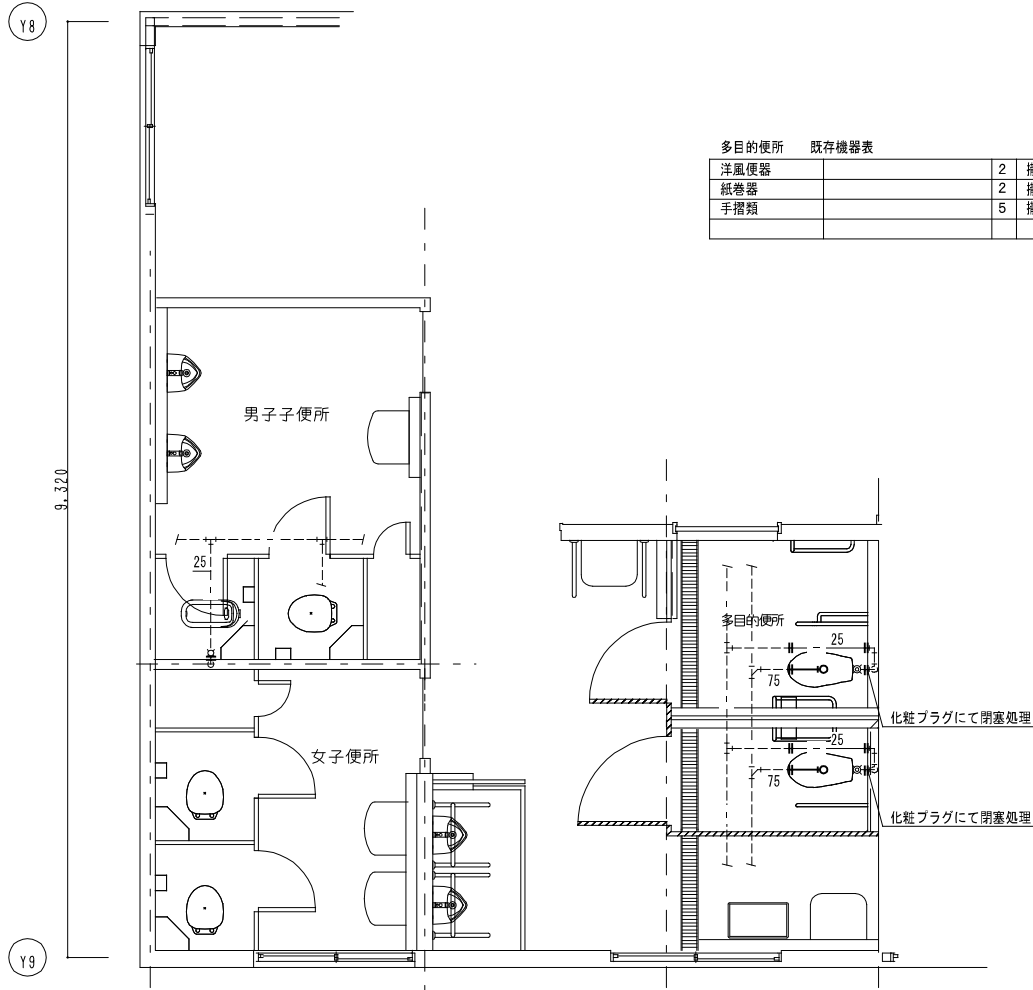

平面詳細図 (改修前)


男子便所	既存機器表		
和風便器	タンク共 (和洋改修工法)	1	撤去
洋風便器	普通便座のみ撤去	1	撤去
紙巻器		2	撤去

女子便所	既存機器表		
洋風便器	普通便座のみ撤去	2	撤去
紙巻器		2	撤去

凡例	
既設配管を示す (撤去)	——
既設配管を示す (残置)	----
既設配管切断箇所を示す	=
手はつり箇所を示す	○ ⊠

※撤去排水管は銅管とする。
撤去給水管は銅管とする
※建築工事にて解体の無い壁内の
配管は残置とする (壁面まで配管撤去)
※既設器具撤去後の取付ビス後は、
シーリングにて補修する事

1階便所	A 2 : S = 1 / 5 0
改 修 後	A 3 : S = 1 / 7 1

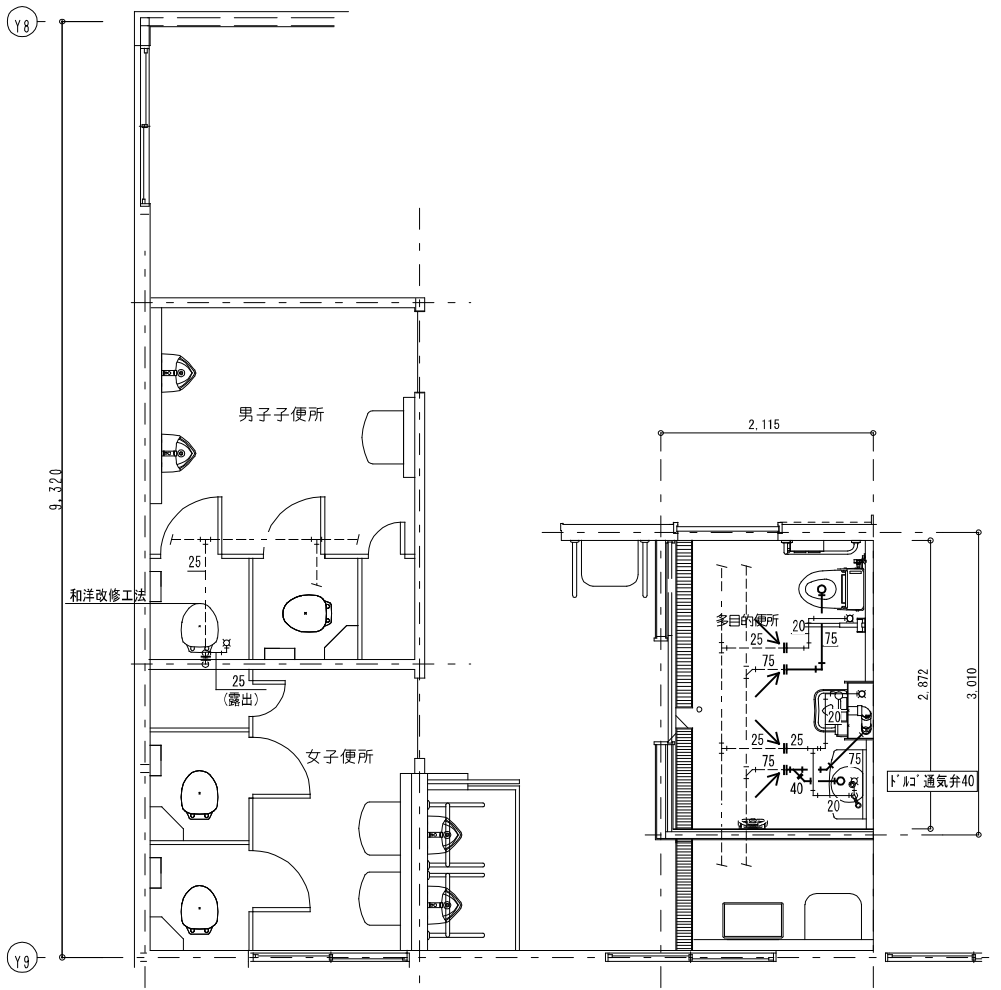

平面詳細図 (改修後)

凡例	
新設配管を示す	——
既設配管を示す	----
既設配管接続箇所を示す	←
土間切り箇所を示す (鉄筋探索共)	□

特 記	工事名 桔梗が丘小学校児童用トイレ等整備工事			 白鳳アーキテック 株式会社	1級建築士事務所 登録 (三重1-1987号) 〒518-0775 三重県名張市希央台5番町109番地 TEL 0595-48-6066 FAX 0595-48-6067 E-mail h.a.t@tuba.ocn.ne.jp	承認			管理建築士	印
	図名 普通特別教室棟 1階便所平面図 現況・改修後	縮尺 A2 : 1 / 50 A3 : 1 / 71	図面番付 M - 0 6						1級 256630号	
						図面提出日			2024/03/22	