


付近見取り図 N:S




配置図 A3S=1/150


	工番	令和6年度( )第24006号	図面名称	付近見取り図・配置図	名張市都市整備部営繕住宅室	検図	設計	作成年月日	図面No.
	工事名称	薦原分団薦生地区消防ポンプ庫解体 及びコミュニティ消防センター新築工事設計業務委託	縮尺	A3S=1/50				R6.4	1

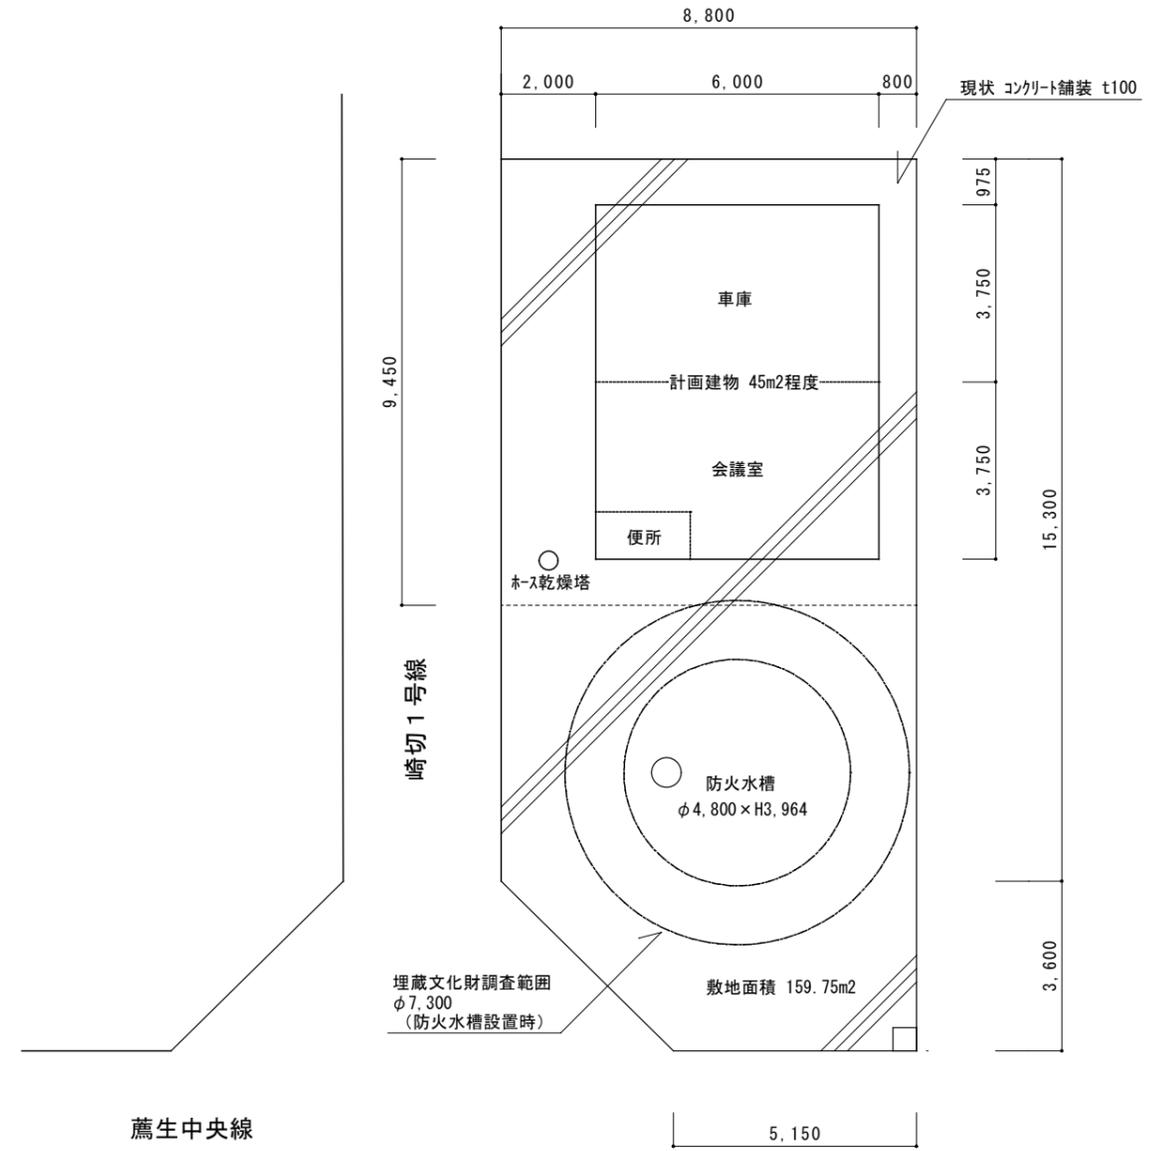




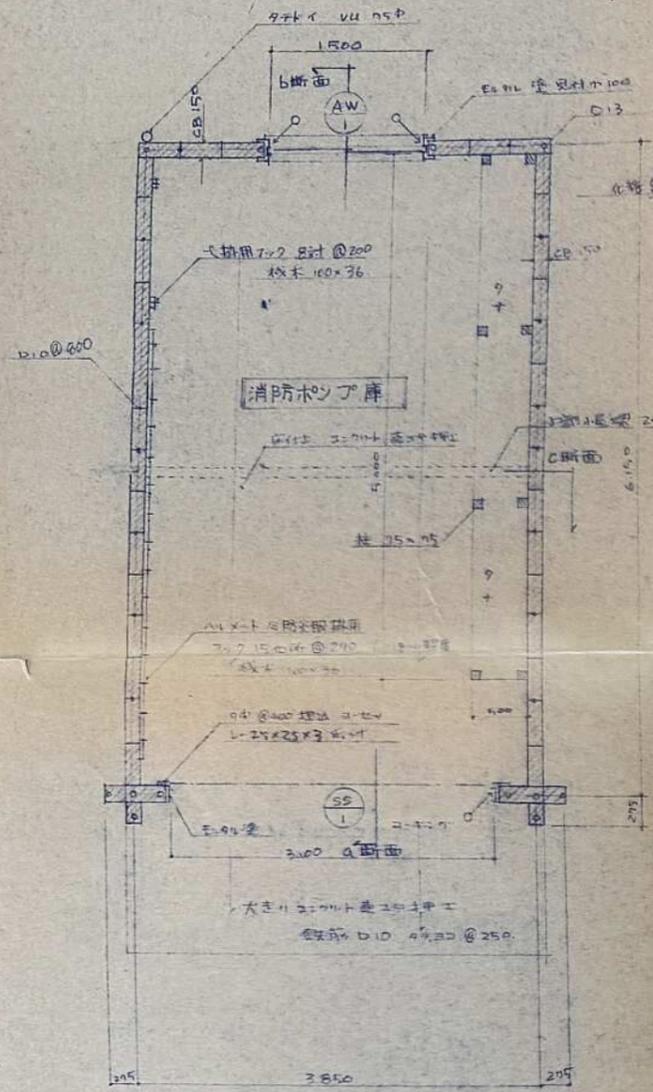


平面詳細図 S=1:50

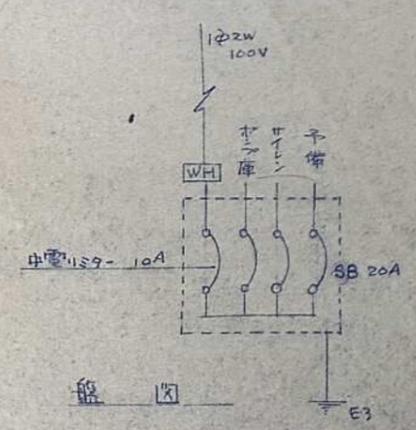


配線図

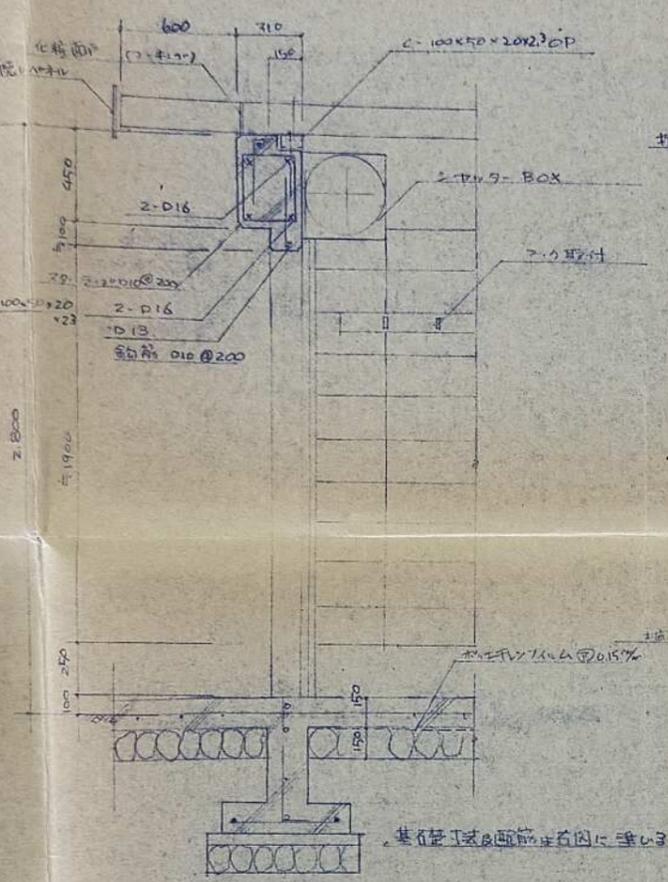


断面詳細図 S=1:25

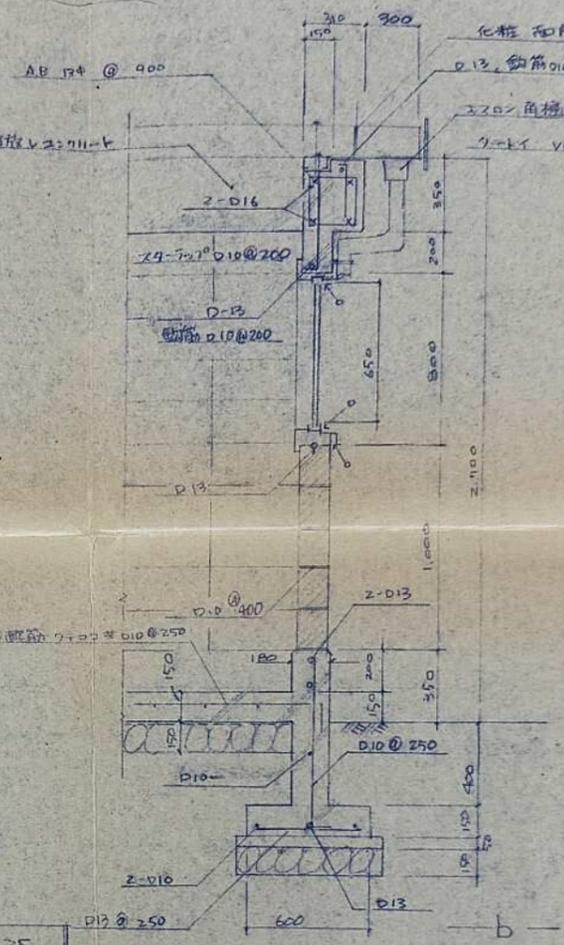

断面詳細図 S=1:25

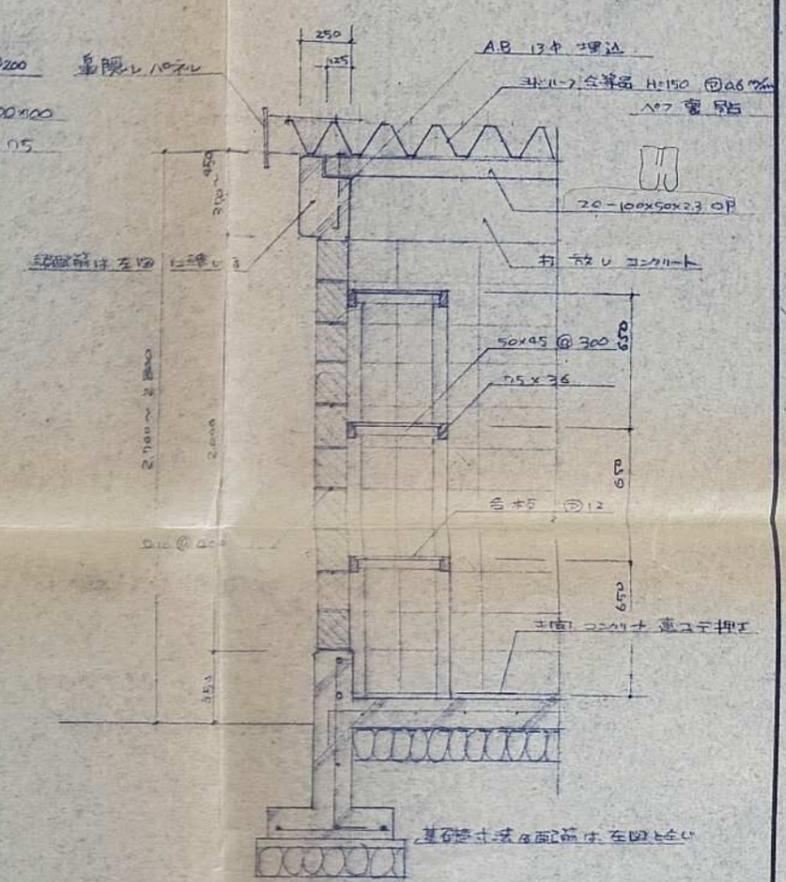

断面詳細図 S=1:25

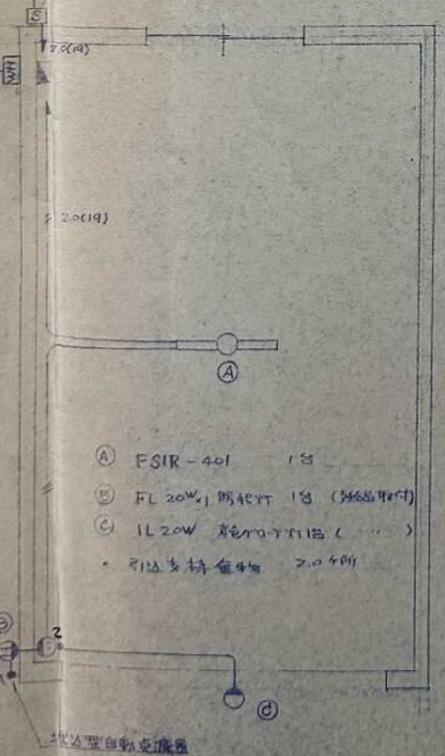

電気設備図 S=1:50

	SS-1 軽電機一式	AW-1 引掛金物一式
品名	軽電機一式	引掛金物一式
数量	1台	1台
仕様	軽電機一式	引掛金物一式
寸法	3100 x 2200	1500 x 650

建具表 S=1:50

工事名	消防ポンプ庫新築工事		工番	
図名	平面詳細図	縮尺	1:50	図番
	電気設備図	縮尺	1:25	
設計	R. Sakuma		設計	7.2