



	工 番	令和6年度() 第K-01号	図 面 名 称	平面図・立面図	名張市 総務部 公共施設マネジメント室	検 図	設 計	作 成 年 月 日	図 面 No.
	工 事 名 称	比奈知及び桔梗が丘南小学校屋外トイレ解体工事	縮 尺	A3S=1/50				R6. 11	02

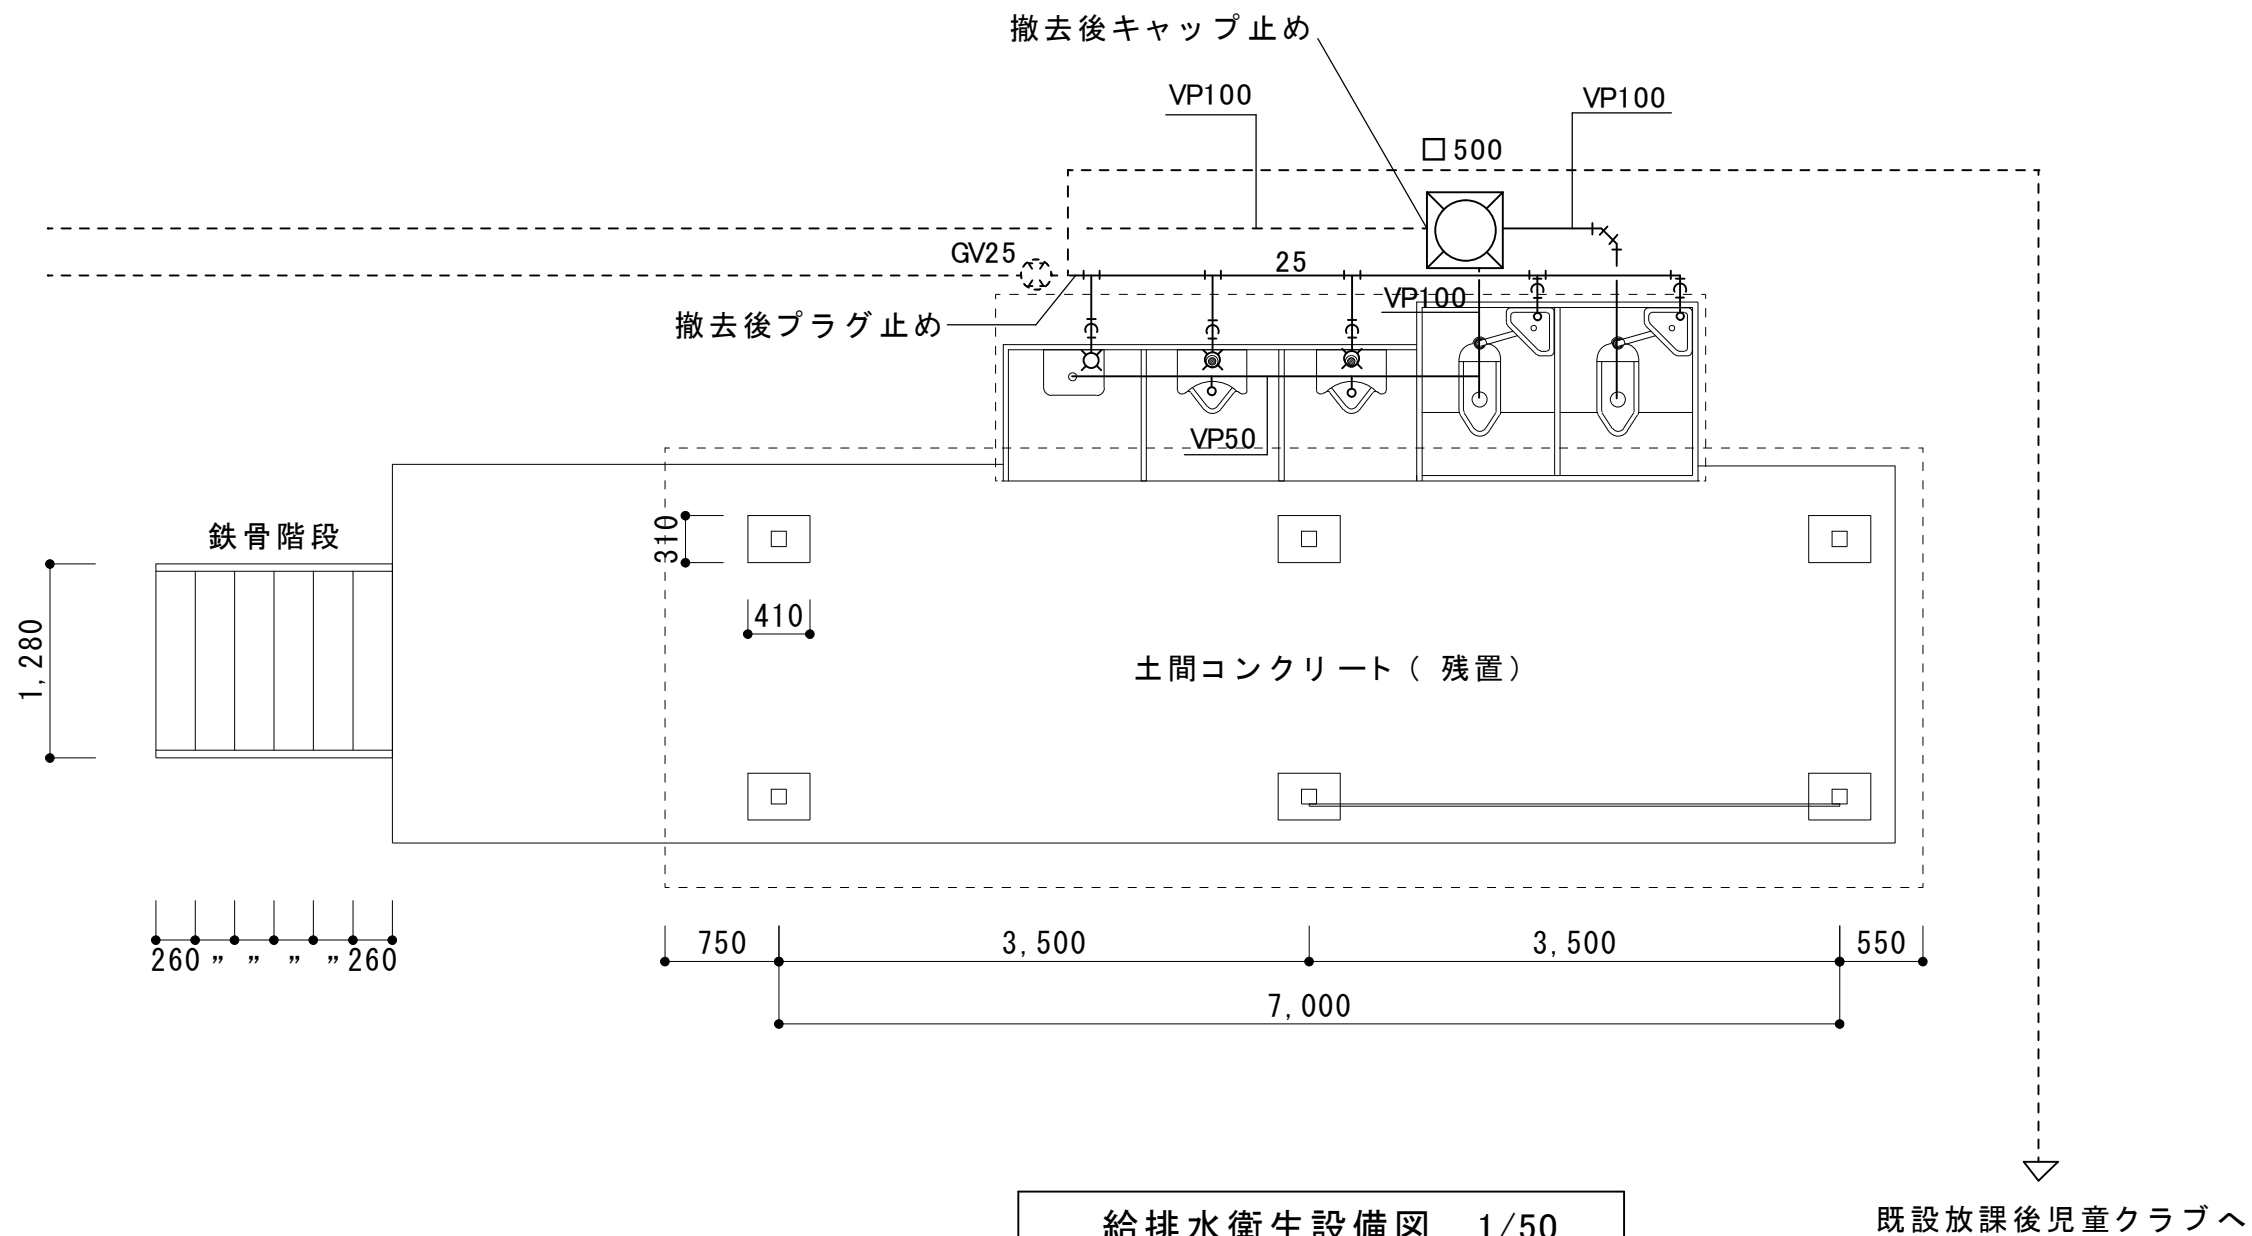

実線：撤去部分
※既設給水管は塩ビライニング鋼管
点線：既設残置

比奈知小学校屋外トイレ


	工番	令和6年度()第K-01号	図面名称	給排水衛生設備 平面図	名張市 総務部 公共施設マネジメント室	検図設計	作成年月日	図面No.
	工事 名称	比奈知及び桔梗が丘南小学校屋外トイレ解体工事	縮尺	A3S=1/50			R6.11	03

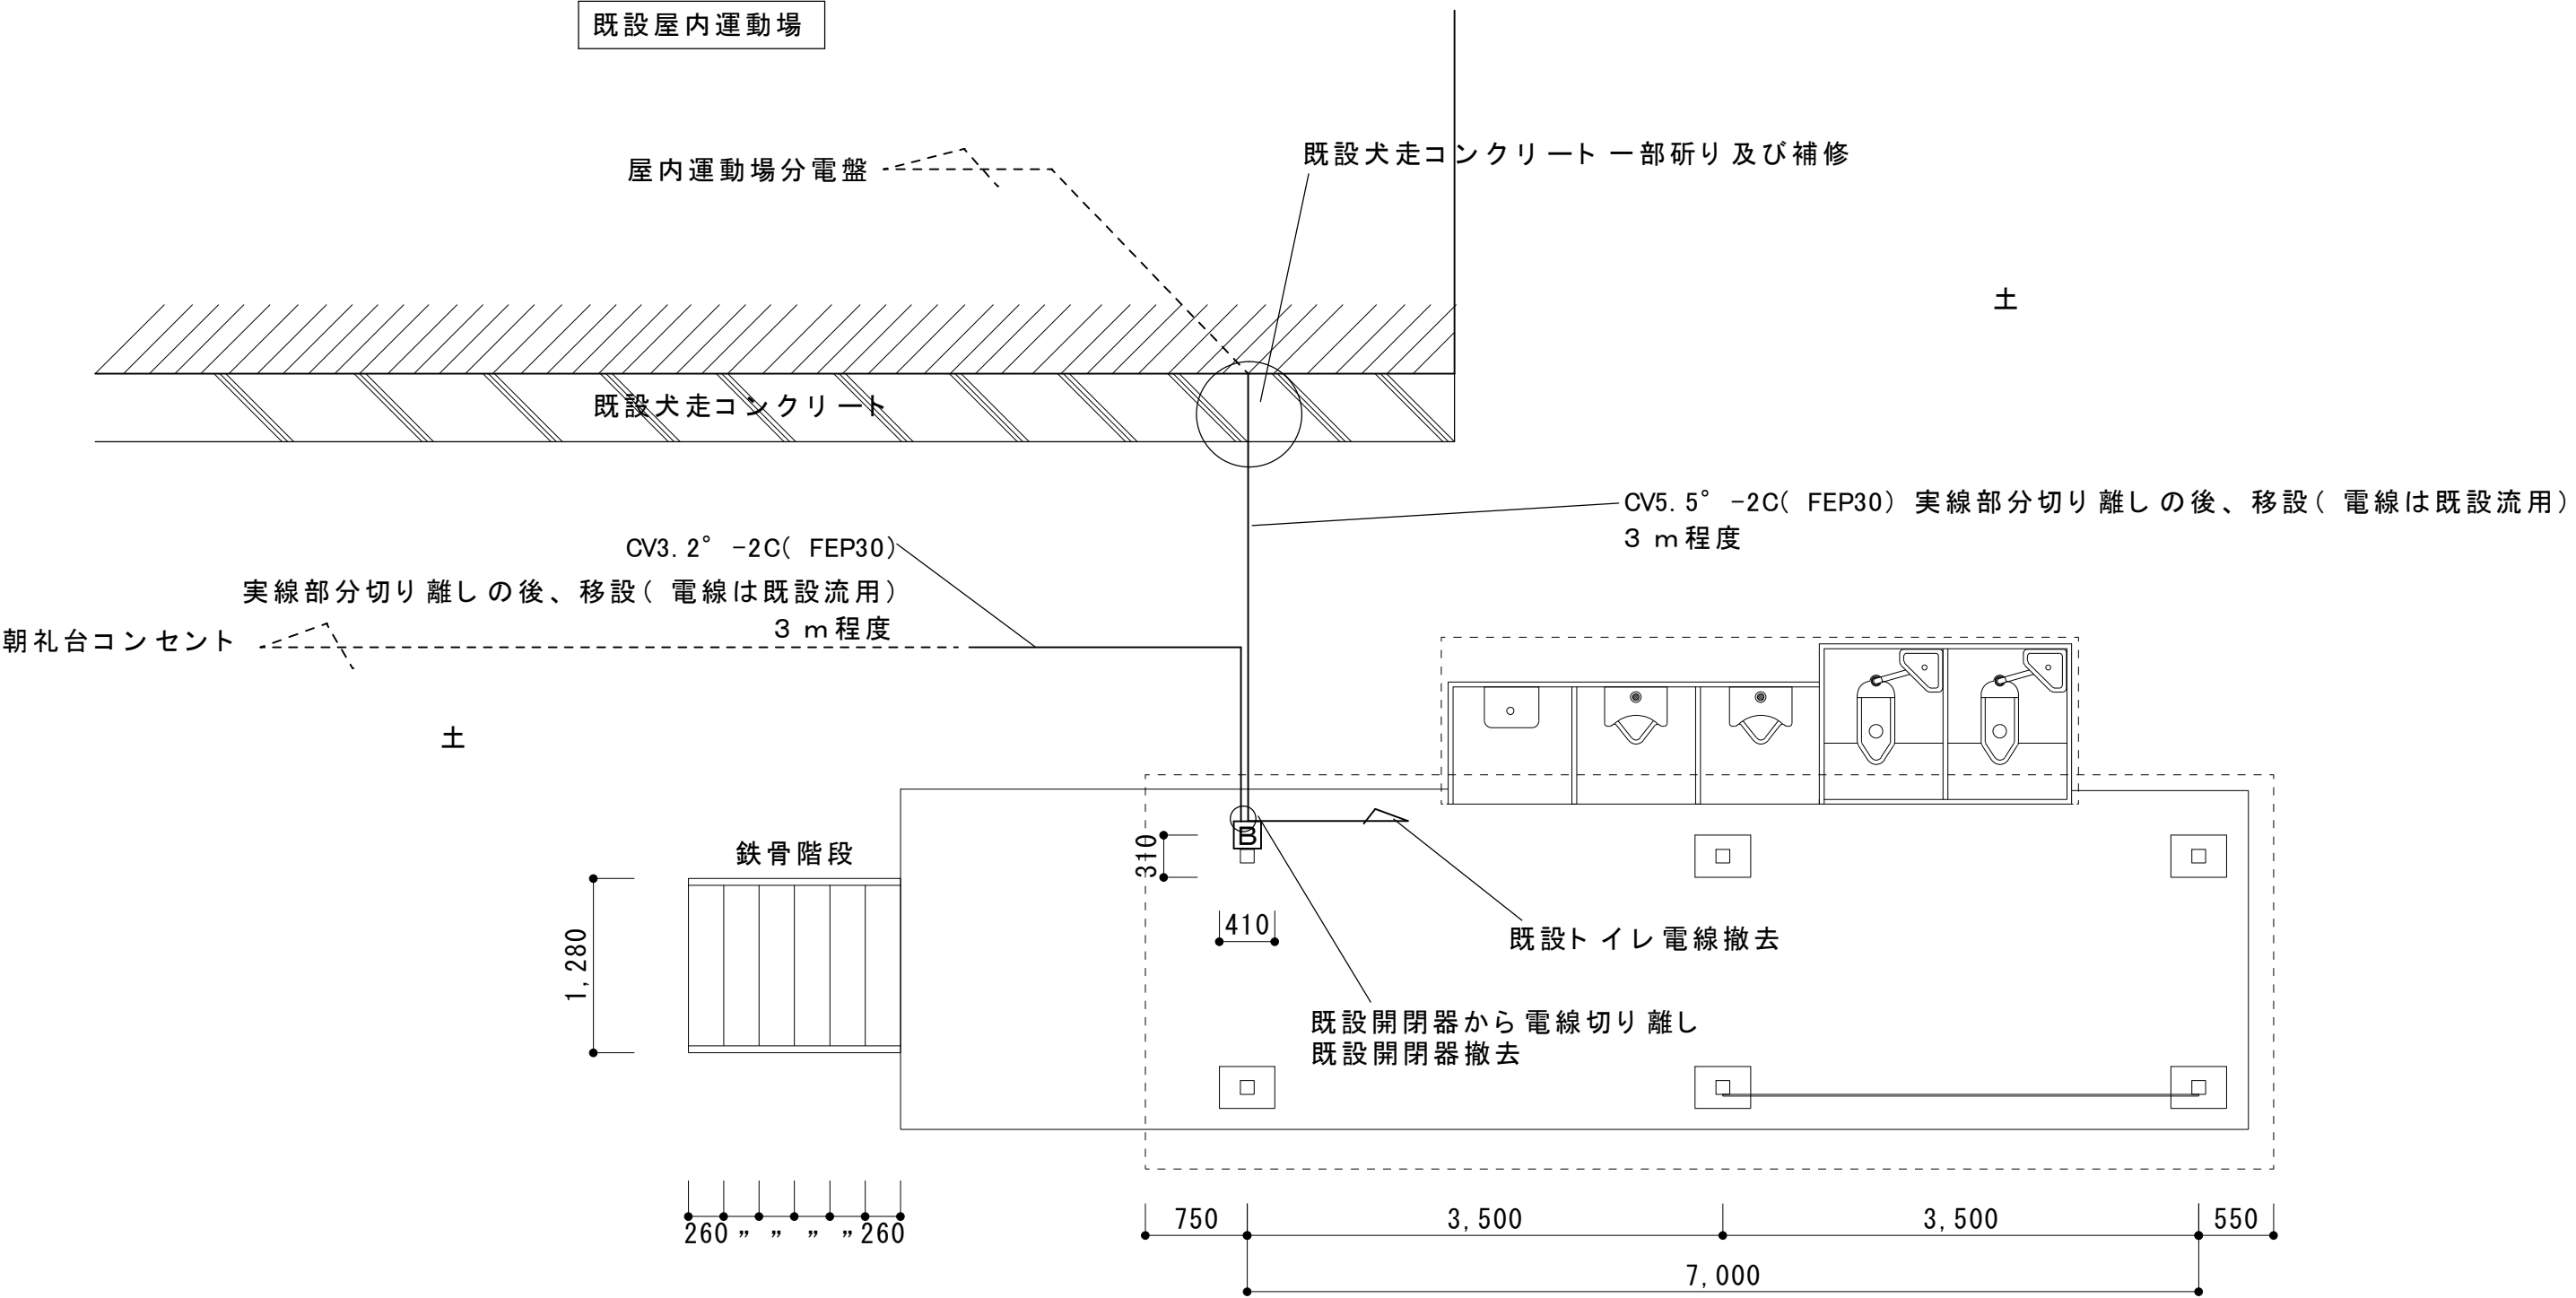

電気設備平面図(改修前) 1/50

比奈知小学校屋外トイレ


	工番	令和6年度()第K-01号	図面名	電気設備平面図	名張市 総務部 公共施設マネジメント室	検図	設計	作成年月日	図面No.
	工事名称	比奈知及び桔梗が丘南小学校屋外トイレ解体工事	縮尺	A3S=1/50				R6.11	04

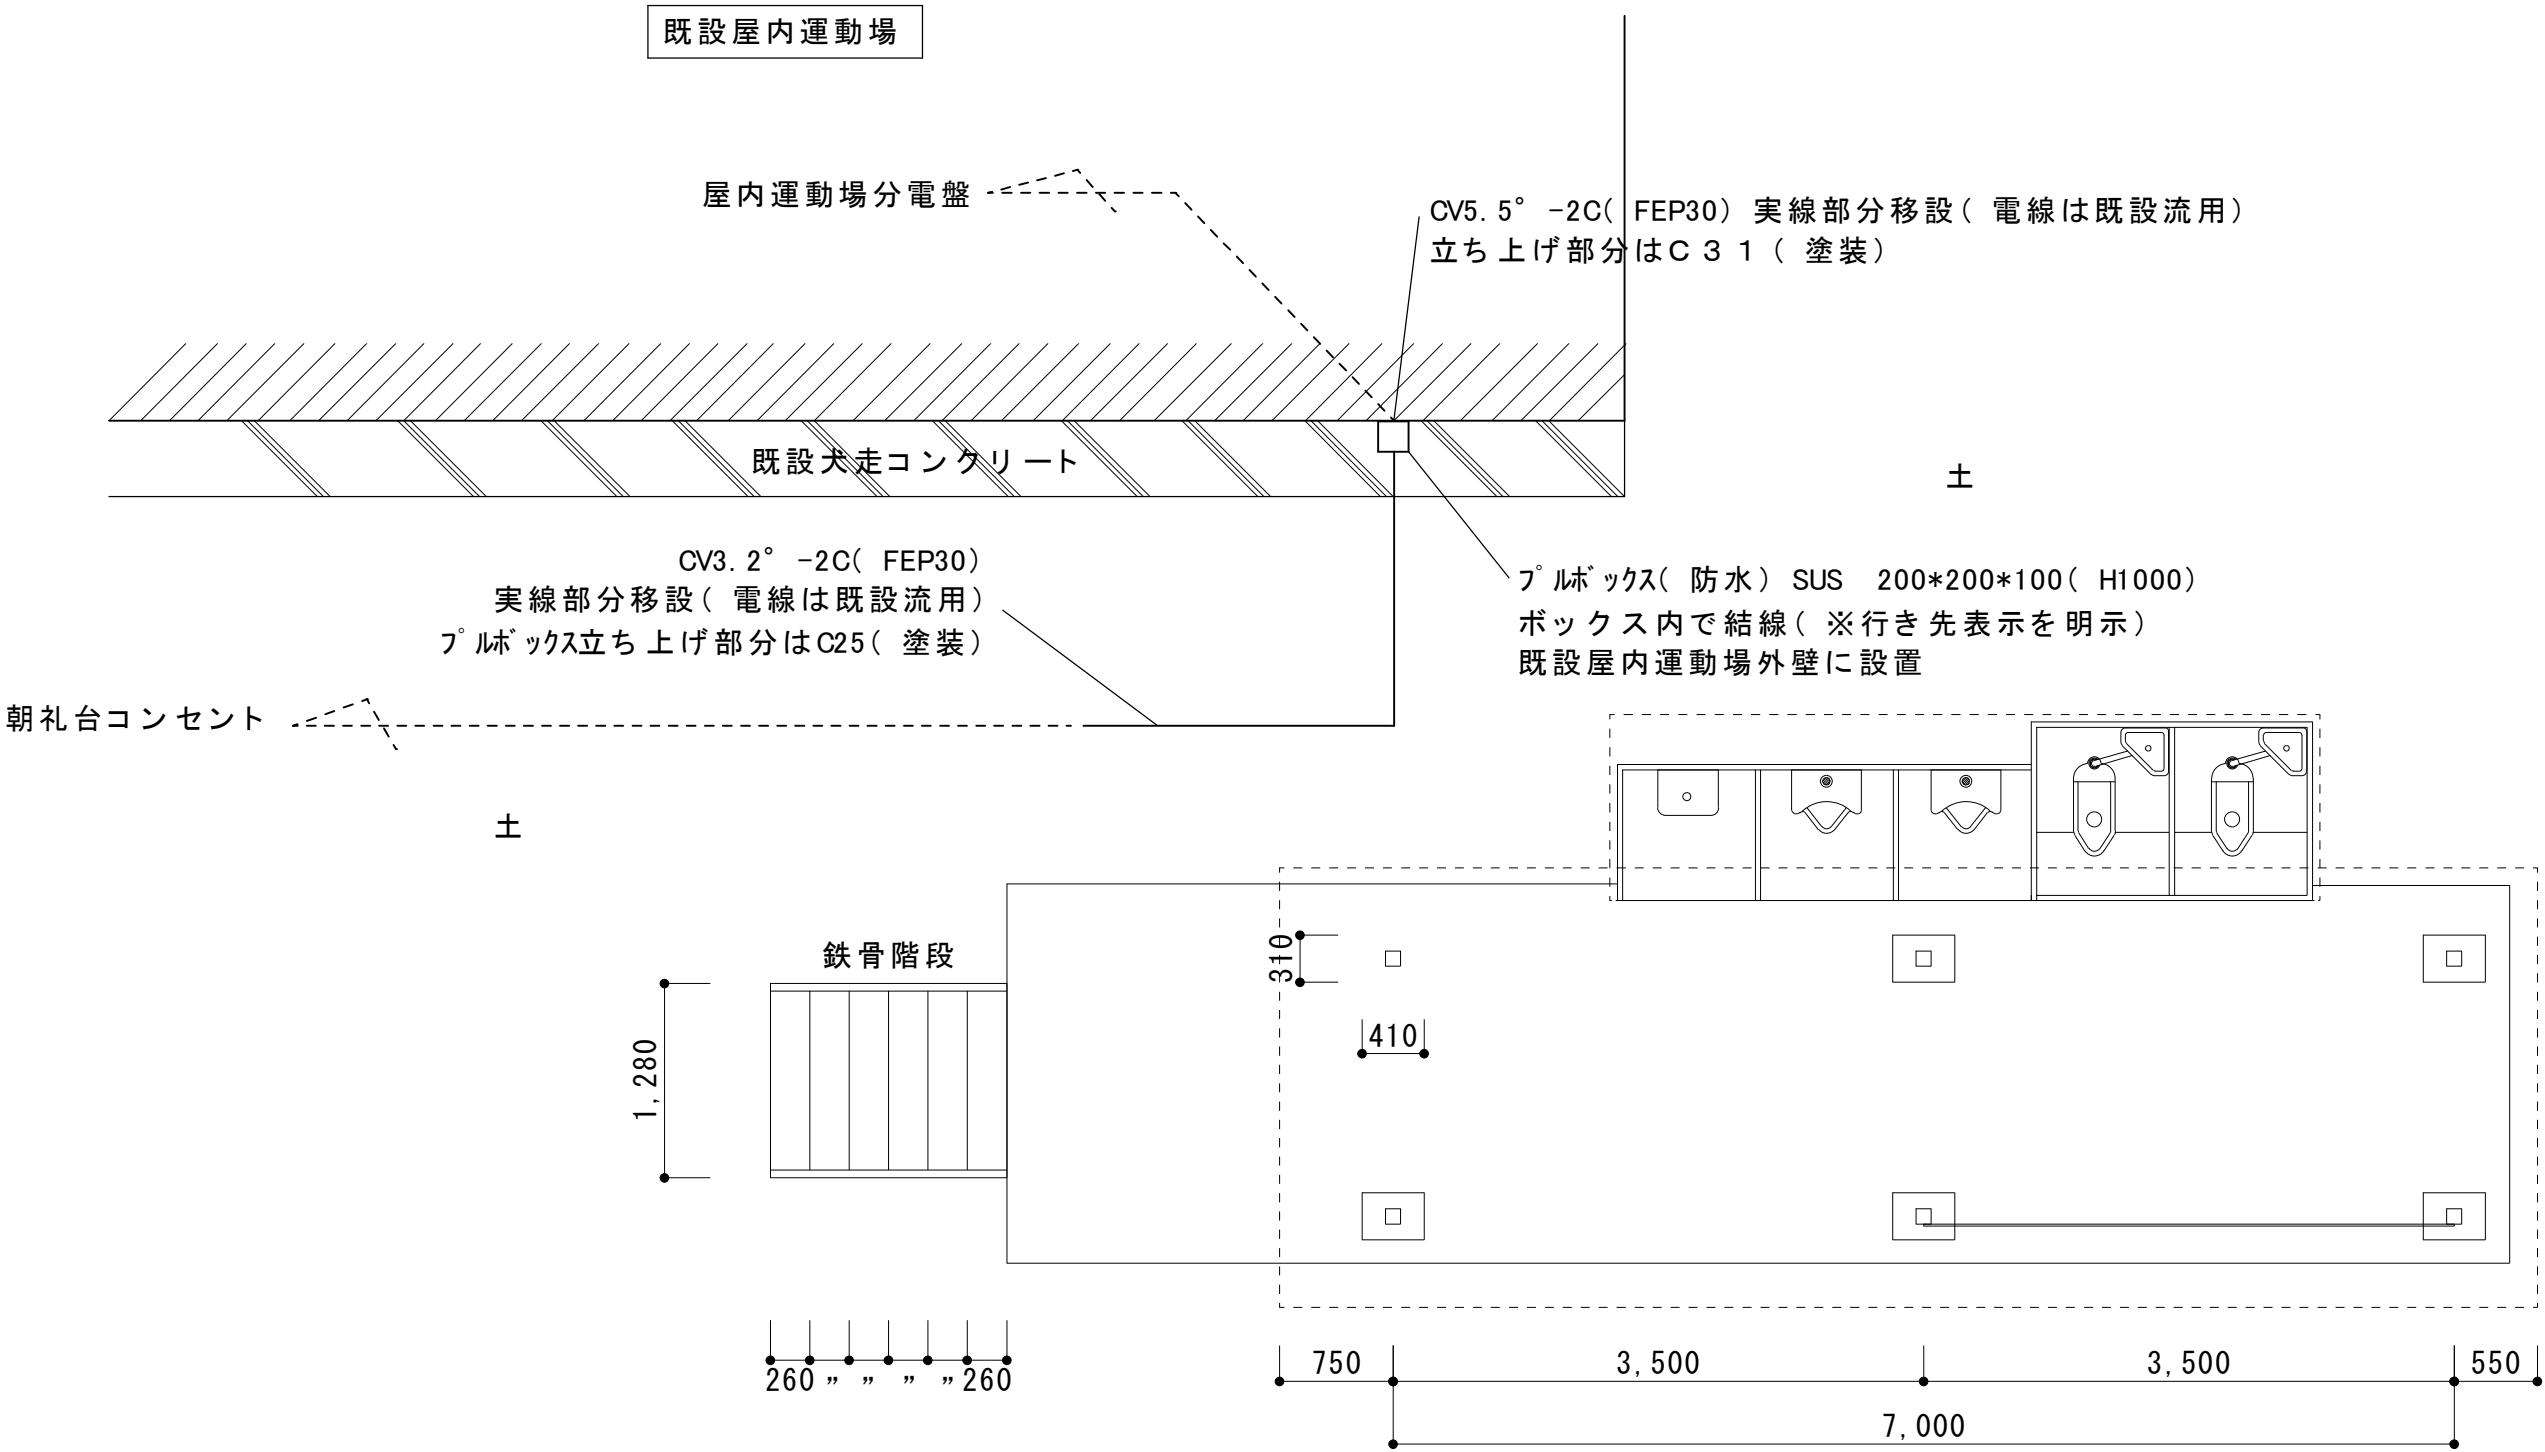

電気設備平面図(改修後) 1/50

比奈知小学校屋外トイレ

	工 番	令和6年度() 第K-01号	図 面 名 称	電気設備平面図	名 張 市 総 務 部 公 共 施 設 マ ネ ジ メ ン ト 室	検 図	設 計	作 成 年 月 日	図 面 No.
	工 事 名 称	比奈知及び桔梗が丘南小学校屋外トイレ解体工事	縮 尺	A3S=1/50				R6. 11	05

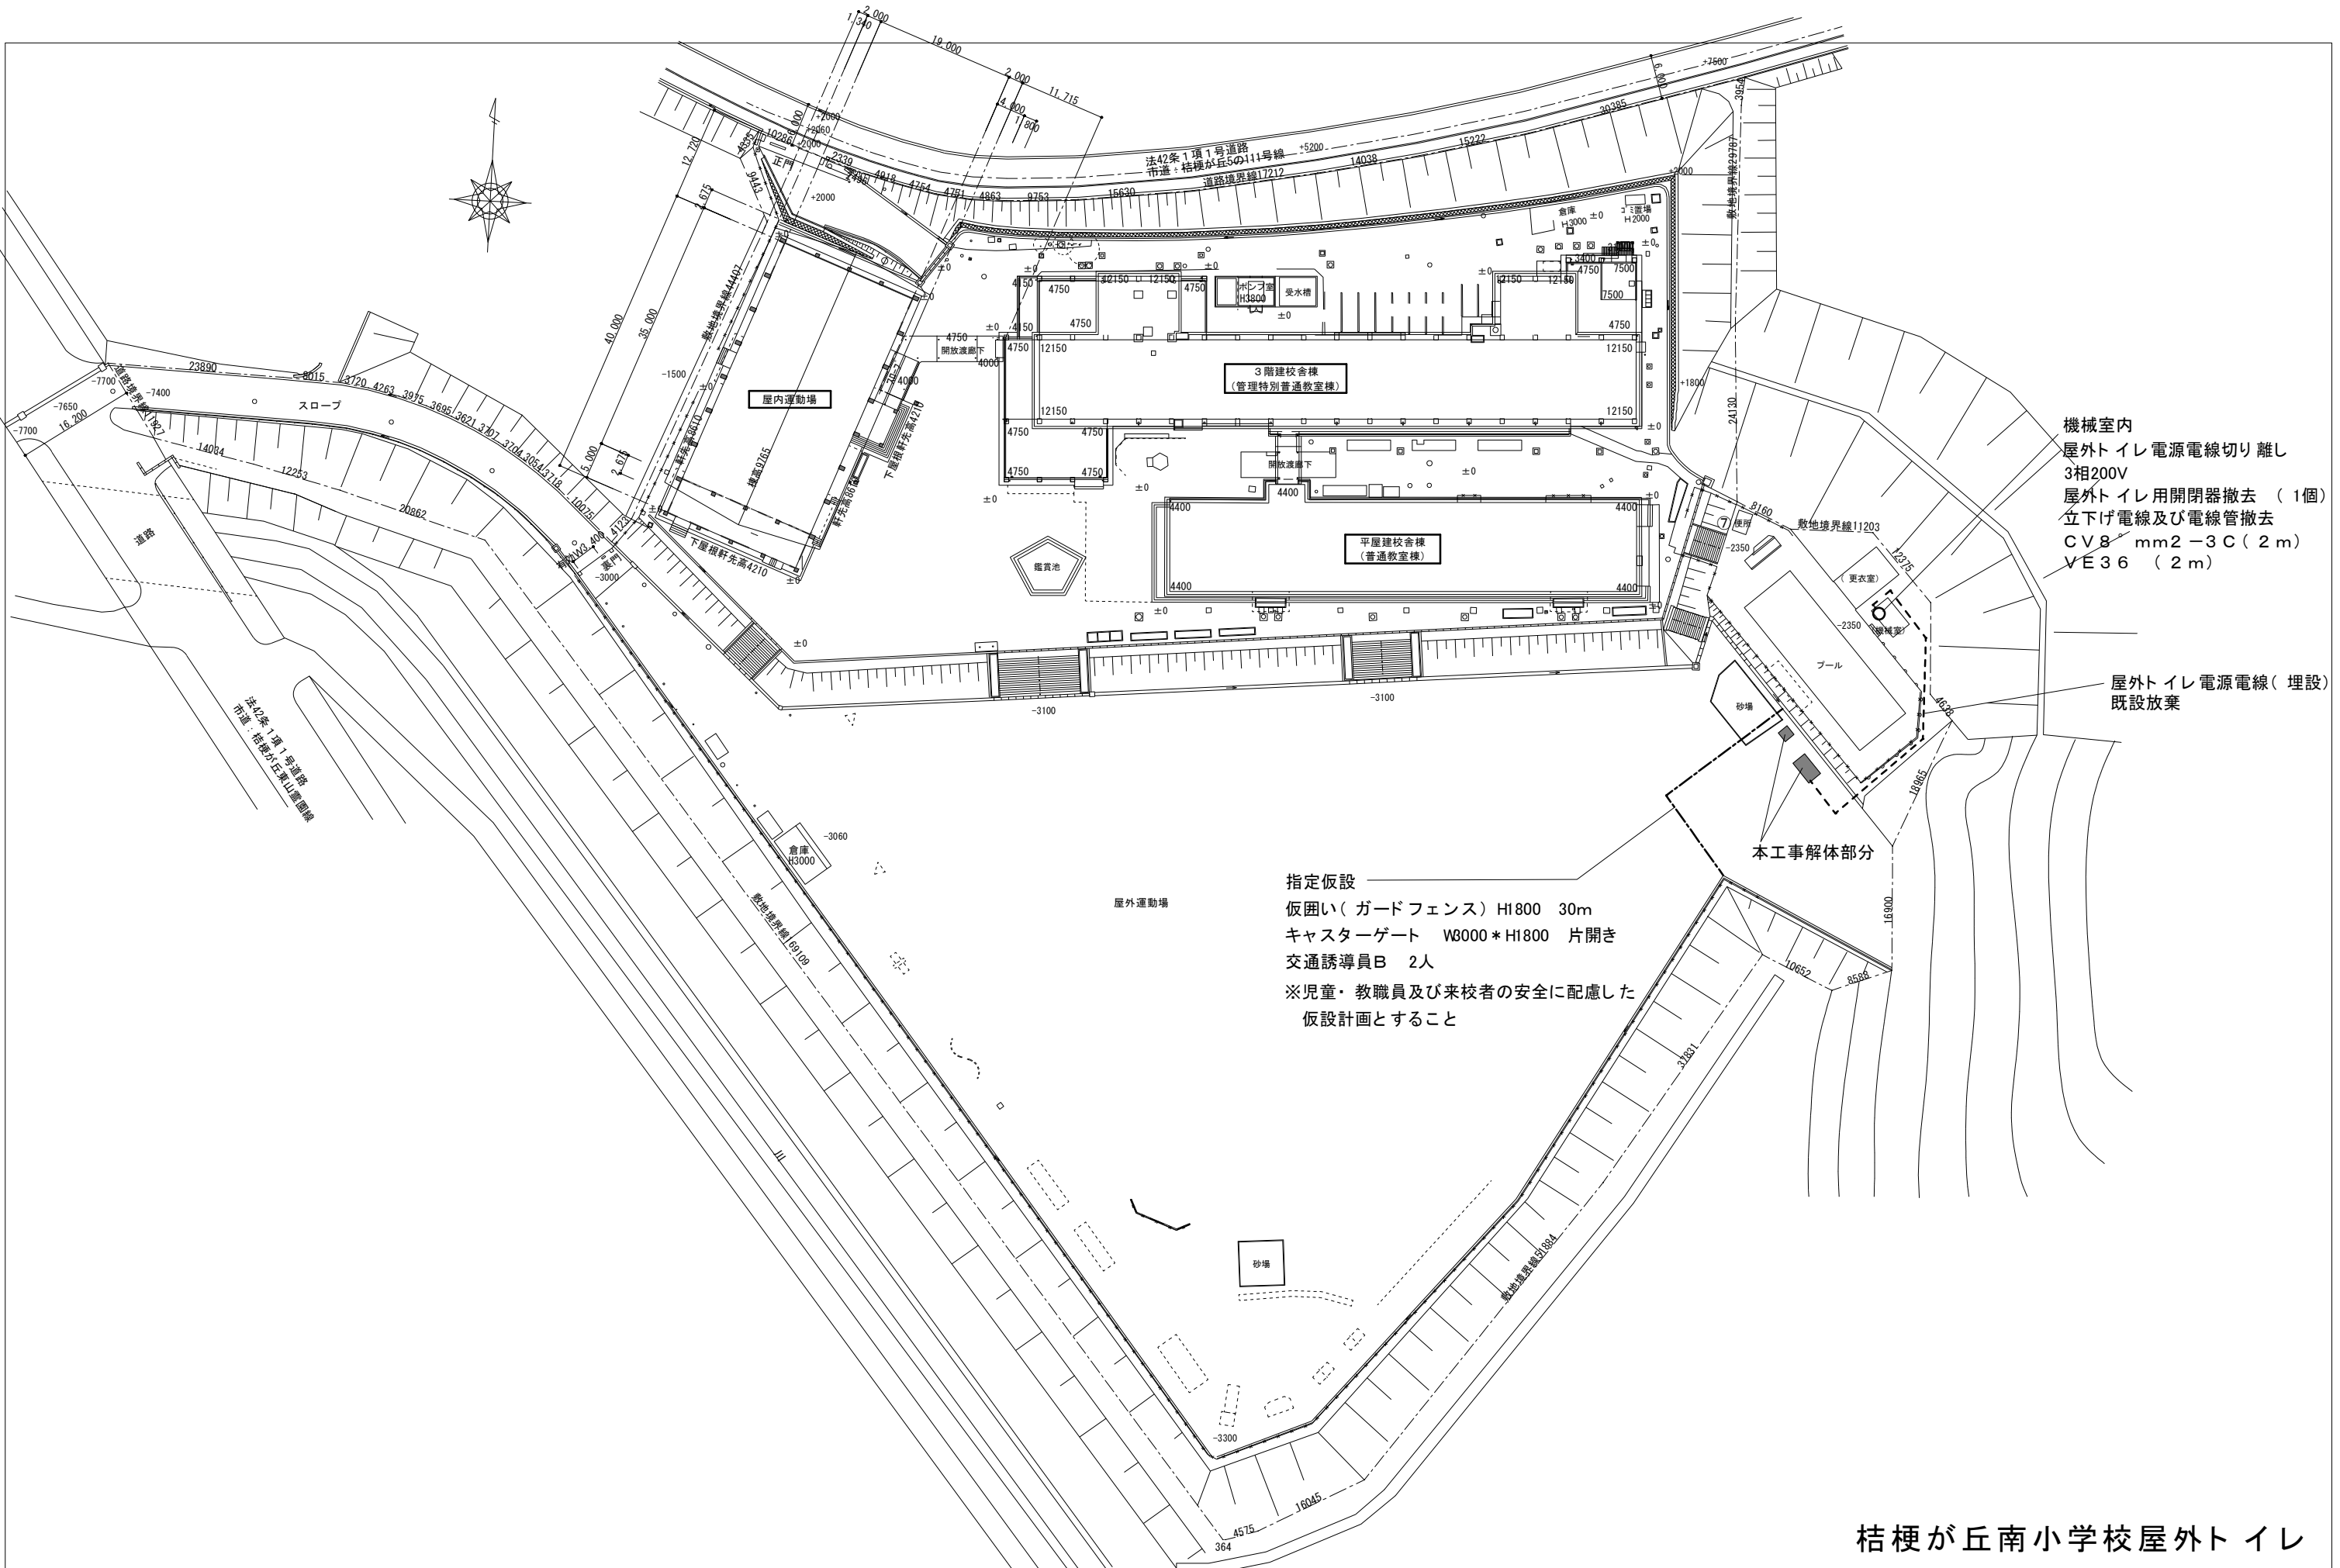


機械室内
屋外トイレ電源電線切り離し
3相200V
屋外トイレ用開閉器撤去 (1個)
立下げ電線及び電線管撤去
C V 8 mm2 - 3 C (2 m)
V E 3 6 (2 m)

屋外トイレ電源電線 (埋設)
既設放棄

指定仮設
仮囲い (ガードフェンス) H1800 30m
キャスターゲート W3000 * H1800 片開き
交通誘導員B 2人
※児童・教職員及び来校者の安全に配慮した
仮設計画とすること

桔梗が丘南小学校屋外トイレ

工 事 名	令和6年度 () 第K-01号	図 面 名 称	配置図	名 張 市 総 務 部 公 共 施 設 マ ネ ジ メ ン ト 室	検 図 設 計	作 成 年 月 日 R6. 11	図 面 No. 06
	比奈知及び桔梗が丘南小学校屋外トイレ解体工事	縮 尺	—				

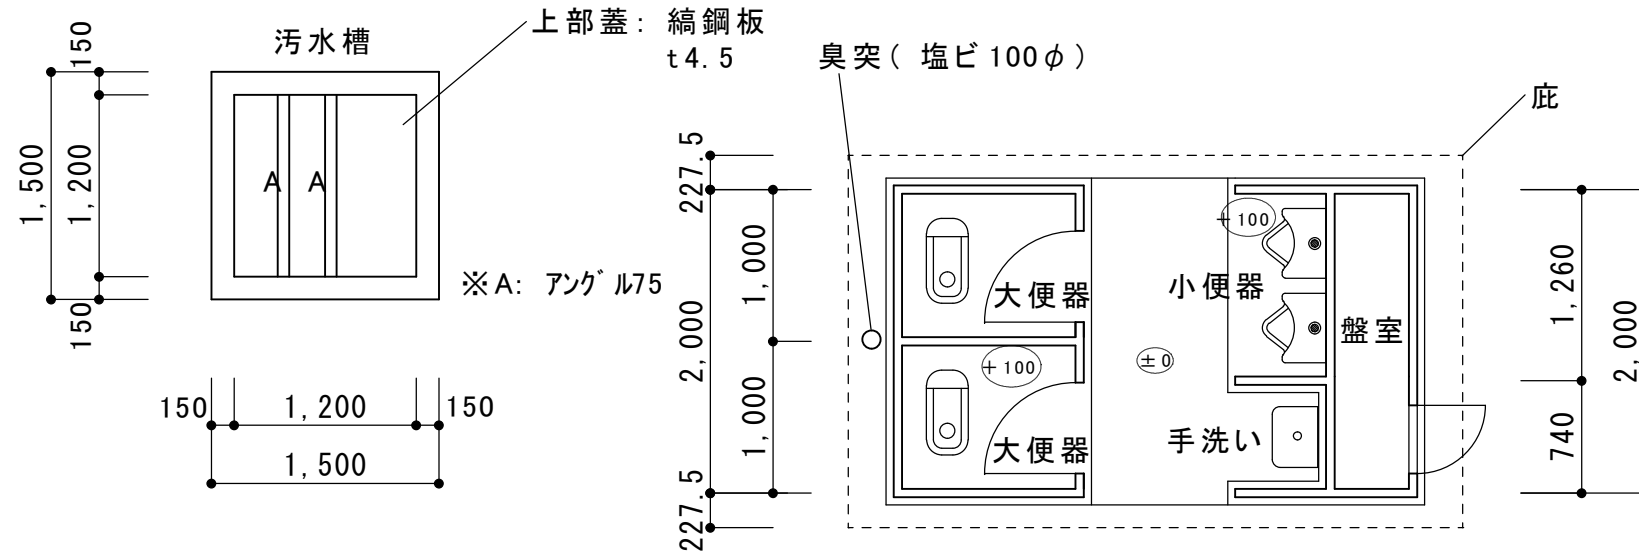


解体トイレ概要


所在地：桔梗が丘南小学校
延べ面積：6.8 m²
方式：水洗（汚水槽ポンプアップ）
内外装：アルミパネル（t55程度）
床：モザイクタイル張り
基礎：べた基礎（普通コンクリート t150程度）

撤去概要

建屋解体
（照明器具・衛生器具・設備配管・配線・分電盤・制御盤共）
トイレ基礎解体
汚水槽解体（鉄筋コンクリート製・設備配管・配線共）
残汚水汲み取り（別途）
解体跡埋め戻し整地（真砂土・汚水槽撤去跡は山砂水締め）
屋外トイレ電源切離し撤去（污水ポンプ動力電源共）
※電気設備工事 配置図参照

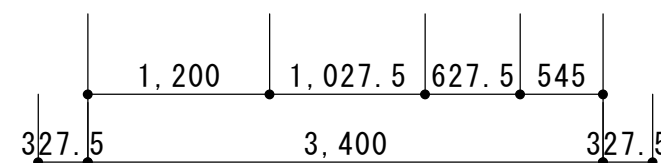


平面図 1/50

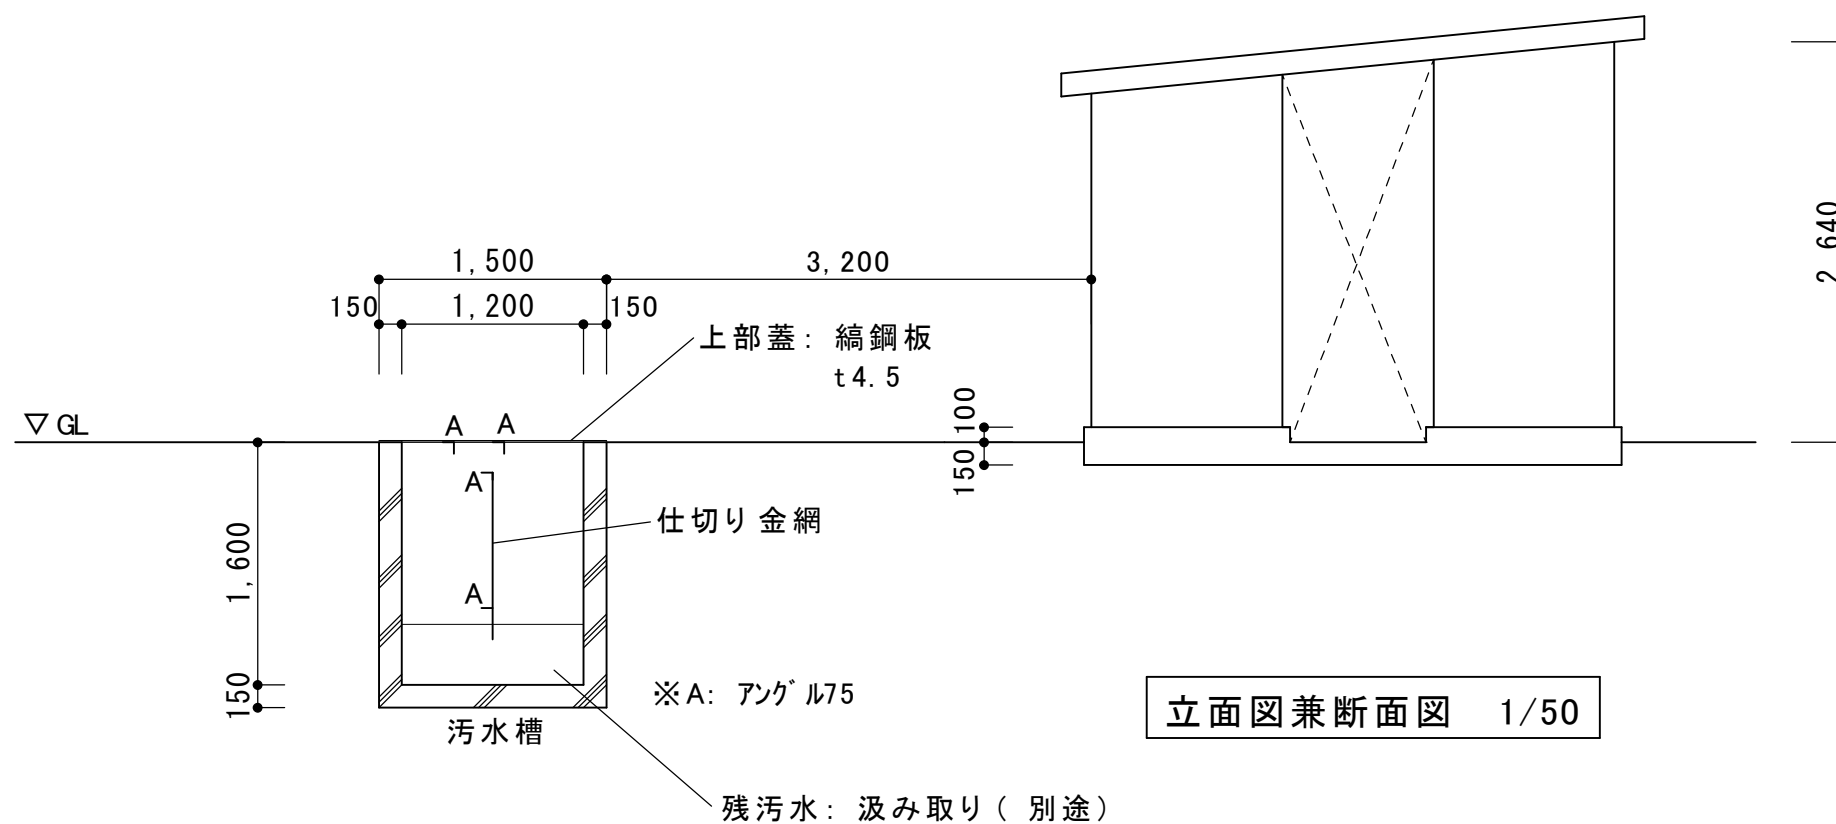

立面図兼断面図 1/50

桔梗が丘南小学校屋外トイレ

	工番	令和6年度（ ）第K-01号	図名	平面・立面・断面図	名張市 総務部 公共施設マネジメント室	検図設計	作成年月日	図面No.
	工名称	比奈知及び桔梗が丘南小学校屋外トイレ解体工事	縮尺	A3S=1/50			R6.11	07

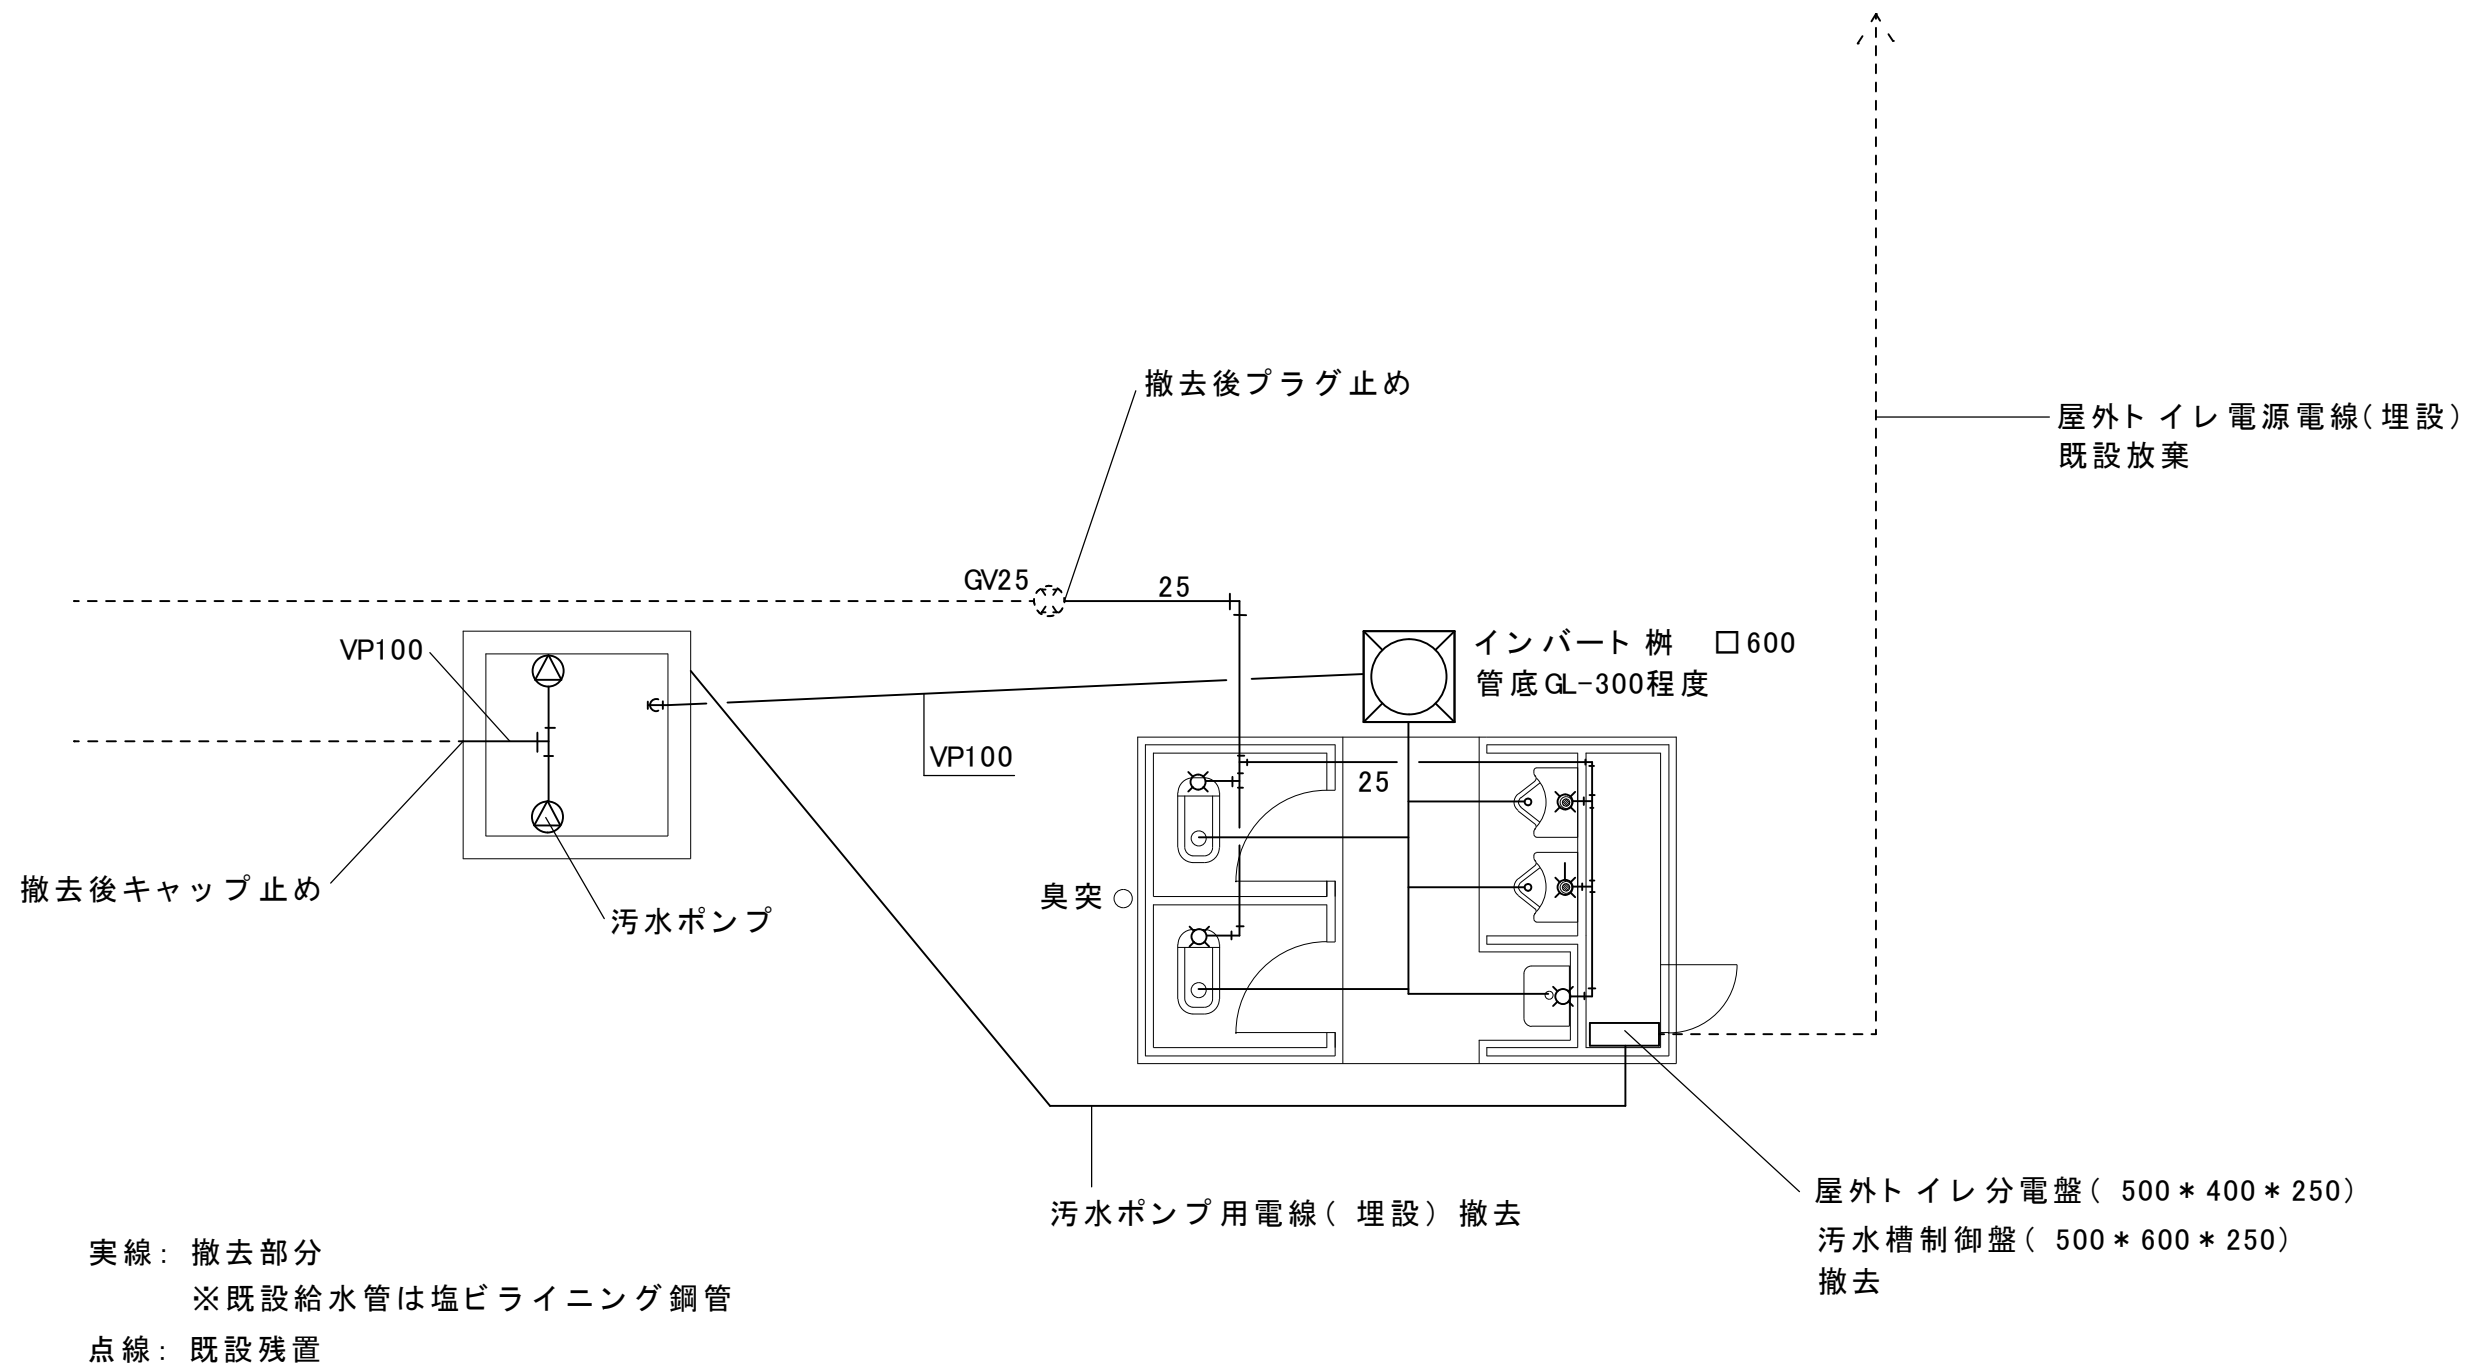

給排水衛生設備図兼電気設備図 1/50

桔梗が丘南小学校屋外トイレ

	工 番	令和6年度() 第K-01号	図 面 名 称	給排水衛生設備 平面図	名張市 総務部 公共施設マネジメント室	検 図 設 計	作 成 年 月 日	図 面 No.
	工 事 名 称	比奈知及び桔梗が丘南小学校屋外トイレ解体工事	縮 尺	A3S=1/50			R6.11	08