



計画敷地

配置図：NS

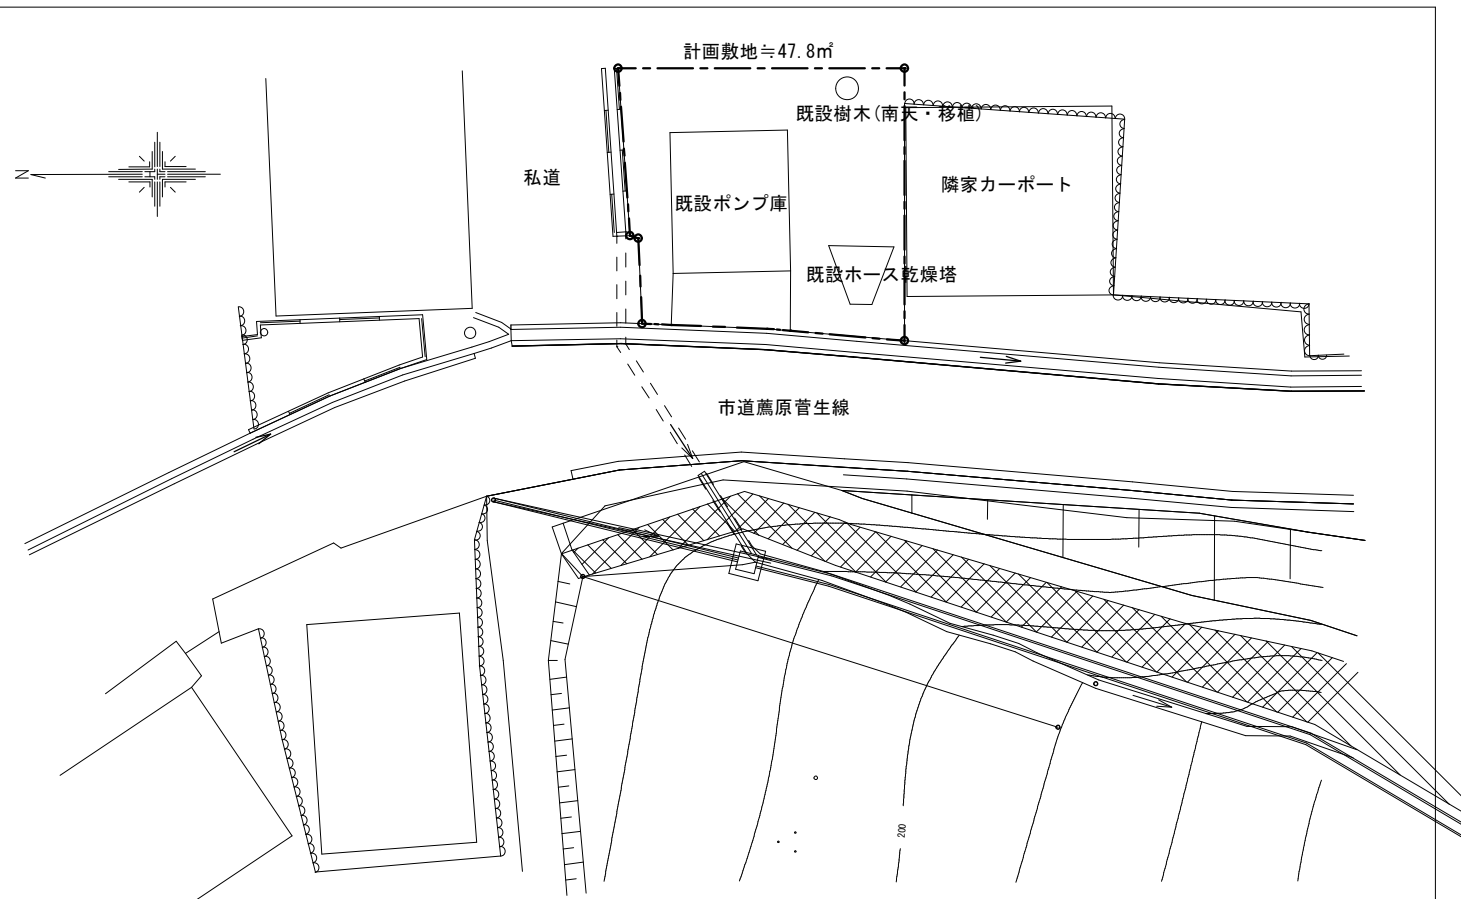


現況：1/200

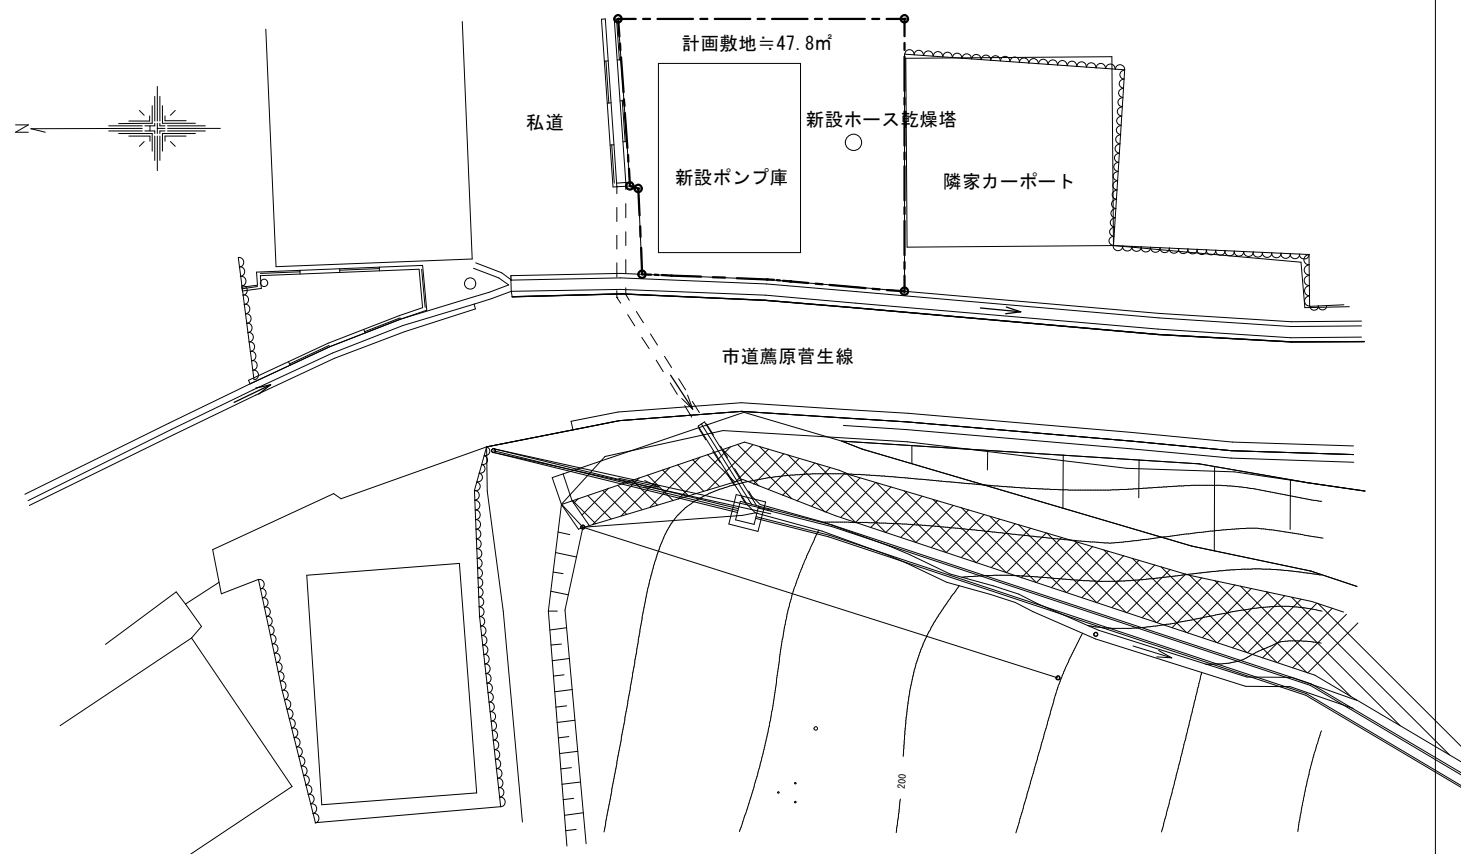


整備後(参考)：1/200

番号	令和5年度(消防)第20号	図面名称	付近見取り図 配置図	検図	設計	作成年月日	図面No.
名称	薦原分団葛尾地区消防ポンプ庫解体及び新築工事 設計業務委託	縮尺	A3: 1/200	名張市		R5.4	01

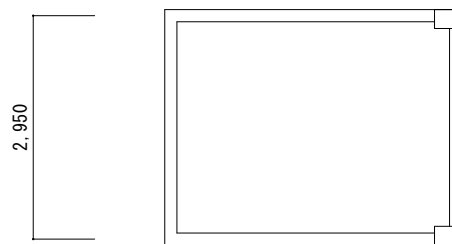


3.650

既設平面図 : 1/100

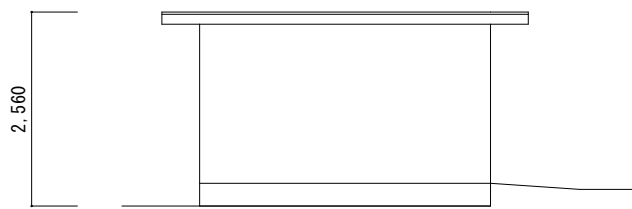


2.560


既設側面図 : 1/100

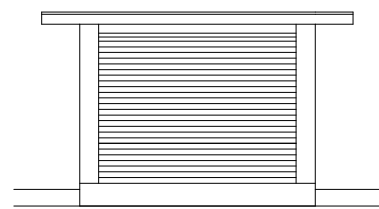

既設正面図 : 1/100

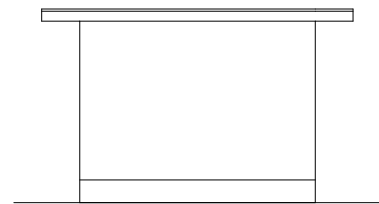


既設背面図 : 1/100

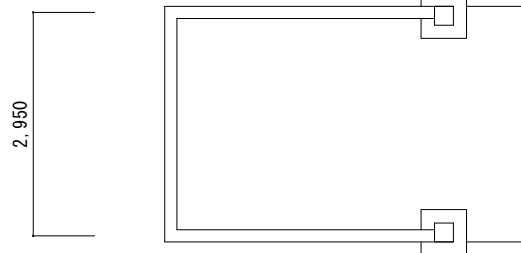

3.650

既設基礎伏図 : 1/100

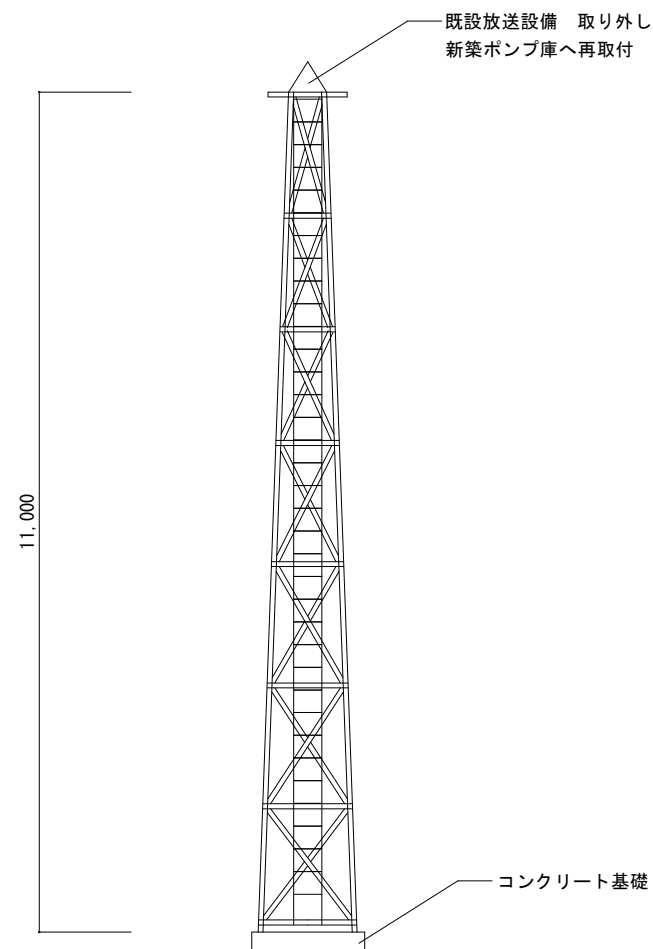


11.000

既設ホース乾燥塔 : 1/100


- 既設建物概要
 コンクリートブロック造 平屋建て 約10.8㎡
 屋根 : シート防水
 外壁 : リシン吹付
 基礎を含めて全て解体撤去
- 既設ホース乾燥塔概要
 鉄骨製 高さ11m程度
 基礎を含めて全て解体撤去
 既設放送設備は取り外し・再取付

※石綿含有建材調査を行うこと



番号	令和5年度(消防)第20号	図面名称	解体建物等 平面図、立面図	名張市	検図	設計	作成年月日	図面No.
名称	薦原分団葛尾地区消防ポンプ庫解体及び新築工事 設計業務委託	縮尺	1/100				R5.4	02

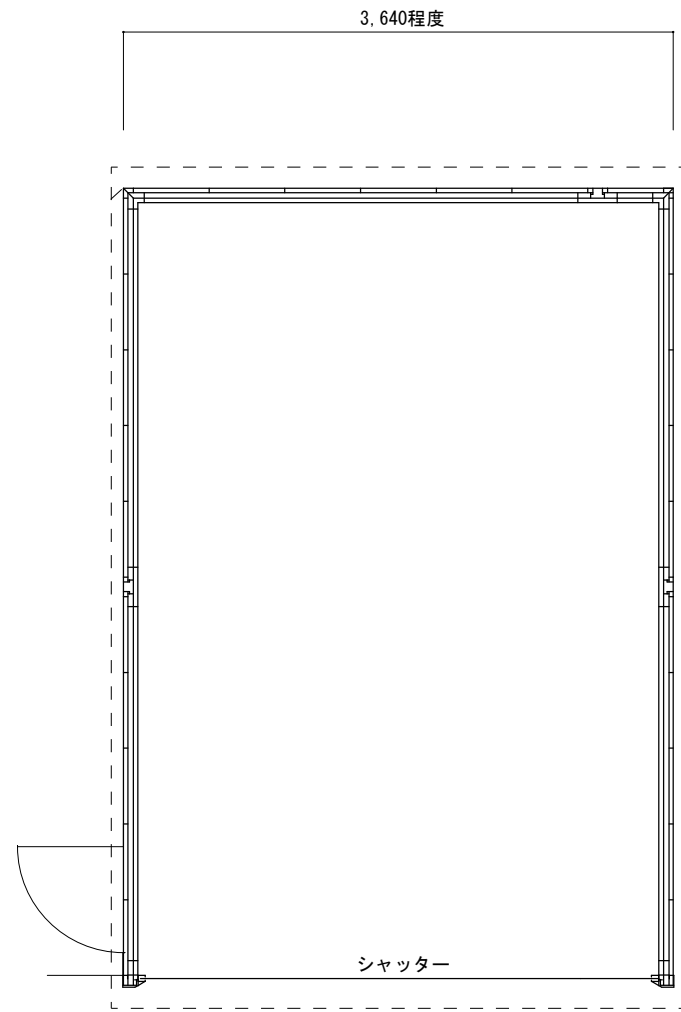

平面図 : 1/50

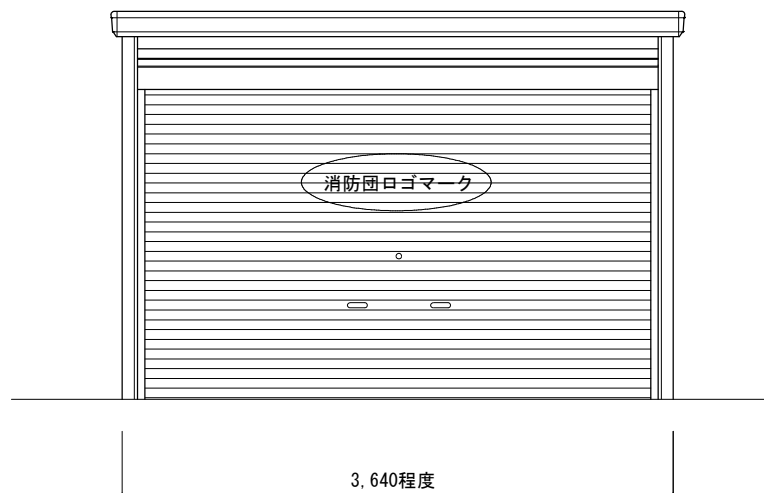


正面図 : 1/50

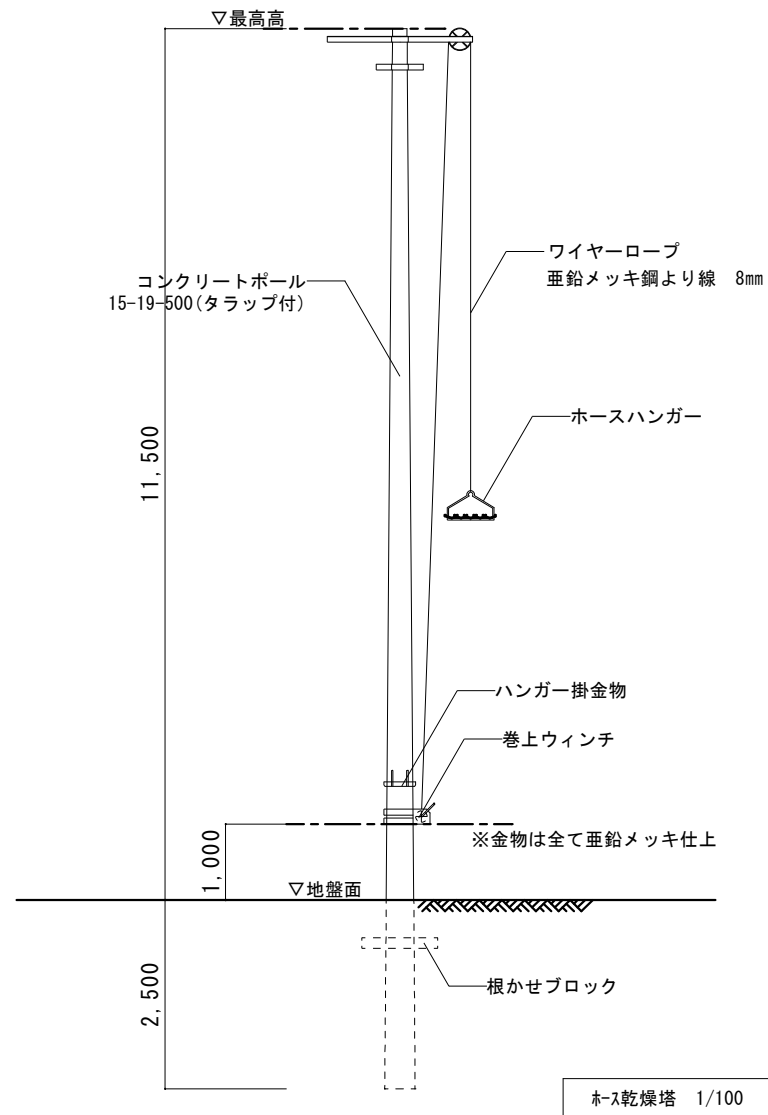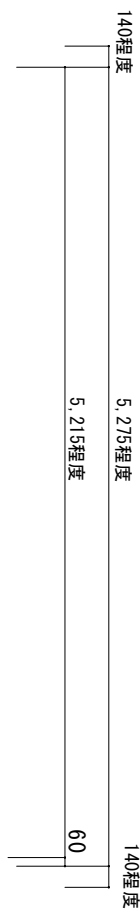

ホース乾燥塔 1/100

- 新設建物概要
 - 鉄骨造 平屋建て 20㎡程度
 - 既製品ガレージ程度
 - アルミ製シャッター
 - 扉ドア 1箇所
 - 既設放送設備再取付
- 新設ホース乾燥塔概要
 - 既成コンクリートポール (タラップ付き) 12m程度 1基

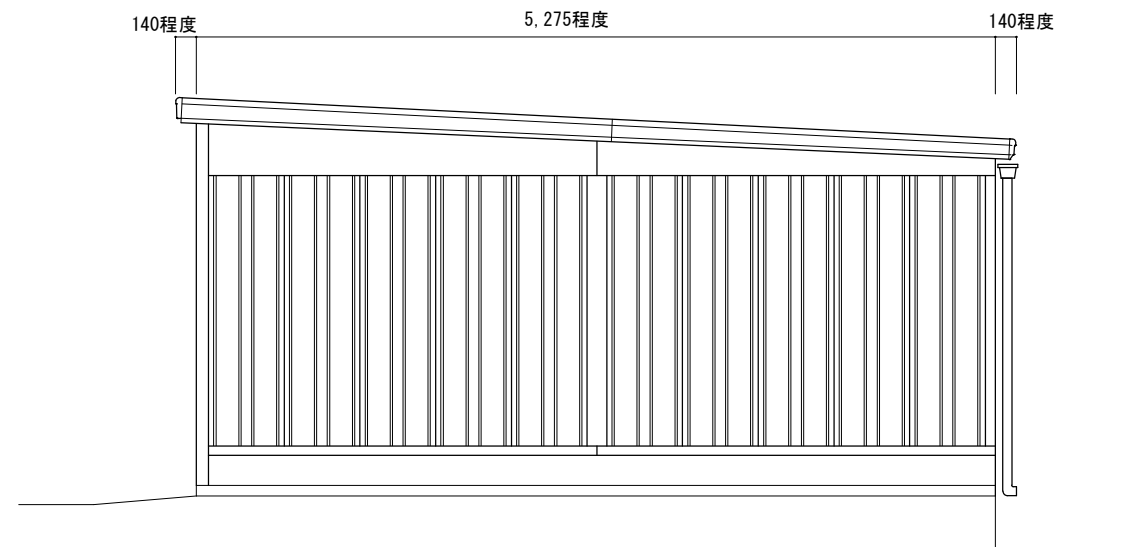

側面図 : 1/50

番号	令和 5 年度 (消防) 第 2 0 号	図面名称	新築建物参考図	名張市	検図	設計	作成年月日	図面No.
名称	薦原分団葛尾地区消防ポンプ庫解体及び新築工事 設計業務委託	縮尺	1/50				R5. 4	03