




工事番号	令和5年度()第 建 5 号	
工事名	市道黒田小波田1号線配水管φ100mmほか更新工事	
図面名	新設配管布設位置図	
施工場所	名張市 蔵持町芝出ほか 地内	
縮 尺	S=1:1200	図面番号
設計年月日		1 / 30
名 張 市 上 下 水 道 部		

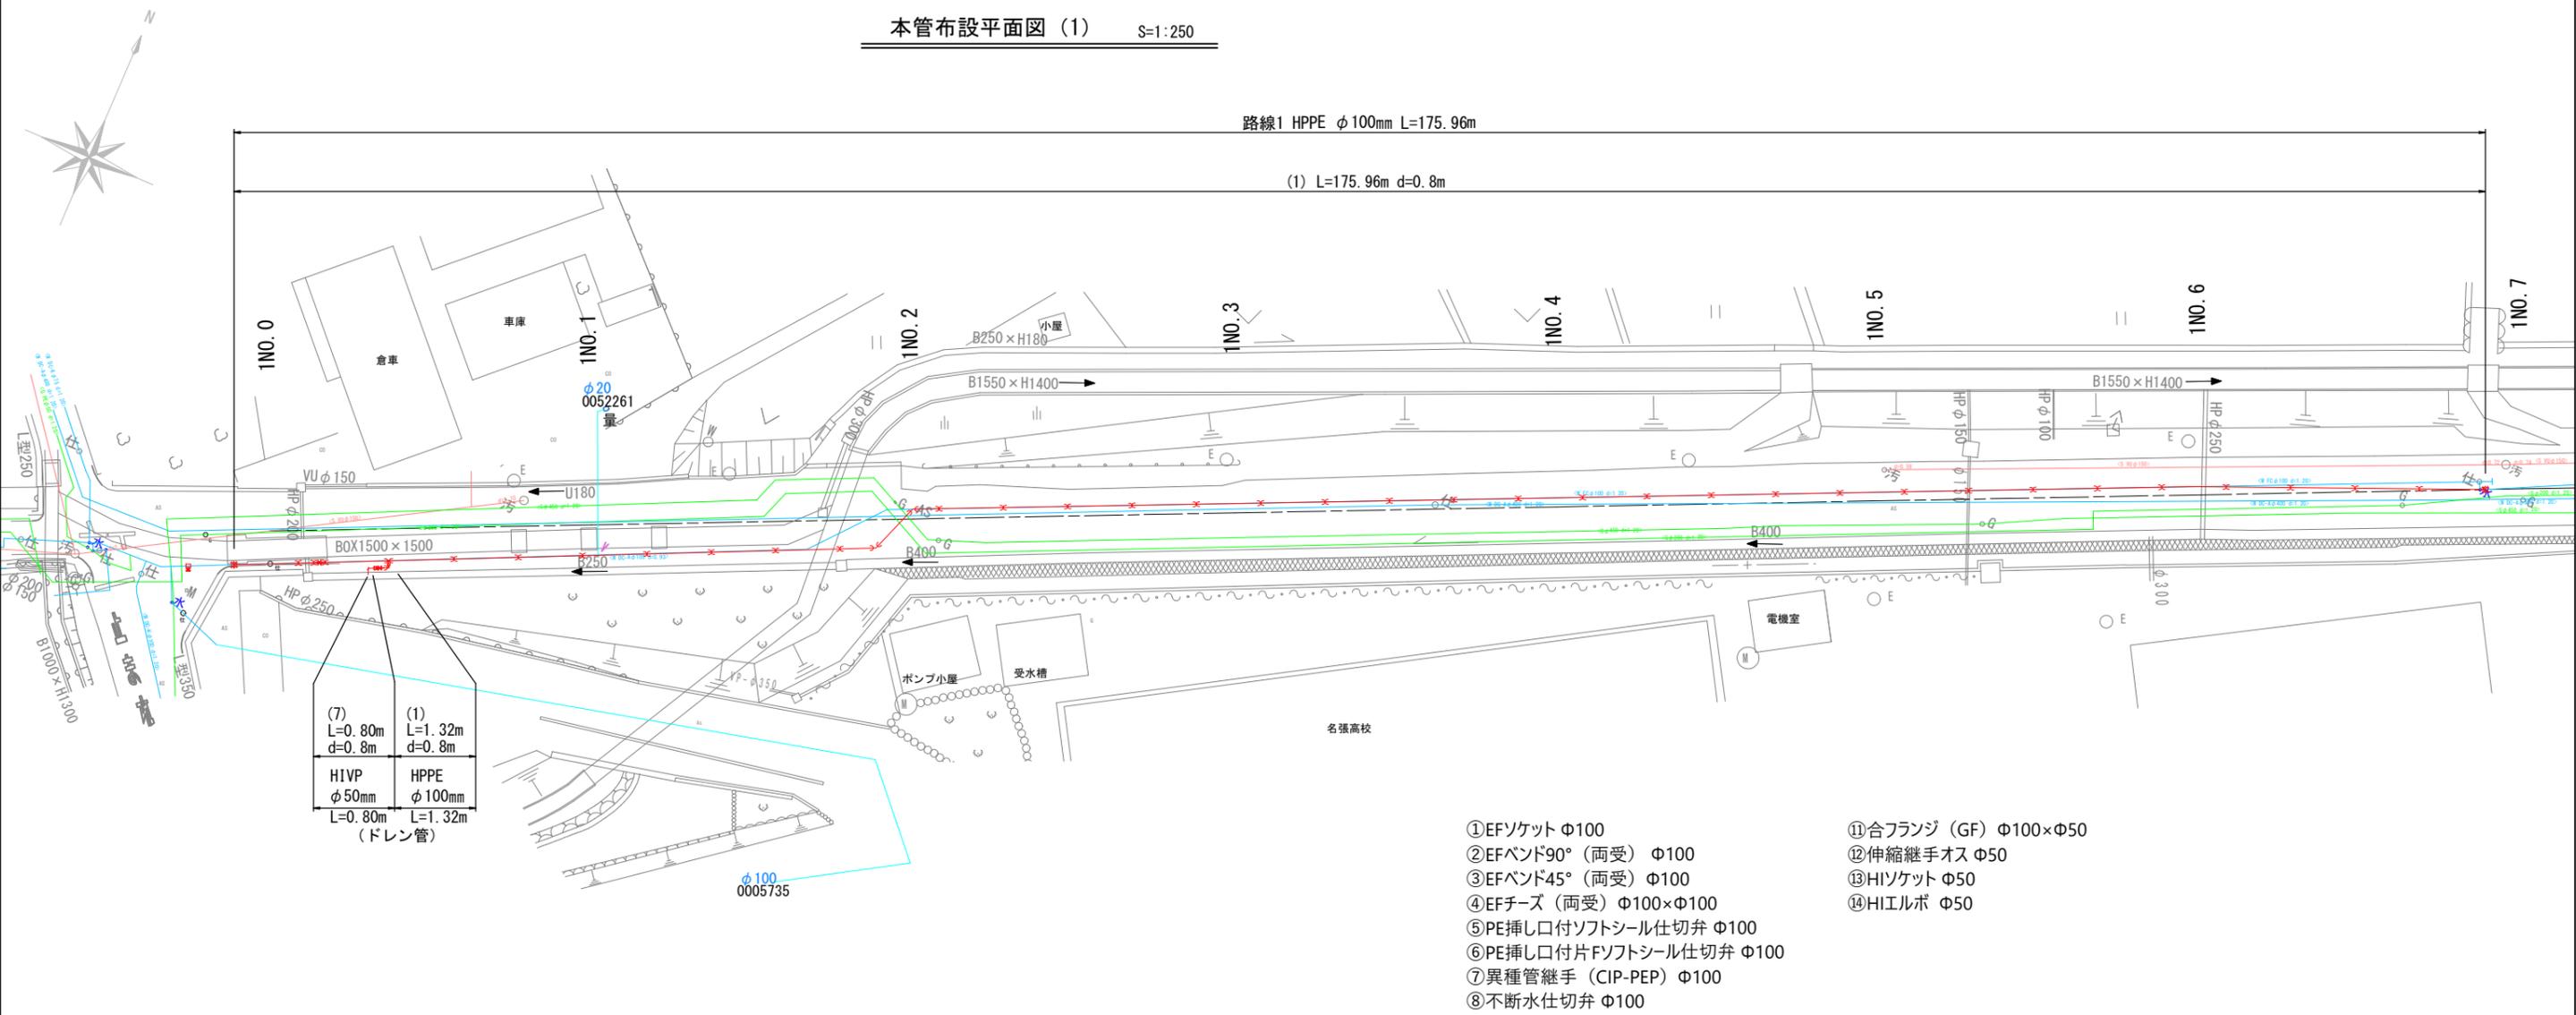

配管詳細図 S=Non

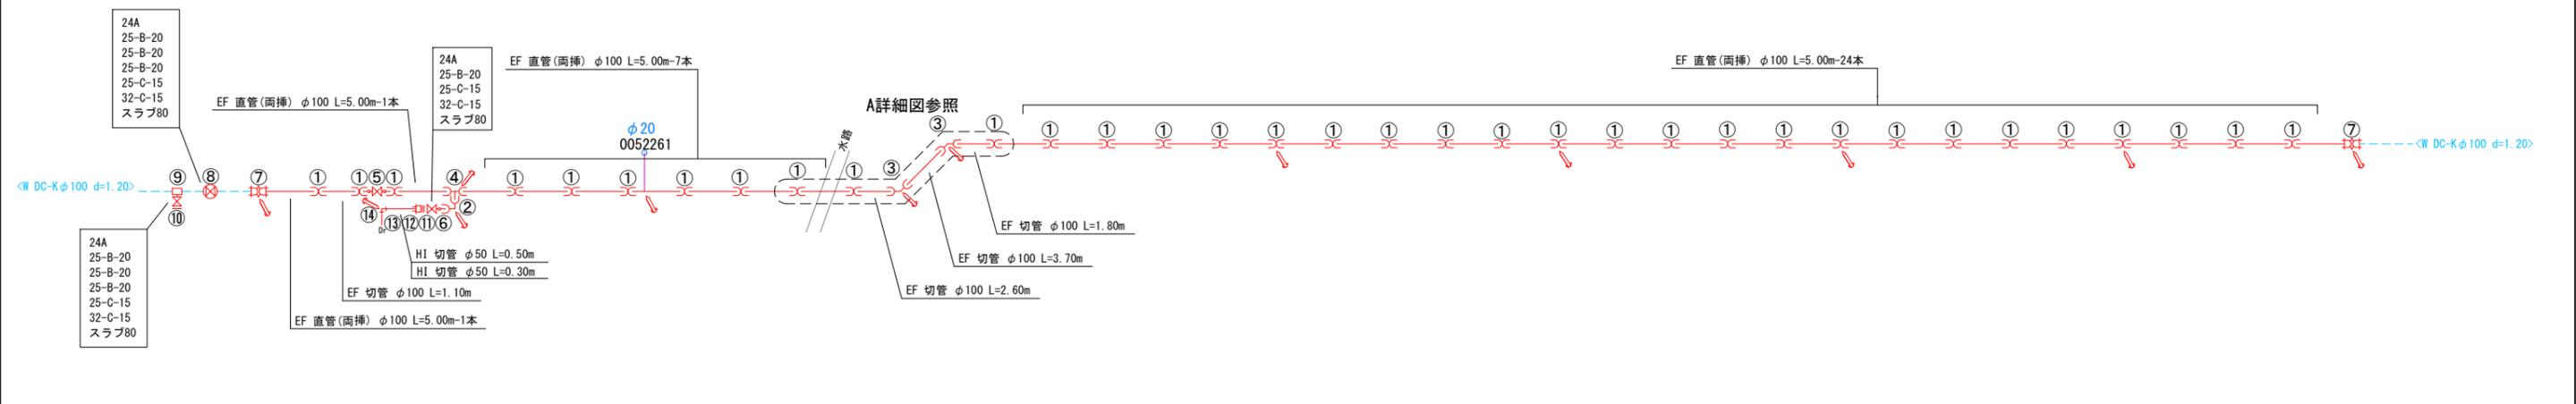

A 詳細図 S=1:100

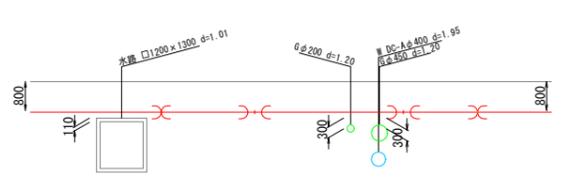


路線1


工事番号	令和5年度()第 建 5 号	
工事名	市道黒田小波田1号線配水管φ100mmほか更新工事	
図面名	本設布設平面図(1)・配管詳細図	
施工場所	名張市 蔵持町芝出ほか 地内	
縮尺	S=1:250	図面番号
設計年月日		2 / 30
名 張 市 上 下 水 道 部		

本管布設平面図 (2) S=1:250

路線2 HPPE φ100mm L=152.80m

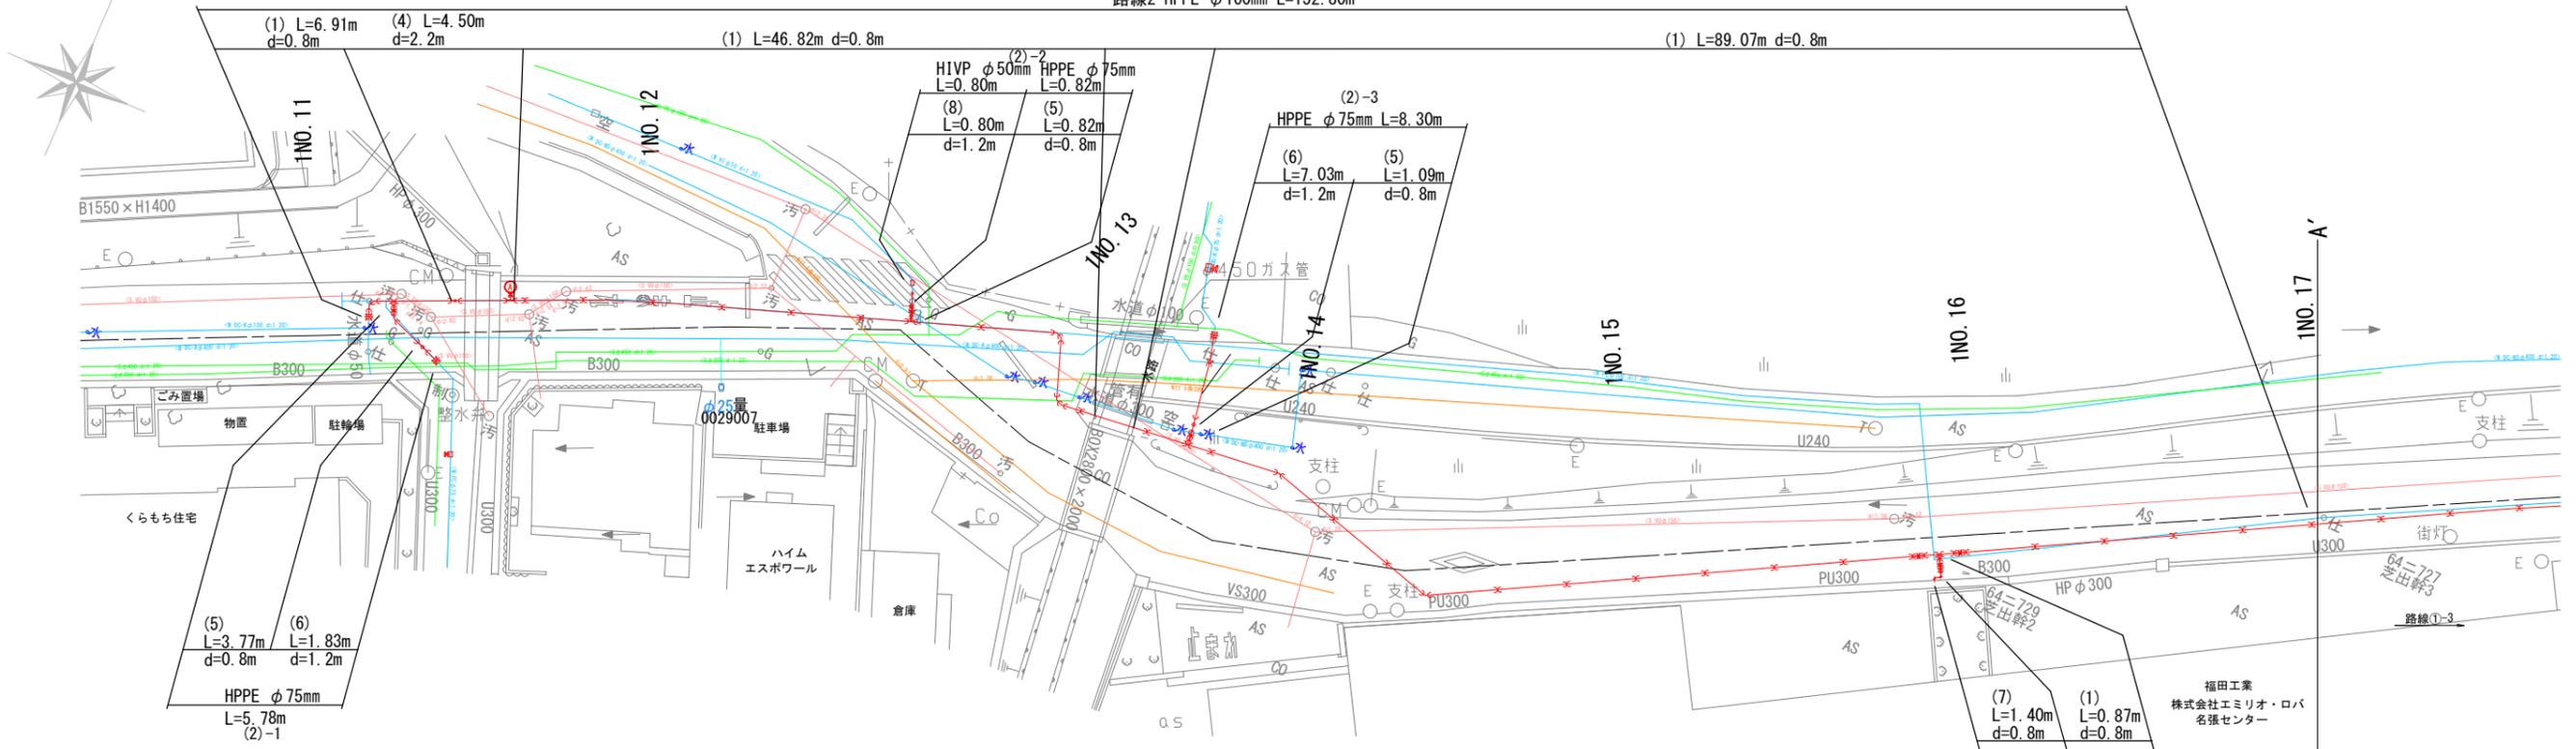


配管詳細図 S=Non

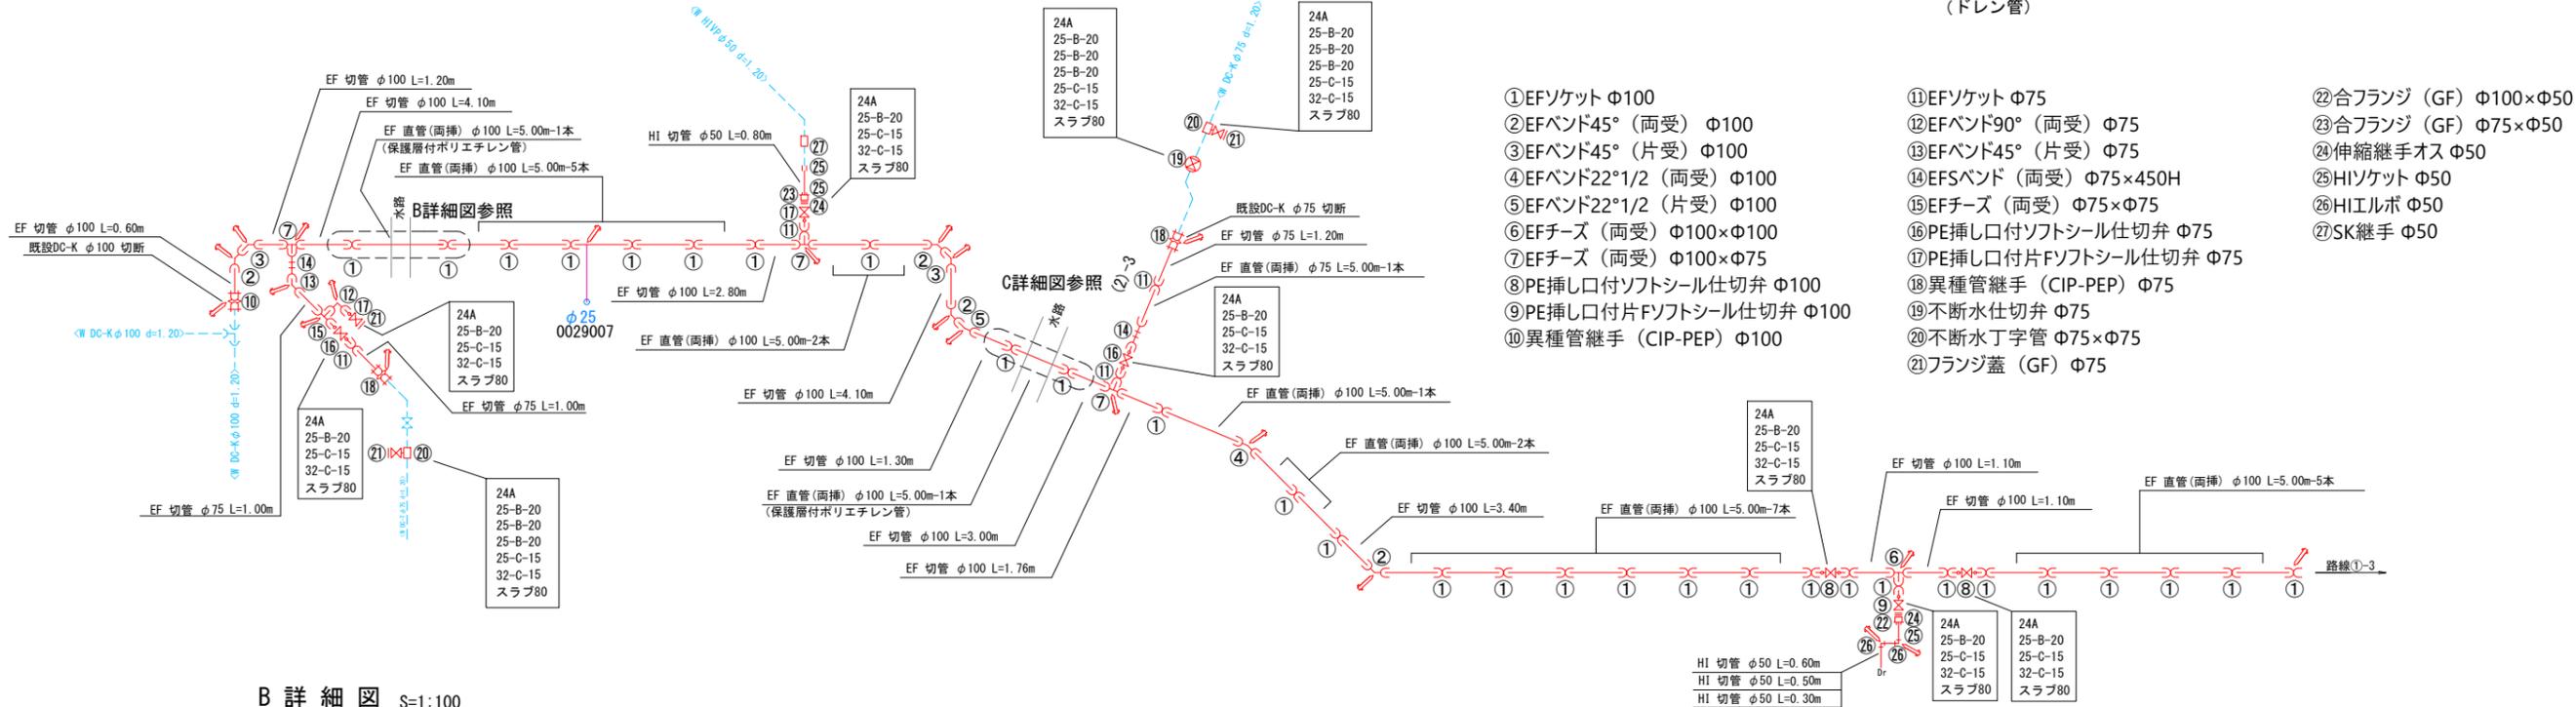


- ① EFソケット φ100
- ② EFバンド45° (両受) φ100
- ③ EFバンド45° (片受) φ100
- ④ EFバンド22°1/2 (両受) φ100
- ⑤ EFバンド22°1/2 (片受) φ100
- ⑥ EFチーズ (両受) φ100×φ100
- ⑦ EFチーズ (両受) φ100×φ75
- ⑧ PE挿し口付ソフトシール仕切弁 φ100
- ⑨ PE挿し口付片ソフトシール仕切弁 φ100
- ⑩ 異種管継手 (CIP-PEP) φ100
- ⑪ EFソケット φ75
- ⑫ EFバンド90° (両受) φ75
- ⑬ EFバンド45° (片受) φ75
- ⑭ EFSバンド (両受) φ75×450H
- ⑮ EFチーズ (両受) φ75×φ75
- ⑯ PE挿し口付ソフトシール仕切弁 φ75
- ⑰ PE挿し口付片ソフトシール仕切弁 φ75
- ⑱ 異種管継手 (CIP-PEP) φ75
- ⑲ 不断水仕切弁 φ75
- ⑳ 不断水丁字管 φ75×φ75
- ㉑ フランジ蓋 (GF) φ75
- ㉒ 合フランジ (GF) φ100×φ50
- ㉓ 合フランジ (GF) φ75×φ50
- ㉔ 伸縮継手オス φ50
- ㉕ HIソケット φ50
- ㉖ HIエルボ φ50
- ㉗ SK継手 φ50

B 詳細図 S=1:100

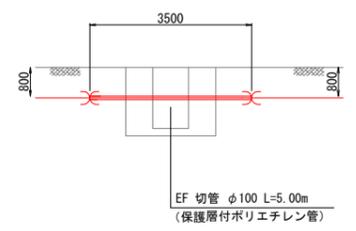

C 詳細図 S=1:100

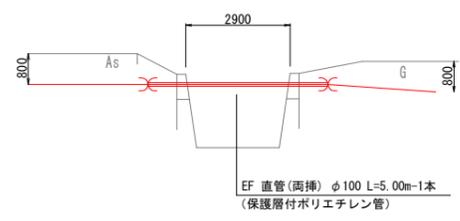

路線2-1

工事番号	令和5年度()第 建 5 号	
工事名	市道黒田小波田1号線配水管φ100mmほか更新工事	
図面名	本設布設平面図(2)・配管詳細図	
施工場所	名張市 蔵持町芝出ほか 地内	
縮尺	S=1:250	図面番号
設計年月日		3 / 30
名 張 市 上 下 水 道 部		


本管布設平面図 (4) S=1:250

路線2 HPPE φ100mm L=145.79m

(1) L=145.79m d=0.8m






配管詳細図 S=Non

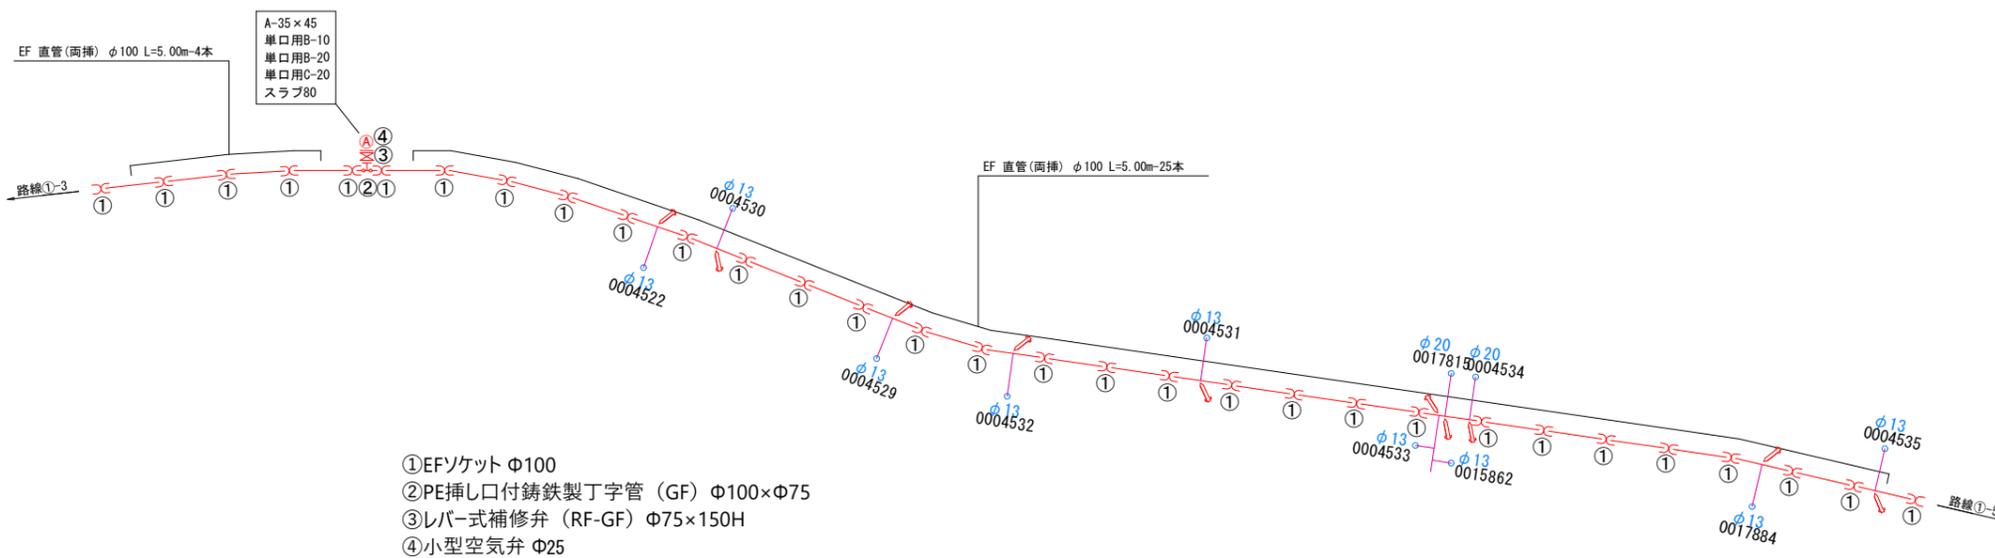

- ①EFソケット φ100
- ②PE挿し口付鋳鉄製丁字管 (GF) φ100×φ75
- ③レバー式補修弁 (RF-GF) φ75×150H
- ④小型空気弁 φ25

路線2-3

工事番号	令和5年度()第 建 5 号	
工事名	市道黒田小波田1号線配水管φ100mmほか更新工事	
図面名	本設布設平面図(4)・配管詳細図	
施工場所	名張市 蔵持町芝出ほか 地内	
縮尺	S=1:250	図面番号
設計年月日		5 / 30
名 張 市 上 下 水 道 部		

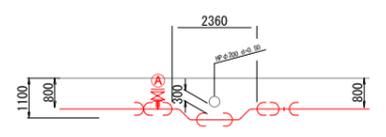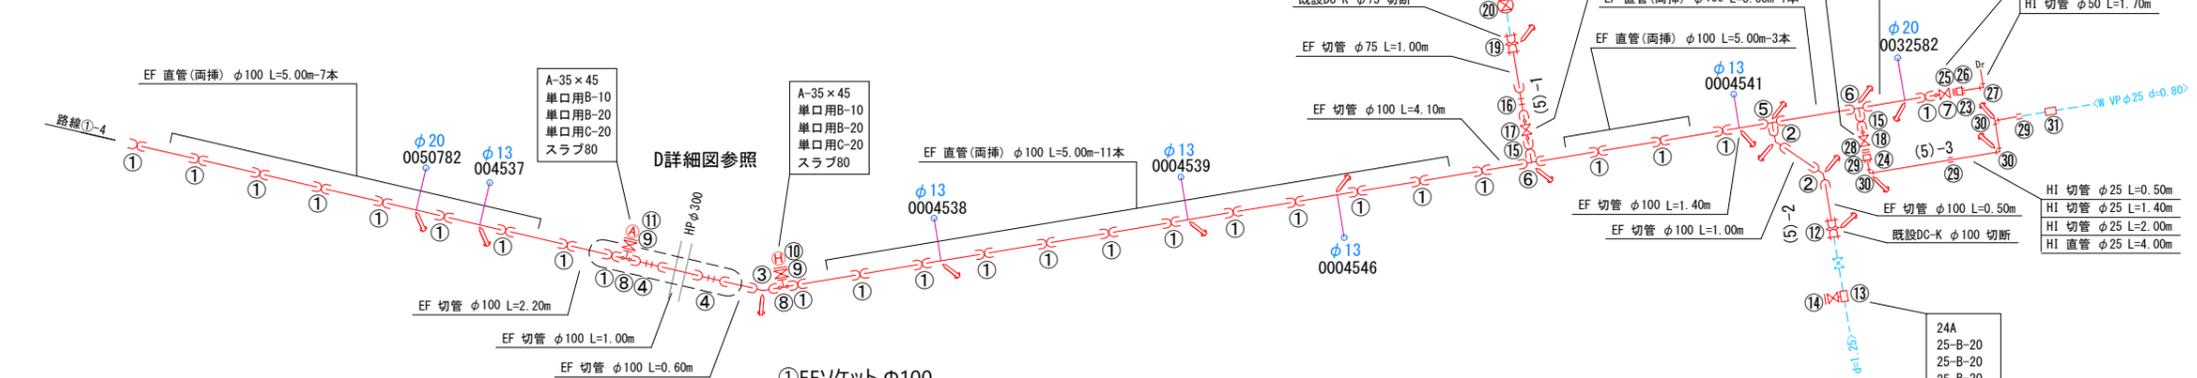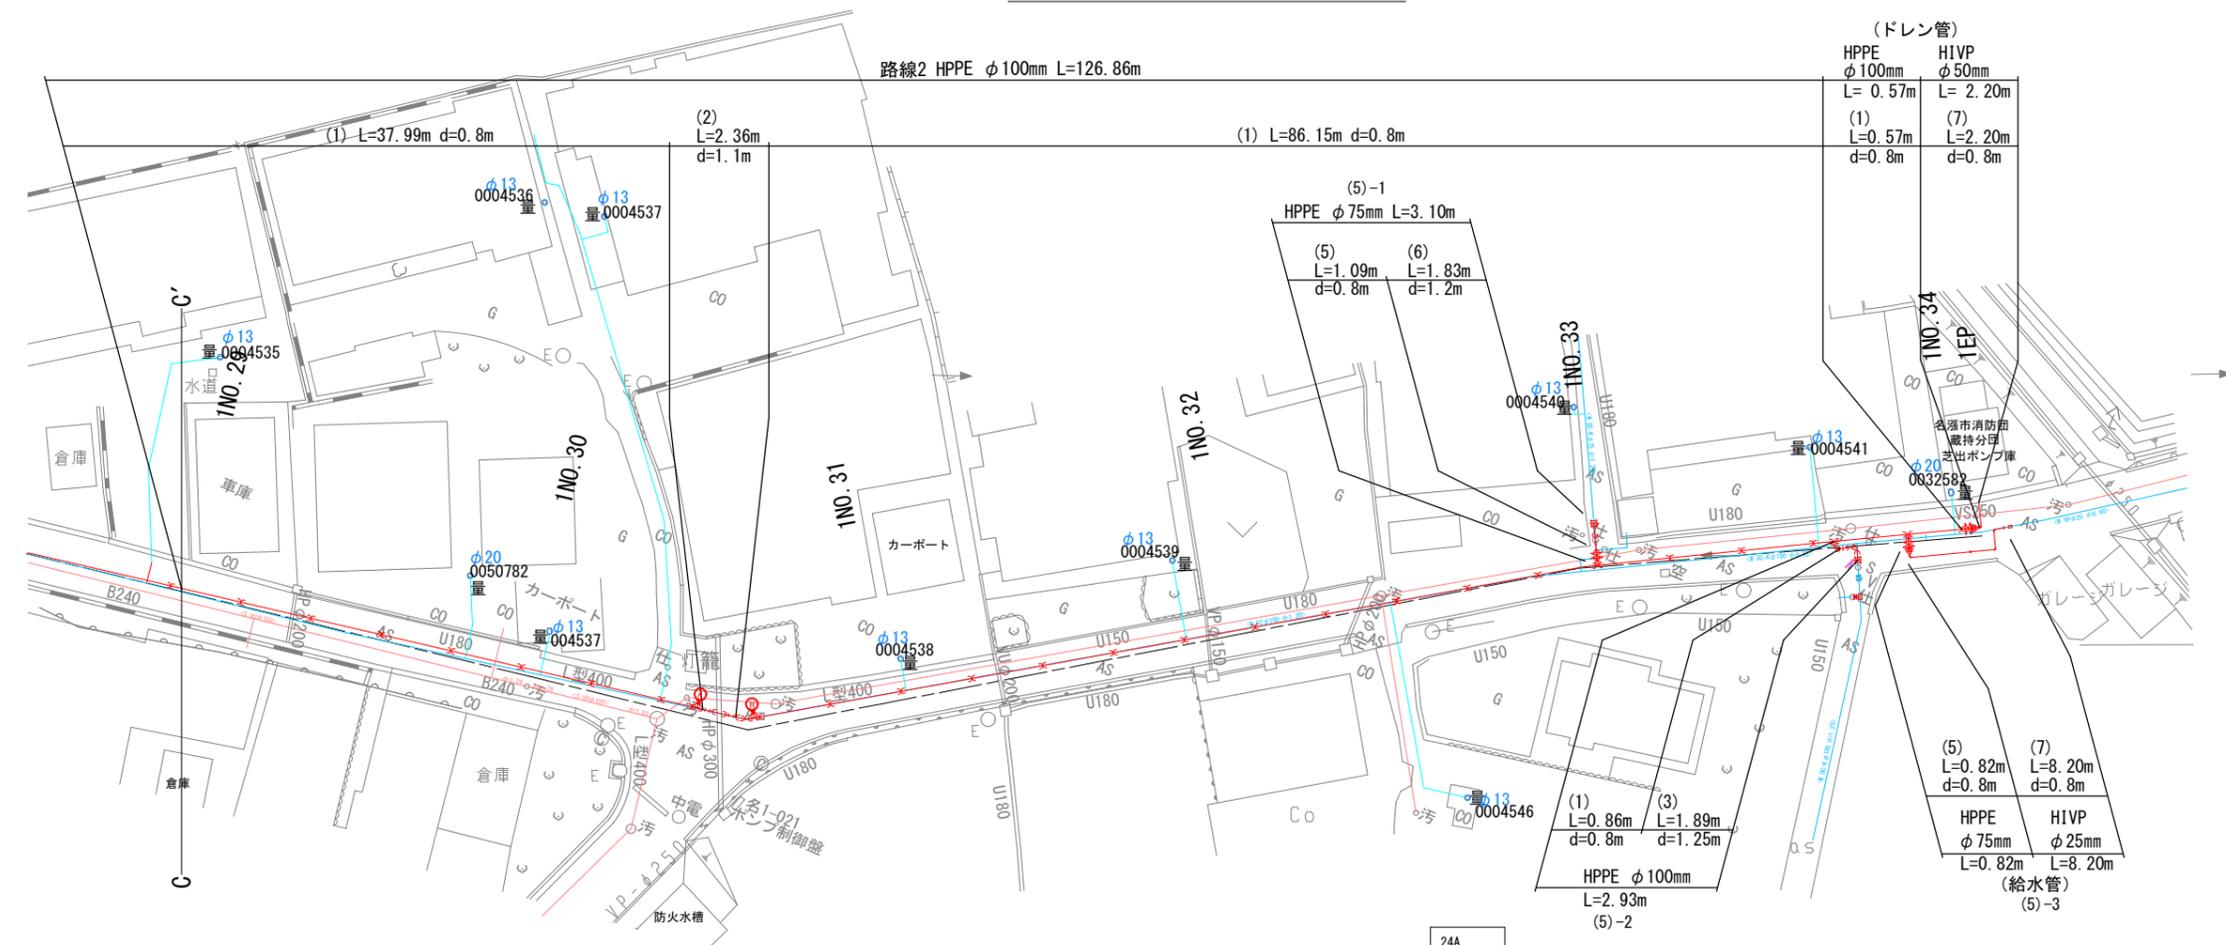


- ① EFソケット Φ100
- ② EFバンド45° (両受) Φ100
- ③ EFバンド22°1/2 (両受) Φ100
- ④ EFSバンド (両受) Φ100×450H
- ⑤ EFチーz (両受) Φ100×Φ100
- ⑥ EFチーz (両受) Φ100×Φ75
- ⑦ PE挿し口付片ソフトシール仕切弁 Φ100
- ⑧ PE挿し口付鋳鉄製丁字管 (GF) Φ100×Φ75
- ⑨ レバー式補修弁 (RF-GF) Φ75×150H
- ⑩ 地下式消火栓 (単口) Φ75
- ⑪ 小型空気弁 Φ25
- ⑫ 異種管継手 (CIP-PEP) Φ100
- ⑬ 断水丁字管 Φ100×Φ100
- ⑭ フランジ蓋 (GF) Φ100
- ⑮ EFソケット Φ75
- ⑯ EFSバンド (両受) Φ75×450H
- ⑰ PE挿し口付ソフトシール仕切弁 Φ75
- ⑱ PE挿し口付片ソフトシール仕切弁 Φ75
- ⑲ 異種管継手 (CIP-PEP) Φ75
- ⑳ 断水仕切弁 Φ75
- ㉑ 断水丁字管 Φ75×Φ75
- ㉒ フランジ蓋 (GF) Φ75
- ㉓ 合フランジ (GF) Φ100×Φ50
- ㉔ 合フランジ (GF) Φ75×Φ25
- ㉕ 伸縮継手オス Φ50
- ㉖ HIソケット Φ50
- ㉗ HIエルボ Φ50
- ㉘ 伸縮継手オス Φ25
- ㉙ HIソケット Φ25
- ㉚ HIエルボ Φ25
- ㉛ SK継手 Φ25


路線2-4

工事番号	令和5年度()第 建 5 号	
工事名	市道黒田小波田1号線配水管φ100mmほか更新工事	
図面名	本設布設平面図(5)・配管詳細図	
施工場所	名張市 蔵持町芝出ほか 地内	
縮尺	S=1:250	図面番号
設計年月日		6 / 30
名 張 市 上 下 水 道 部		


横断図(1) S=1:100

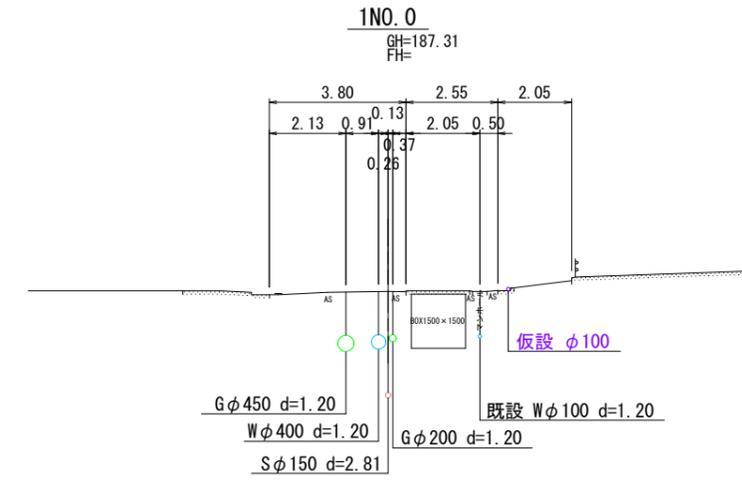


DL=180.000

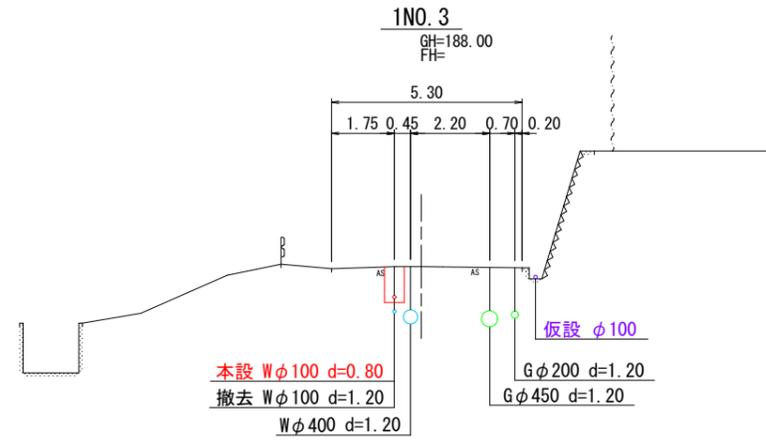


DL=180.000

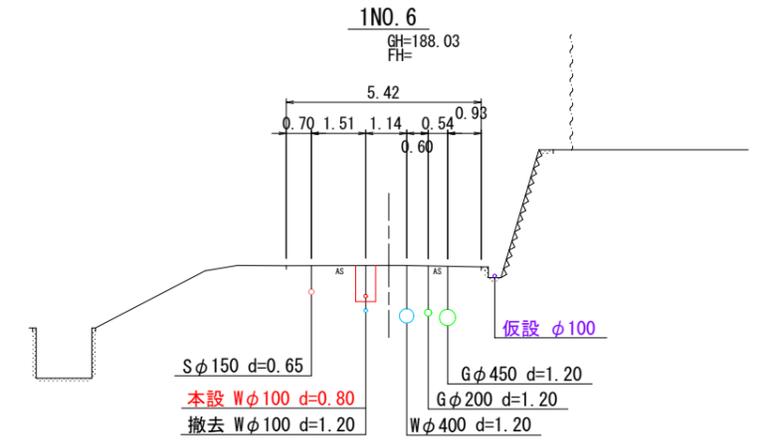


DL=180.000

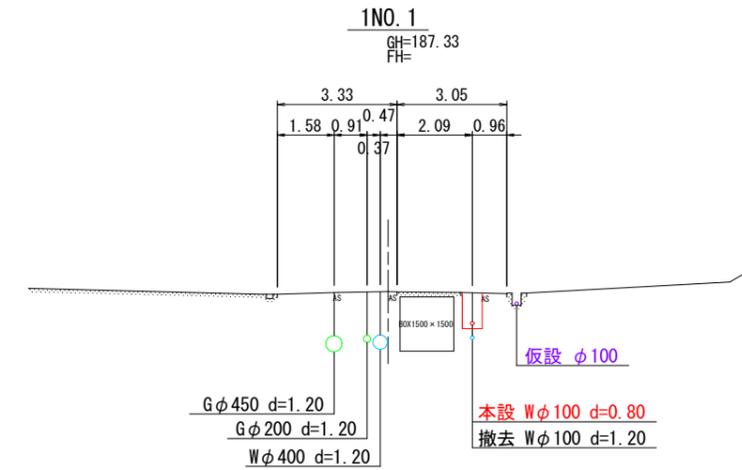


DL=180.000

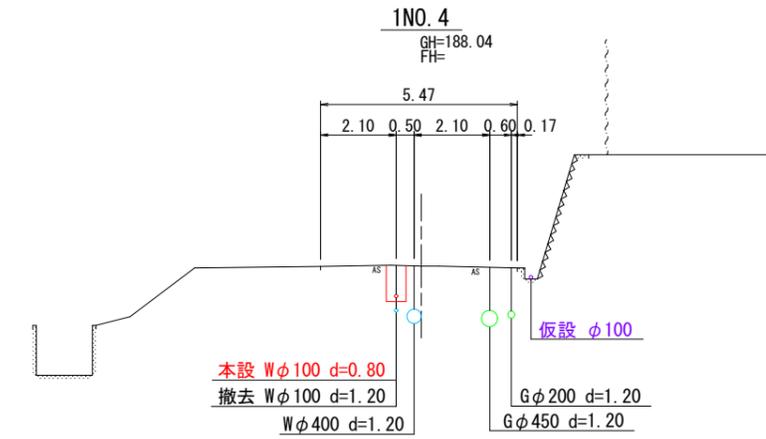


DL=180.000

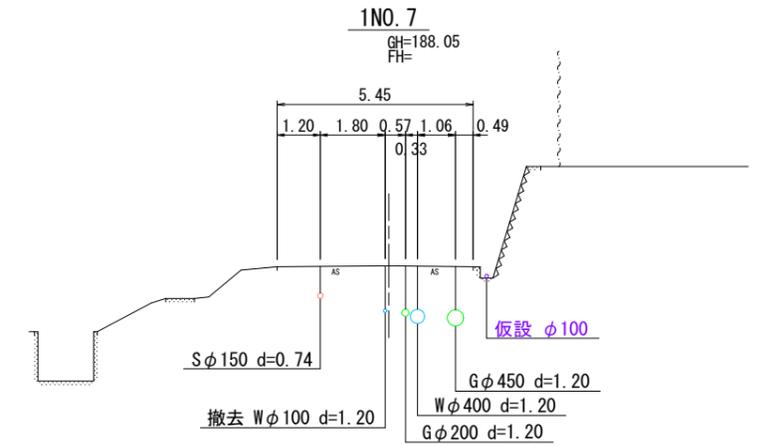

DL=180.000

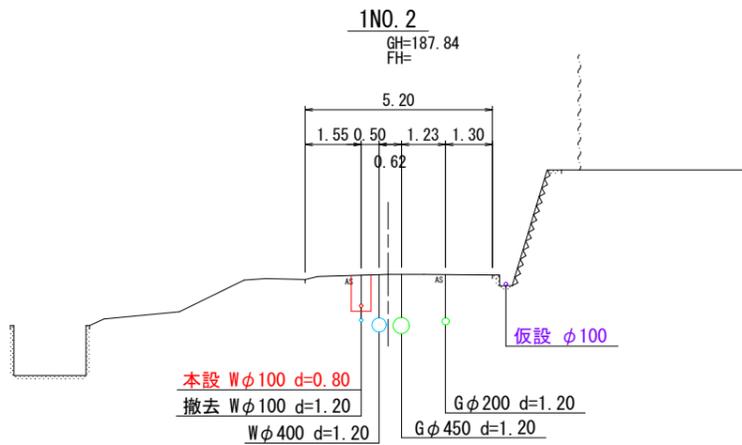


DL=180.000

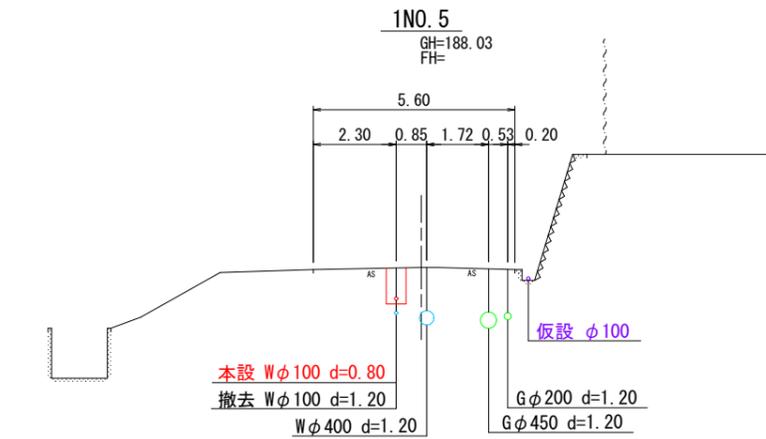


DL=180.000

工事番号	令和5年度()第 建5号	
工事名	市道黒田小波田1号線配水管φ100mmほか更新工事	
図面名	横断図(1)	
施工場所	名張市 蔵持町芝出ほか 地内	
縮尺	S=1:100	図面番号
設計年月日		7 / 30
名張市上下水道部		

横断図(2) S=1:100

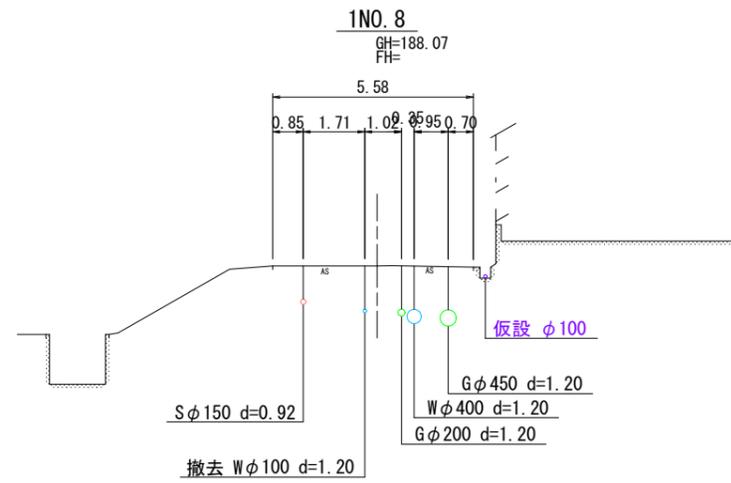


DL=180.000

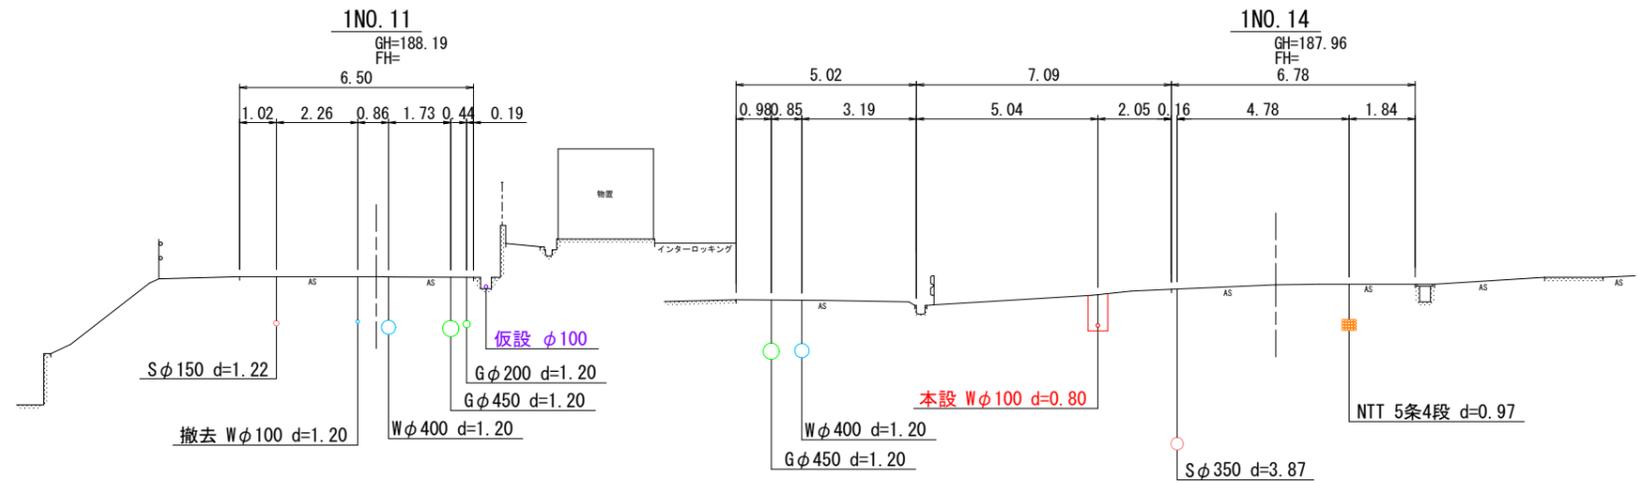


DL=180.000

DL=180.000

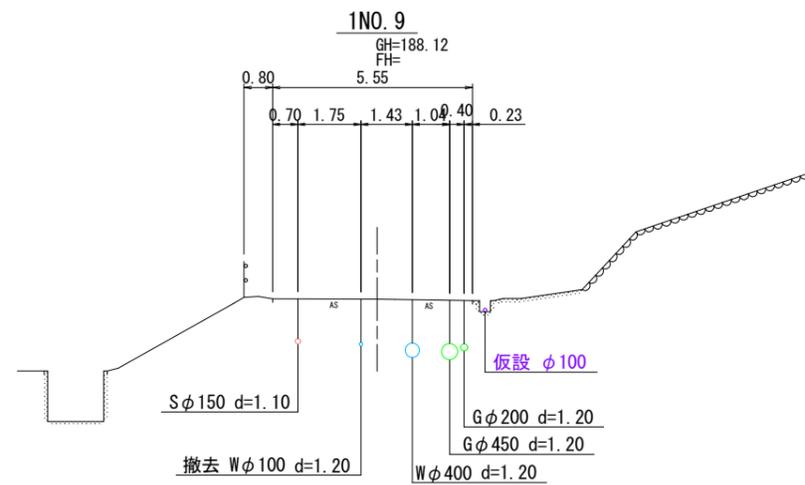


DL=180.000

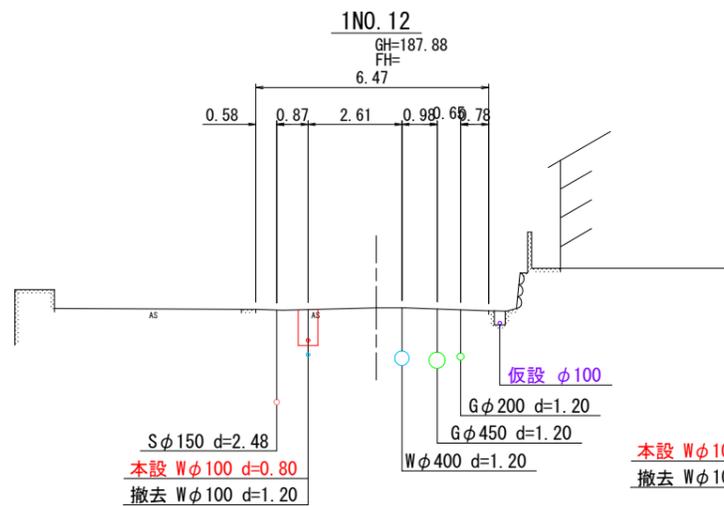


DL=180.000


本設 Wφ100 d=0.80
撤去 Wφ100 d=1.20

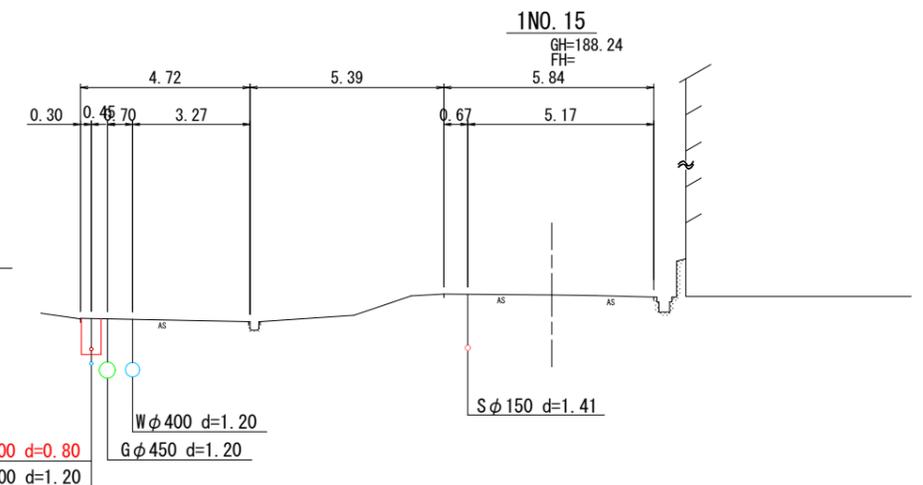

DL=180.000

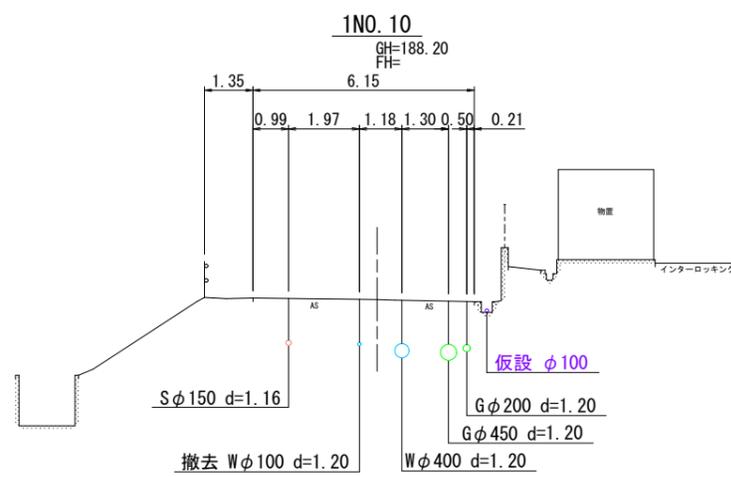









DL=180.000

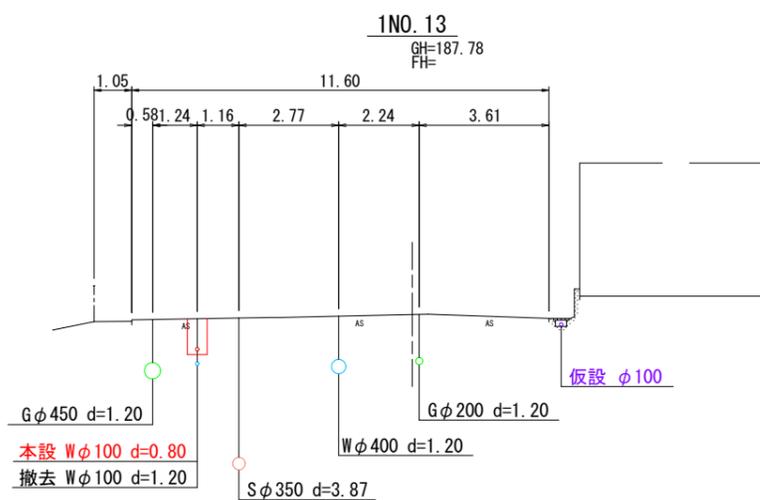

DL=180.000


工事番号	令和5年度()第 建5号	
工事名	市道黒田小波田1号線配水管φ100mmほか更新工事	
図面名	横断図(2)	
施工場所	名張市 蔵持町芝出ほか 地内	
縮尺	S=1:100	図面番号
設計年月日		8 / 30
名張市上下水道部		

横断図(3) S=1:100

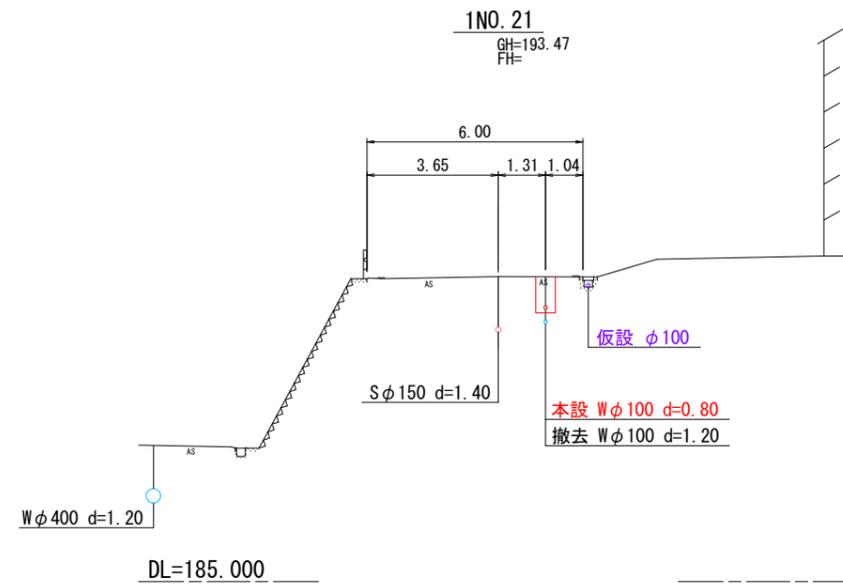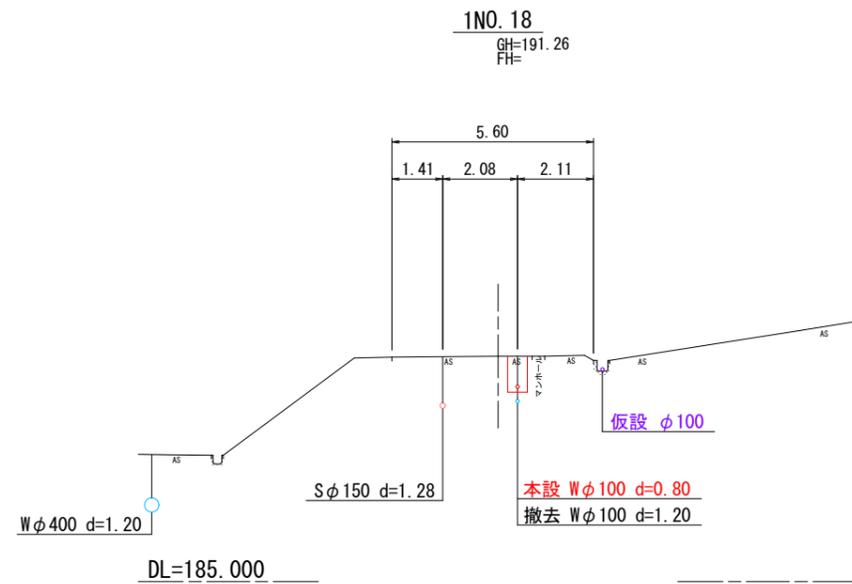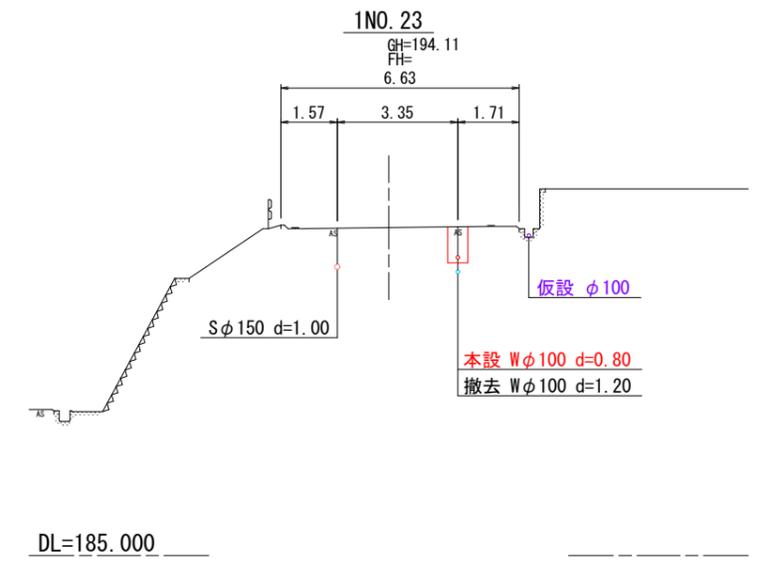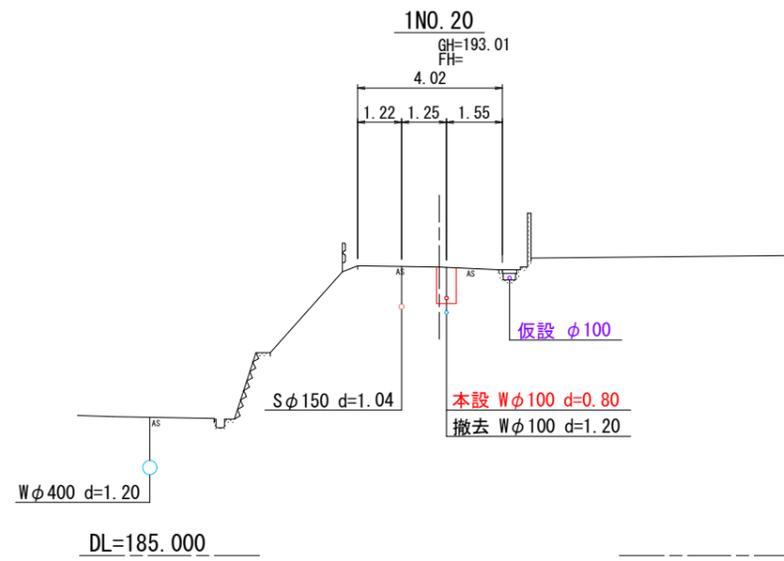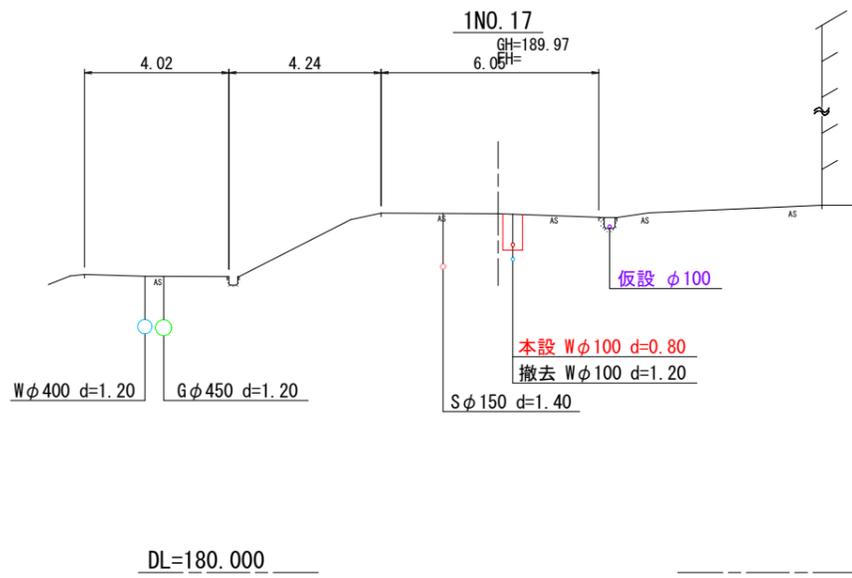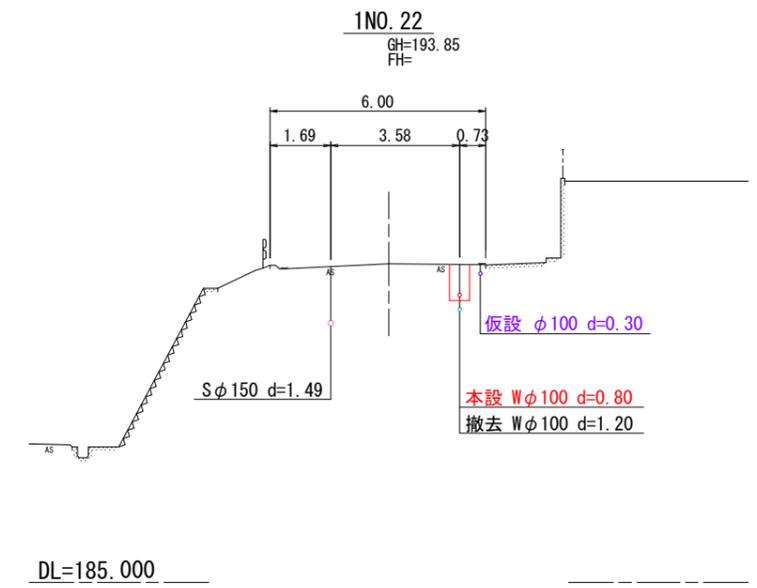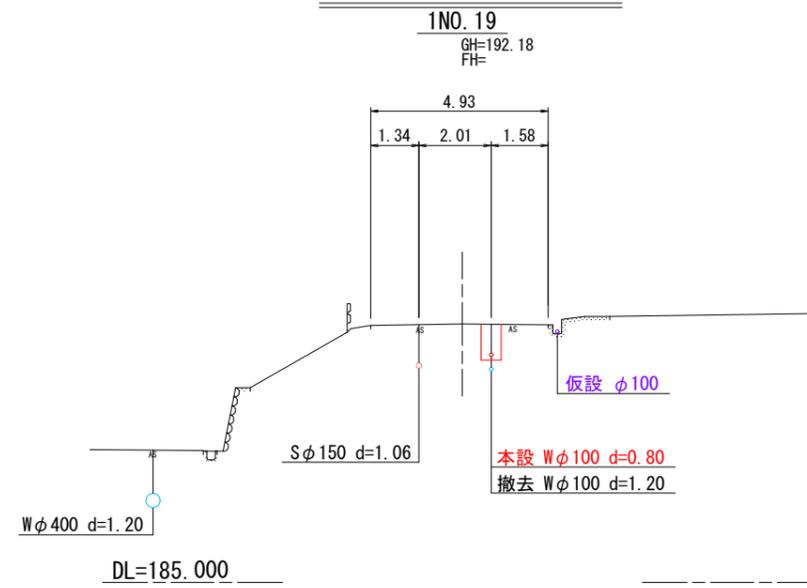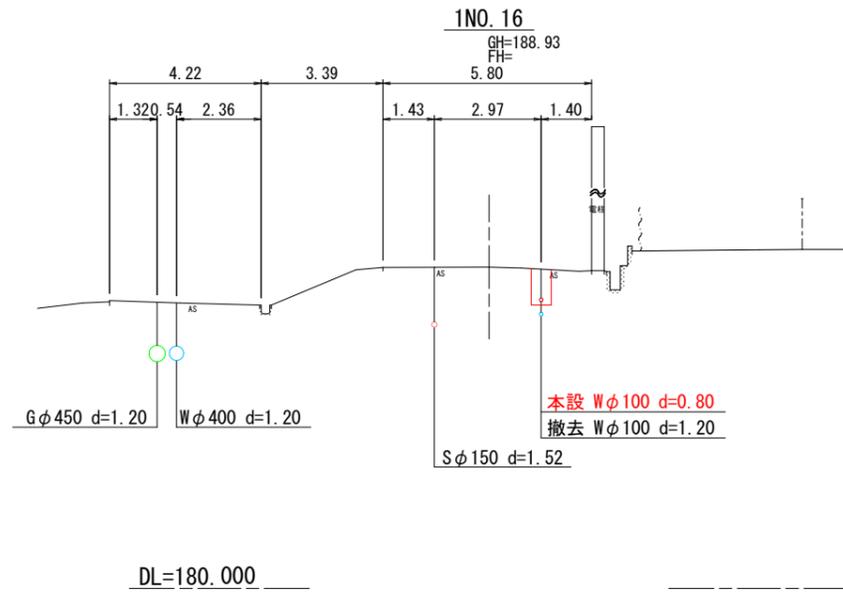


工事番号	令和5年度()第 建5号	
工事名	市道黒田小波田1号線配水管φ100mmほか更新工事	
図面名	横断図(3)	
施工場所	名張市 蔵持町芝出ほか 地内	
縮尺	S=1:100	図面番号
設計年月日		9 / 30
名張市上下水道部		


横断図(4) S=1:100

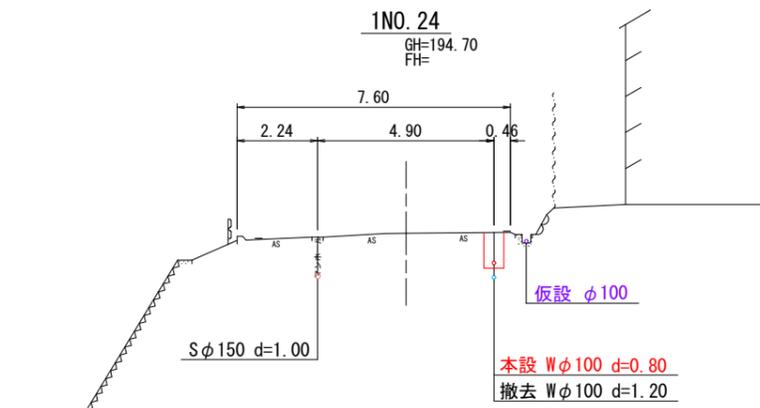


DL=185.000

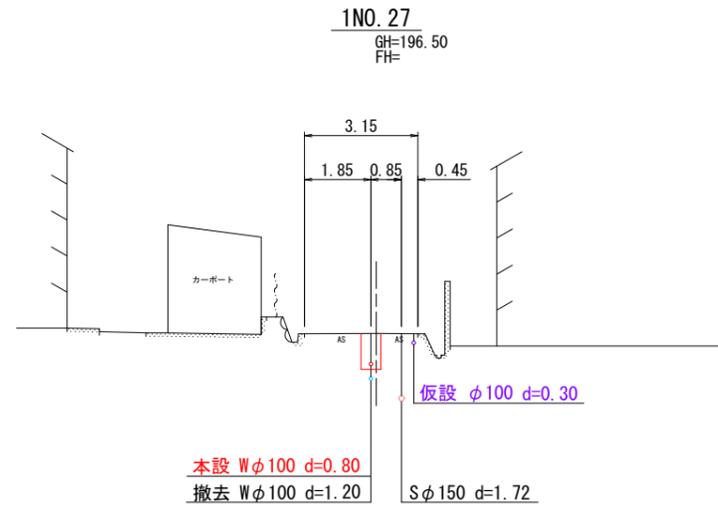


DL=190.000

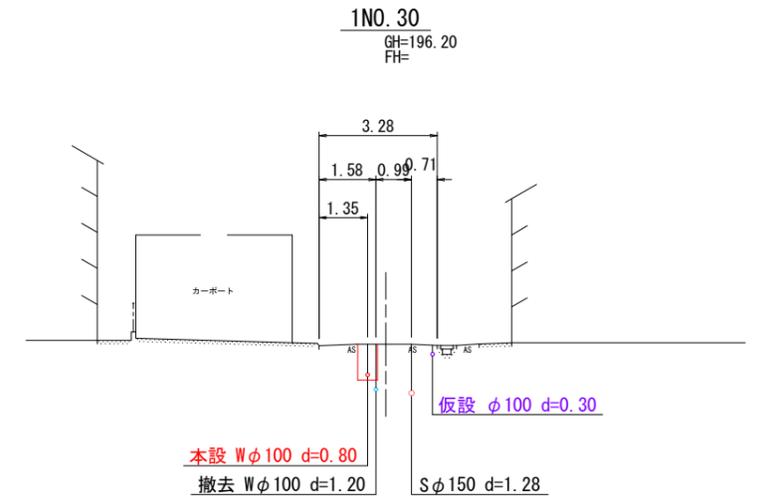


DL=190.000

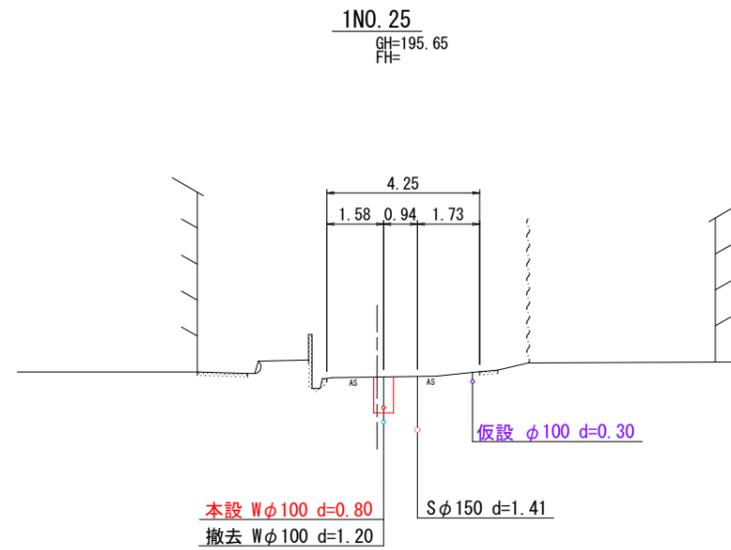


DL=190.000

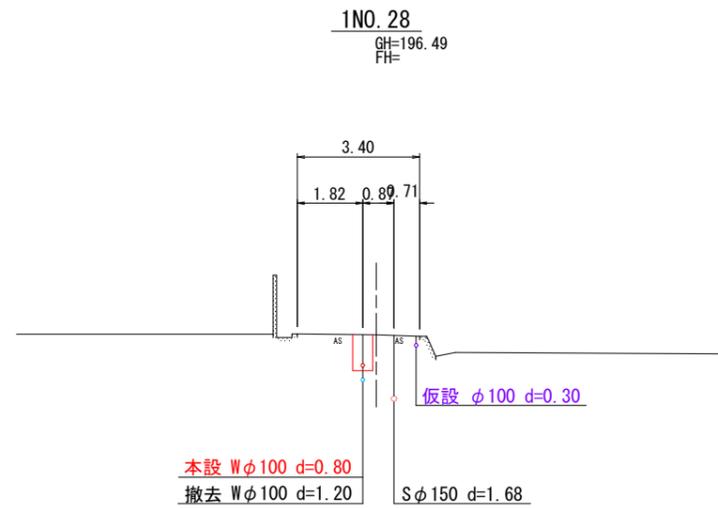


DL=190.000

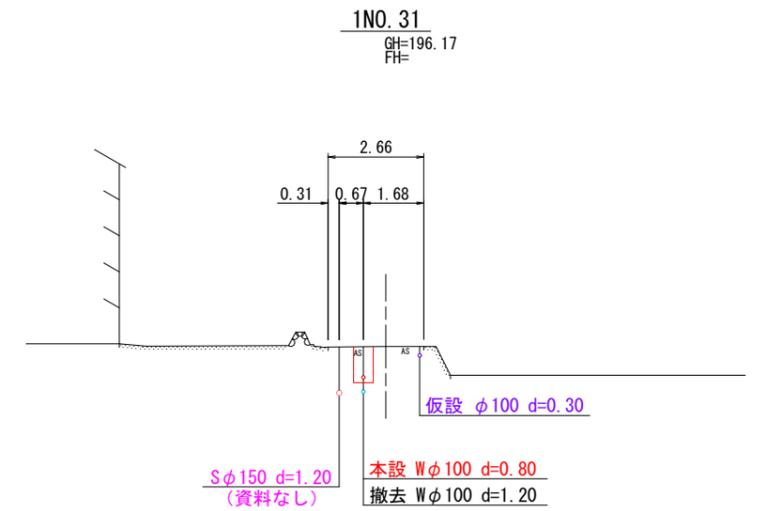

DL=190.000

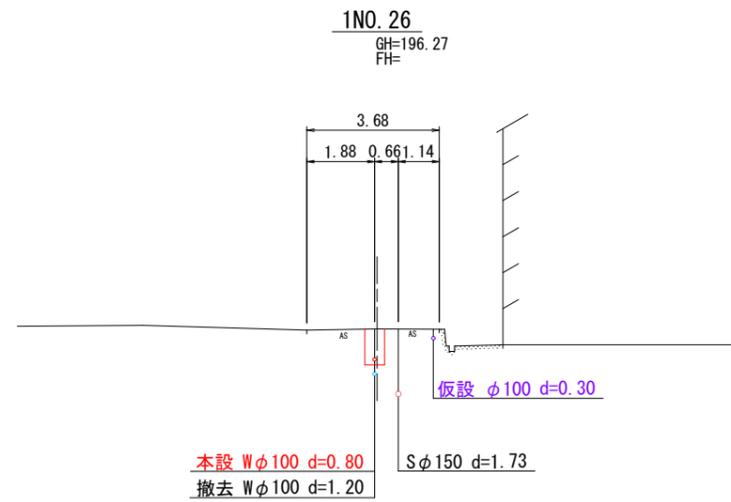





DL=190.000

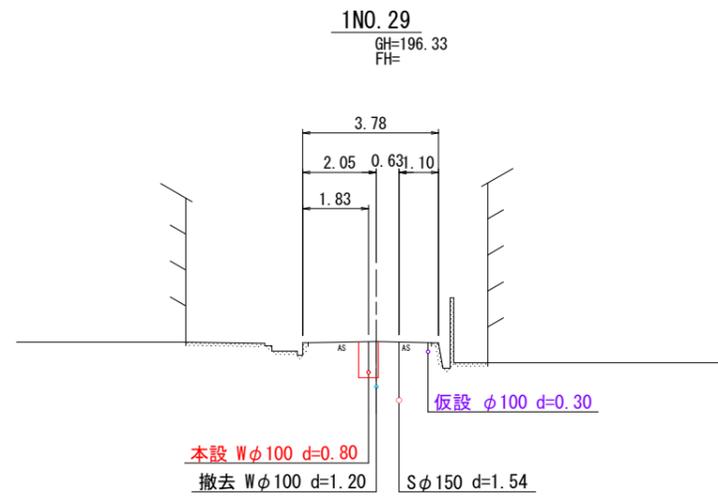


DL=190.000

工事番号	令和5年度()第 建5号	
工事名	市道黒田小波田1号線配水管φ100mmほか更新工事	
図面名	横断図(4)	
施工場所	名張市 蔵持町芝出ほか 地内	
縮尺	S=1:100	図面番号
設計年月日		10 / 30
名張市上下水道部		

横断図(5) S=1:100

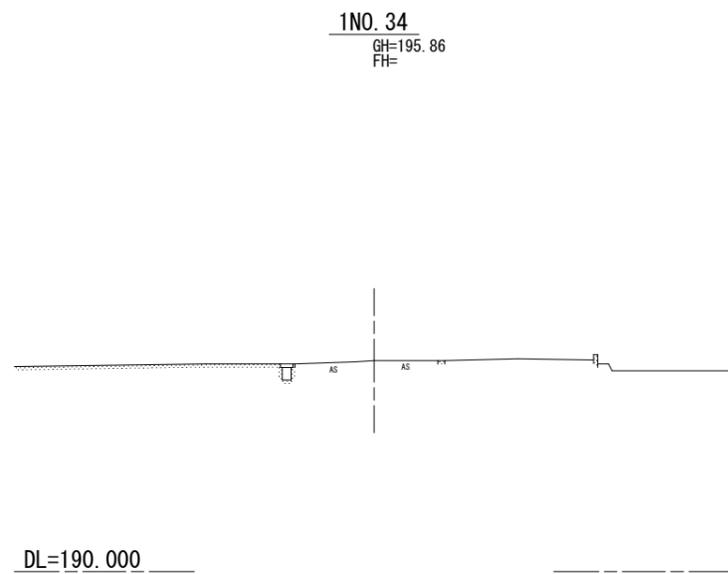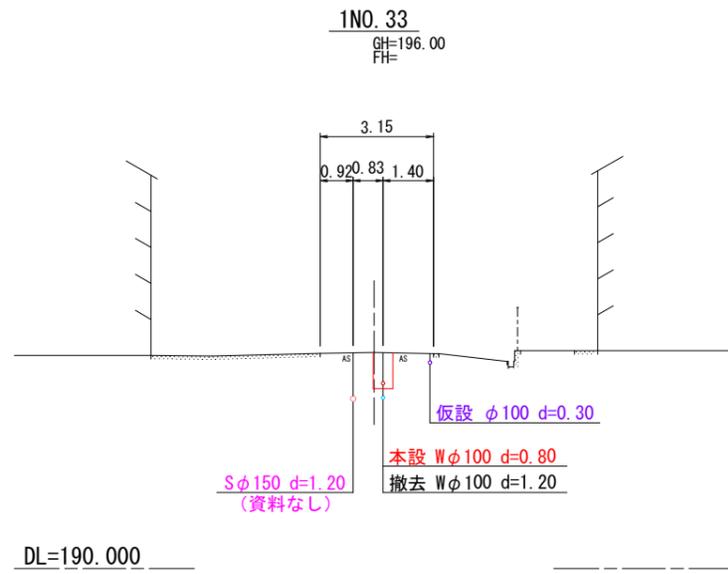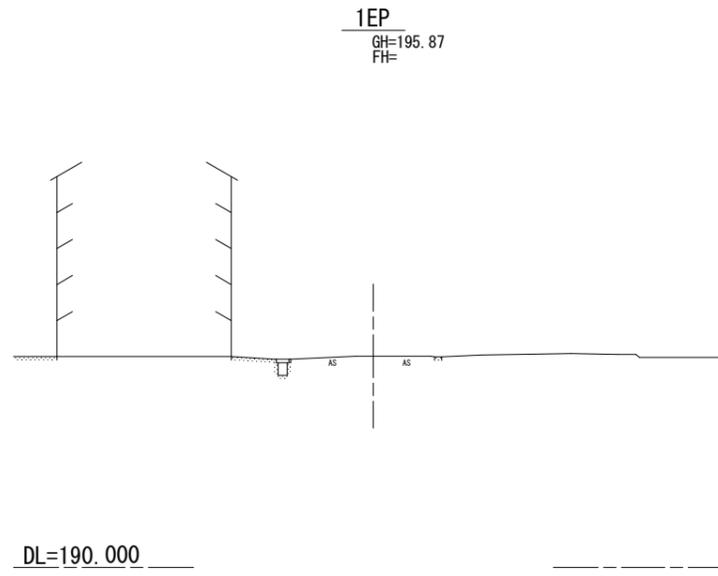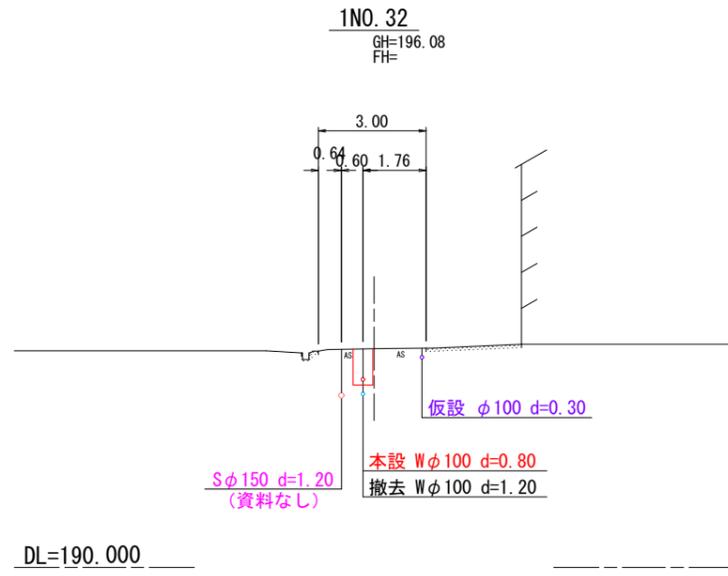


工事番号	令和5年度()第 建5号	
工事名	市道黒田小波田1号線配水管 $\phi 100$ mmほか更新工事	
図面名	横断図(5)	
施工場所	名張市 蔵持町芝出ほか 地内	
縮尺	S=1:100	図面番号
設計年月日		11 / 30
名 張 市 上 下 水 道 部		

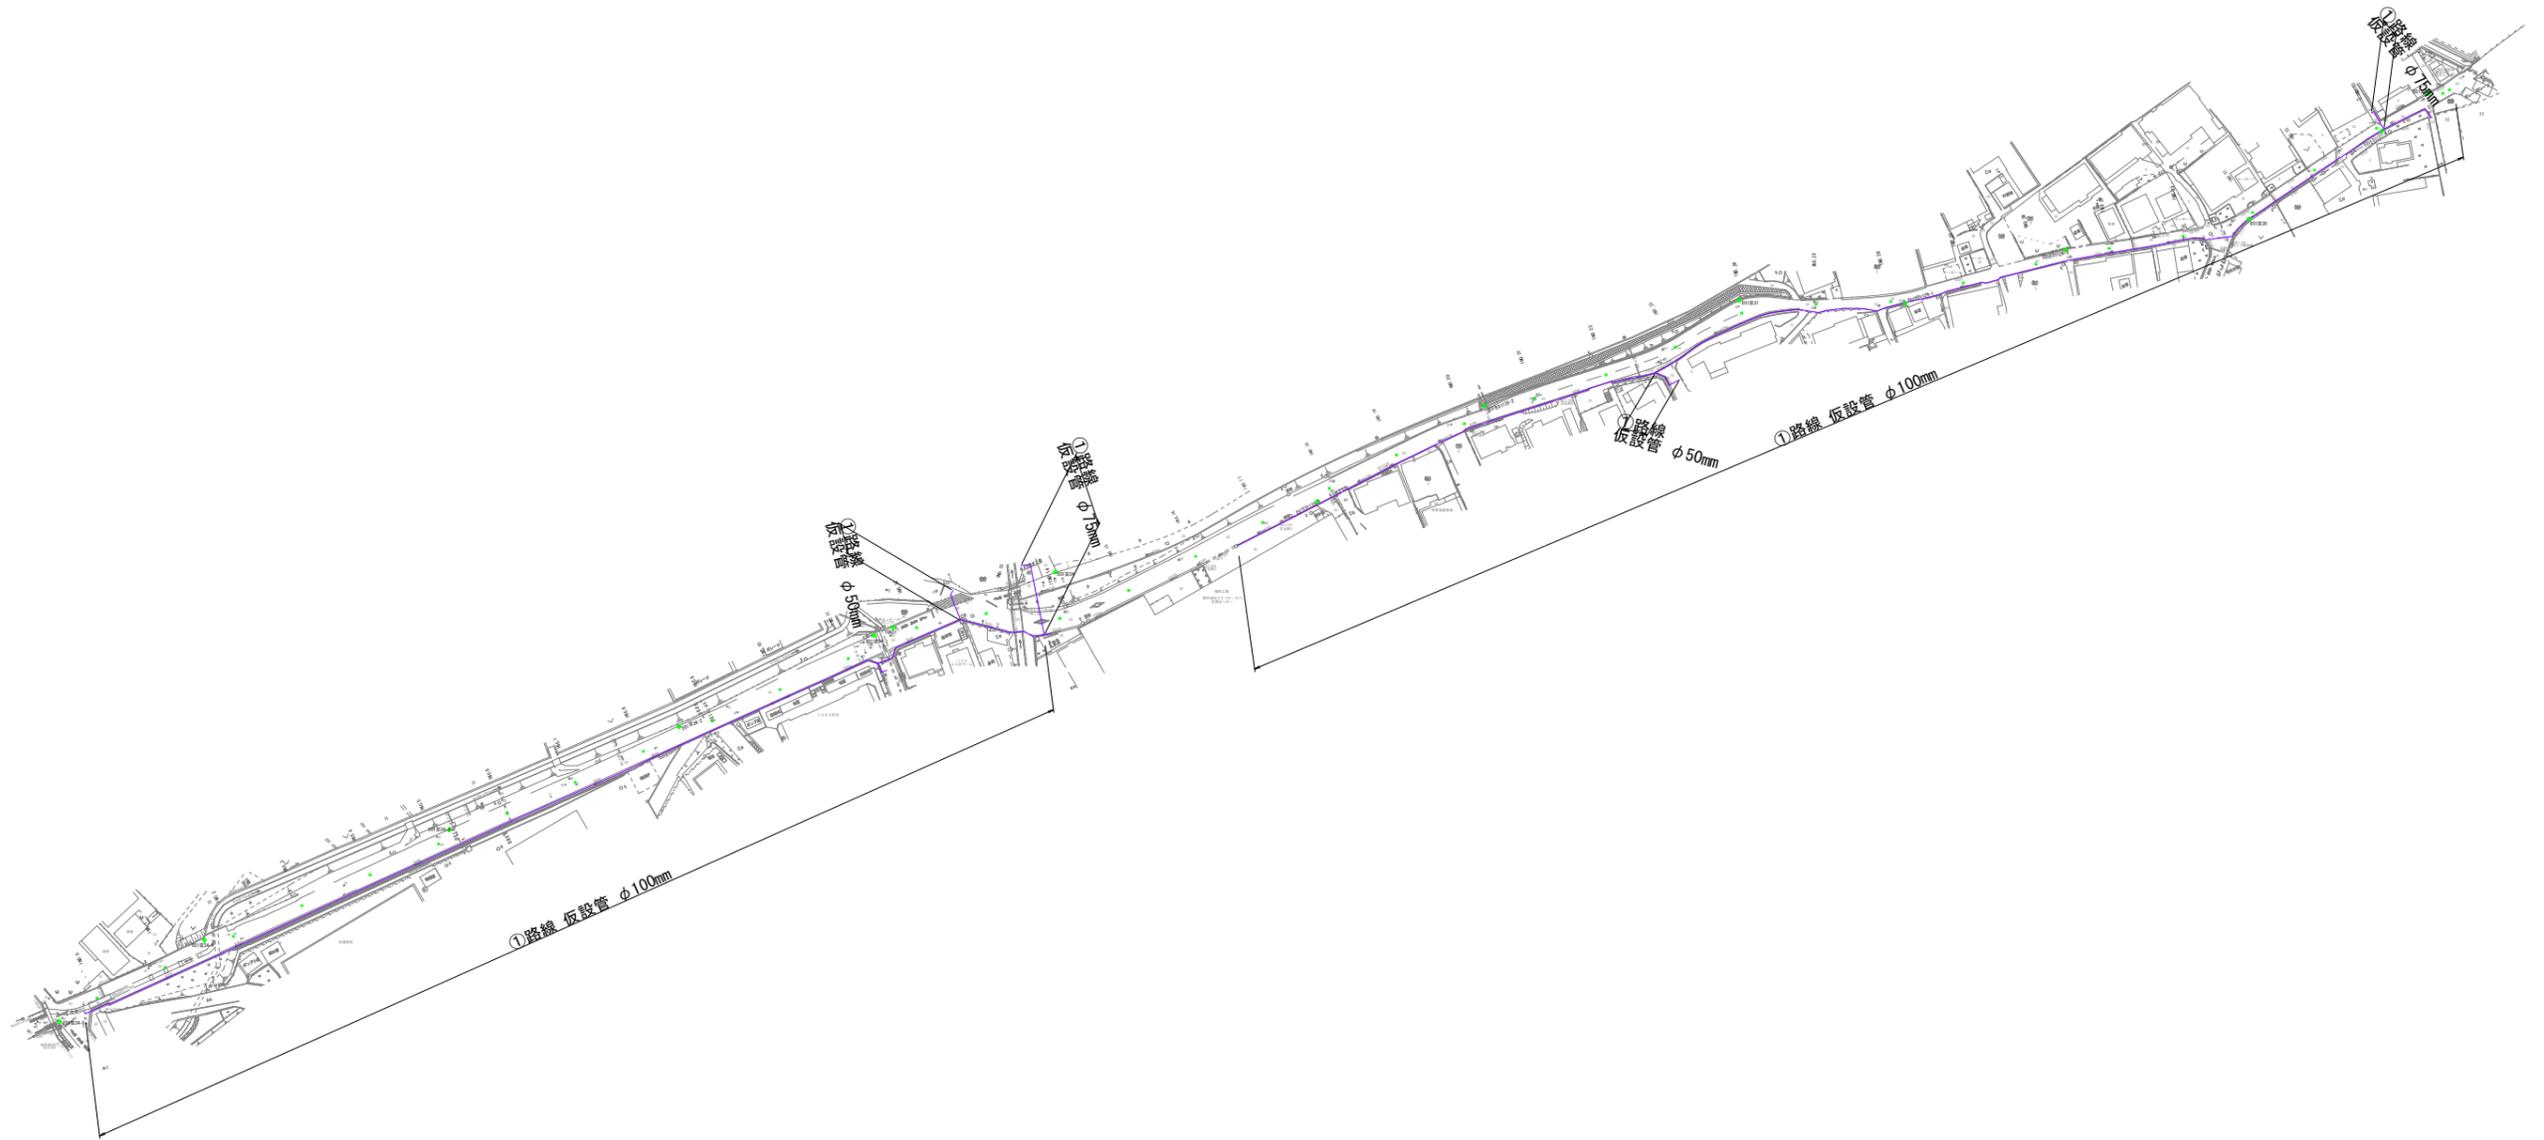

工事番号	令和 5 年度 () 第 建 5 号	
工事名	市道黒田小波田1号線配水管φ100mmほか更新工事	
図面名	仮設管布設位置図	
施工場所	名張市 蔵持町芝出ほか 地内	
縮 尺	S=1:1200	図面番号
設計年月日		12 / 30
名 張 市 上 下 水 道 部		


仮設平面図 (1) S=1:250

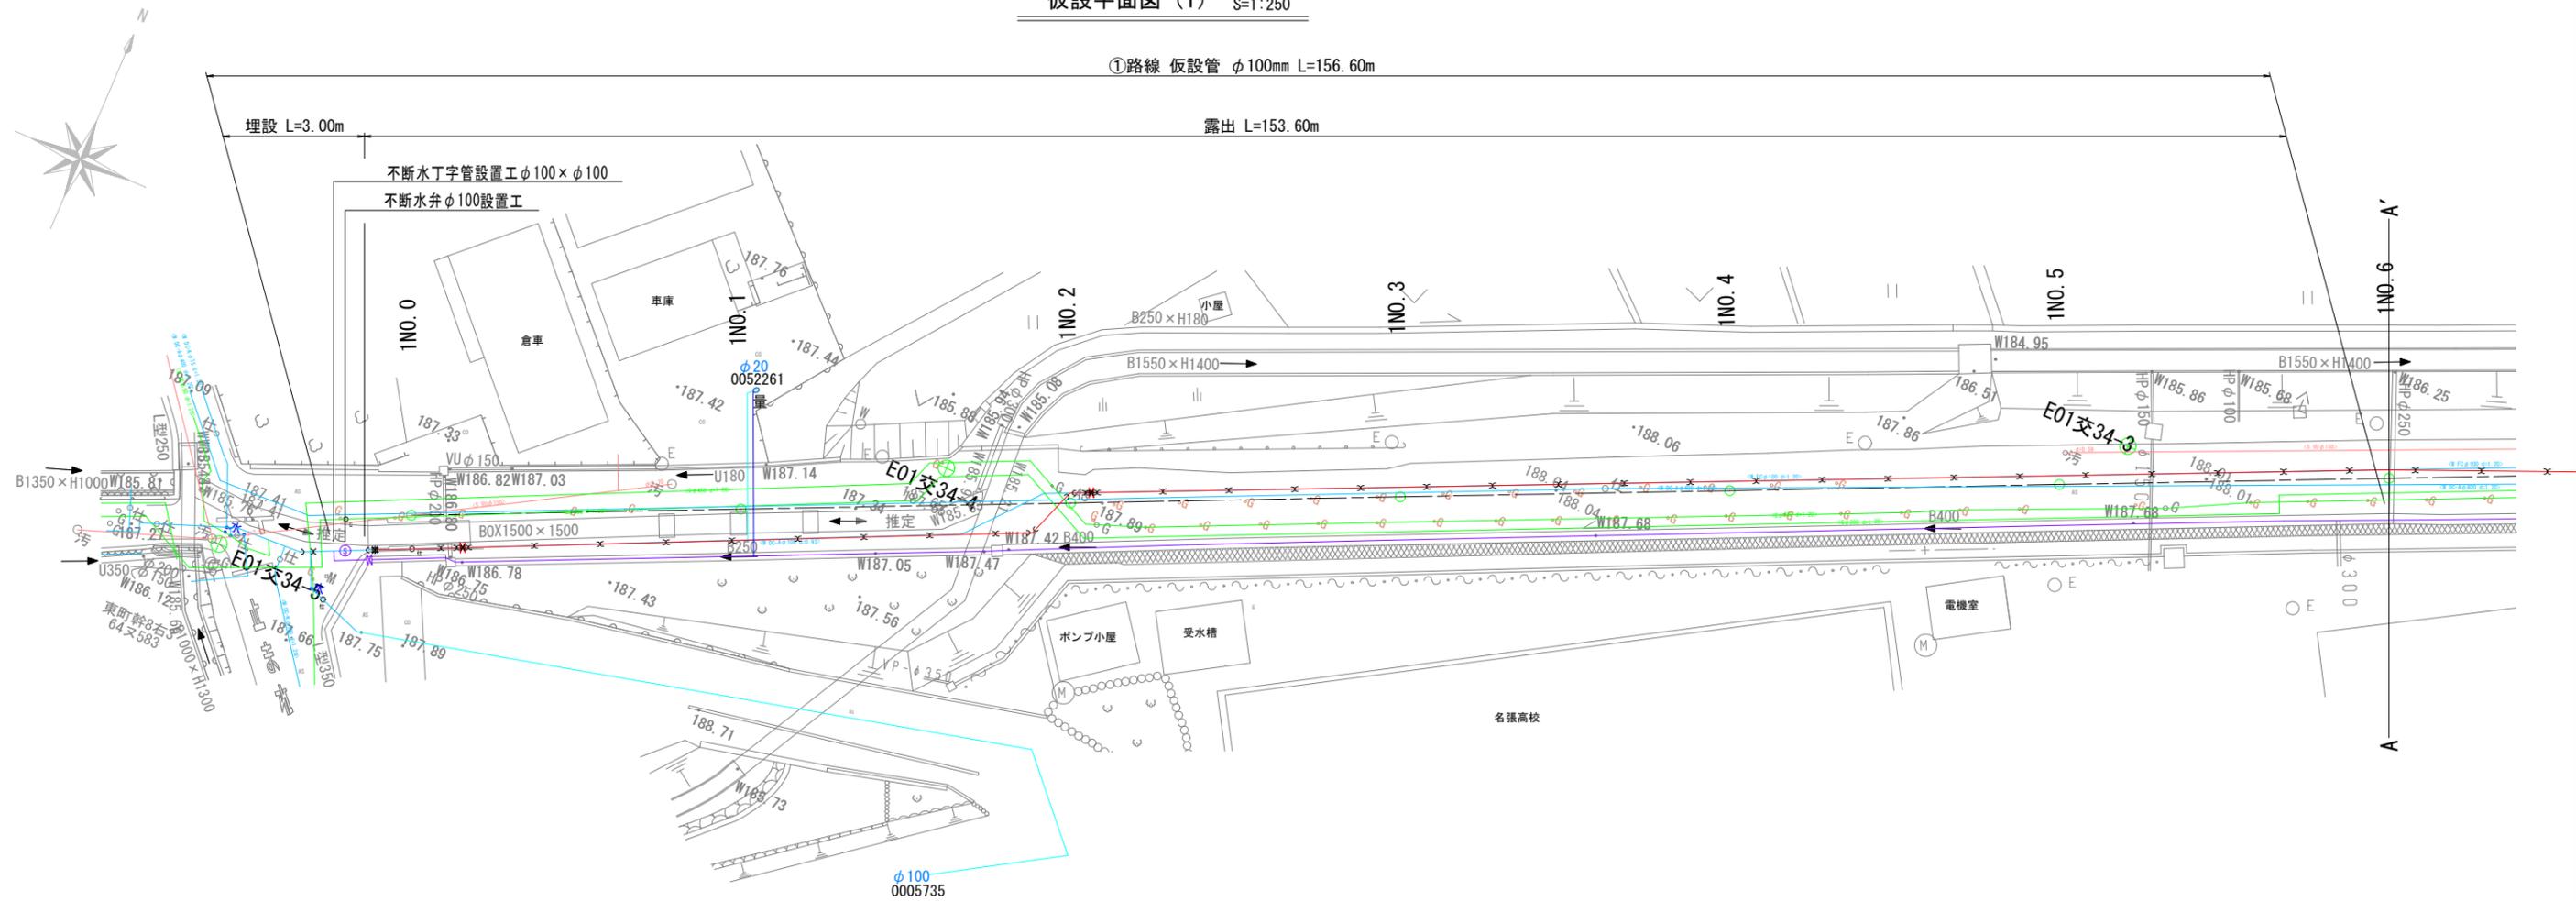

仮設配管参考図

路線①-1


工事番号	令和5年度()第 建 5 号	
工事名	市道黒田小波田1号線配水管φ100mmほか更新工事	
図面名	仮設平面図(1)・仮設配管参考図	
施工場所	名張市 蔵持町芝出ほか 地内	
縮尺	S=1:250	図面番号
設計年月日		13 / 30
名 張 市 上 下 水 道 部		

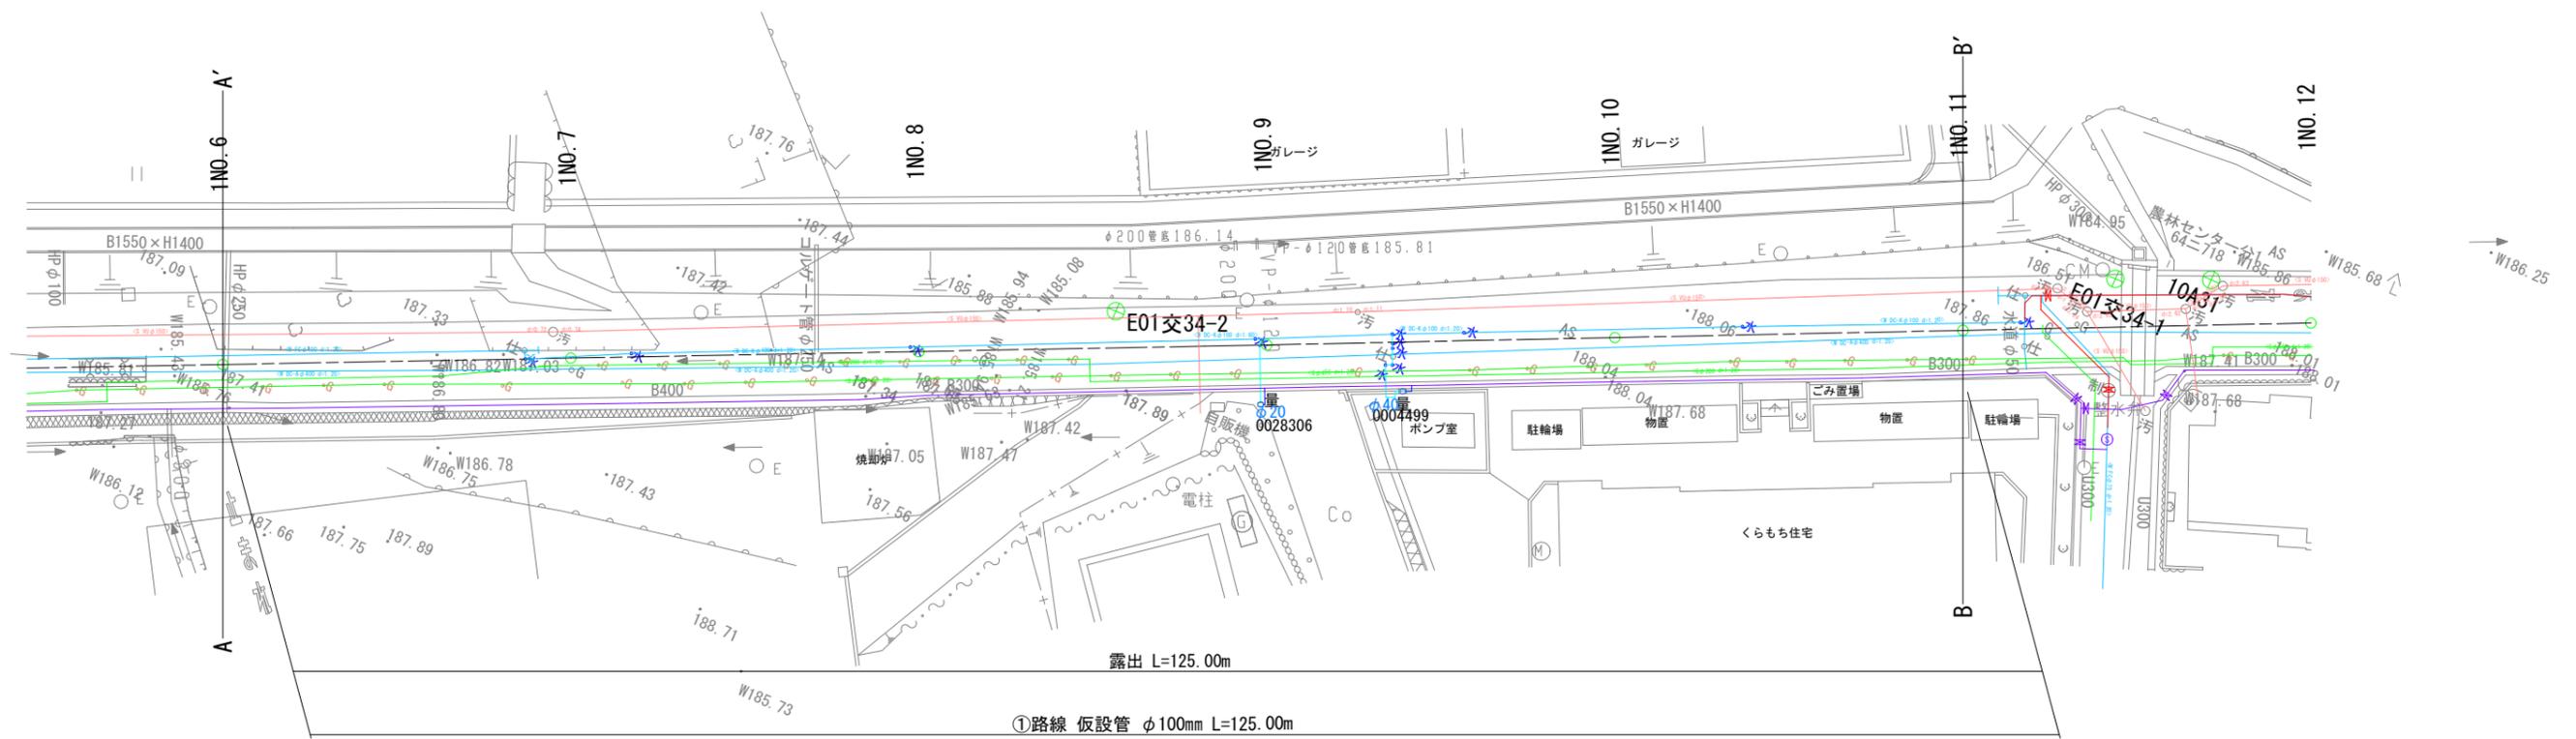

仮設配管参考図

路線①-2


工事番号	令和5年度()第 建 5 号	
工事名	市道黒田小波田1号線配水管φ100mmほか更新工事	
図面名	仮設平面図(2)・仮設配管参考図	
施工場所	名張市 蔵持町芝出ほか 地内	
縮尺	S=1:250	図面番号
設計年月日		14 / 30
名 張 市 上 下 水 道 部		

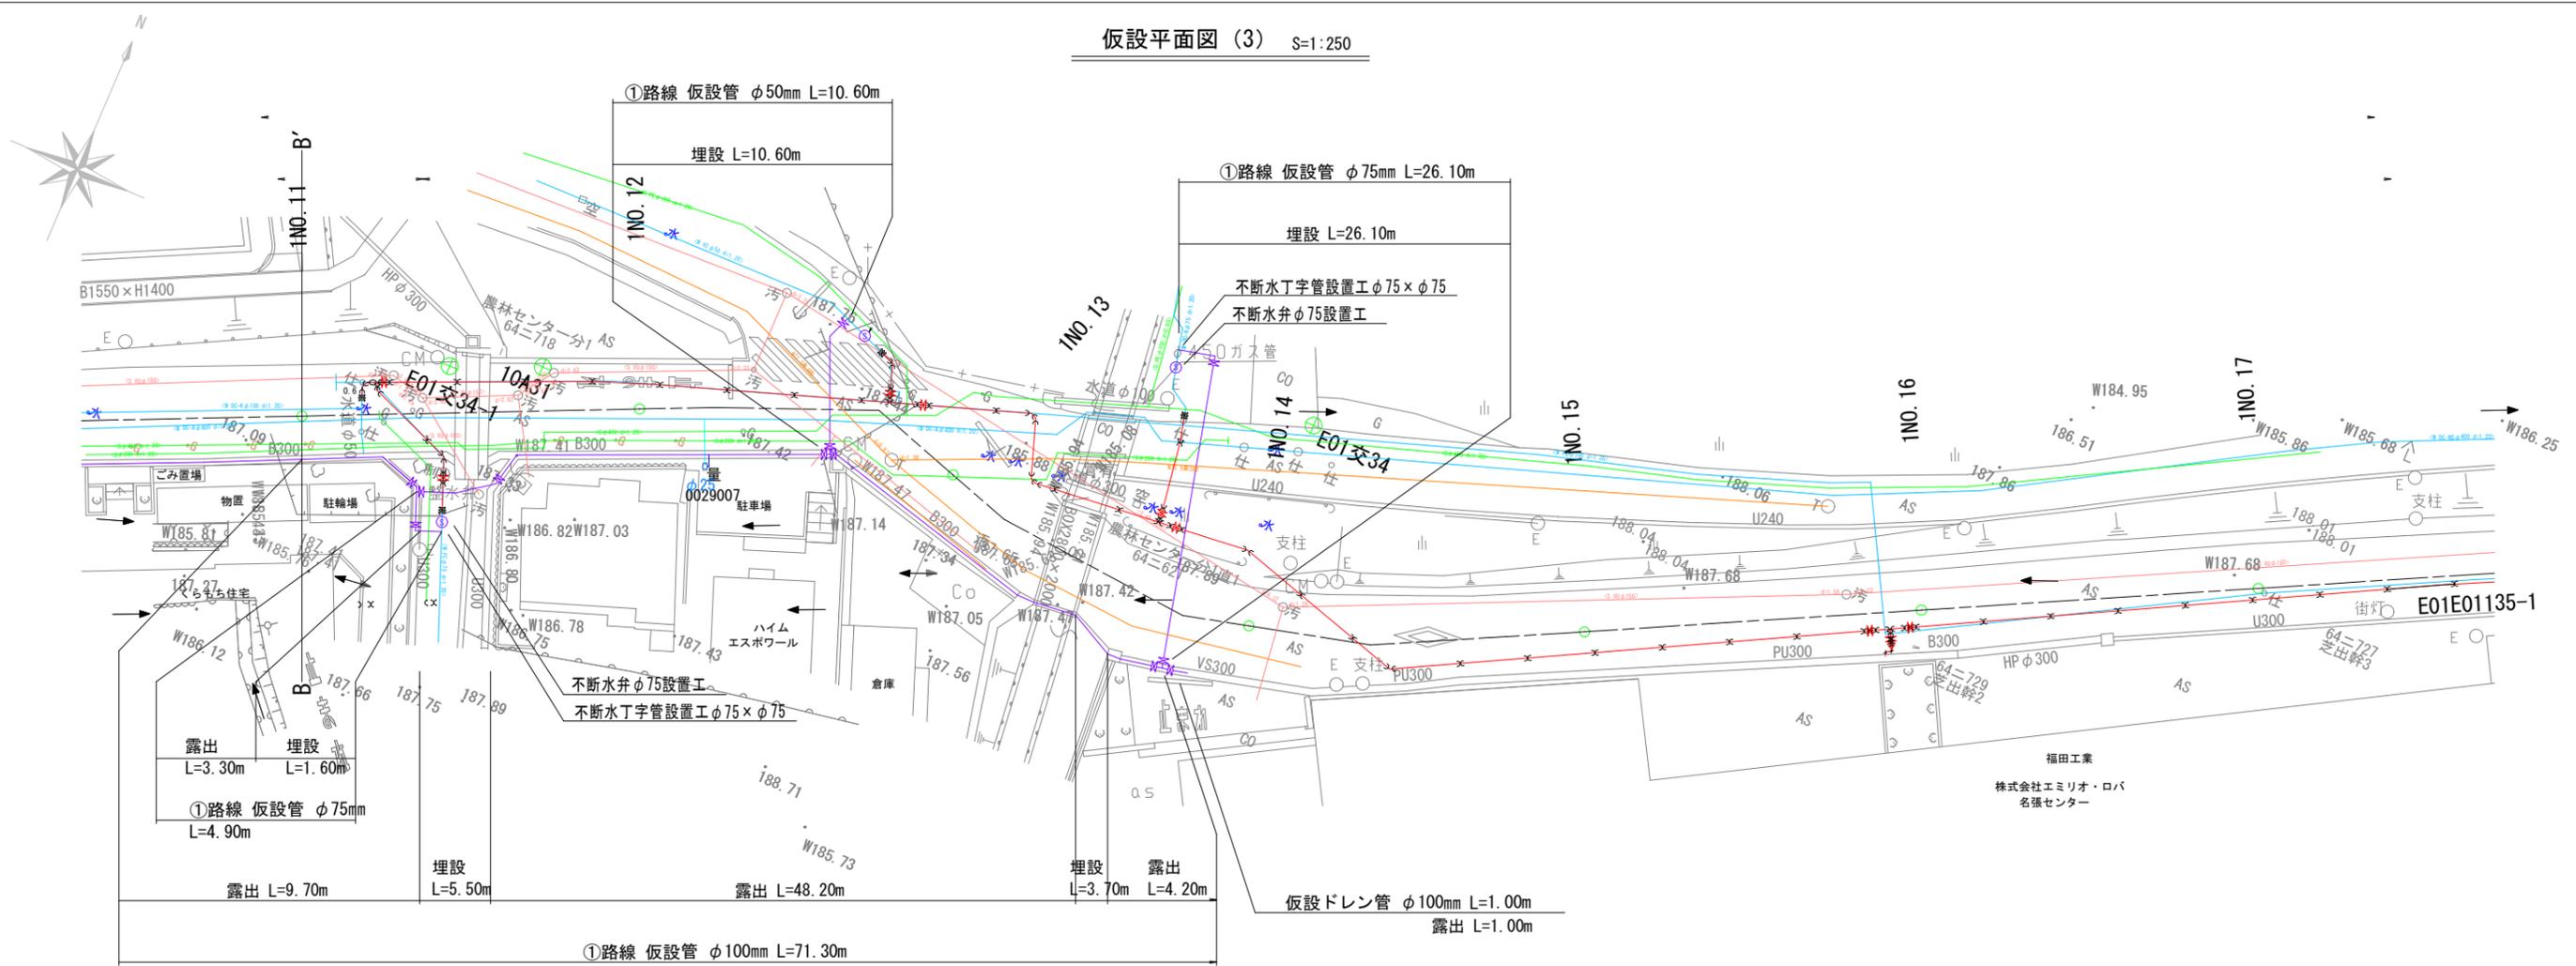

路線①-3

工事番号	令和5年度()第 建 5 号	
工事名	市道黒田小波田1号線配水管φ100mmほか更新工事	
図面名	仮設平面図(3)・仮設配管参考図	
施工場所	名張市 蔵持町芝出ほか 地内	
縮尺	S=1:250	図面番号
設計年月日		15 / 30
名 張 市 上 下 水 道 部		


仮設平面図(4) S=1:250

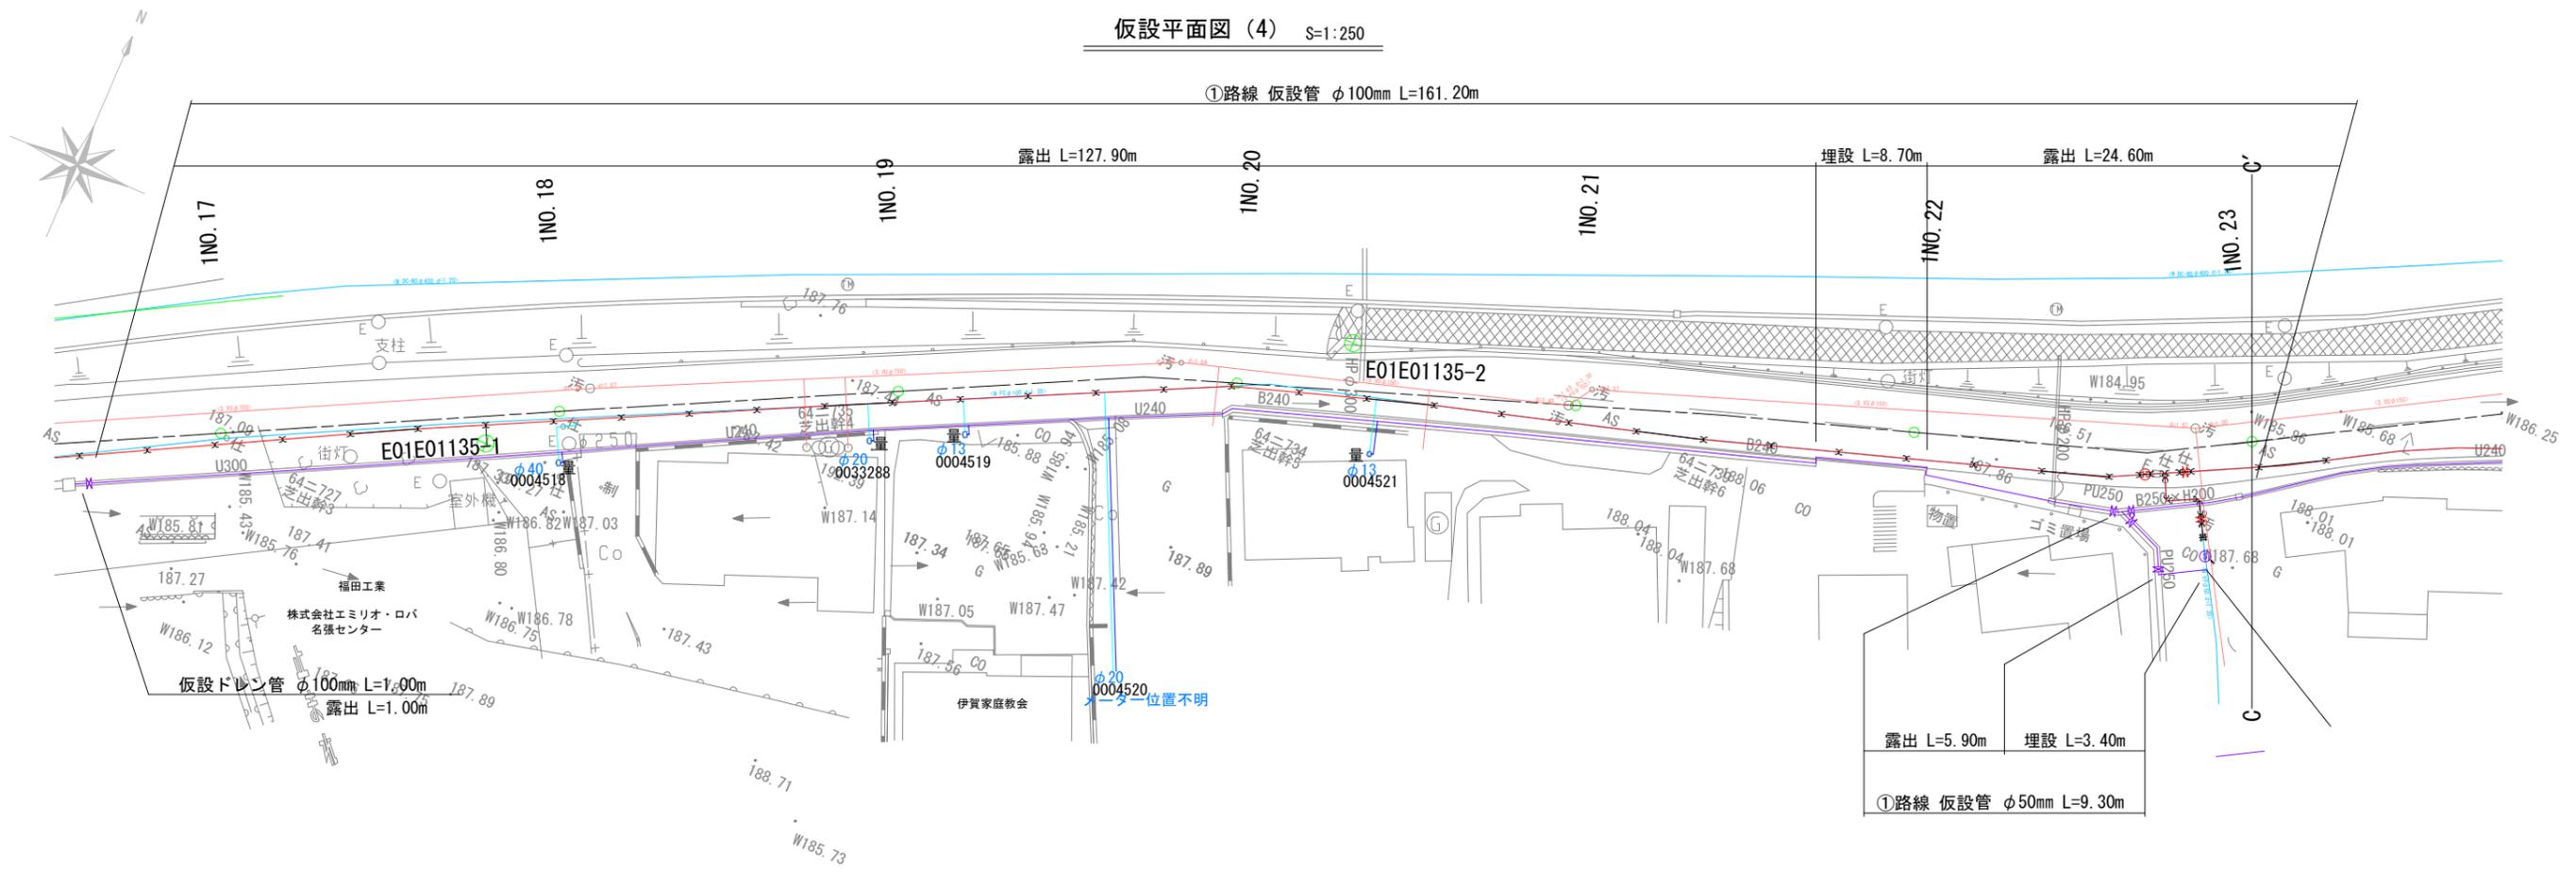

仮設配管参考図

路線①-4

工事番号	令和5年度()第 建 5 号	
工事名	市道黒田小波田1号線配水管φ100mmほか更新工事	
図面名	仮設平面図(4)・仮設配管参考図	
施工場所	名張市 蔵持町芝出ほか 地内	
縮尺	S=1:250	図面番号
設計年月日		16 / 30
名 張 市 上 下 水 道 部		

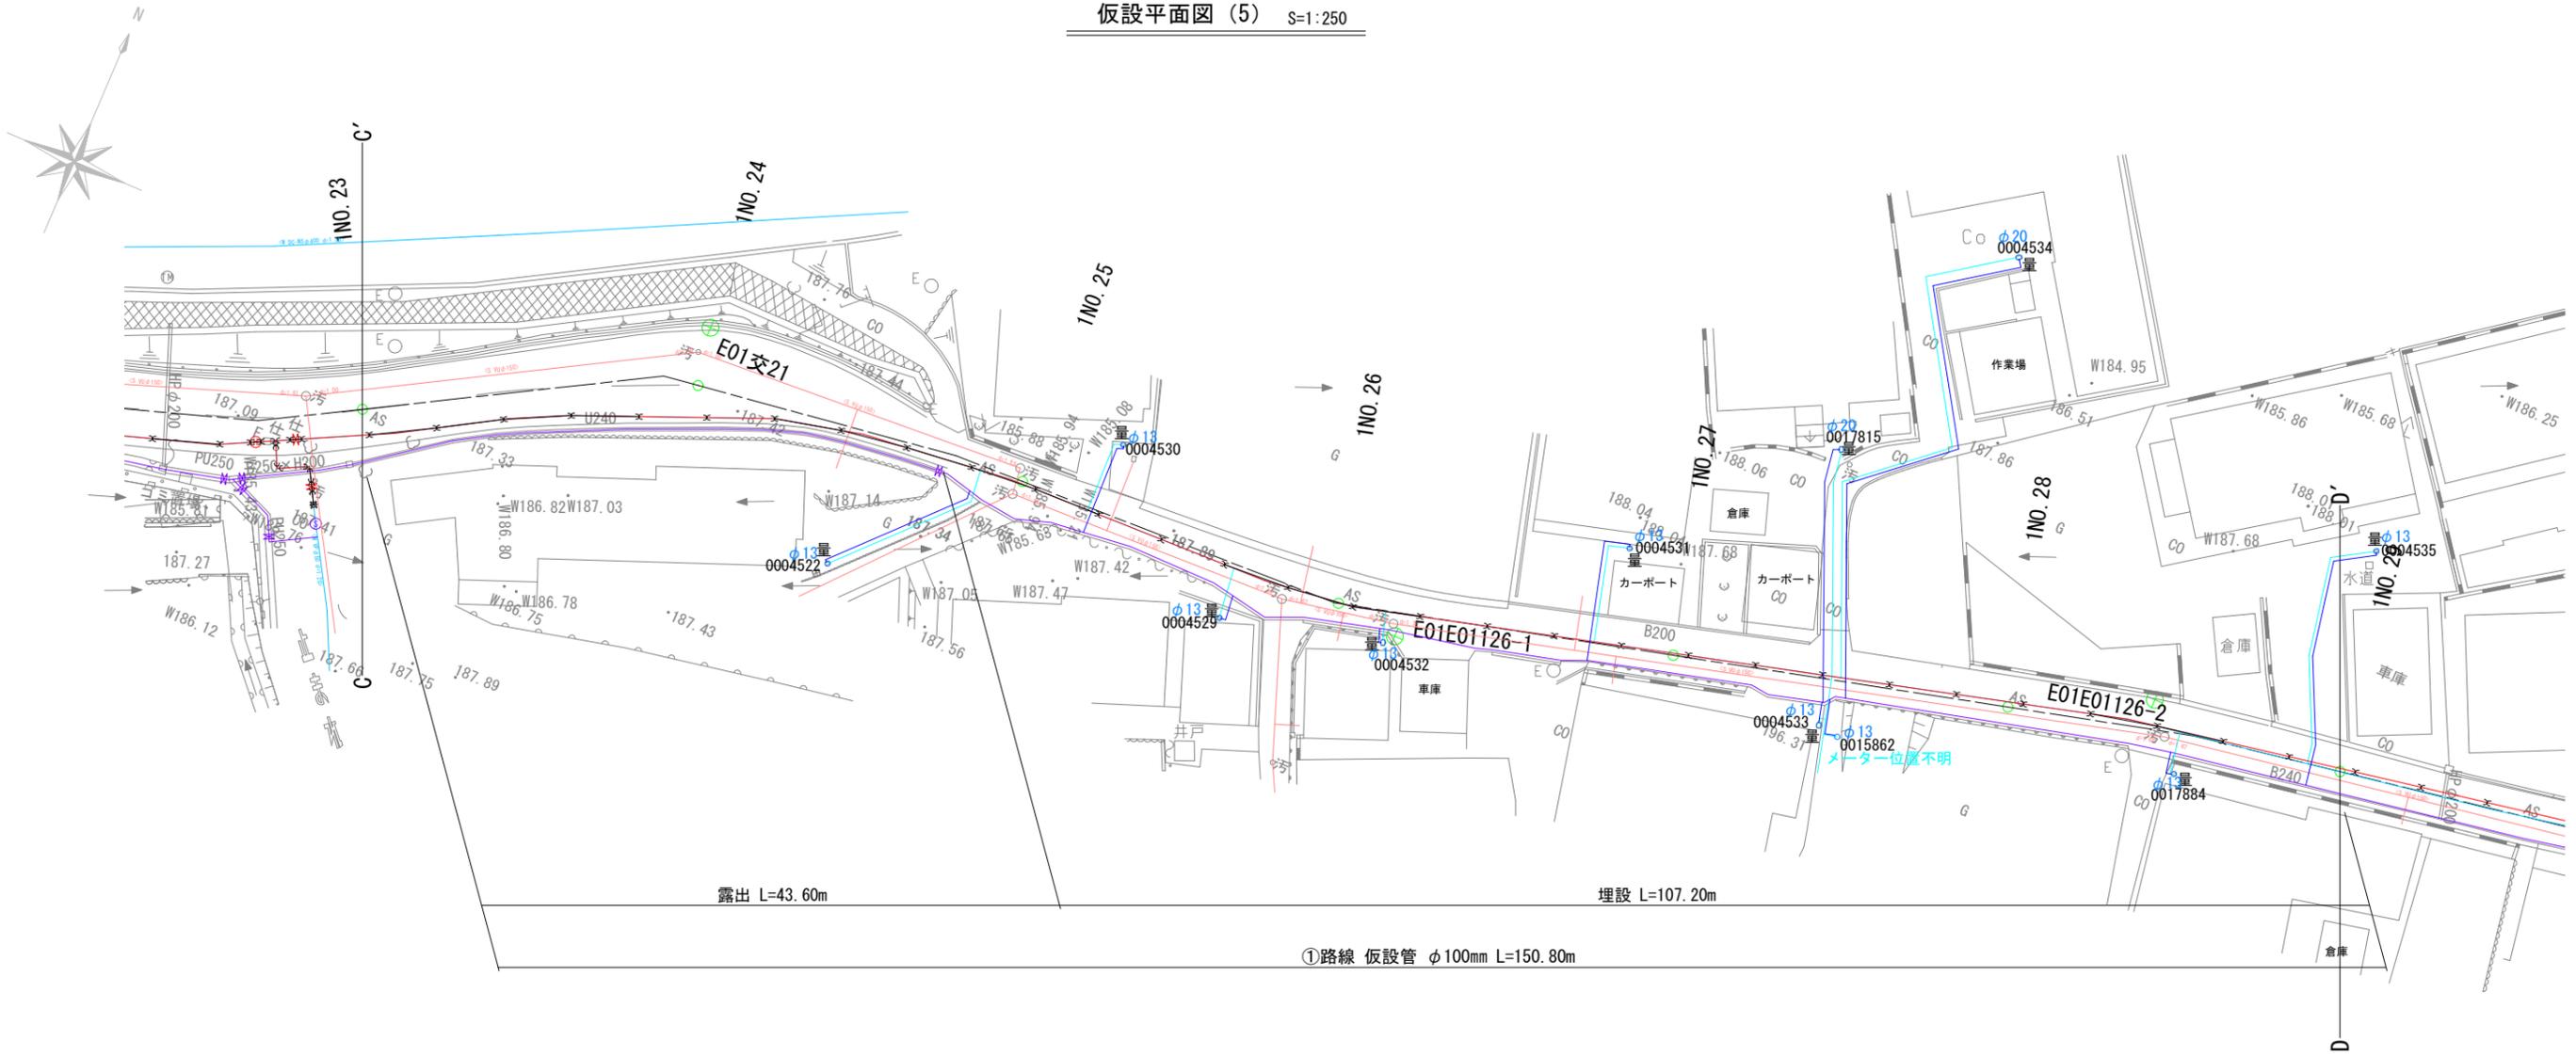

路線①-5

工事番号	令和5年度()第 建 5 号	
工事名	市道黒田小波田1号線配水管φ100mmほか更新工事	
図面名	仮設平面図(5)・仮設配管参考図	
施工場所	名張市 蔵持町芝出ほか 地内	
縮尺	S=1:250	図面番号
設計年月日		17 / 30
名 張 市 上 下 水 道 部		




仮設配管参考図

路線①-6

工事番号	令和5年度()第 建 5 号	
工事名	市道黒田小波田1号線配水管φ100mmほか更新工事	
図面名	仮設平面図(6)・仮設配管参考図	
施工場所	名張市 蔵持町芝出ほか 地内	
縮尺	S=1:250	図面番号
設計年月日		18 / 30
名 張 市 上 下 水 道 部		

仮設配管図

名張市蔵持町芝出～東町地先仮設

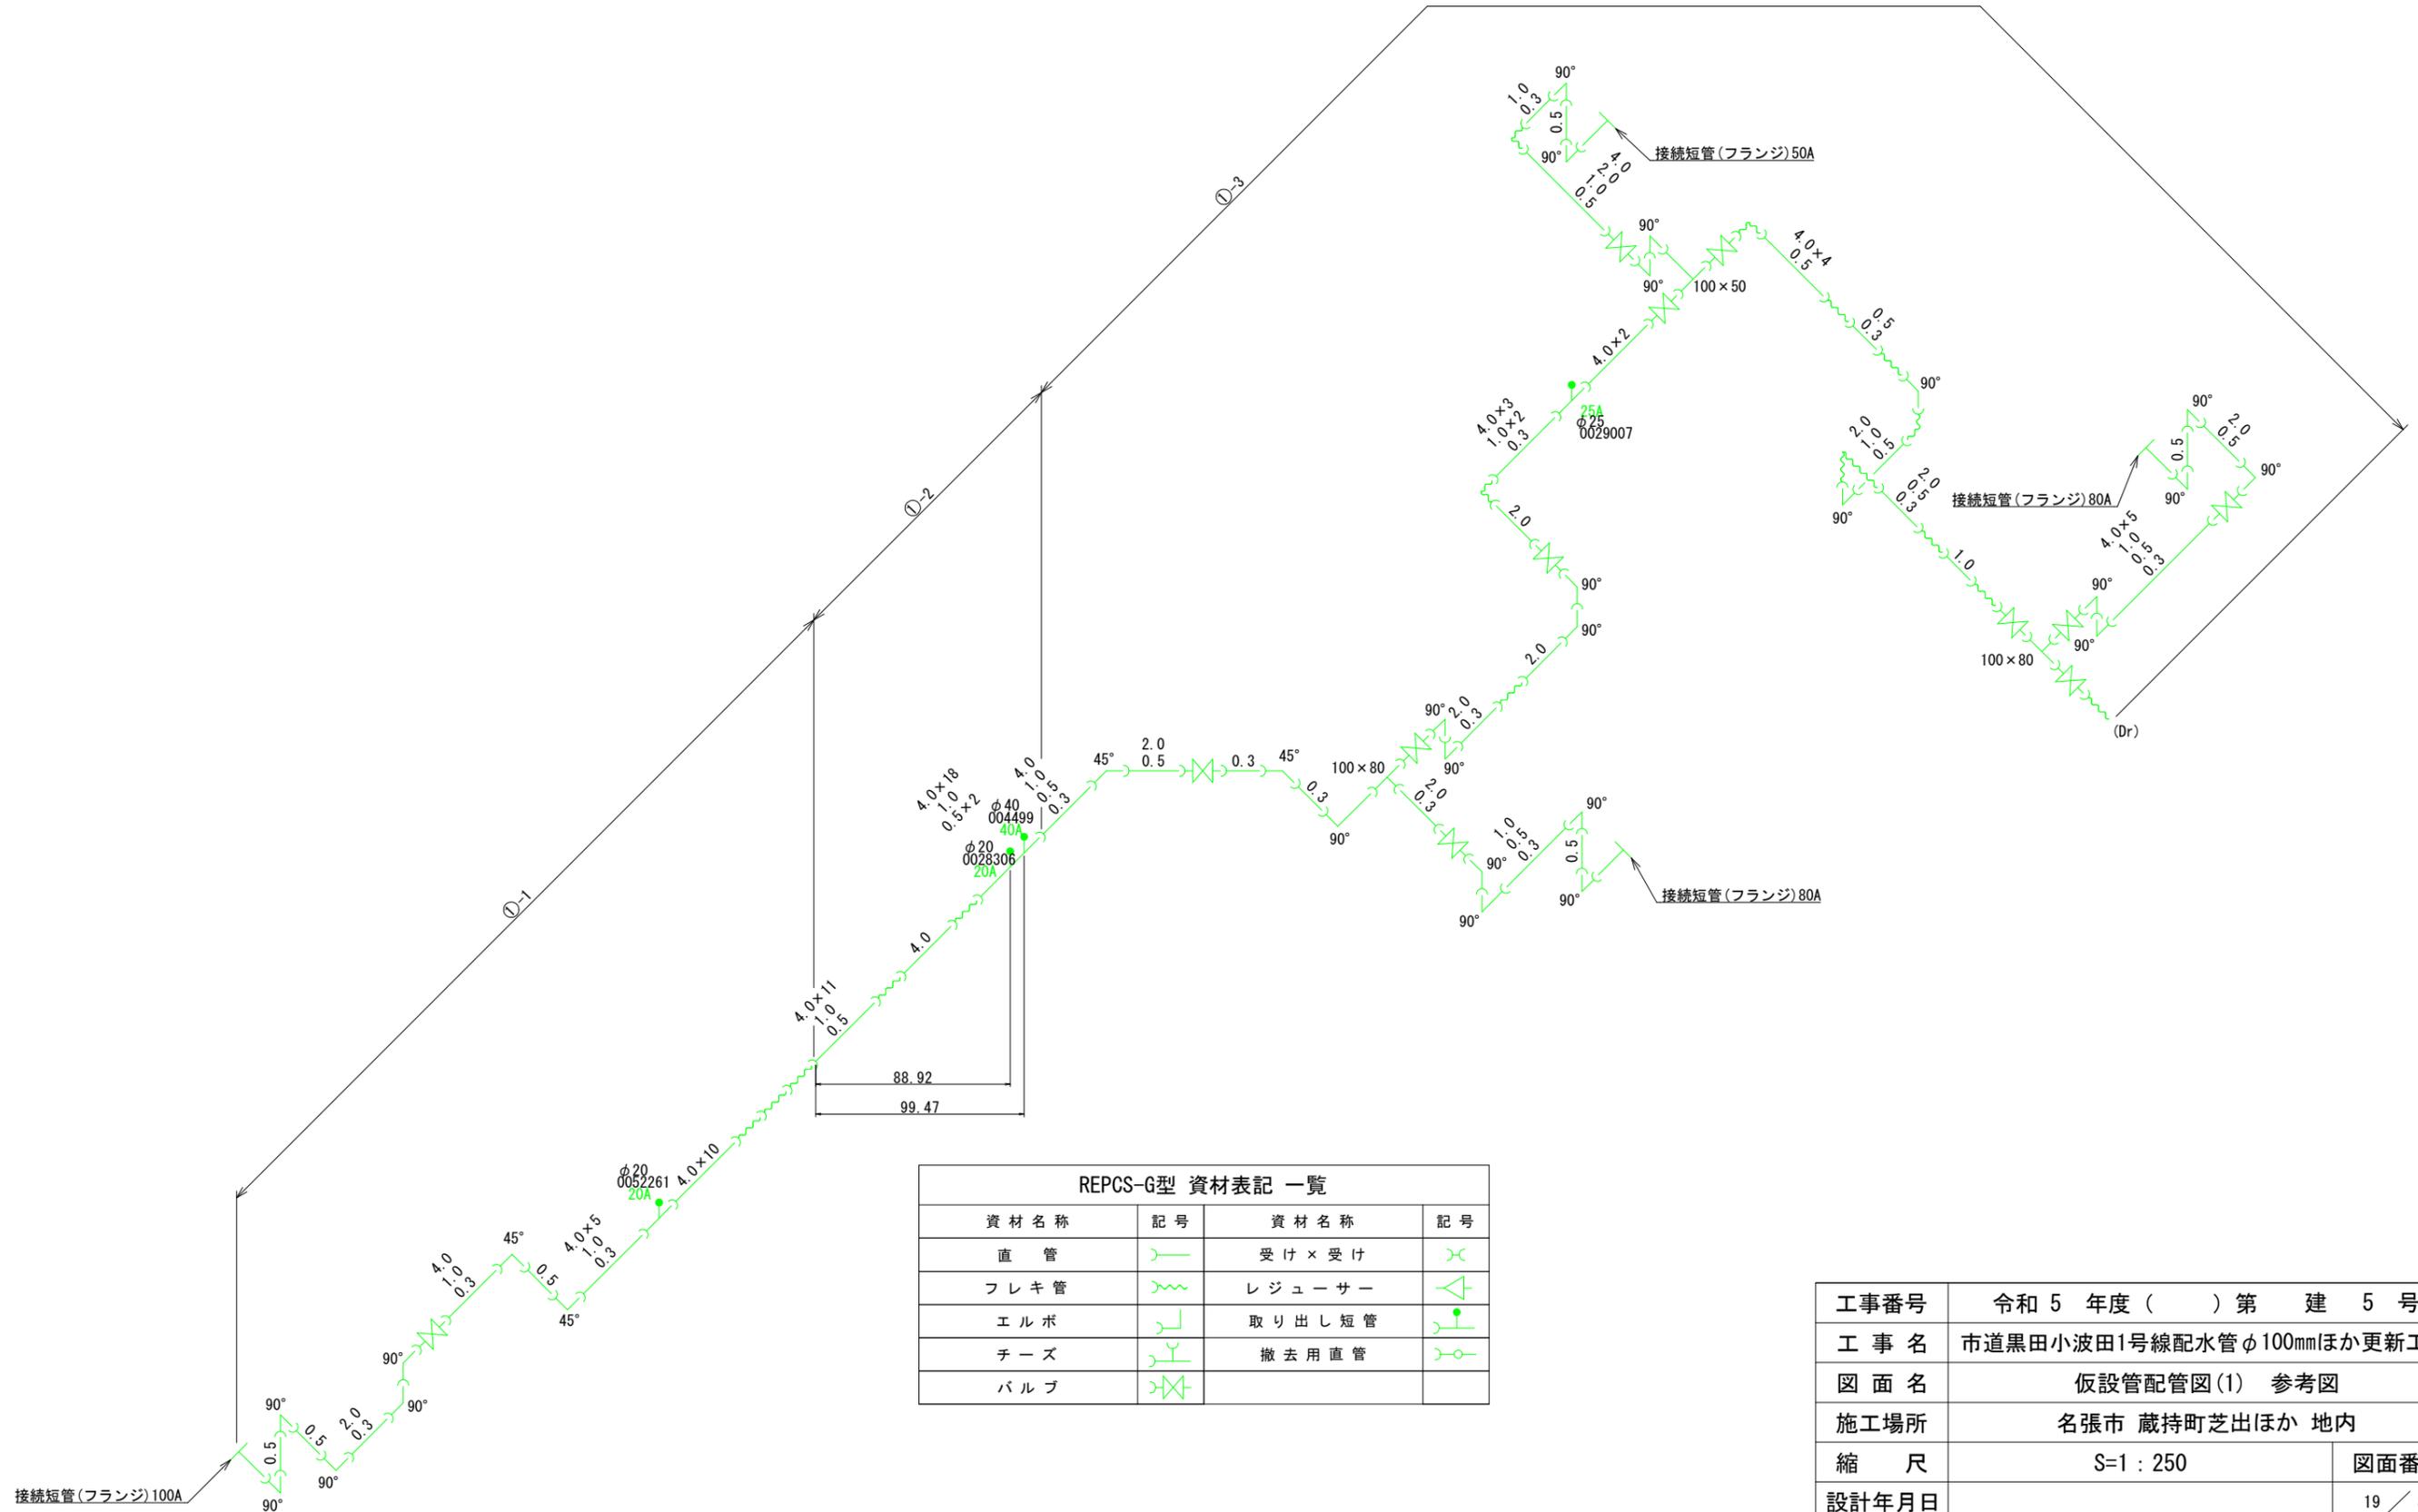


REPCS-G型 資材表記 一覧

資材名称	記号	資材名称	記号
直管		受け×受け	
フレキ管		レジュューサー	
エルボ		取り出し短管	
チーズ		撤去用直管	
バルブ			

工事番号	令和5年度()第 建 5 号	
工事名	市道黒田小波田1号線配水管φ100mmほか更新工事	
図面名	仮設配管図(1) 参考図	
施工場所	名張市 蔵持町芝出ほか 地内	
縮尺	S=1 : 250	図面番号
設計年月日		19 / 30
名 張 市 上 下 水 道 部		

仮設配管図

名張市蔵持町芝出～東町地先仮設【①-4】

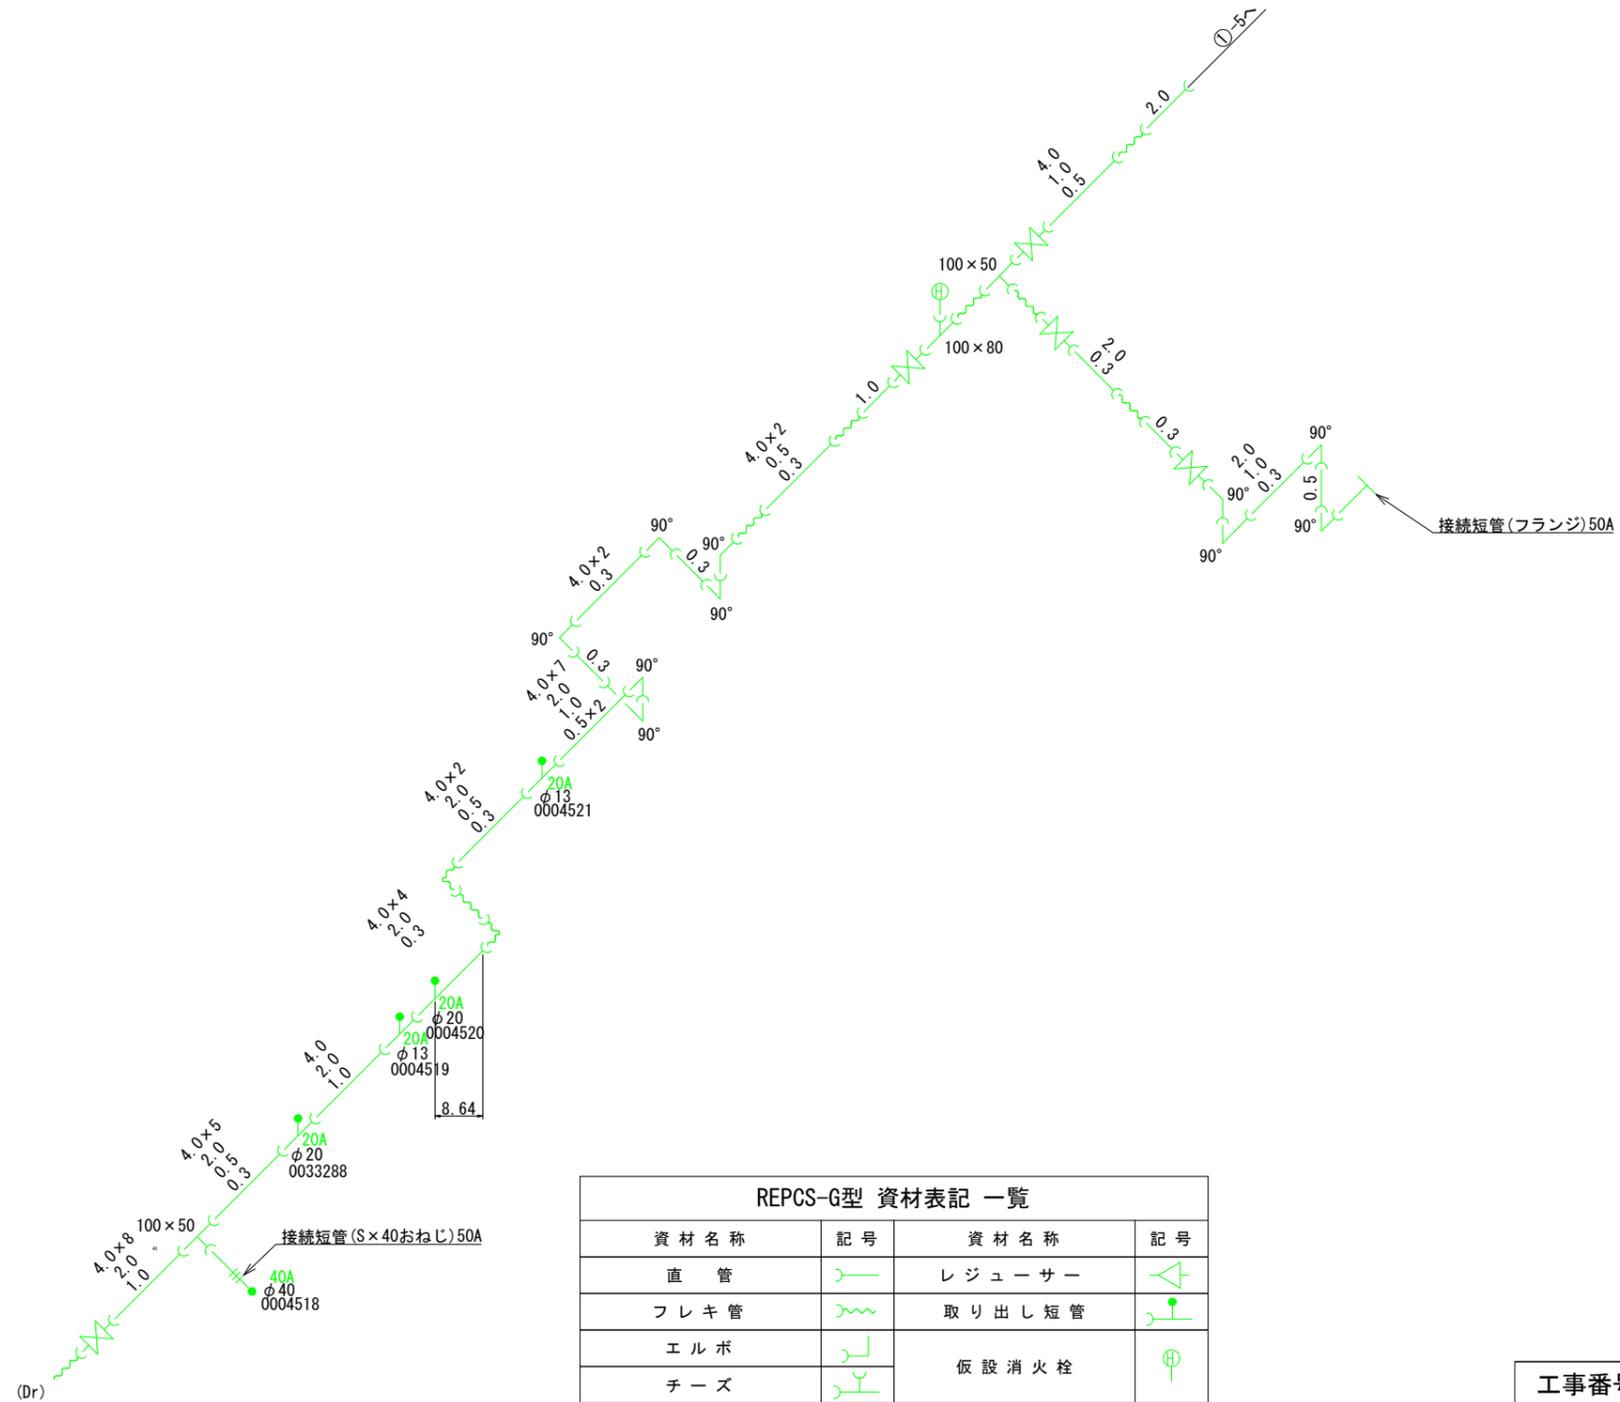


REPCS-G型 資材表記 一覧

資材名称	記号	資材名称	記号
直管		レジューサー	
フレキ管		取り出し短管	
エルボ		仮設消火栓	
チーズ		仮設空気弁	
バルブ		撤去用直管	
受け×受け			
受け×グルーピング、リング			
挿し×グルーピング、リング			

工事番号	令和5年度()第 建 5 号	
工事名	市道黒田小波田1号線配水管φ100mmほか更新工事	
図面名	仮設管配管図(2) 参考図	
施工場所	名張市 蔵持町芝出ほか 地内	
縮尺	S=1 : 250	図面番号
設計年月日		20 / 30
名 張 市 上 下 水 道 部		

仮設配管図

名張市蔵持町芝出～東町地先仮設

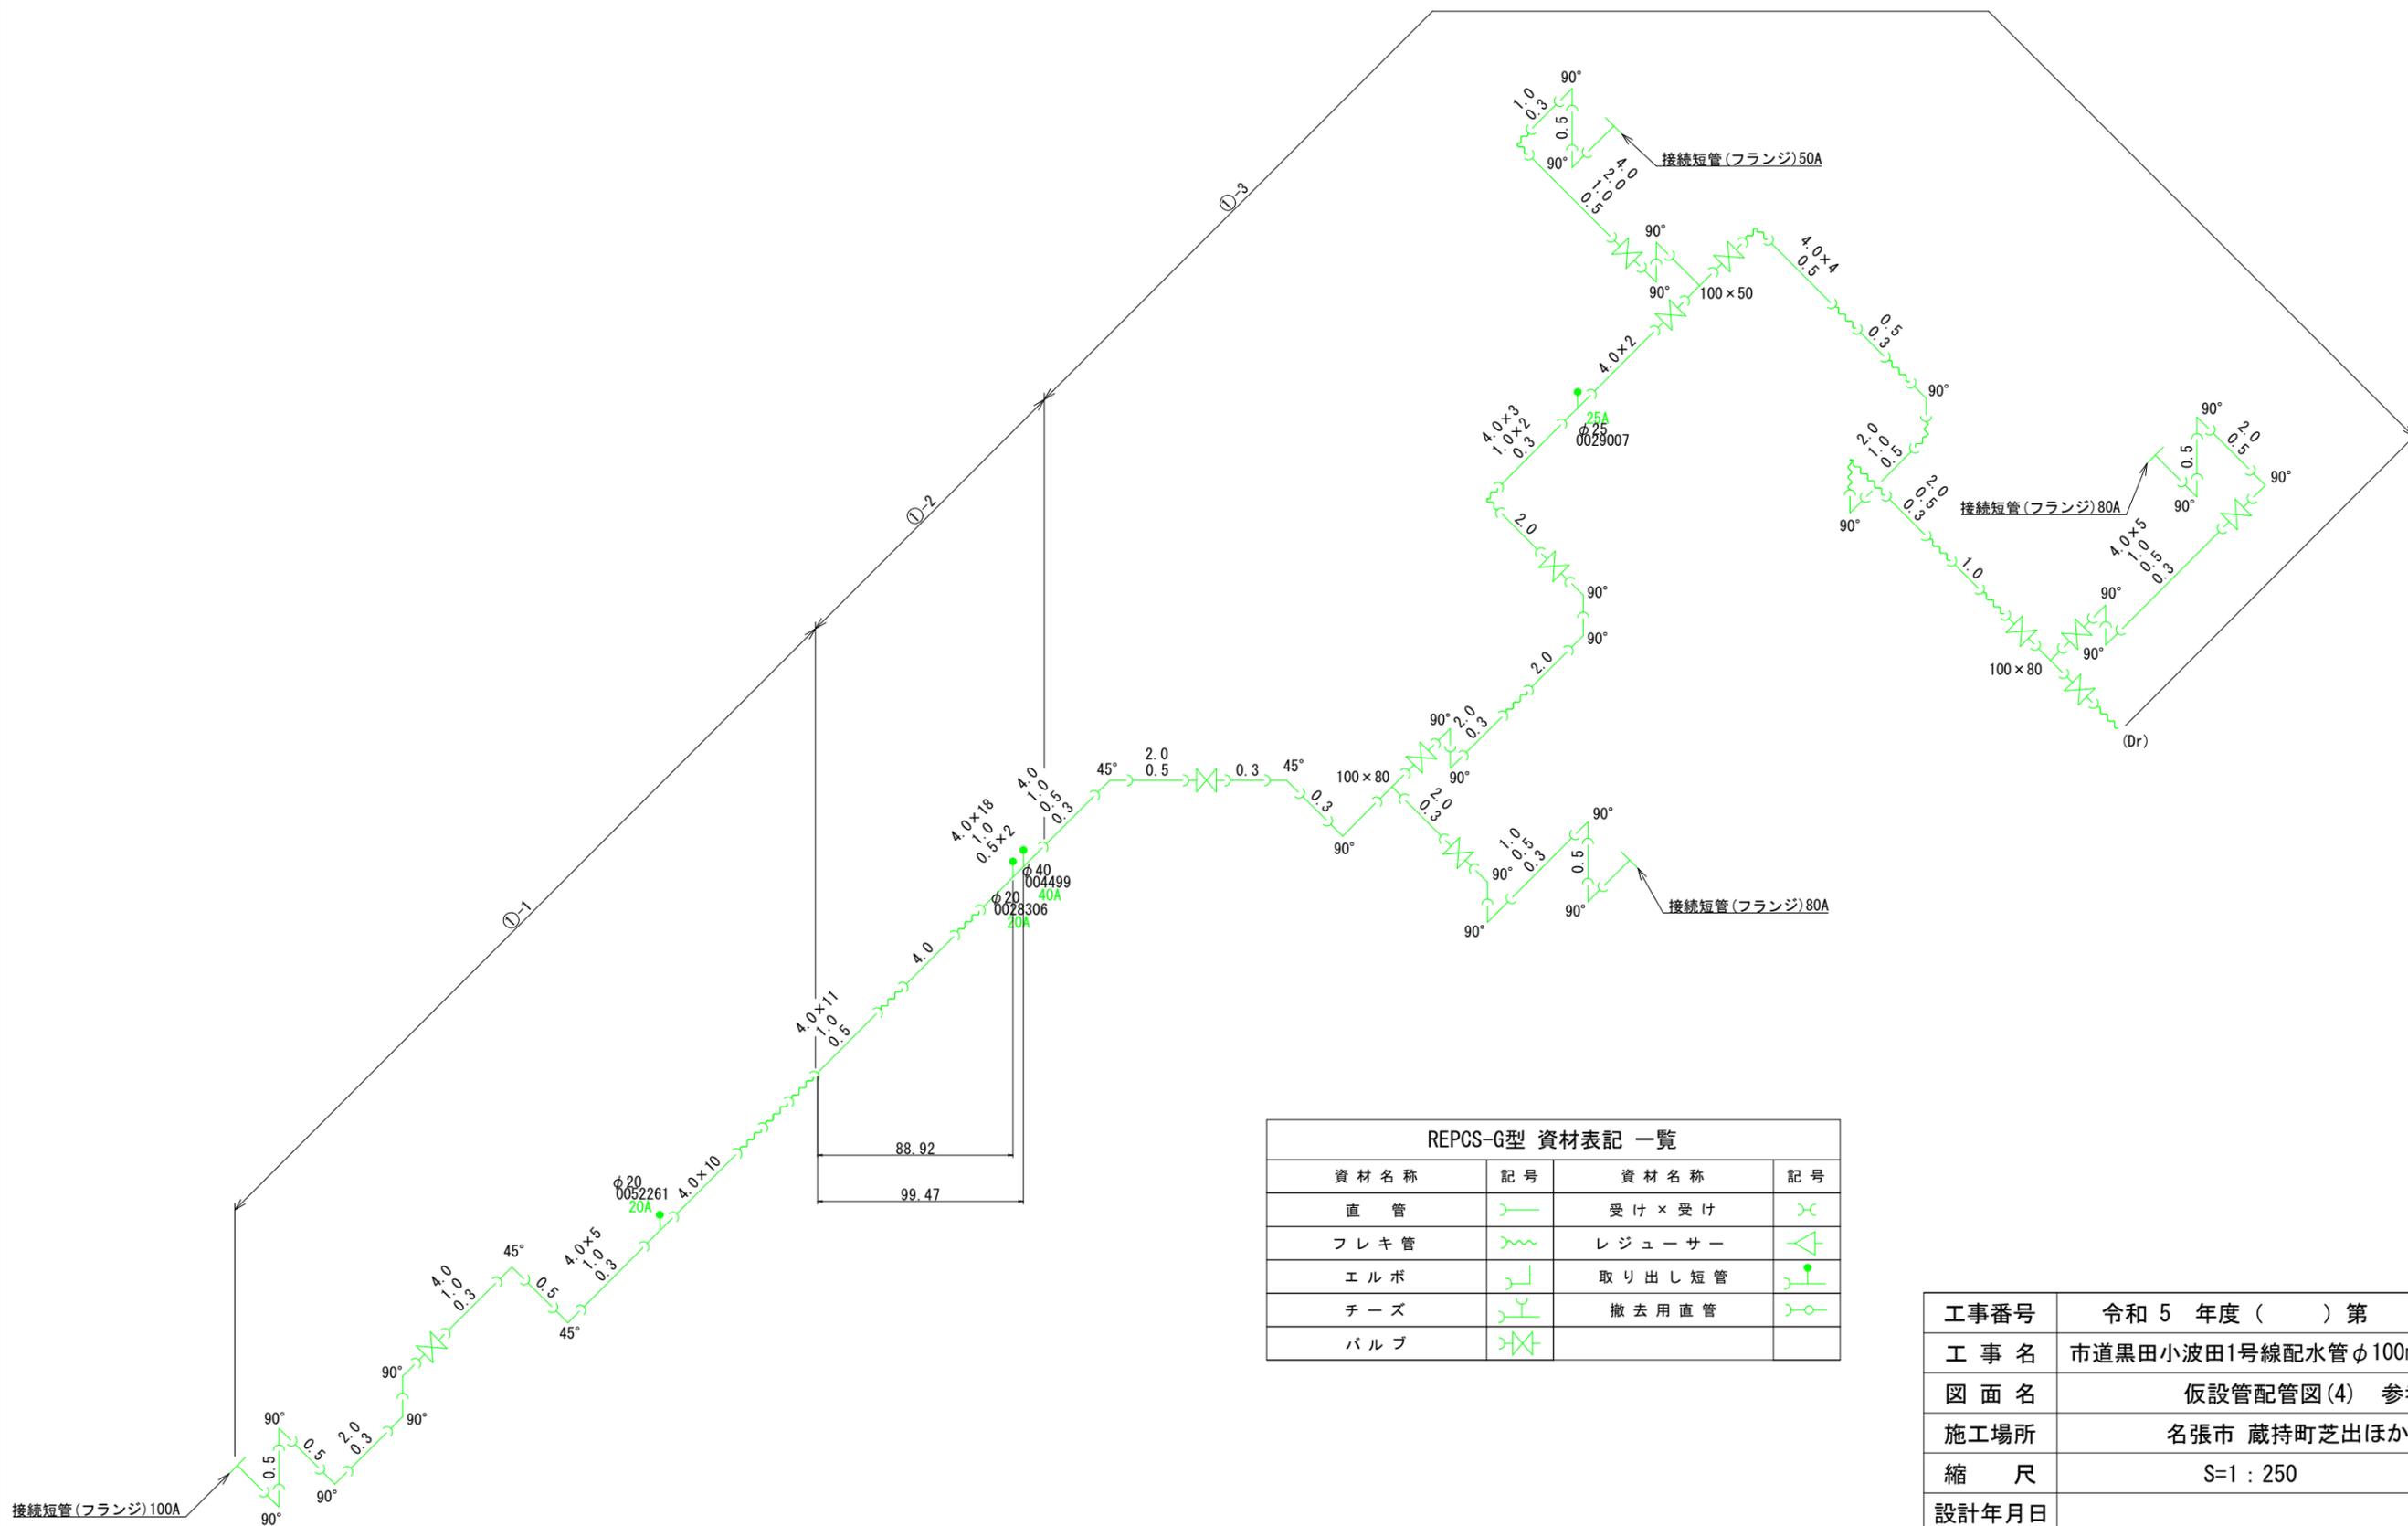


REPCS-G型 資材表記 一覧

資材名称	記号	資材名称	記号
直管		受け×受け	
フレキ管		レジューサー	
エルボ		取り出し短管	
チーズ		撤去用直管	
バルブ			

工事番号	令和5年度()第 建 5 号	
工事名	市道黒田小波田1号線配水管φ100mmほか更新工事	
図面名	仮設管配管図(4) 参考図	
施工場所	名張市 蔵持町芝出ほか 地内	
縮尺	S=1 : 250	図面番号
設計年月日		22 / 30
名 張 市 上 下 水 道 部		

仮設配管図


名張市蔵持町芝出～東町地先仮設【①-6】

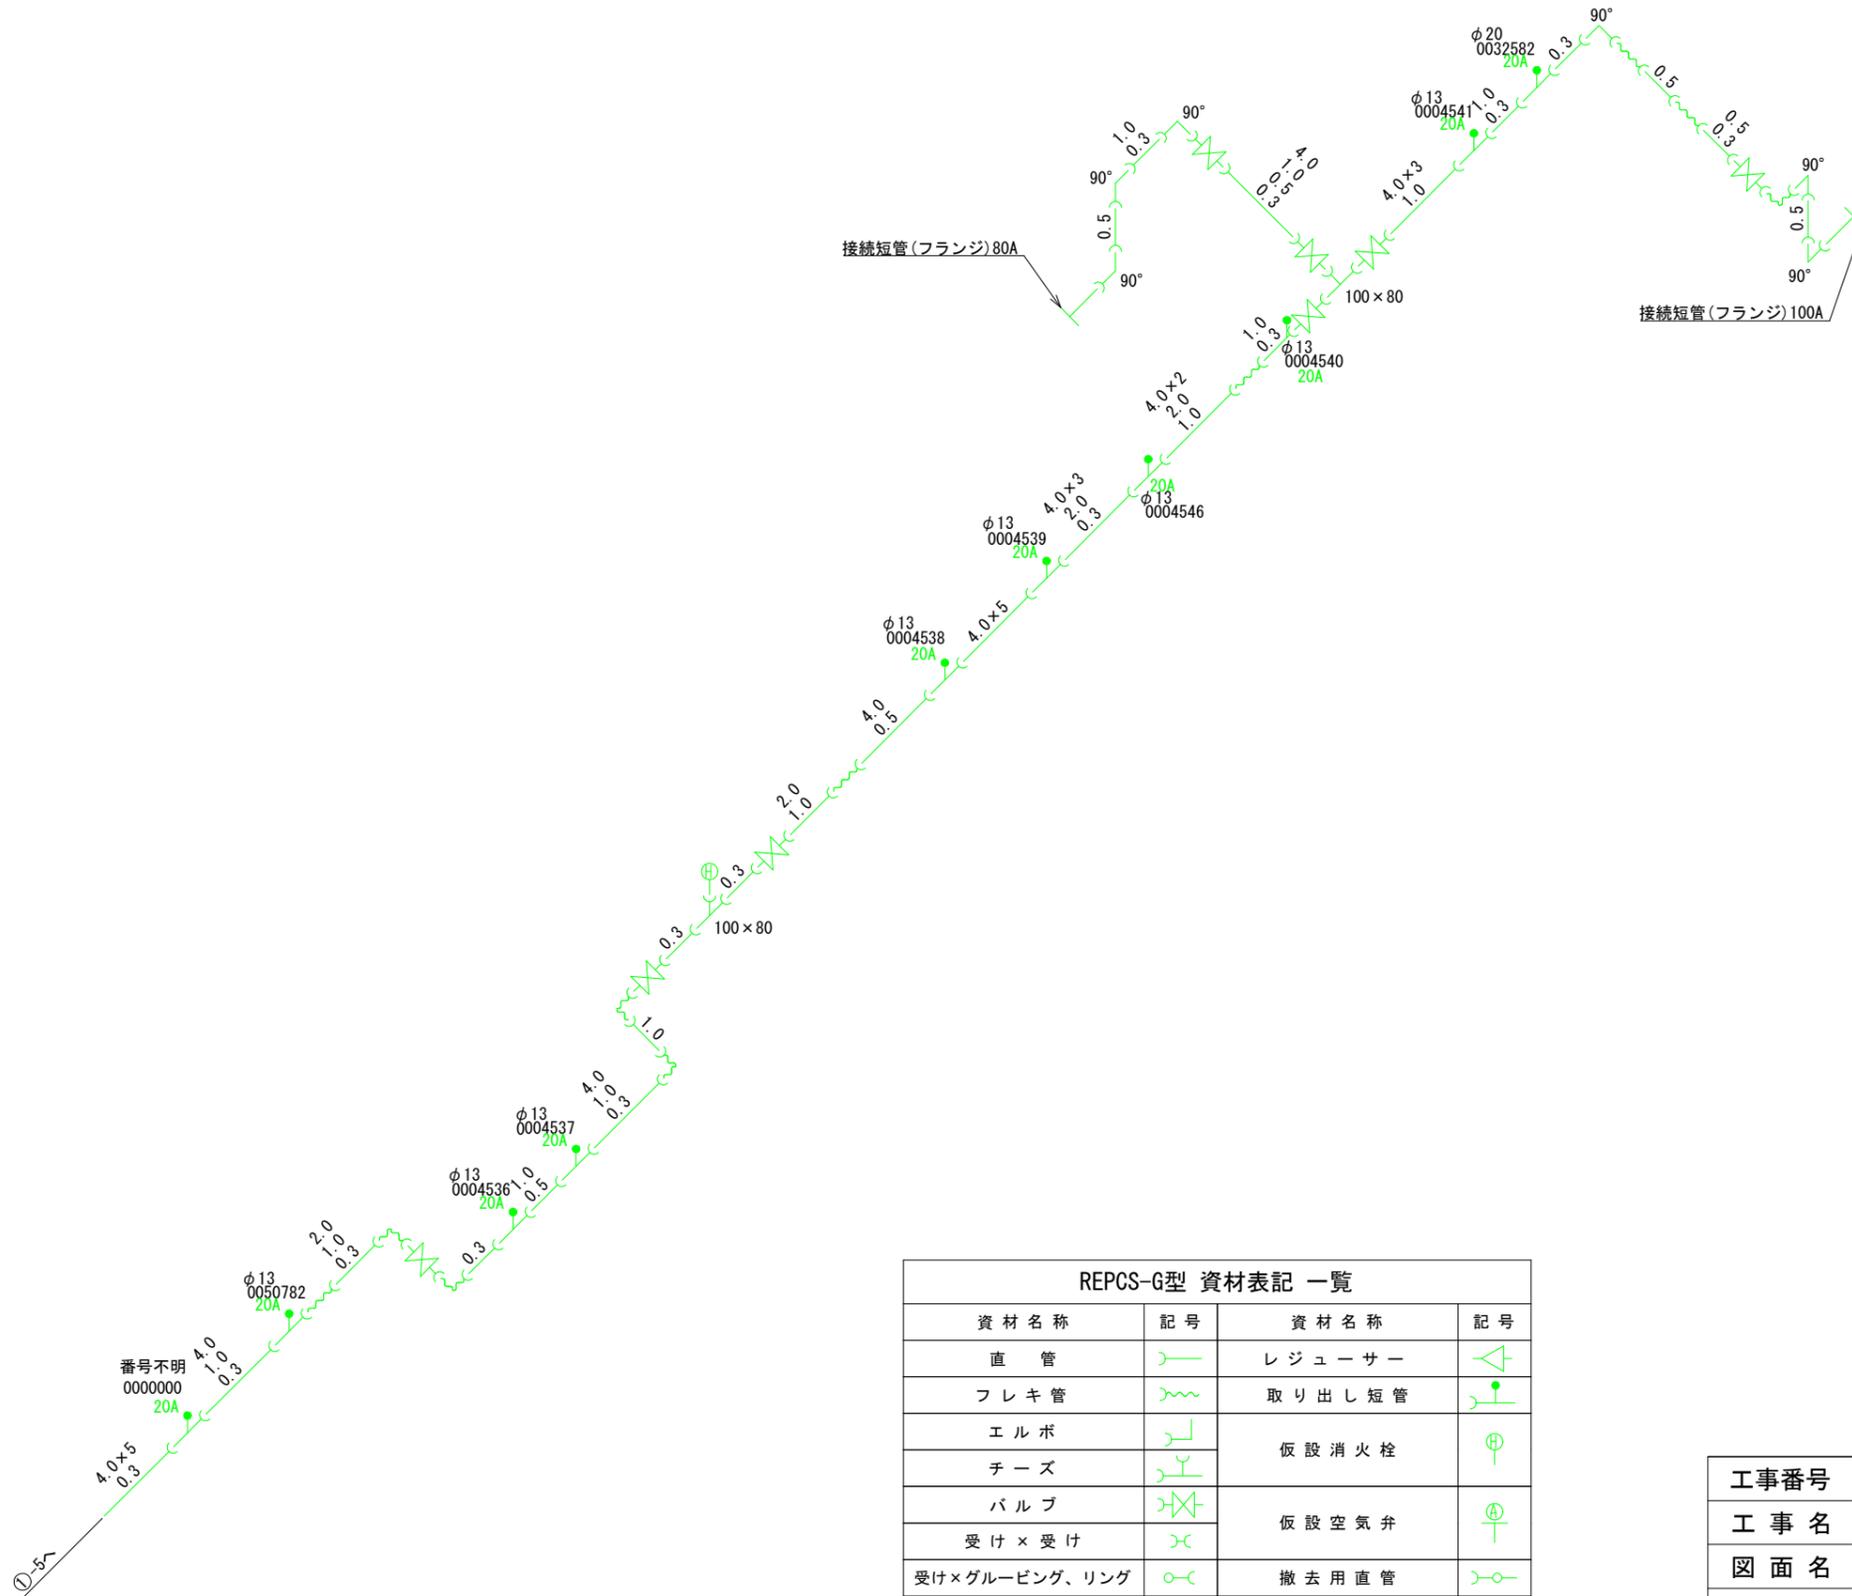


資材名称	記号	資材名称	記号
直管		レギュレーター	
フレキ管		取り出し短管	
エルボ		仮設消火栓	
チーズ		仮設空気弁	
バルブ		撤去用直管	
受け×受け			
受け×グルーピング、リング			
挿し×グルーピング、リング			

工事番号	令和5年度()第 建 5 号	
工事名	市道黒田小波田1号線配水管φ100mmほか更新工事	
図面名	仮設管配管図(5) 参考図	
施工場所	名張市 蔵持町芝出ほか 地内	
縮尺	S=1 : 250	図面番号
設計年月日		23 / 30
名 張 市 上 下 水 道 部		


土工標準断面図

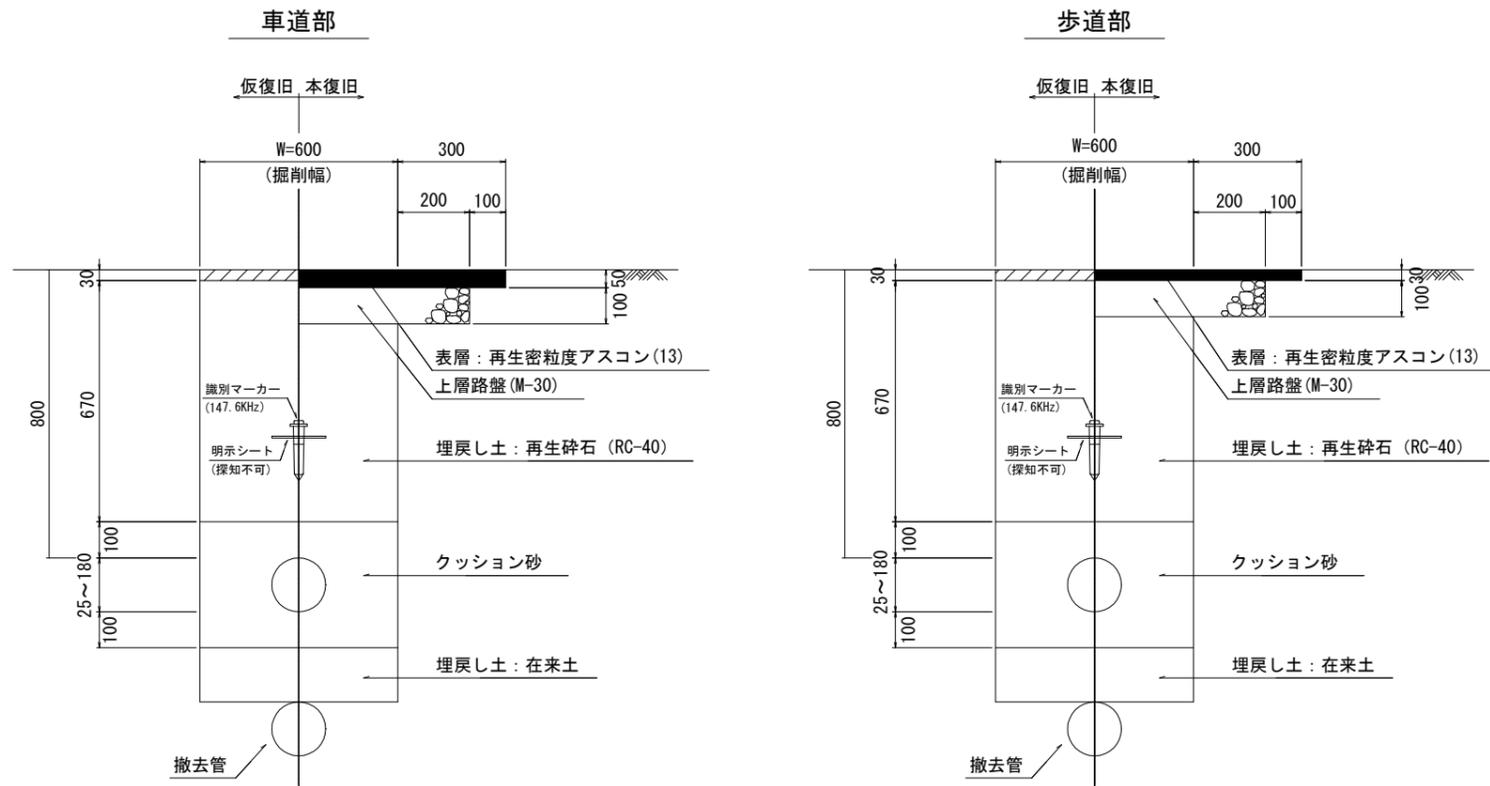

給水管布設標準図

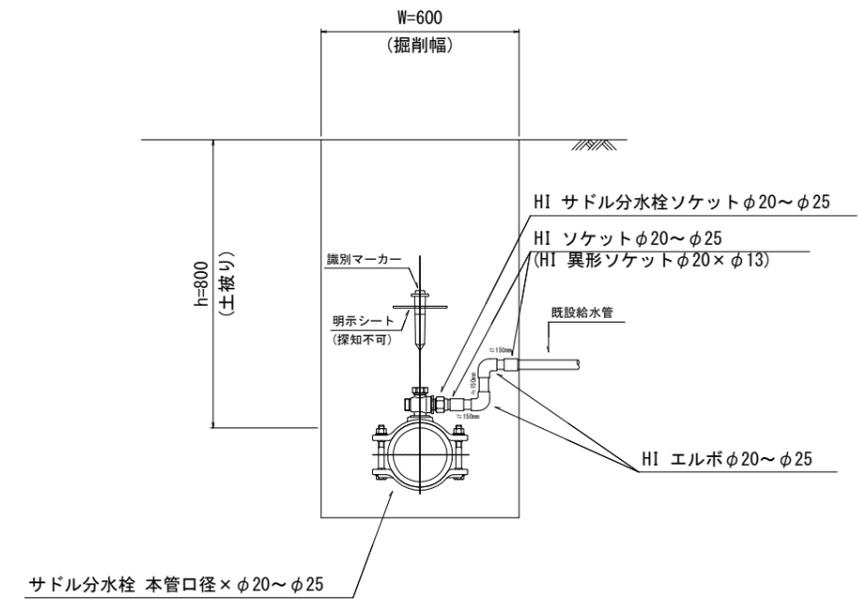


仮設給水管接続標準図

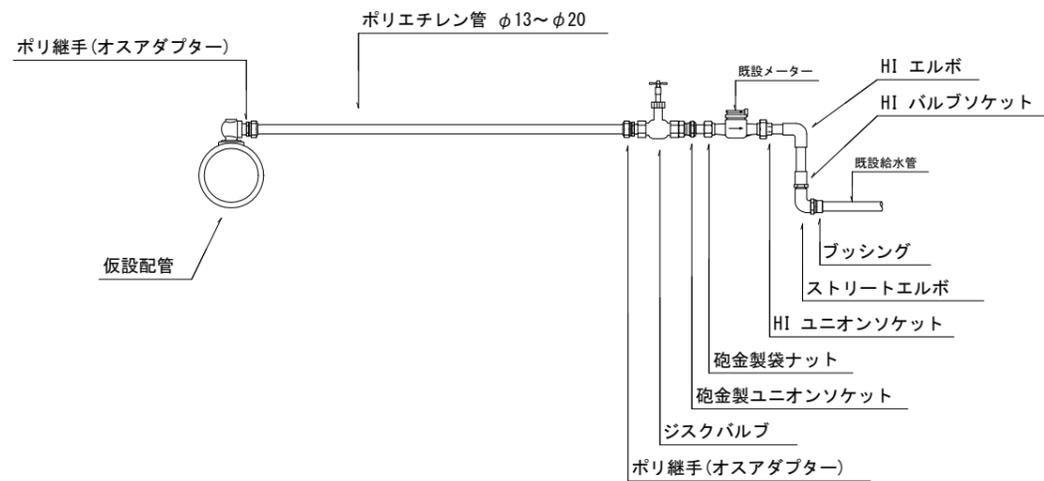

仮設配水管接続標準図



φ30～φ50

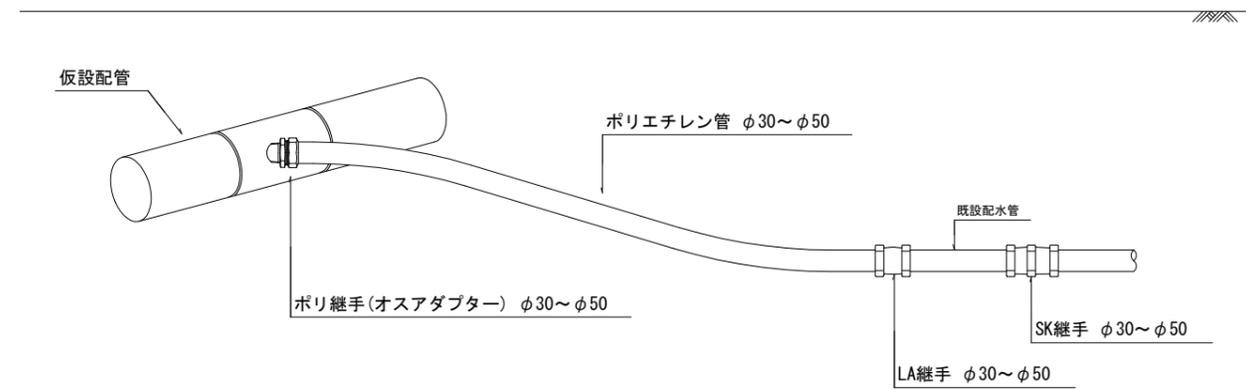



工事番号	令和5年度()第 建 5 号	
工事名	市道黒田小波田1号線配水管φ100mmほか更新工事	
図面名	各種標準図	
施工場所	名張市 蔵持町ほか 地内	
縮尺	S=1:10	図面番号
設計年月日		24/30
名 張 市 上 下 水 道 部		

各種弁栓室設置参考図(土被りH=80cm)



φ 50mm以下仕切弁

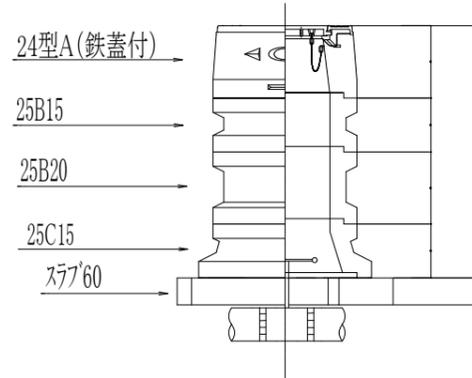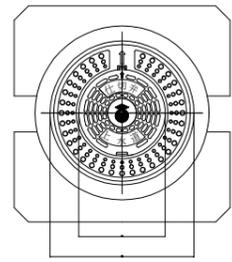



φ 75~150mm仕切弁

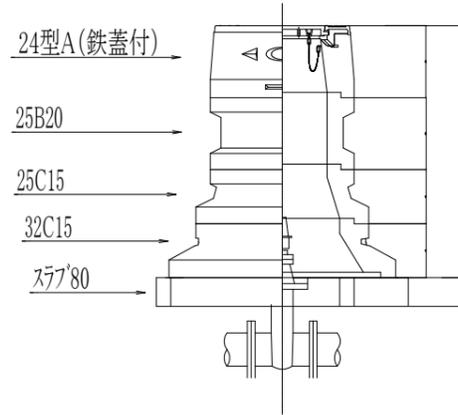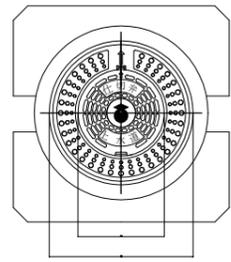



φ 200~300mm仕切弁

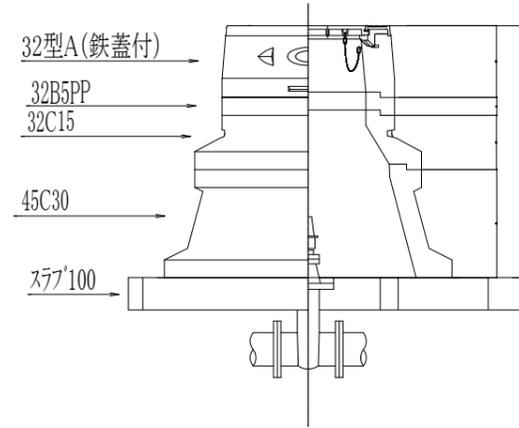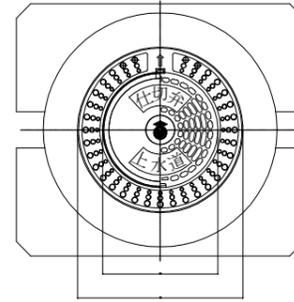



単口用消火栓

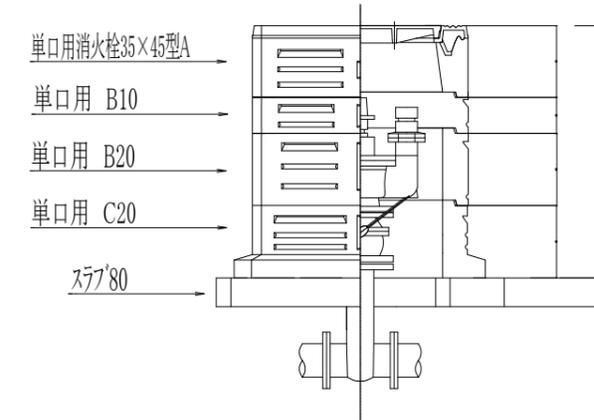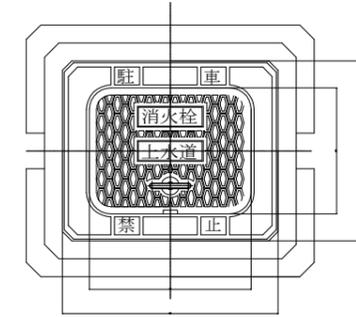



単口用空気弁

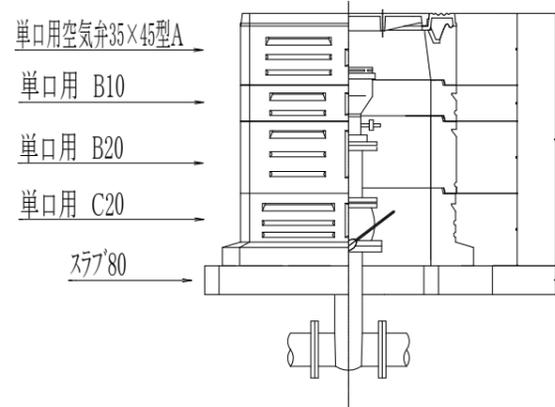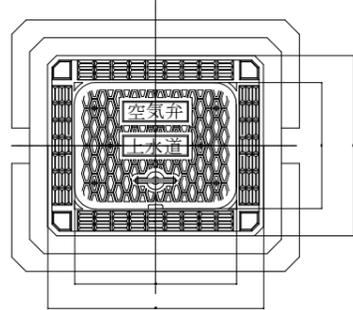

単口用消火栓
(セパレート型)

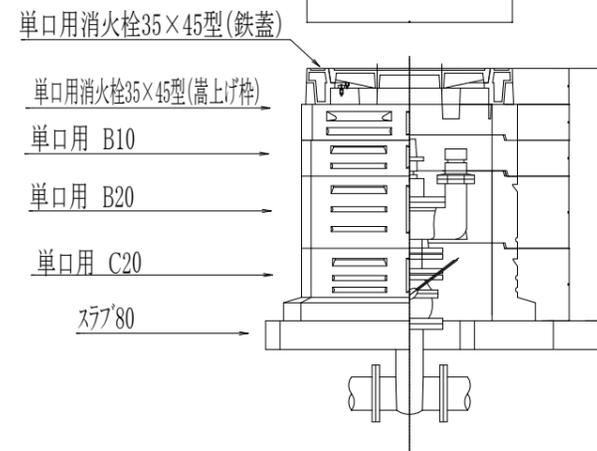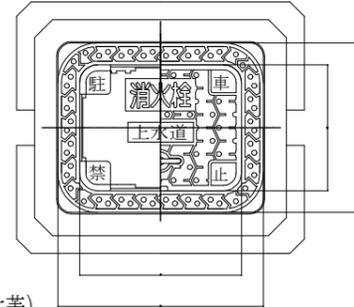


単口用空気弁
(セパレート型)

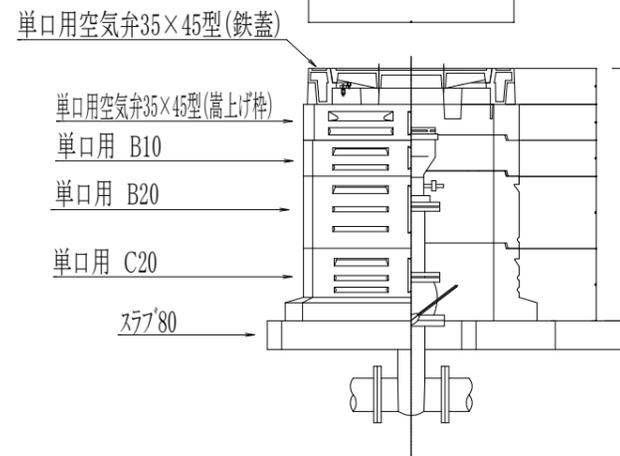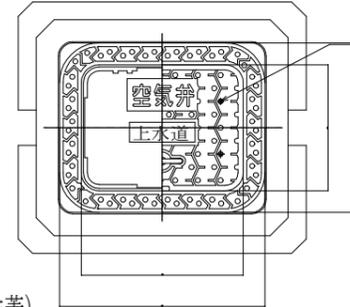

空気抜き穴
4-φ10

工事番号	令和5年度()第 建 5 号	
工事名	市道黒田小波田1号線配水管φ100mmほか更新工事	
図面名	ボックス組立図	
施工場所	名張市 蔵持町ほか 地内	
縮尺	S=Non	図面番号
設計年月日		25 / 30
名 張 市 上 下 水 道 部		


舗装復旧平面図 (1) S=1:250

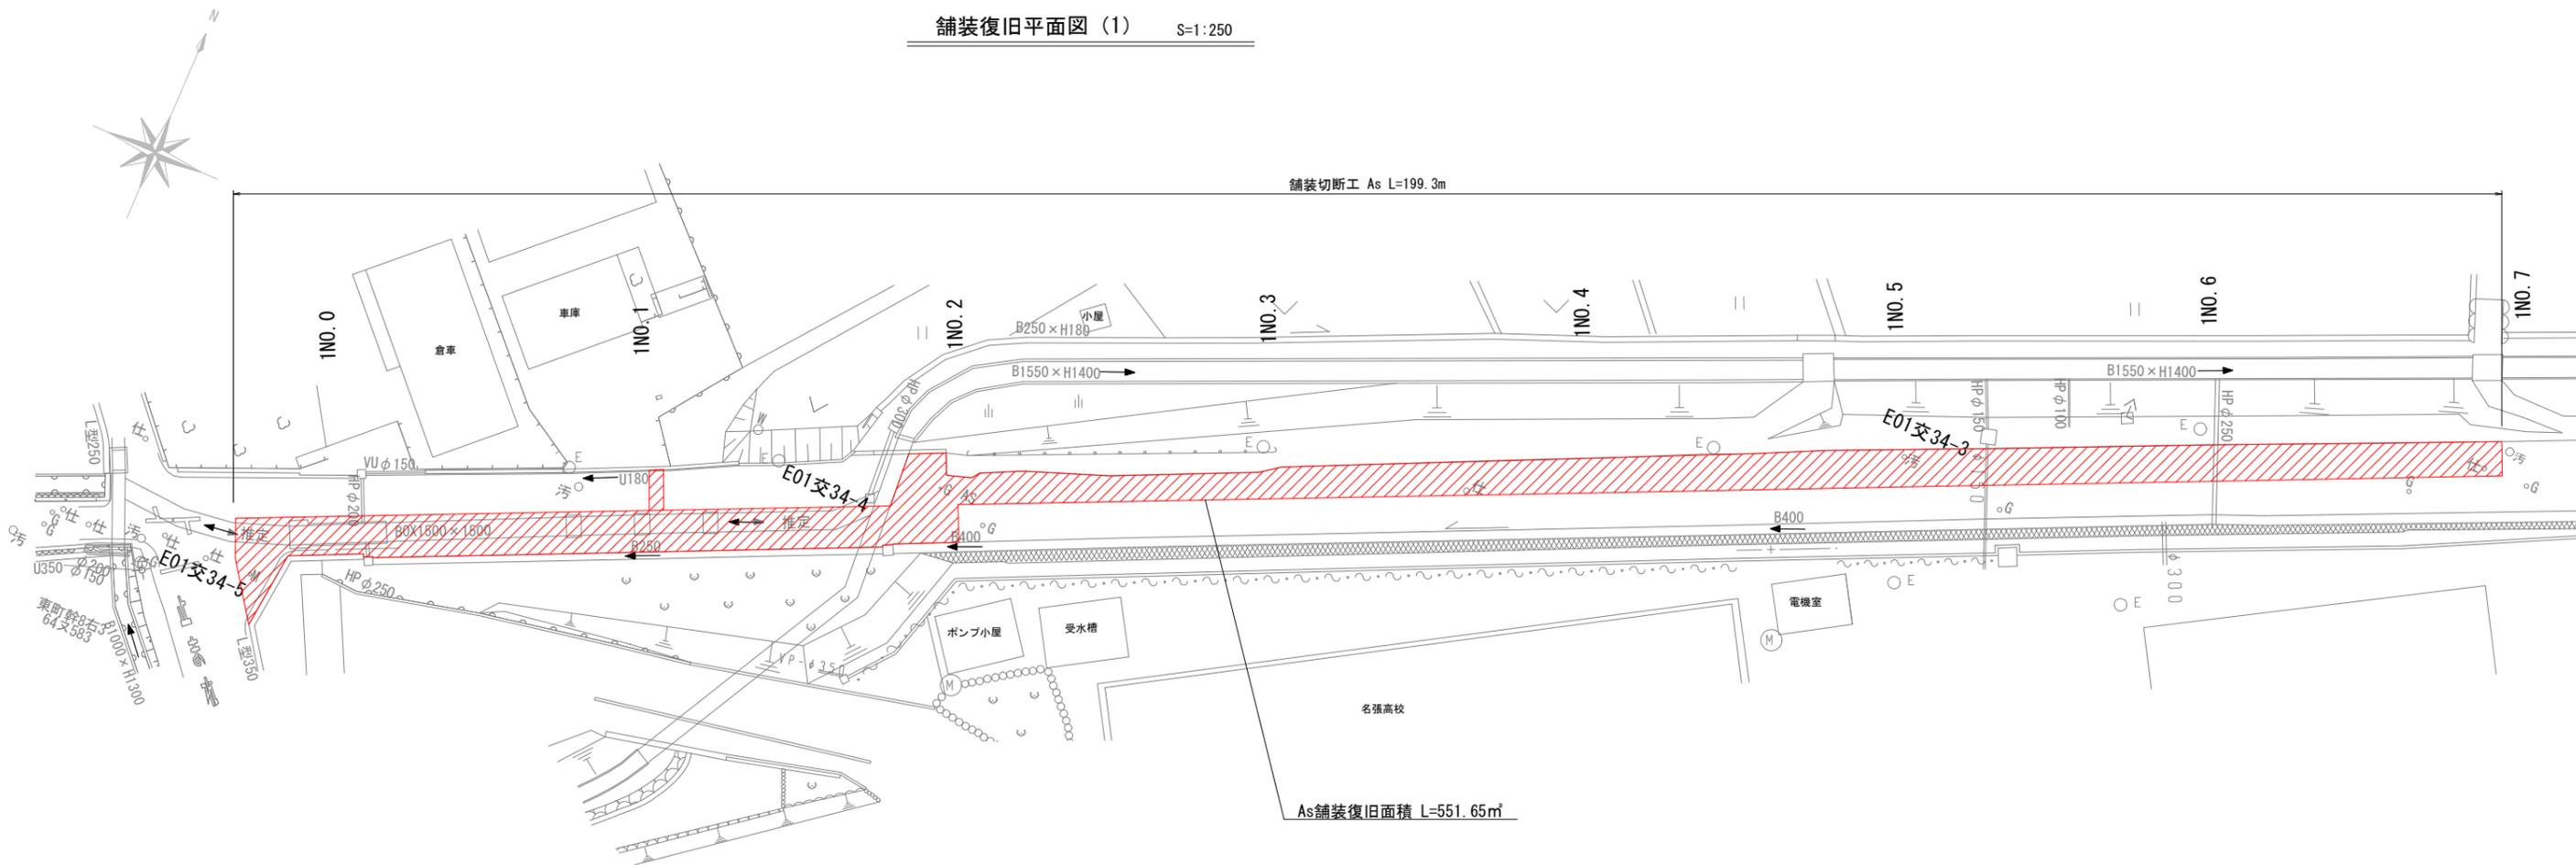

路線①-1

工事番号	令和5年度()第 建 5 号	
工事名	市道黒田小波田1号線配水管φ100mmほか更新工事	
図面名	舗装復旧平面図(1)	
施工場所	名張市 蔵持町芝出ほか 地内	
縮尺	S=1:250	図面番号
設計年月日		26 / 30
名 張 市 上 下 水 道 部		


舗装復旧平面図 (2) S=1:250

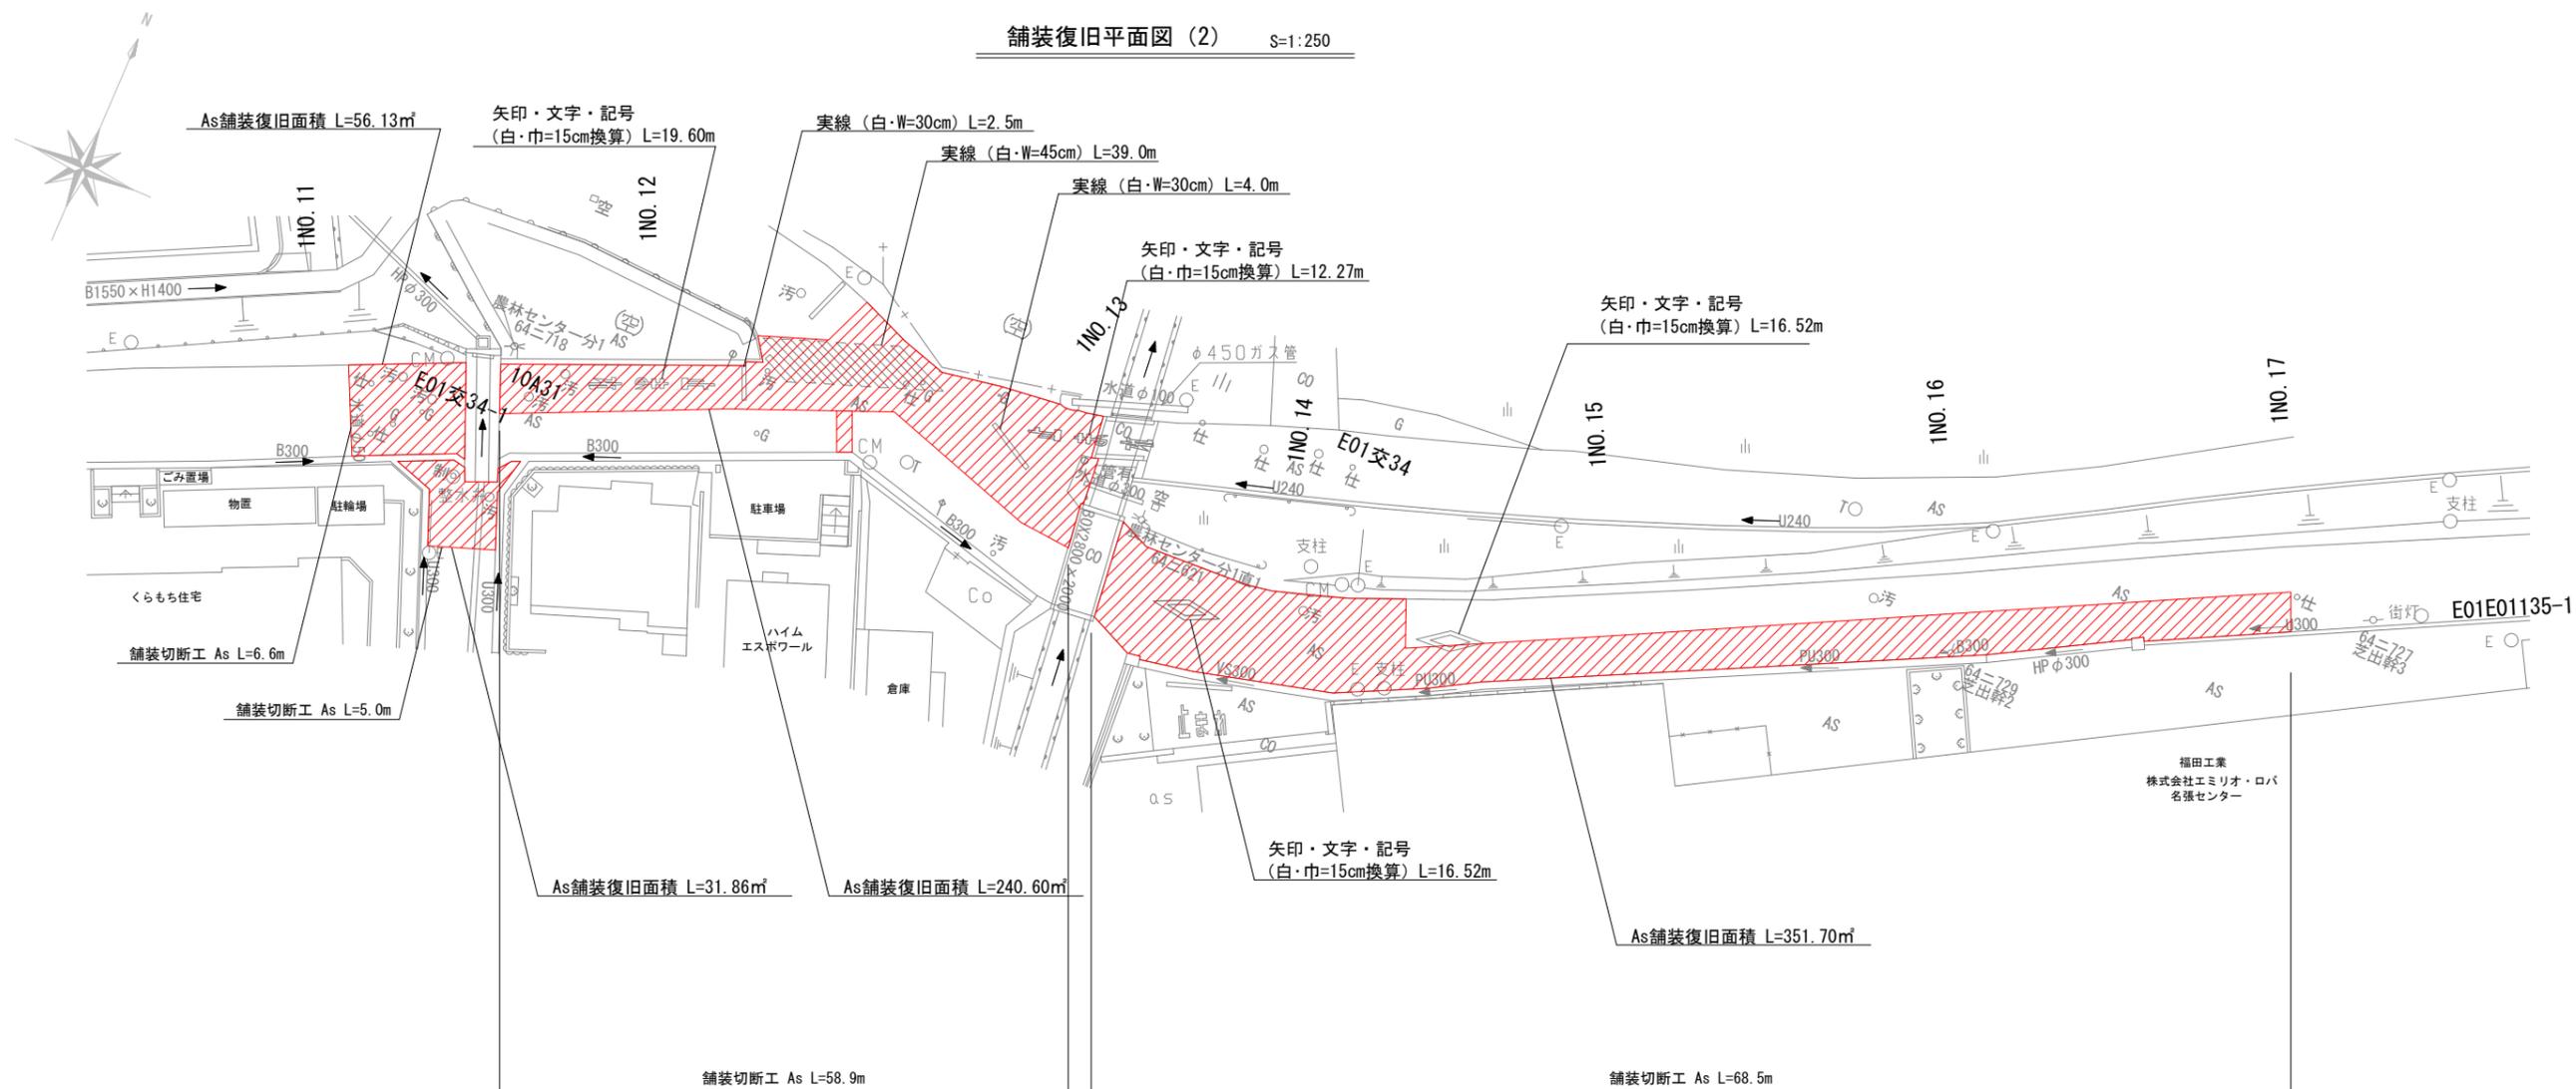

路線①-2

工事番号	令和5年度()第 建 5 号	
工事名	市道黒田小波田1号線配水管φ100mmほか更新工事	
図面名	舗装復旧平面図(2)	
施工場所	名張市 蔵持町芝出ほか 地内	
縮尺	S=1:250	図面番号
設計年月日		27 / 30
名 張 市 上 下 水 道 部		


舗装復旧平面図 (3) S=1:250

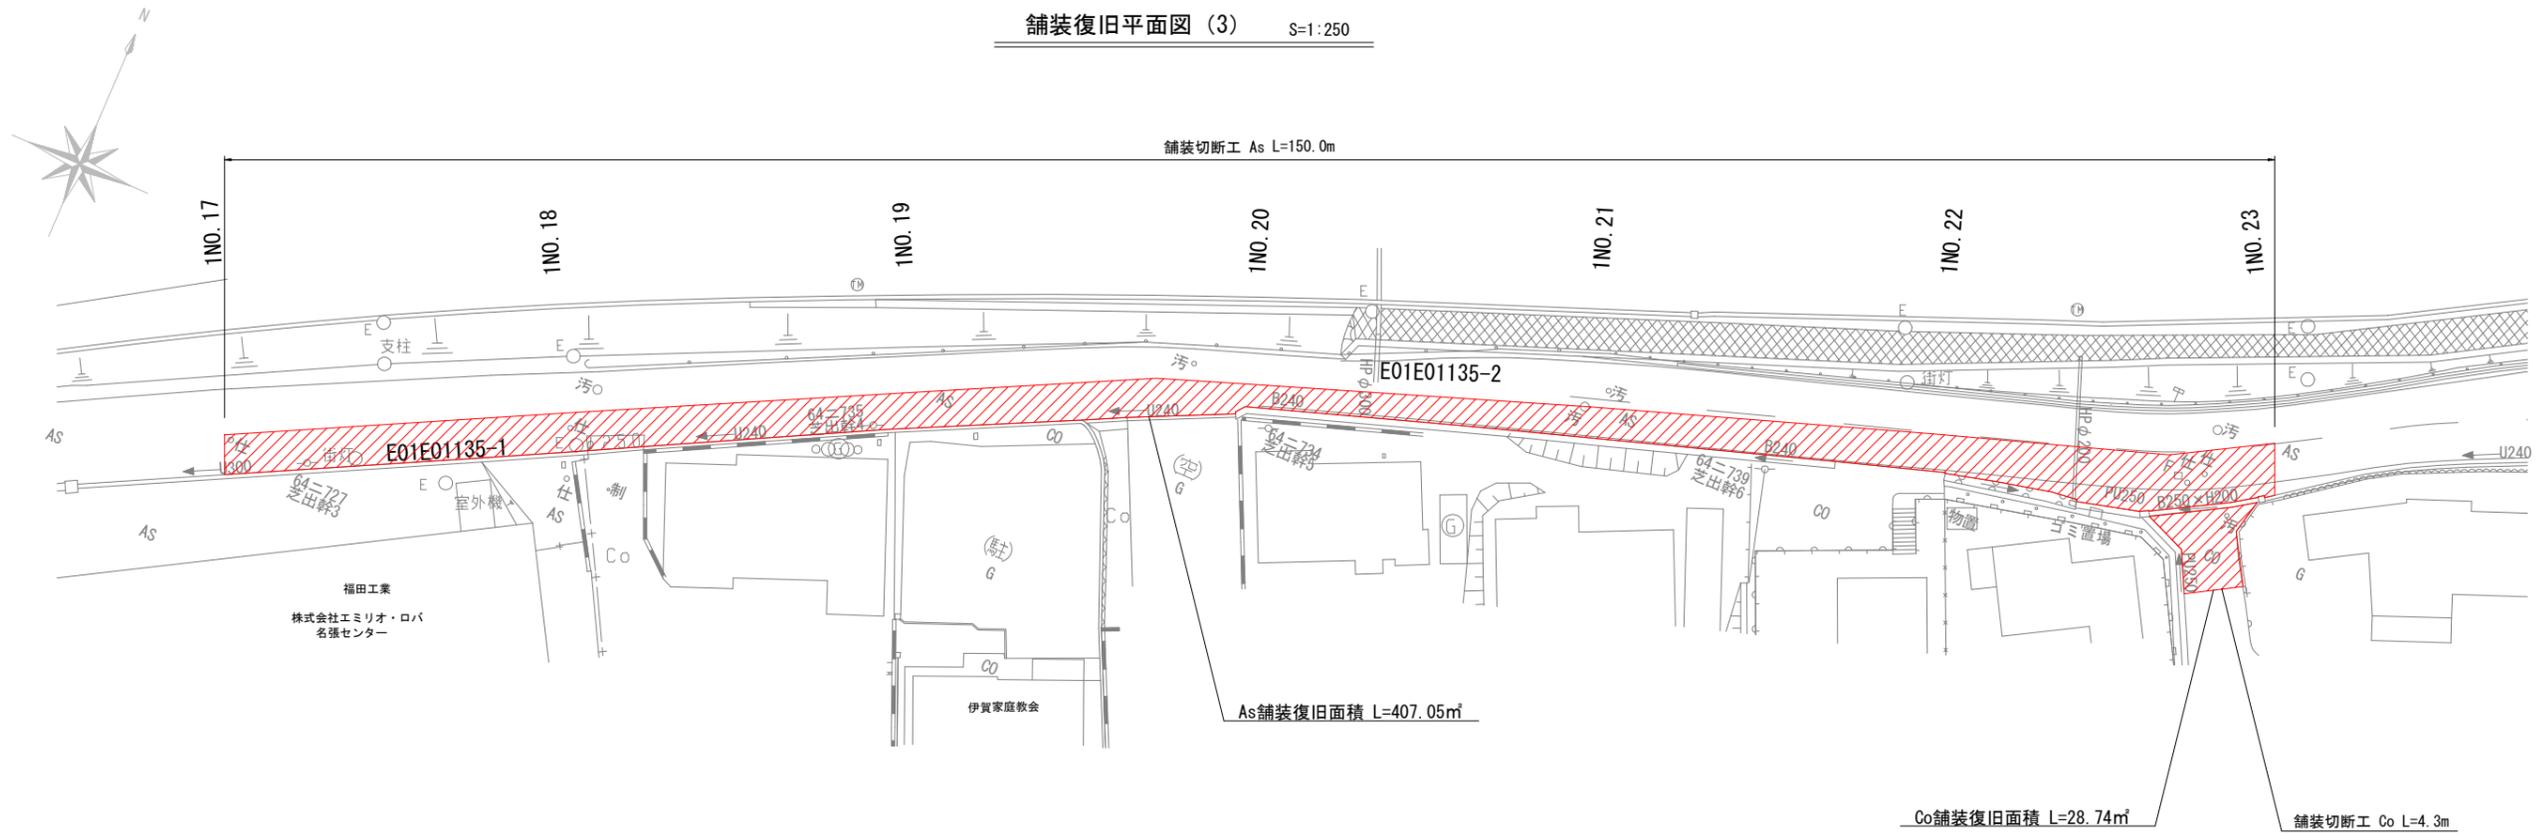

路線①-3

工事番号	令和5年度()第 建 5 号	
工事名	市道黒田小波田1号線配水管φ100mmほか更新工事	
図面名	舗装復旧平面図(3)	
施工場所	名張市 蔵持町芝出ほか 地内	
縮尺	S=1:250	図面番号
設計年月日		28 / 30
名 張 市 上 下 水 道 部		


舗装復旧平面図 (4) S=1:250

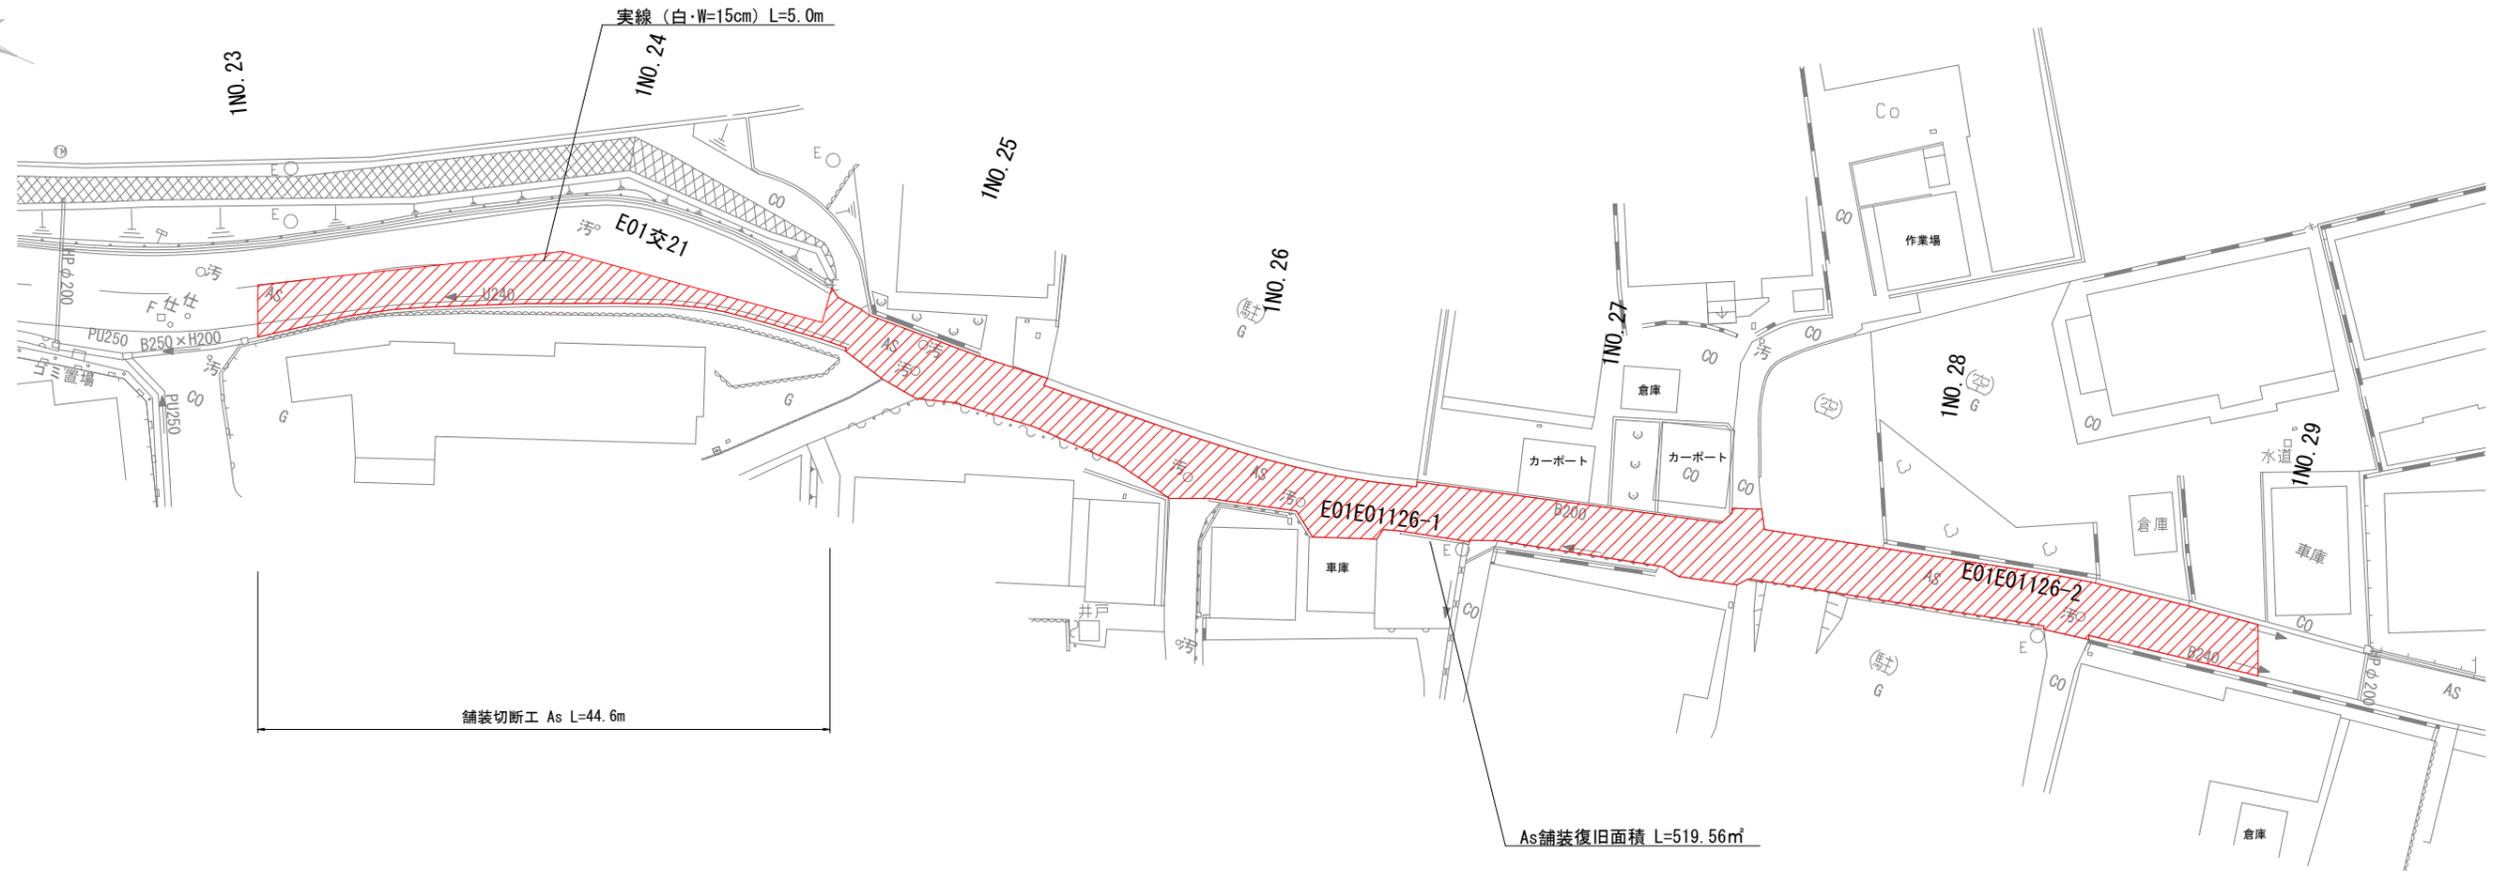

路線①-4

工事番号	令和 5 年度 () 第 建 5 号	
工事名	市道黒田小波田1号線配水管φ100mmほか更新工事	
図面名	舗装復旧平面図(4)	
施工場所	名張市 蔵持町芝出ほか 地内	
縮尺	S=1:250	図面番号
設計年月日		29 / 30
名 張 市 上 下 水 道 部		


舗装復旧平面図 (5) S=1:250

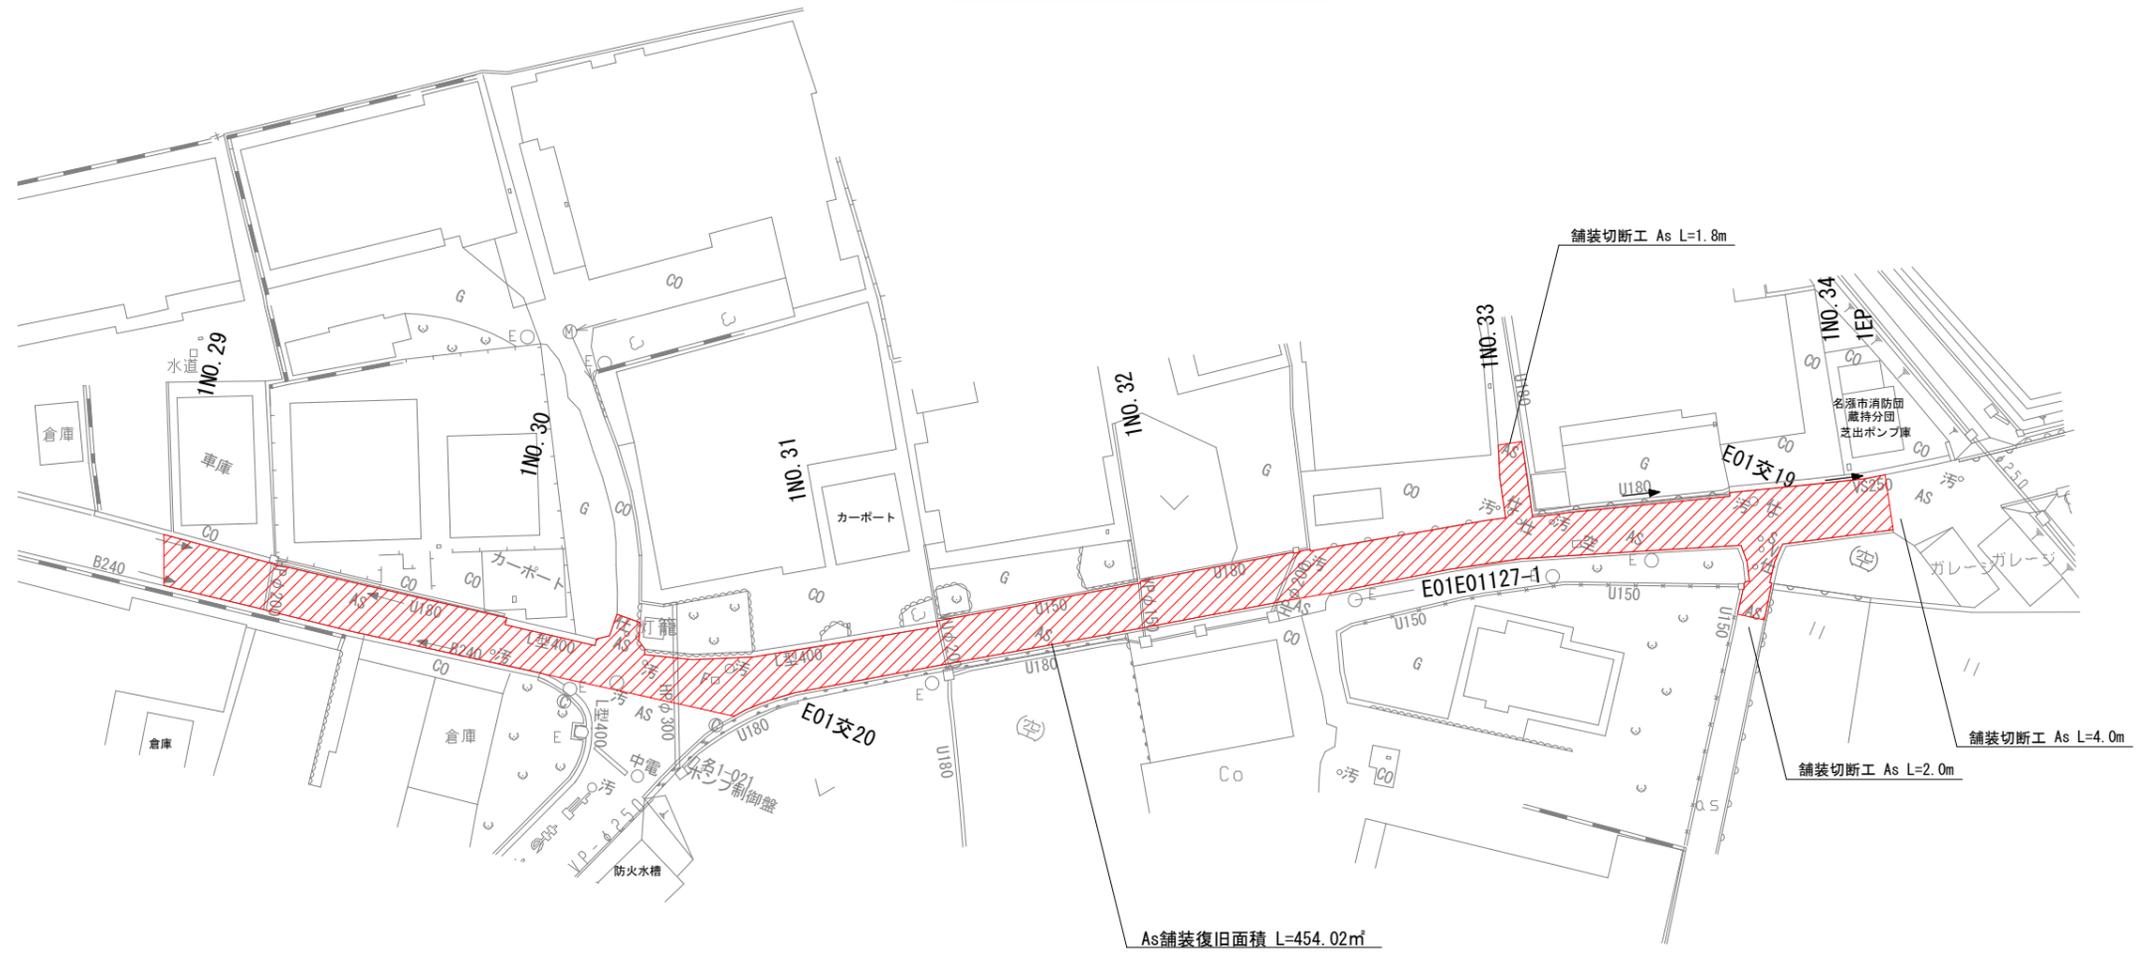

路線①-5


工事番号	令和5年度()第 建 5 号	
工事名	市道黒田小波田1号線配水管φ100mmほか更新工事	
図面名	舗装復旧平面図(5)	
施工場所	名張市 蔵持町芝出ほか 地内	
縮尺	S=1:250	図面番号
設計年月日		30 / 30
名 張 市 上 下 水 道 部		

本設位置図 S=1:1000

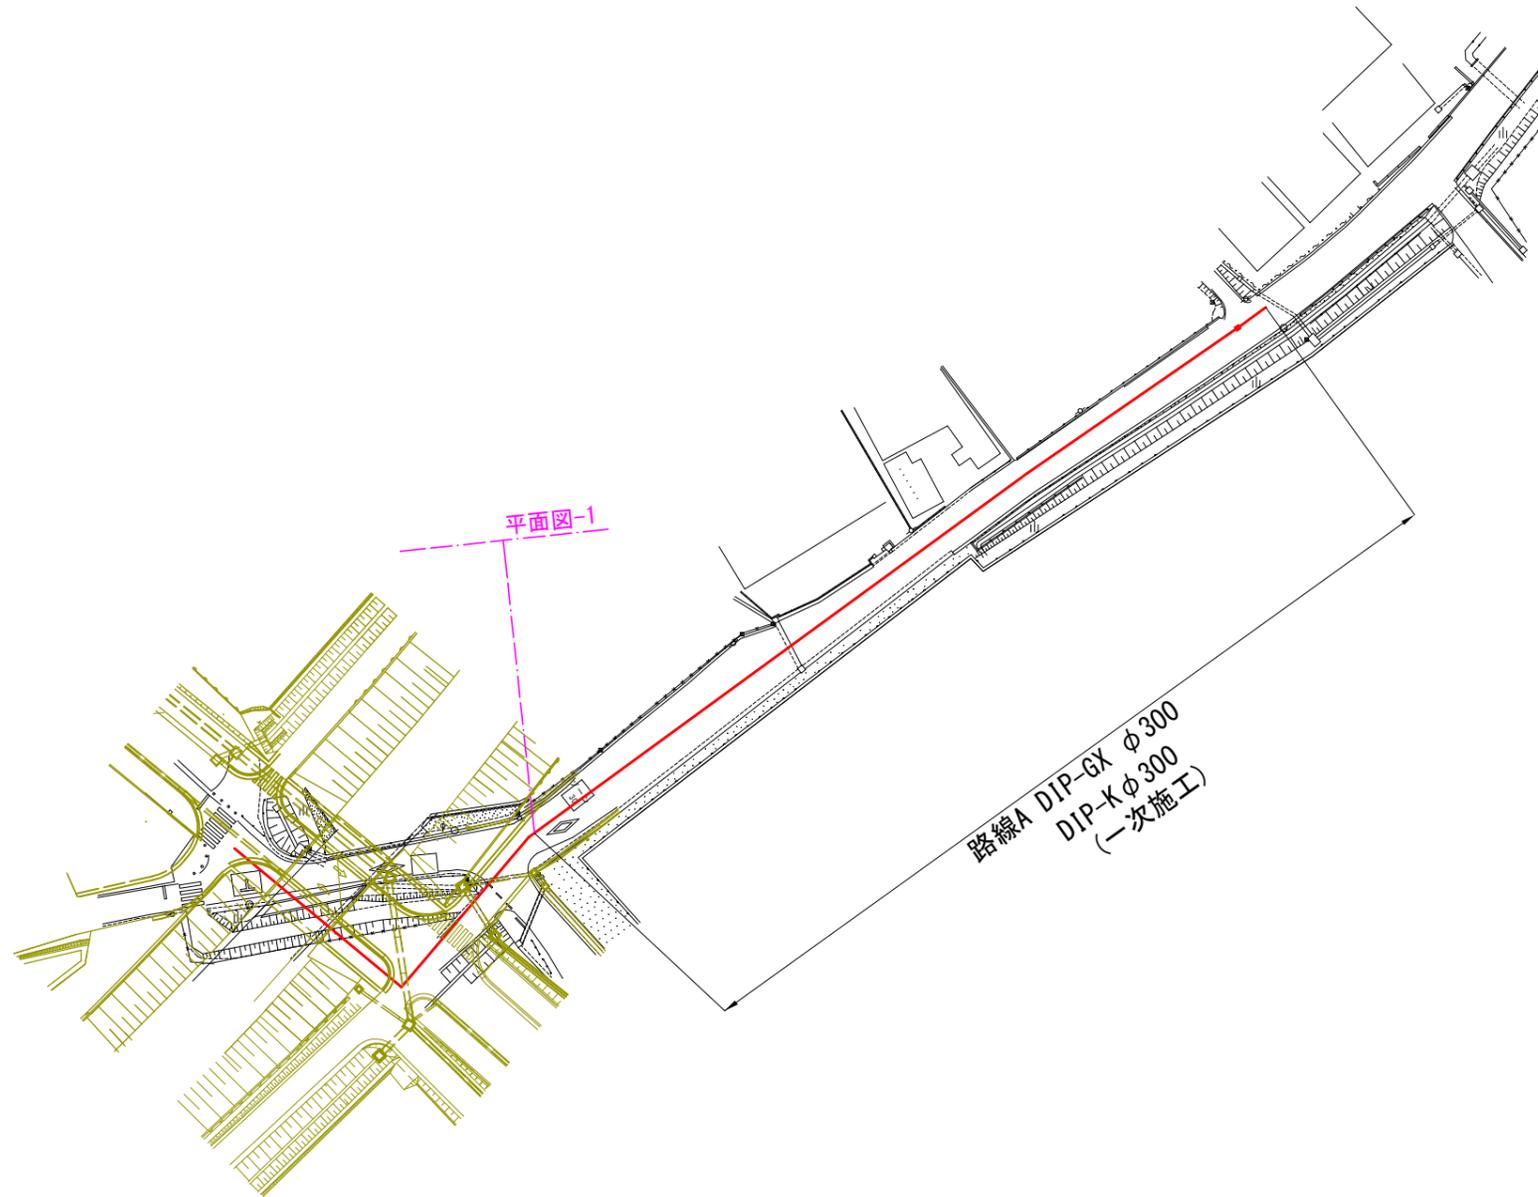


工事番号	令和5年度()第 建 5 号	
工事名	市道黒田小波田1号線配水管φ100mmほか更新工事	
図面名	本設位置図	
施工場所	蔵持町芝出ほか 地内	
縮尺	S = 1 : 1000	図面番号
設計年月日		31
名 張 市 上 下 水 道 部		

本設平面図-1 S=1:500

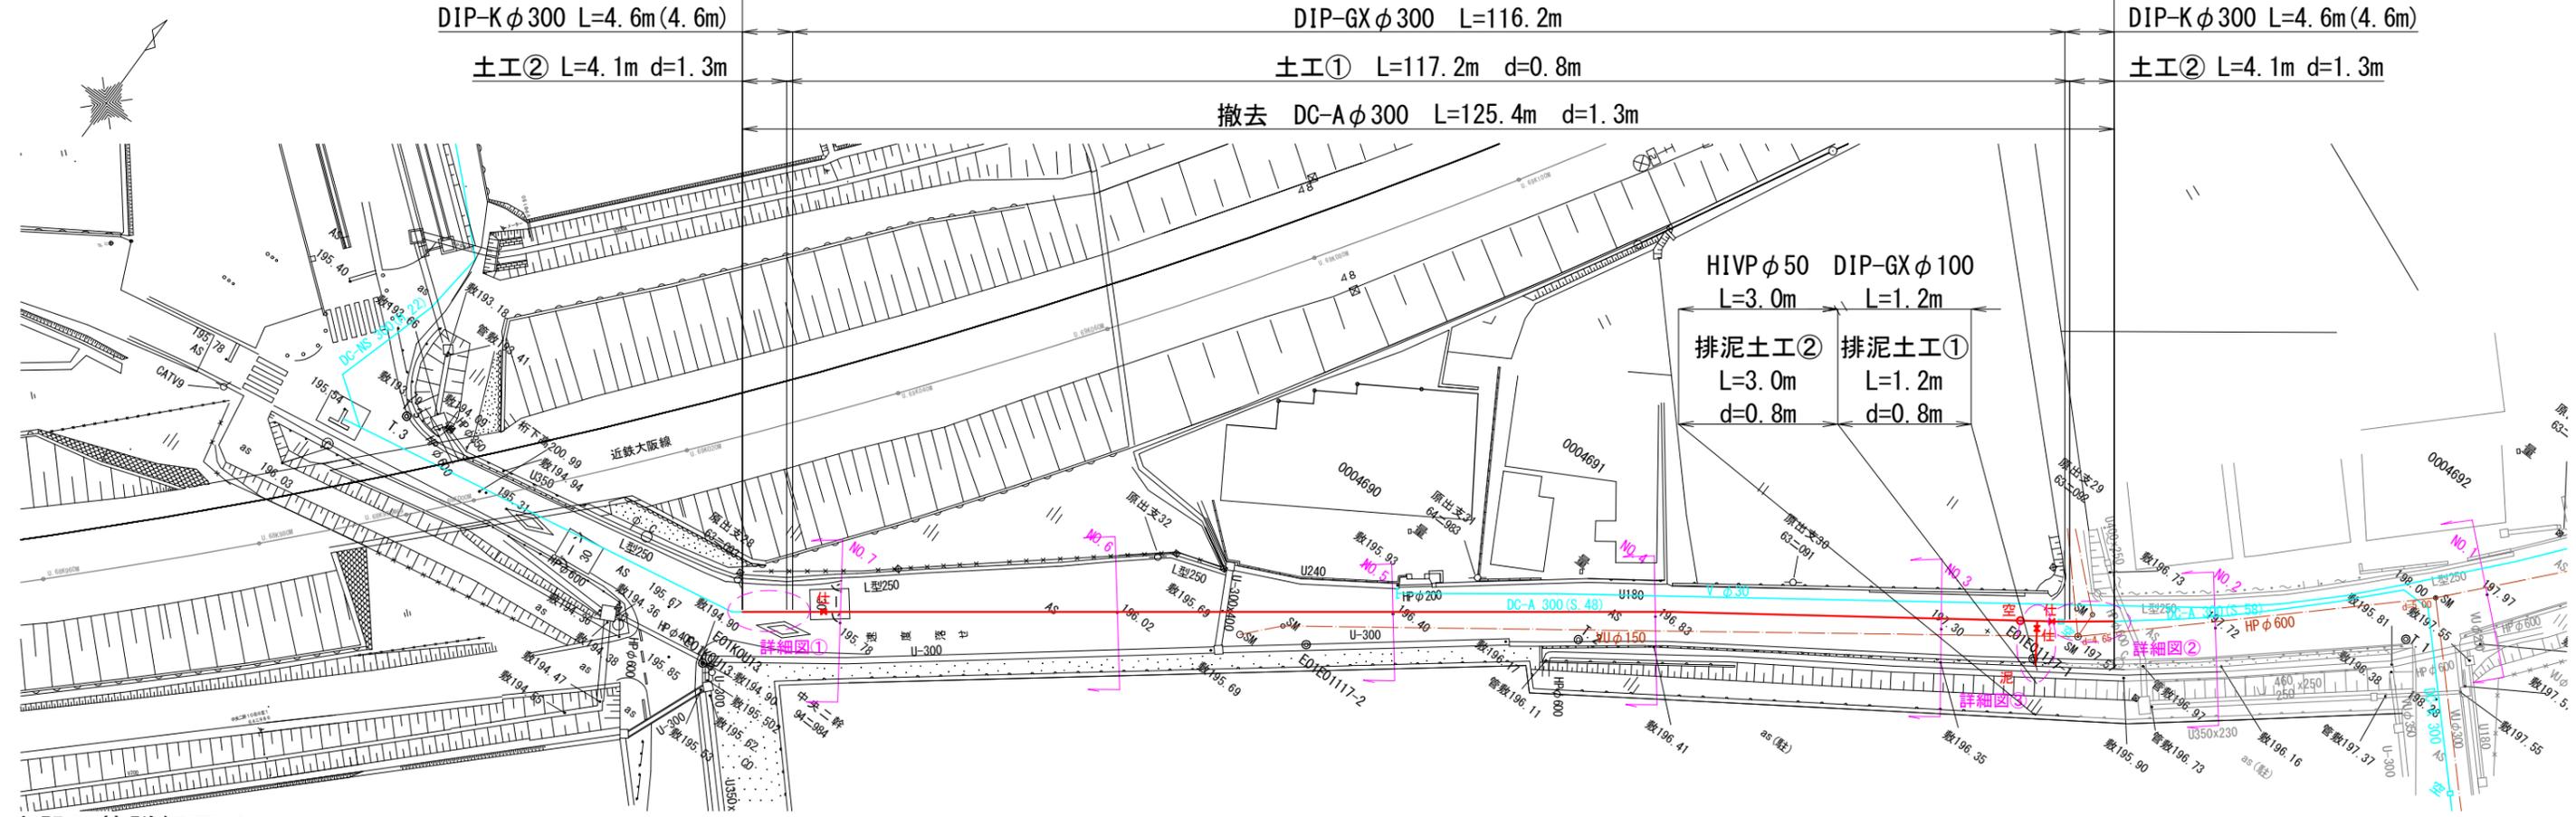

本設配管詳細図-1 S=NO SCALE

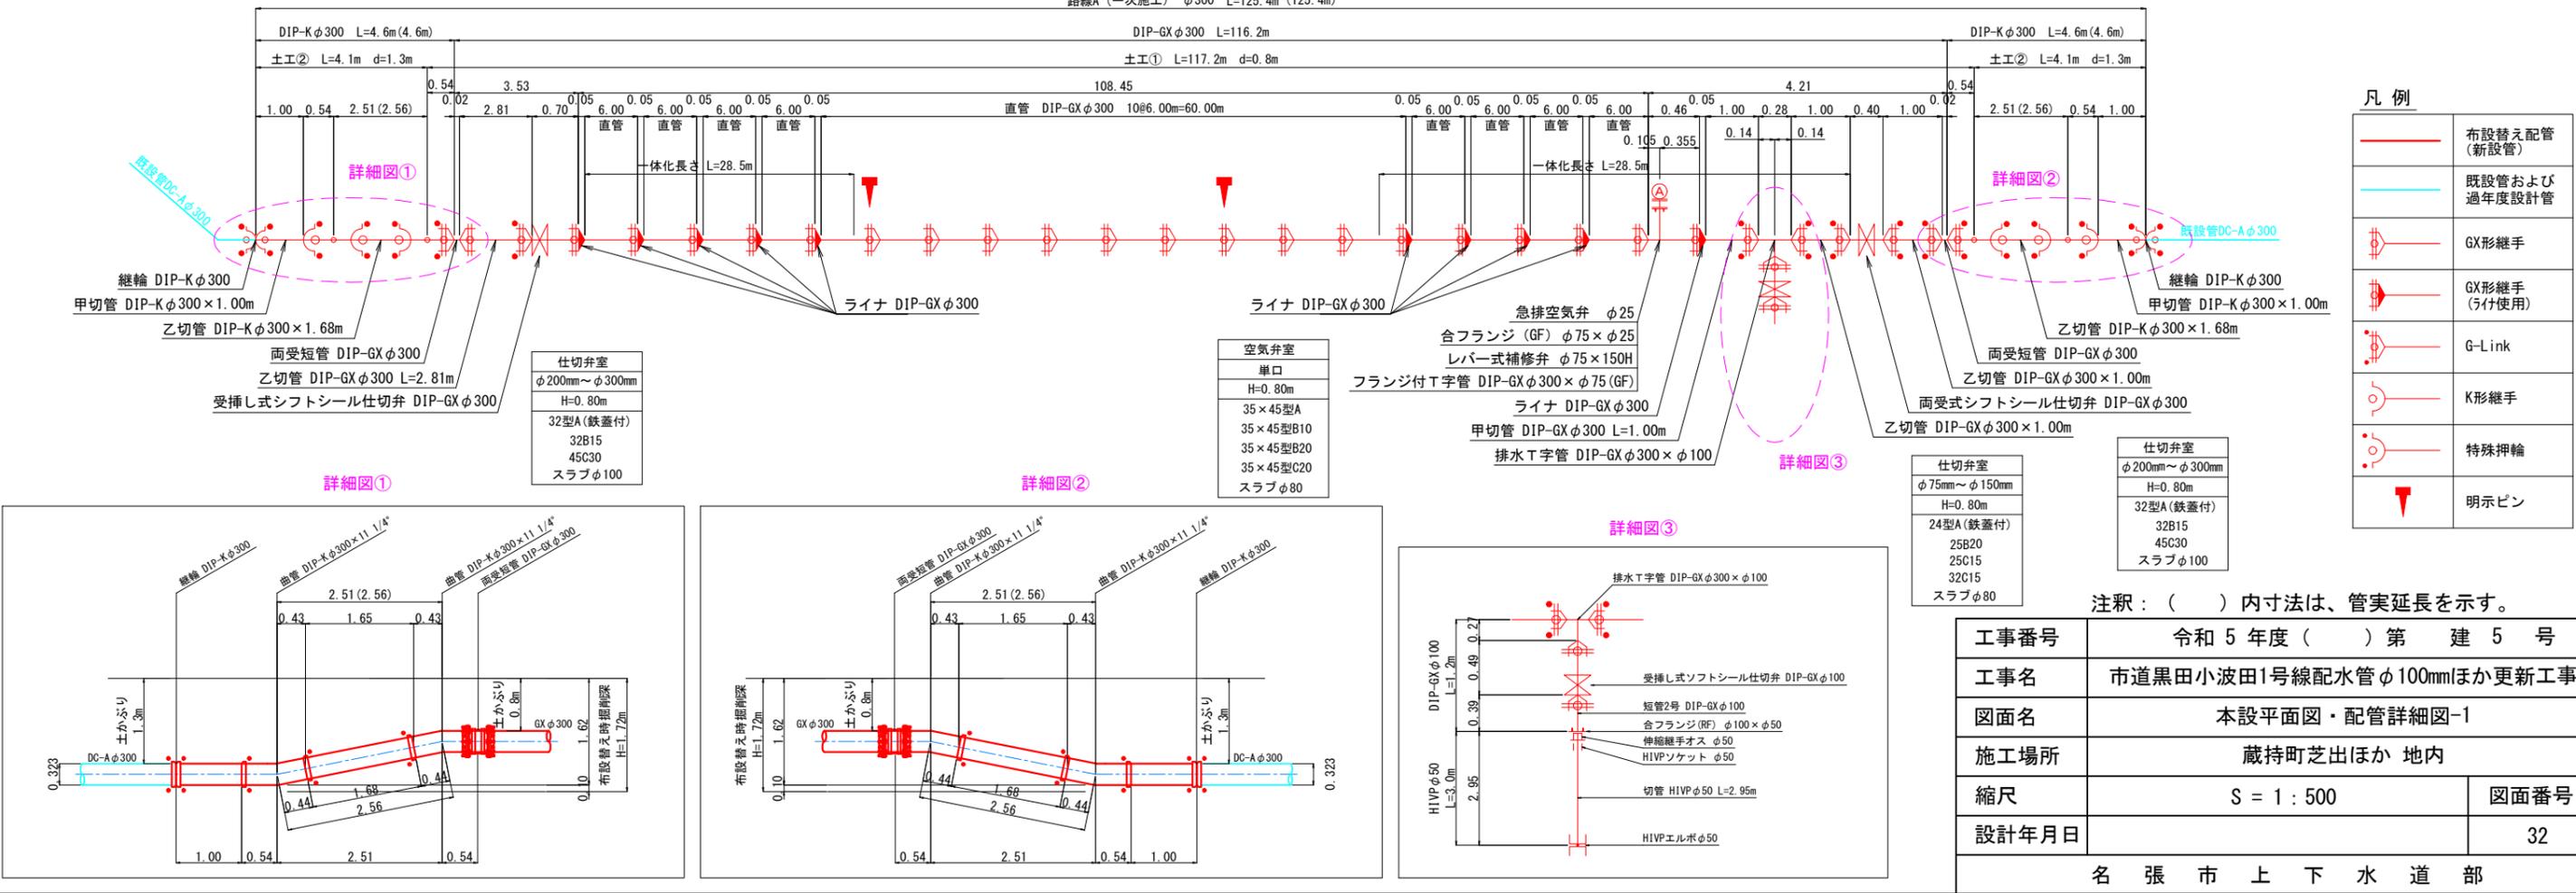








凡例

	布設替え配管 (新設管)
	既設管および過年度設計管
	GX形継手
	GX形継手 (ラ付使用)
	G-Link
	K形継手
	特殊押輪
	明示ピン

注釈: () 内寸法は、管実延長を示す。

工事番号	令和5年度()第 建5号	
工事名	市道黒田小波田1号線配水管φ100mmほか更新工事	
図面名	本設平面図・配管詳細図-1	
施工場所	蔵持町芝出ほか 地内	
縮尺	S = 1 : 500	図面番号
設計年月日		32
名張市上下水道部		

横断面図-1 S=1:200

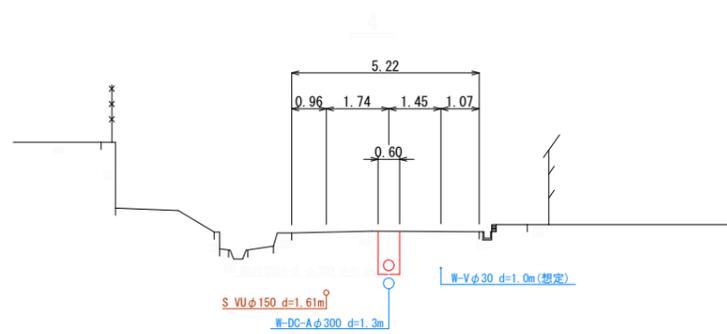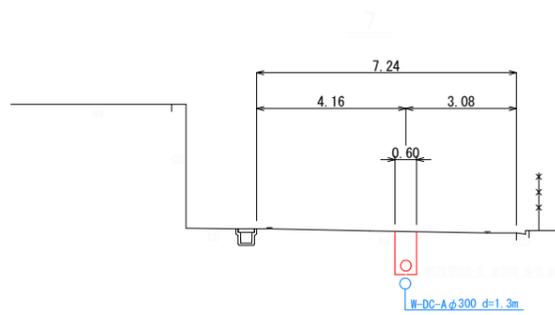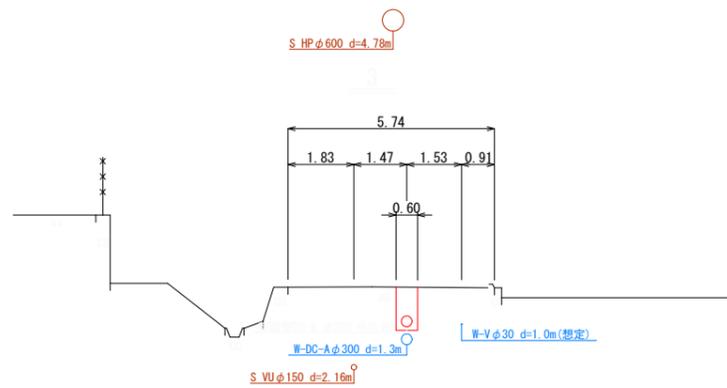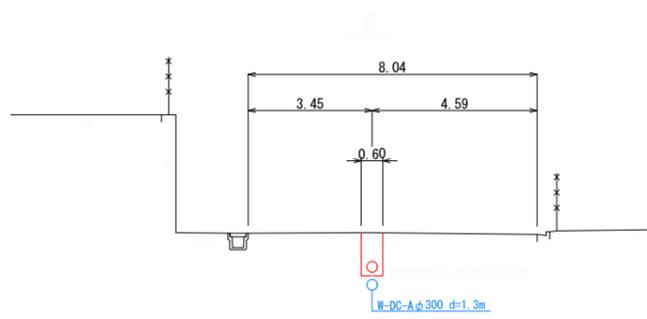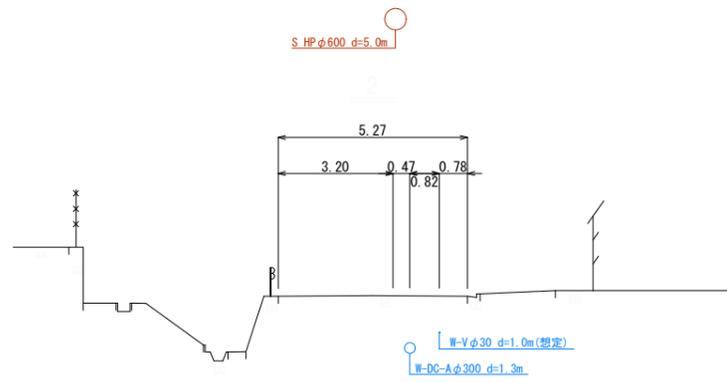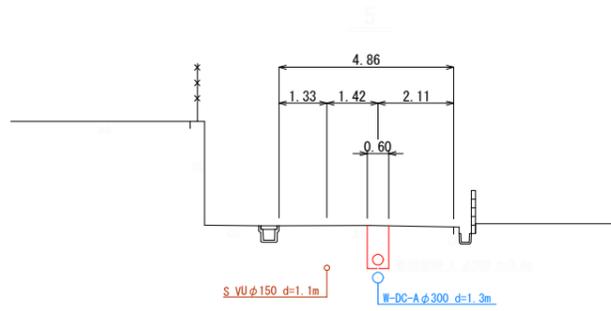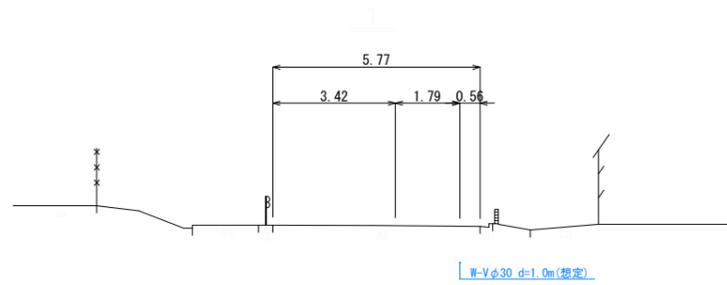

工事番号	令和5年度()第 建 5 号	
工事名	市道黒田小波田1号線配水管φ100mmほか更新工事	
図面名	横断面図-1	
施工場所	蔵持町芝出ほか 地内	
縮尺	S = 1 : 200	図面番号
設計年月日		
名 張 市 上 下 水 道 部		


各種標準図

S=1:NON


弁室標準図

H=800mm


φ50mm以下仕切弁

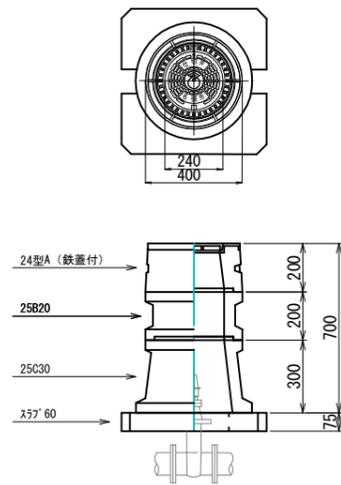


φ75~150mm仕切弁

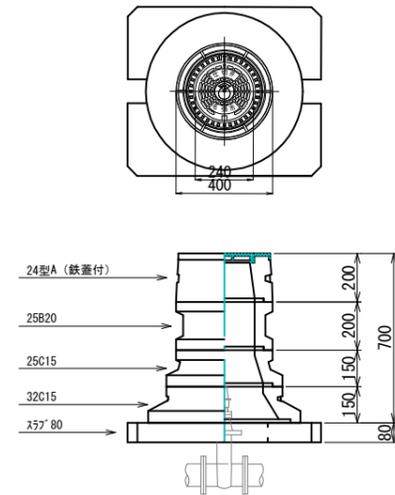

φ200~300mm仕切弁

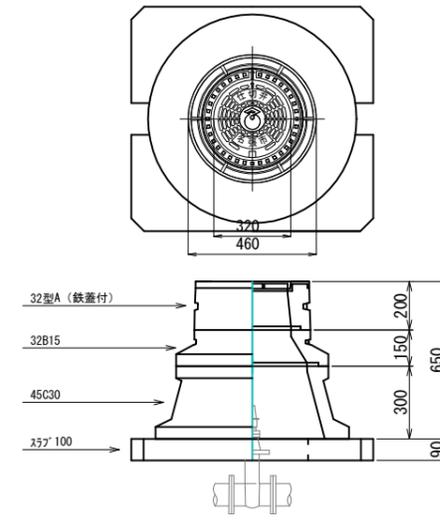


単口用消火栓・空気弁
(セパレート型)

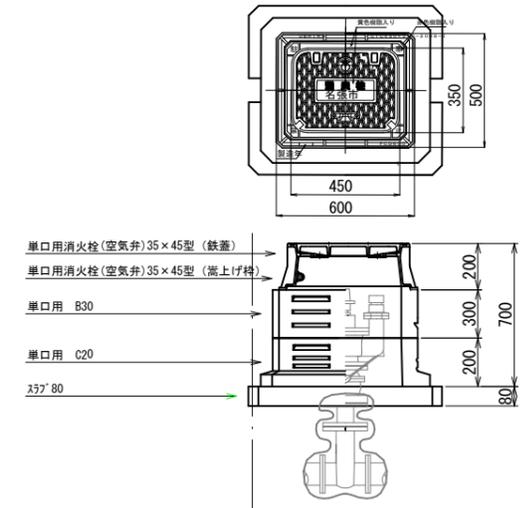

(参考図)


工事番号	令和5年度()第 建 5 号	
工事名	市道黒田小波田1号線配水管φ100mmほか更新工事	
図面名	各種標準図	
施工場所	蔵持町芝出ほか 地内	
縮尺	S = 1 : NO Scale	図面番号
設計年月日		34
名 張 市 上 下 水 道 部		

仮復旧 (市道)

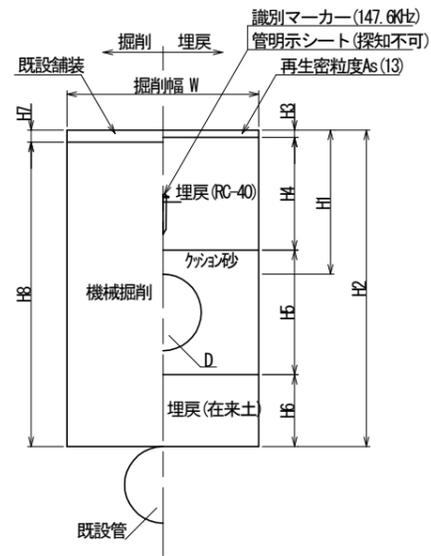


路線A (一次施工)

市道(車道)
二級・その他
アスファルト舗装 一般道・歩道乗入部

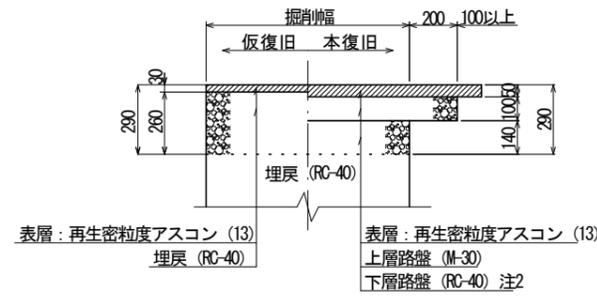


路線B (二次施工) 注1


市道(車道)
一級
アスファルト舗装 幹線

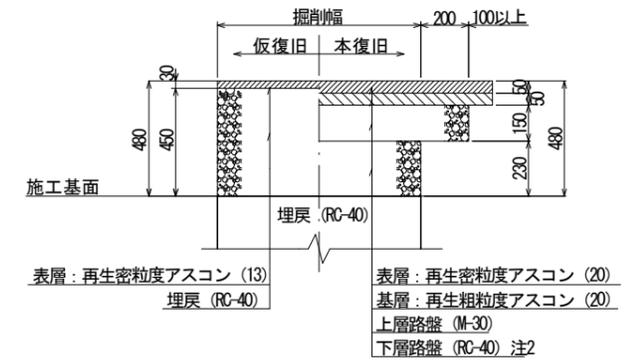

市道(車道)
二級・その他
アスファルト舗装 一般道・歩道乗入部

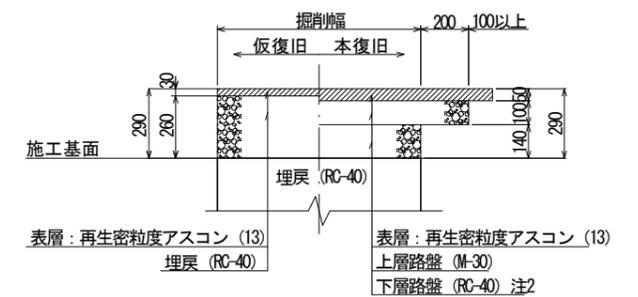

市道(歩道)
アスファルト舗装

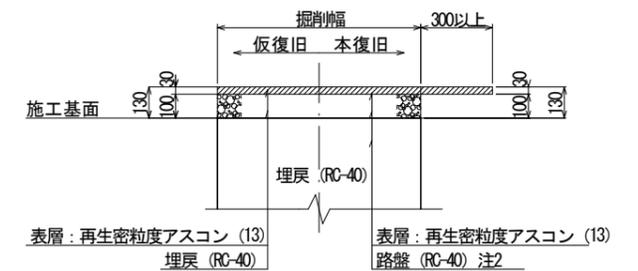



注1) 路線B(二次施工)の水道工事については、路盤下からの掘削、路盤下までの埋戻しとする。
注2) 仮復旧時の埋戻 (RC-40) をもって下層路盤or路盤 (RC-40) と見なす。

項目 土工番号	管種	口径	D	W	掘削幅								掘削深	土留h/支保工 段数	備考
					H1	H2	H3	H4	H5	H6	H7	H8			
①	DIP-GX	φ 300	323	600	800	1300	30	670	523	77	50	1250	1300		二級アスファルト舗装 一般道
②	DIP-K	φ 300	323	900	1300	1300	30	1170	523		50	1250	1723	2000/1段	二級アスファルト舗装 一般道
排水①	DIP-GX	φ 100	118	600	800		30	670	318		50	968	1018		二級アスファルト舗装 一般道
排水②	HIVP	φ 50	60	600	800		30	670	260		50	910	960		二級アスファルト舗装 一般道
③	DIP-GX	φ 300	323	600	800	1300		410	523	77		933	1010		二級アスファルト舗装 一般道
④	DIP-GX	φ 300	323	600	800			410	523			933	933		二級アスファルト舗装 一般道
⑤	DIP-GX	φ 300	323	900	1800			1410	523			1933	1933	2000/1段	二級アスファルト舗装 一般道
⑥	DIP-GX	φ 300	323	600	800			220	523			743	743		一級アスファルト舗装 幹線
⑦	DIP-GX	φ 300	323	600	800			570	523			1093	1093		アスファルト舗装 歩道

注1) 上表、路線B(二次施工)のH1は道路完成高からの土被り。
注2) 識別マーカ-は工区の起終点、給水を含めた分岐、曲がり、及び最低30m毎に設置する。
注3) 識別マーカ-を設置した位置の地表面に明示ピンを設置する。

工事番号	令和5年度()第 建 5 号	
工事名	市道黒田小波田1号線配水管φ100mmほか更新工事	
図面名	土工定規図・路面復旧標準構造図	
施工場所	蔵持町芝出ほか 地内	
縮尺	S = 1 : NO Scale	図面番号
設計年月日		35
名 張 市 上 下 水 道 部		

 舗装復旧平面図-1 S=1:500

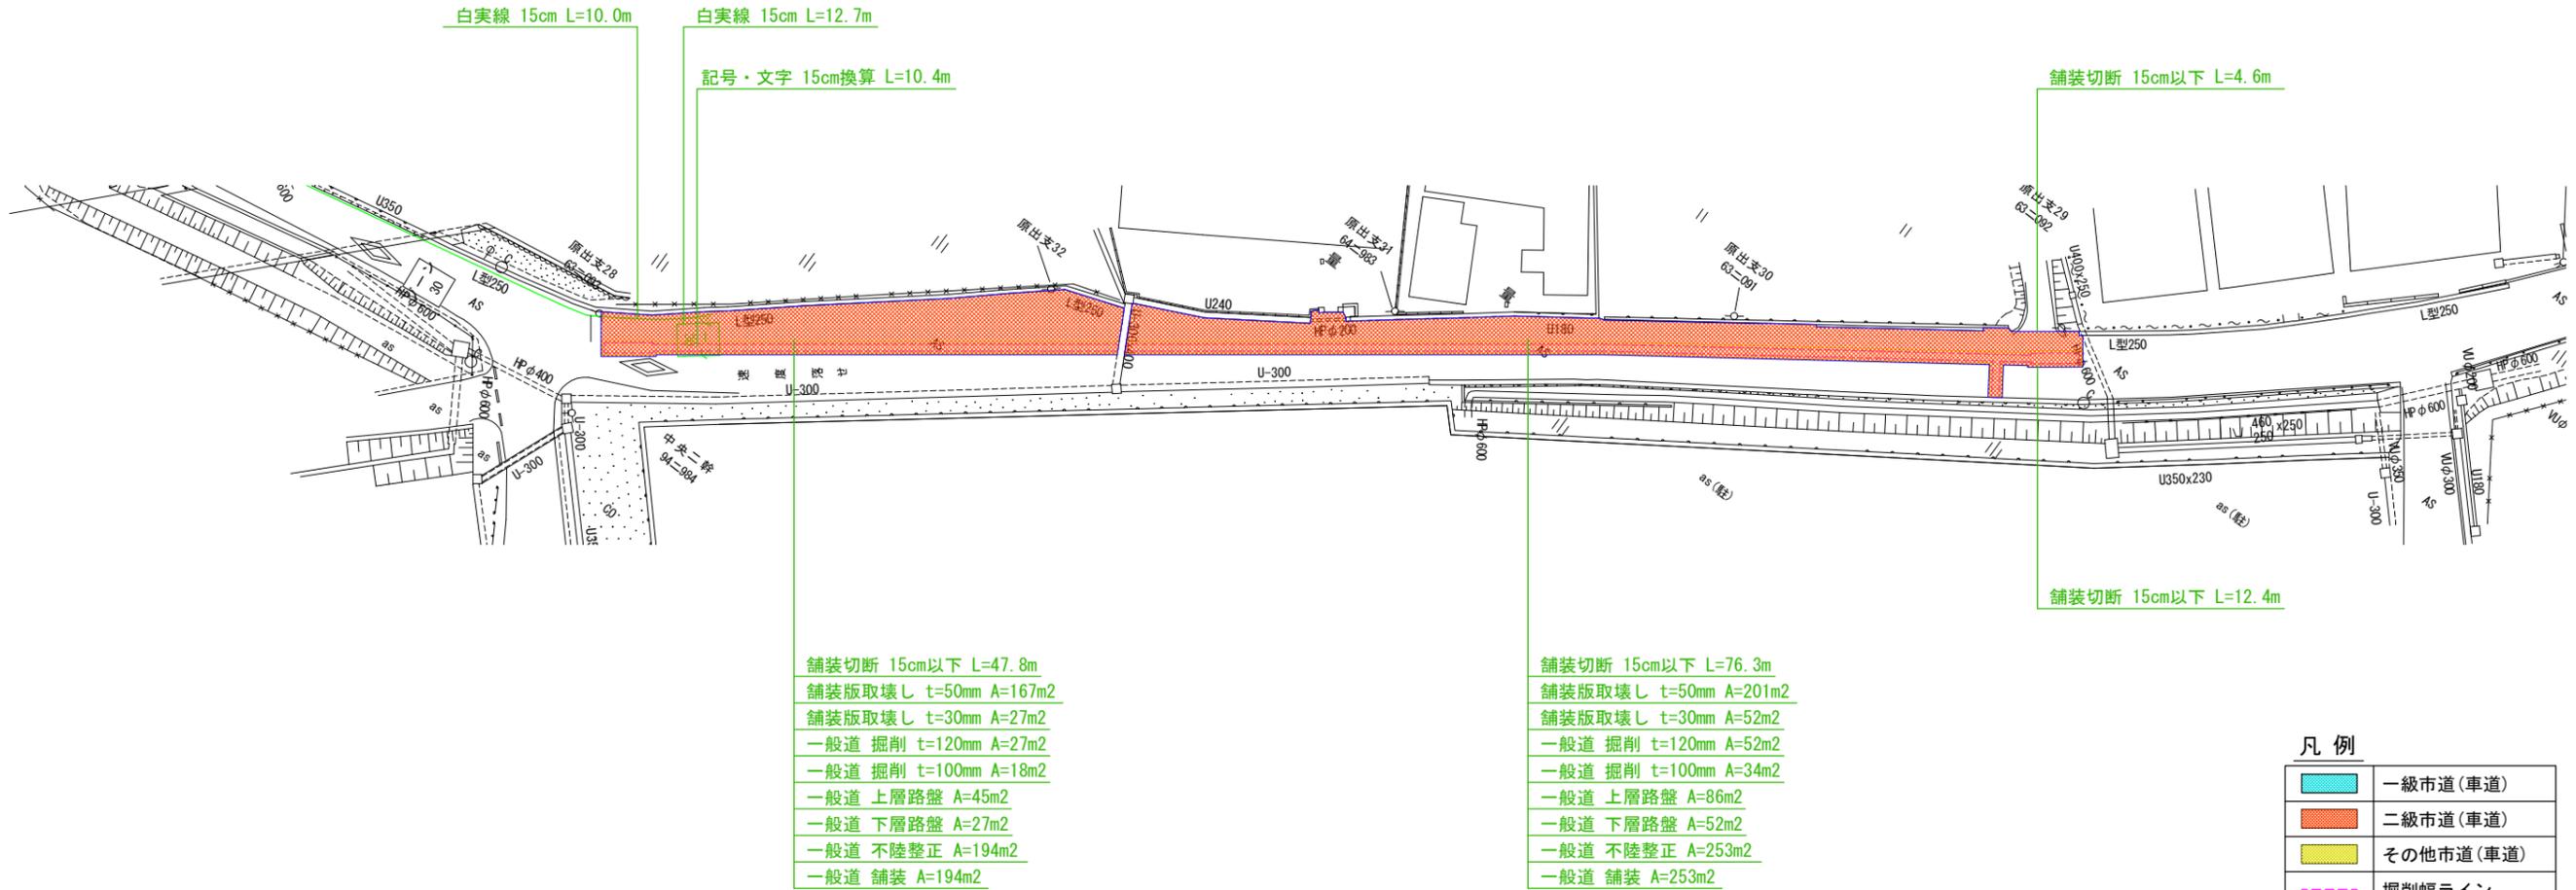

集計表1 舗装切断

区分	規格	数量 [m]	備考
昼間	As t≤15cm	141.1	-

集計表2 舗装版取壊し

区分	規格	数量 [m2]	備考
昼間	BH0. 2m3 As t≤10cm	368	t=50mm
昼間	BH0. 2m3 As t≤10cm	77	t=30mm

集計表3 掘削(路盤撤去)

道路種別	区分	規格	数量 [m3]	備考
アスファルト舗装 一般道	昼間	BH0. 2m3	9	面積: 79m2 t=120mm
アスファルト舗装 一般道	昼間	BH0. 2m3	5	面積: 52m2 t=100mm
	合計	BH0. 2m3	14	
		-	-	

集計表4 路盤

道路種別	区分	規格	数量 [m2]	備考
アスファルト舗装 一般道	昼間	施工幅 1.8m未満	131	上層 t=100mm
アスファルト舗装 一般道	昼間	施工幅 1.8m未満	79	下層 t=140mm

集計表5 不陸整正

区分	規格	数量 [m2]	備考
昼間	施工幅 1.8m以上	447	-

集計表6 舗装

道路種別	区分	規格	数量 [m2]	備考
アスファルト舗装 一般道	昼間	t≤5cm	447	表層 t=50mm

集計表7 区画線

区分	規格	数量 [m]	備考
昼間	白実線 15cm	22.7	-
昼間	記号・文字 15cm換算	10.4	-

工事番号	令和 5 年度 () 第 建 5 号		
工事名	市道黒田小波田1号線配水管φ100mmほか更新工事		
図面名	舗装復旧平面図-1		
施工場所	蔵持町芝出ほか 地内		
縮尺	S = 1 : 500	図面番号	
設計年月日			36
名 張 市 上 下 水 道 部			