




工事名	名張第1処理分区 1811路線下水管布設替え工事		
施工箇所名	名張市 南町 地内		
図面の種類	平面図		
縮尺	1/200	図面番号	1
名張市			

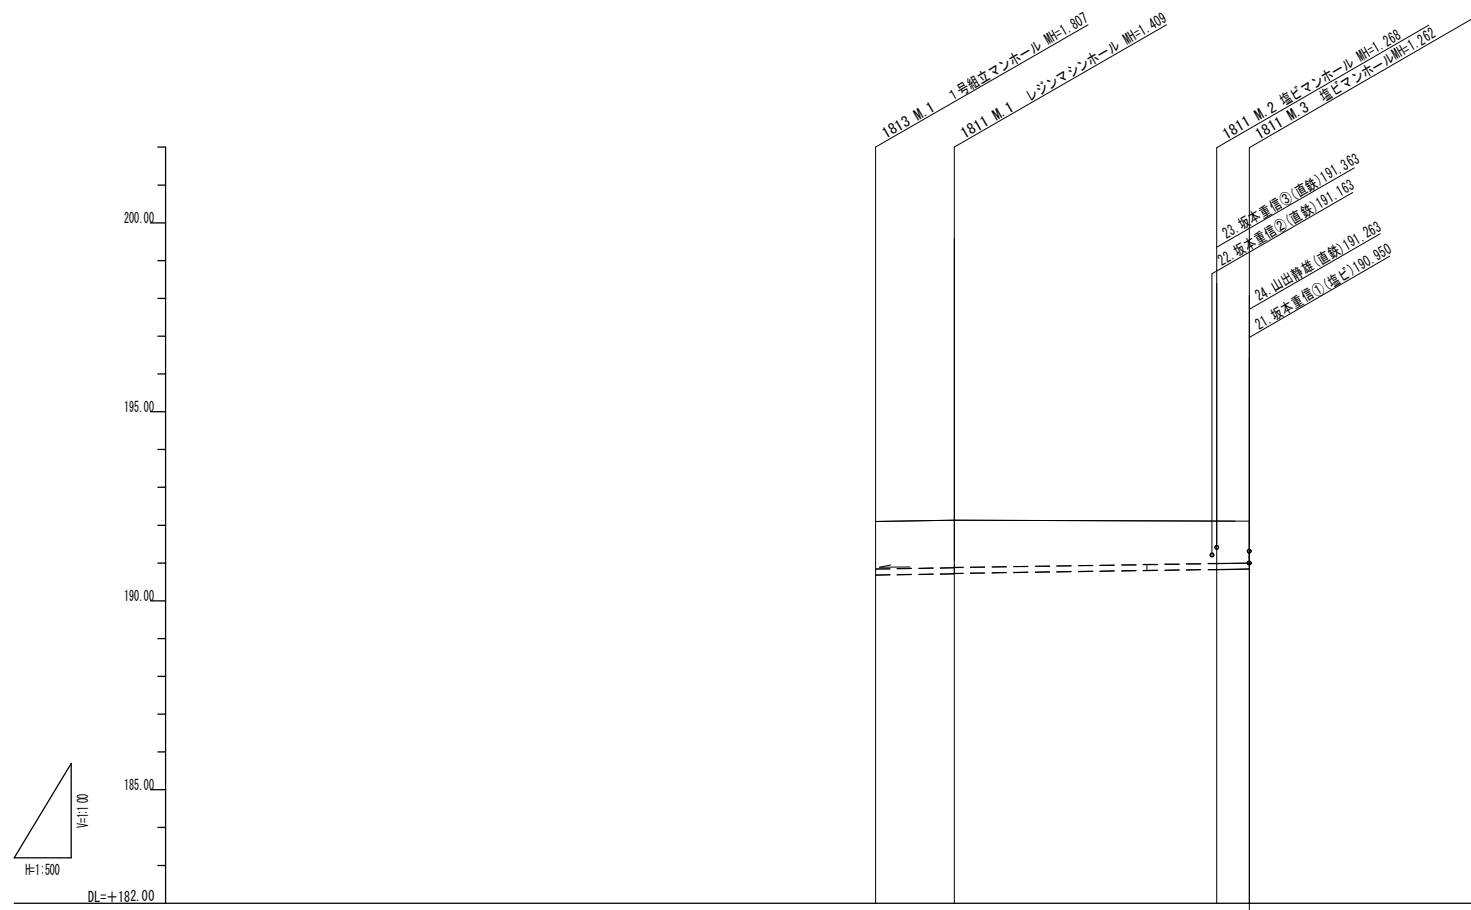

路線番号	(1811)		
管種・管径	PRP φ150		
勾配	3.0%		
路線延長	47.03		
人孔間距離	10.41	34.72	1.9
補助/単独	単独		
工法	軽量鋼矢板 2.0	素掘	
支保工	1		
落差	0.400	0.010	0.000 0.000
土被	1.65 1.25	1.25 1.24	1.11 1.10
掘削深	1.92 1.52	1.52 1.51	1.38 1.37
管底高	190.293 190.681	190.721 190.738	190.842 190.848
地盤高	192.10	192.13	192.11 192.11
追加距離	34.27	44.68	78.90 80.80
単距離	34.27	10.41	34.72 1.90
測点	-1813 M.1	-1811 M.1	-1811 M.2 -1811 M.3

(1811)		この図面は 50%縮小
工事名	名張第1処理分区 1811路線下水管布設替え工事	
施工箇所名	名張市 南町 地内	
図面の種類	縦断面図	
縮尺	1:500 1:100	図面番号 2
名張市		



工事名	名張第1処理分区 1811路線下水管布設替え工事		
施工箇所名	名張市 南町 地内		
図面の種類	舗装求積図		
縮尺	1/200	図面番号	3
名 張 市			