
 


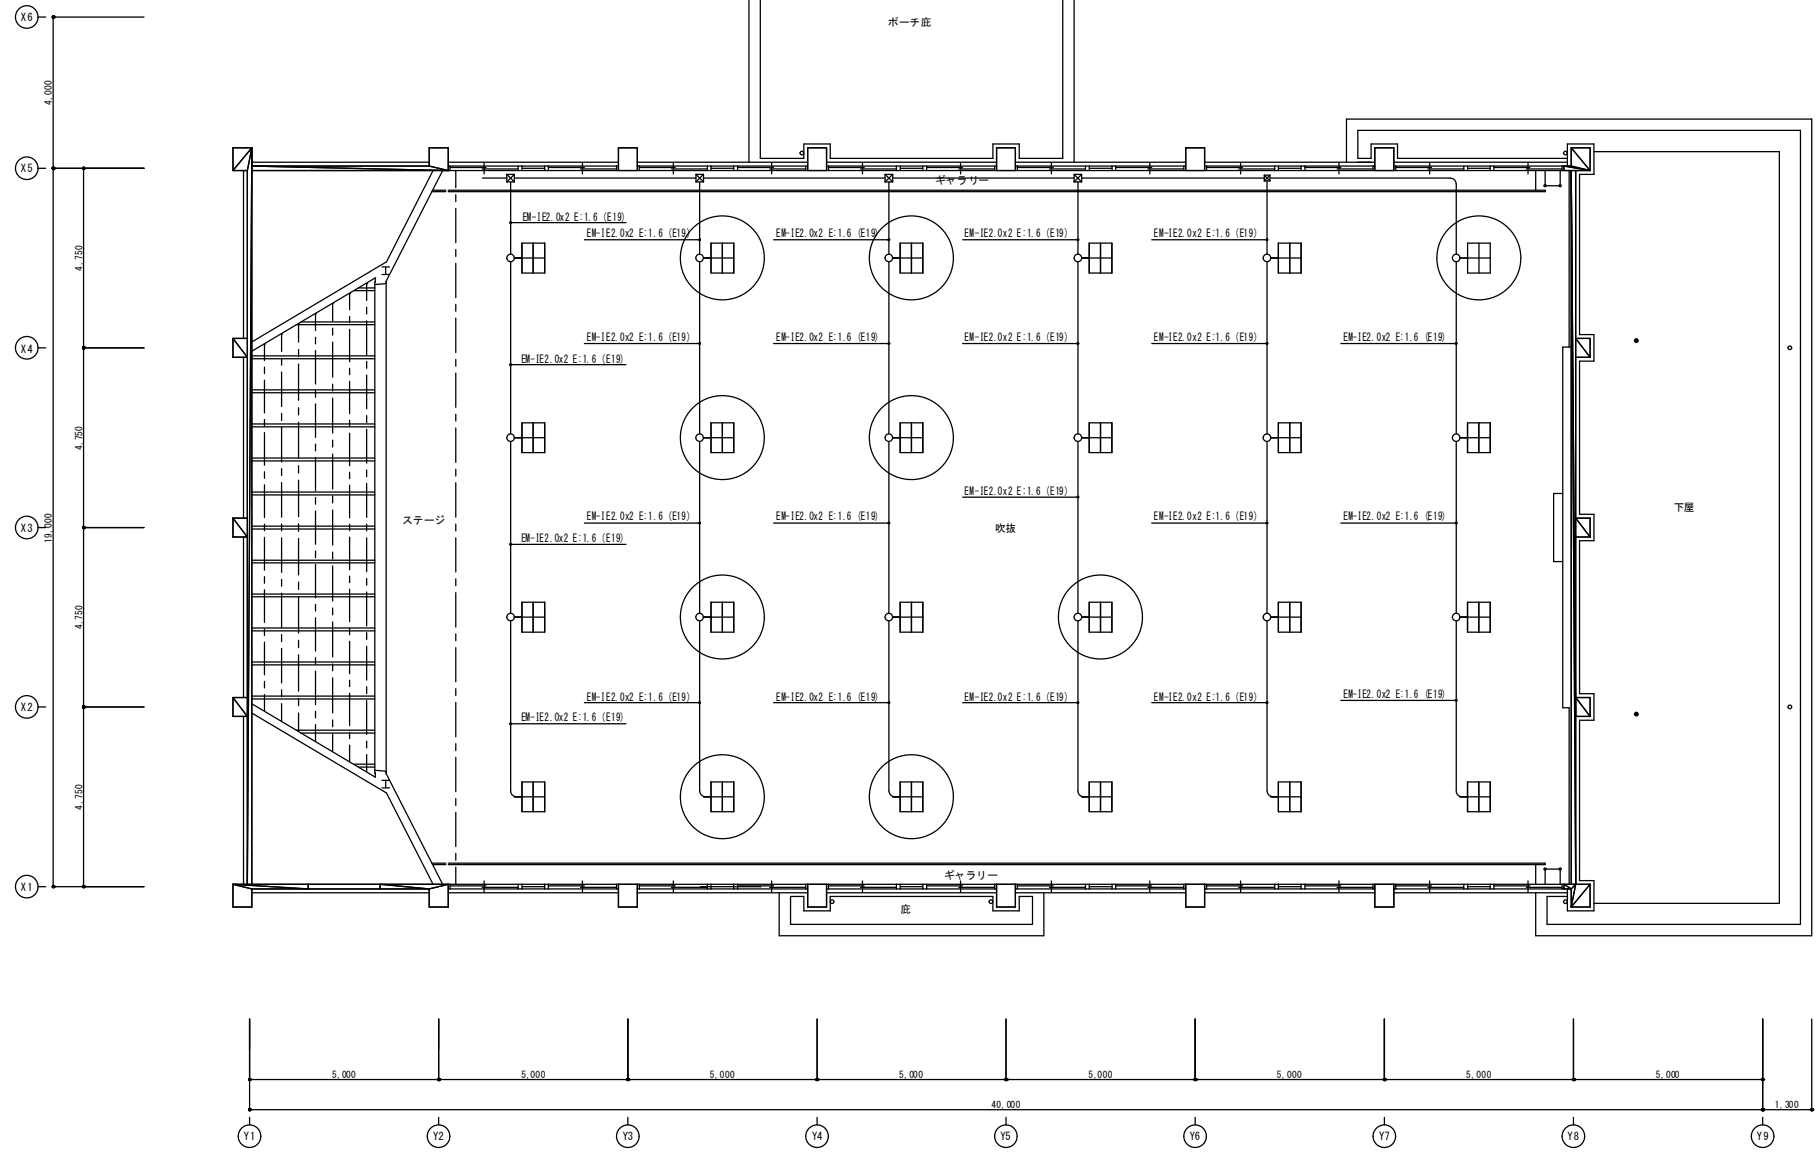

番号	令和 5 年度 () 第 A-17 号	図名	配置図	名張市教育委員会事務局	検 図 設 計	作成年月日	図面No.
件名	桔梗が丘南小学校屋内運動場アリーナ照明取替工事	縮尺	1/500	教育総務室	よ	2023.12	1 / 3


 


 既設照明器具：Panasonic NNY20621KLX9
 既設下面ガード：Panasonic NNY28610
 落下防止ワイヤー

既設照明設備 平面図 S-1/NON

 既設照明器具+下面ガード+落下防止ワイヤー撤去（照明等固定金具再利用）
 既設配線一時切り離し

・高所作業用仮設足場の使用の際はアリーナ床面をラワン合板（t9）にて養生を行うこと（移動の際も同様とする）		番号	令和 5 年度（ ） 第 A-17 号	図名	既設照明設備平面図	名張市教育委員会事務局 教育総務室	検 図 設 計	作成年月日	図面No.
		件名	桔梗が丘南小学校屋内運動場アリーナ照明取替工事	縮尺	NON				

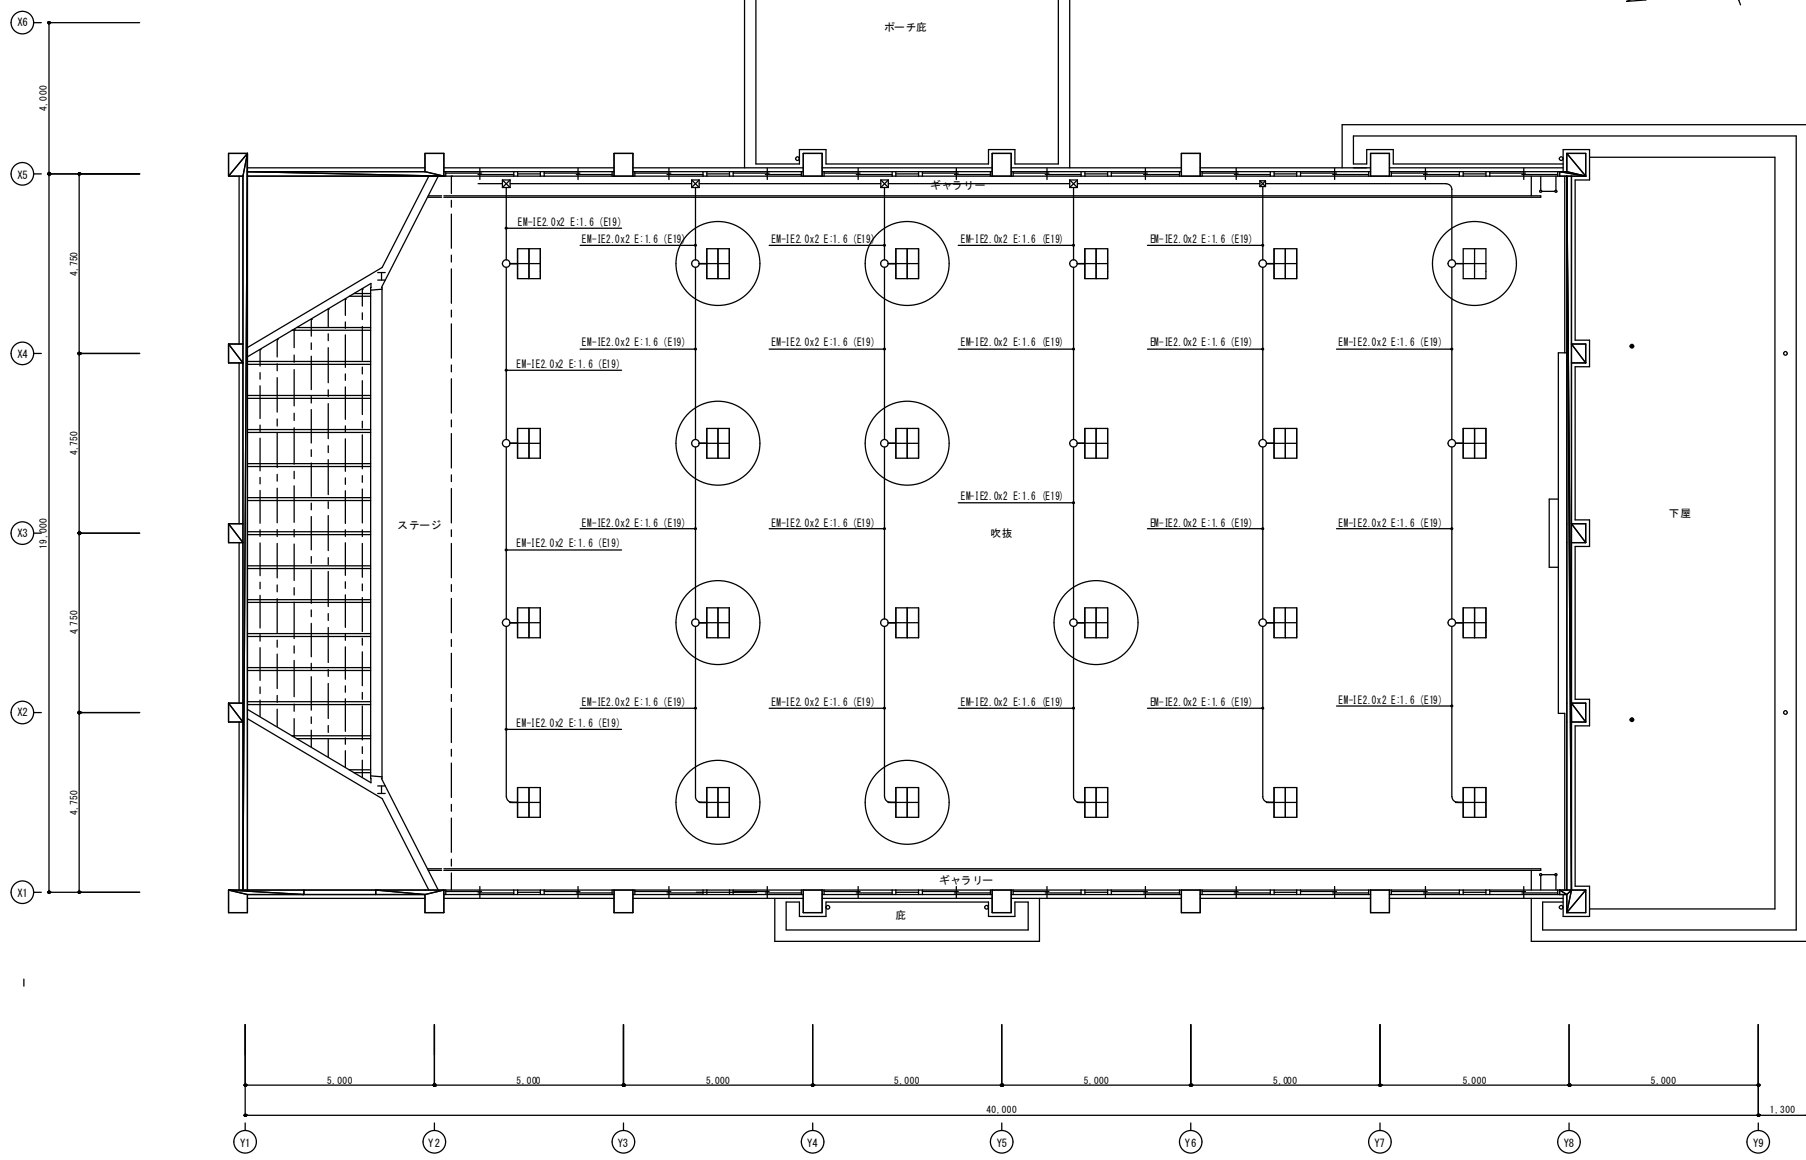

改修後照明設備 平面図 S=1/NON

○ 新設照明器具 天井直付型LED (昼白色) 高天井用照明器具 広角タイプ マルチハロゲン灯400形1灯器具相当2000形 (参考品番: NYM20222LR9)
 拡散パネル付下面ガード (参考品番: NYK00118)
 既設取付金具緊結及び配線接続

番号	令和 5 年度 () 第 A-17 号	図名	改修後照明設備平面図	名張市教育委員会事務局	検図	設計	作成年月日	図面No.
件名	桔梗が丘南小学校屋内運動場アリーナ照明取替工事	縮尺	NON	教育総務室		よ	2023.12	2 / 3